


01 ENERGIA ELÉTRICA DE BAIXA TENSÃO - ALIMENTADORES
PLANTA BAIXA - PRÉDIO PRINCIPAL
ESCALA: 1/75

LEGENDA	
SÍMBOLO	ESPECIFICAÇÃO
	- CAIXA DE PASSAGEM EM ALVENARIA, DIMENSÕES DEFINIDAS EM PROJETO
	- ELETRODUTO PVC RÍGIDO, PARA REDE COMUM, SOBRE O FORRO, 63x4" PARA OS HÁCS COTADOS
	- ELETRODUTO DE PVC RÍGIDO, PARA REDE COMUM, EMBUTIDO NA PAREDE OU NO SOLO, 63x4" PARA OS HÁCS COTADOS
	- INDICAÇÃO DE CABOS QUE DESEEM OU SOBEM
	- CONDULETE MULTIPLO 1" L. T. X"
	- QUADRO DE DISTRIBUIÇÃO ELÉTRICA COMUM, APARENTE OU DE EMBUTIR.
	- ELETROCALHA PERFORADA - DIVERSAS DIMENSÕES
	- CABEAMENTO ELÉTRICO FASE, NEUTRO, TERRA E RETORNO, RESPECTIVAMENTE.

OBSERVAÇÕES:
01 - MEDIDAS EM METRO EXCETO INDICADA.
02 - OS ELETRODUTOS SOBRE O FORRO DEVERÃO TER SUSTENTAÇÃO A CADA 1,0 METRO NO MÁXIMO.
03 - TODOS OS ELETRODUTOS E CONDULETES INSTALADOS DE FORMA APARENTE, DEVEM SER EM FERRO.

NOTAS:
1 - OS CONDUTORES PARA CIRCUITOS DE FORÇA DEVEM SER EM COBRE COM ISOLAÇÃO PARA 750V, NÃO HALOGENADOS DESEJANDO OBRIGATORIO O SEGUINTES PADRÃO DE CORES:
FASE - PRETA
NEUTRO - AZUL ESCURO
TERRA - VERDE
2 - TODOS OS ELETRODUTOS SERÃO DE 3/4" PVC, EXCETO INDICADO.
3 - AS PLACAS DE IDENTIFICAÇÃO A SEREM INSTALADAS NAS PORTAS DOS QUADROS, DEVEM SER DO TIPO ACRÍLICAS, NA COR PRETA COM LEGENDA NA COR BRANCA.

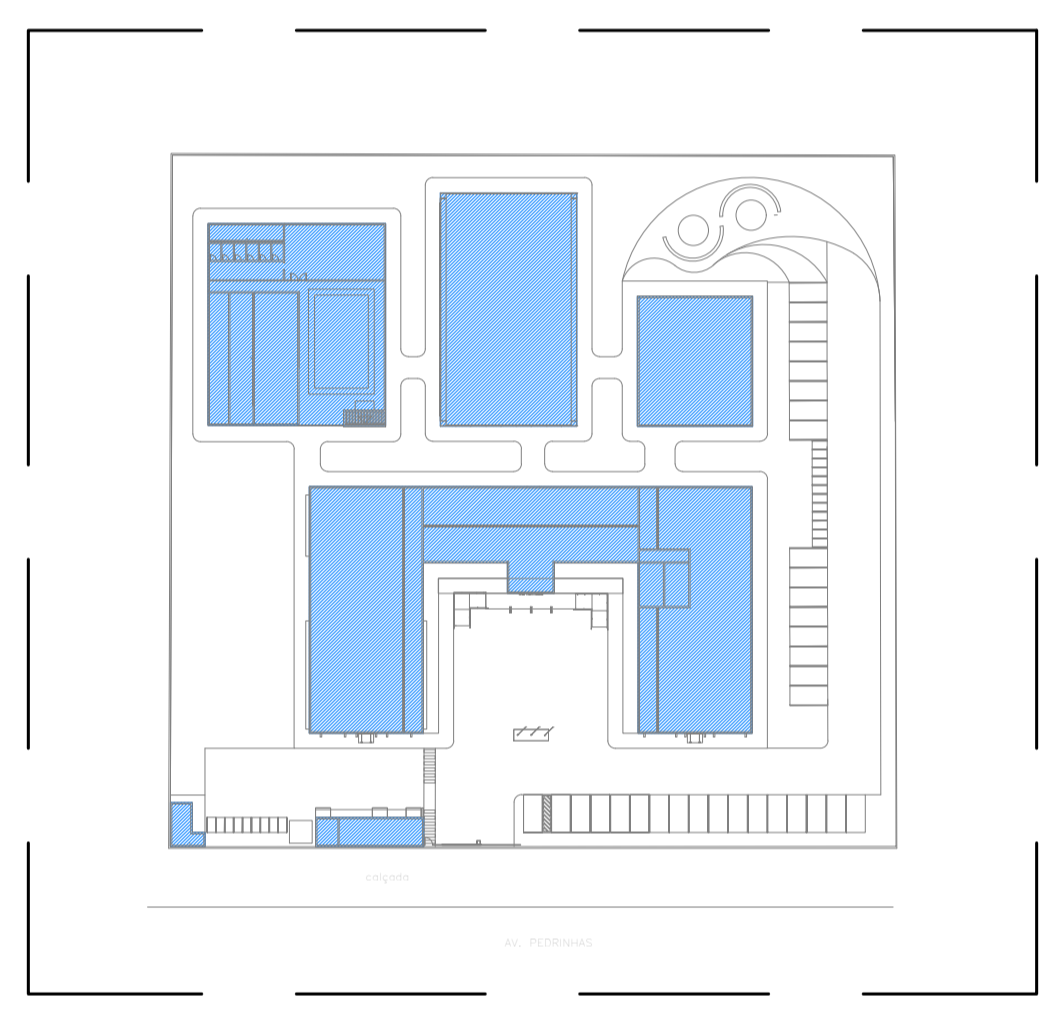

08 ENERGIA COMERCIAL - ALIMENTADORES
PLANTA BAIXA DE LOCAÇÃO
ESCALA: 1/1000

REV.	DATA	EMISSÃO INICIAL	ELAB.	APROV.
01	15/02/2025		CYLAS	CYLAS

GOVERNO DO ESTADO DE PERNAMBUCO
SECRETARIA DE PROJETOS ESTRATÉGICOS DE PERNAMBUCO - SEPE
ESCRITÓRIO DE PROJETOS

PROJETO DE IMPLANTAÇÃO DO BATALHÃO BIEP
PETROLINA/PE

CONTRATANTE: Secretaria de Projetos Estratégicos (SEPE)

CONTRATADA: []

LOCALIZAÇÃO: ÁREA LOCALIZADA NA ÁREA ADJACENTE AO 5º BPM AV. DAS ROSAS, S/N, JARUÁ, PETROLINA/PE. CEP: 55.128-000

ETAPA: Projeto Básico

PROF. RESP.: Ana Paula Cascão
CPF: 007.763.664-32

RESP. TÉCNICO: Cylas Paqueti Junior
CREA/PE: 160.378.010-00

RESP. PROJ.: Cylas Paqueti Junior
CREA/PE: 160.378.010-00

CONTEÚDO: PROJETO DE ALIMENTADORES - PLANTA BAIXA PRÉDIO PRINCIPAL

FRANCA: 11/18 RO

ESCALA: INDICADA

DATA: FEV / 2025

COMPROVAÇÃO: []