


LEGENDA	
SÍMBOLO	EPECIFICAÇÃO
	LUMINÁRIA LED 30W - 400K - 400 mm, COM ALETA, DE EMBUTIR, REF. EA008-E3000840, FABRICAÇÃO LUMICENTER OU EQUIVALENTE TÉCNICO.
	LUMINÁRIA LED 30W - 400K - 400 mm, SEM ALETA, DE SOBREPOR, REF. LH143-S4000840, FABRICAÇÃO LUMICENTER OU EQUIVALENTE TÉCNICO.
	LUMINÁRIA LED 20W - 400K - 400 mm, SEM ALETA, DE SOBREPOR, REF. LH143-S4000840, FABRICAÇÃO LUMICENTER OU EQUIVALENTE TÉCNICO.
	REFLETOR BASE LED DE 14 x 12 cm, 6.500 K, 50W, FABR. LUMICENTER OU EQUIVALENTE TÉCNICO.
	LUMINÁRIA TIPO ARANDELA BASE 27, 6.500 K, 20W, FABR. LUMICENTER OU EQUIVALENTE TÉCNICO.




02 ENERGIA COMERCIAL - ILUMINAÇÃO
PLANTA BAIXA DE LOCAÇÃO
ESCALA: 1:1000

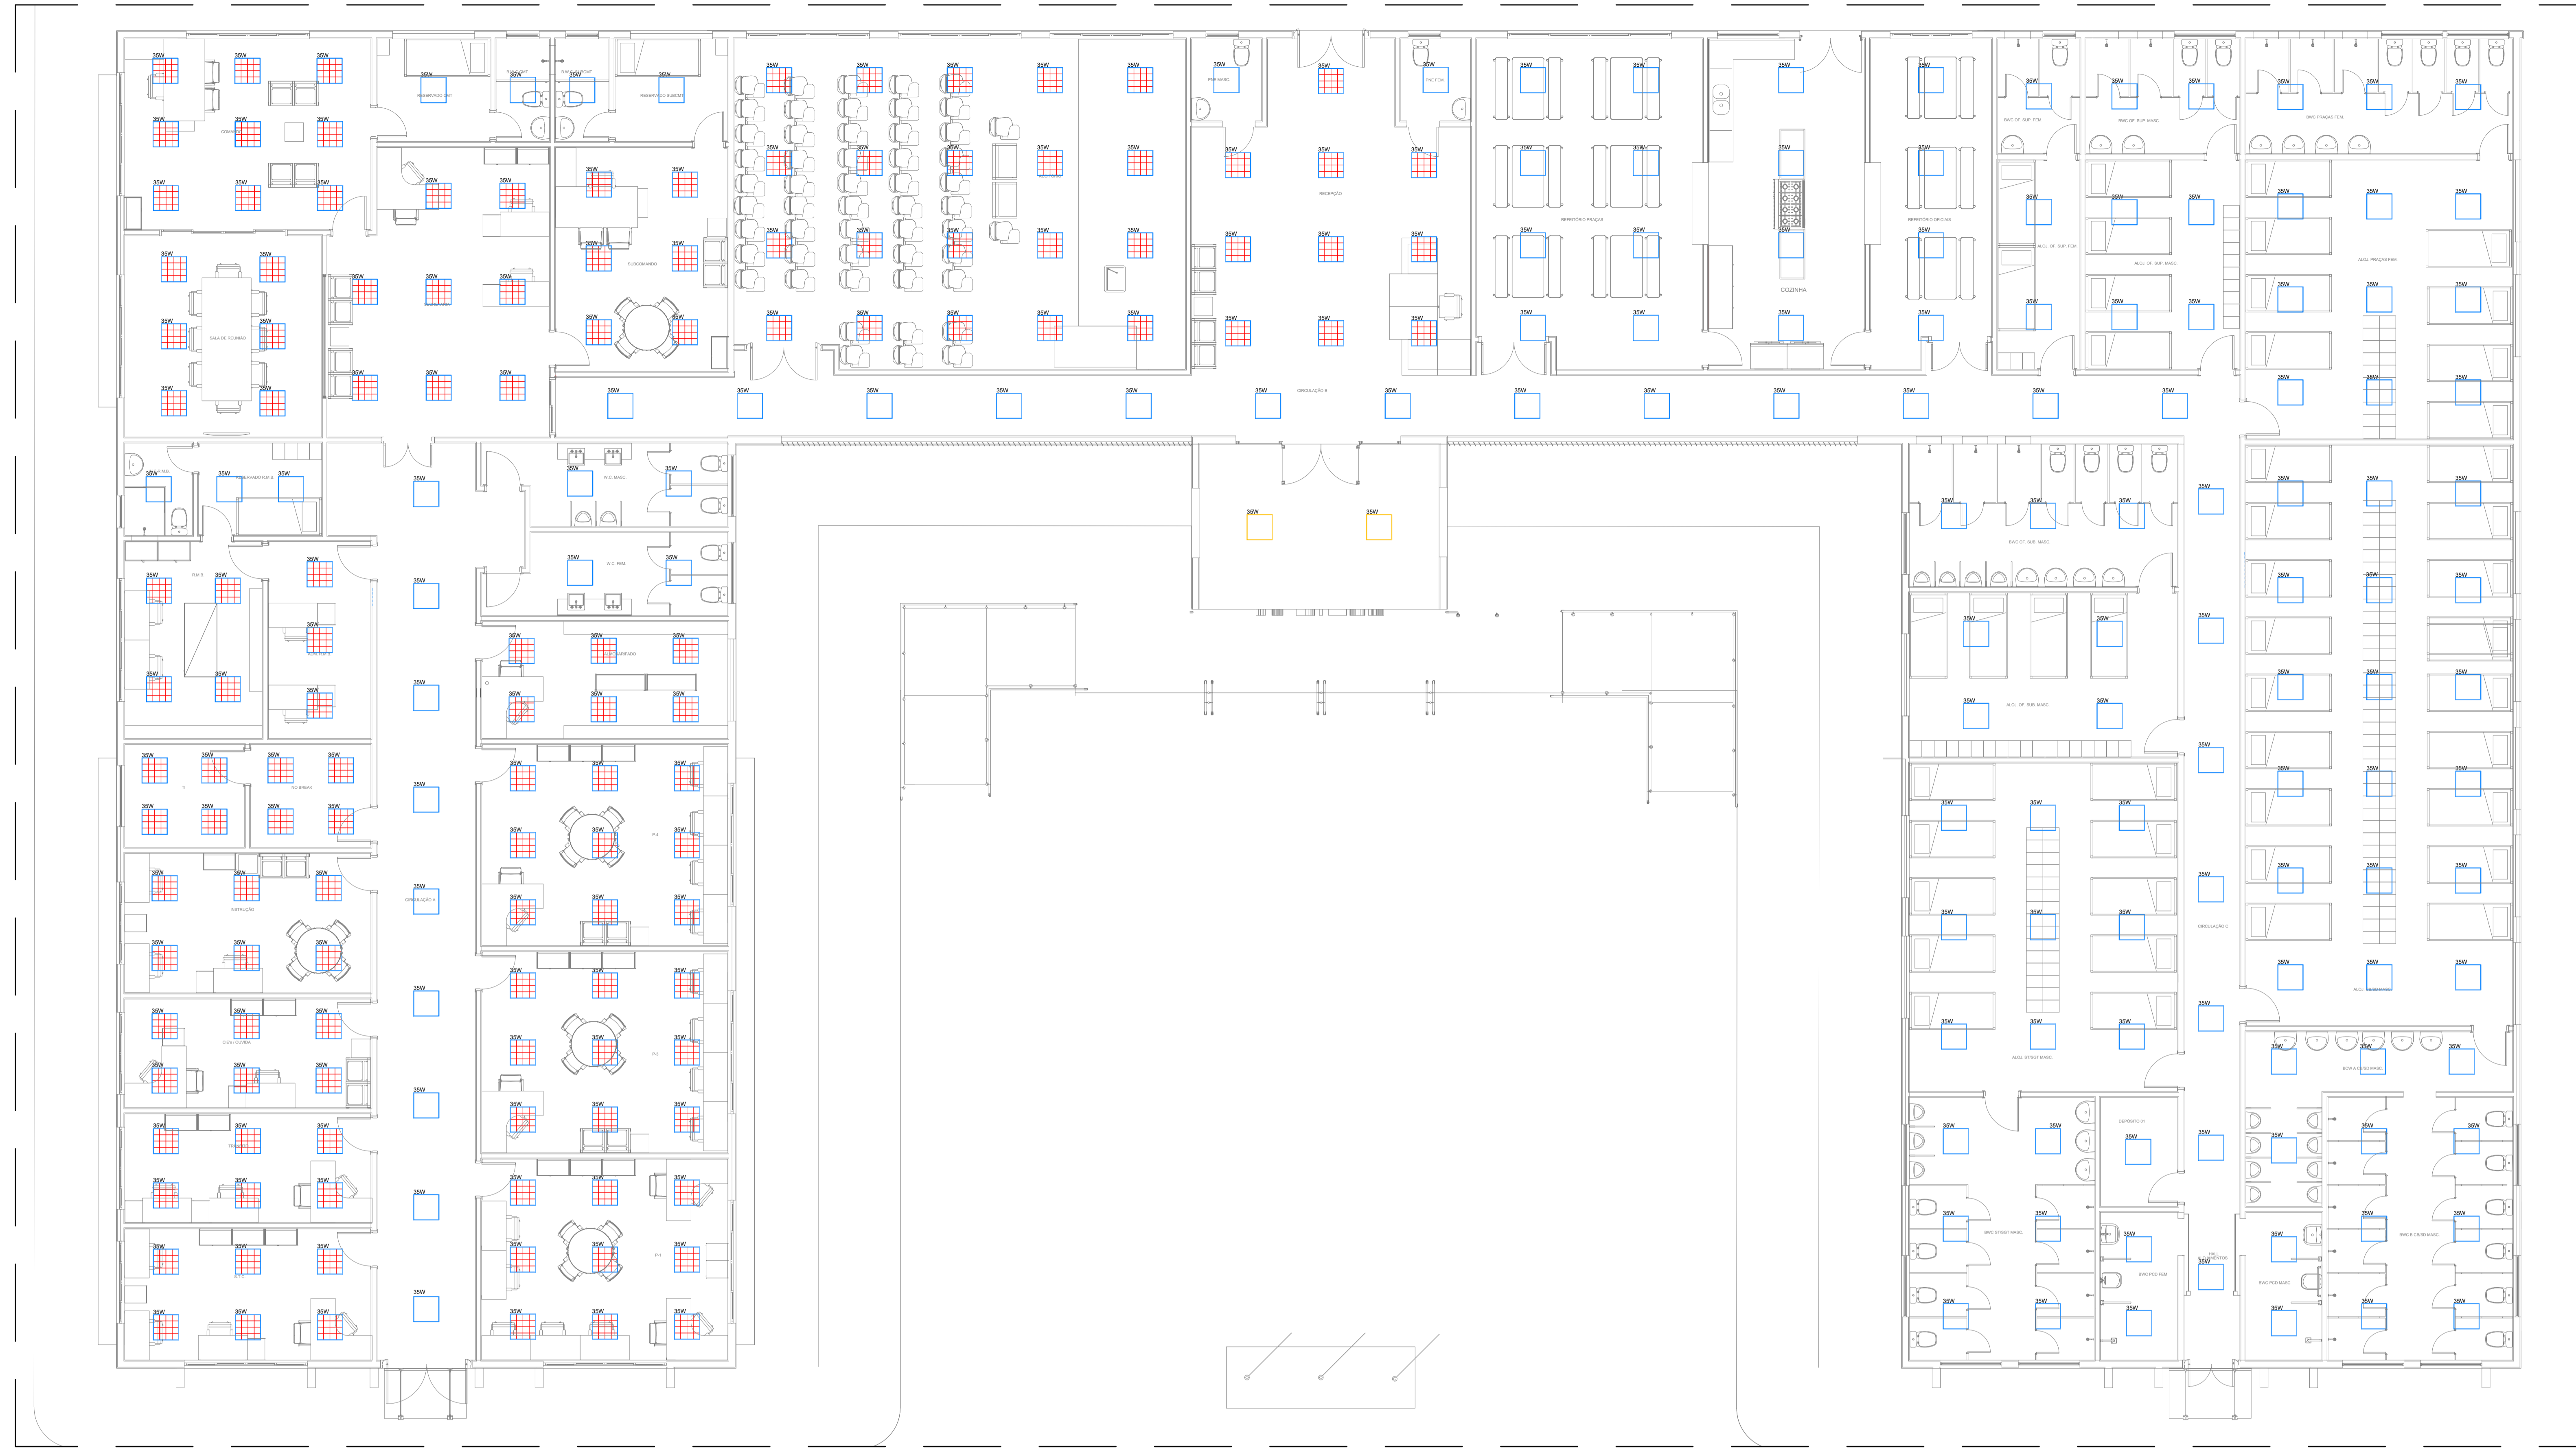


01 ENERGIA COMERCIAL - ILUMINAÇÃO
PLANTA BAIXA - BIESP - PRÉDIO PRINCIPAL
ESCALA: 1:75




03 ENERGIA COMERCIAL - ILUMINAÇÃO
PLANTA BAIXA - BIESP - PRÉDIO CANIL
ESCALA: 1:75

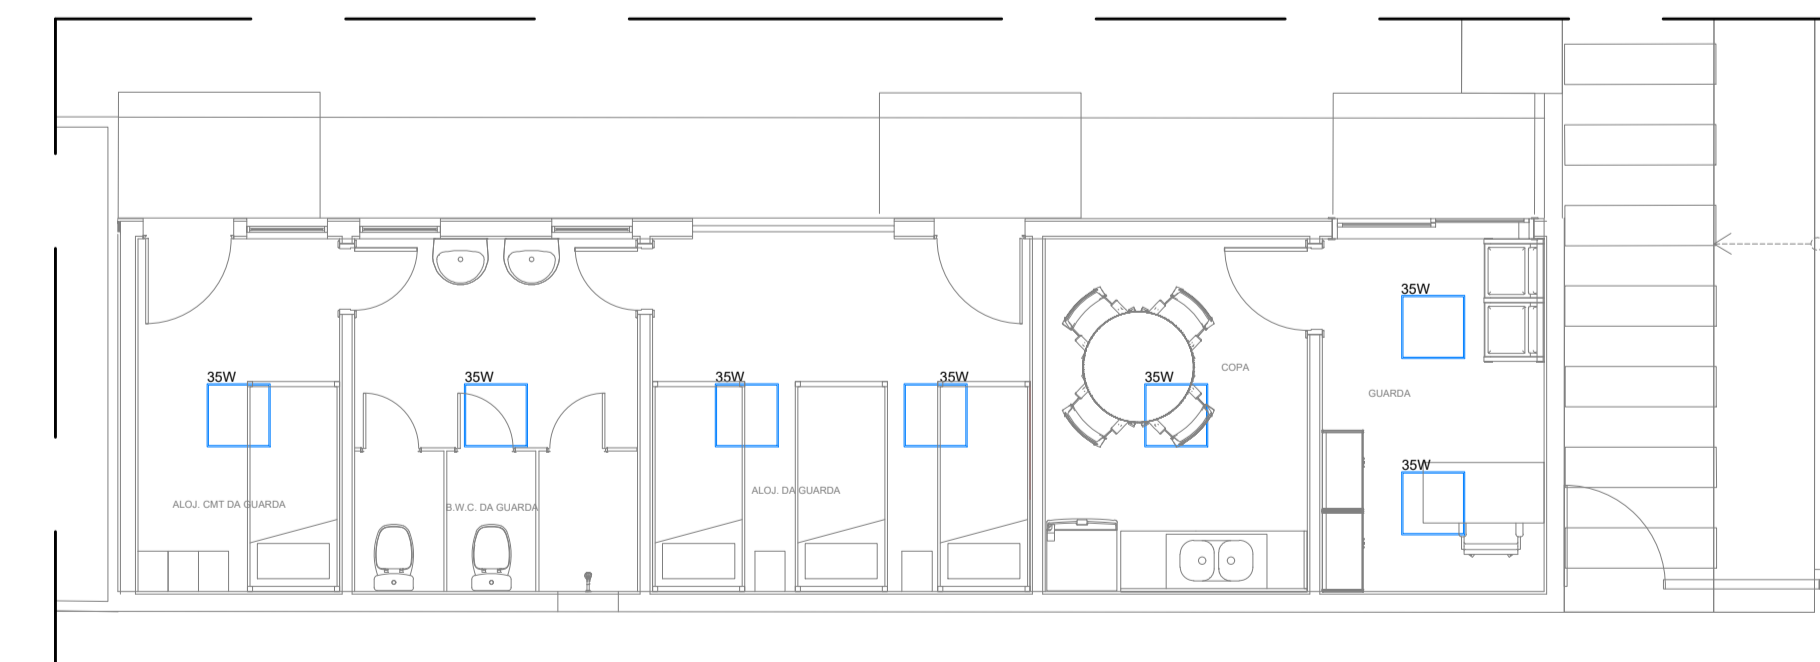


04 ENERGIA COMERCIAL - ILUMINAÇÃO
PLANTA BAIXA - FORRO x LUMINÁRIAS - BIESP - GUARDA
ESCALA: 1:75

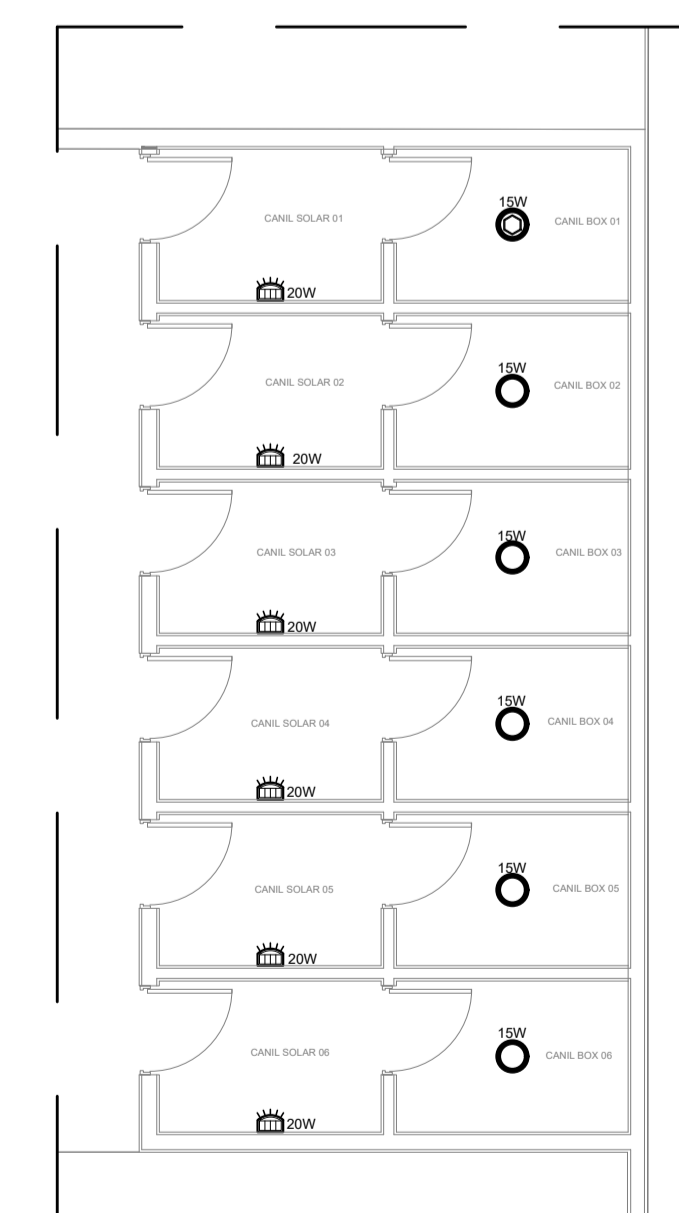

05 ENERGIA COMERCIAL - ILUMINAÇÃO
PLANTA BAIXA - BIESP - CANIL
ESCALA: 1:75

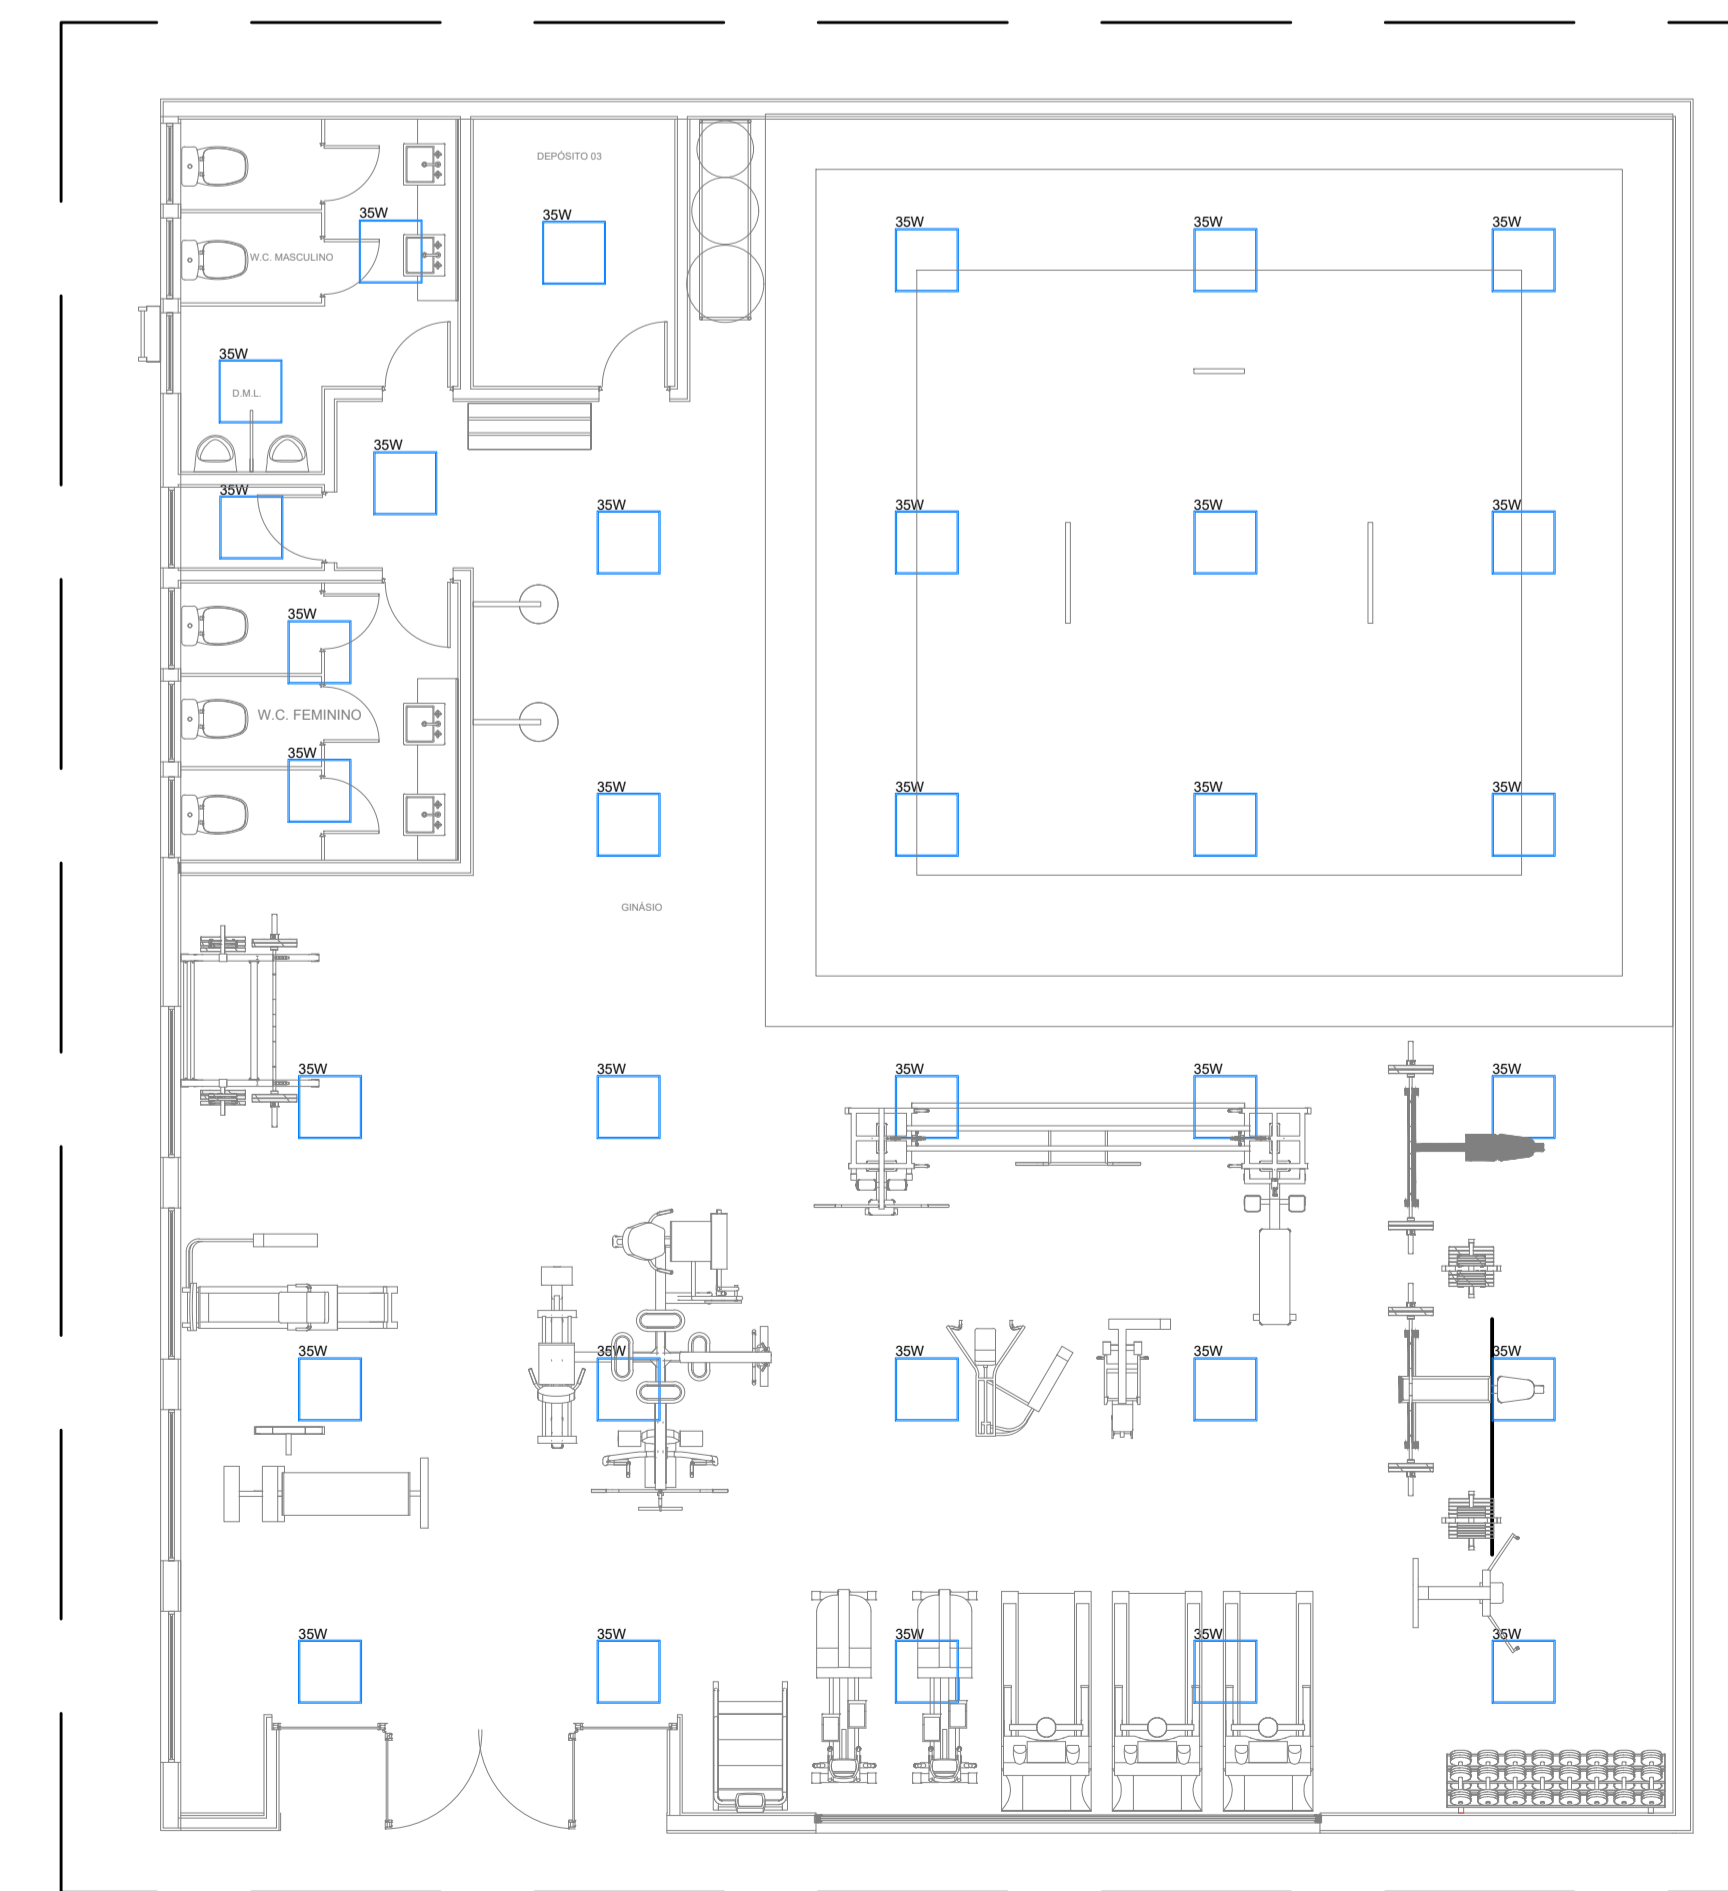

06 ENERGIA COMERCIAL - ILUMINAÇÃO
PLANTA BAIXA - BIESP - ACADEMIA
ESCALA: 1:75

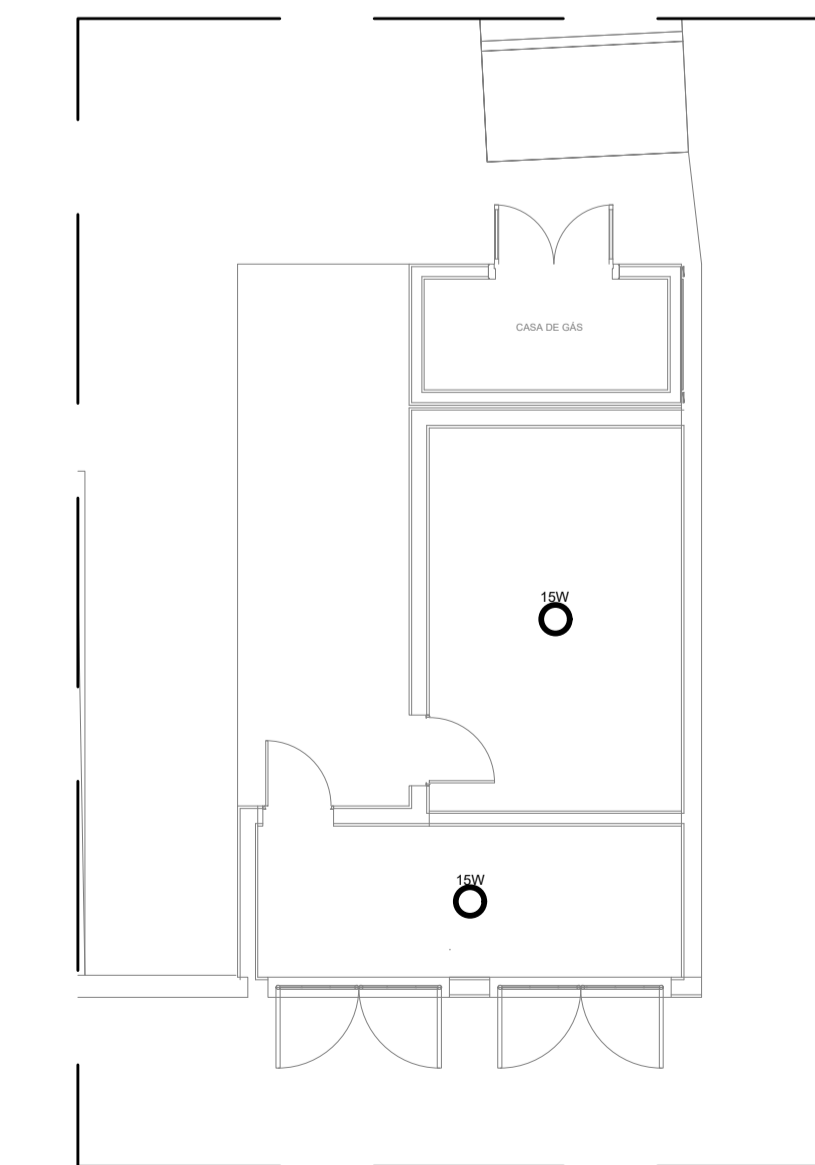

07 ENERGIA COMERCIAL - ILUMINAÇÃO
PLANTA BAIXA - BIESP - LIXEIRA
ESCALA: 1:75

REV.	DATA	EMISSÃO INICIAL	ELAB.	APROV.
01	15/12/2024	DESCRÇÃO	CYLAS	CYLAS

GOVERNO DO ESTADO DE PERNAMBUCO SECRETARIA DE PROJETOS ESTRATÉGICOS DE PERNAMBUCO - SEPE ESCRITÓRIO DE PROJETOS	
OBJETIVO: PROJETO DE IMPLANTAÇÃO DO BIESP - ARCOVERDEPE	CONTRATAÇÃO: -
SECRETARIA DE PROJETOS ESTRATÉGICOS (SEPE)	ETAPA: Projeto Básico
LOCALIZAÇÃO: AVENIDA JOSÉ BONIFÁCIO, 1260, SÃO CRISTÓVÃO, CEP: 56512-970, ARCOVERDE - PE	RESP. TÉCNICO:
PROJETO: Ana Paula Cascão CPF: 007.763.654-32	Cylas Paqueti Junior CREA/PE: 180.378.010-00
PROJETO: Cylas Paqueti Junior CREA/PE: 180.378.010-00	
PROJETO DE IMPLANTAÇÃO DE INSTALAÇÕES ELÉTRICAS - BIESP	
CONTEÚDO: PROJETO DE ILUMINAÇÃO INTERNA LUMINÁRIAS x FORRO	
ESCALA: INDICADA	DATA: DEZ / 2024
IDENTIFICAÇÃO: PAPR-2024-PR-EG-41-01-10-BIESP-R00-04g	