

PLANTA DE COBERTA - BLOCO PRINCIPAL
ESCALA 1/100

QUANTITATIVO PLANTA BAIXA - BLOCO PRINCIPAL

Quant.	Unid.	Dimensão	Descrição
51	m	100mm	Tubo PVC Saldável branco
159	m	40mm	Tubo PVC Saldável branco
43	m	75mm	Tubo PVC Saldável branco
186	m	50mm	Tubo PVC Saldável branco
43	pc	115x115x45mm	Curva Sifonada
11	pc	150x185x75mm	Curva Sifonada
22	pc	100mm	Curva 90
2	pc	75mm	Curva 90
79	pc	40mm	Joelho 45 secundário
3	pc	100mm	Joelho 45
15	pc	50mm	Joelho 45
10	pc	75mm	Joelho 45
46	pc	40mm	Joelho 90 secundário com anel
76	pc	40mm	Joelho 90 secundário
51	pc	50mm	Joelho 90
4	pc	75mm/50mm	Junção
11	pc	50mm	Junção
22	pc	100mm/50mm	Junção
7	pc	100mm/75mm	Junção
3	pc	75mm	Junção
21	pc	100mm	Junção
30	pc	75mm	Lava
139	pc	50mm	Lava
83	pc	100mm	Lava
3	pc	100mm/75mm	Redução excêntrica
4	pc	100mm/50mm	Redução excêntrica
5	pc	75mm/50mm	Redução excêntrica
8	pc	50mm/40mm	Redução
16	pc	40mm	Fé 45 secundário
2	pc	75mm/50mm	Fé de redução
9	pc	75mm/50mm	Fé
84	pc	50mm	Fé
11	pc	100mm	Ventilação para saída de Vaso Sanitário
12	pc	50mm	Terramental de Ventilação
54	pc	115x115mm	Porta grelha quadrada
54	pc	115x115mm	Grelha quadrada

Quant.	Unid.	Dimensão	Descrição
36	m	40mm	Tubo PVC Saldável marrom
35	m	20mm	Tubo PVC Saldável marrom
162	m	25mm	Tubo PVC Saldável marrom
111	m	32mm	Tubo PVC Saldável marrom
10	m	60mm	Tubo PVC Saldável marrom
4	m	40mm	Tubo PVC Saldável marrom
2	m	75mm	Tubo PVC Saldável marrom
23	pc	25mm/32*	Adaptador soldável curto bolsa e rosca
10	pc	32mm/1"	Adaptador soldável curto bolsa e rosca
23	pc	20mm/1/2"	Adaptador soldável curto bolsa e rosca
1	pc	50mm/40mm	Bucha de redução curta
2	pc	40mm/32mm	Bucha de redução curta
1	pc	75mm/60mm	Bucha de redução curta
2	pc	32mm/25mm	Bucha de redução curta
1	pc	60mm/50mm	Bucha de redução curta
2	pc	75mm/50mm	Bucha de redução longa
44	pc	25mm/1/2"	Joelho 90 com bucha de latão
23	pc	20mm/1/2"	Joelho 90 com bucha de latão
1	pc	75mm	Joelho 90
6	pc	40mm	Joelho 90
16	pc	32mm	Joelho 90
51	pc	25mm	Joelho 90
9	pc	40mm/20mm	Joelho de redução
16	pc	32mm/25mm	Joelho de redução
23	pc	20mm/1/2"	Lava com bucha de latão
42	pc	25mm/1/2"	Fé bucha de latão ou bolsa central
1	pc	50mm/32mm	Fé de redução
13	pc	32mm/20mm	Fé de redução
10	pc	32mm/25mm	Fé de redução
1	pc	60mm/40mm	Fé de redução
1	pc	40mm/32mm	Fé de redução
2	pc	50mm/30mm	Fé de redução
24	pc	25mm	Fé
7	pc	32mm	Fé
1	pc	40mm	Fé
2	pc	75mm	Fé
13	pc	1/4"	Registro de Gaveta bruto
5	pc	1"	Registro de Gaveta bruto
23	pc	1/2"	Registro de Pressão


Quant.	Unid.	Dimensão	Descrição
115	m	100mm	Tubo PVC Água Pluvial
21	pc	100mm	Curva para pé de coluna
22	pc	100mm	Joelho 45
30	pc	100mm	Lava

Quant.	Unid.	Dimensão	Descrição
16	m	32mm	Tubo PVC Saldável marrom
76	m	25mm	Tubo PVC Saldável marrom
30	pc	40mm/25mm	Bucha de redução longa
7	pc	32mm	Joelho 45
32	pc	25mm	Joelho 45
3	pc	32mm	Joelho 90
2	pc	32mm	Junção

QUANTITATIVO COBERTA - BLOCO PRINCIPAL


Quant.	Unid.	Dimensão	Descrição
13	m	60mm	Tubo PVC Saldável marrom
14	m	40mm	Tubo PVC Saldável marrom
13	m	75mm	Tubo PVC Saldável marrom
4	pc	75mm/2 1/2"	Adaptador soldável curto bolsa e rosca
4	pc	40mm/1 1/4"	Adaptador soldável curto bolsa e rosca
8	pc	40mm/2"	Adaptador soldável curto bolsa e rosca
8	pc	40mm	Joelho 90
6	pc	60mm	Joelho 90
7	pc	75mm	Joelho 90
4	pc	75mm	Lava
2	pc	40mm	Lava
4	pc	60mm	Lava
1	pc	40mm	Fé
3	pc	60mm	Fé
3	pc	75mm	Fé
2	pc	1 1/4"	Registro de Gaveta bruto
4	pc	1"	Registro de Gaveta bruto
2	pc	2 1/2"	Registro de Gaveta bruto

Quant.	Unid.	Dimensão	Descrição
136	m	100mm	Tubo PVC Água Pluvial
2	pc	100mm	Cap.
12	pc	100mm	Curva 90
12	pc	100mm	Curva para pé de coluna
45	pc	100mm	Joelho 45
2	pc	100mm	Junção Dupla
38	pc	100mm	Junção
52	pc	100mm	Lava
35	pc	115mm/100mm	Redução excêntrica
35	pc	115x115mm	Porta grelha quadrada
35	pc	115x115mm	Grelha quadrada


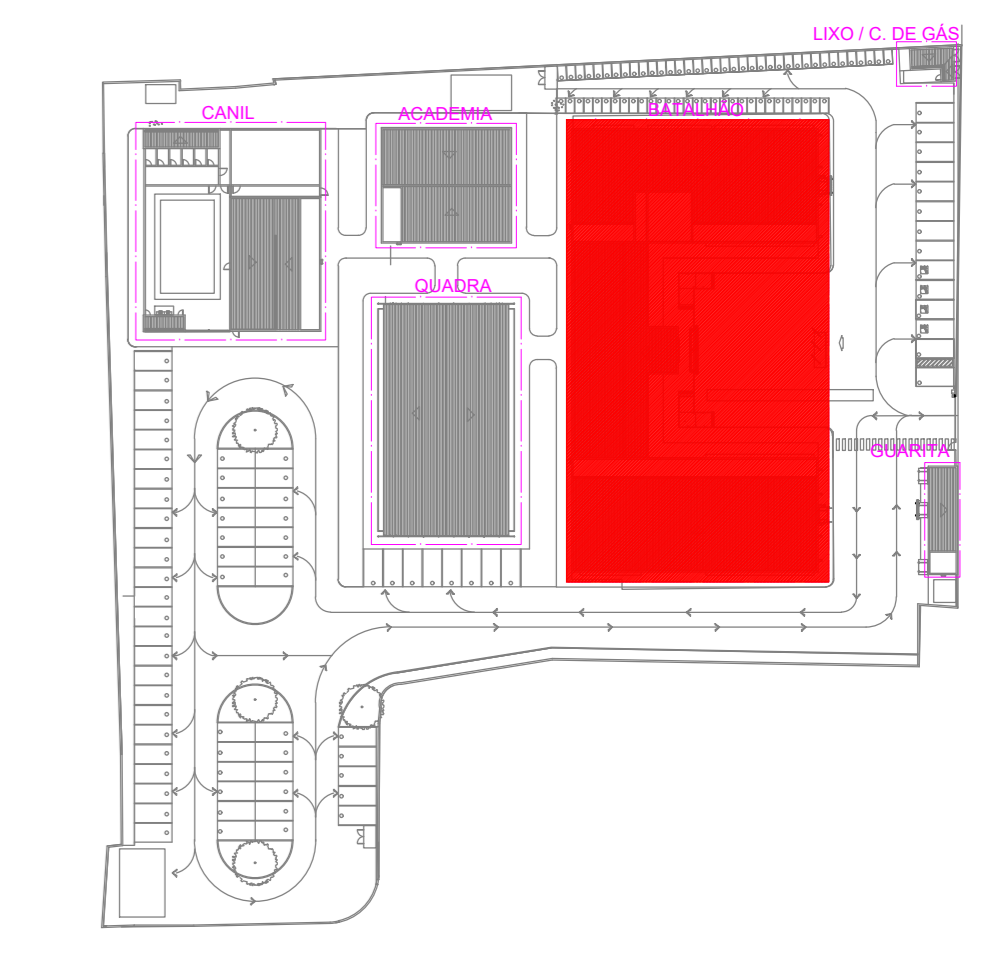


PLANTA CHAVE

DETALHES EM ELEVÇÃO

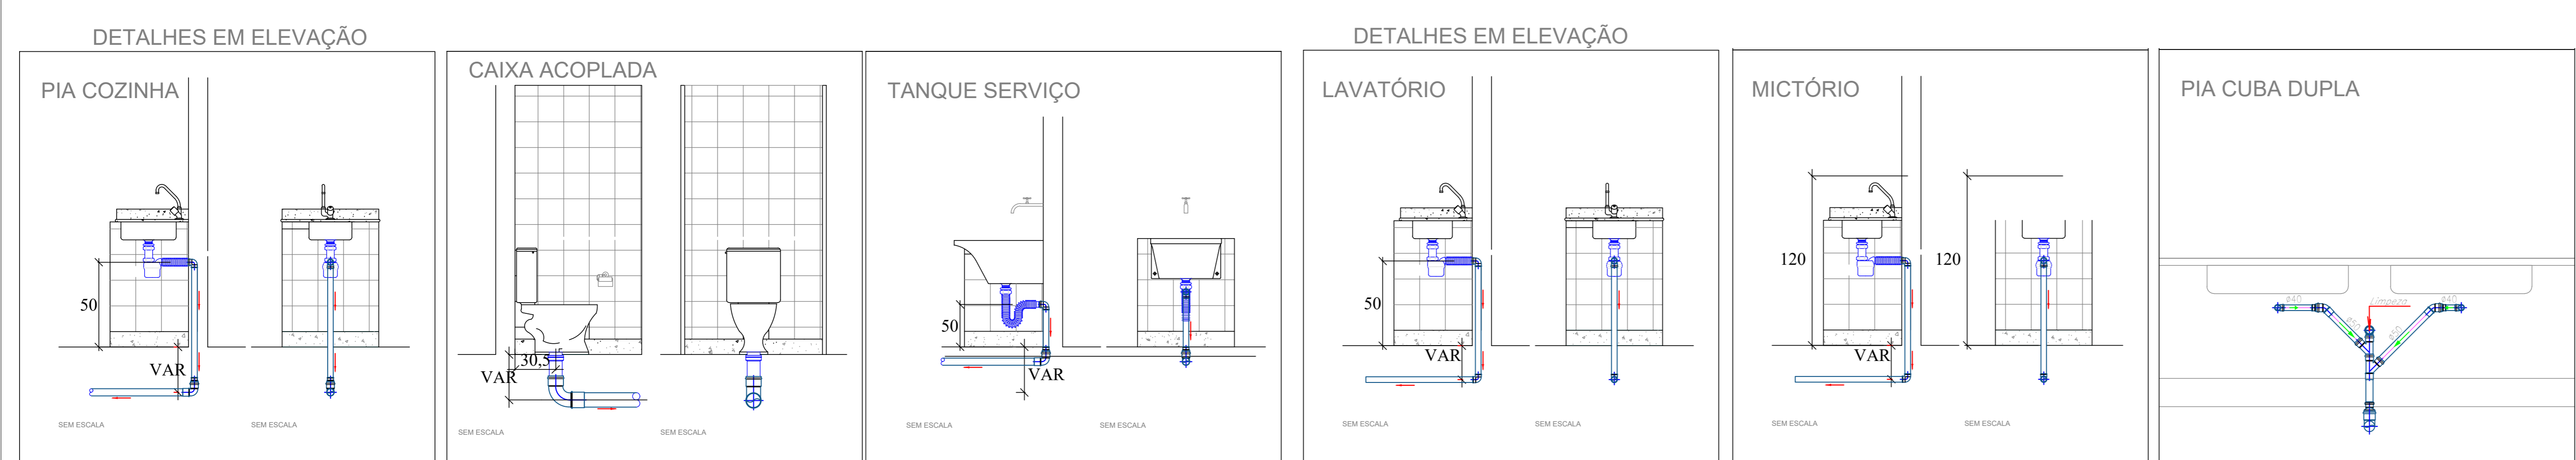

NOTA: CONFORME DECRETO ESTADUAL Nº 40.903/2016.
1. As torneiras para lavatórios e válvulas para mictórios são do tipo acionados manualmente e com ciclo de fechamento automático;
2. As torneiras para pias e tanques são com arejadores.

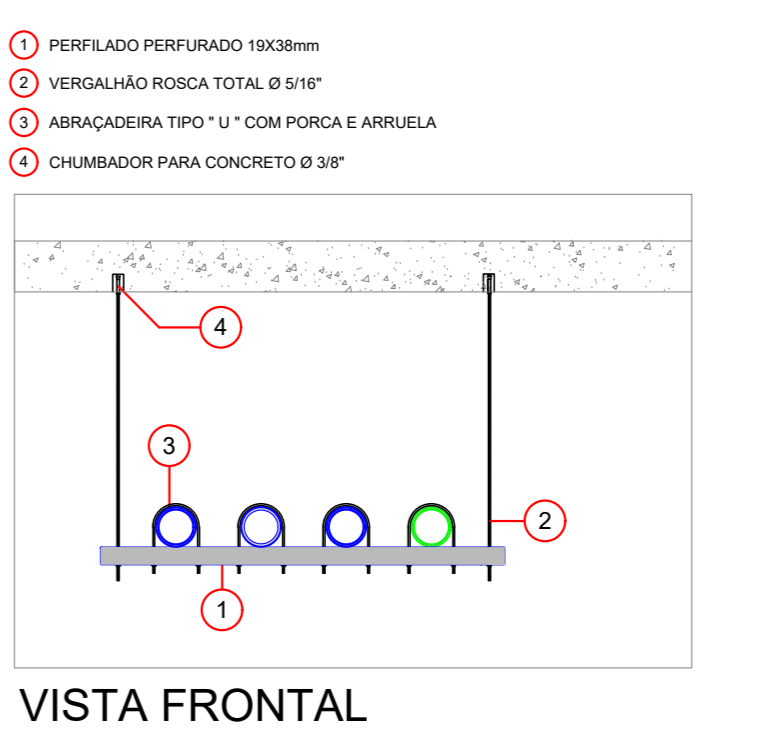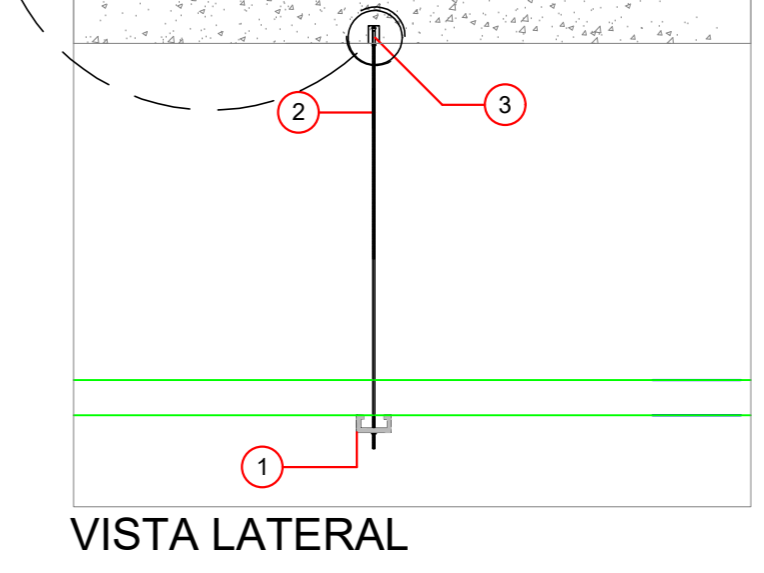

SECRETARIA DE PROJETOS ESTRATÉGICOS	GOVERNO DO ESTADO DE PERNAMBUCO SECRETARIA DE PROJETOS ESTRATÉGICOS DE PERNAMBUCO - SEPE ESCRITÓRIO DE PROJETOS
OBJETO: 3º BIESEP - BATALHÃO INTEGRADO ESPECIALIZADO	
CONTRATANTE: Secretaria de Projetos Estratégicos (SEPE)	CONTRATADA:
LOCALIZAÇÃO: Avenida José Bonifácio, Nº1260, Bairro São Cristóvão, Arcoverde - PE CEP: 56512-970	ETAPA: Projeto Básico
PROPRIETÁRIO: Ana Paula Cascão	RESP. TÉCNICO: Ana Paula de Lima Borges CREA: 181890623-6PE
PROLESTADO:	
PROJETA: Ana Paula de Lima Borges CREA: 181890623-6PE	
PROJETO HIDROSSANITÁRIO	
CONTÉUDO: PLANTA BAIXA / COBERTA - BLOCO PRINCIPAL - HIDROSSANITÁRIO	FRANCA:
ESCALA: INDICADA	DATA: DEZ / 2024
	COORDENADOR: P48-2024-PE-01-09-002-Inv
	04/10 R0