




VISTA FRONTAL  
ESCALA: 1/50

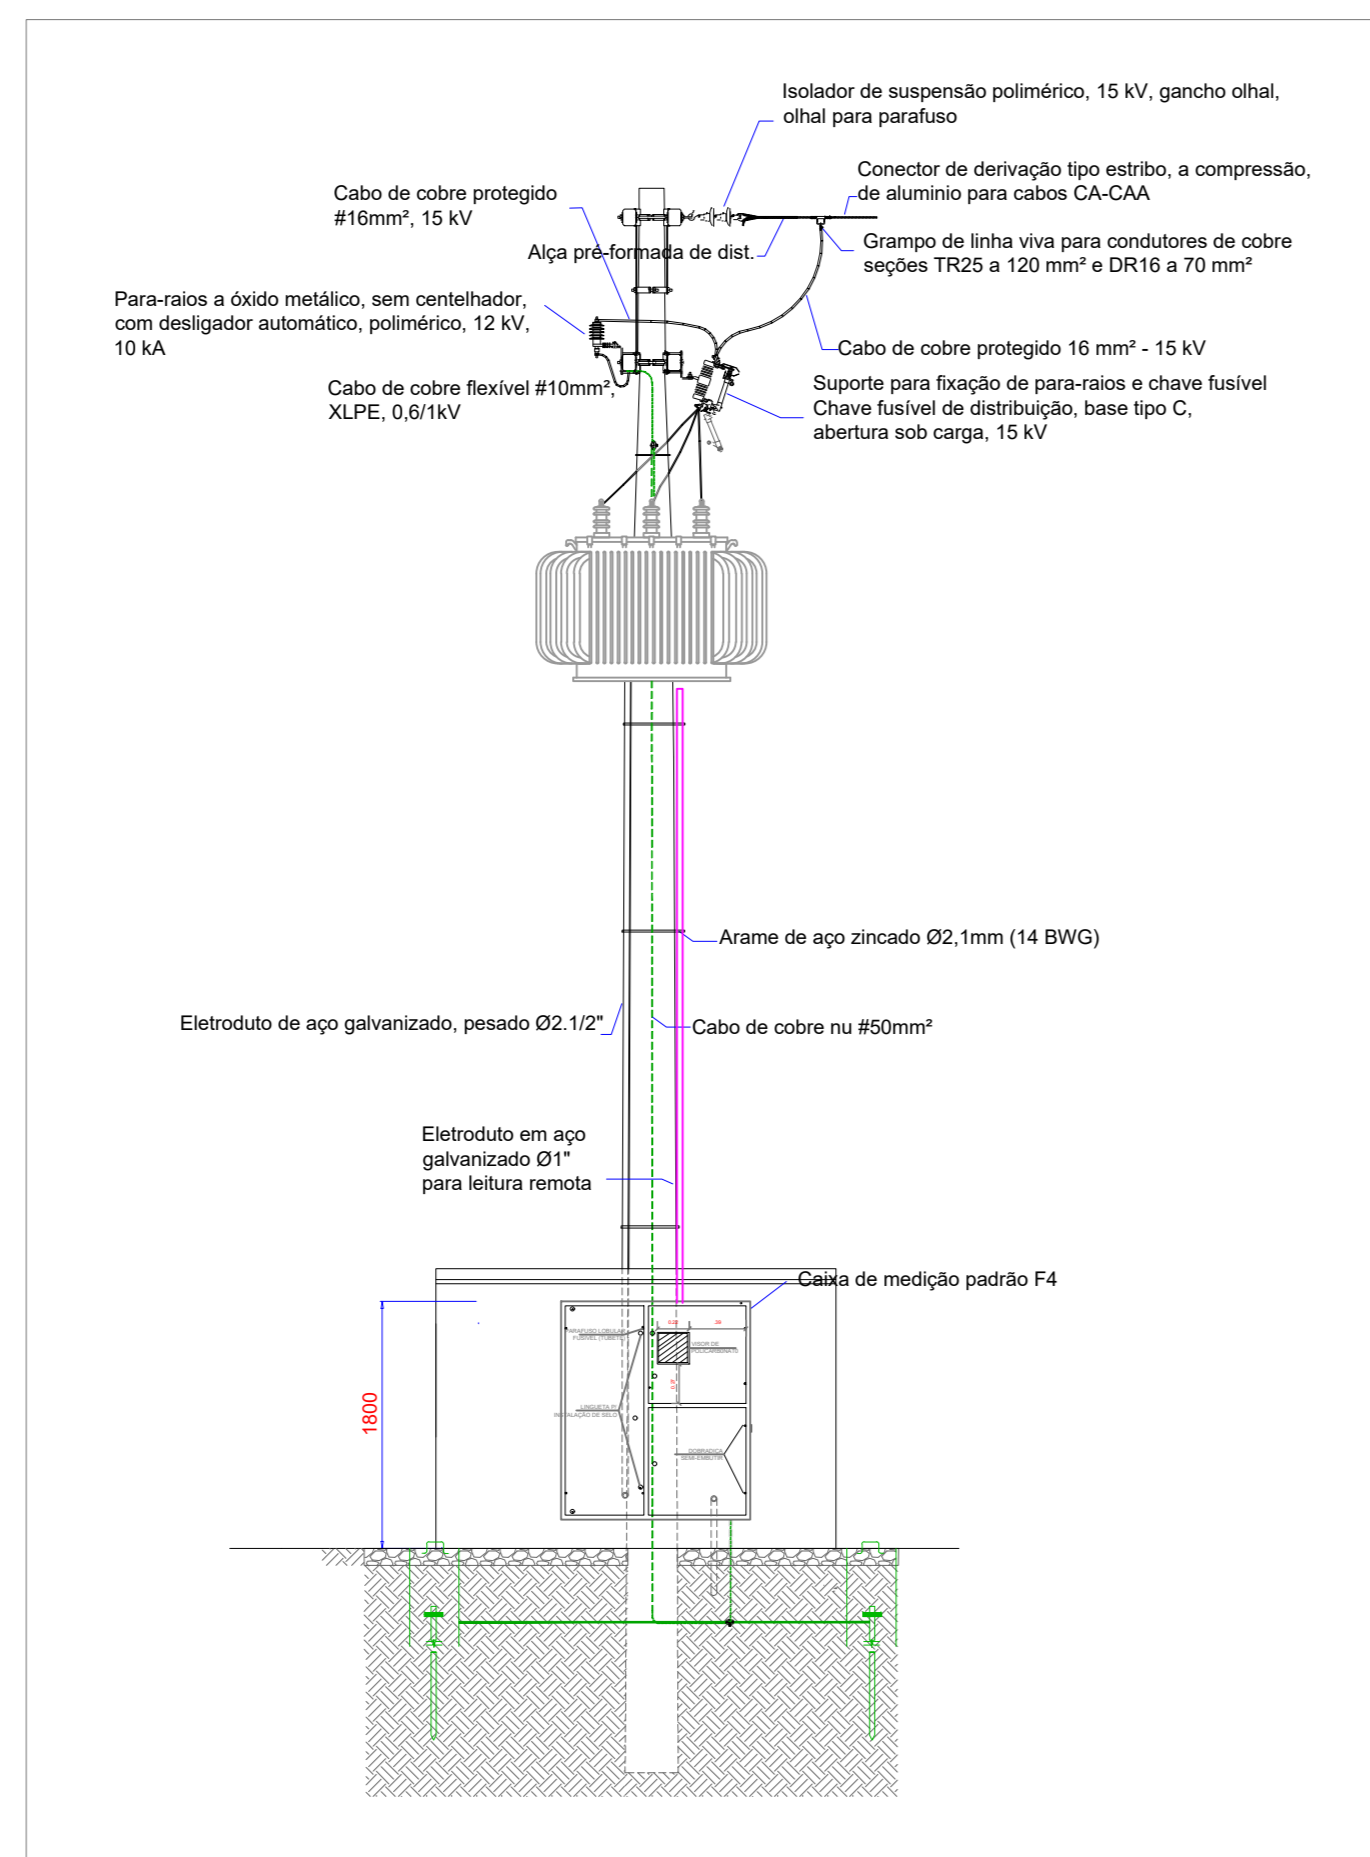

VISTA LATERAL  
ESCALA: 1/50

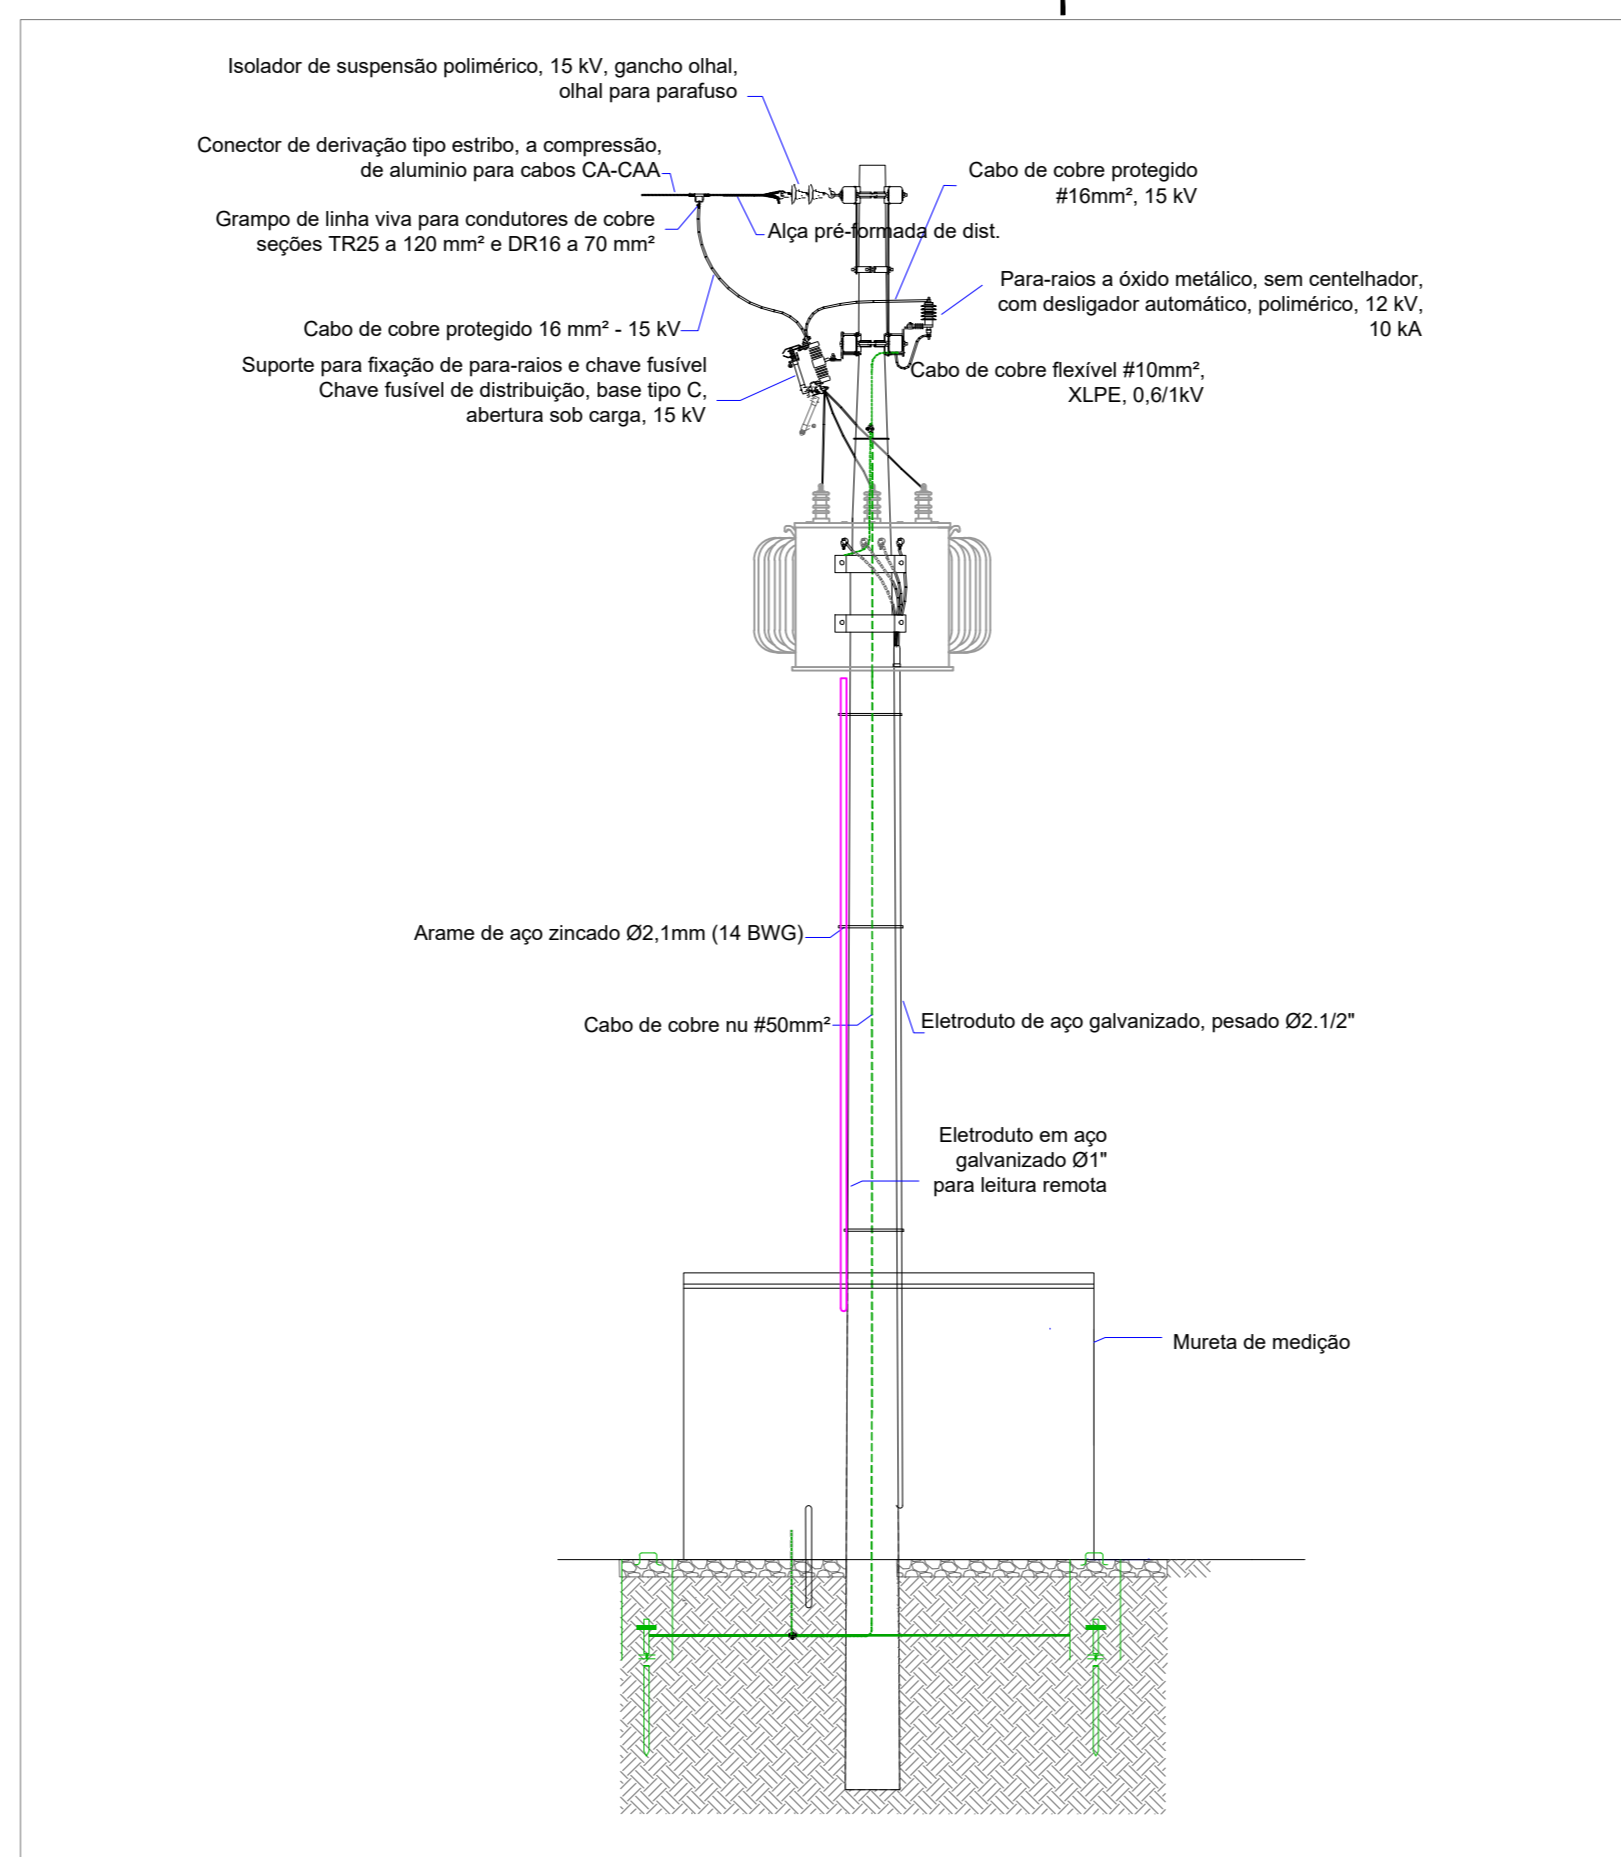



VISTA POSTERIOR  
ESCALA: 1/50

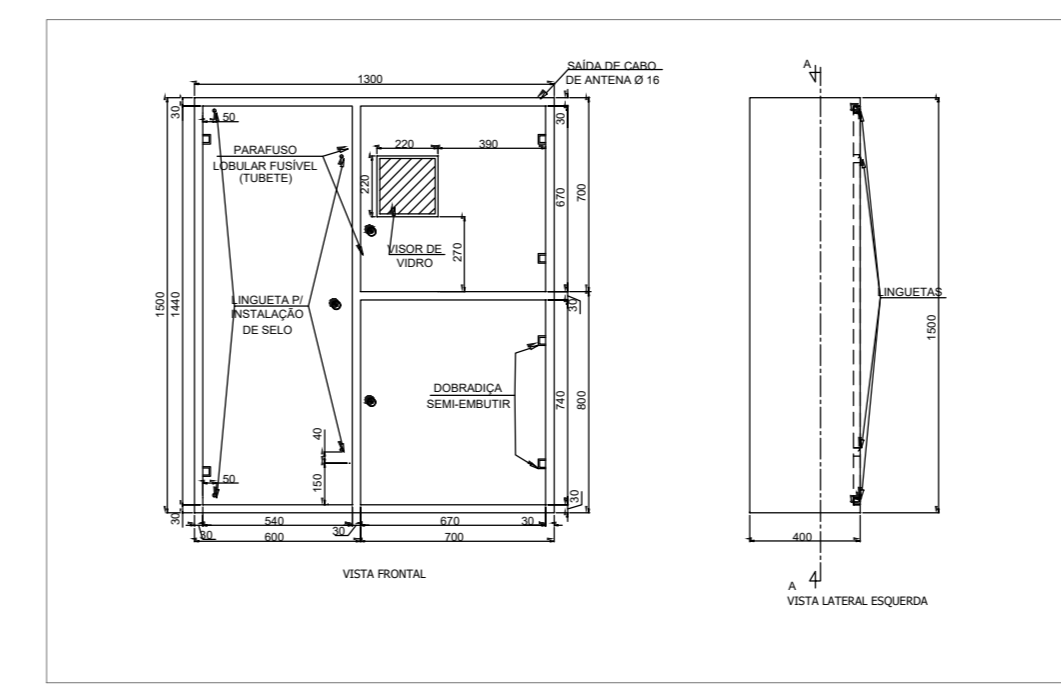


DETALHE CAIXA DE MEDIÇÃO F4  
ESCALA: 1/25

**SIMBOLOGIA:**


- TRANSFORMADOR 150 KVA A INSTALAR
- POSTE DT
- CHAVE FUSÍVEL

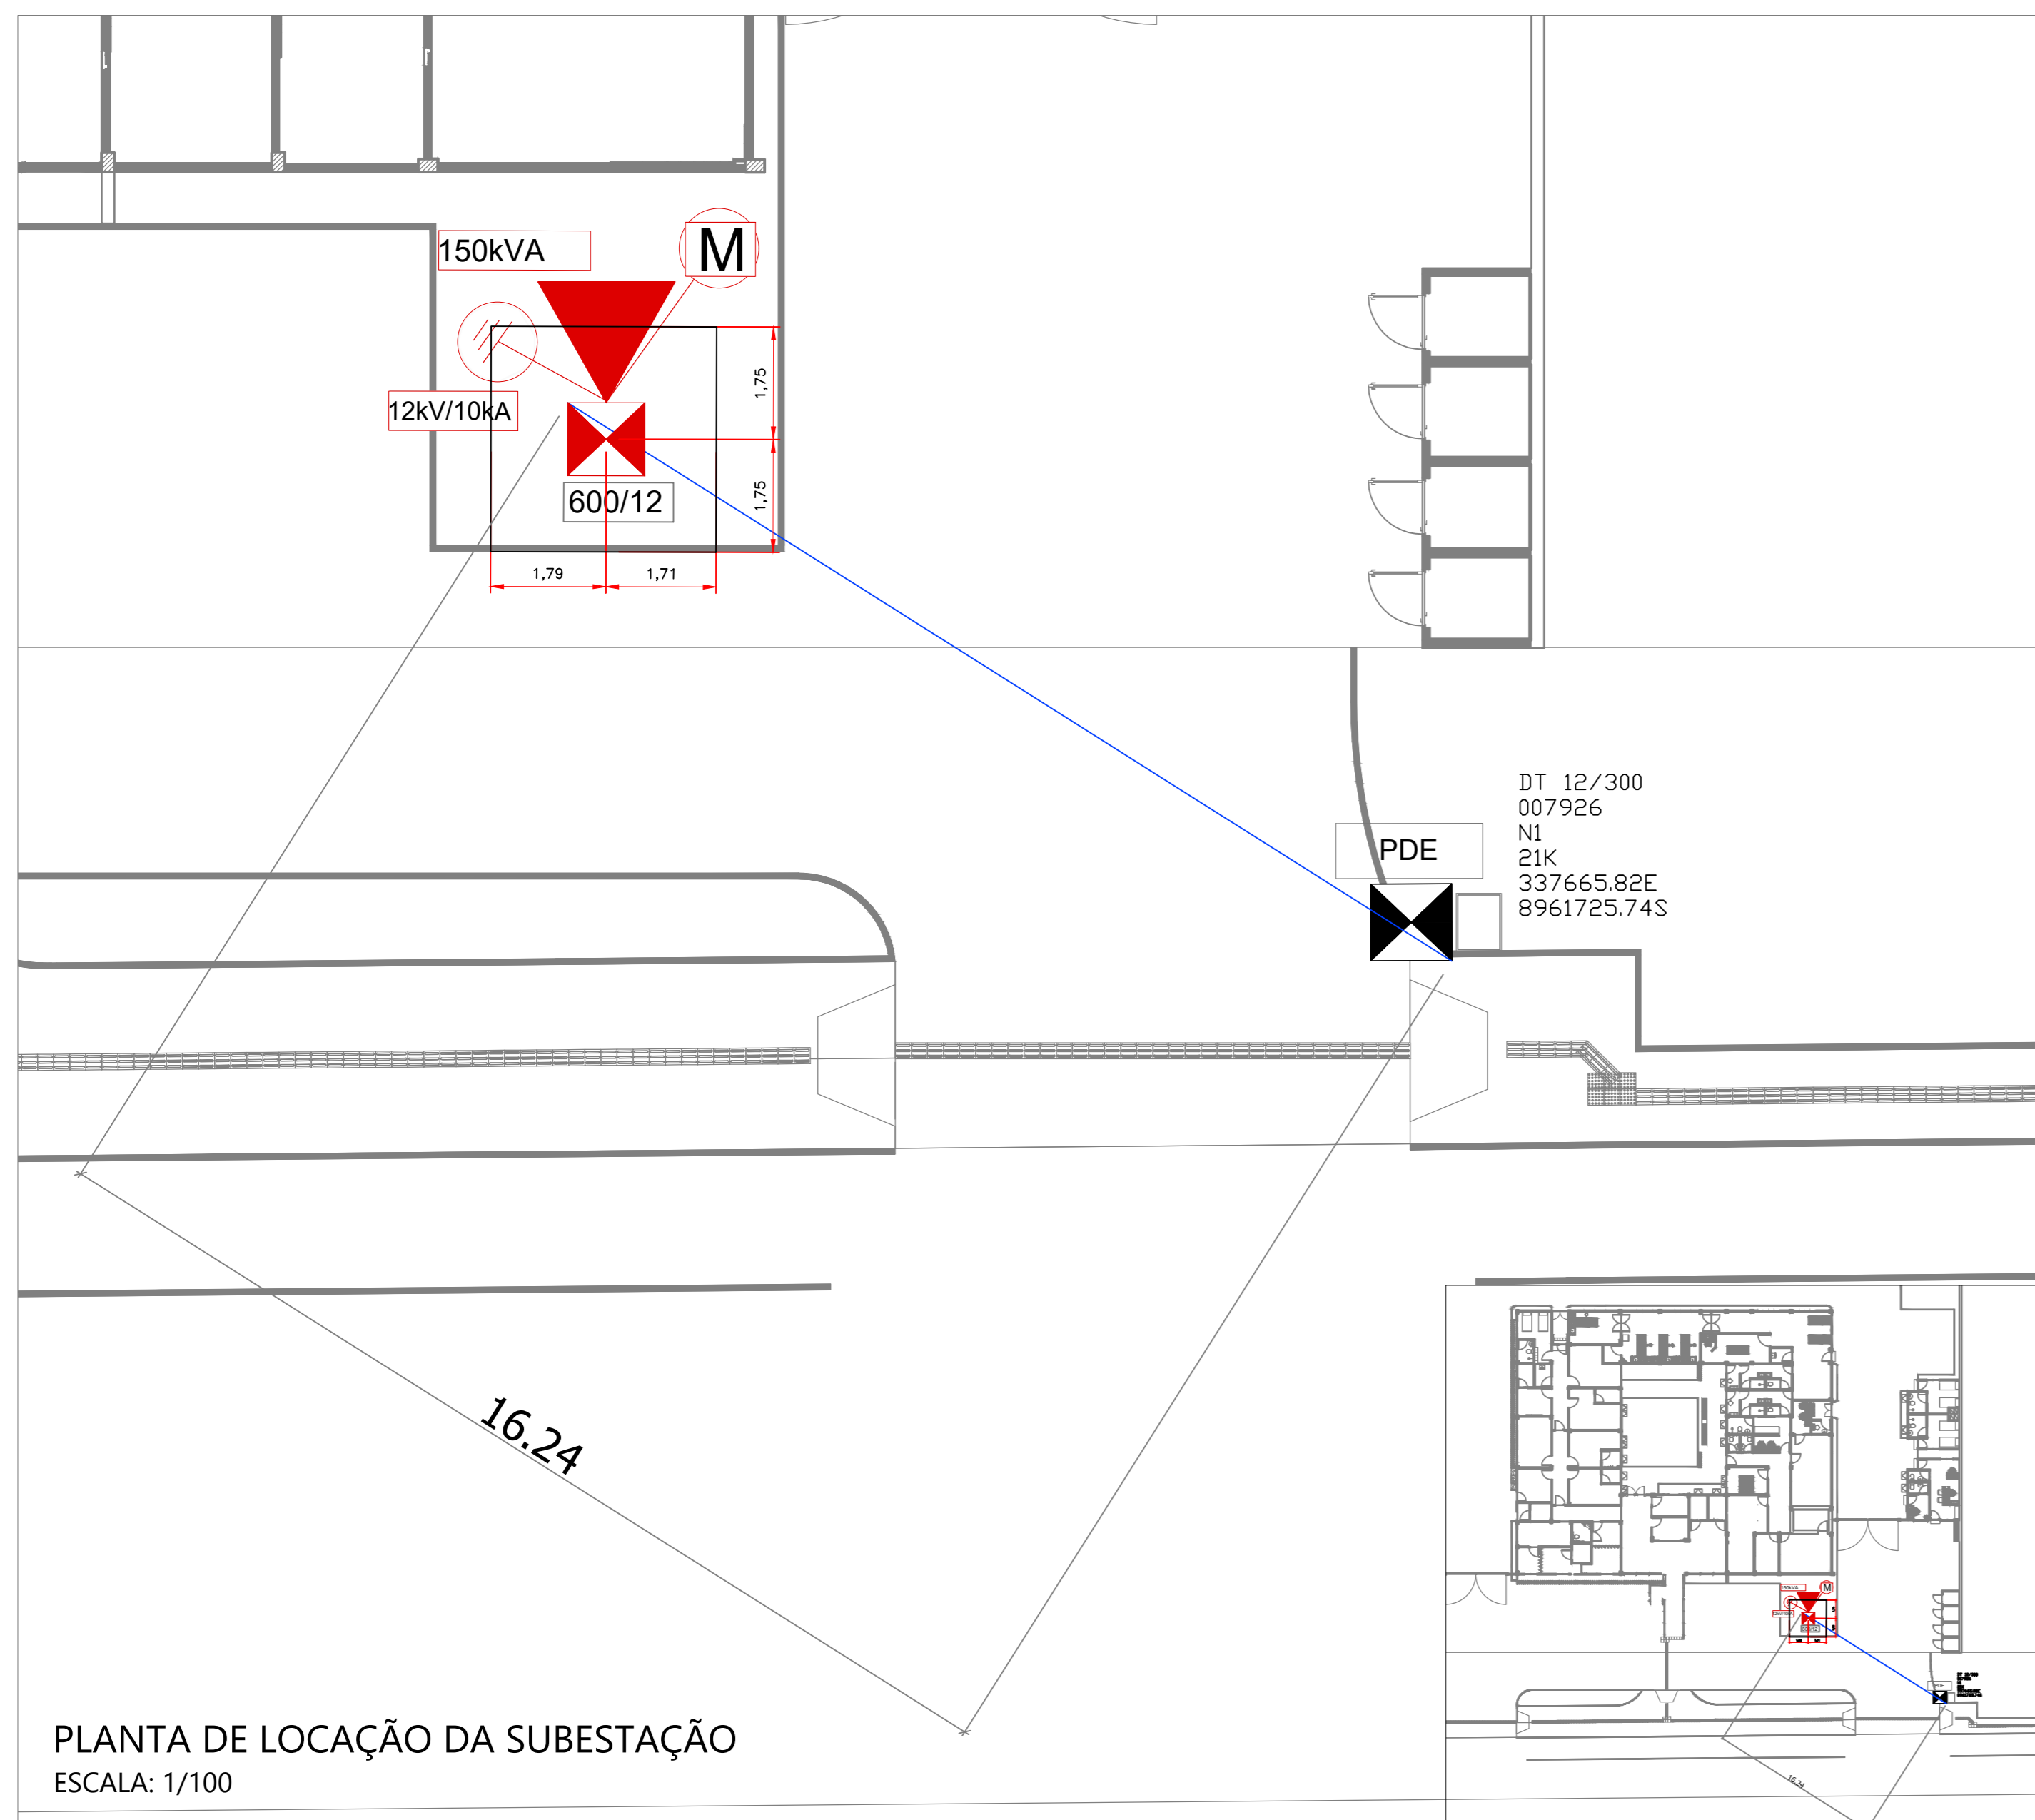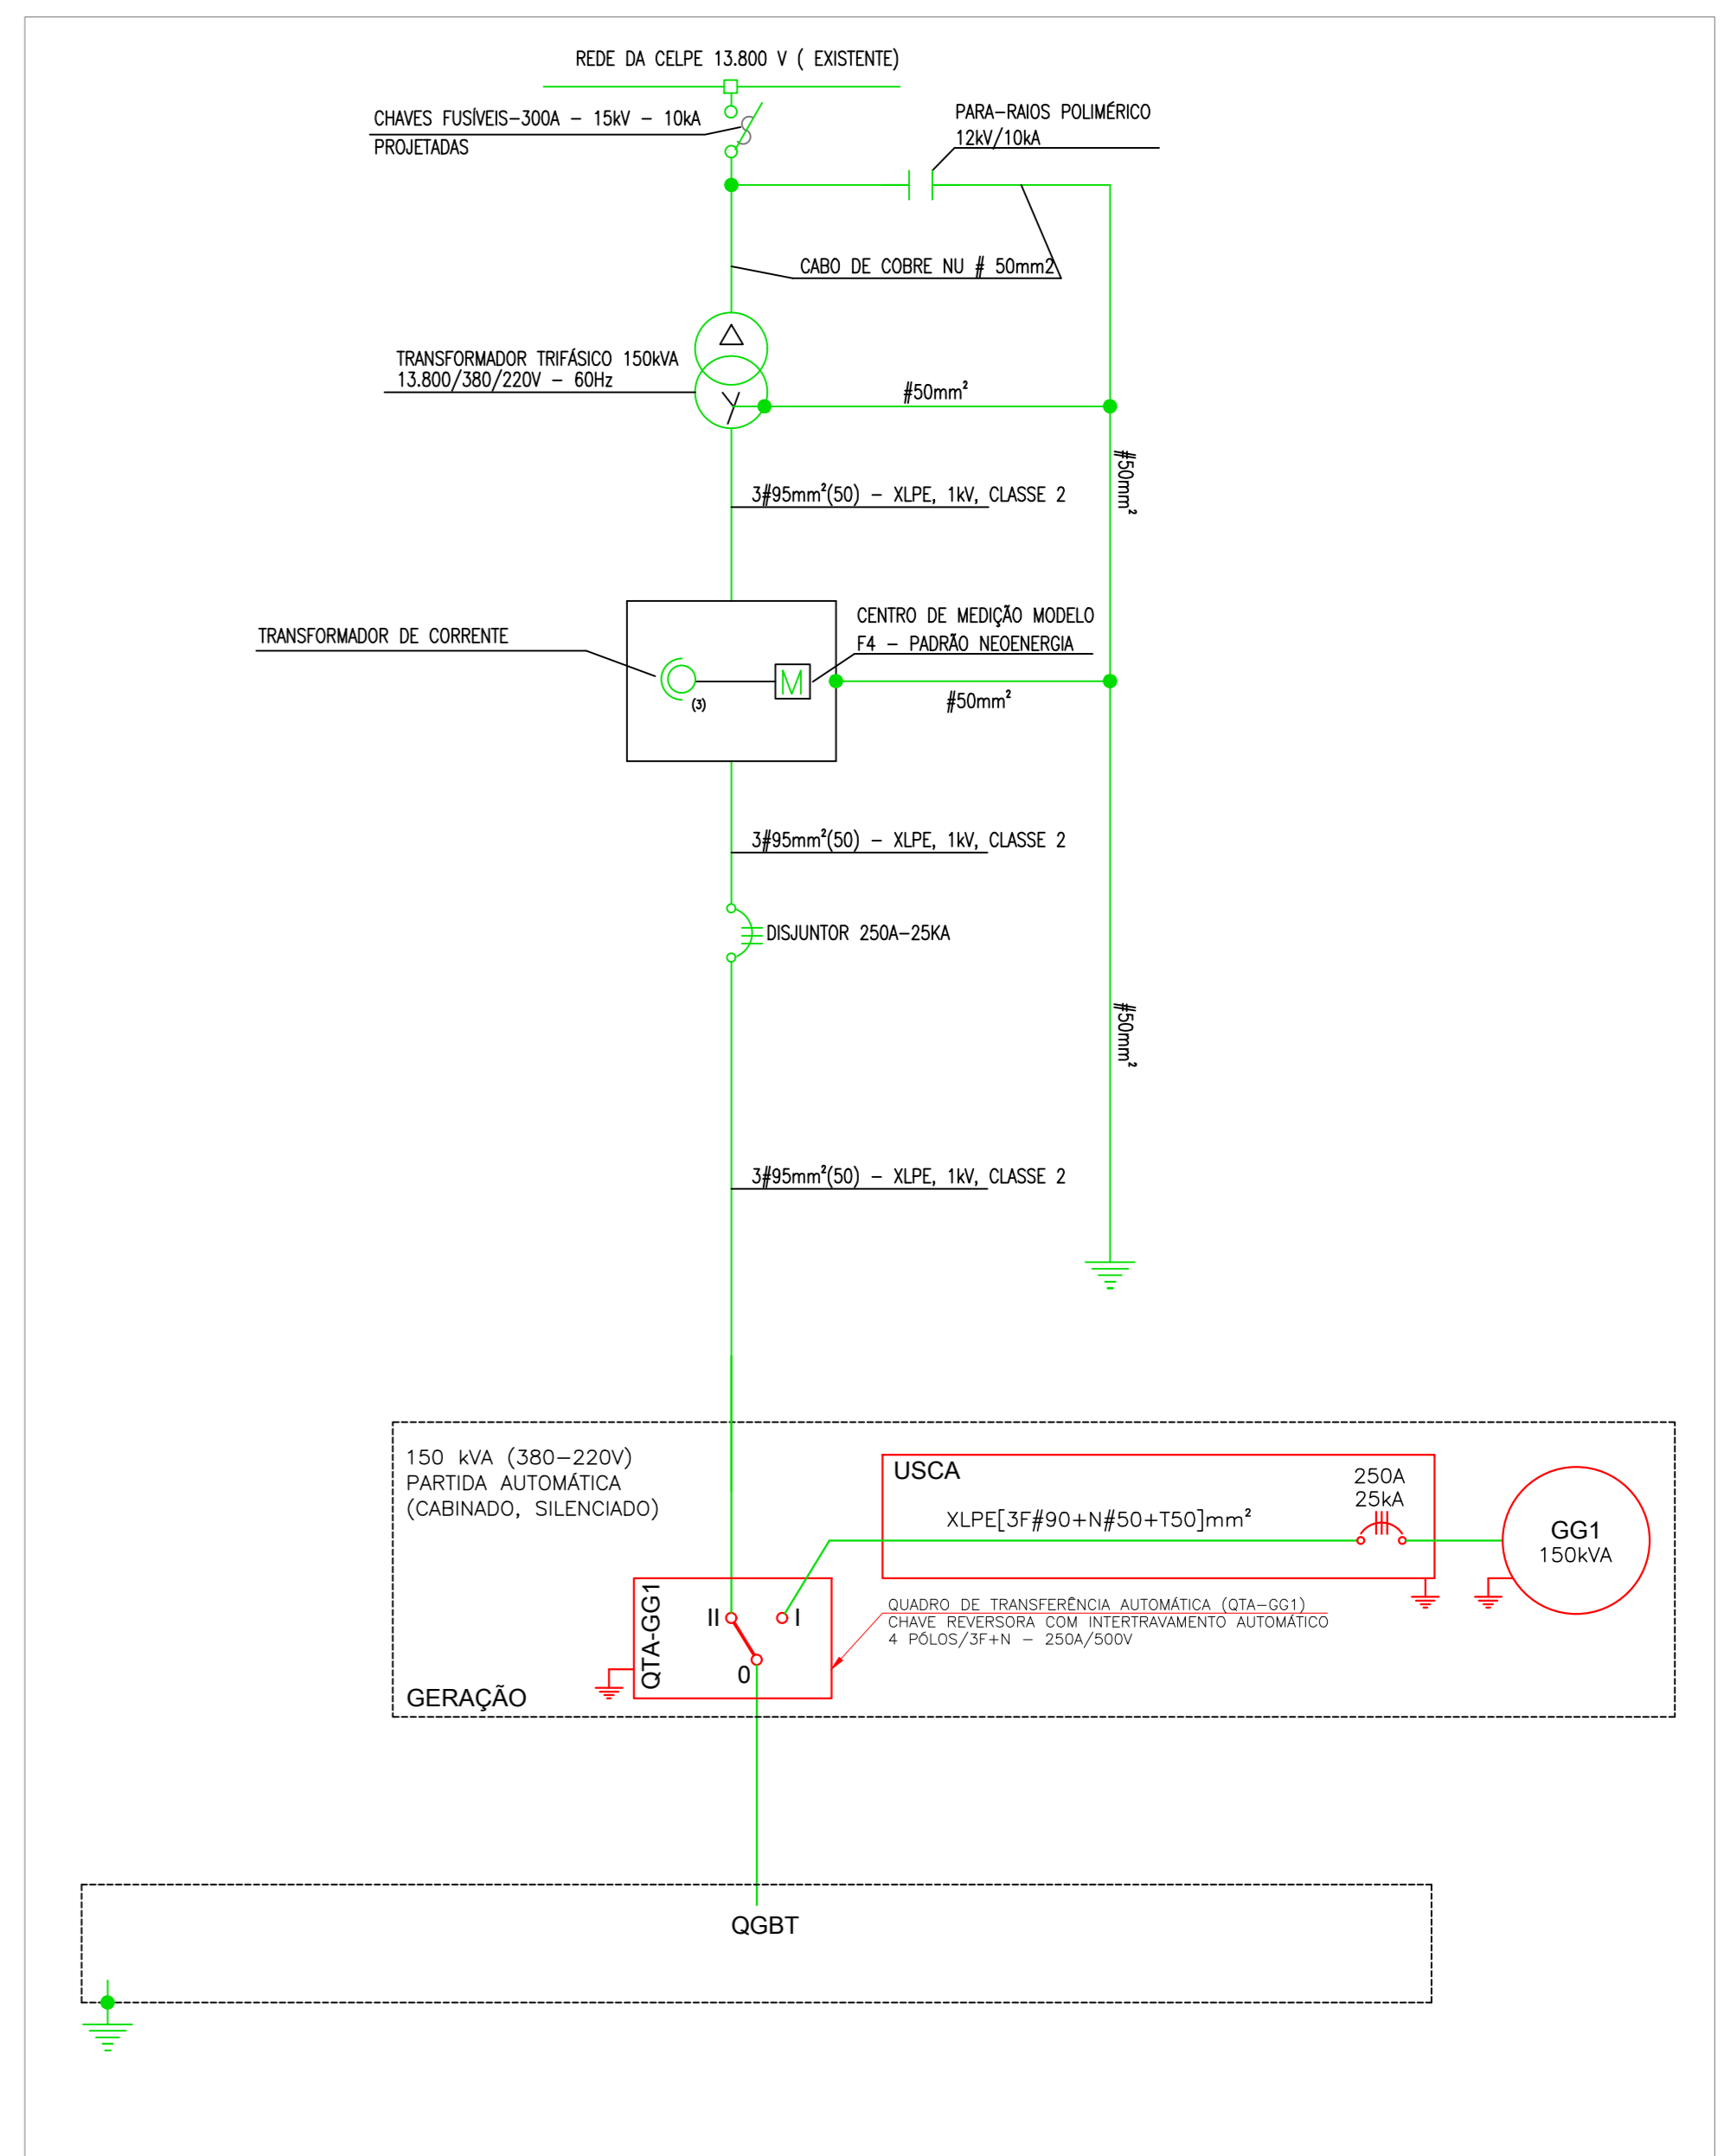

PLANTA DE LOCAÇÃO DA SUBESTAÇÃO  
ESCALA: 1/100

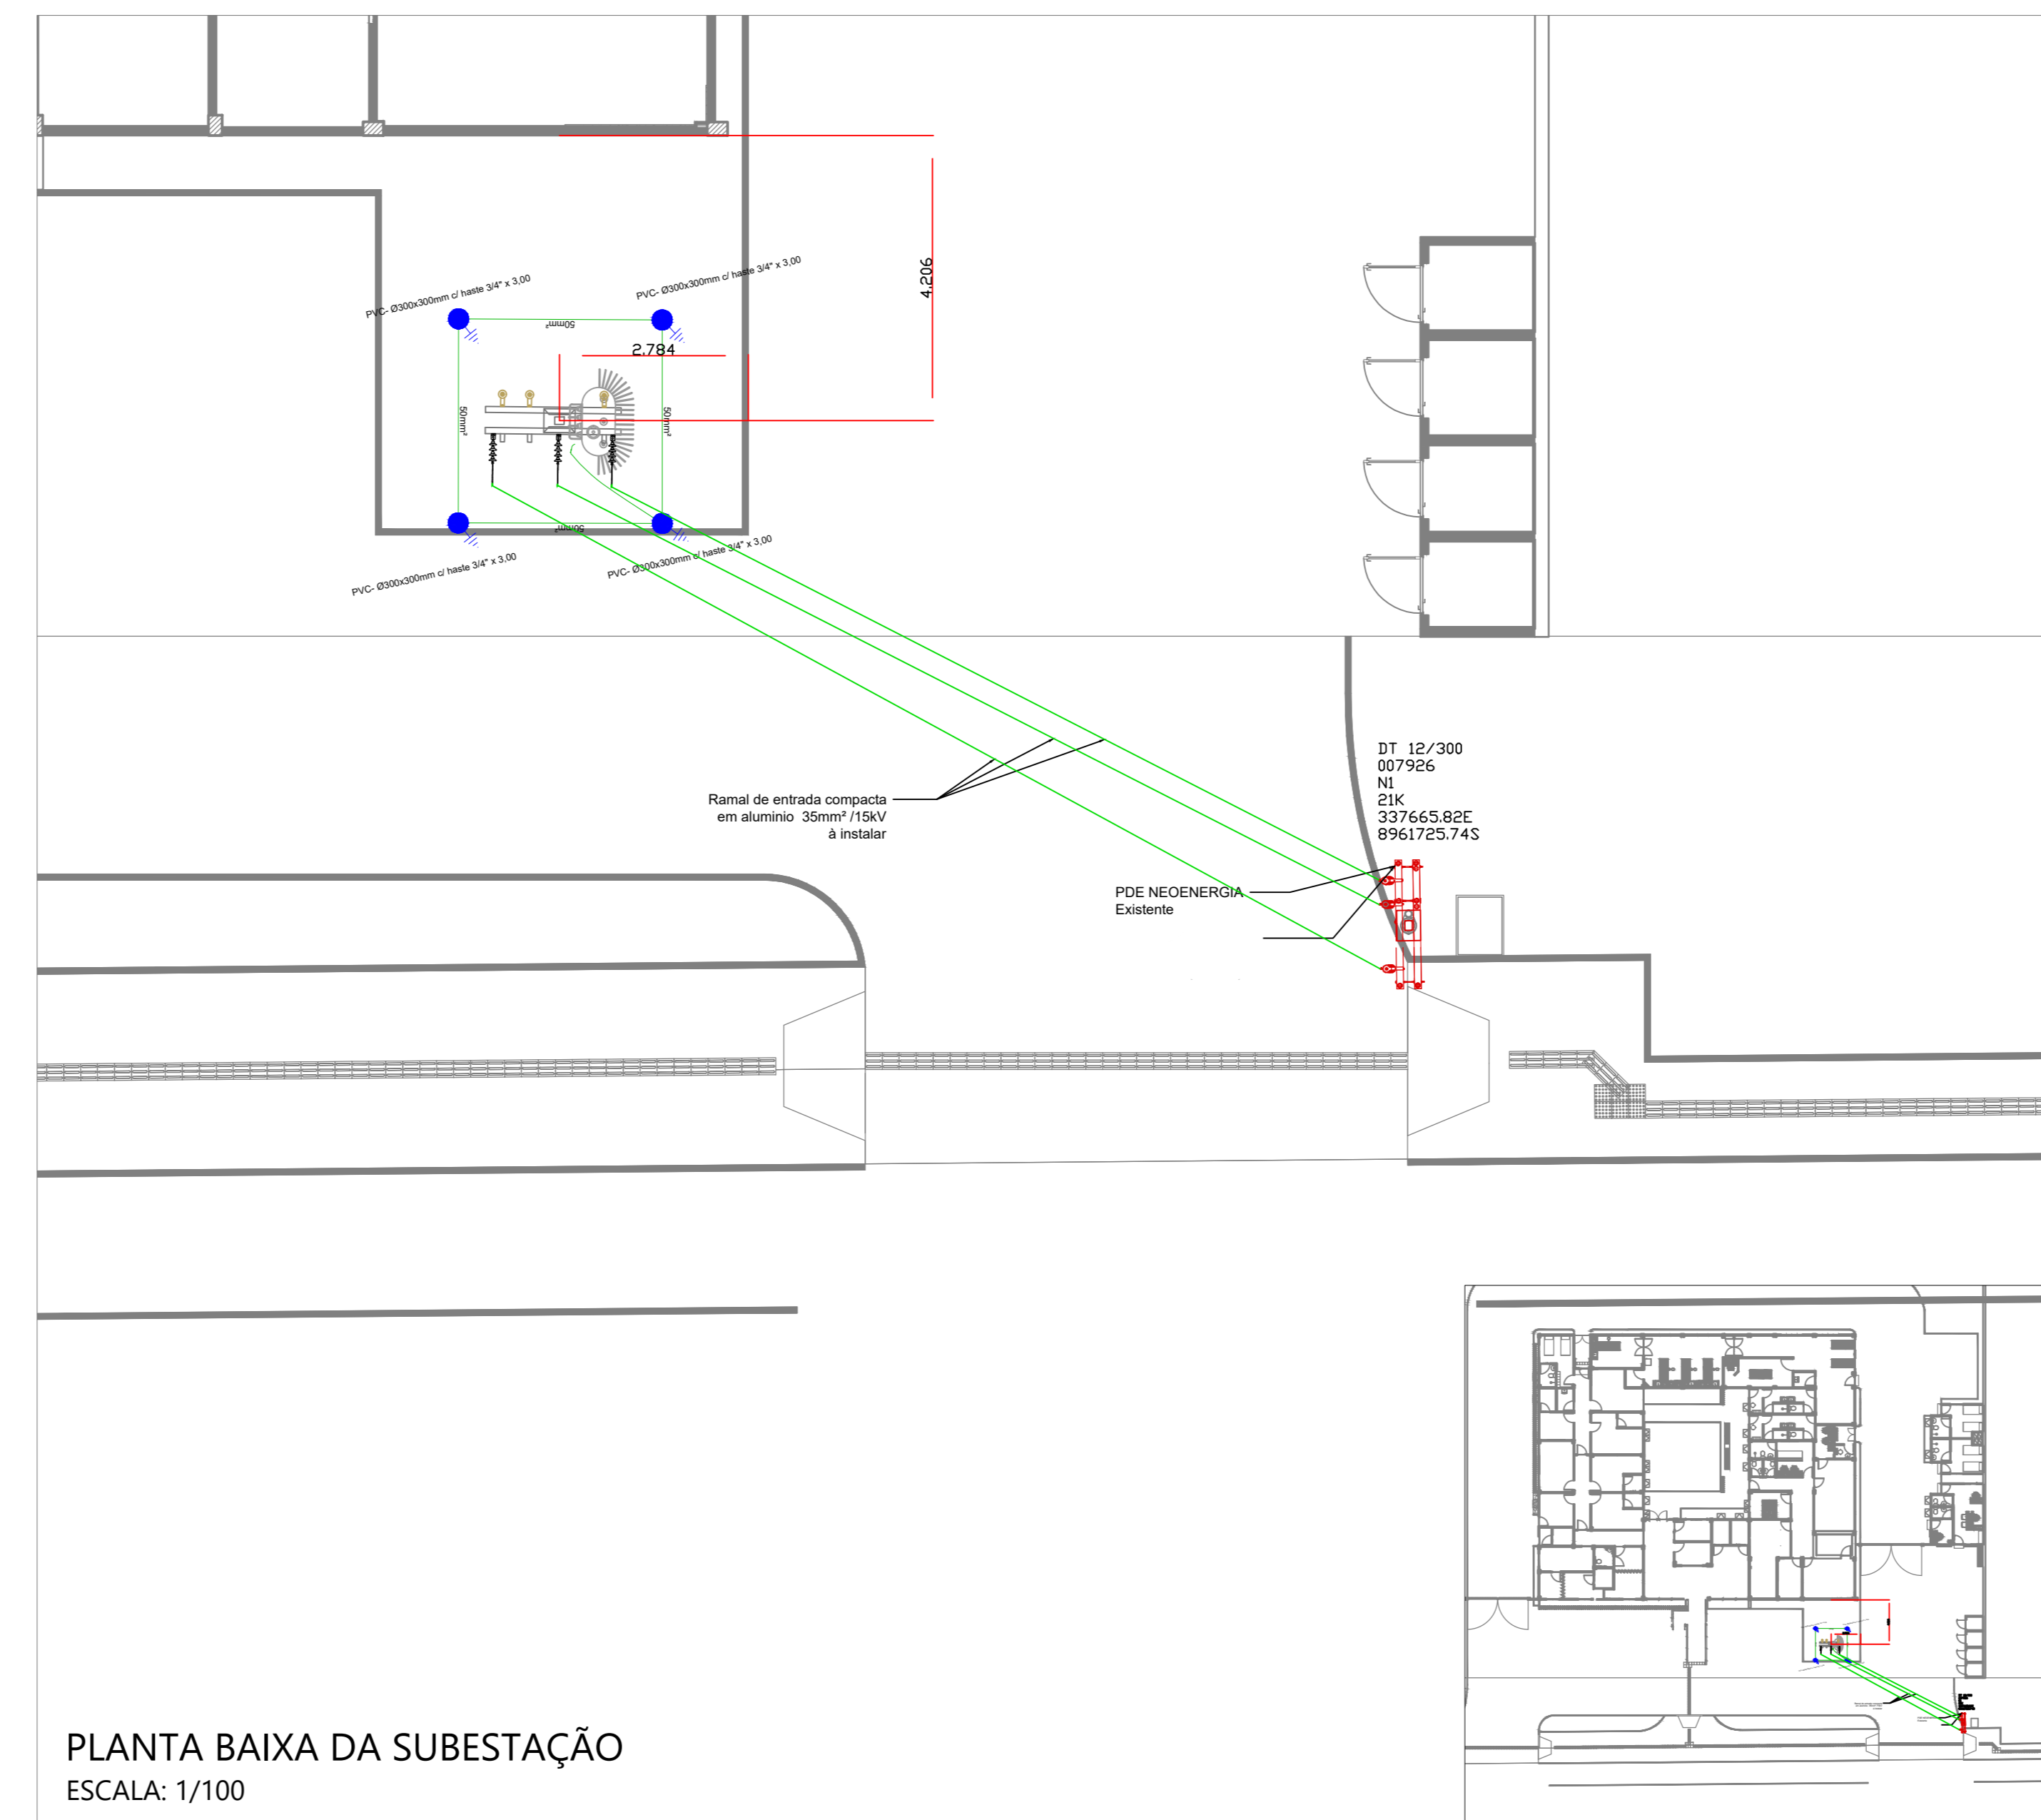

PLANTA BAIXA DA SUBESTAÇÃO  
ESCALA: 1/100

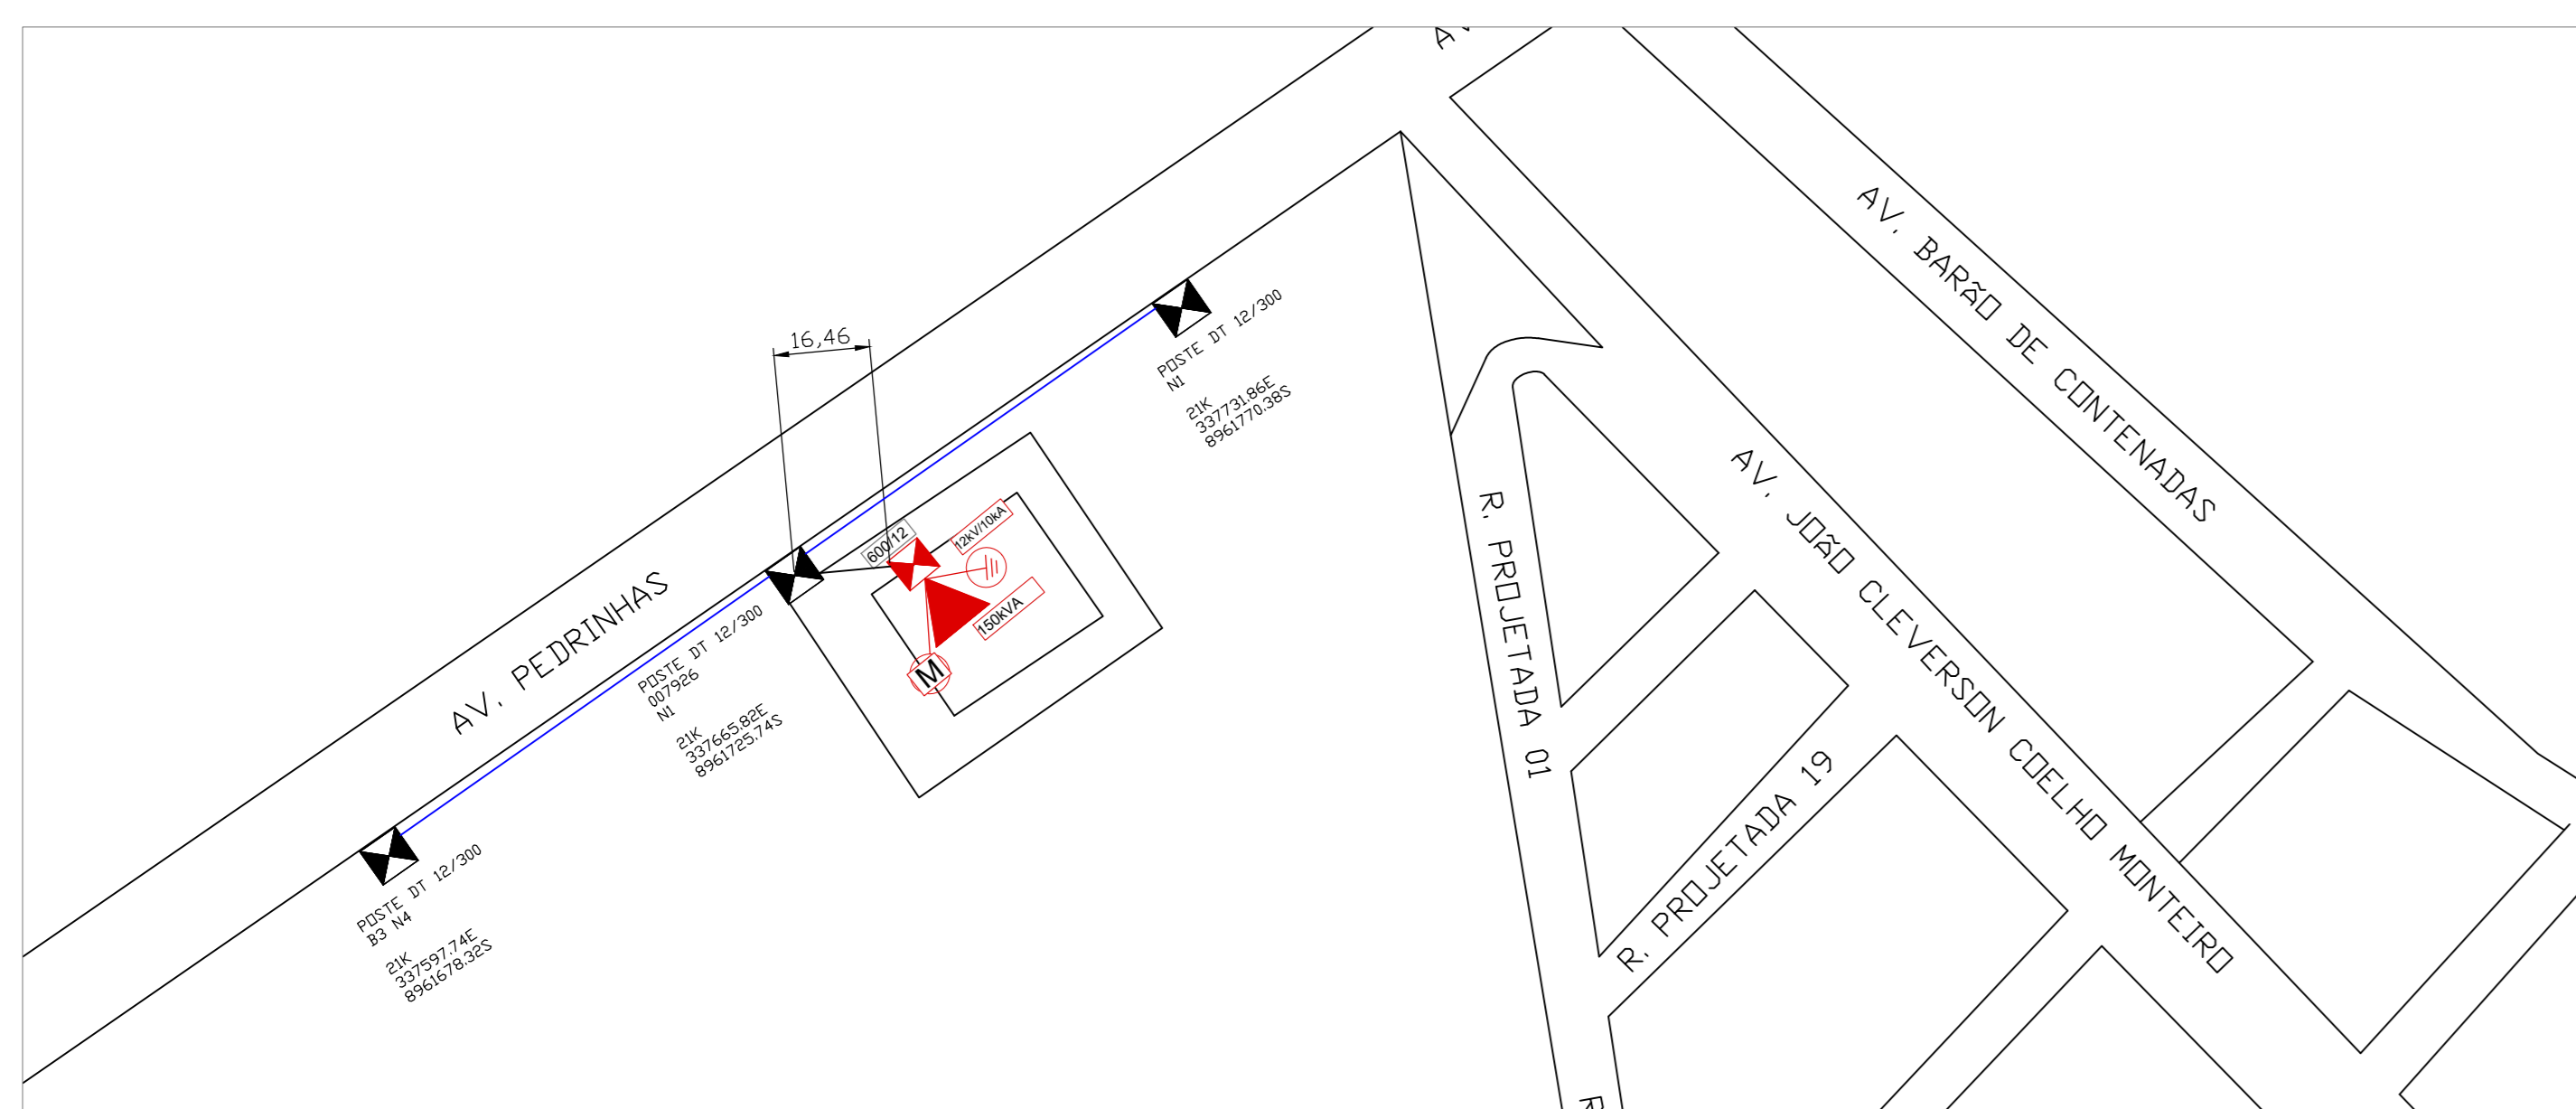

PLANTA DE SITUAÇÃO  
ESCALA: 1/100



PLANTA DE LOCALIZAÇÃO

Obra:	Local:	Responsáveis técnicos:
CPC PETROLINA	ÁREA EXTERNA - SUBESTAÇÃO	Eng.º Eletricista Marcos Oliveira Pedroso, CREA PE 1822892422

ITEM	CÓDIGO	DESCRIÇÃO	UNIDADE	QUANTIDADE	LOCAL DE INSTALAÇÃO
1		CAIXA ENTERRADA ELÉTRICA RETANGULAR, EM CONCRETO PRÉ-MOLDADO, FUNDO COM BRITA, DIMENSÕES INTERNAS: 1,2X0,8X1,3 M	UN	1,00	ÁREA EXTERNA - SUBESTAÇÃO
2		ELETRODUTO GALVANIZADO 2 1/2" APARENTE NO POSTE	M	13,00	ÁREA EXTERNA - SUBESTAÇÃO
4		ELETRODUTO GALVANIZADO 1" APARENTE NO POSTE	M	6,00	ÁREA EXTERNA - SUBESTAÇÃO
5		ELETRODUTO GALVANIZADO 1 1/4" APARENTE NO POSTE	M	8,00	ÁREA EXTERNA - SUBESTAÇÃO
33		CABEÇO DE ALUMÍNIO PARA ELETRODUTO 2 1/2"	UN	2,00	ÁREA EXTERNA - SUBESTAÇÃO
34		CANTA CIRCULAR DE AÇO GALVANIZADO PARA POSTE D = 150mm	UN	2,0	ÁREA EXTERNA - SUBESTAÇÃO
38		ISOLADOR DE SUSPENSÃO POLIMÉRICO 15KV	UN	3,00	ÁREA EXTERNA - SUBESTAÇÃO
40		POSTE DE CONCRETO DUPLO T 12m - 800 daN	UN	1,00	ÁREA EXTERNA - SUBESTAÇÃO
51		CHAVE SECCIONADORA COM FUSÍVEL 15KV	UN	3,00	ÁREA EXTERNA - SUBESTAÇÃO
83		CRUZETA DE CONCRETO 50X50X200mm	UN	3,00	ÁREA EXTERNA - SUBESTAÇÃO
84		PARA-RAIOS EXTERNO 15KV	UN	3,00	ÁREA EXTERNA - SUBESTAÇÃO
85		SUPORTE METÁLICO PARA CRUZETA	UN	6,00	ÁREA EXTERNA - SUBESTAÇÃO
86		SUPORTE METÁLICO PARA TRANSFORMADOR	UN	2,00	ÁREA EXTERNA - SUBESTAÇÃO
87		TRANSFORMADOR A ÓLEO 150KVA	UN	1,00	ÁREA EXTERNA - SUBESTAÇÃO
<b>QUADRO QD DE MEDIÇÃO</b>					
ITEM		DESCRIÇÃO	UNIDADE	QUANTIDADE	ÁREA EXTERNA - SUBESTAÇÃO
26		CAIXA PARA MEDIDOR MODELO F4 - USO EXTERNO (151 à 300KVA)	UN	1,00	ÁREA EXTERNA - SUBESTAÇÃO
30		DISPOSITIVO DE PROTEÇÃO CONTRA SURTO (CLASSE 2) 275V	UN	4,00	ÁREA EXTERNA - SUBESTAÇÃO
31		Disjuntor Unipolar Termomagnético 20A - norma DIN (Curva C)	UN	3,00	ÁREA EXTERNA - SUBESTAÇÃO
32		Disjuntor tripolar termomagnético caixa moldada 250A - 25KA (380/415 V)	UN	1,00	ÁREA EXTERNA - SUBESTAÇÃO

R00	11/03/2025	EMISSÃO INICIAL - PROJETO BÁSICO
REV	DATA	DESCRIÇÃO

Secretaria de Projetos Estratégicos

GOVERNO DO ESTADO DE PERNAMBUCO  
SECRETARIA DE PROJETOS ESTRATÉGICOS DO ESTADO DE PERNAMBUCO

OBJETO: CONSTRUÇÃO DO COMPLEXO DA POLÍCIA CIENTÍFICA, LOCALIZADO NO MUNICÍPIO DE PETROLINA - PE

CONTRATANTE: SECRETARIA DE DEFESA SOCIAL  
CONTRATADA: SECRETARIA DE PROJETOS ESTRATÉGICOS

LOCALIZAÇÃO: AV. PEDRINHAS, S/N, CEAD UNIVERSITÁRIA, PETROLINA-PE

PROPRIETÁRIO: SECRETARIA DE DEFESA SOCIAL  
RESPONSÁVEL: NOME: IRMA CAETANO DE HOLANDA LINS  
CAU-PE: A462497

PROJETISTAS: MARCOS OLIVEIRA PEDROSO  
CREA-PE: 822892422

ESTÁGIO: EXECUTIVO

ESCALA: 1/100  
INDICADA

DATA: 12/03/25  
COPIAÇÃO: GOVPE-SP-PTN-L00-CPCENT-IMP-PE-ENT-P001-R00