




VISTA FRONTAL
ESCALA: 1/50

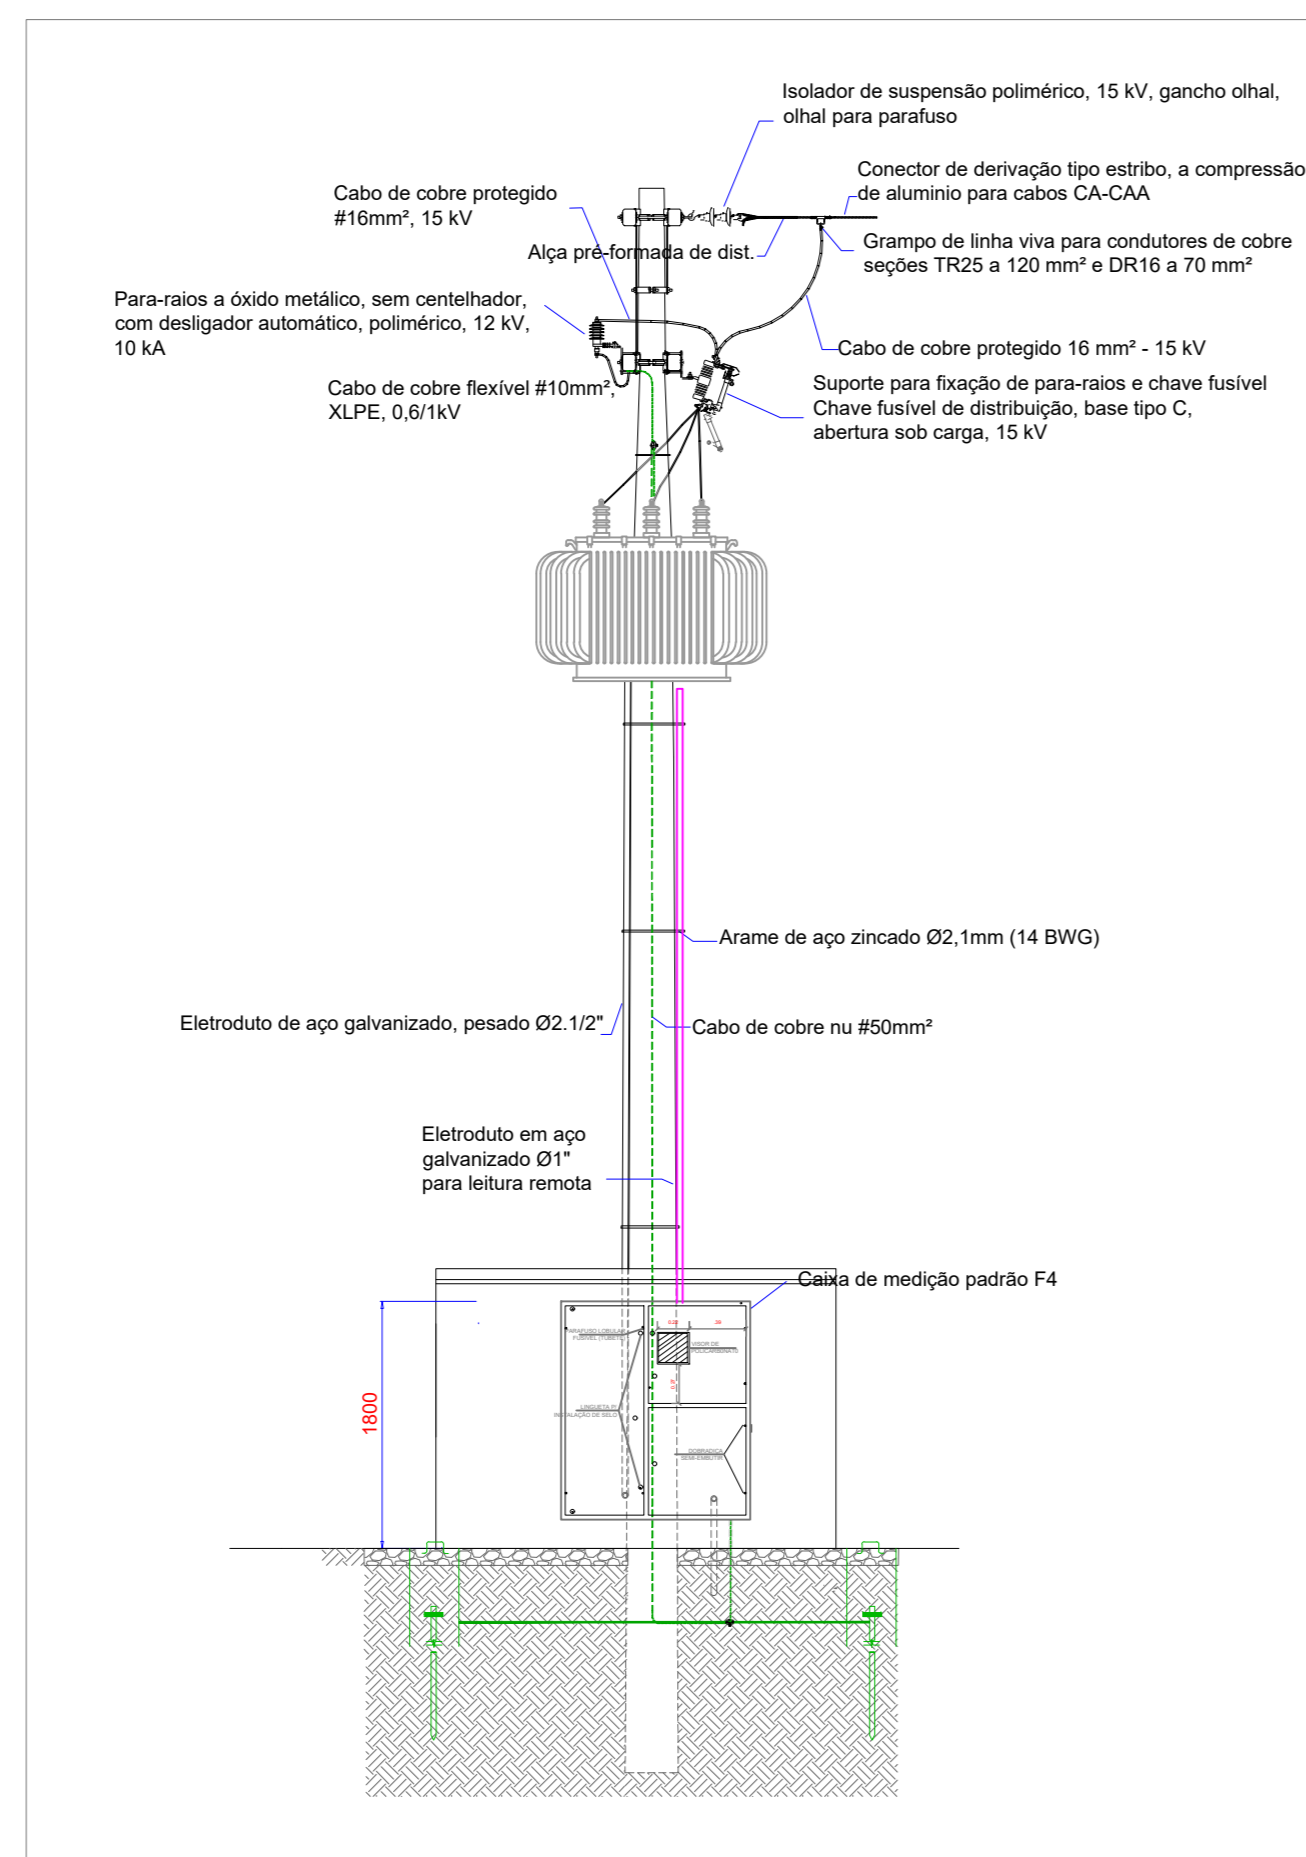

VISTA LATERAL
ESCALA: 1/50

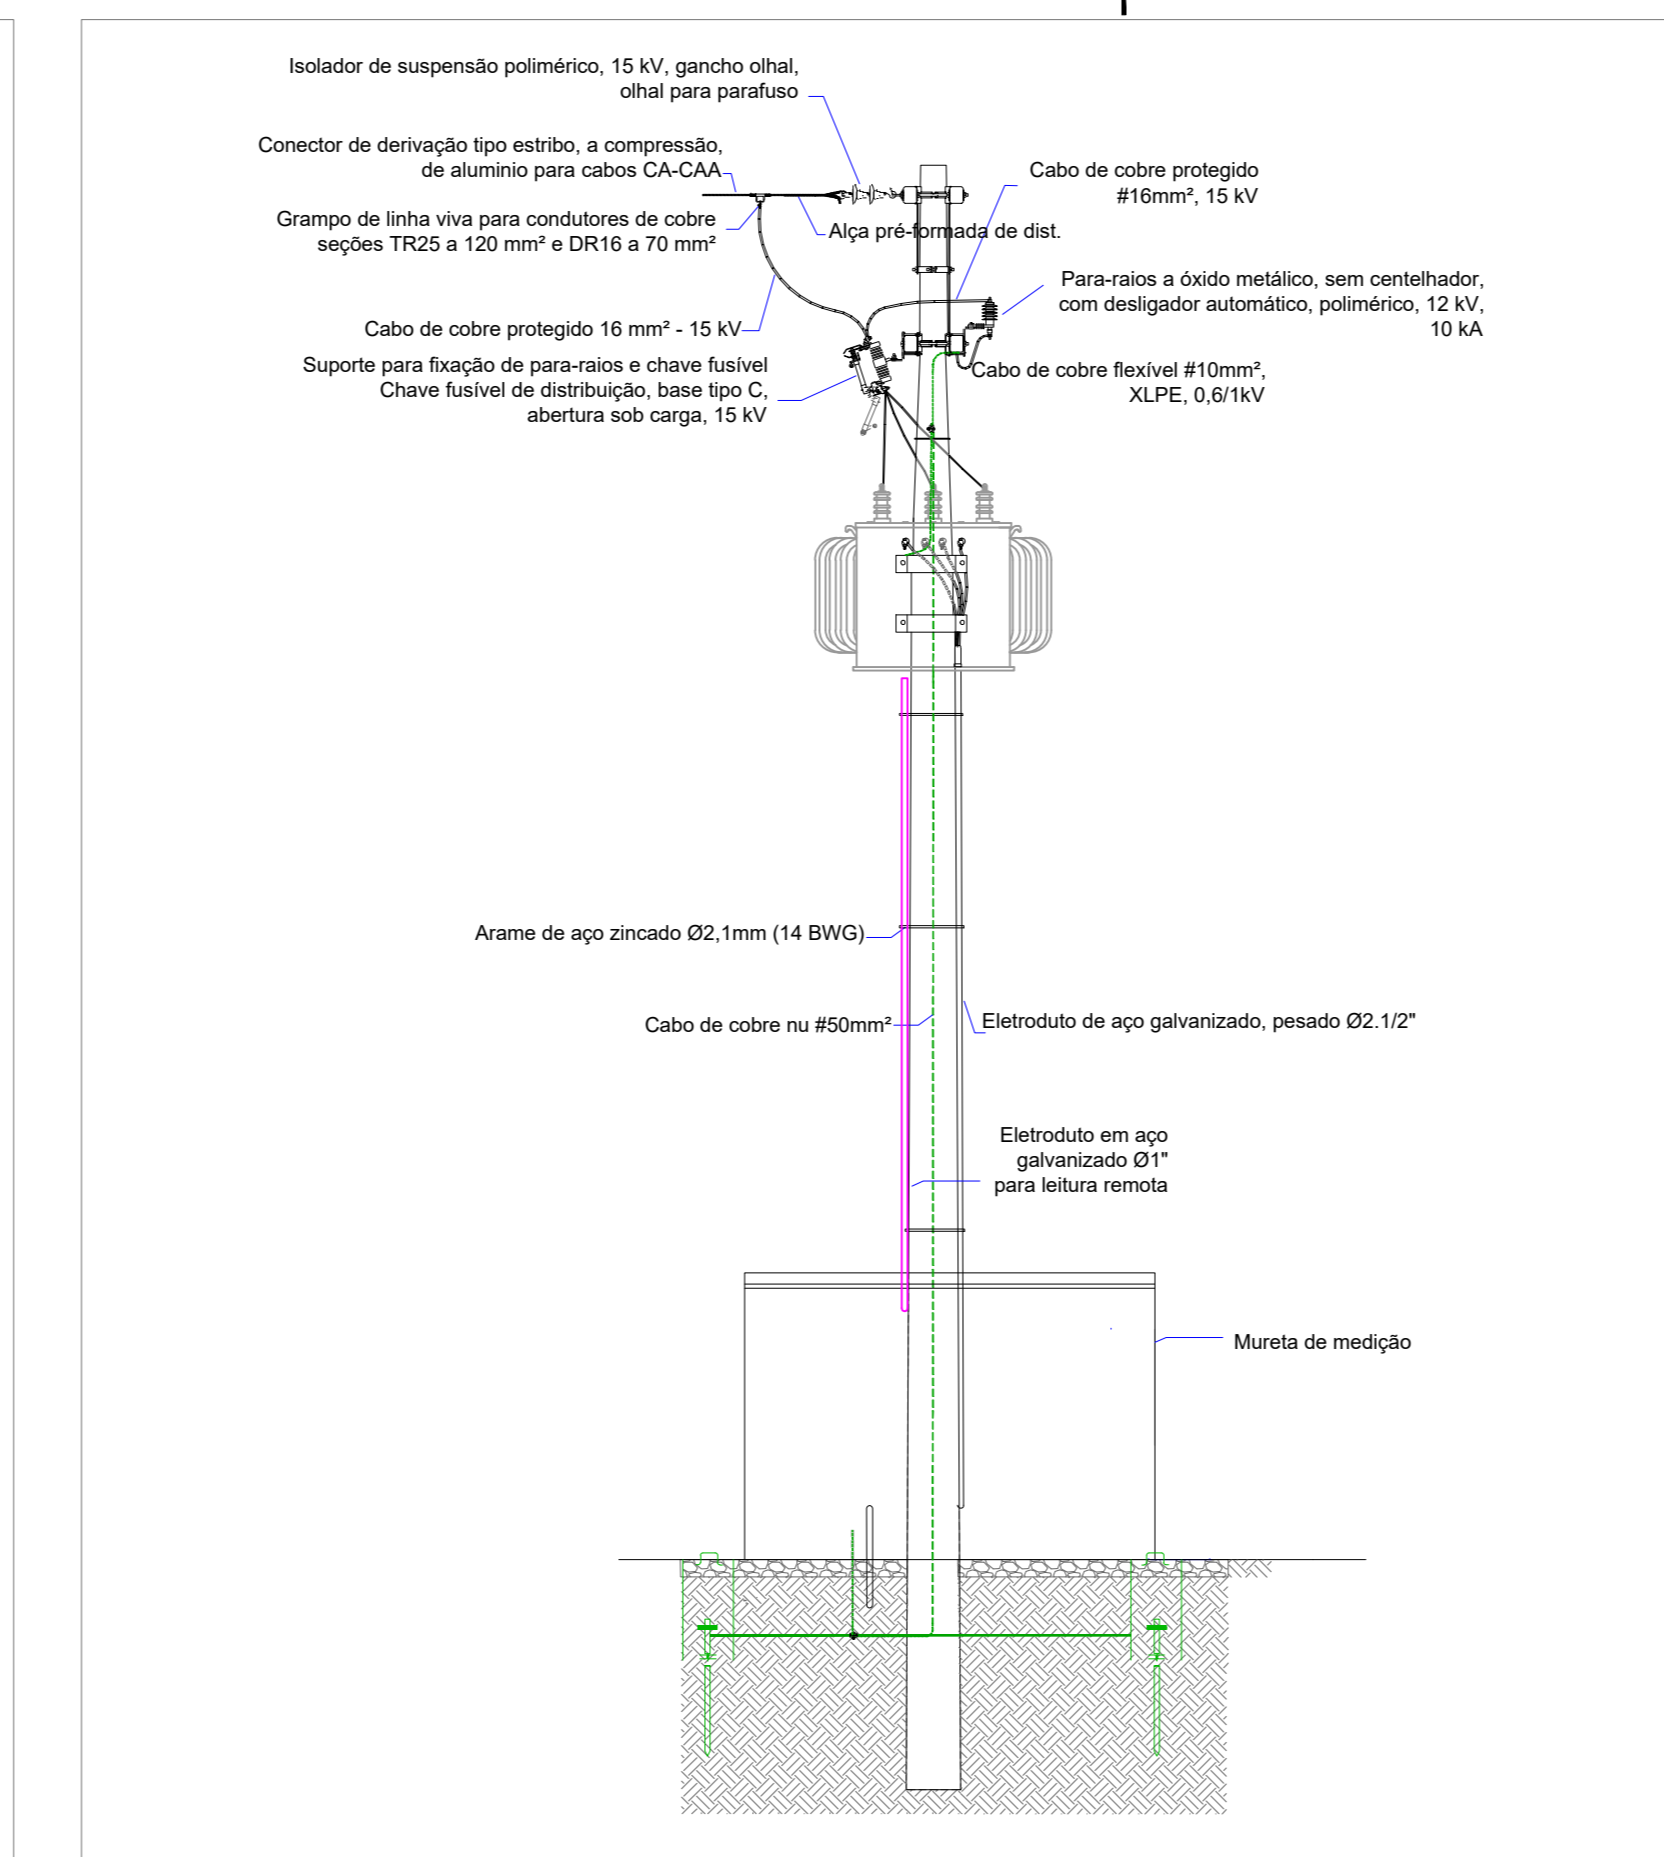



VISTA POSTERIOR
ESCALA: 1/50

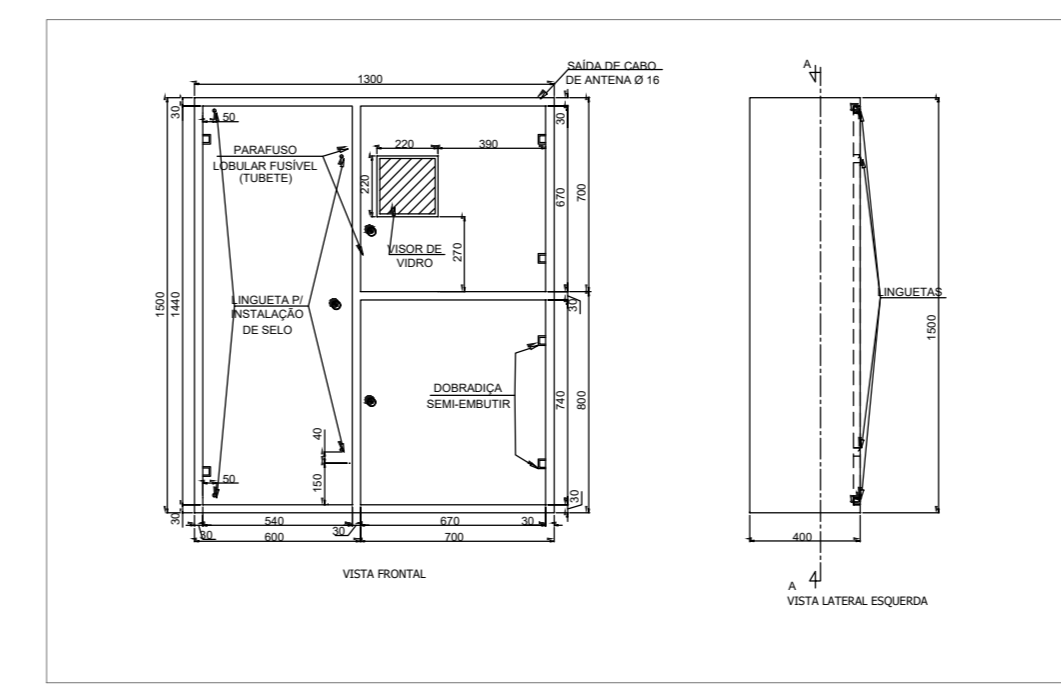


DETALHE CAIXA DE MEDIÇÃO F4
ESCALA: 1/25

SIMBOLOGIA:


- TRANSFORMADOR 150 KVA À INSTALAR
- POSTE DT
- CHAVE FUSÍVEL

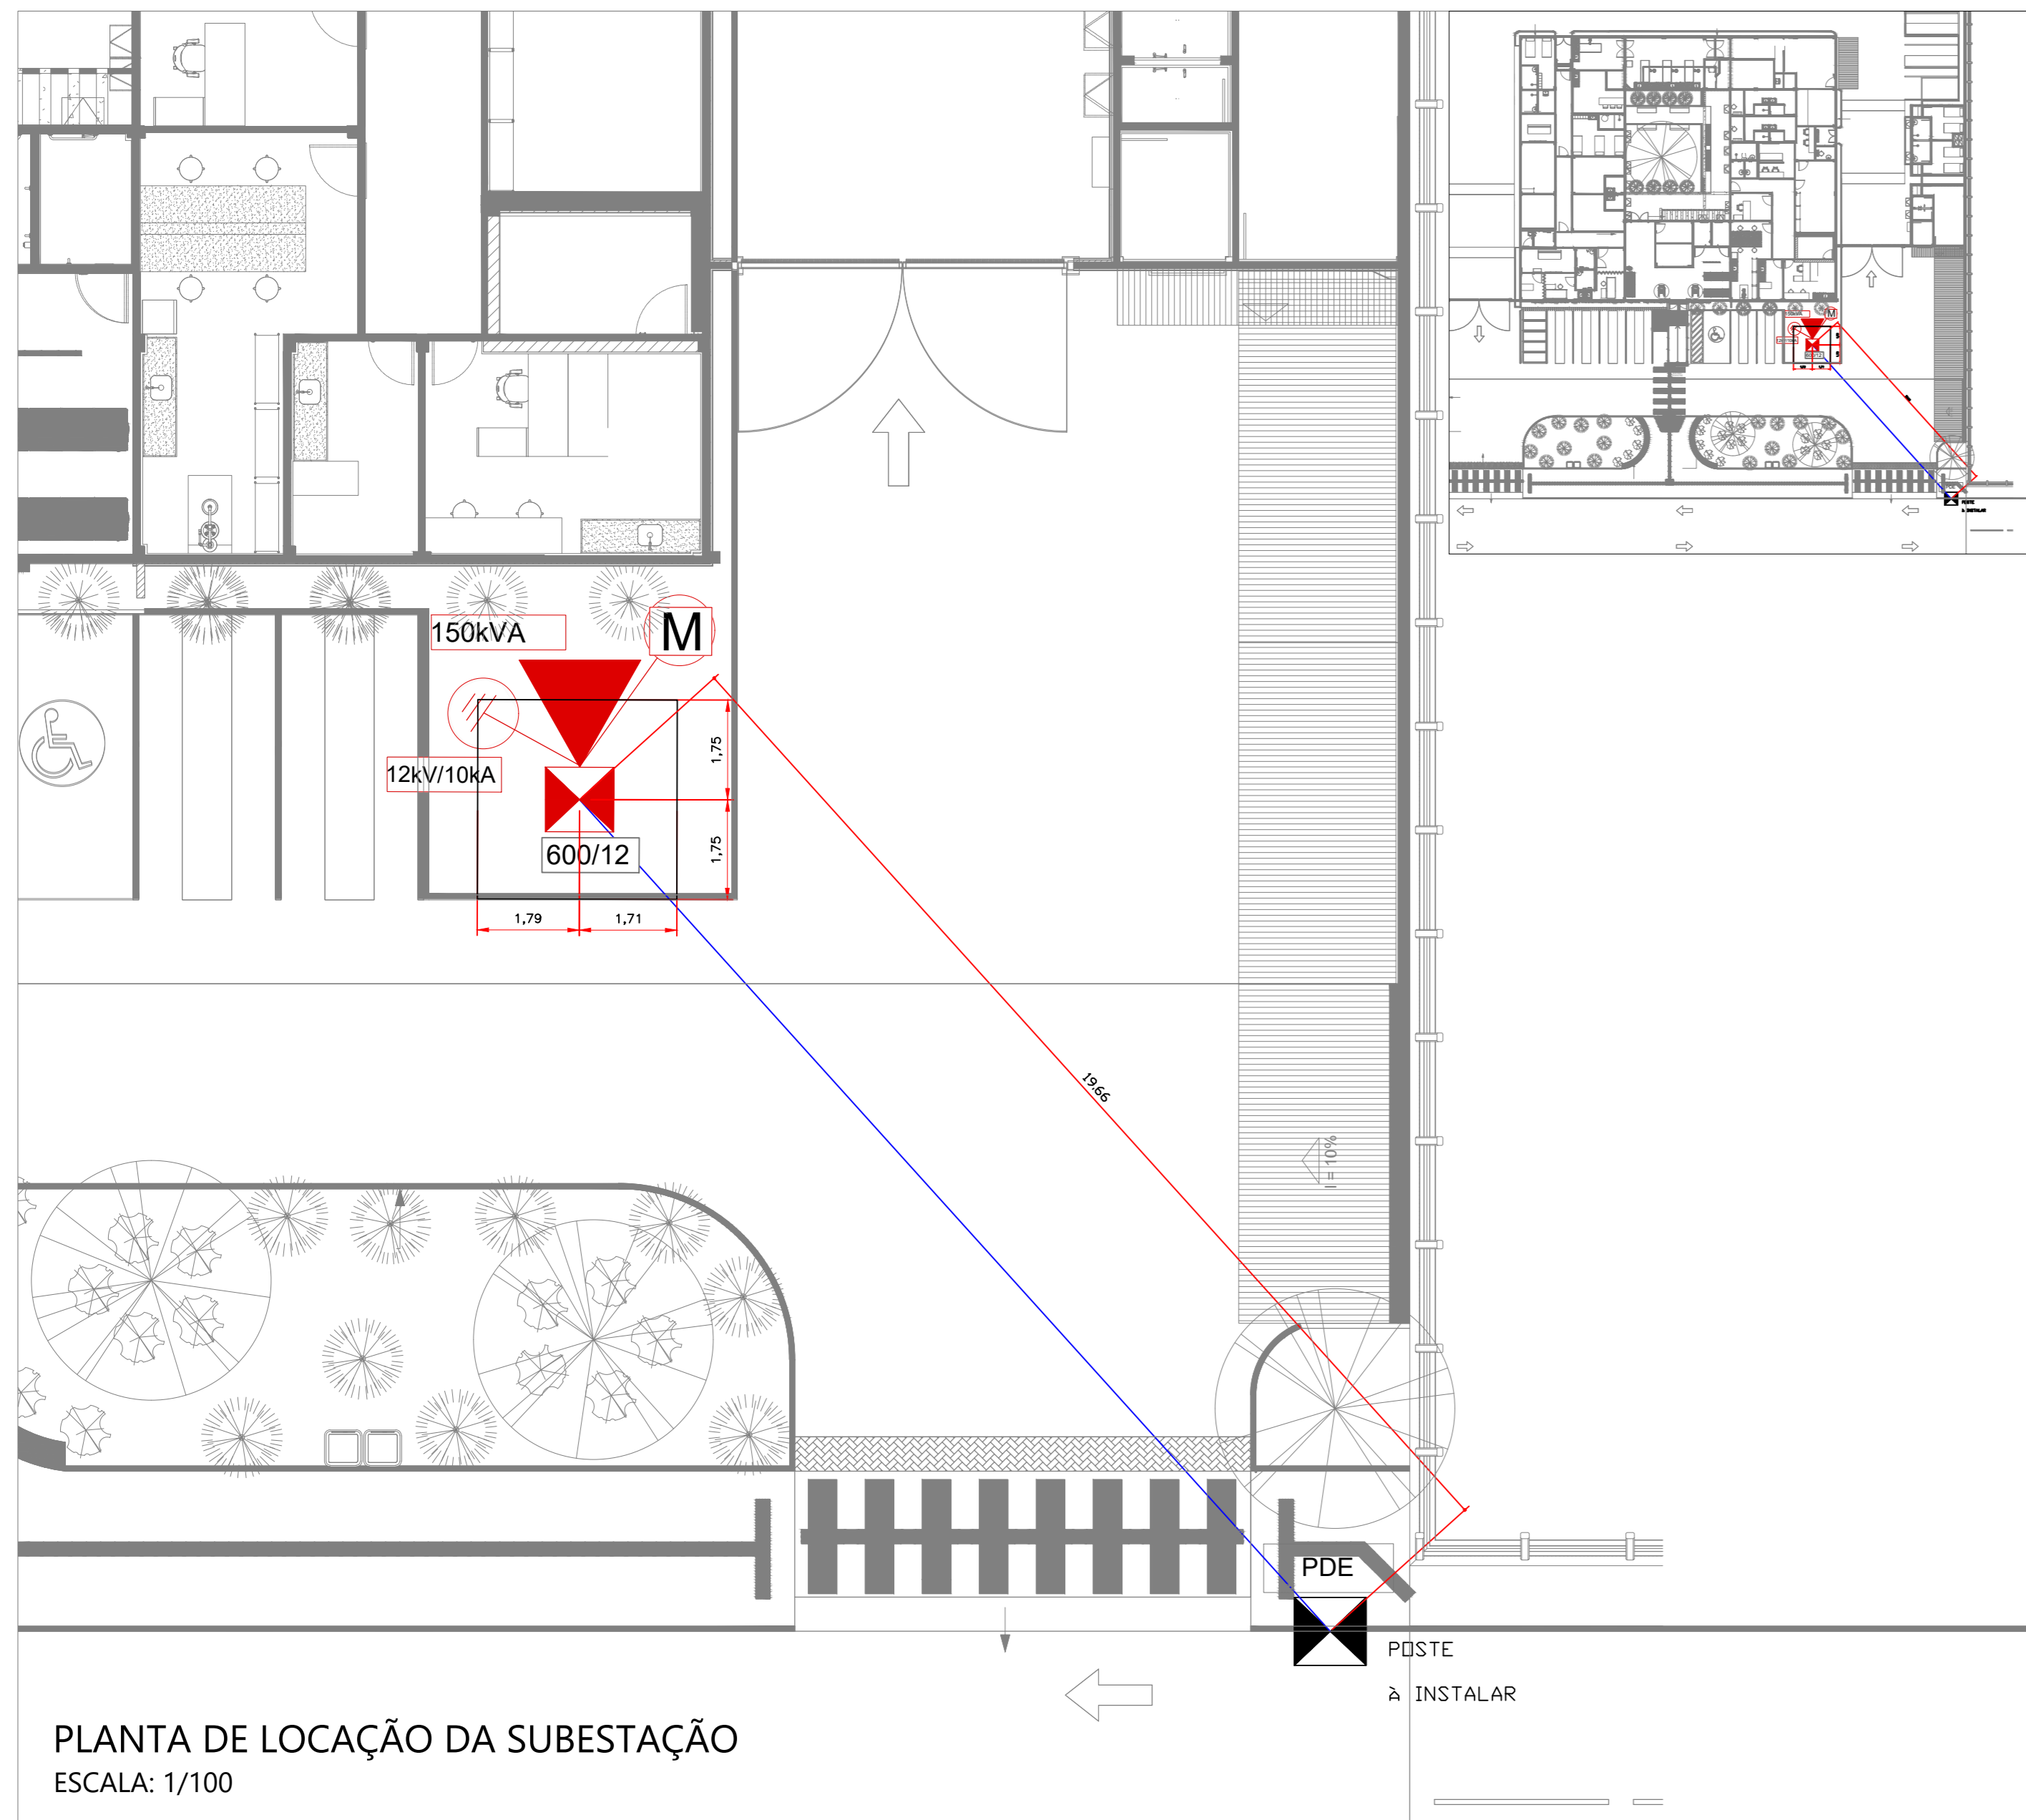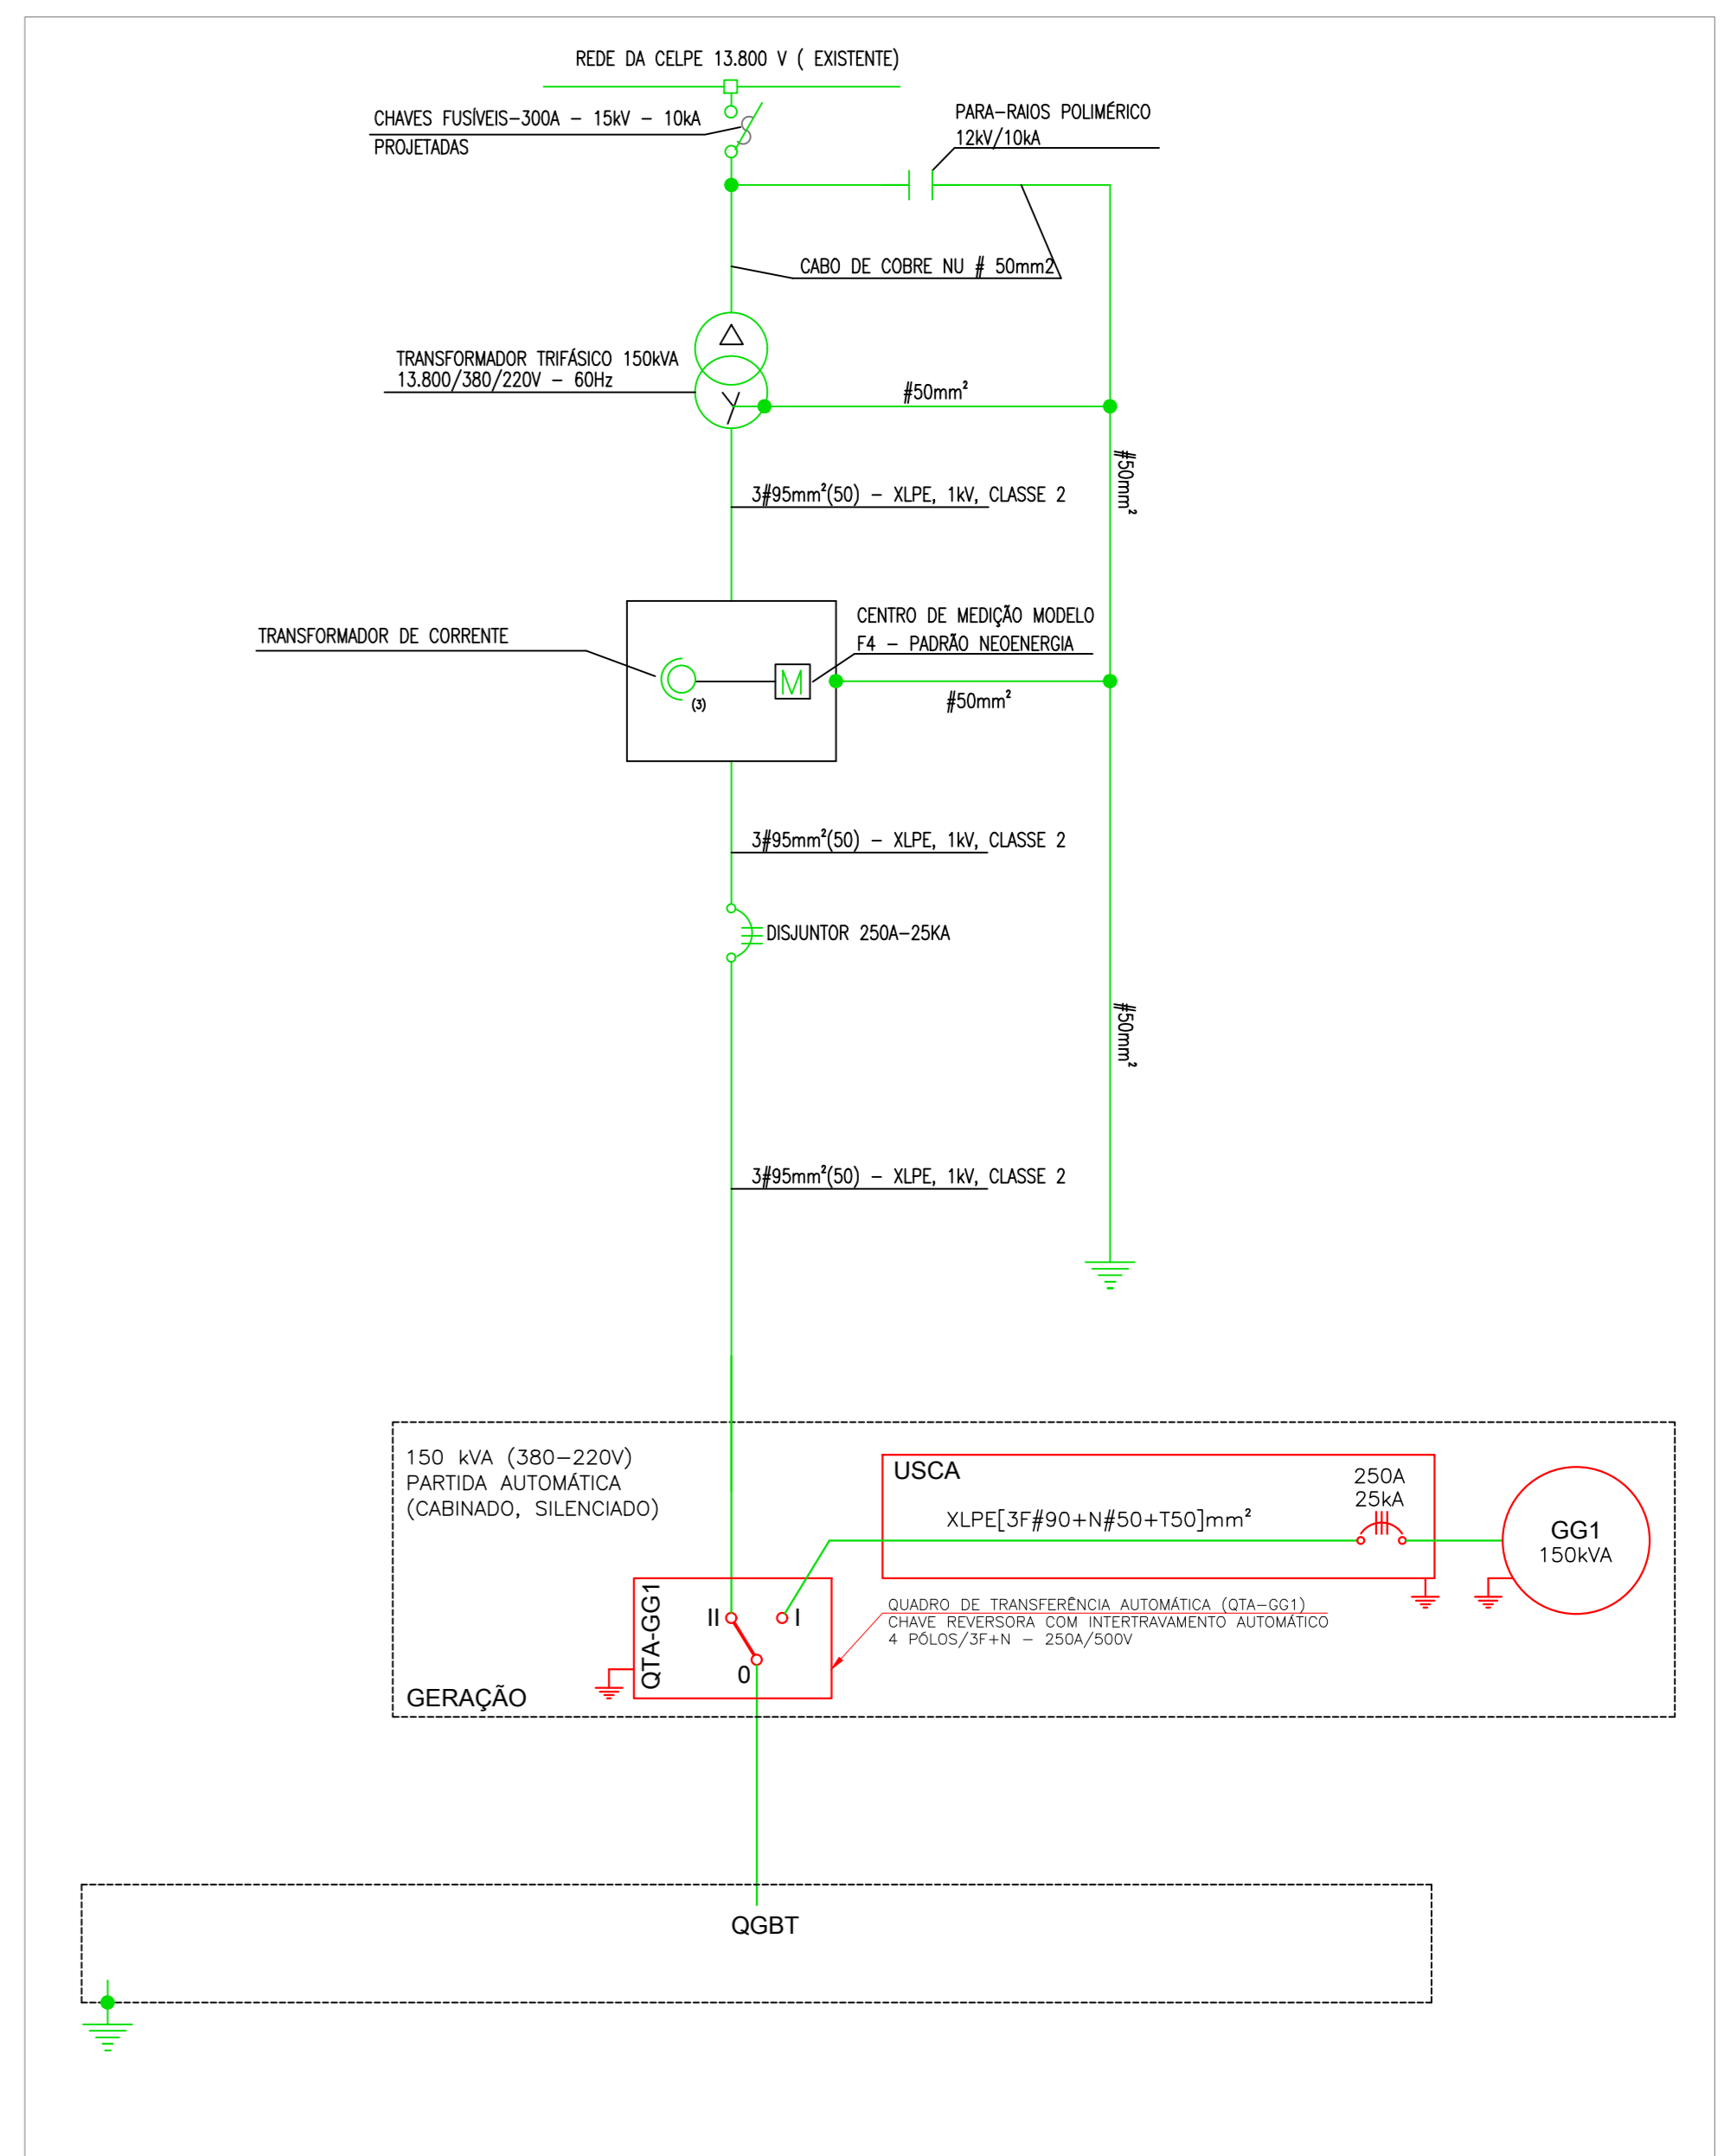

PLANTA DE LOCAÇÃO DA SUBESTAÇÃO
ESCALA: 1/100

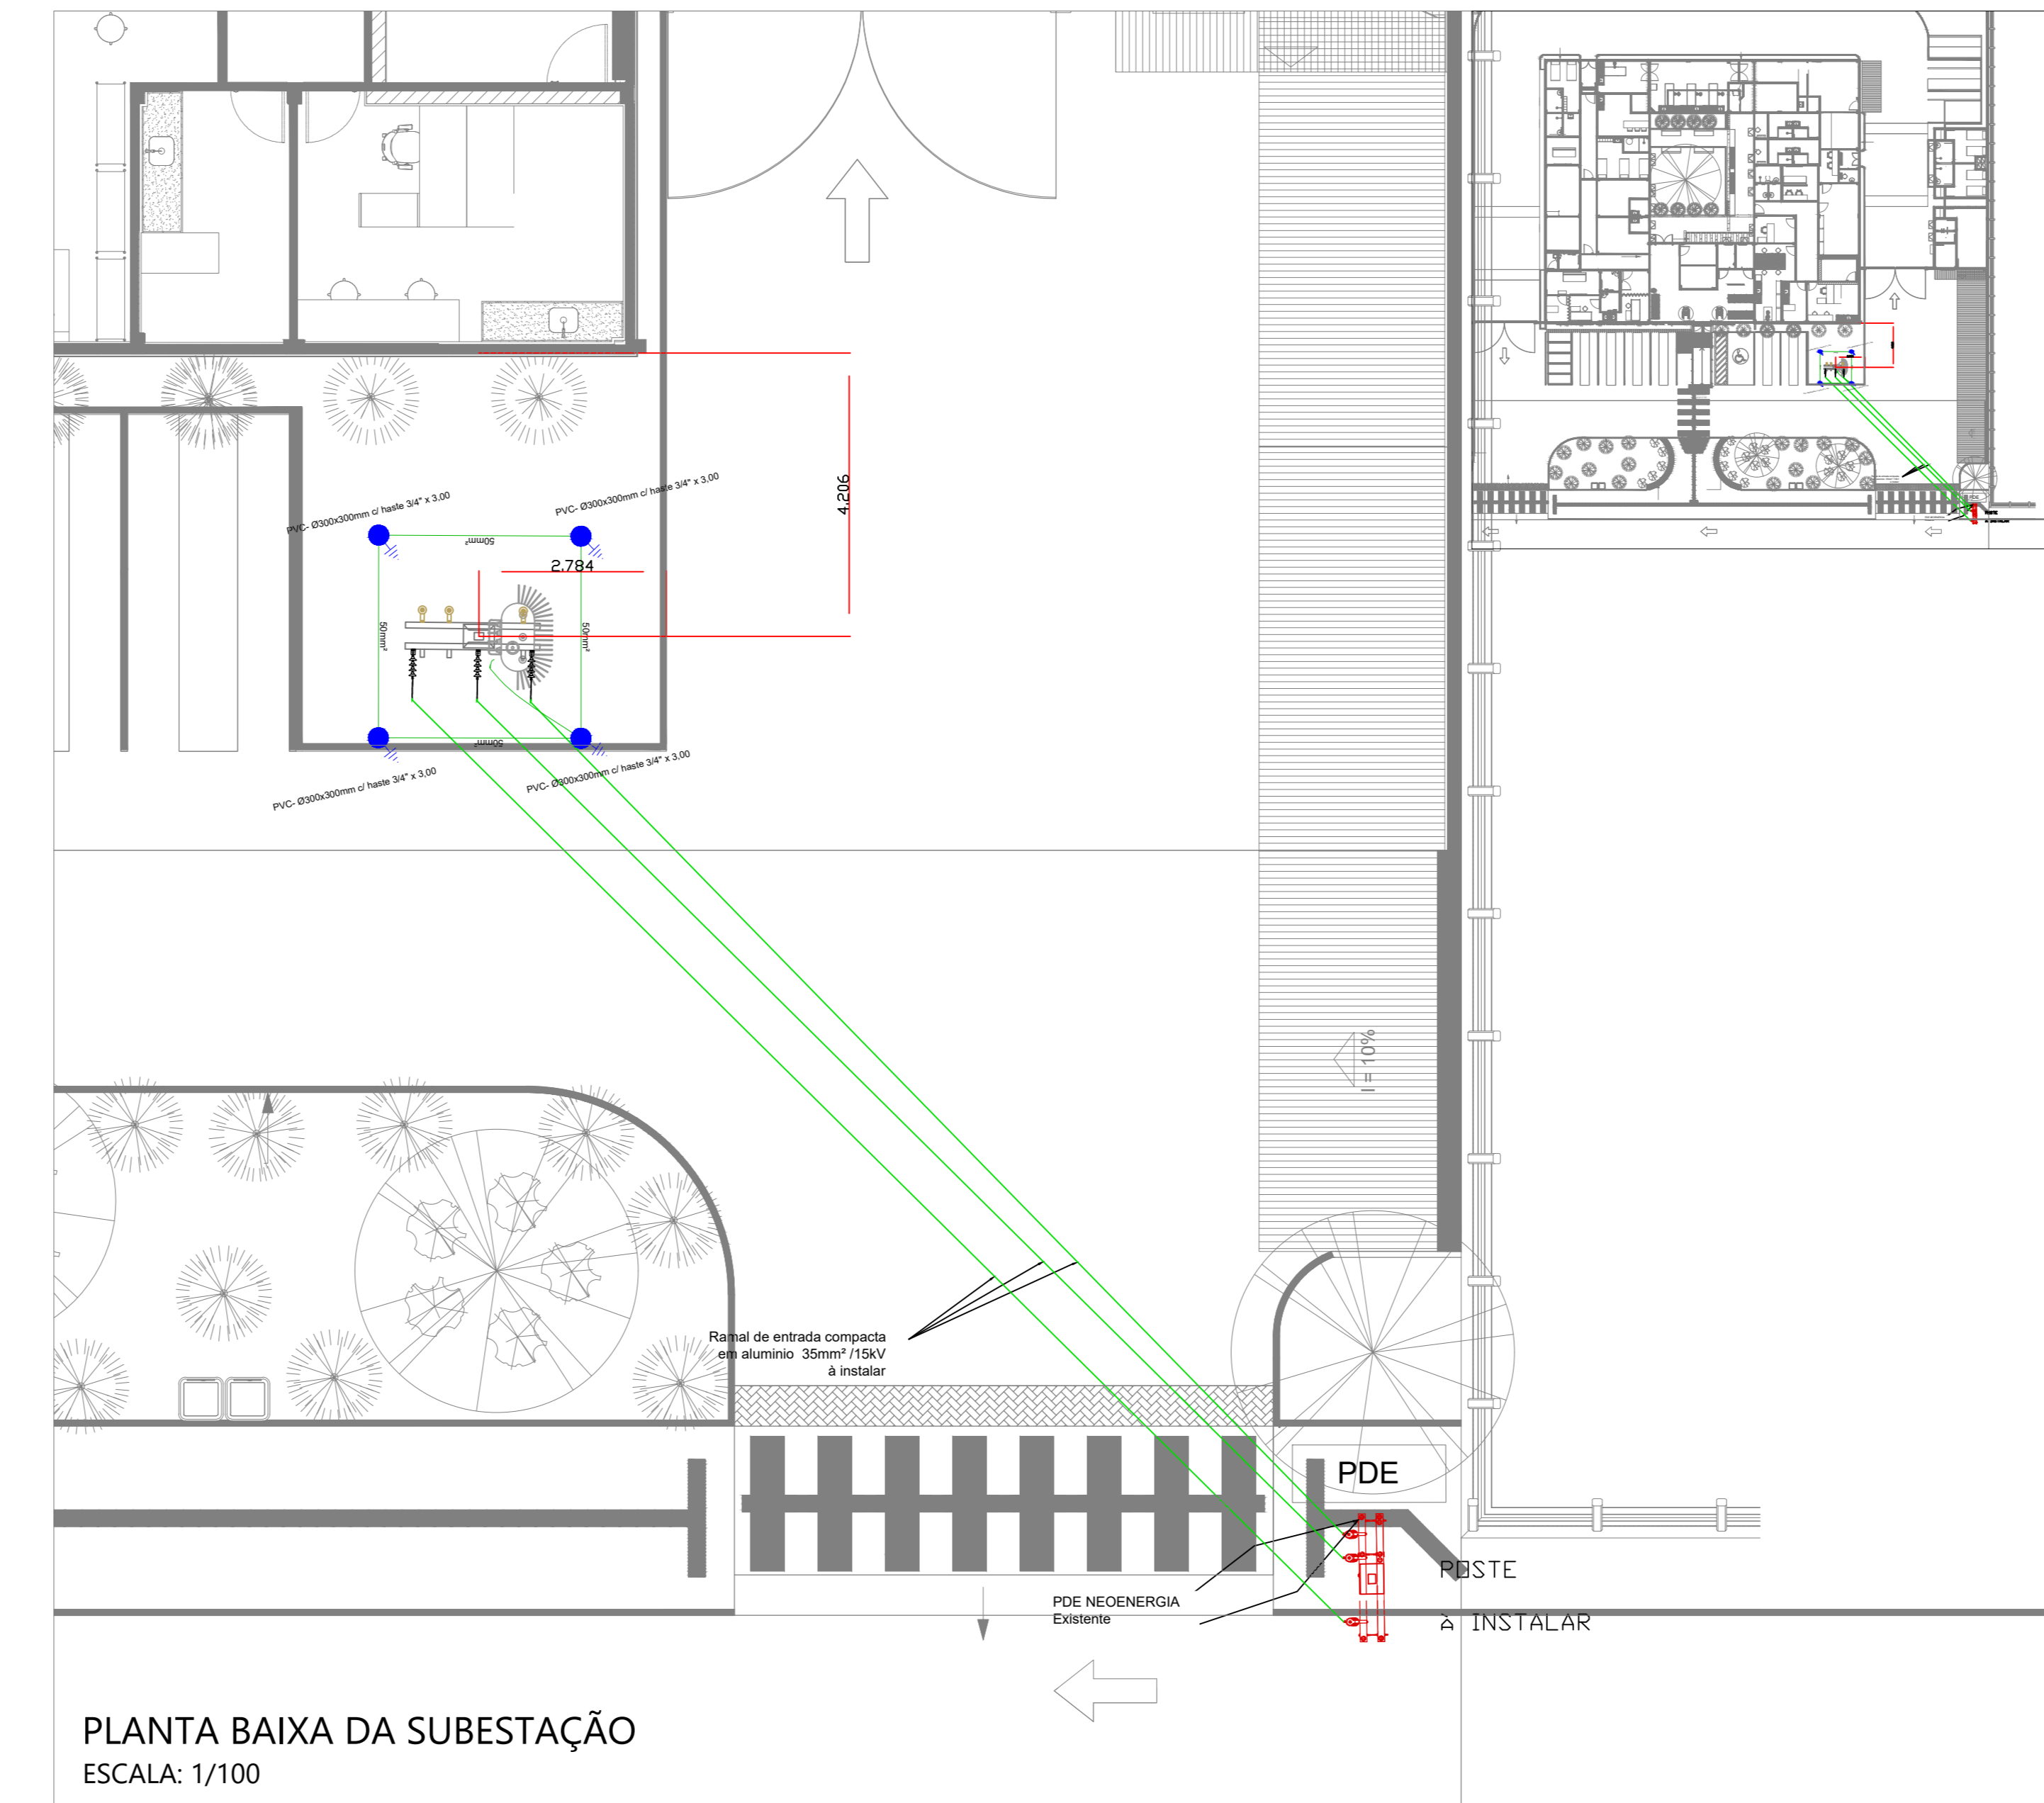

PLANTA BAIXA DA SUBESTAÇÃO
ESCALA: 1/100

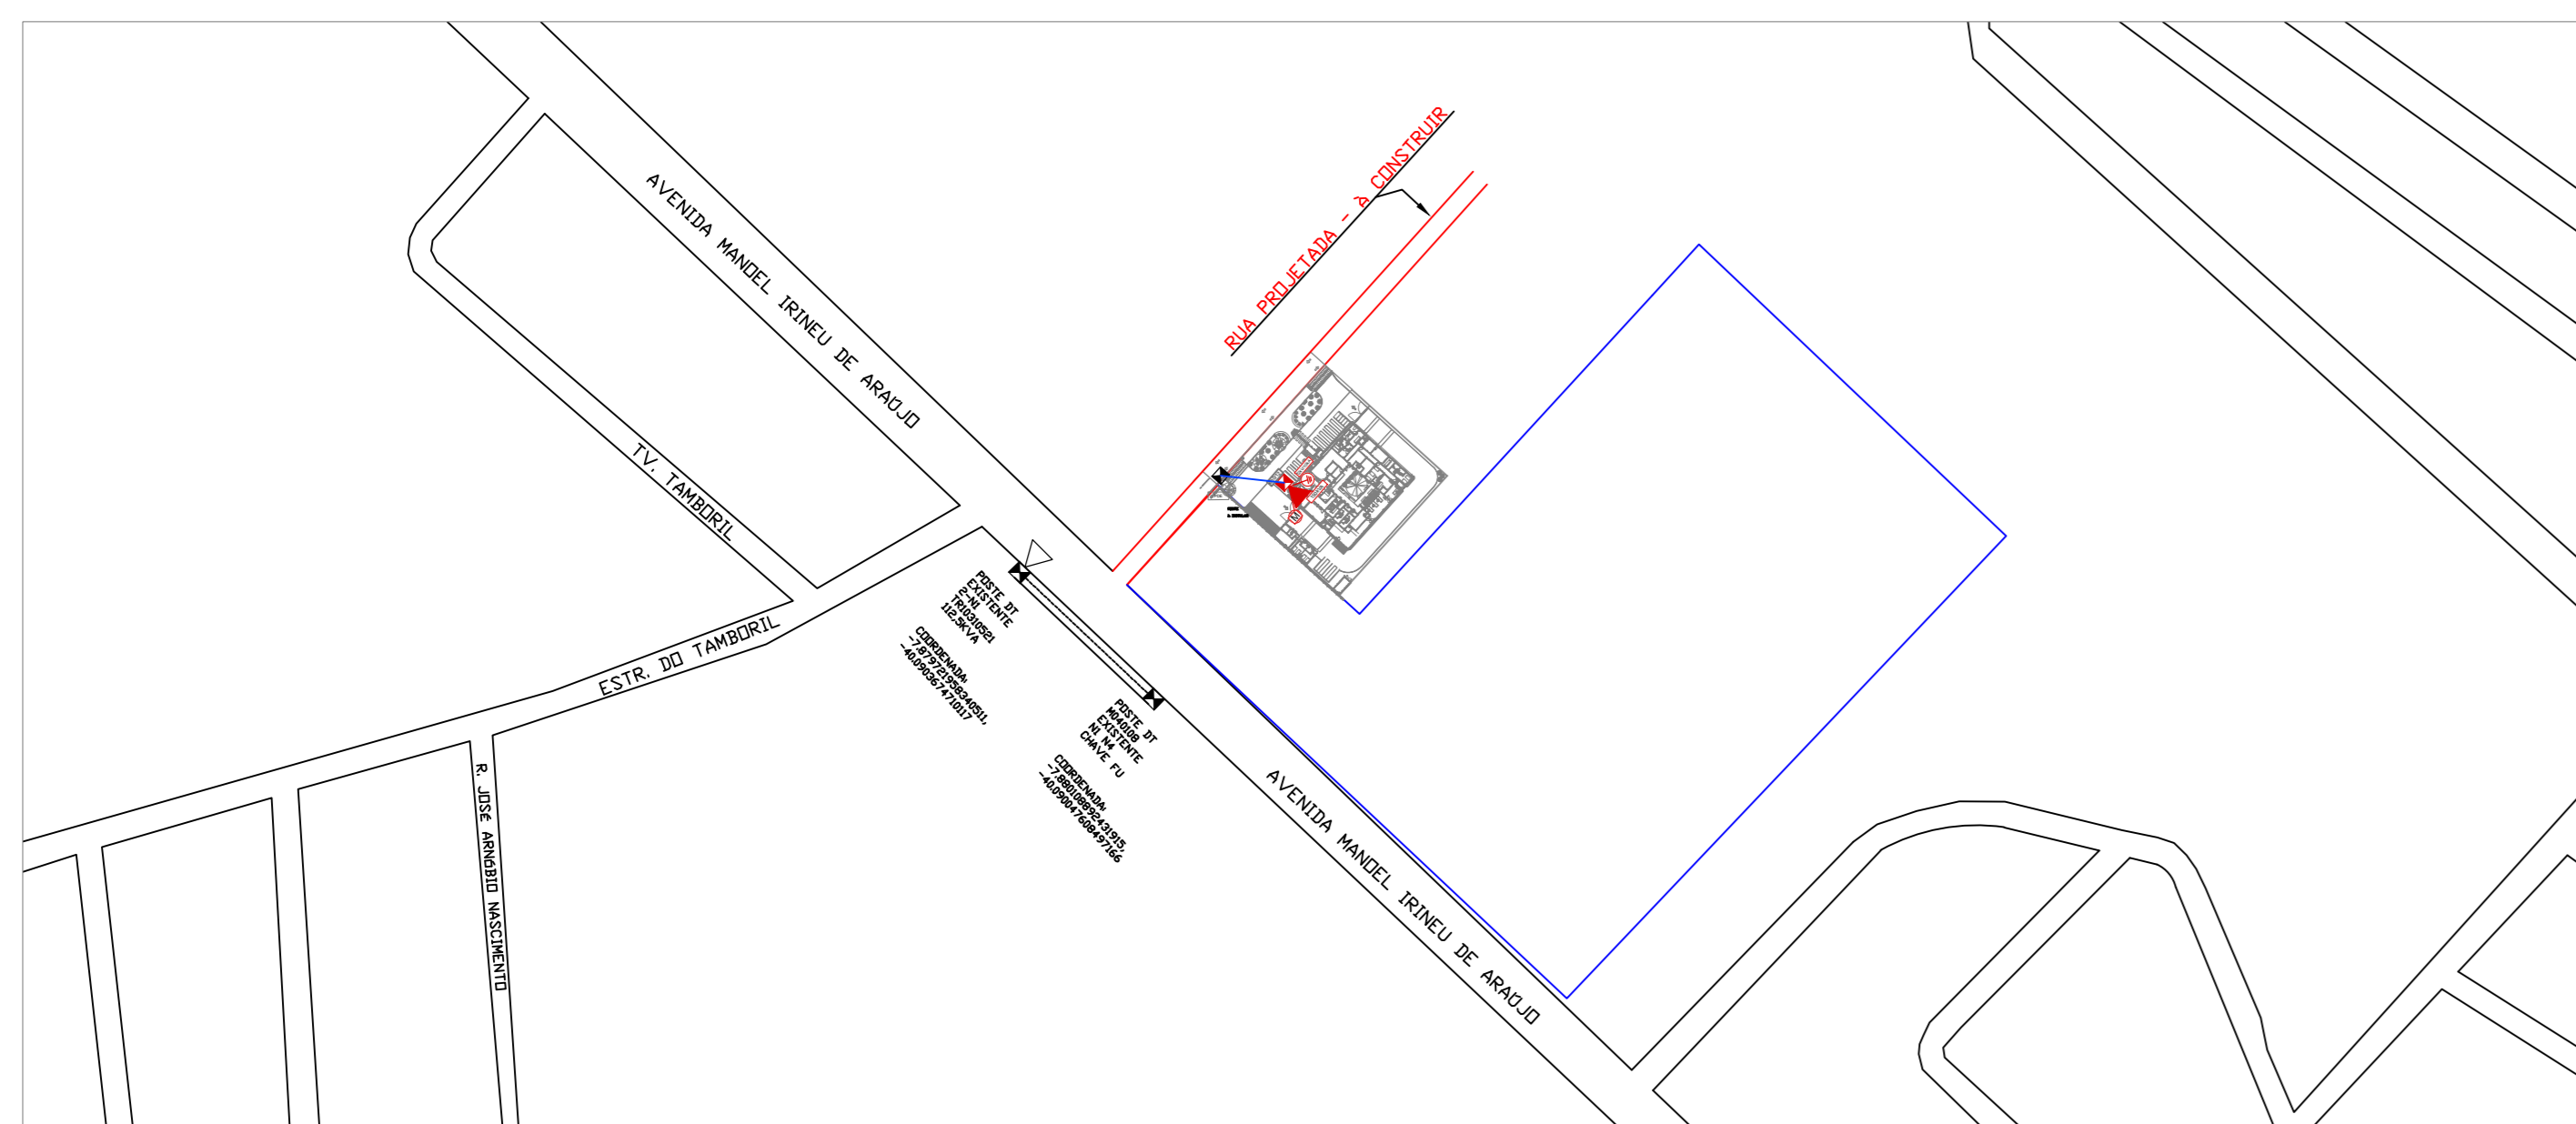

PLANTA DE SITUAÇÃO
ESCALA: 1/100



PLANTA DE LOCALIZAÇÃO

LISTA DE MATERIAIS - ELÉTRICA ILUMINAÇÃO, PONTOS DE FORÇA						
Obra:	CPC OURICURI				Responsáveis técnicos:	Eng.º Eletricista Marcos Oliveira Pedroso, CREA PE 1822892422
Local:	ÁREA EXTERNA - SUBESTAÇÃO					
ITEM	CÓDIGO	DESCRIÇÃO	UNIDADE	QUANTIDADE	LOCAL DE INSTALAÇÃO	
1		CAIXA ENTERRADA ELÉTRICA RETANGULAR EM CONCRETO PRÉ-MOLDADO, FUNDO COM BRITA, DIMENSÕES INTERNAS: 1,20x 0,81x 1,3 M	UN	1,00	ÁREA EXTERNA - SUBESTAÇÃO	
2		ELETRODUTO GALVANIZADO 2 1/2" APARENTE NO POSTE	M	13,00	ÁREA EXTERNA - SUBESTAÇÃO	
4		ELETRODUTO GALVANIZADO 1" APARENTE NO POSTE	M	6,00	ÁREA EXTERNA - SUBESTAÇÃO	
5		ELETRODUTO GALVANIZADO 1 1/4" APARENTE NO POSTE	M	6,00	ÁREA EXTERNA - SUBESTAÇÃO	
33		CABEÇO DE ALUMÍNIO PARA ELETRODUTO 2 1/2"	M	2,00	ÁREA EXTERNA - SUBESTAÇÃO	
34		CINTA CIRCULAR DE AÇO GALVANIZADO PARA POSTE D = 150mm	UN	2,0	ÁREA EXTERNA - SUBESTAÇÃO	
38		ISOLADOR DE SUSPENSÃO POLIMÉRICO 15KV	UN	3,00	ÁREA EXTERNA - SUBESTAÇÃO	
40		POSTE DE CONCRETO DUPLO T 12m - 600 daN	UN	1,00	ÁREA EXTERNA - SUBESTAÇÃO	
51		CHAVE SECCIONADORA COM FUSÍVEL 15KV	UN	3,00	ÁREA EXTERNA - SUBESTAÇÃO	
83		CRUZETA DE CONCRETO 90X90X2000mm	UN	3,00	ÁREA EXTERNA - SUBESTAÇÃO	
84		PARA-RAIOS EXTERNO 15KV	UN	3,00	ÁREA EXTERNA - SUBESTAÇÃO	
85		SUPORTE METÁLICO PARA CRUZETA	UN	6,00	ÁREA EXTERNA - SUBESTAÇÃO	
88		SUPORTE METÁLICO PARA TRANSFORMADOR	UN	2,00	ÁREA EXTERNA - SUBESTAÇÃO	
87		TRANSFORMADOR A ÓLEO 150KVA	UN	1,00	ÁREA EXTERNA - SUBESTAÇÃO	
QUADRO QD DE MEDIÇÃO						
ITEM	CÓDIGO	DESCRIÇÃO	UNIDADE	QUANTIDADE	LOCAL DE INSTALAÇÃO	
26		CAIXA PARA MEDIDOR MODELO F4 - USO EXTERNO (151 à 300KVA)	UN	1,00	ÁREA EXTERNA - SUBESTAÇÃO	
30		DISPOSITIVO DE PROTEÇÃO CONTRA SURTO (CLASSE 2) 275V	UN	4,00	ÁREA EXTERNA - SUBESTAÇÃO	
31		Disjuntor Unipolar Termomagnético 20A - norma DIN (Curva C)	UN	3,00	ÁREA EXTERNA - SUBESTAÇÃO	
32		Disjuntor tripolar termomagnético caixa moldada 250A - 25kA (380/415 V)	UN	1,00	ÁREA EXTERNA - SUBESTAÇÃO	

R00	11/03/2025	EMISSÃO INICIAL - PROJETO EXECUTIVO
REV	DATA	DESCRIÇÃO
<p>Secretaria de Projetos Estratégicos</p> <p>GOVERNO DO ESTADO DE PERNAMBUCO SECRETARIA DE PROJETOS ESTRATÉGICOS DO ESTADO DE PERNAMBUCO</p>		
<p>OBJETO: CONSTRUÇÃO DO COMPLEXO DA POLÍCIA CIENTÍFICA, LOCALIZADO NO MUNICÍPIO DE OURICURI - PE</p>		
<p>CONTRATANTE: SECRETARIA DE DEFESA SOCIAL</p>		<p>CONTRATADA: SECRETARIA DE PROJETOS ESTRATÉGICOS</p>
<p>LOCALIZAÇÃO: AV. MANOEL IRINEU DE ARAUJO, S/N, CENTRO, OURICURI/PE</p>		
<p>PROPRIETÁRIO: SECRETARIA DE DEFESA SOCIAL CNPJ: 02.960.040/0001-00</p>		<p>RESPONSÁVEL: NOME: IRMA CAETANO DE HOLANDA LINS CAU-PE: A462497</p>
<p>PROJETISTAS: MARCOS OLIVEIRA PEDROSO CREA-PE: 822892422</p>		
<p>TIPO DE OBRA: INSTALAÇÕES ELÉTRICAS - SUBESTAÇÃO</p>		<p>FASE: EXECUTIVO</p>
<p>CONTEÚDO: SUBESTAÇÃO, DETALHES E DIAGRAMAS</p>		<p>FRANQUIA:</p>
ESCALA:	DATA:	CODIFICAÇÃO:
INDICADA:	12/03/25	GOVPE-SPP-OUR-100-CPENT-IMP-PE-EMT-P001-R00