




VISTA FRONTAL
ESCALA: 1/50

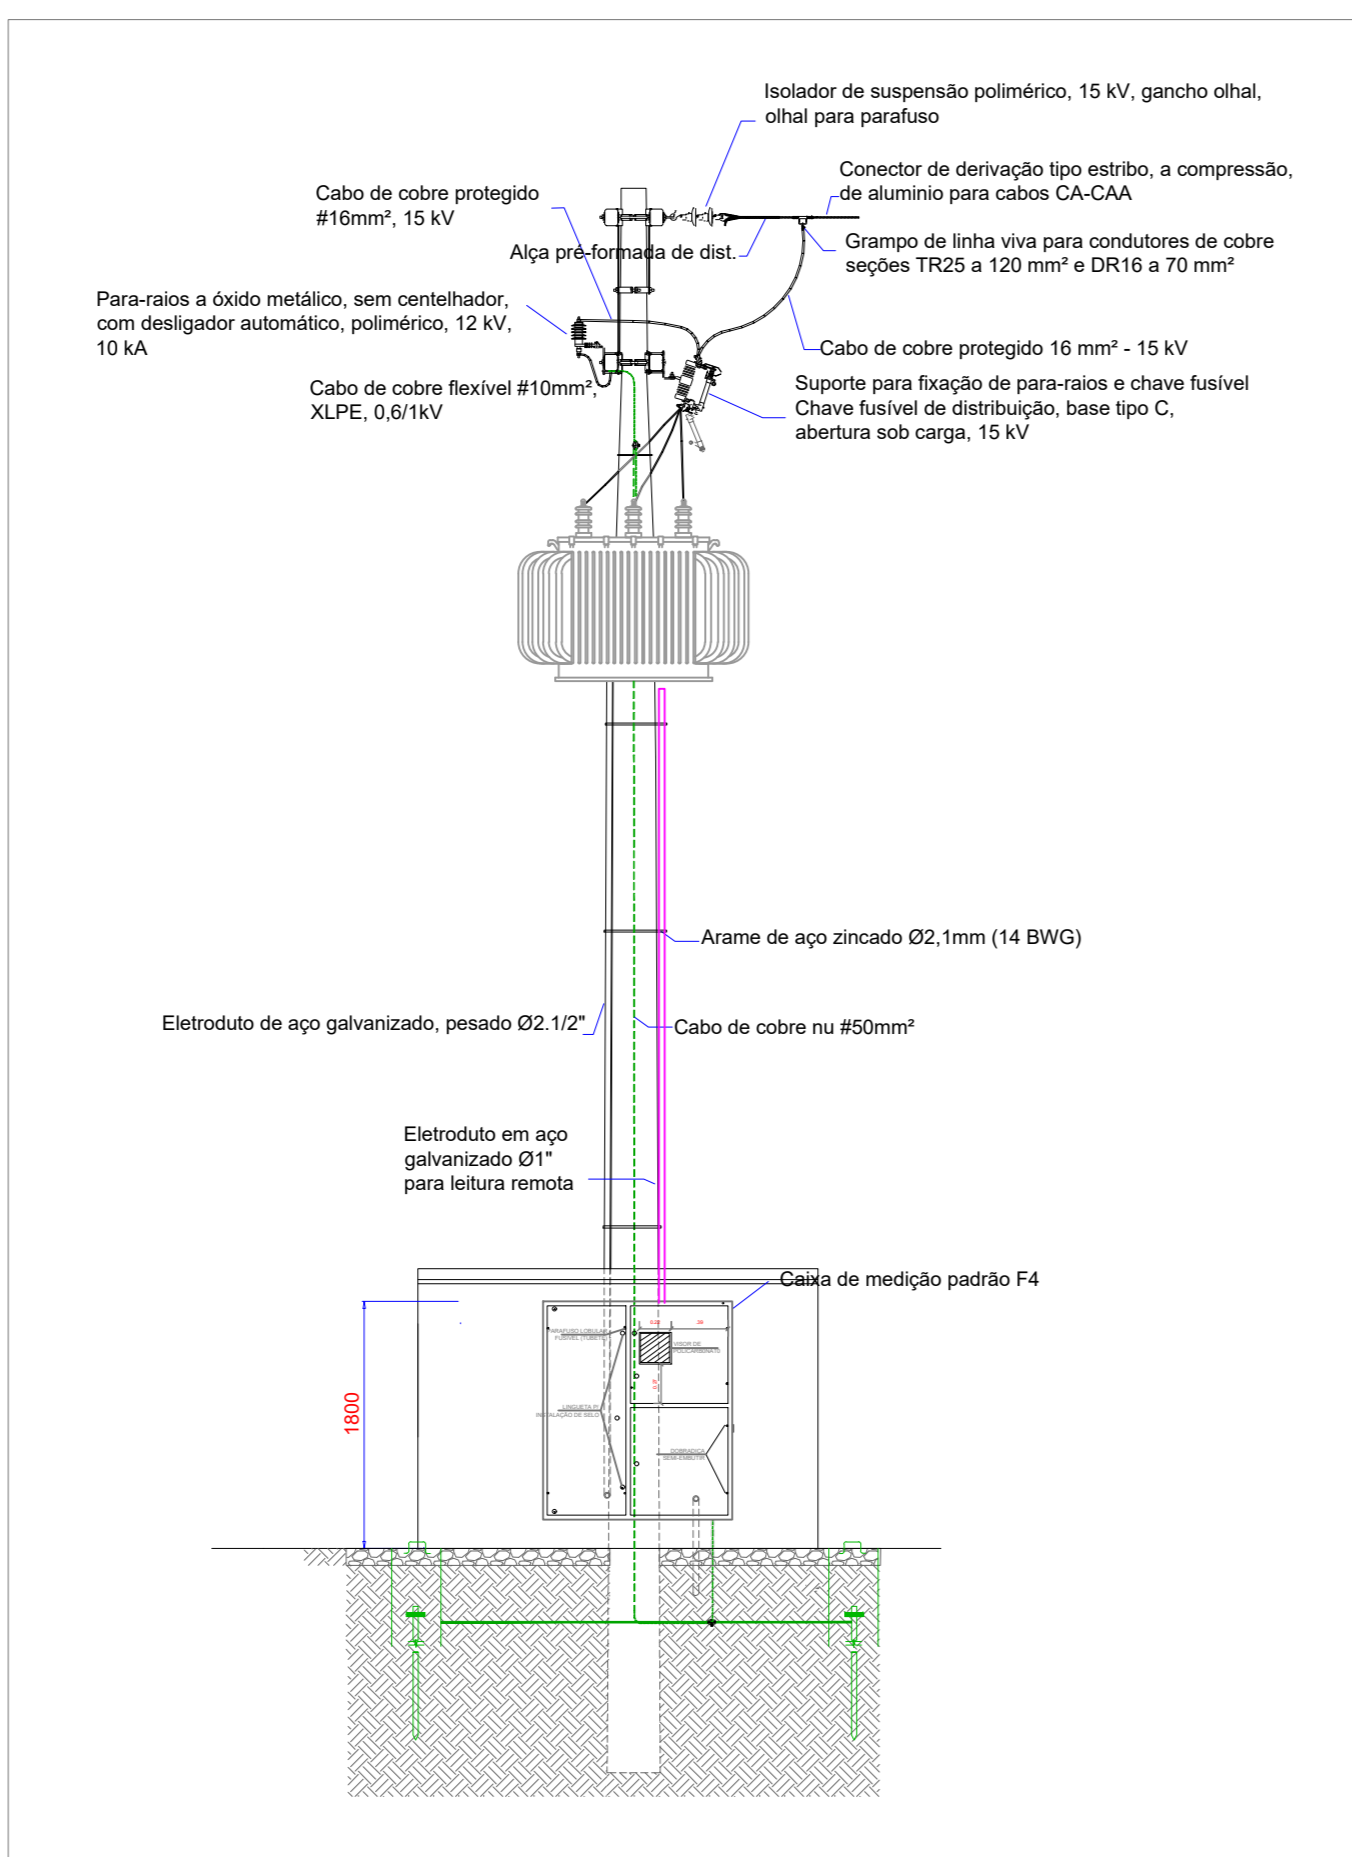

VISTA LATERAL
ESCALA: 1/50

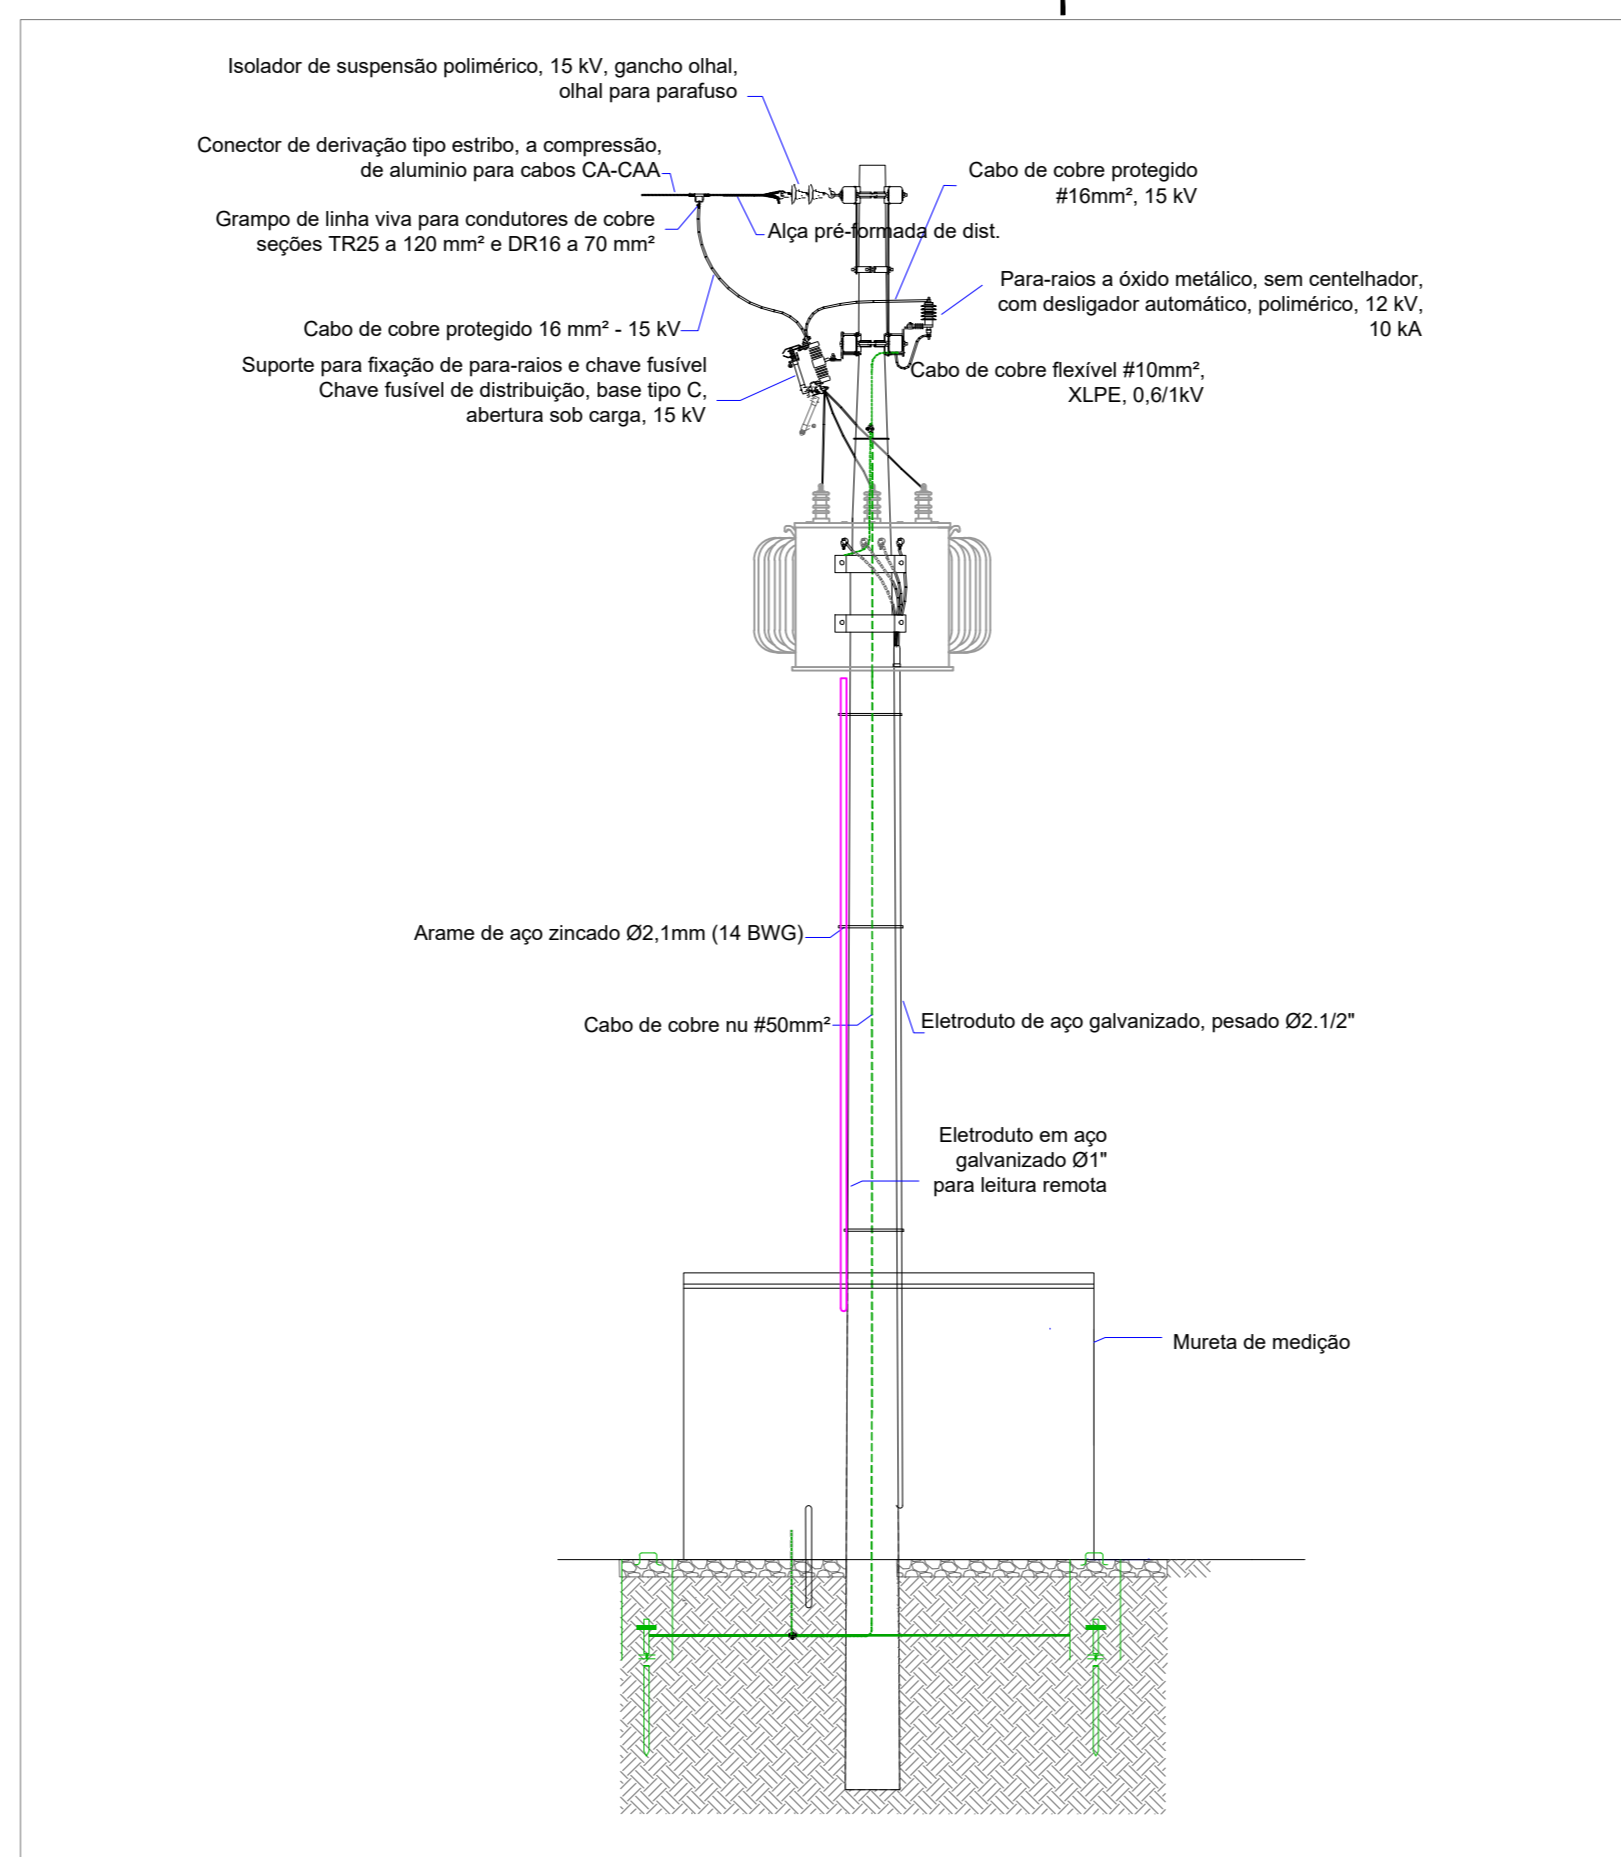



VISTA POSTERIOR
ESCALA: 1/50

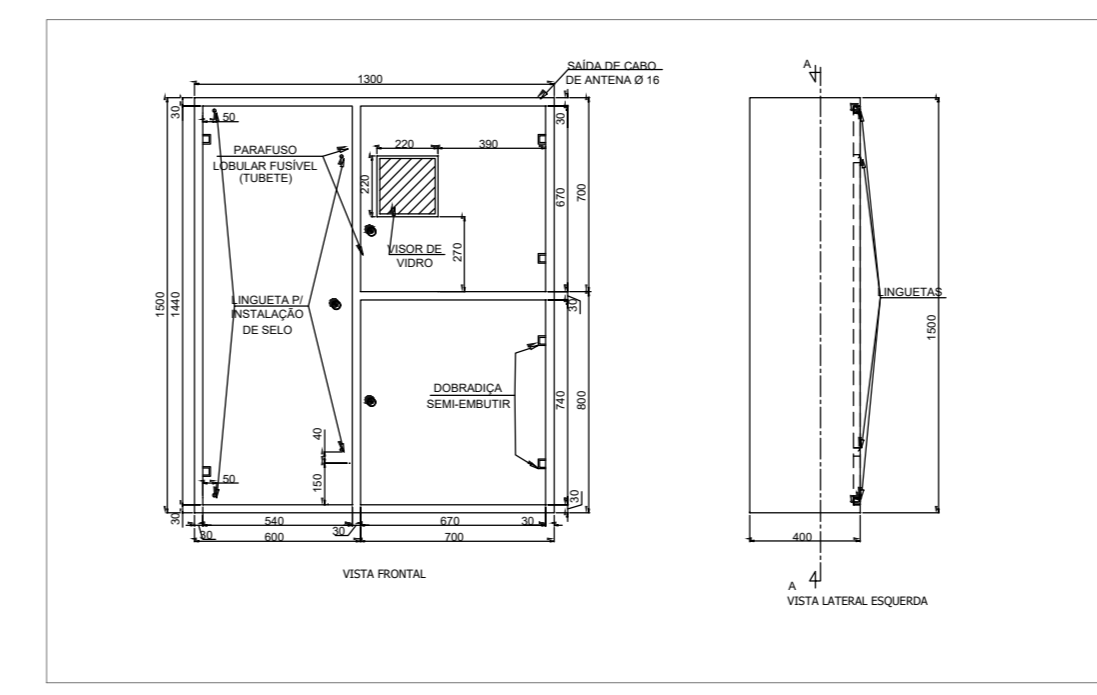


DETALHE CAIXA DE MEDIÇÃO F4
ESCALA: 1/25

SIMBOLOGIA:


- TRANSFORMADOR 150 KVA À INSTALAR
- POSTE DT
- CHAVE FUSÍVEL

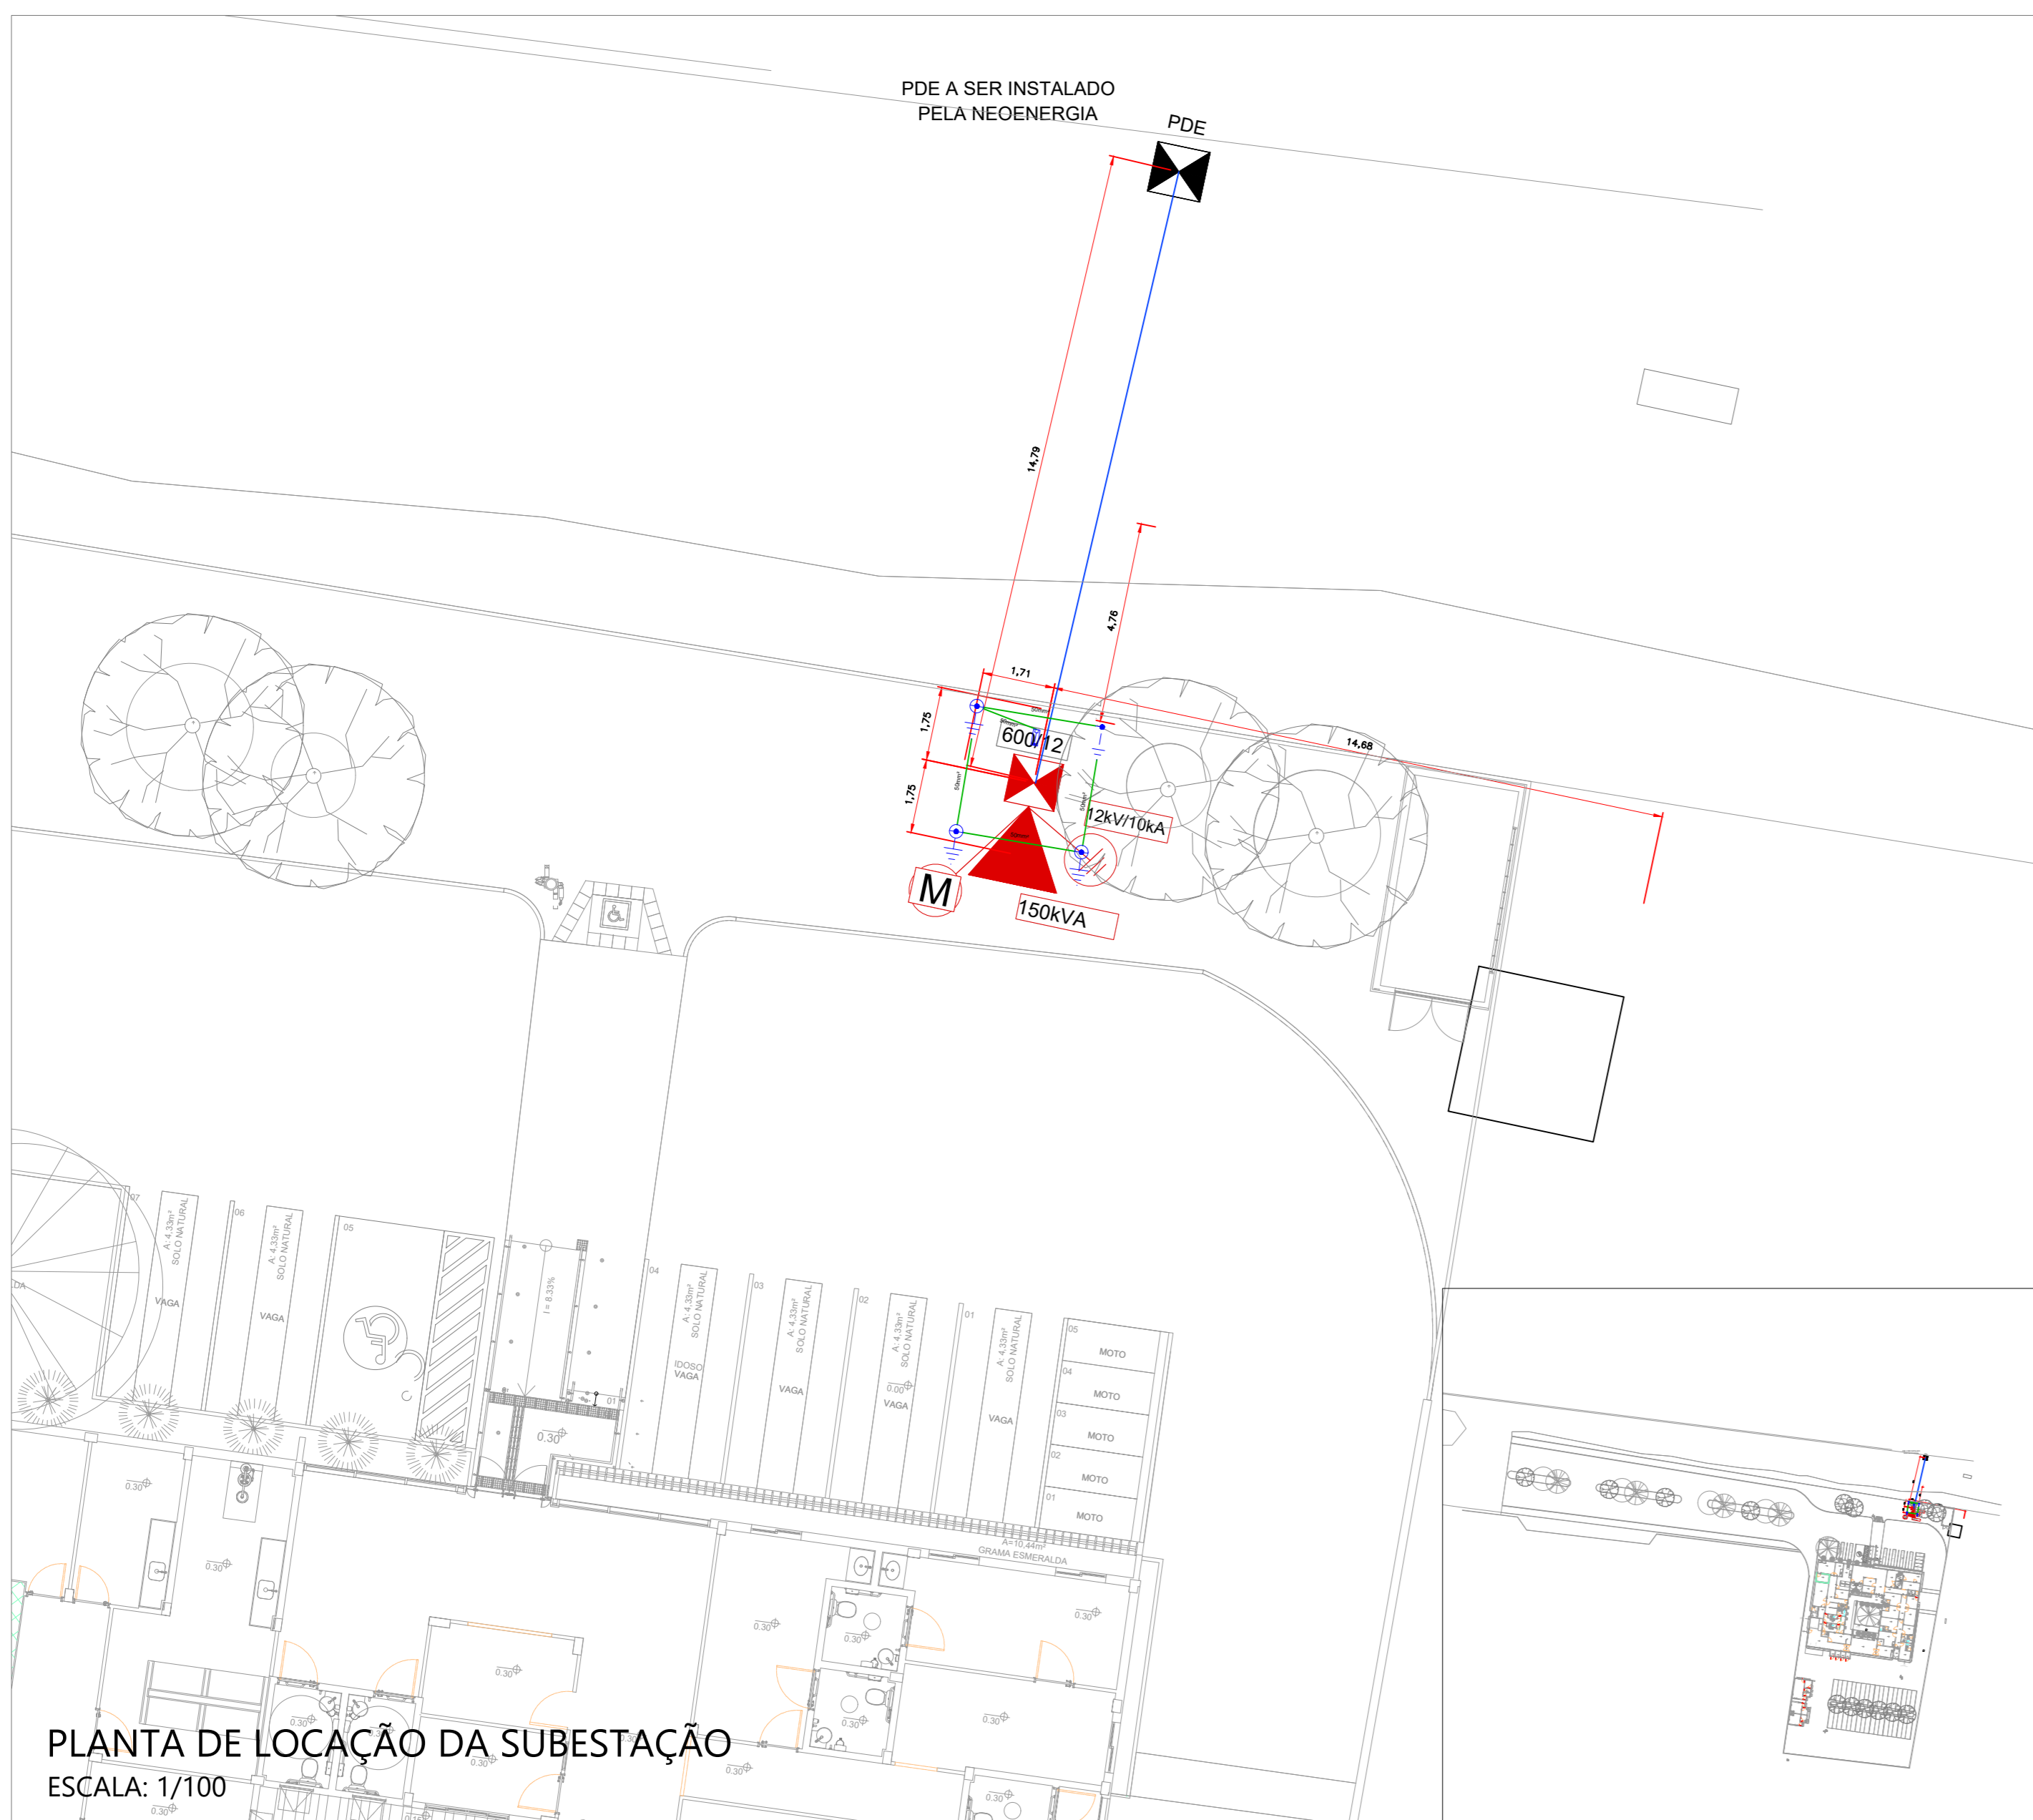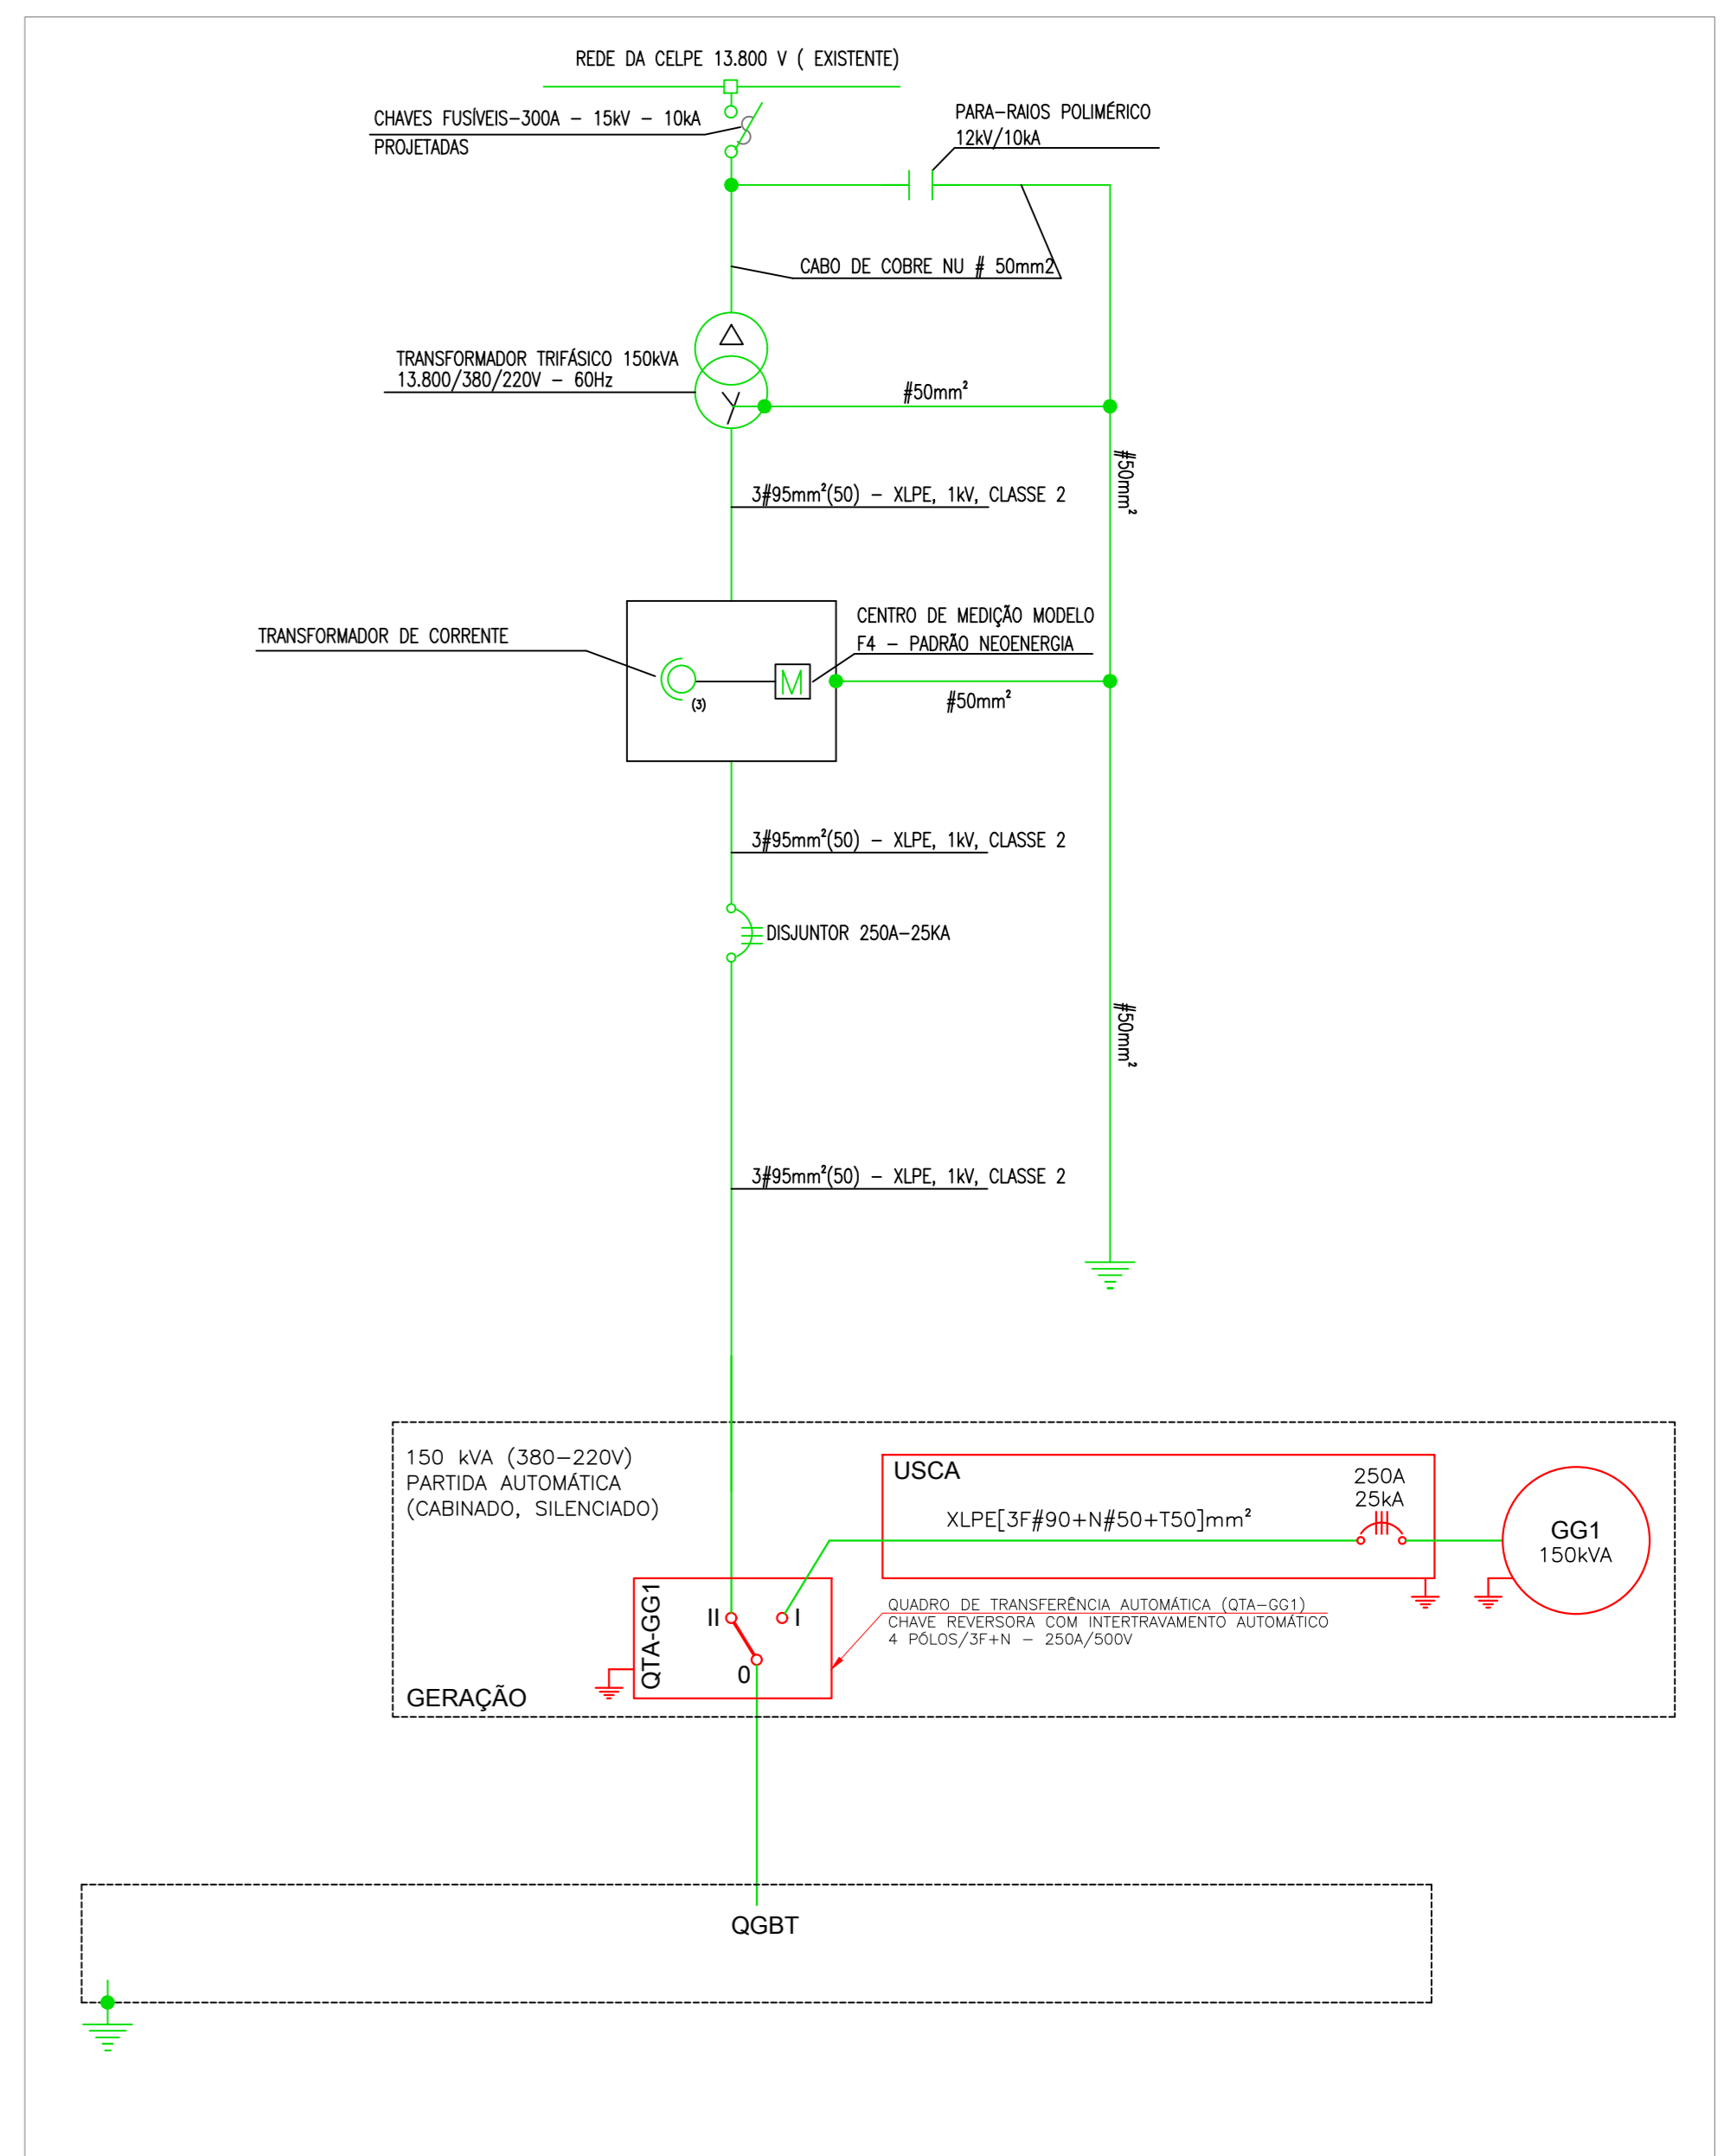


PLANTA DE LOCAÇÃO DA SUBESTAÇÃO
ESCALA: 1/100

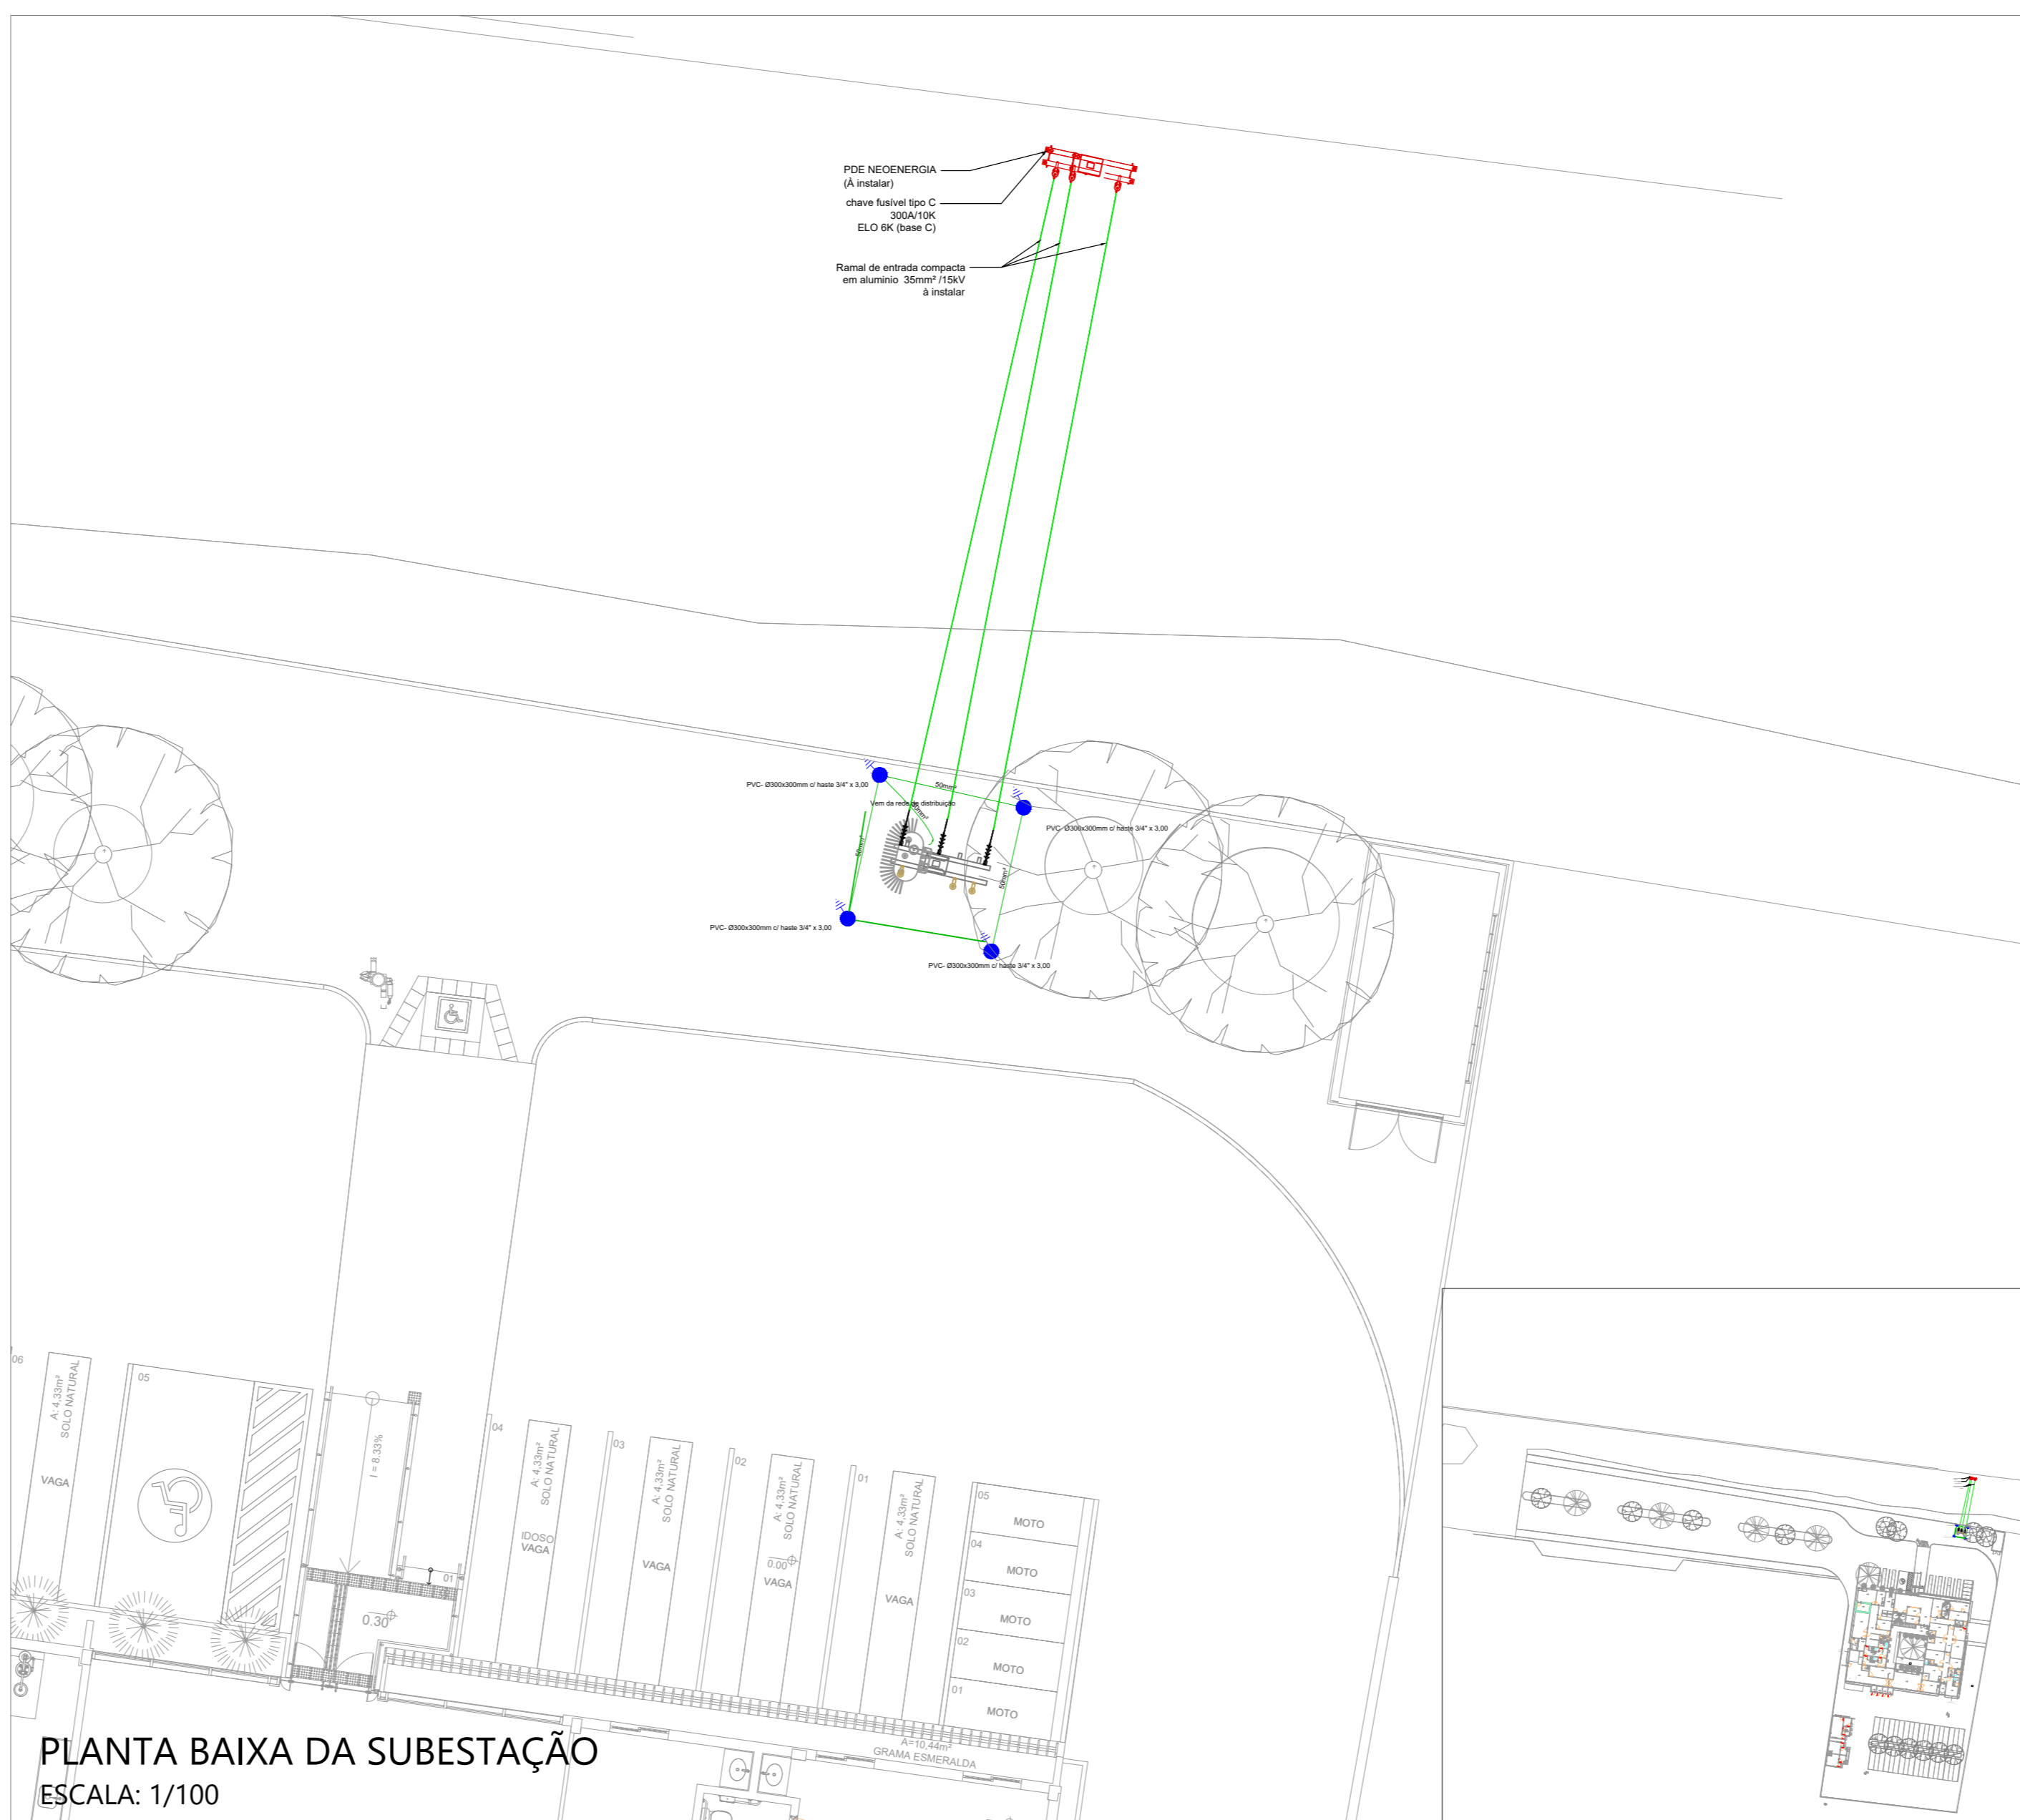

PLANTA BAIXA DA SUBESTAÇÃO
ESCALA: 1/100

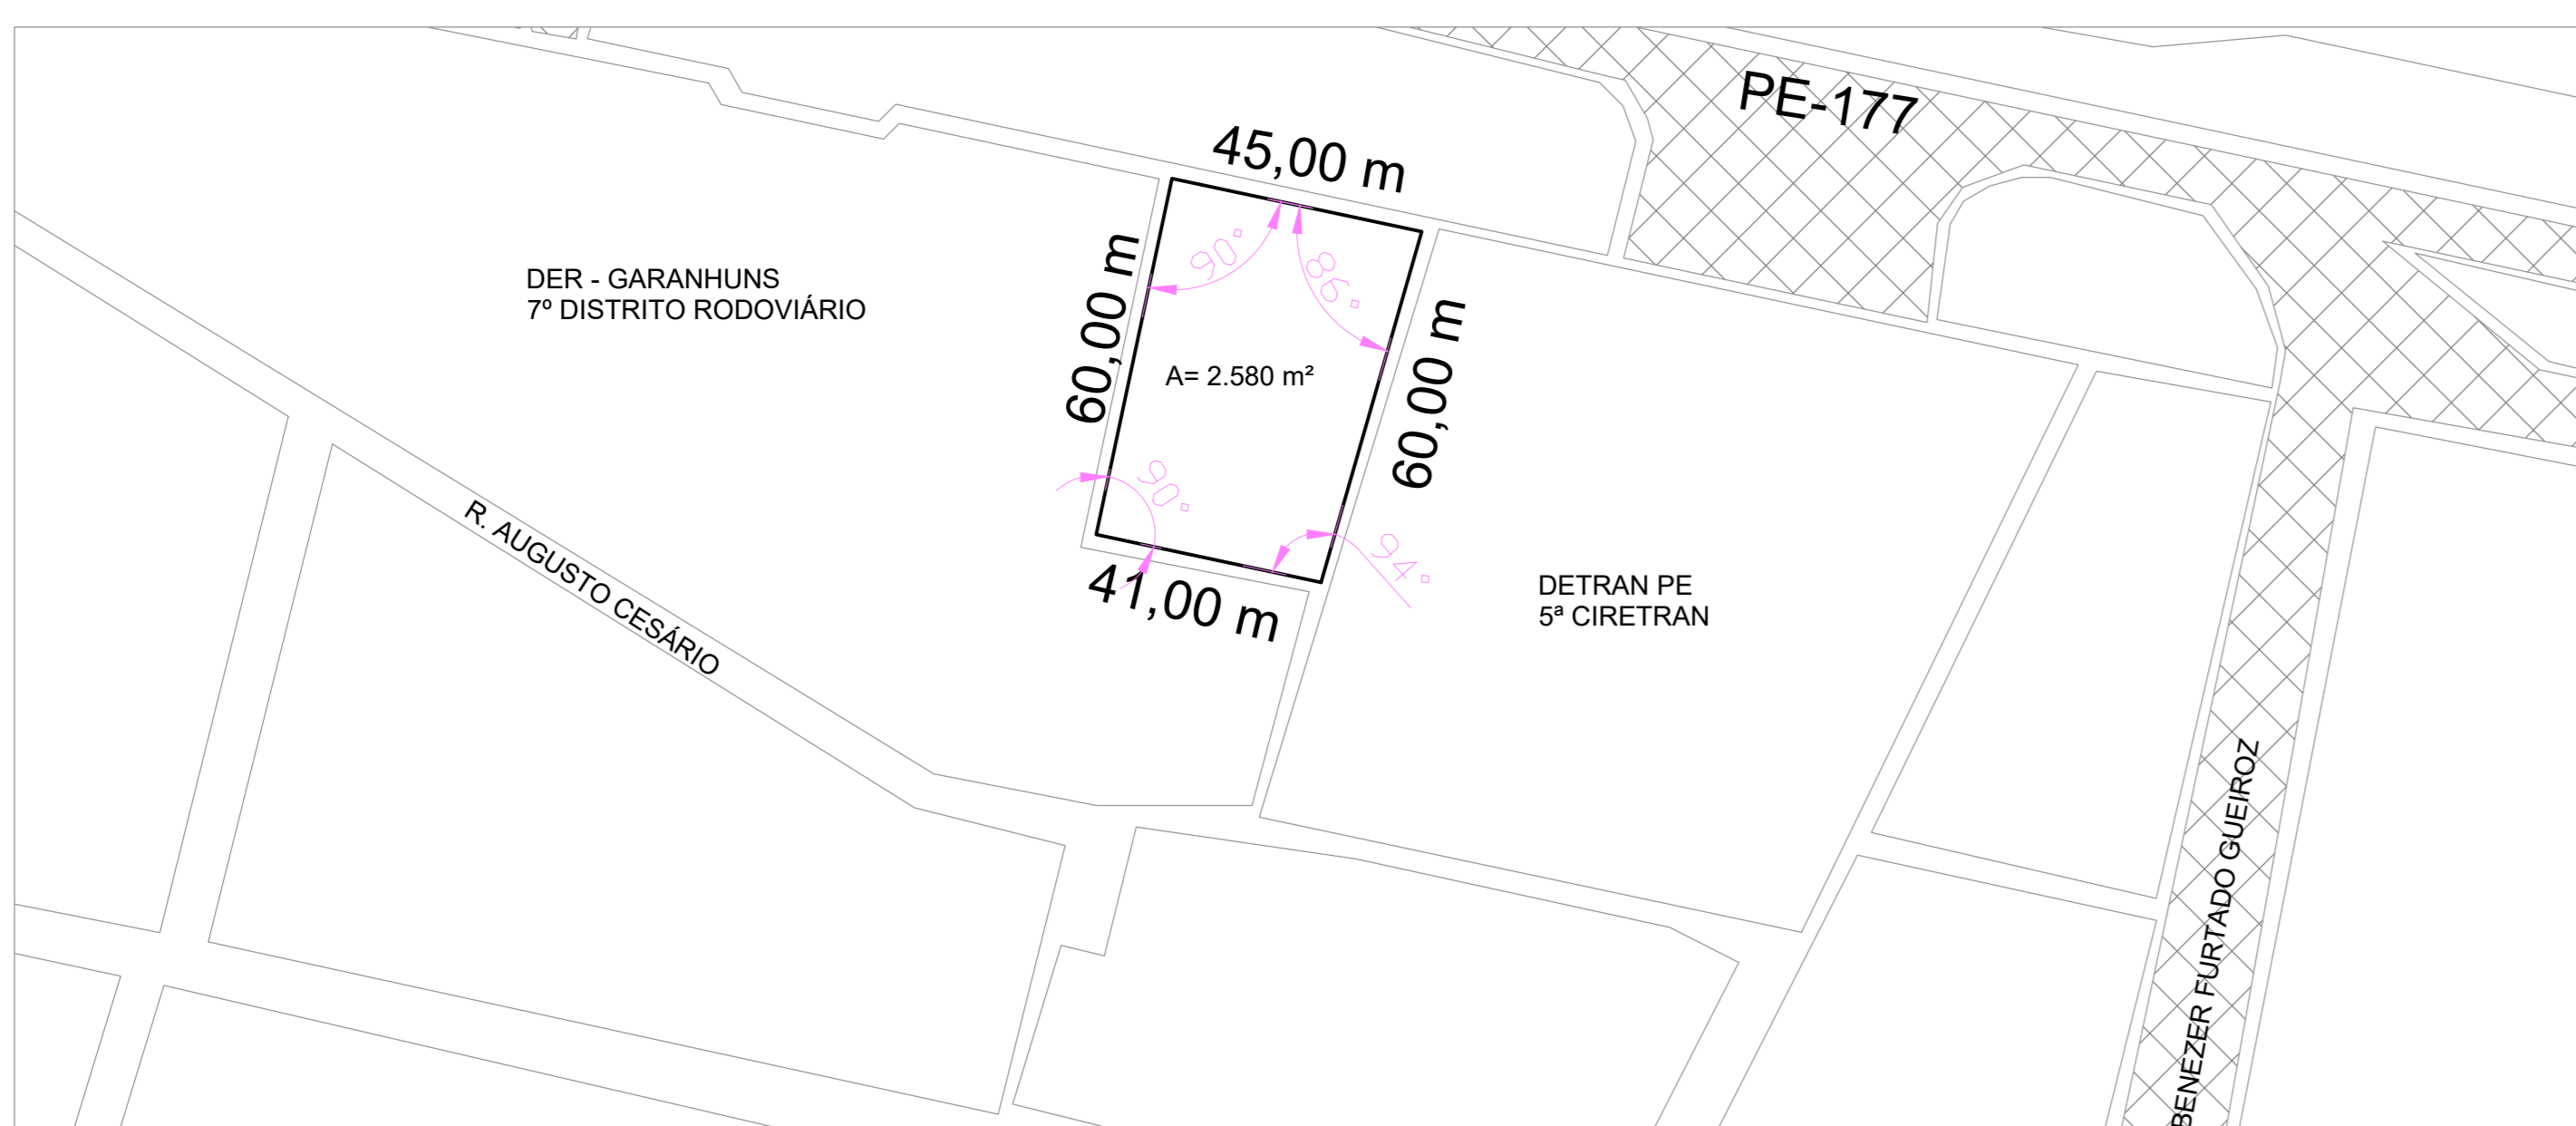

PLANTA DE SITUAÇÃO
ESCALA: 1/100

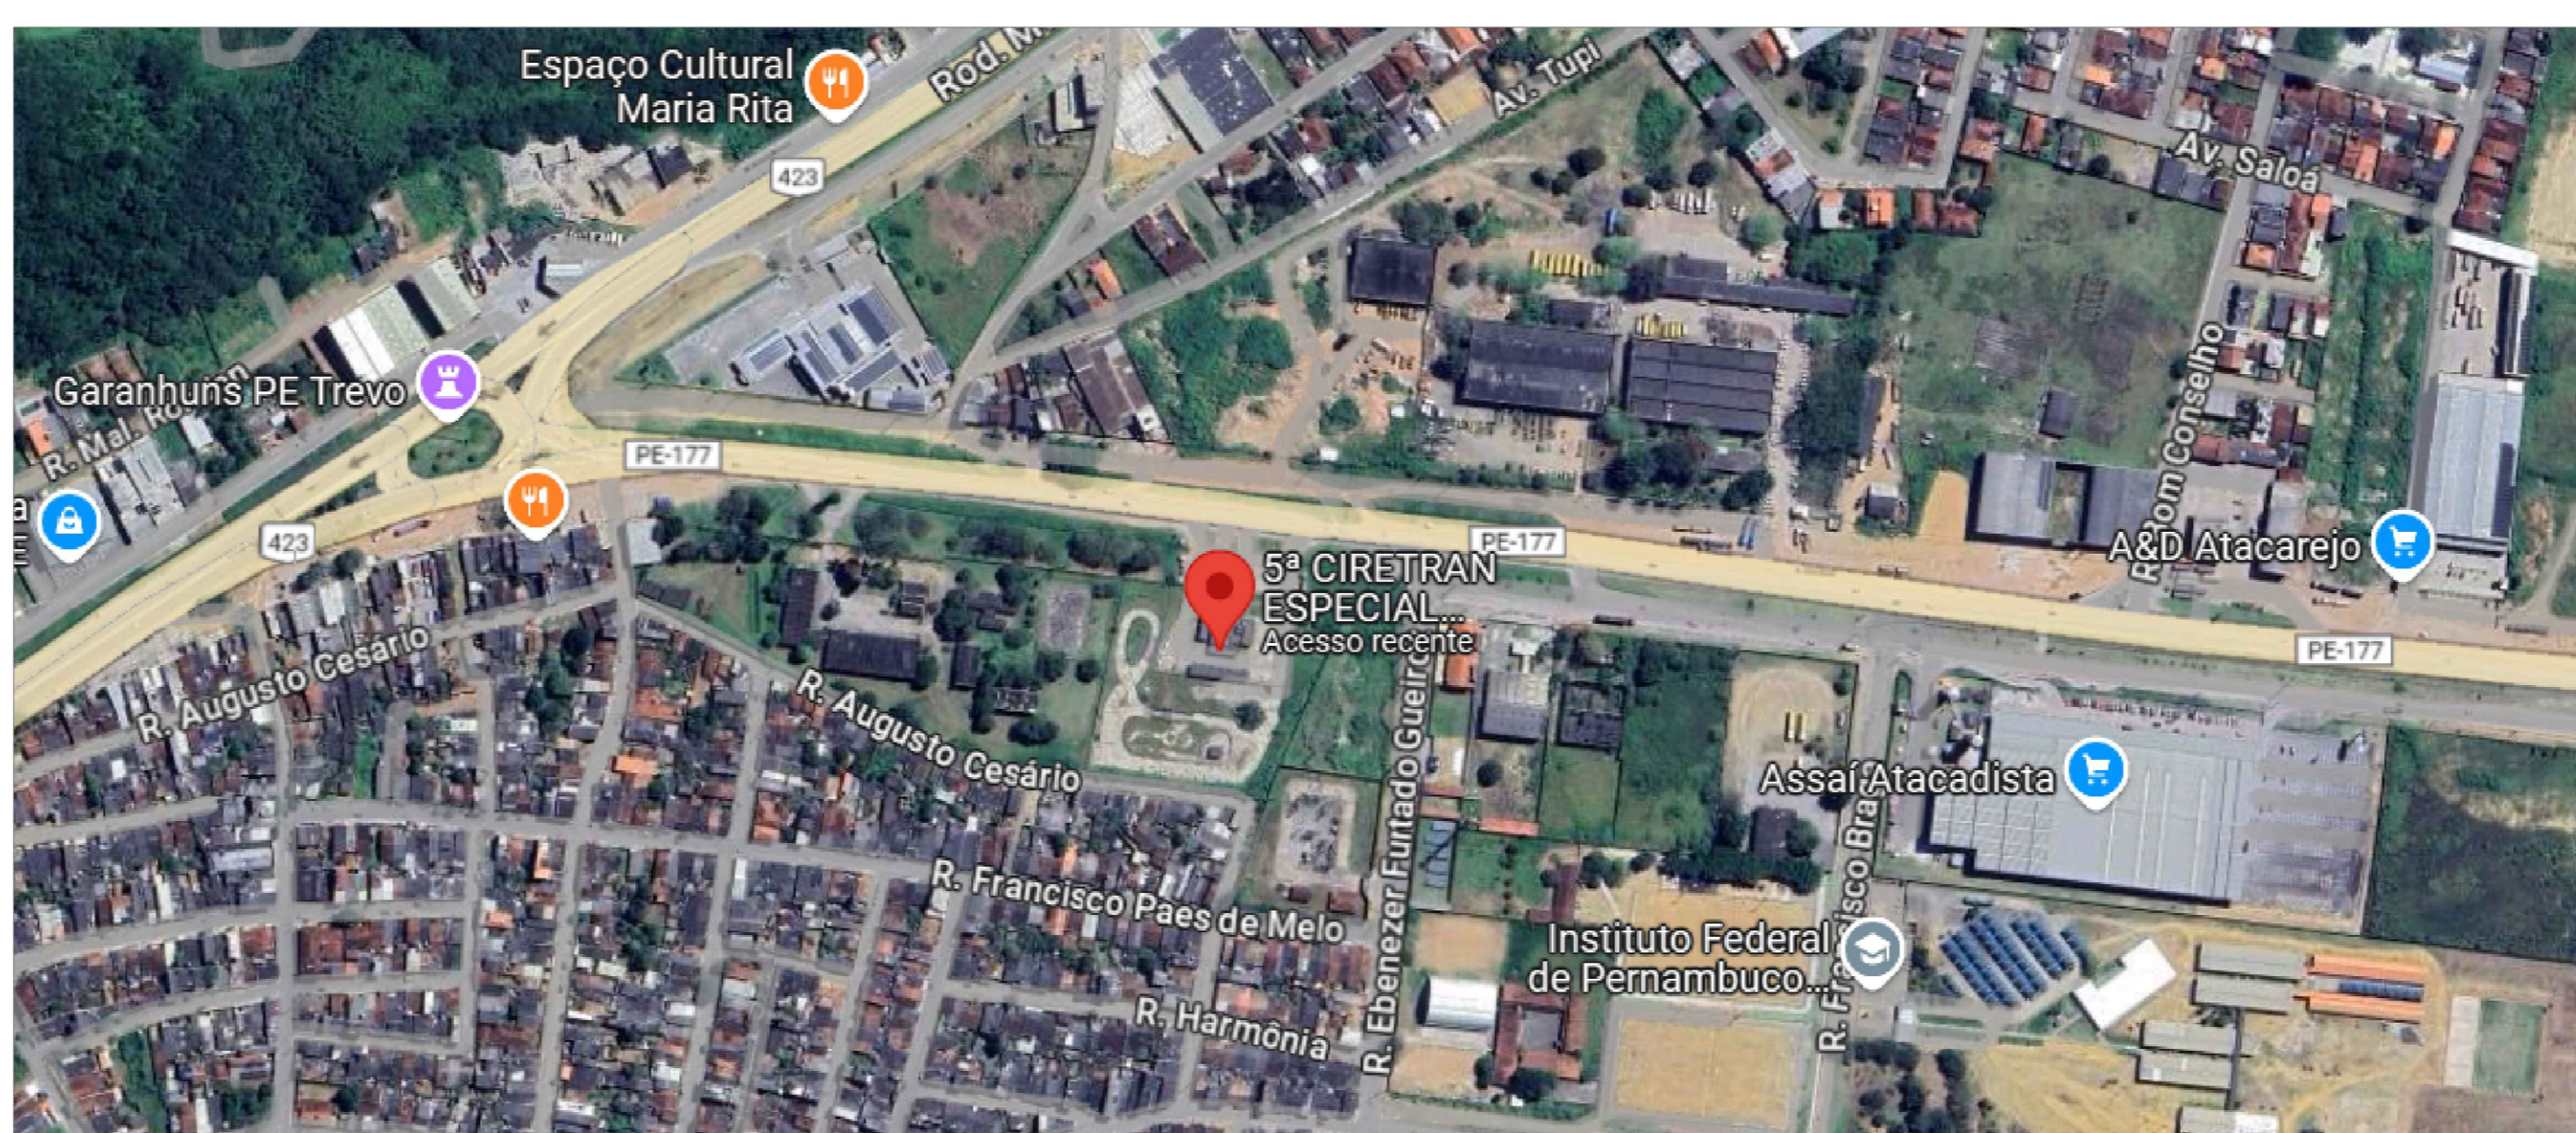

PLANTA DE LOCALIZAÇÃO

SECRETARIA DE PROJETOS ESTRATÉGICOS					
LISTA DE MATERIAIS - ELÉTRICA ILUMINAÇÃO, PONTOS DE FORÇA					
Obra:	CPC GARANHUNS				Responsáveis técnicos:
Local:	ÁREA EXTERNA - SUBESTAÇÃO				Eng.º Eletricista Marcos Oliveira Pedroso, CREA PE 1822892422
ITEM	CÓDIGO	DESCRIÇÃO	UNIDADE	QUANTIDADE	LOCAL/DEINSTALAÇÃO
1		CAIXA ENTERRADA ELÉTRICA RETANGULAR, EM CONCRETO PRÉ-MOLDADO, FUNDO COM BRITA, DIMENSÕES INTERNAS: 1,2X0,8X1,3 M	UN	1,00	ÁREA EXTERNA - SUBESTAÇÃO
2		ELETRODUTO GALVANIZADO 2 1/2" APARENTE NO POSTE	M	13,00	ÁREA EXTERNA - SUBESTAÇÃO
4		ELETRODUTO GALVANIZADO 1" APARENTE NO POSTE	M	6,00	ÁREA EXTERNA - SUBESTAÇÃO
5		ELETRODUTO GALVANIZADO 1 1/4" APARENTE NO POSTE	M	8,00	ÁREA EXTERNA - SUBESTAÇÃO
33		CABEÇO DE ALUMÍNIO PARA ELETRODUTO 2 1/2"	UN	2,00	ÁREA EXTERNA - SUBESTAÇÃO
34		CINTA CIRCULAR DE AÇO GALVANIZADO PARA POSTE D = 150mm	UN	2,0	ÁREA EXTERNA - SUBESTAÇÃO
38		ISOLADOR DE SUSPENSÃO POLIMÉRICO 15KV	UN	3,00	ÁREA EXTERNA - SUBESTAÇÃO
40		POSTE DE CONCRETO DUPLO T 12m - 800 daN	UN	1,00	ÁREA EXTERNA - SUBESTAÇÃO
51		CHAVE SECCIONADORA COM FUSÍVEL 15KV	UN	3,00	ÁREA EXTERNA - SUBESTAÇÃO
83		CRUZETA DE CONCRETO 90X90X200mm	UN	3,00	ÁREA EXTERNA - SUBESTAÇÃO
84		PARA-RAIOS EXTERNO 15KV	UN	3,00	ÁREA EXTERNA - SUBESTAÇÃO
85		SUPORTE METÁLICO PARA CRUZETA	UN	6,00	ÁREA EXTERNA - SUBESTAÇÃO
86		SUPORTE METÁLICO PARA TRANSFORMADOR	UN	2,00	ÁREA EXTERNA - SUBESTAÇÃO
87		TRANSFORMADOR A ÓLEO 150KVA	UN	1,00	ÁREA EXTERNA - SUBESTAÇÃO
QUADRO	QD DE MEDIÇÃO				
ITEM		DESCRIÇÃO	UNIDADE	QUANTIDADE	ÁREA EXTERNA - SUBESTAÇÃO
26		CAIXA PARA MEDIDOR MODELO F4 - USO EXTERNO (151 à 300KVA)	UN	1,00	ÁREA EXTERNA - SUBESTAÇÃO
30		DISPOSITIVO DE PROTEÇÃO CONTRA SURTO (CLASSE 2) 275V	UN	4,00	ÁREA EXTERNA - SUBESTAÇÃO
31		Disjuntor Unipolar Termomagnético 20A - norma DIN (Curva C)	UN	3,00	ÁREA EXTERNA - SUBESTAÇÃO
32		Disjuntor tripolar termomagnético caixa moldada 250A - 25KA (380/415 V)	UN	1,00	ÁREA EXTERNA - SUBESTAÇÃO

R0	XX/XX/2025	EMISSÃO INICIAL
REV	DATA	DESCRIÇÃO
SECRETARIA DE PROJETOS ESTRATÉGICOS		
GOVERNO DO ESTADO DE PERNAMBUCO		
SECRETARIA DE PROJETOS ESTRATÉGICOS DO ESTADO DE PERNAMBUCO		
OBJETO		
CONSTRUÇÃO DO COMPLEXO DA POLÍCIA CIENTÍFICA, LOCALIZADO NO MUNICÍPIO DE GARANHUNS - PE		
CONTRATANTE:	CONTRATADA:	ETAPA:
SDS	SEPE	PROJETO EXECUTIVO
LOCALIZAÇÃO:	PROPRIETÁRIO:	
PE - 177 - Severiano Moraes Filho, Garanhuns - PE	RESPONSÁVEL TÉCNICO:	
SECRETARIA DE DEFESA SOCIAL	NOME: IRMA CAETANO DE HOLANDA LINS	
CNPJ: 02.960.040/0001-00	CAU-PE: A462497	
PROJETISTAS:		
MARCOS OLIVEIRA PEDROSO		
CREA-PE: 822892422		
OBJETO: INSTALAÇÕES ELÉTRICAS - SUBESTAÇÃO		
CONTÉUDO:		
SUBESTAÇÃO: DETALHES E DIAGRAMAS		
TOTAL:	DATA:	INDICADA:
ABRIL/25	GOVPE-SP-005-100-CPICENT-IMP-PE-EMT-P001-R00	