


PLANTA BAIXA : PRÉDIO PRINCIPAL 1

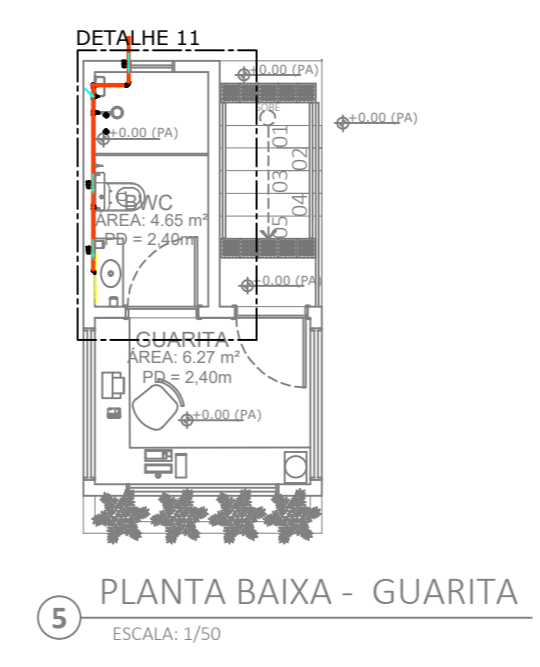

- OBSERVAÇÕES:**
- ALTURAS DA SAÍDA DE ESGOTO EM RELAÇÃO AO PISO:
 - LAV/TQ/PIA/MLR/BEBEDOURO.....0.50m
 - A TUBULAÇÃO APARENTE DEVERÁ SER PINTADA:
 - ESGOTO- PRETO
 - VENTILAÇÃO- BRANCO
 - DRENAGEM- MARRON
 - AR COND.- AZUL
 - ALTURAS DA SAÍDA DE ÁGUA EM RELAÇÃO AO PISO:
 - 2.1-RP.....1.10m
 - 2.2-RG.....1.80m
 - 2.3-RGB.....0.30m
 - 2.4-CHUVEIRO.....2.10m
 - 2.5-BACIA CX. ACOPLADA.....0.30m
 - 2.6-LAV./TQ/PIA.....0.50m
 - 2.7-MICTÓRIO.....1.20m
 - 2.8-BEBEDOURO.....0.50m
 - 2.9-DUCHA HIGIÊNICA.....0.40m
- NOTA: CONFERIR ALTURA DE INSTALAÇÃO DOS BEBEDOUROS DE ACORDO COM FABRICANTE.

- LEGENDAS:**
- CH — CHUVEIRO
 - LAV — LAVATÓRIO
 - RG — REGISTRO DE GAVETA
 - RGB — REGISTRO DE GAVETA BAIXO
 - RP — REGISTRO DE PRESSÃO
 - V.S. — VASO SANITÁRIO
 - DU — DUCHA
 - PIA — PIA
 - MIC — MICTÓRIO
 - MLR — MAQUINA DE LAVAR ROUPAS
 - BEB — BEBEDOURO
- ⊘104
⊘100 — TUBO DE QUEDA ESGOTO ⊘100mm
 - ⊘120
⊘50 — VENTILAÇÃO ⊘50mm
 - ⊘150
⊘50 — DRENO AR COND ⊘50mm
 - ⊘100
⊘100 — TUBO DE QUEDA ÁGUAS PLUVIAIS ⊘100mm
 - ⊘32
⊘32 — TUBO DE RECALQUE ⊘32mm
 - ⊘50
⊘50 — TUBO DE ÁGUA FRIA ⊘50mm
- COLETOR DE ESGOTO PVC SN PISO
 - COLETOR DE ESGOTO PVC SN TETO
 - TUBULAÇÃO DE VENTILAÇÃO PISO
 - DRENAGEM AR CONDICIONADO
 - COLETOR DE ÁGUAS PLUVIAIS PVC SR PISO
 - COLETOR DE ÁGUAS PLUVIAIS PVC SR TETO
 - ÁGUA FRIA PVC MARRON PISO
 - ÁGUA FRIA PVC MARRON TETO

REV.	DATA	DESCRIÇÃO	ELAB.	APROV.

GOVERNO DO ESTADO DE PERNAMBUCO
SECRETARIA DE PROJETOS ESTRATÉGICOS DE PERNAMBUCO - SEPE
ESCRITÓRIO DE PROJETOS

PROJETO PADRÃO
SEÇÃO DE BOMBEIROS MILITAR

CONTRATANTE: Secretaria de Projetos Estratégicos (SEPE)

CONTRATADA: []

LOCALIZAÇÃO: Municípios de Bonito, Goiana, Toritama e Bezerros

ETAPA: Projeto Básico

PROPRIETÁRIO: []

RESP. TÉCNICO: []

ANPA Paula Cascão
CALU AT38669

ADRIANA ALVES DA SILVA PRADO
CREA: 1809697808PE

DISCIPLINA: PROJETO DE INSTALAÇÕES HIDROSSANITÁRIAS

CONTEÚDO: DETALHES ISOMÉTRICOS

ESCALA: 1/25

DATA: NOV/24

COORDENAÇÃO: []

04/04 R0