




VISTA FRONTAL
ESCALA: 1/50

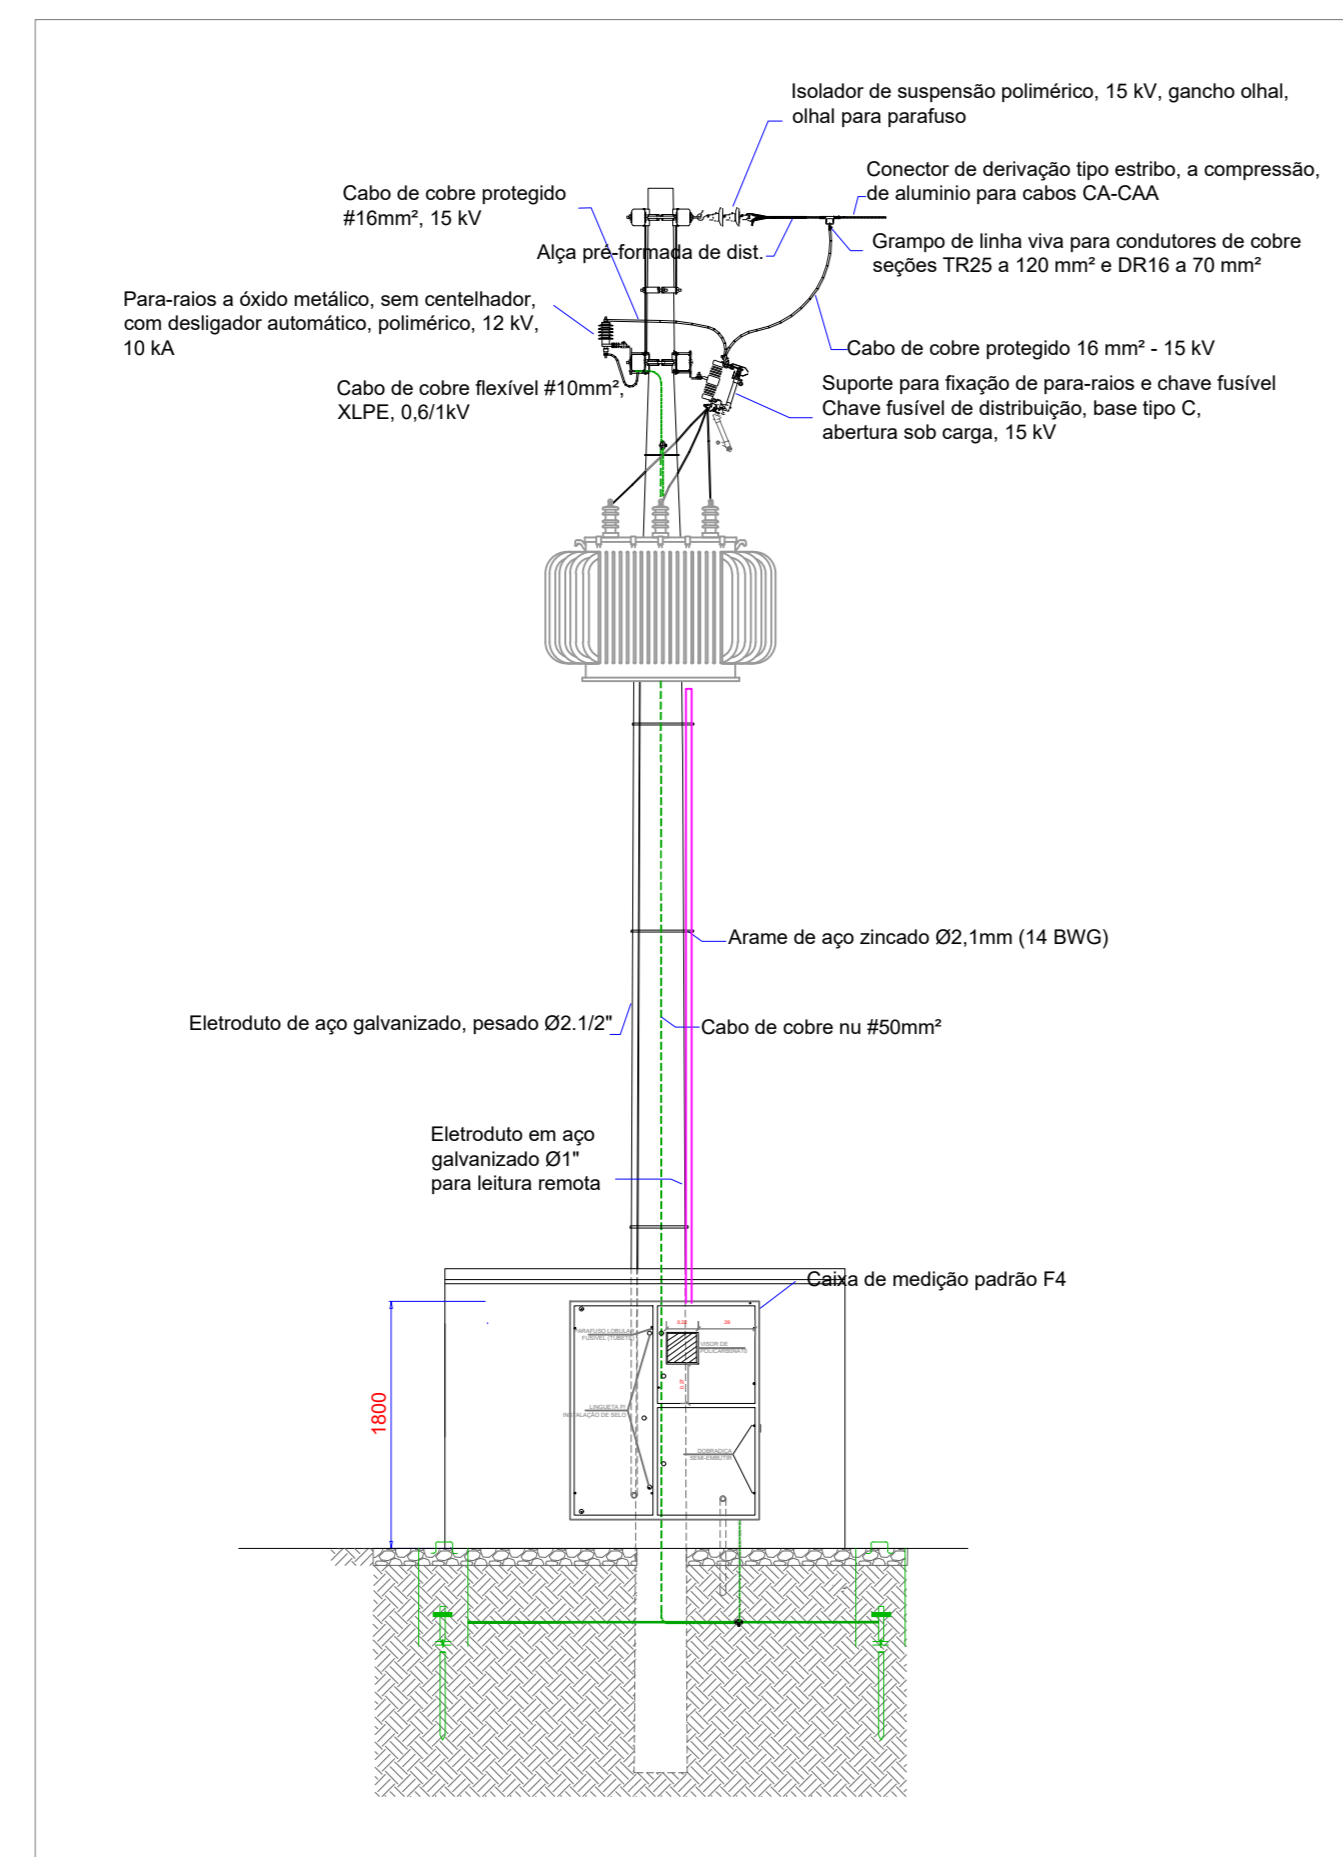

VISTA LATERAL
ESCALA: 1/50

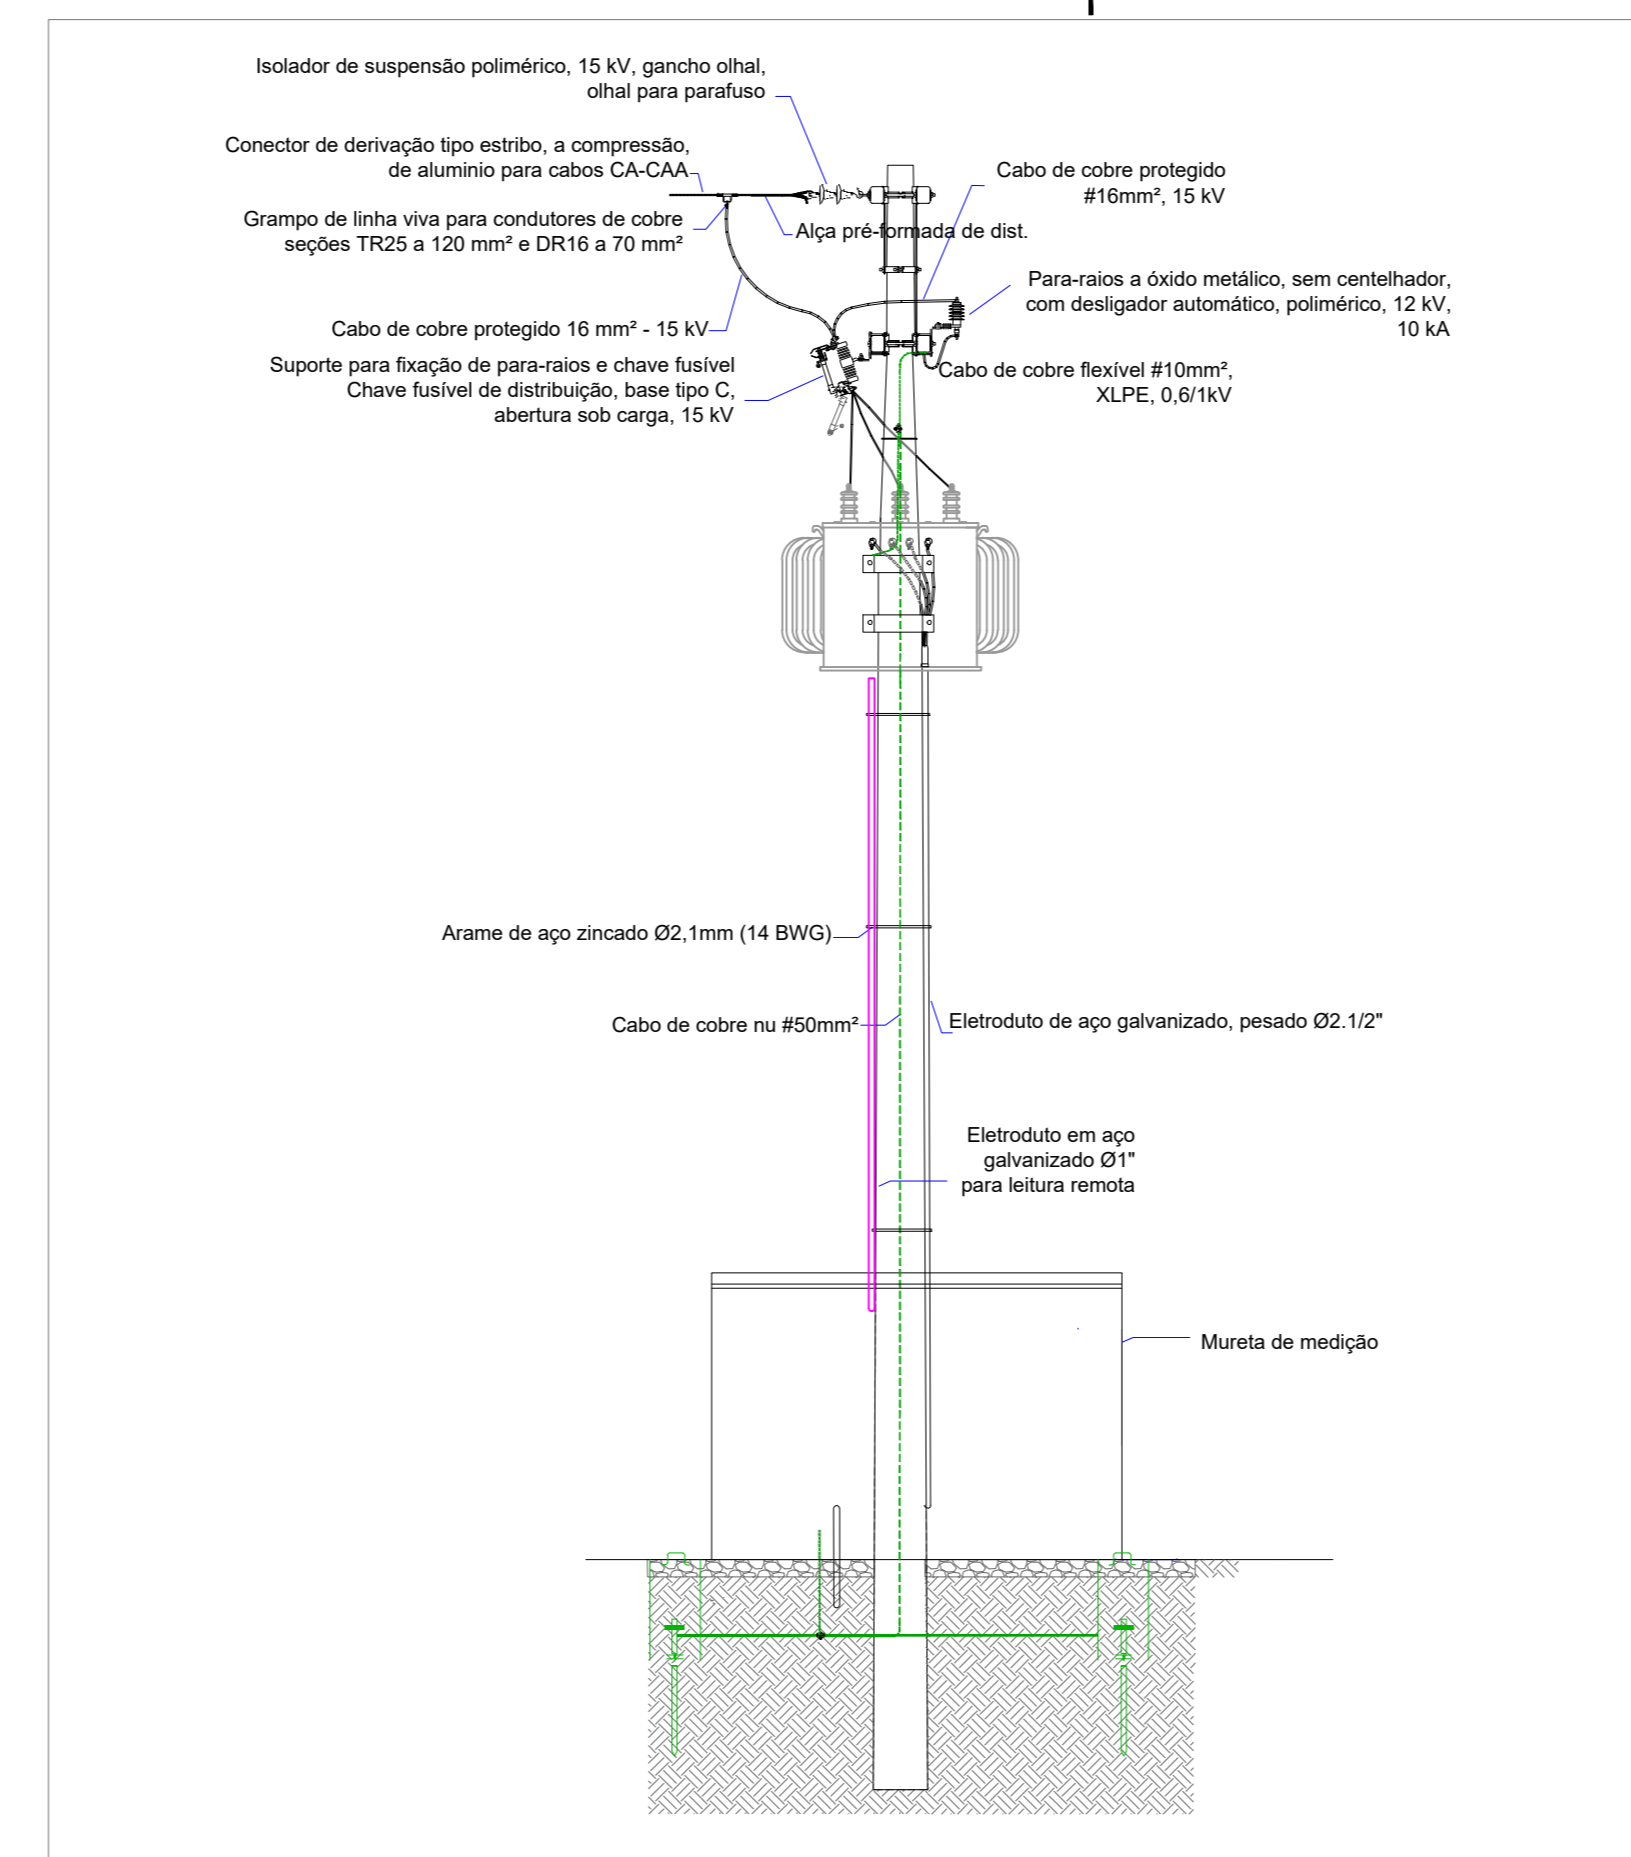



VISTA POSTERIOR
ESCALA: 1/50

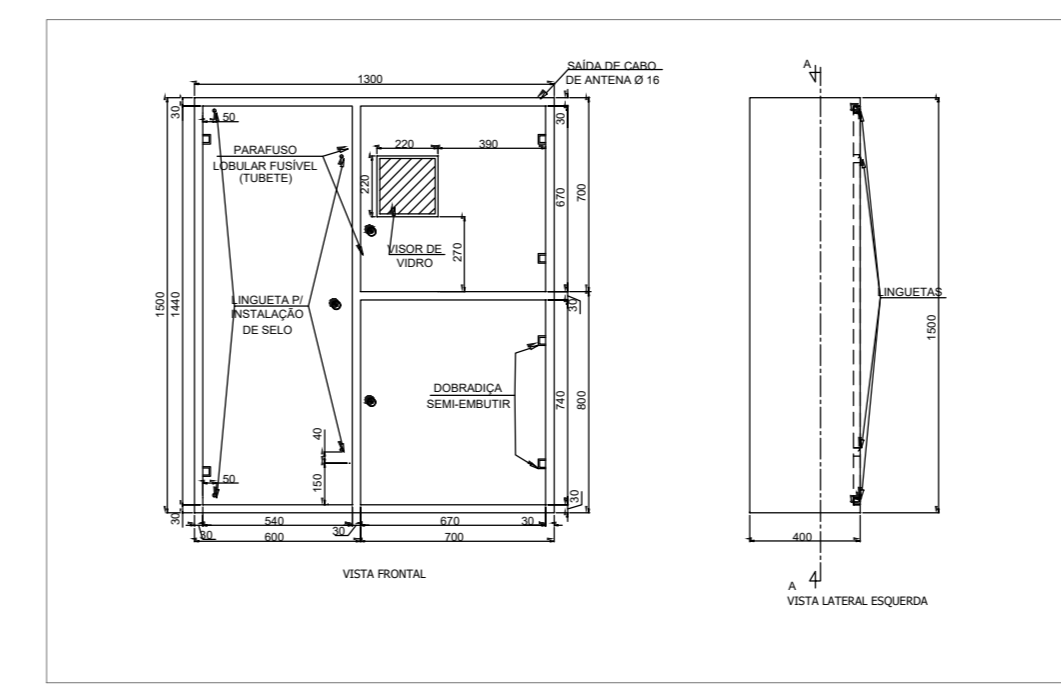


DETALHE CAIXA DE MEDIÇÃO F4
ESCALA: 1/25

SIMBOLOGIA:


- TRANSFORMADOR 150 KVA À INSTALAR
- POSTE DT
- CHAVE FUSÍVEL

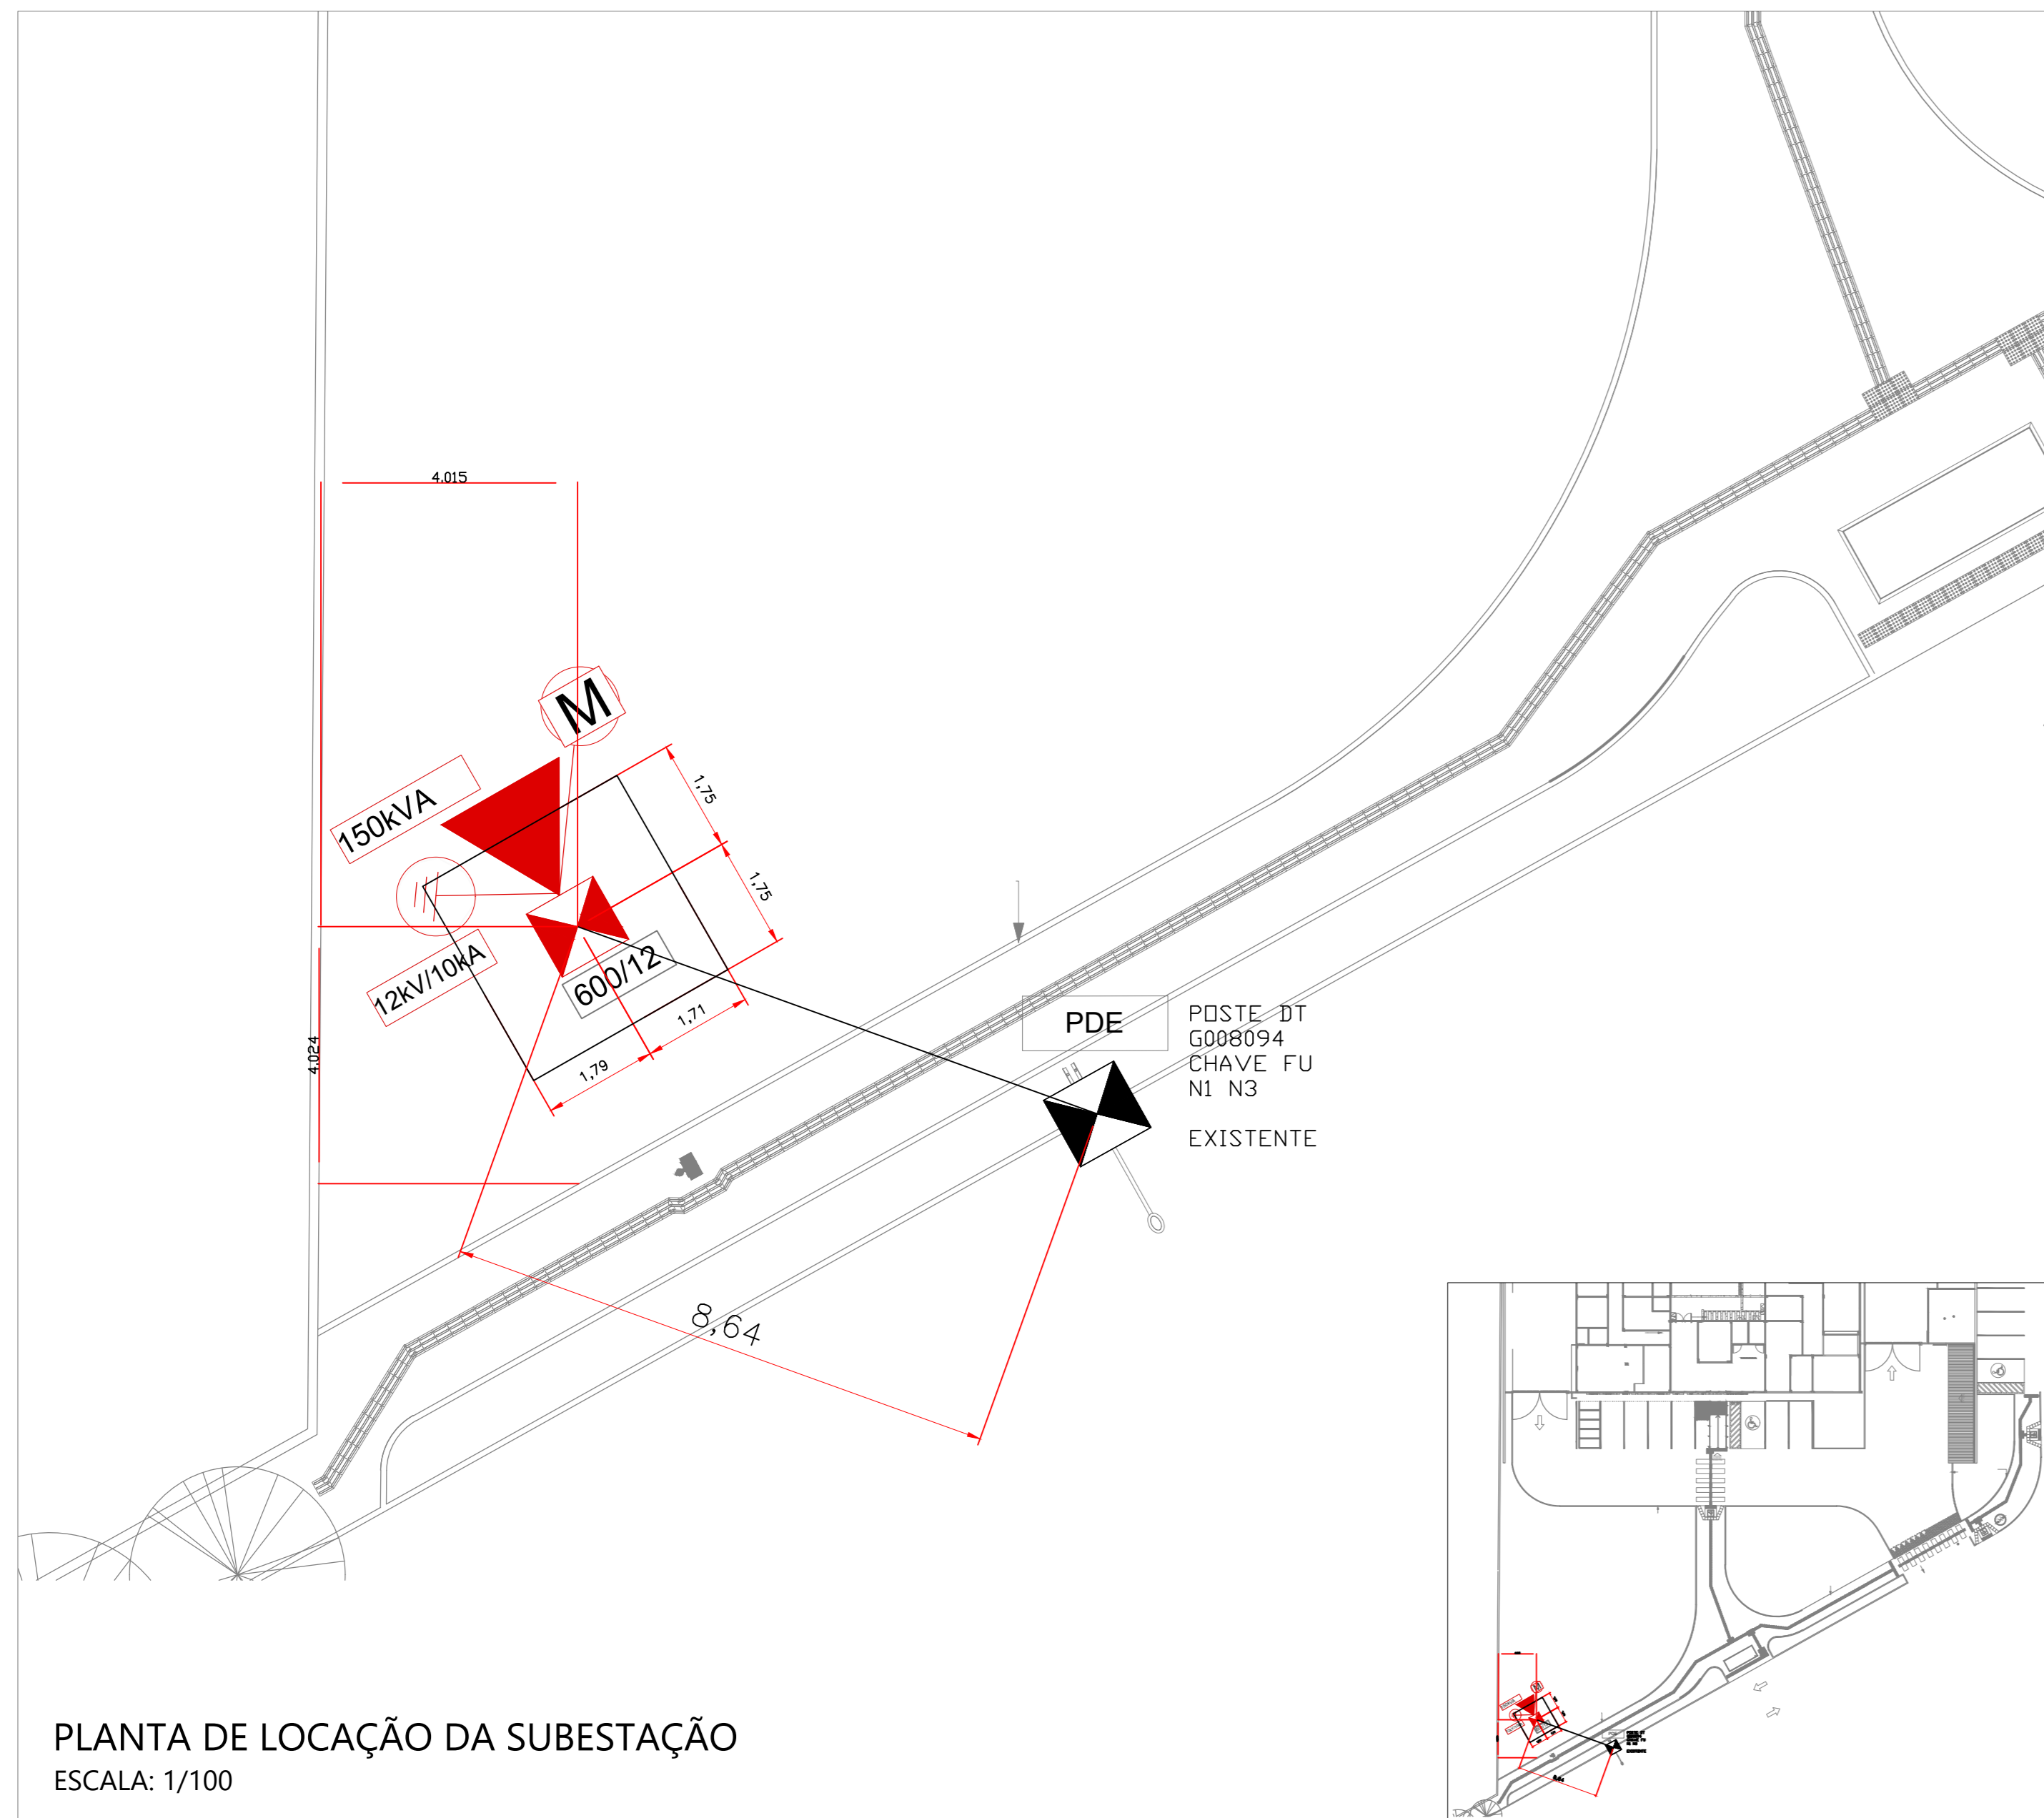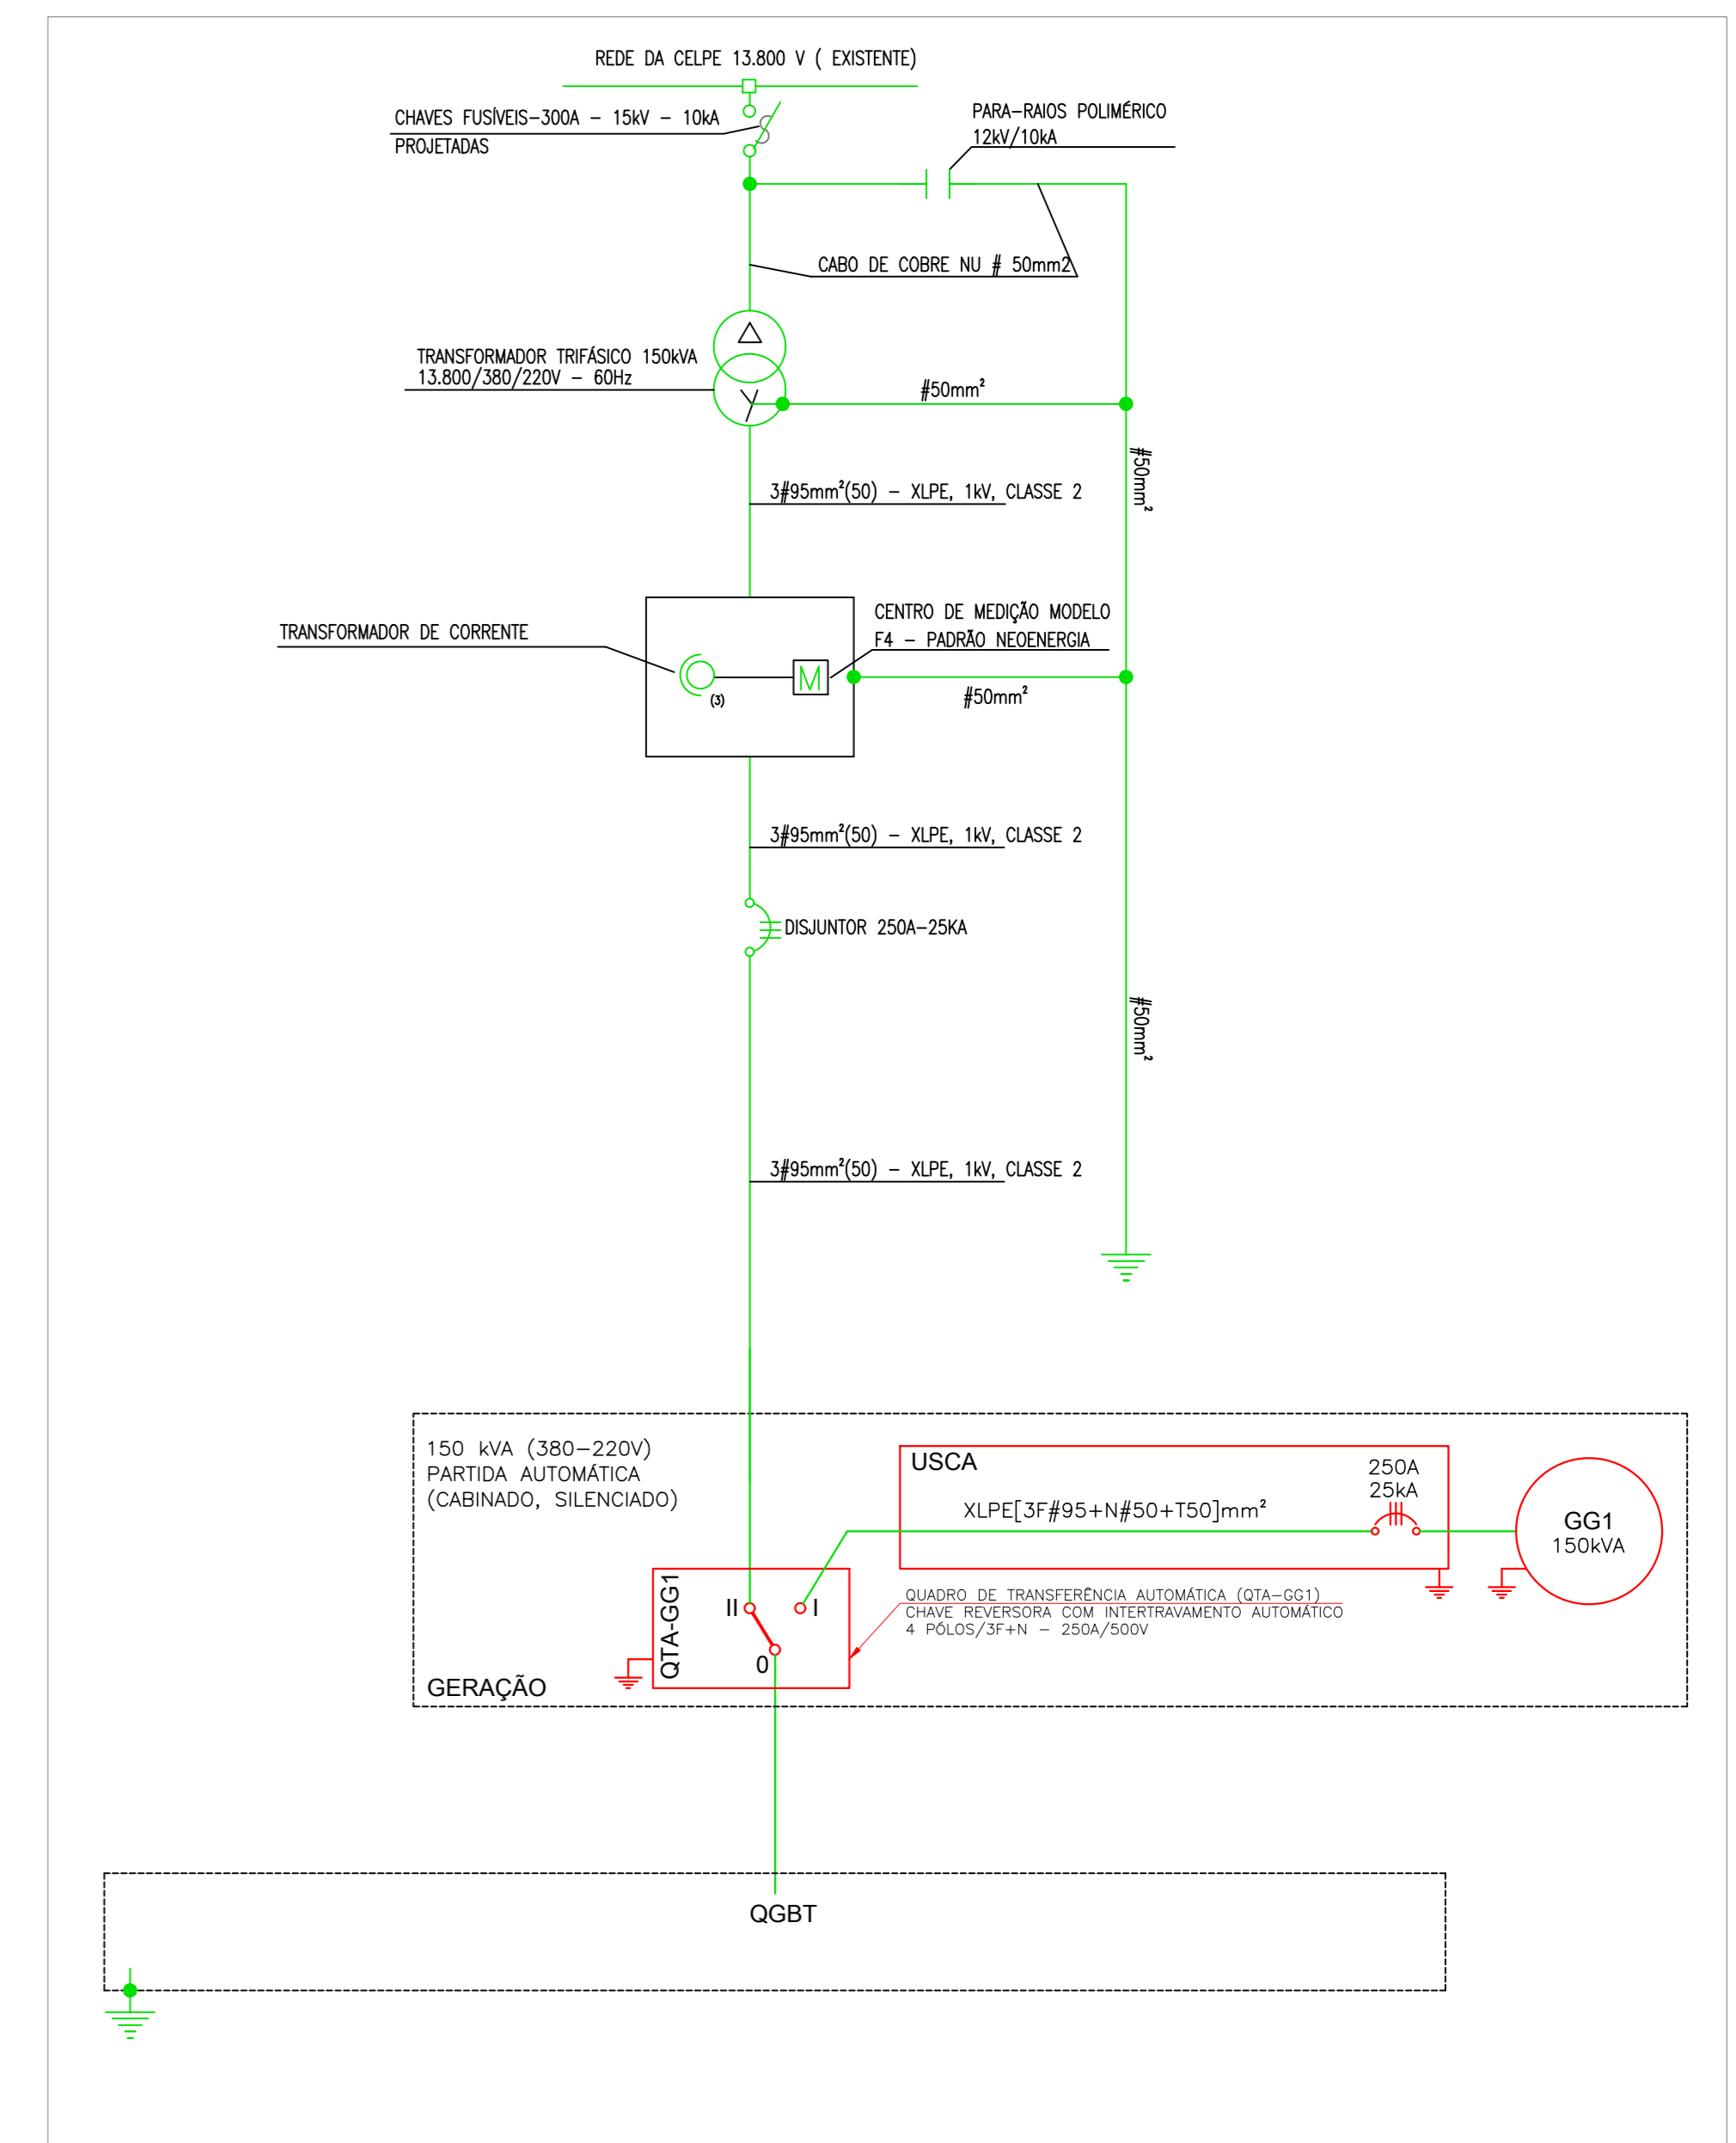

PLANTA DE LOCAÇÃO DA SUBESTAÇÃO
ESCALA: 1/100

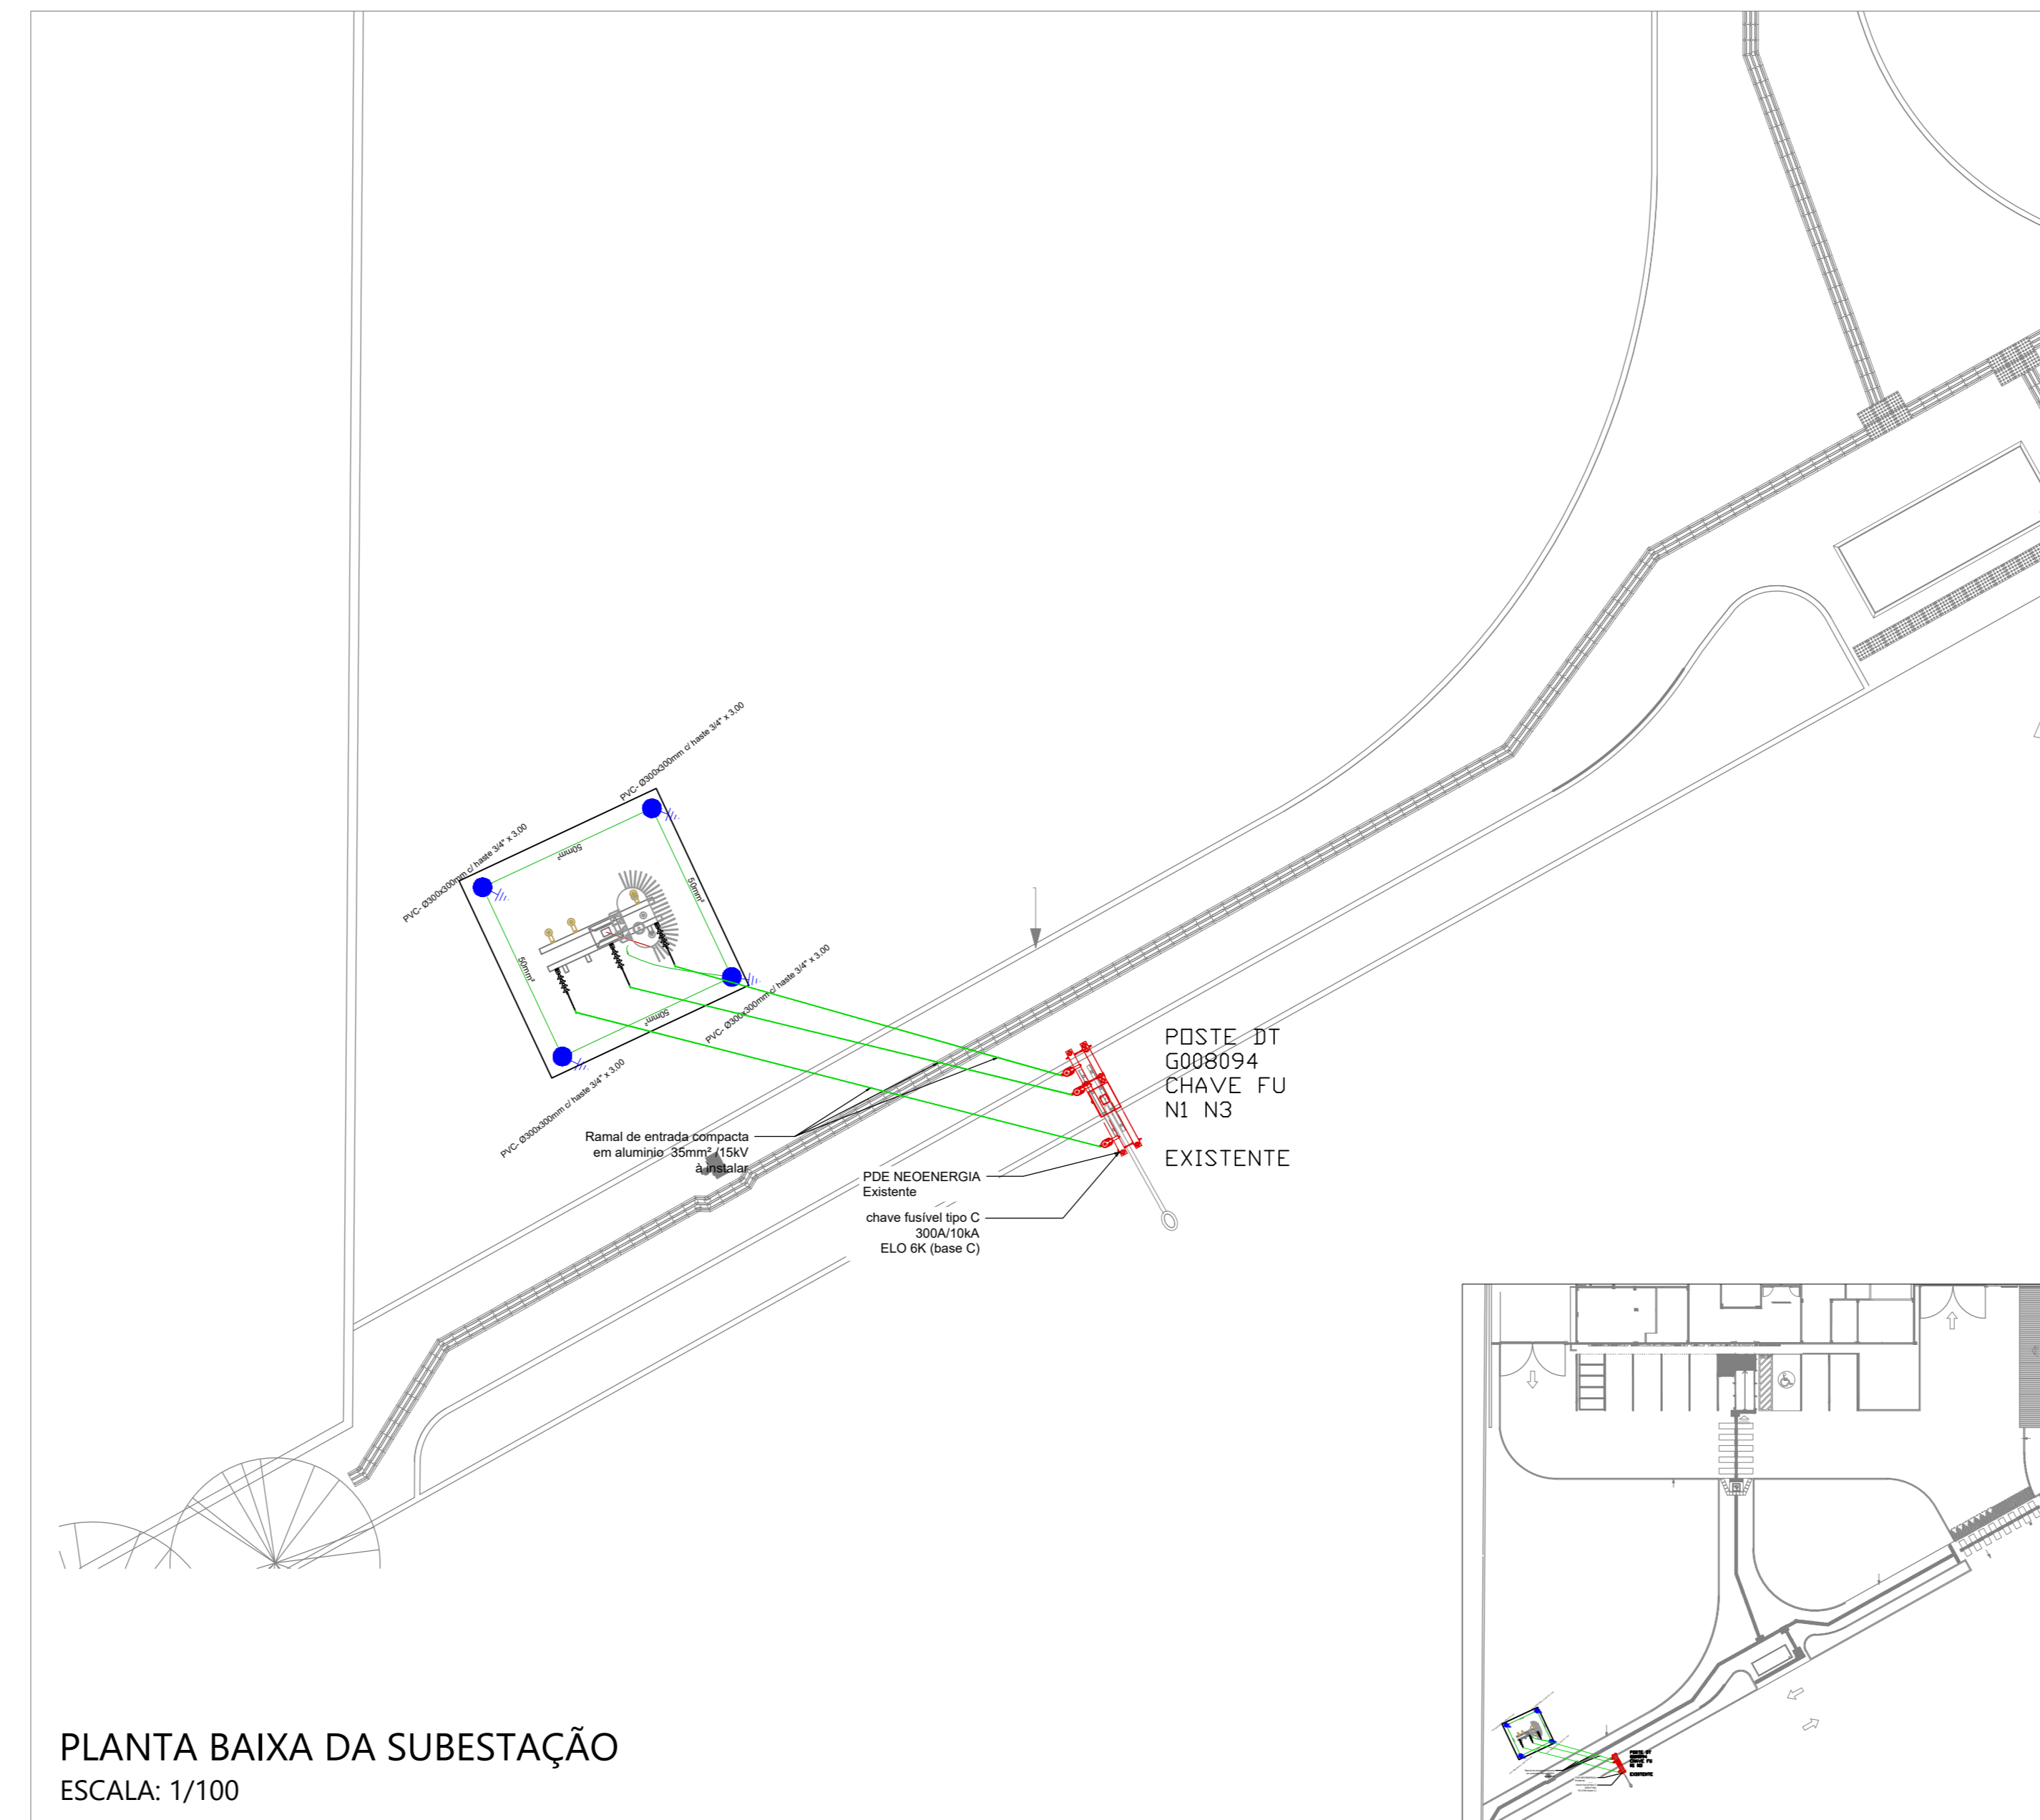

PLANTA BAIXA DA SUBESTAÇÃO
ESCALA: 1/100

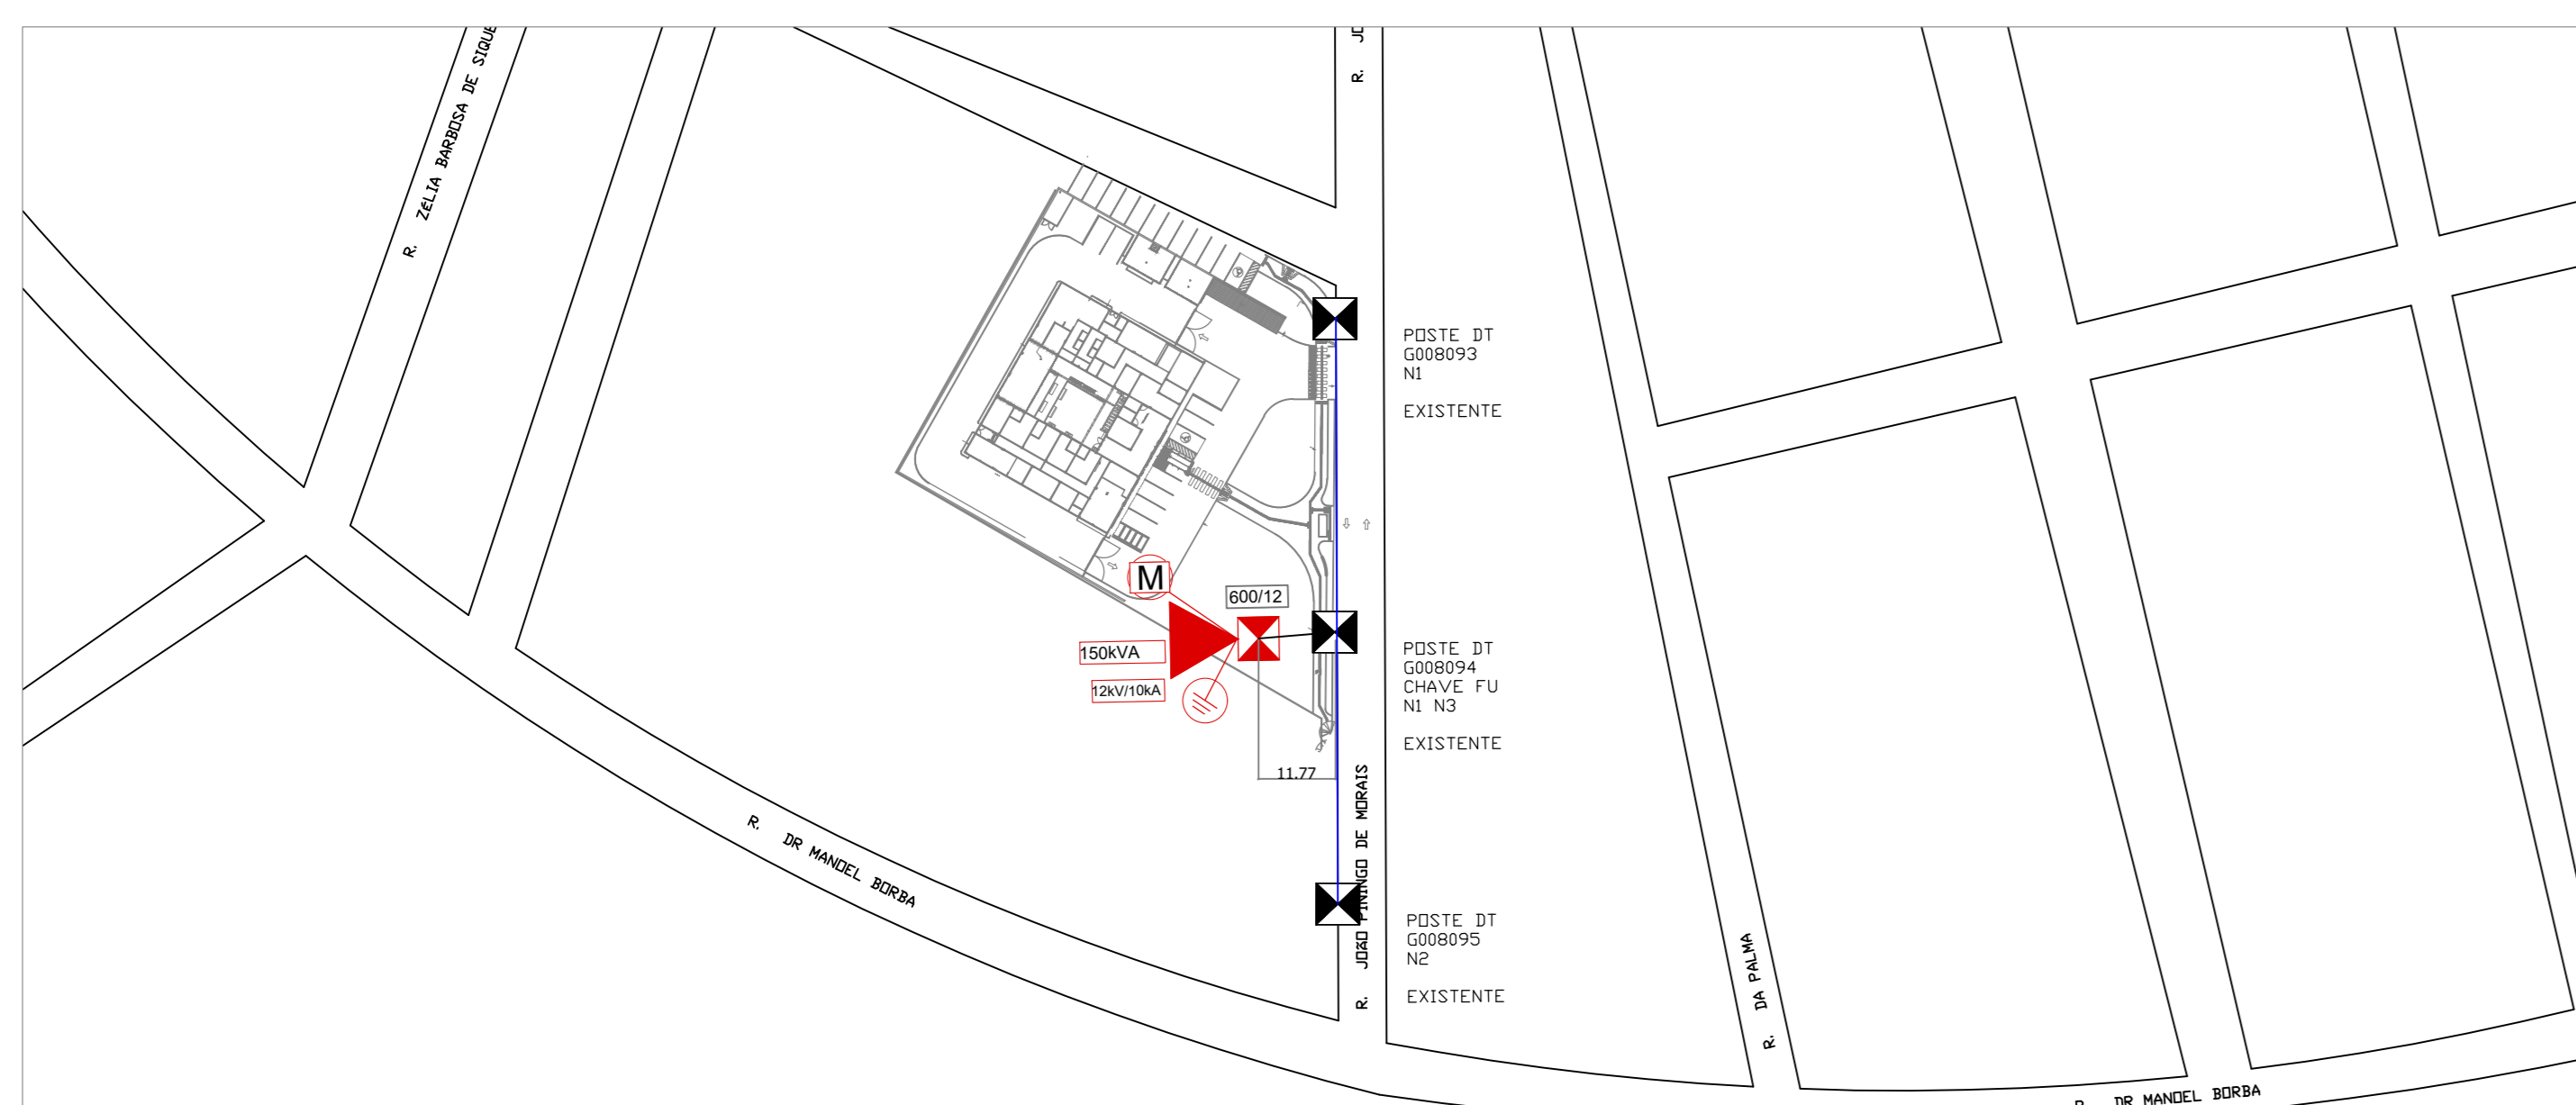

PLANTA DE SITUAÇÃO
ESCALA: 1/100



PLANTA DE LOCALIZAÇÃO

SECRETARIA DE PROJETOS ESTRATÉGICOS						
LISTA DE MATERIAIS - ELÉTRICA ILUMINAÇÃO, PONTOS DE FORÇA						
Obra:	CPC ARCO VERDE				Responsáveis técnicos:	Eng.º Eletricista Marcos Oliveira Pedroso, CREA PE 1822892422
Local:	ÁREA EXTERNA - SUBESTAÇÃO					
ITEM	CÓDIGO	DESCRIÇÃO	UNIDADE	QUANTIDADE	LOCAL DE INSTALAÇÃO	
1		CAIXA ENTERRADA ELÉTRICA RETANGULAR EM CONCRETO PRÉ-MOLDADO, FUNDO COM BRITA, DIMENSÕES INTERNAS: 1,2X0,8X1,3 M	UN	1,00	ÁREA EXTERNA - SUBESTAÇÃO	
2		ELETRODUTO GALVANIZADO 2.1/2" APARENTE NO POSTE	M	13,00	ÁREA EXTERNA - SUBESTAÇÃO	
4		ELETRODUTO GALVANIZADO 1" APARENTE NO POSTE	M	6,00	ÁREA EXTERNA - SUBESTAÇÃO	
5		ELETRODUTO GALVANIZADO 1.1/4" APARENTE NO POSTE	M	6,00	ÁREA EXTERNA - SUBESTAÇÃO	
33		CABEÇO DE ALUMÍNIO PARA ELETRODUTO 2.1/2"	UN	2,00	ÁREA EXTERNA - SUBESTAÇÃO	
34		CINTA CIRCULAR DE AÇO GALVANIZADO PARA POSTE D = 150mm	UN	2,0	ÁREA EXTERNA - SUBESTAÇÃO	
38		ISOLADOR DE SUSPENSÃO POLIMÉRICO 15KV	UN	3,00	ÁREA EXTERNA - SUBESTAÇÃO	
40		POSTE DE CONCRETO DUPL. T 12m - 800 daN	UN	1,00	ÁREA EXTERNA - SUBESTAÇÃO	
51		CHAVE SECCIONADORA COM FUSÍVEL 15KV	UN	3,00	ÁREA EXTERNA - SUBESTAÇÃO	
83		CRUZETA DE CONCRETO 80X90X200mm	UN	3,00	ÁREA EXTERNA - SUBESTAÇÃO	
84		PARA-RAIOS EXTERNO 15KV	UN	3,00	ÁREA EXTERNA - SUBESTAÇÃO	
85		SUPORTE METÁLICO PARA CRUZETA	UN	6,00	ÁREA EXTERNA - SUBESTAÇÃO	
86		SUPORTE METÁLICO PARA TRANSFORMADOR	UN	2,00	ÁREA EXTERNA - SUBESTAÇÃO	
87		TRANSFORMADOR A ÓLEO 150KVA	UN	1,00	ÁREA EXTERNA - SUBESTAÇÃO	
88		GRUPO GERADOR ESTACIONÁRIO, POTÊNCIA 150 KVA, MOTOR DIESEL	UN	1,00	ÁREA EXTERNA - SUBESTAÇÃO	
92		QUADRO DE TRANSFERÊNCIA AUTOMÁTICO COM INTERTRAVAMENTO AUTOMÁTICO 4 POLOS 3F+N 250A/500V	UN	1,00	ÁREA EXTERNA - SUBESTAÇÃO	
93		Cabo NU em alumínio 35mm² - 15KV	M	20,00	ÁREA EXTERNA - SUBESTAÇÃO	
QUADRO QD DE MEDIÇÃO						
ITEM	CÓDIGO	DESCRIÇÃO	UNIDADE	QUANTIDADE	LOCAL DE INSTALAÇÃO	
26		CAIXA PARA MEDIDOR MODELO F4 - USO EXTERNO (151 à 300KVA)	UN	1,00	ÁREA EXTERNA - SUBESTAÇÃO	
30		DISPOSITIVO DE PROTEÇÃO CONTRA SURTO (CLASSE 2) 275V	UN	3,00	ÁREA EXTERNA - SUBESTAÇÃO	
31		Disjuntor Unipolar Termomagnético 20A - norma DIN (Curva C)	UN	3,00	ÁREA EXTERNA - SUBESTAÇÃO	
32		Disjuntor tripolar termomagnético caixa moldada 250A - 25KA (380/415 V)	UN	1,00	ÁREA EXTERNA - SUBESTAÇÃO	

R00	11/03/2025	EMISSÃO INICIAL - PROJETO EXECUTIVO
REV	DATA	DESCRIÇÃO
SECRETARIA DE PROJETOS ESTRATÉGICOS		
GOVERNO DO ESTADO DE PERNAMBUCO		
SECRETARIA DE PROJETOS ESTRATÉGICOS		
OBJETO: PROJETO DE IMPLANTAÇÃO DO COMPLEXO DA POLÍCIA CIENTÍFICA		
CONTRATANTE: SECRETARIA DE DEFESA SOCIAL		CONTRATADA: SECRETARIA DE PROJETOS ESTRATÉGICOS
LOCALIZAÇÃO: R. JOÃO PINHO DE MORAIS, S/N, SÃO CRISTÓVÃO, ARCOVERDE/PE		RESPONSÁVEL:
SECRETARIA DE DEFESA SOCIAL		NOME: VICTOR PALACIO DE OLIVEIRA
PROJETISTAS:		CREA-PE: 181247081-9
MARCOS OLIVEIRA PEDROSO (CREA-PE: 182289242)		
DESCRIÇÃO: INSTALAÇÕES ELÉTRICAS - SUBESTAÇÃO		TIPO DE PROJETO: EXECUTIVO
CONTÉUDO: SUBESTAÇÃO, DETALHES E DIAGRAMAS		FRANQUIA:
ESCALA: INDICADA	DATA: 11/03/25	COPILAÇÃO: GOVPE-SPP-ARV-L00-CPCENT-IMP-PE-EMI-P001-R0