
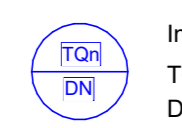
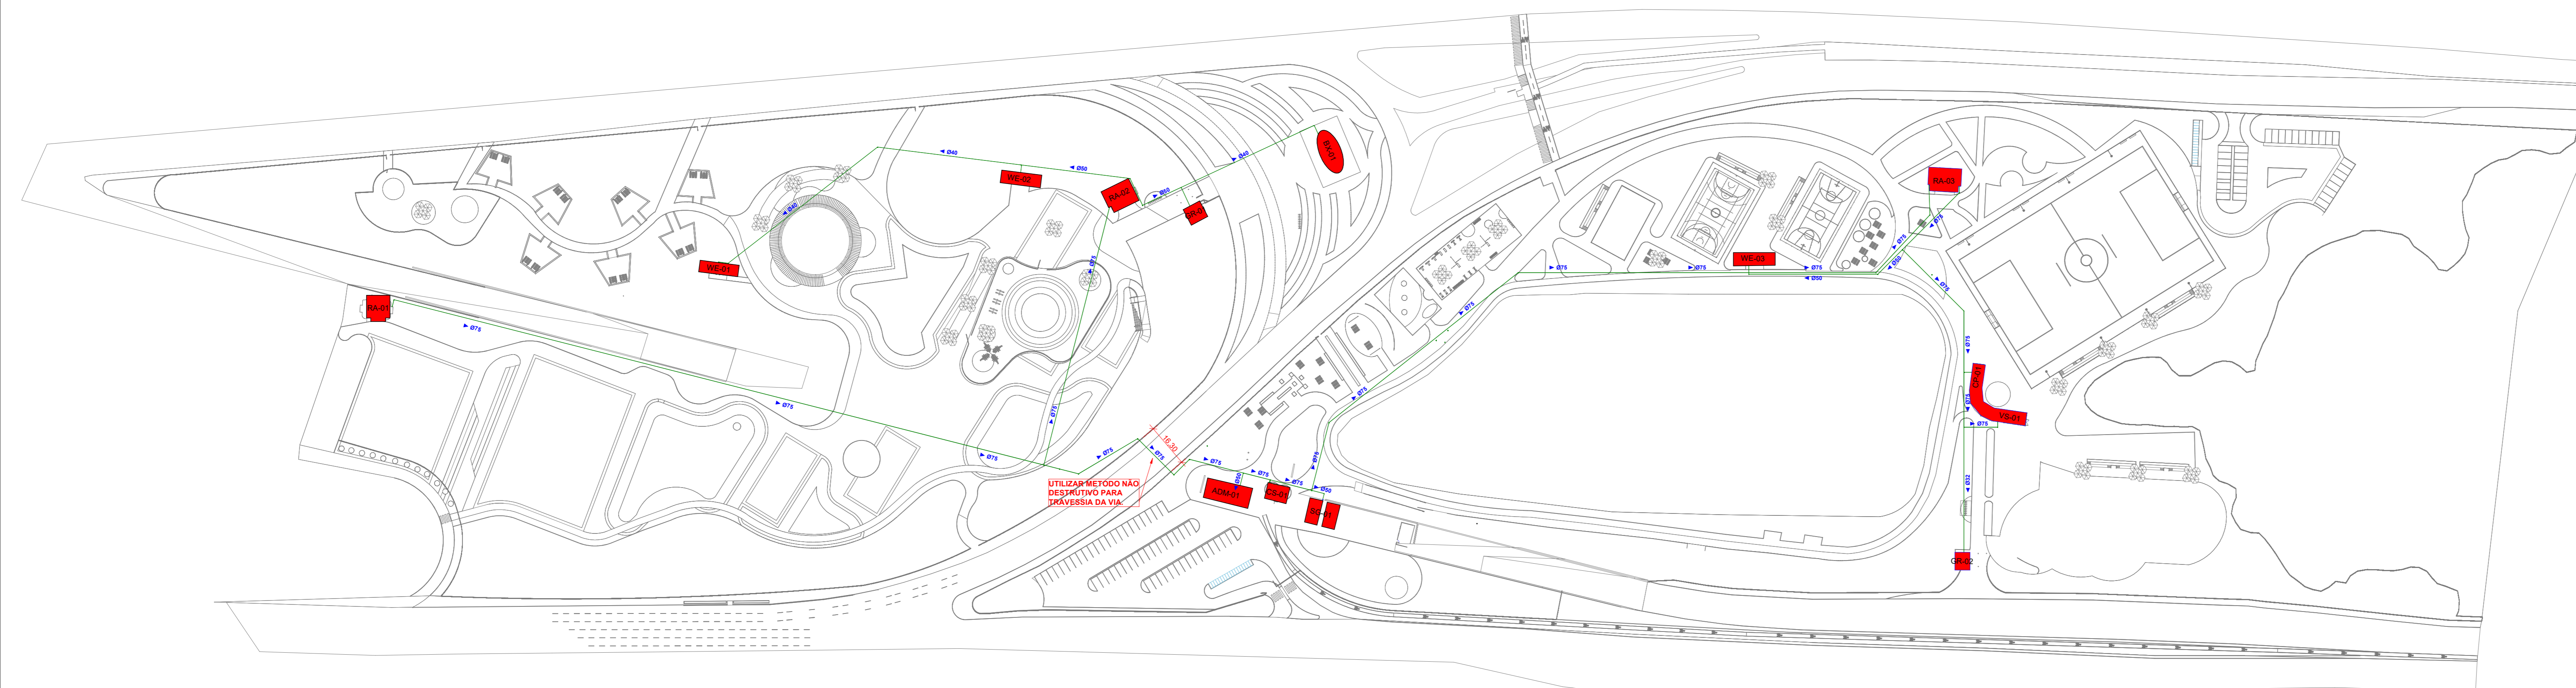


LEGENDA DOS SISTEMAS HIDRÁULICOS	
	Tubulação de água fria - PPR PN12
	Indicação de tubos na vertical (tubos de queda) TQ: Sigla do Sistema hidráulico e numeração tubo DN: Diâmetro nominal do tubo

LEGENDA DE EDIFICAÇÕES	
WE	WC TALUDE
ADM	ADMINISTRAÇÃO
BX	BOX'S ALIMENTAÇÃO
GR	GUARITA
SG	SALA GUARDAS
VS	VESTIÁRIO - QUADRAS
CP	COPA - QUADRA
RA	RESERVATÓRIO APOIADO COM CASA DE MÁQUINAS
CS	CISTERNA EXISTENTE



1 TÉRREO - REDE DE DISTRIBUIÇÃO DE ÁGUA FRIA
ESCALA 1:1000

REV.	DATA	DESCRIÇÃO	ELAB.	APROV.

Secretaria de Projetos Estratégicos
GOVERNO DO ESTADO DE PERNAMBUCO
SECRETARIA DE PROJETOS ESTRATÉGICOS DO ESTADO DE PERNAMBUCO




 
OBJETO: REQUALIFICAÇÃO DO MEMORIAL ARCOVERDE NO MUNICÍPIO DE OLINDA

CONTRATANTE: Secretaria de Projetos Estratégicos	CONTRATADA: -
LOCALIZAÇÃO: PARNAMIRIM, BR 102 AD FM - LQ02 PAV. SAL. SAÚDE, CEP 53020-900 OLINDA - PERNAMBUCO	ETAPA: Projeto executivo
PROJETISTA:	

Lucian José Cavalcanti de Oliveira CREA nº 181972388PE
Lucas Monte de Andrade Oliveira CREA nº 93488PE
Ismail Antonio da Silva CREA nº 1820805458PE

DISCIPLINA: PROJETO DE HIDROSSANITÁRIO
CONTEÚDO: PROJETO DE ÁGUA FRIA
ESCALA: INDICADA
DATA: MAIO/2025
COPIFICAÇÃO: GOVPE-SPS-OLINDA-MEM-EM-HD-P01-R0

LEGENDA DOS SISTEMAS HIDRÁULICOS


-  Tubulação de irrigação - água fria - PVC Soldável
-  Indicação de tubos na vertical (tubos de queda)
-  TQn: Sigla do Sistema hidráulico e numeração tubo
-  DN: Diâmetro nominal do tubo

ALTURA DOS PONTOS DE ALIMENTAÇÃO - ÁREAS MOLHADAS


TORNEIRA DE JARDIM	ALTURA DO PONTO - 0,30m
--------------------	-------------------------

LEGENDA DE EDIFICAÇÕES

WE	WC TALUDE
ADM	ADMINISTRAÇÃO
BX	BOX'S ALIMENTAÇÃO
GR	GUARITA
SG	SALA GUARDAS
VS	VESTIÁRIO - QUADRAS
CP	COPA - QUADRA
RA	RESERVATÓRIO APOIADO COM CASA DE MÁQUINAS
CS	CISTERNA EXISTENTE

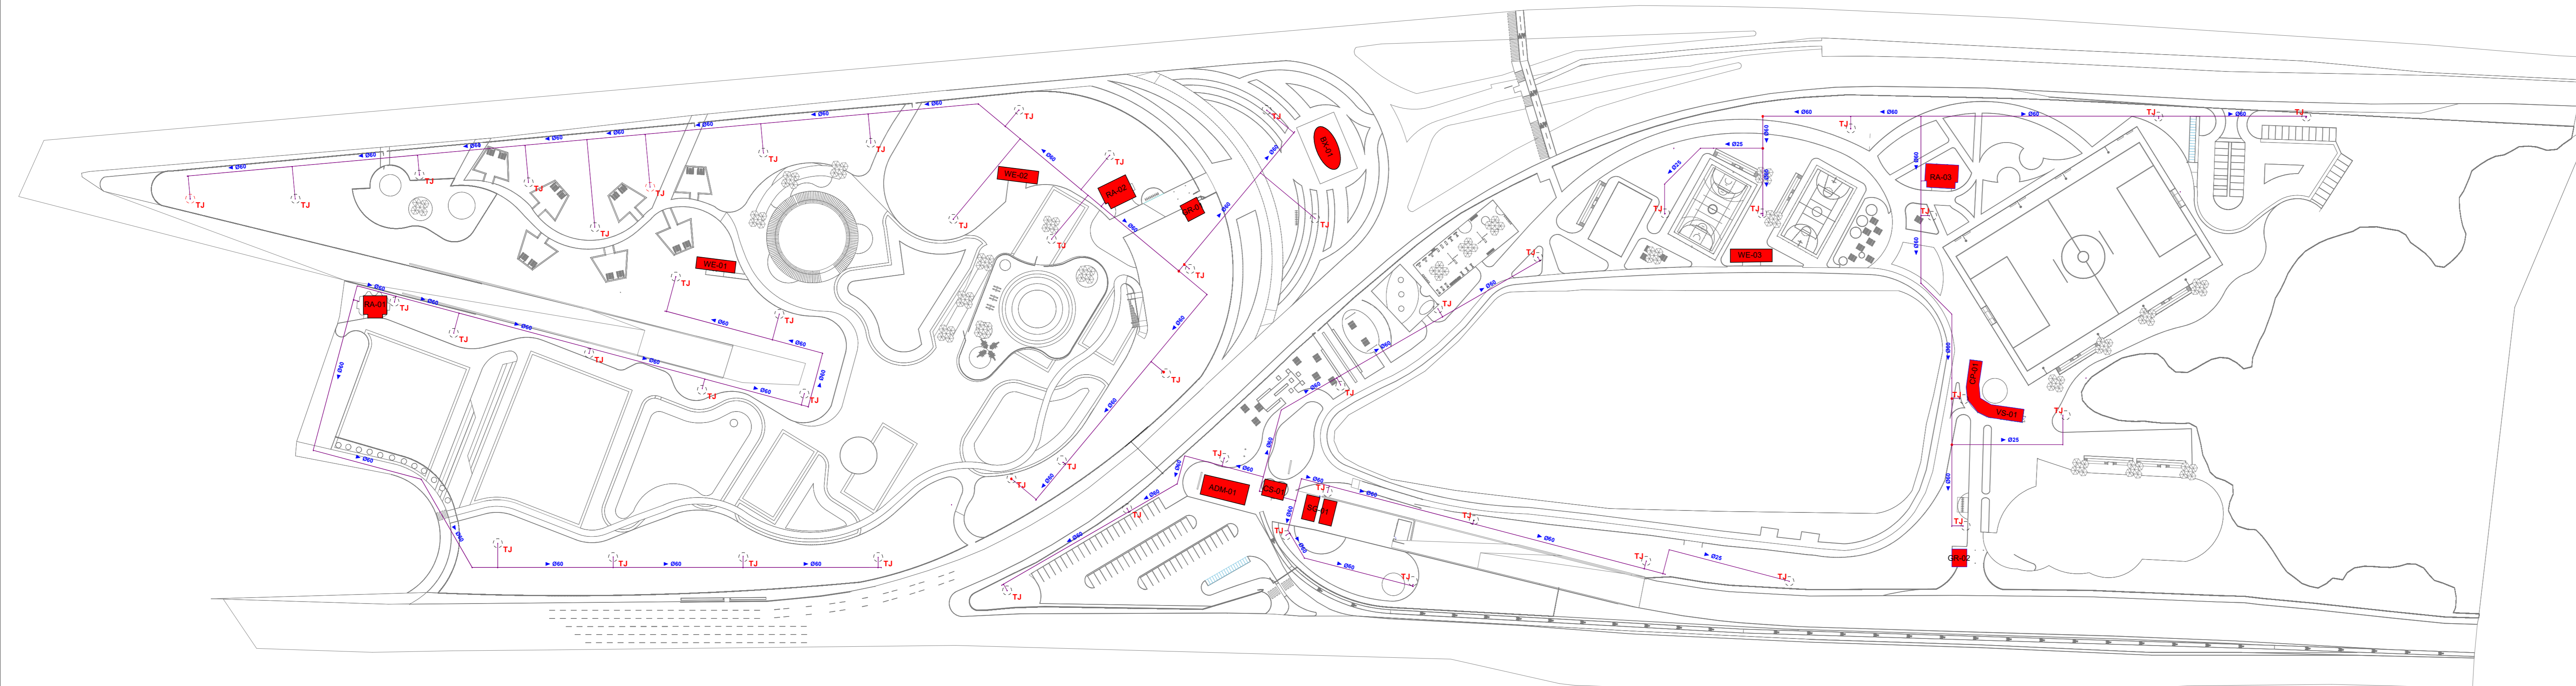

TÉRREO - REDE DE DISTRIBUIÇÃO DE IRRIGAÇÃO
1:1000

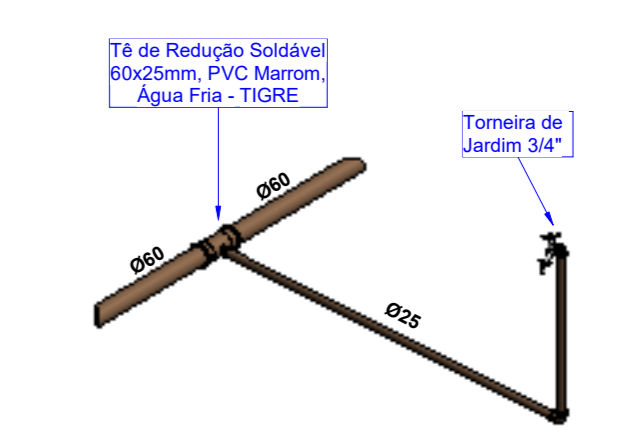

2 DETALHE LIGAÇÃO - TORNEIRA DE JARDIM
ESCALA

REV.	DATA	DESCRIÇÃO	ELAB.	APROV.




REQUALIFICAÇÃO DO MEMORIAL ARCOVERDE NO MUNICÍPIO DE OLINDA


CONTRATANTE: Secretaria de Projetos Estratégicos	CONTRATADA: -
LOCALIZAÇÃO: PARNAMIRIM, BR 102 AD FM - LACO PARA BALNEÁRIO, DP 1802090 OLINDA - PERNAMBUCO	ETAPA: Projeto executivo
PROJETISTA:	

Lucian José Cavalcanti de Oliveira CREA nº 181972338/PE	Lucas Monte de Andrade Oliveira CREA nº 9348/PE	Ismael Antonio da Silva CREA nº 180805458/PE
--	--	---


DISCIPLINA: PROJETO DE HIDROSSANITÁRIO
 OBJETIVO: PROJETO DE AGUA FRIA
 ESCALA: MAIO/2025
 INDICADA:

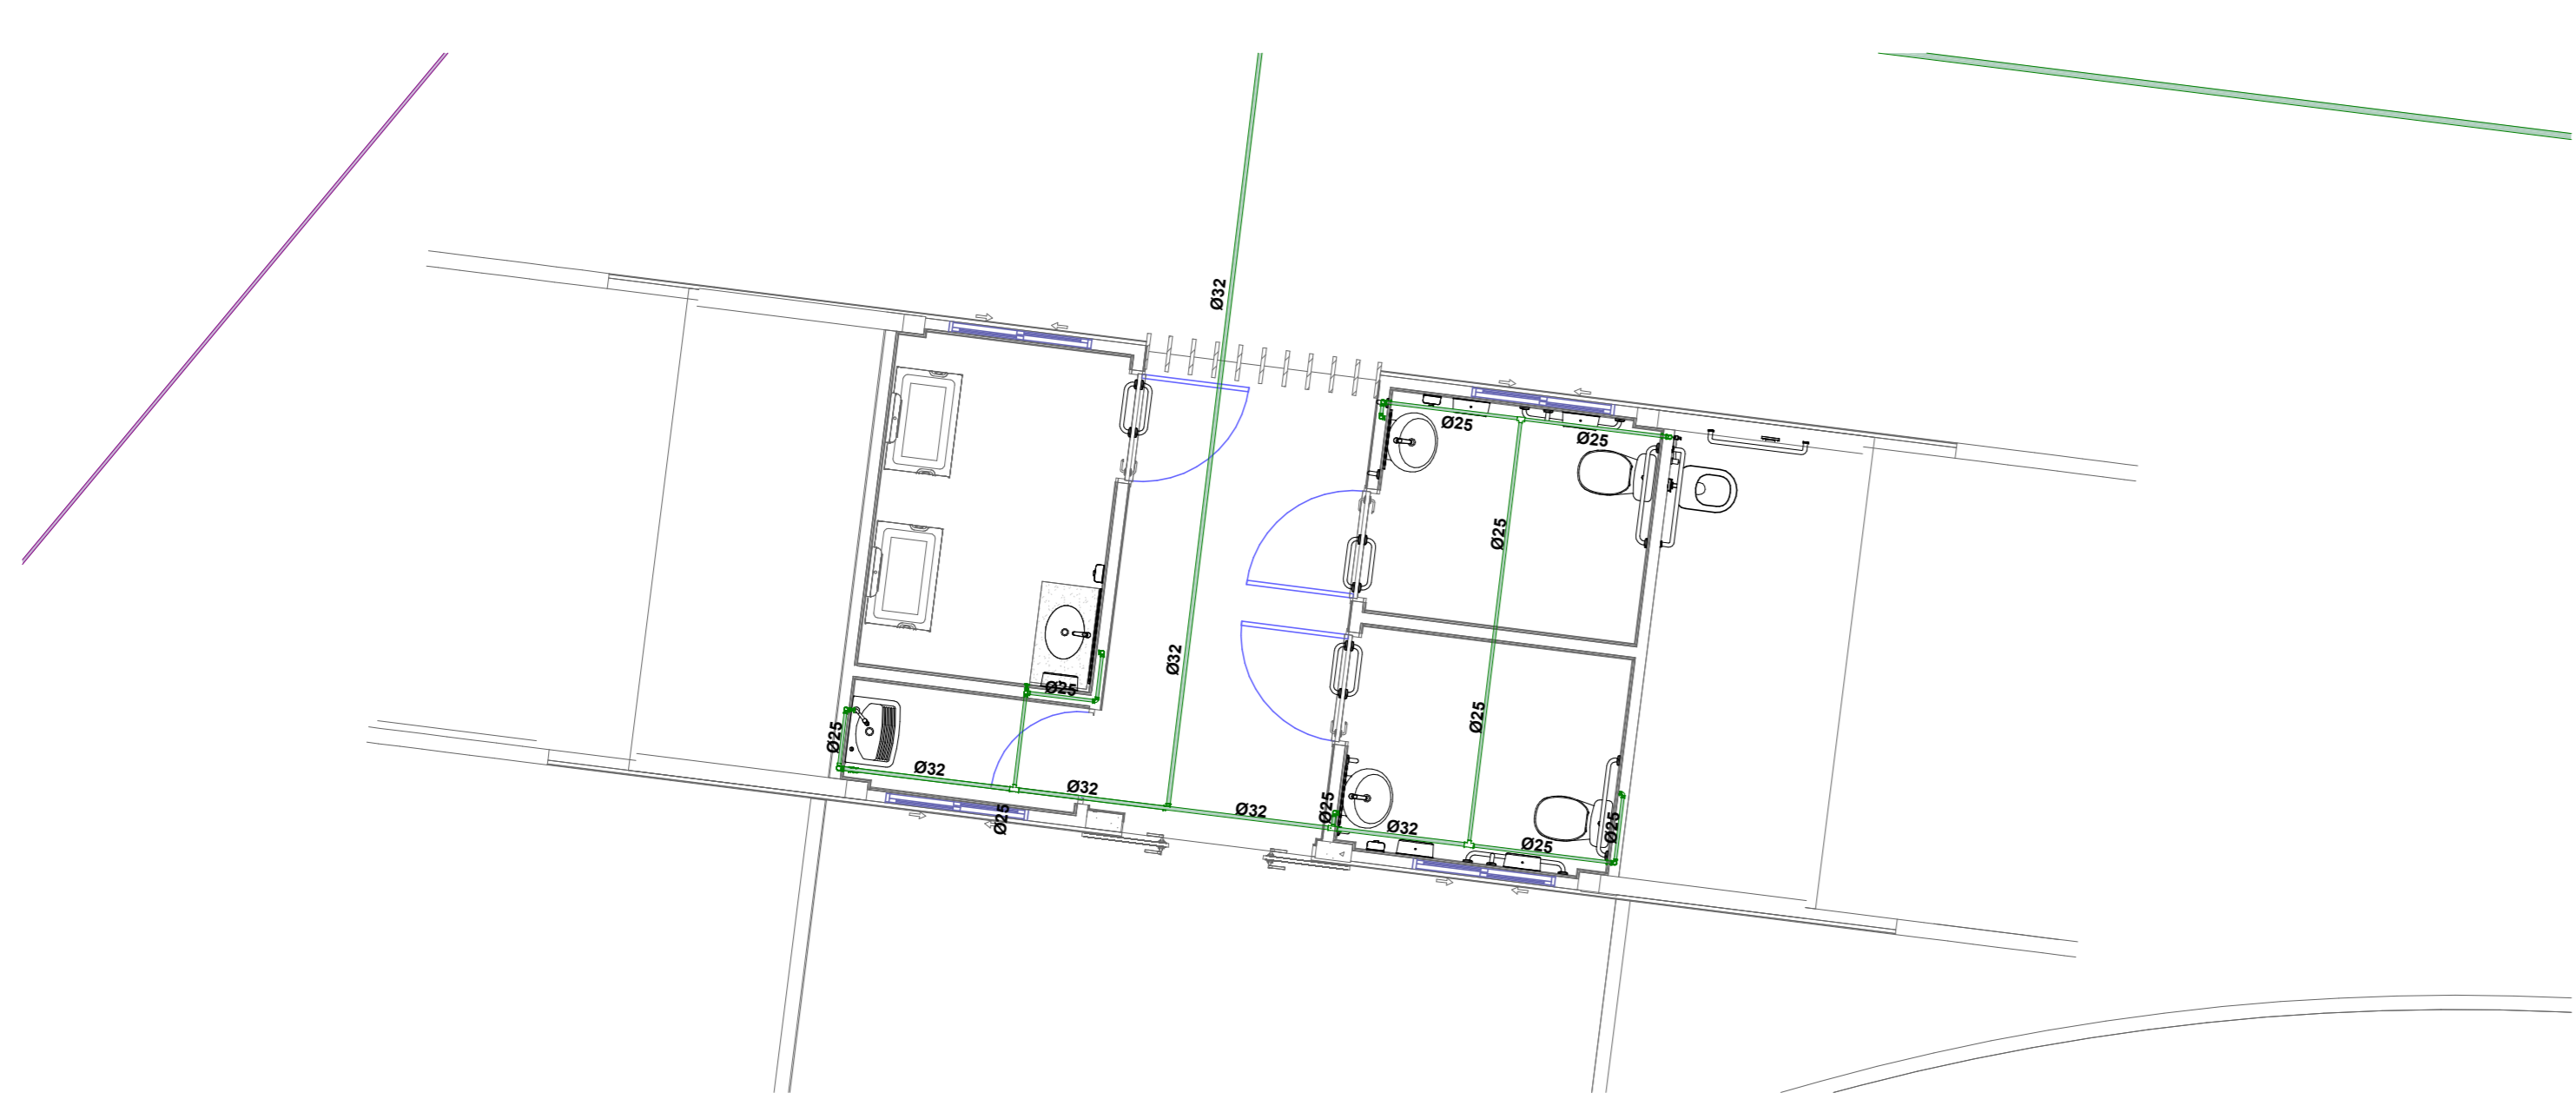


1 **TÉRREO - WC EXTERNO**
ESCALA 1:50

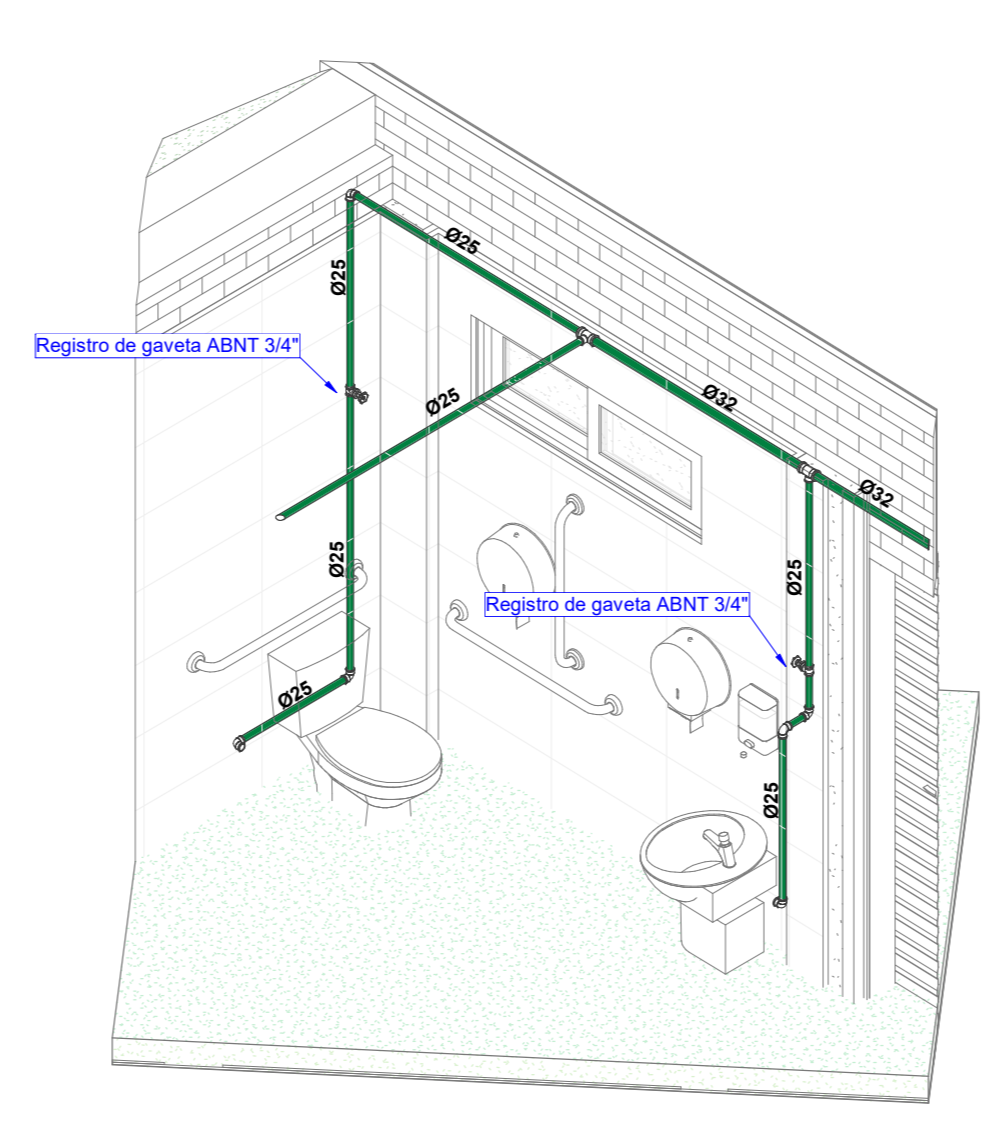


2 **ISOMETRICO - BWC PCD - WC EXTERNO**
ESCALA

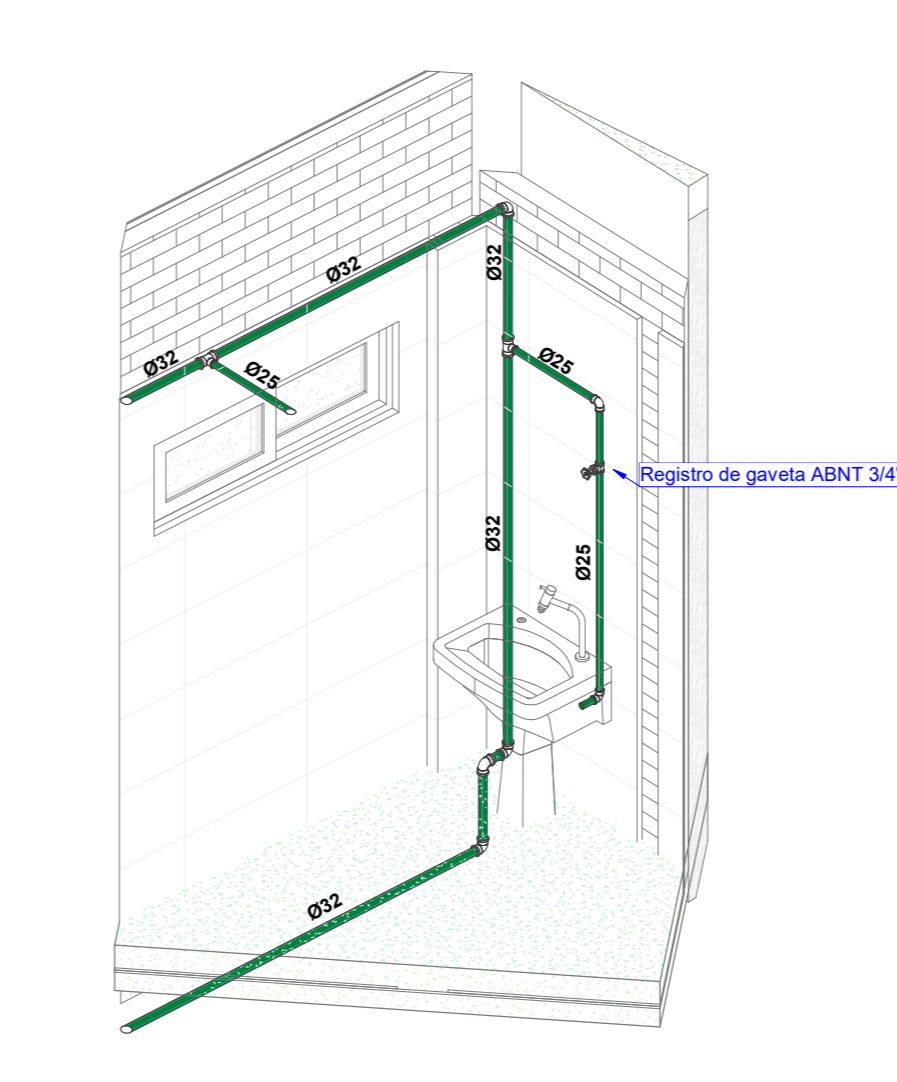


3 **ISOMETRICO - DML - WC EXTERNO**
ESCALA

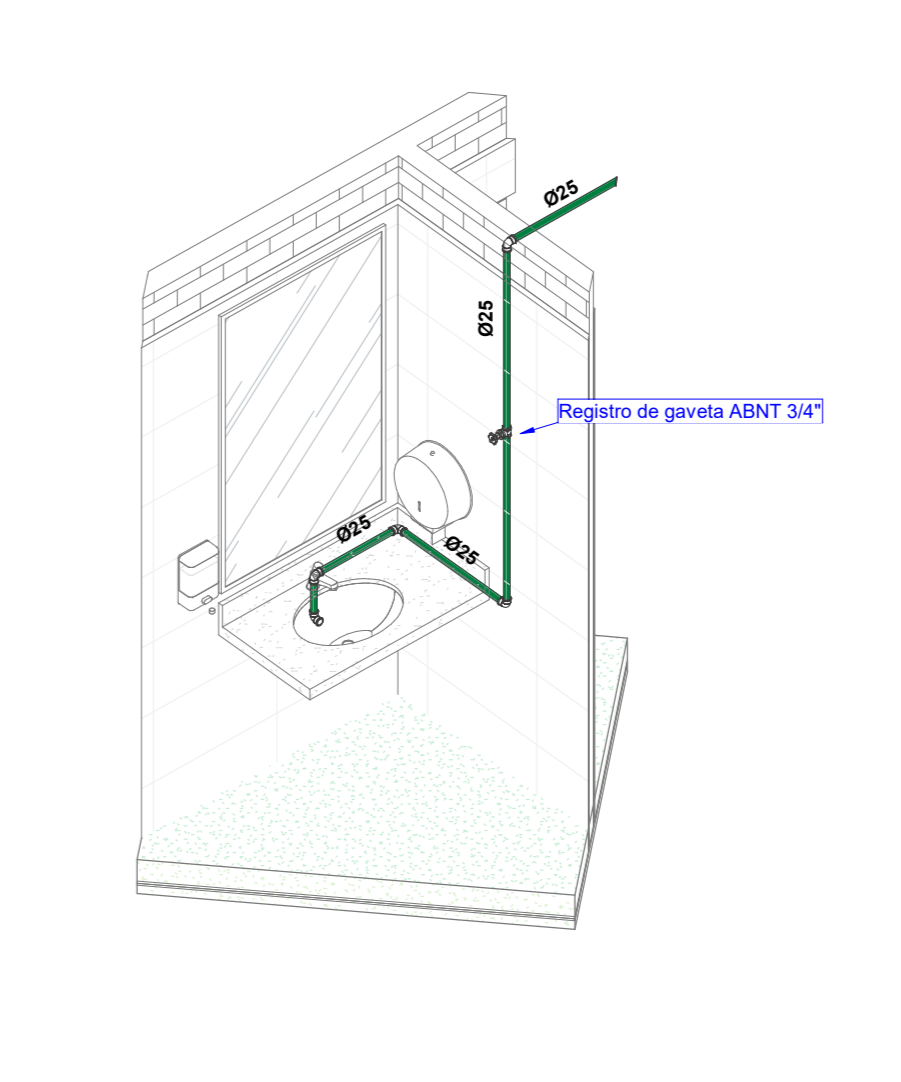

4 **ISOMETRICO - LAVATÓRIO - WC EXTERNO**
ESCALA

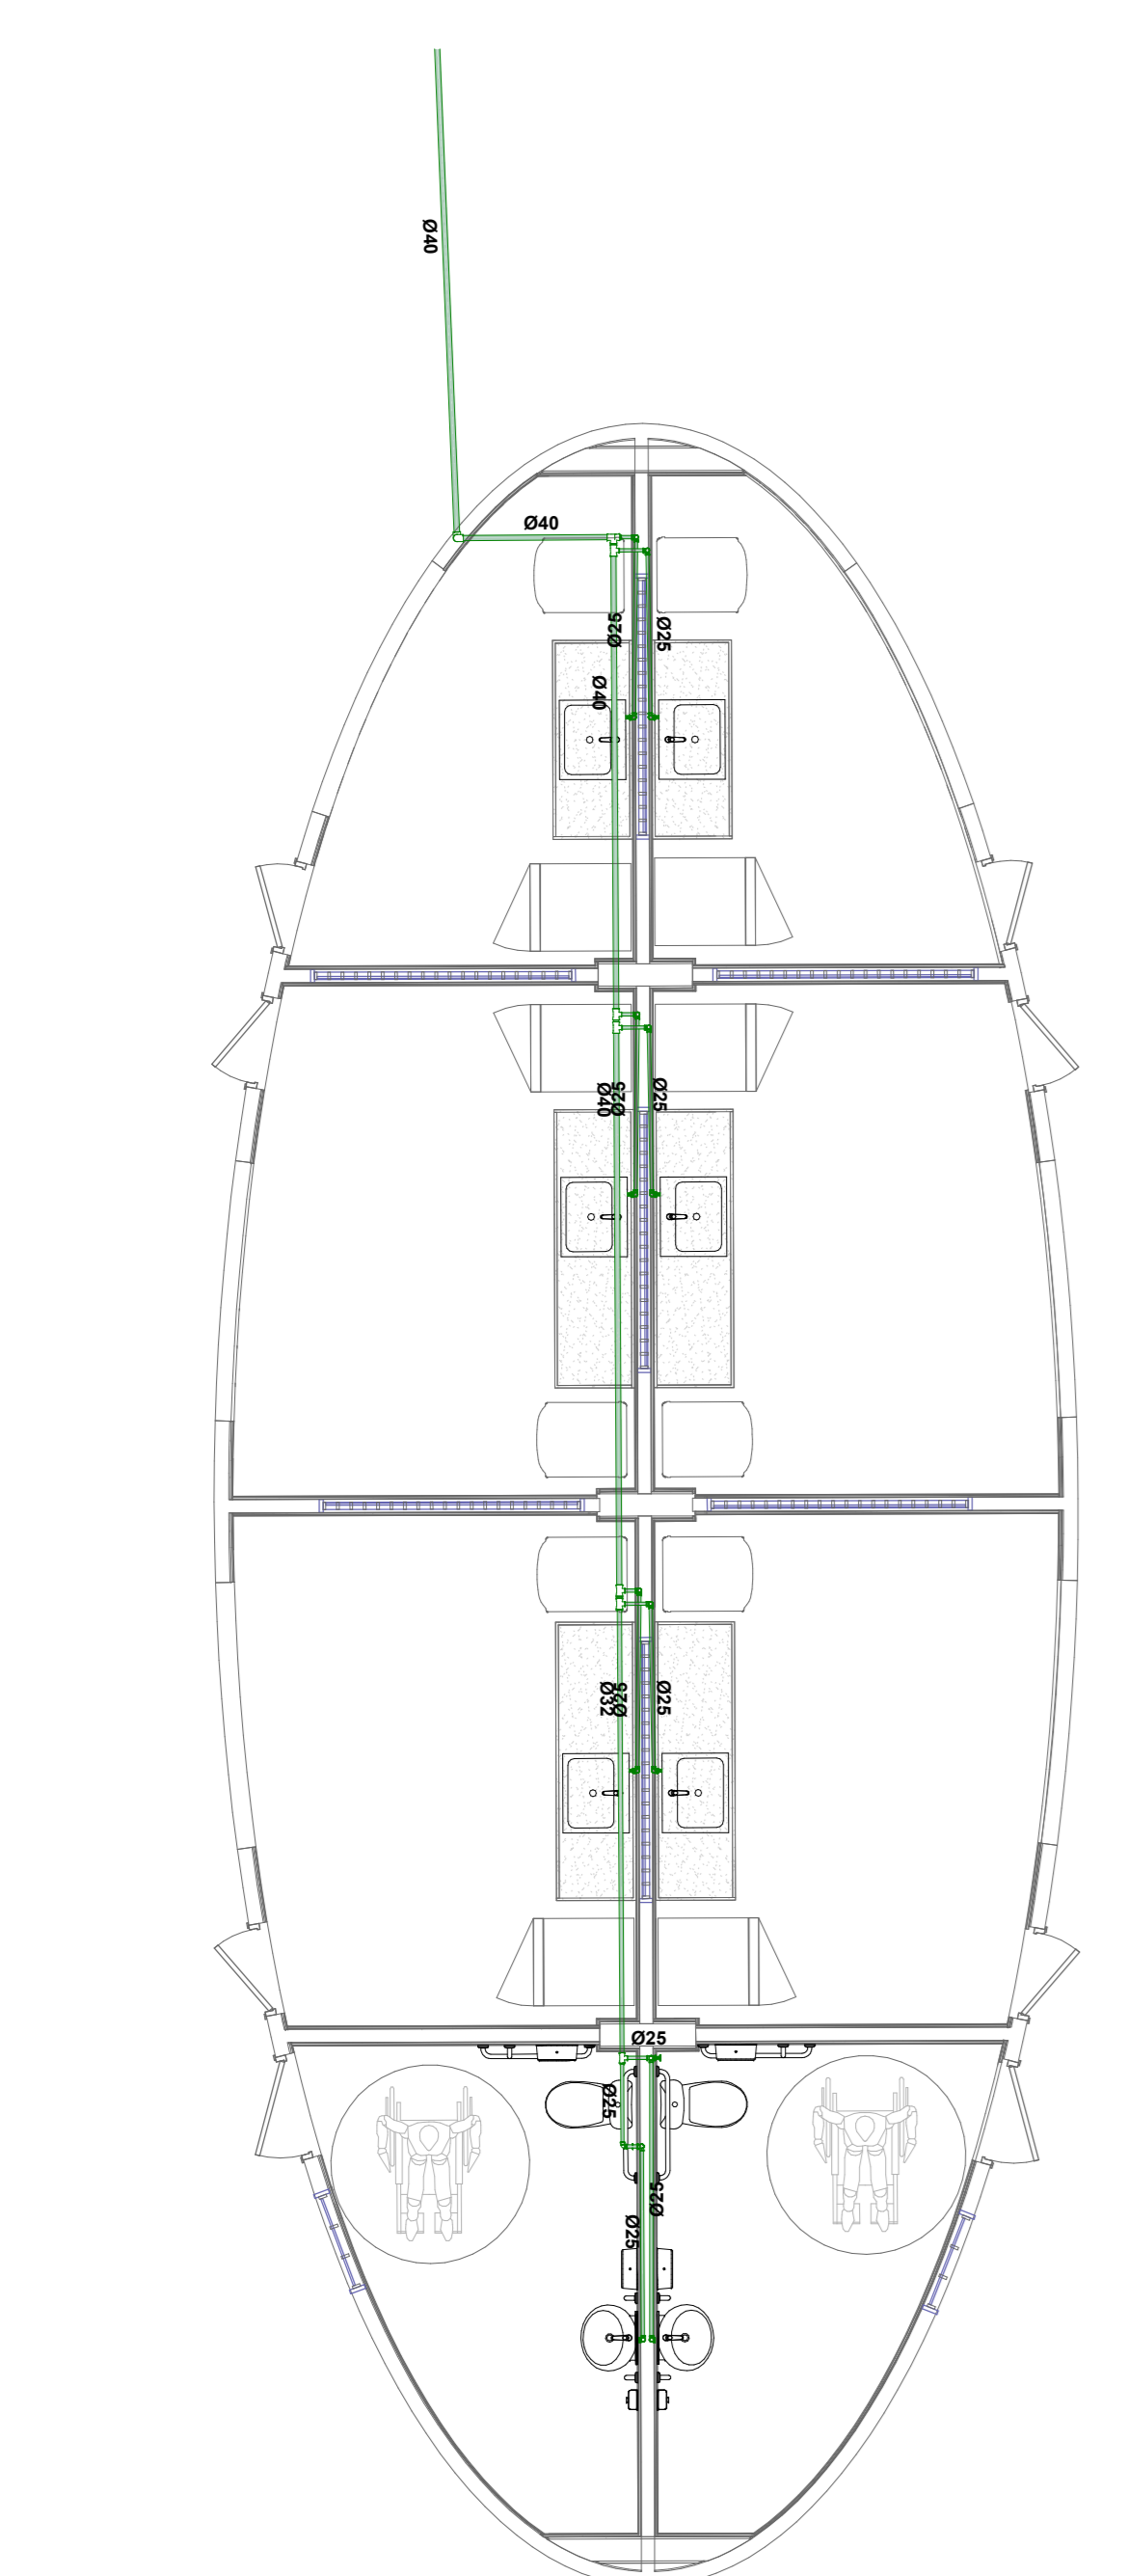

6 **TÉRREO - BOX ALIMENTAÇÃO**
ESCALA 1:50

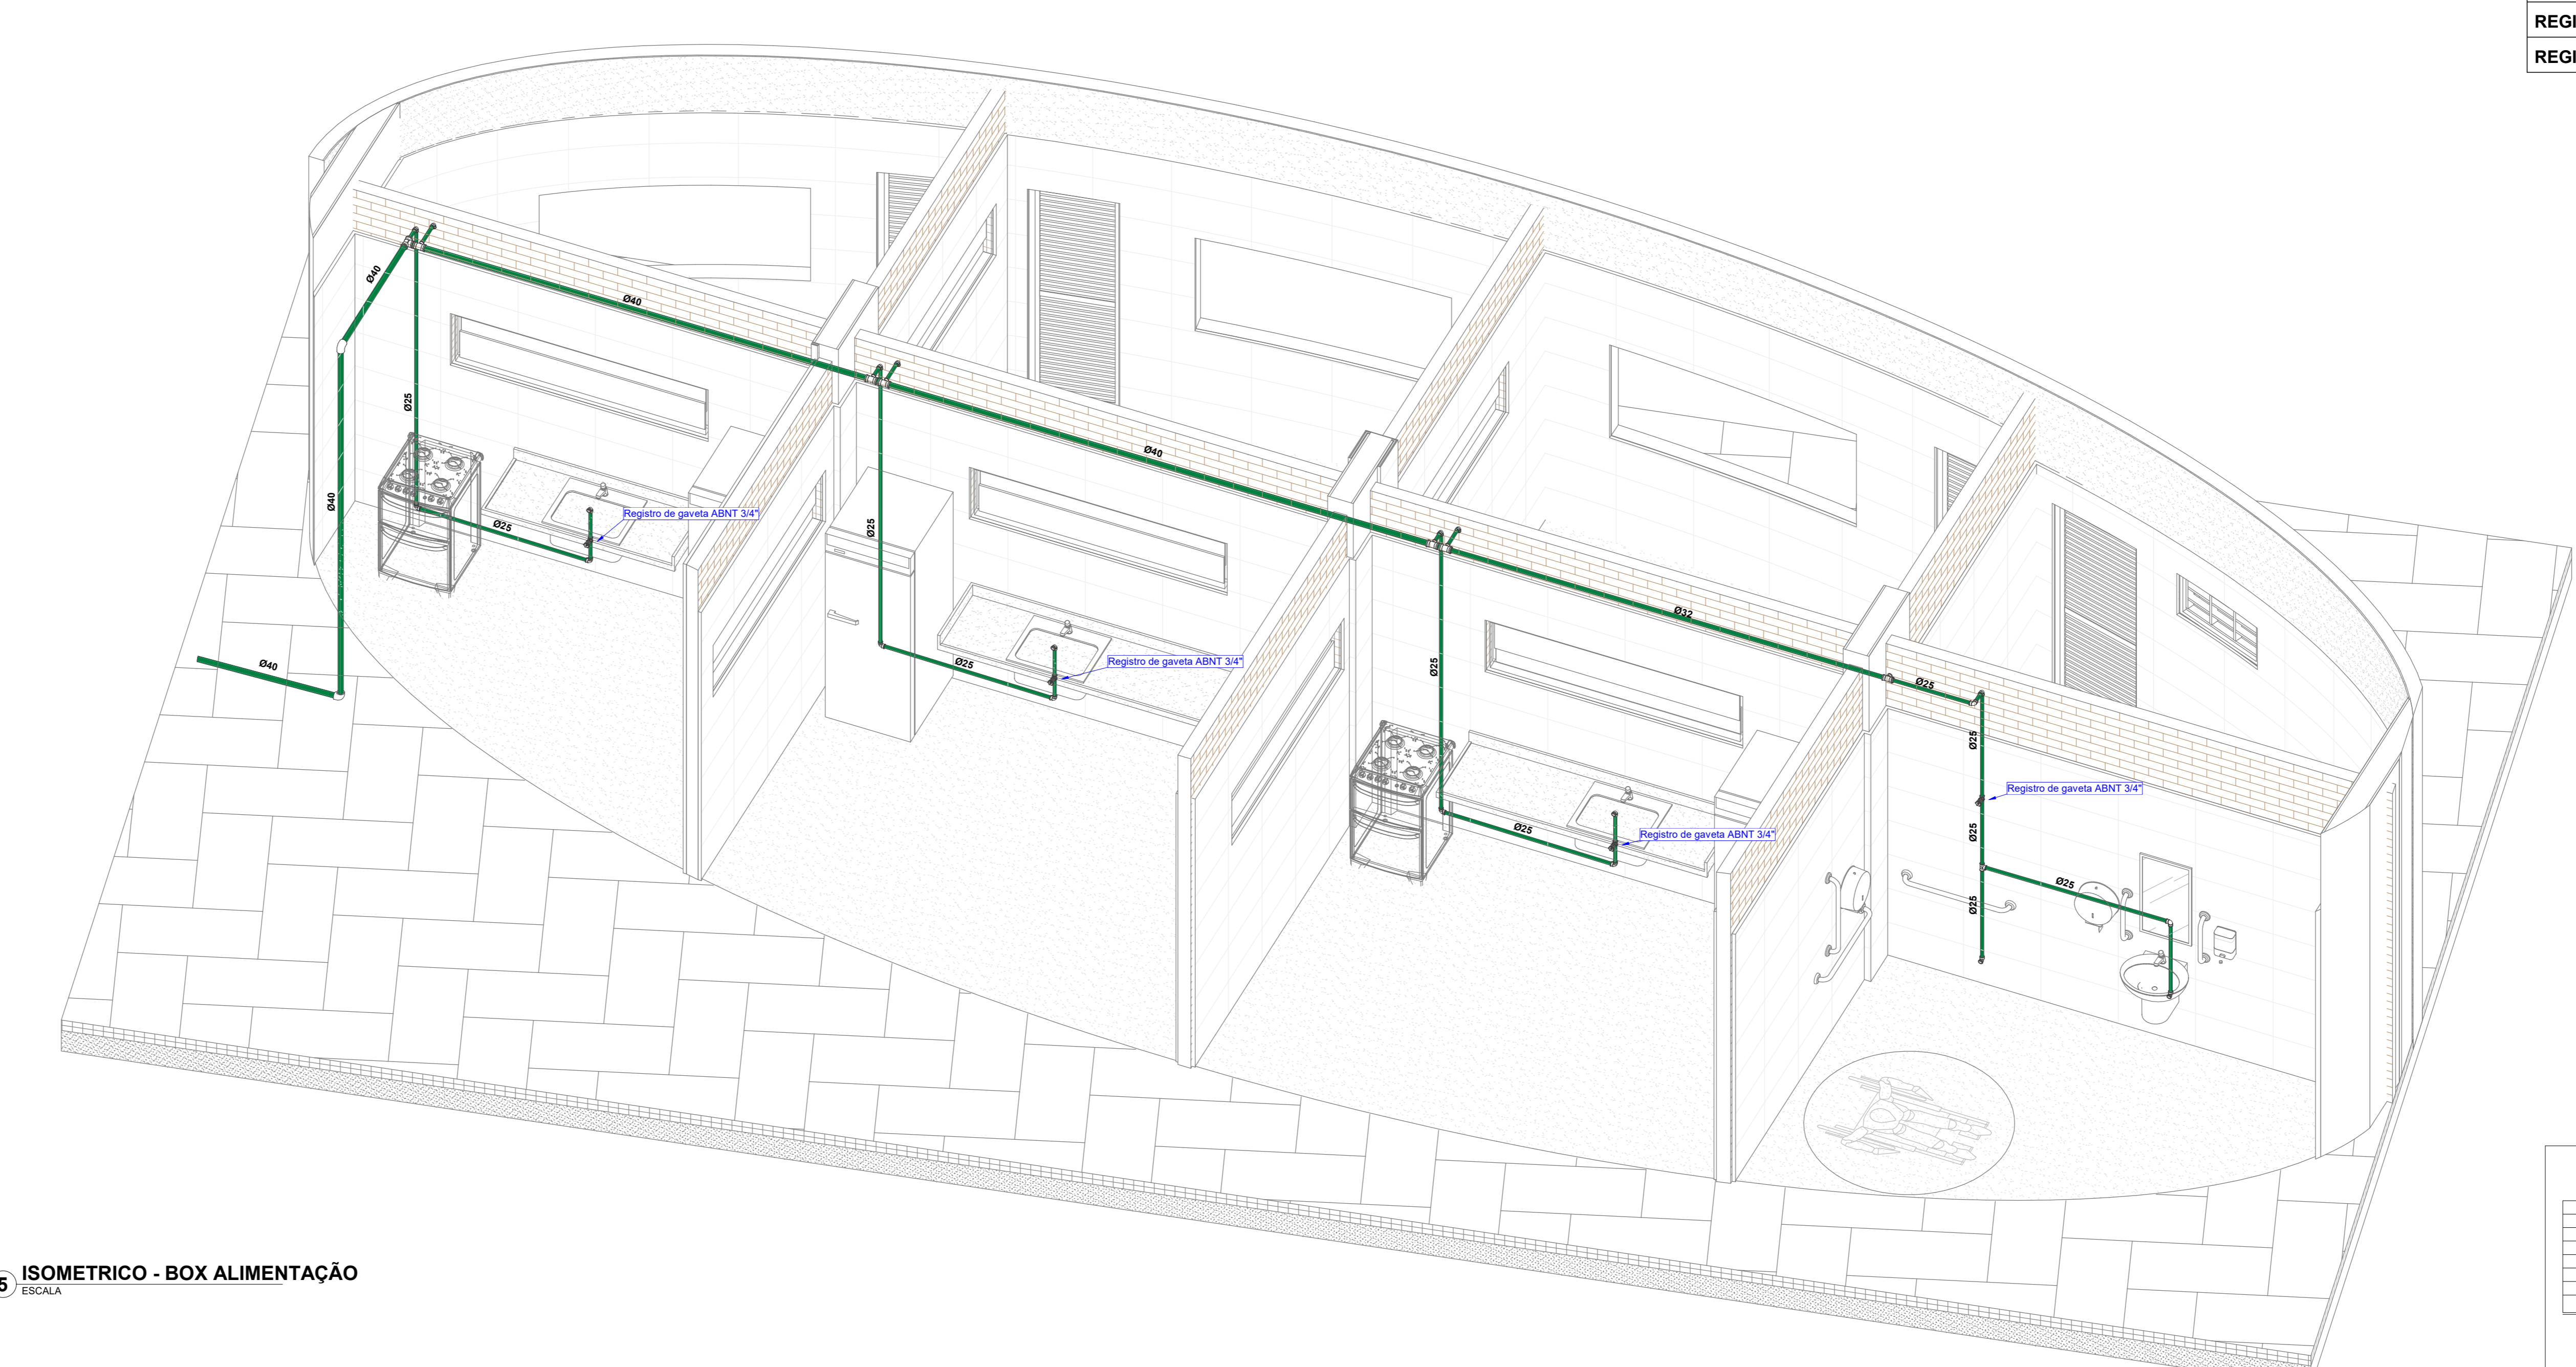

5 **ISOMETRICO - BOX ALIMENTAÇÃO**
ESCALA

LEGENDA DOS SISTEMAS HIDRÁULICOS	
	Tubulação de água fria Interna - PVC Soldável
	Tubulação de água fria Externa - PPR PN12
	Indicação de tubos na vertical (tubos de queda)
	TQn: Sigla do Sistema hidráulico e numeração tubo
	DN: Diâmetro nominal do tubo

LEGENDA DE EDIFICAÇÕES	
WE	WC TALUDE
ADM	ADMINISTRAÇÃO
BX	BOX'S ALIMENTAÇÃO
GR	GUARITA
SG	SALA GUARDAS
VS	VESTIÁRIO - QUADRAS
CP	COPA - QUADRA
RA	RESERVATÓRIO APOIADO COM CASA DE MÁQUINAS
CS	CISTERNA EXISTENTE

ALTURA DOS PONTOS DE ALIMENTAÇÃO - ÁREAS MOLHADAS	
LAVATÓRIO	ALTURA DO PONTO - 0,60m
VASO CX. ACOPLADA	ALTURA DO PONTO - 0,30m
MICTÓRIO VALV. DESCARGA	ALTURA DO PONTO - 1,00m
PIA	ALTURA DO PONTO - 0,80m
TANQUE	ALTURA DO PONTO - 1,00m
CHUVEIRO	ALTURA DO PONTO - 2,10m
REGISTRO DE GAVETA - ALTO	ALTURA DO PONTO - 1,60m
REGISTRO DE GAVETA - BAIXO	ALTURA DO PONTO - 0,50m
REGISTRO DE PRESSÃO	ALTURA DO PONTO - 1,10m

REV.	DATA	DESCRIÇÃO	ELAB.	APROV.

Secretaria de Projetos Estratégicos
 GOVERNO DO ESTADO DE PERNAMBUCO
 SECRETARIA DE PROJETOS ESTRATÉGICOS DO ESTADO DE PERNAMBUCO

OBJETO:
 REQUALIFICAÇÃO DO MEMORIAL ARCOVERDE NO MUNICÍPIO DE OLINDA

CONTRATANTE: Secretaria de Projetos Estratégicos	CONTRATADA: -
LOCALIZAÇÃO: PARNAMIRIM - BR 103 AD FM - LQ02 PAV. SAL. SAÚDE, CEP 53020-900 OLINDA - PERNAMBUCO	ETAPA: Projeto executivo
PROJETISTA:	

Luciano José Cavalcanti de Oliveira CREA: nº 181972338/PE	Lucas Monte de Andrade Oliveira CREA: nº 9348/PE	Ismael Antonio da Silva CREA: nº 182085643/PE
--	---	--

ORGANIZAÇÃO: PROJETO DE HIDROSSANITÁRIO
 TÍTULO: PROJETO DE ÁGUA FRIA
 DATA: MAIO/2025
 INDICADA:

COORDENADOR: GOV/PE-SPS-OLINDA-MEM-EM-HID-PROJ-003-RO
 DATA: 03/10/19

LEGENDA DOS SISTEMAS HIDRÁULICOS

- Tubulação de água fria Interna - PVC Soldável
- Tubulação de água fria Externa - PPR PN12

Indicação de tubos na vertical (tubos de queda)
 TQn: Sigla do Sistema hidráulico e numeração tubo
 DN: Diâmetro nominal do tubo


LEGENDA DE EDIFICAÇÕES

WE	WC TALUDE
ADM	ADMINISTRAÇÃO
BX	BOX'S ALIMENTAÇÃO
GR	GUARITA
SG	SALA GUARDAS
VS	VESTIÁRIO - QUADRAS
CP	COPA - QUADRA
RA	RESERVATÓRIO APOIADO COM CASA DE MÁQUINAS
CS	CISTERNA EXISTENTE


ALTURA DOS PONTOS DE ALIMENTAÇÃO - ÁREAS MOLHADAS

LAVATÓRIO	ALTURA DO PONTO - 0,60m
VASO CX. ACOPLADA	ALTURA DO PONTO - 0,30m
MICTÓRIO VALV. DESCARGA	ALTURA DO PONTO - 1,00m
PIA	ALTURA DO PONTO - 0,80m
TANQUE	ALTURA DO PONTO - 1,00m
CHUVEIRO	ALTURA DO PONTO - 2,10m
REGISTRO DE GAVETA - ALTO	ALTURA DO PONTO - 1,60m
REGISTRO DE GAVETA - BAIXO	ALTURA DO PONTO - 0,50m
REGISTRO DE PRESSÃO	ALTURA DO PONTO - 1,10m


1 TÉRREO - GUARITA - WC
 ESCALA 1:25

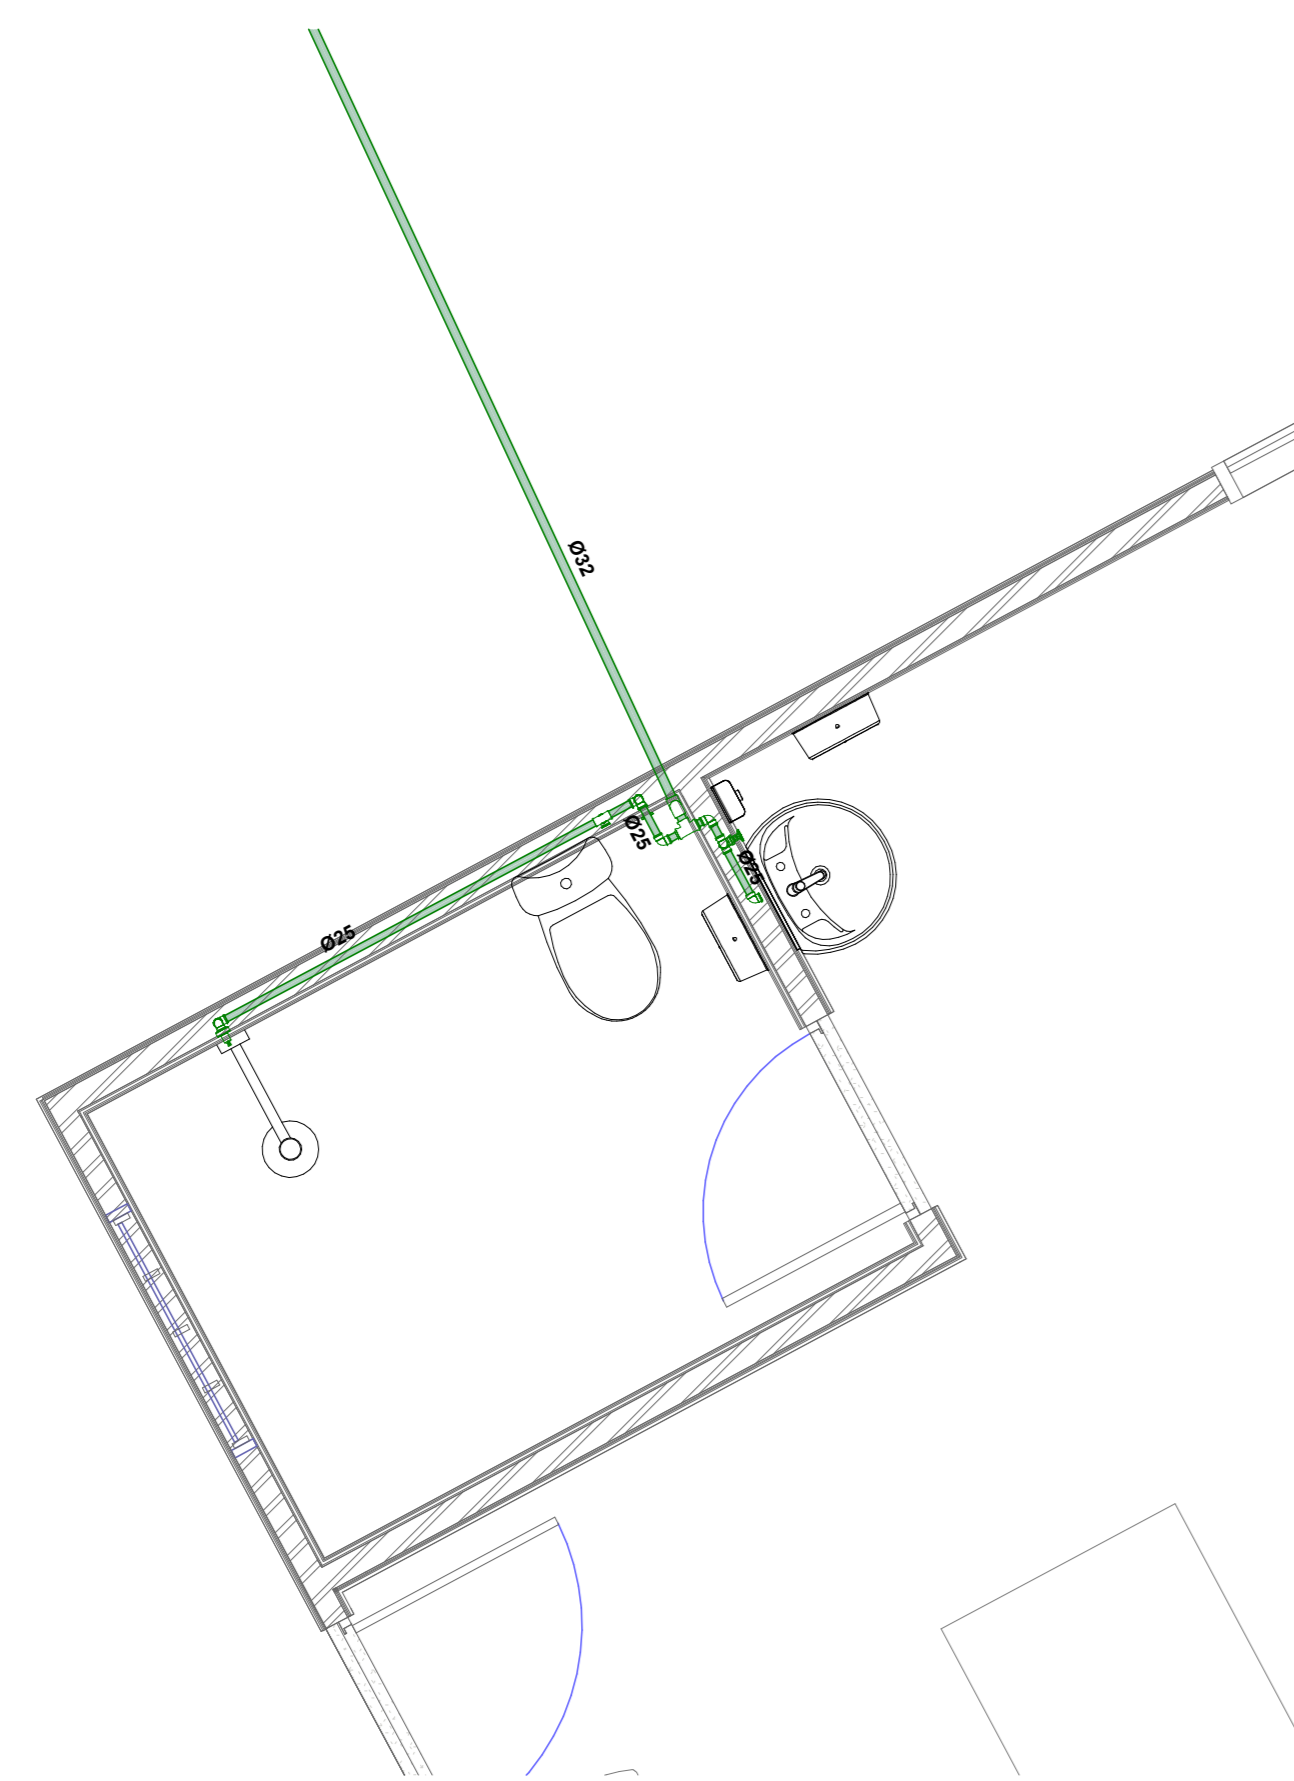


2 ISOMETRICO - WC - GUARITA
 ESCALA

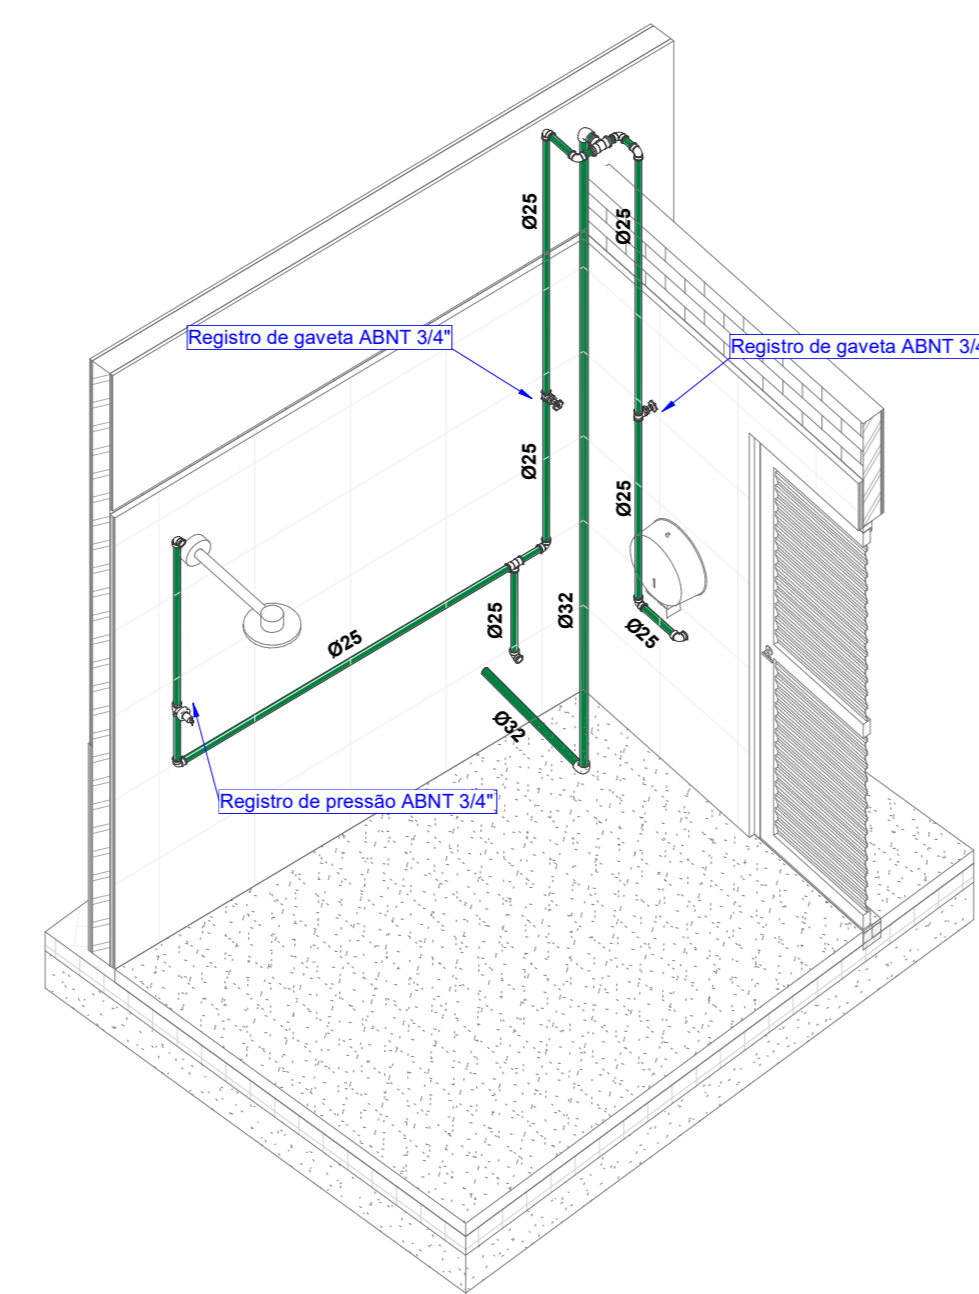


6 ISOMETRICO - VESTIÁRIO - LAVATÓRIOS
 ESCALA

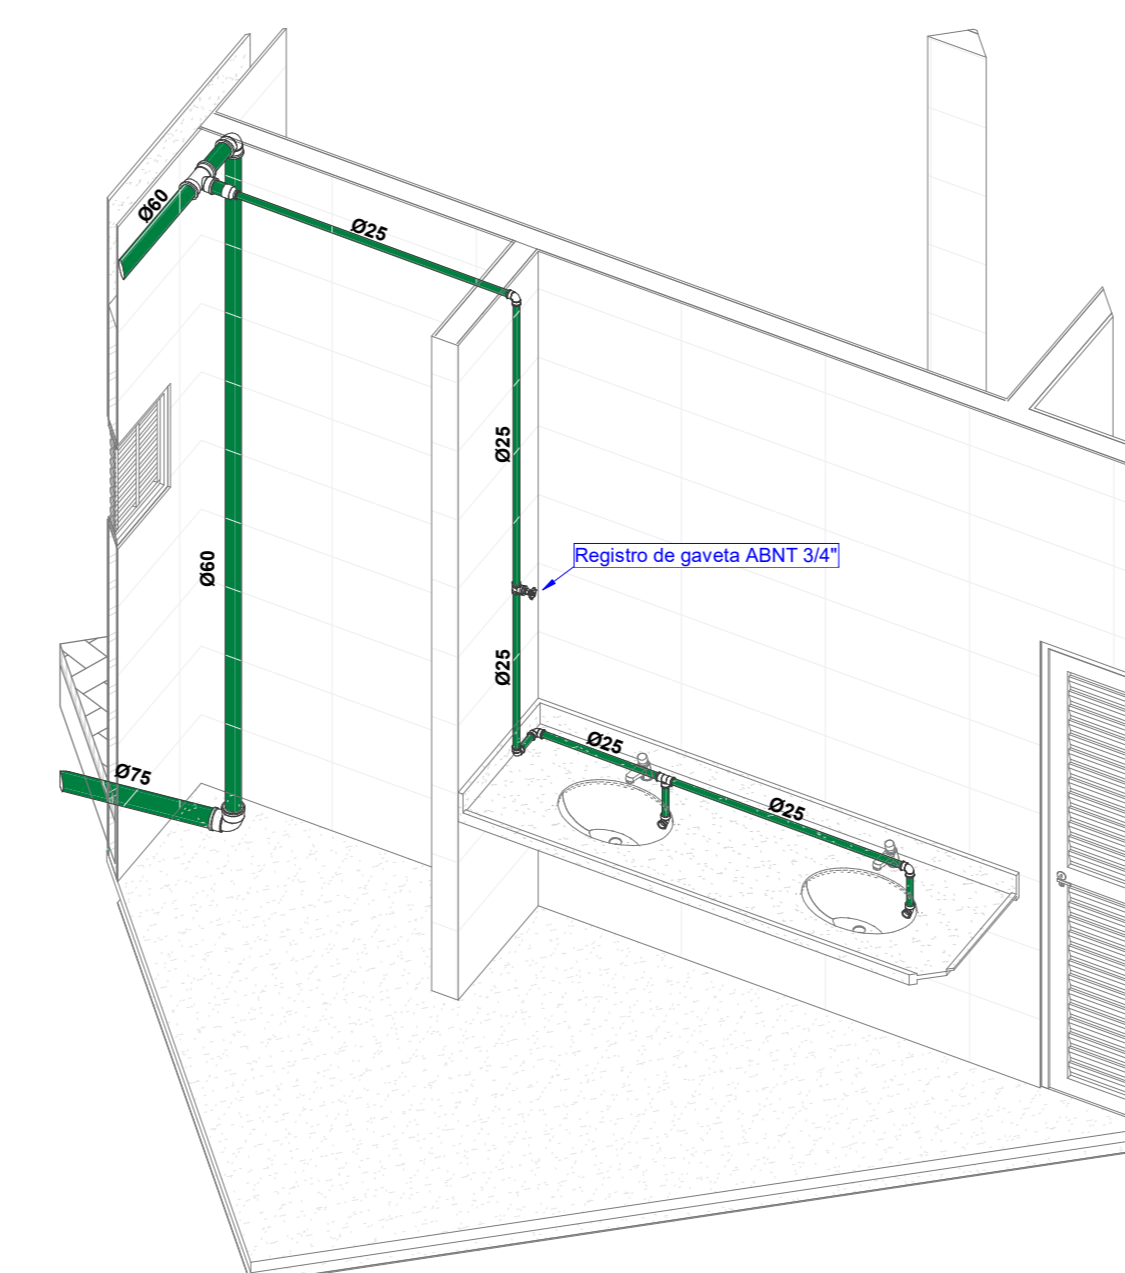


3 TÉRREO - VESTIÁRIO
 ESCALA 1:50

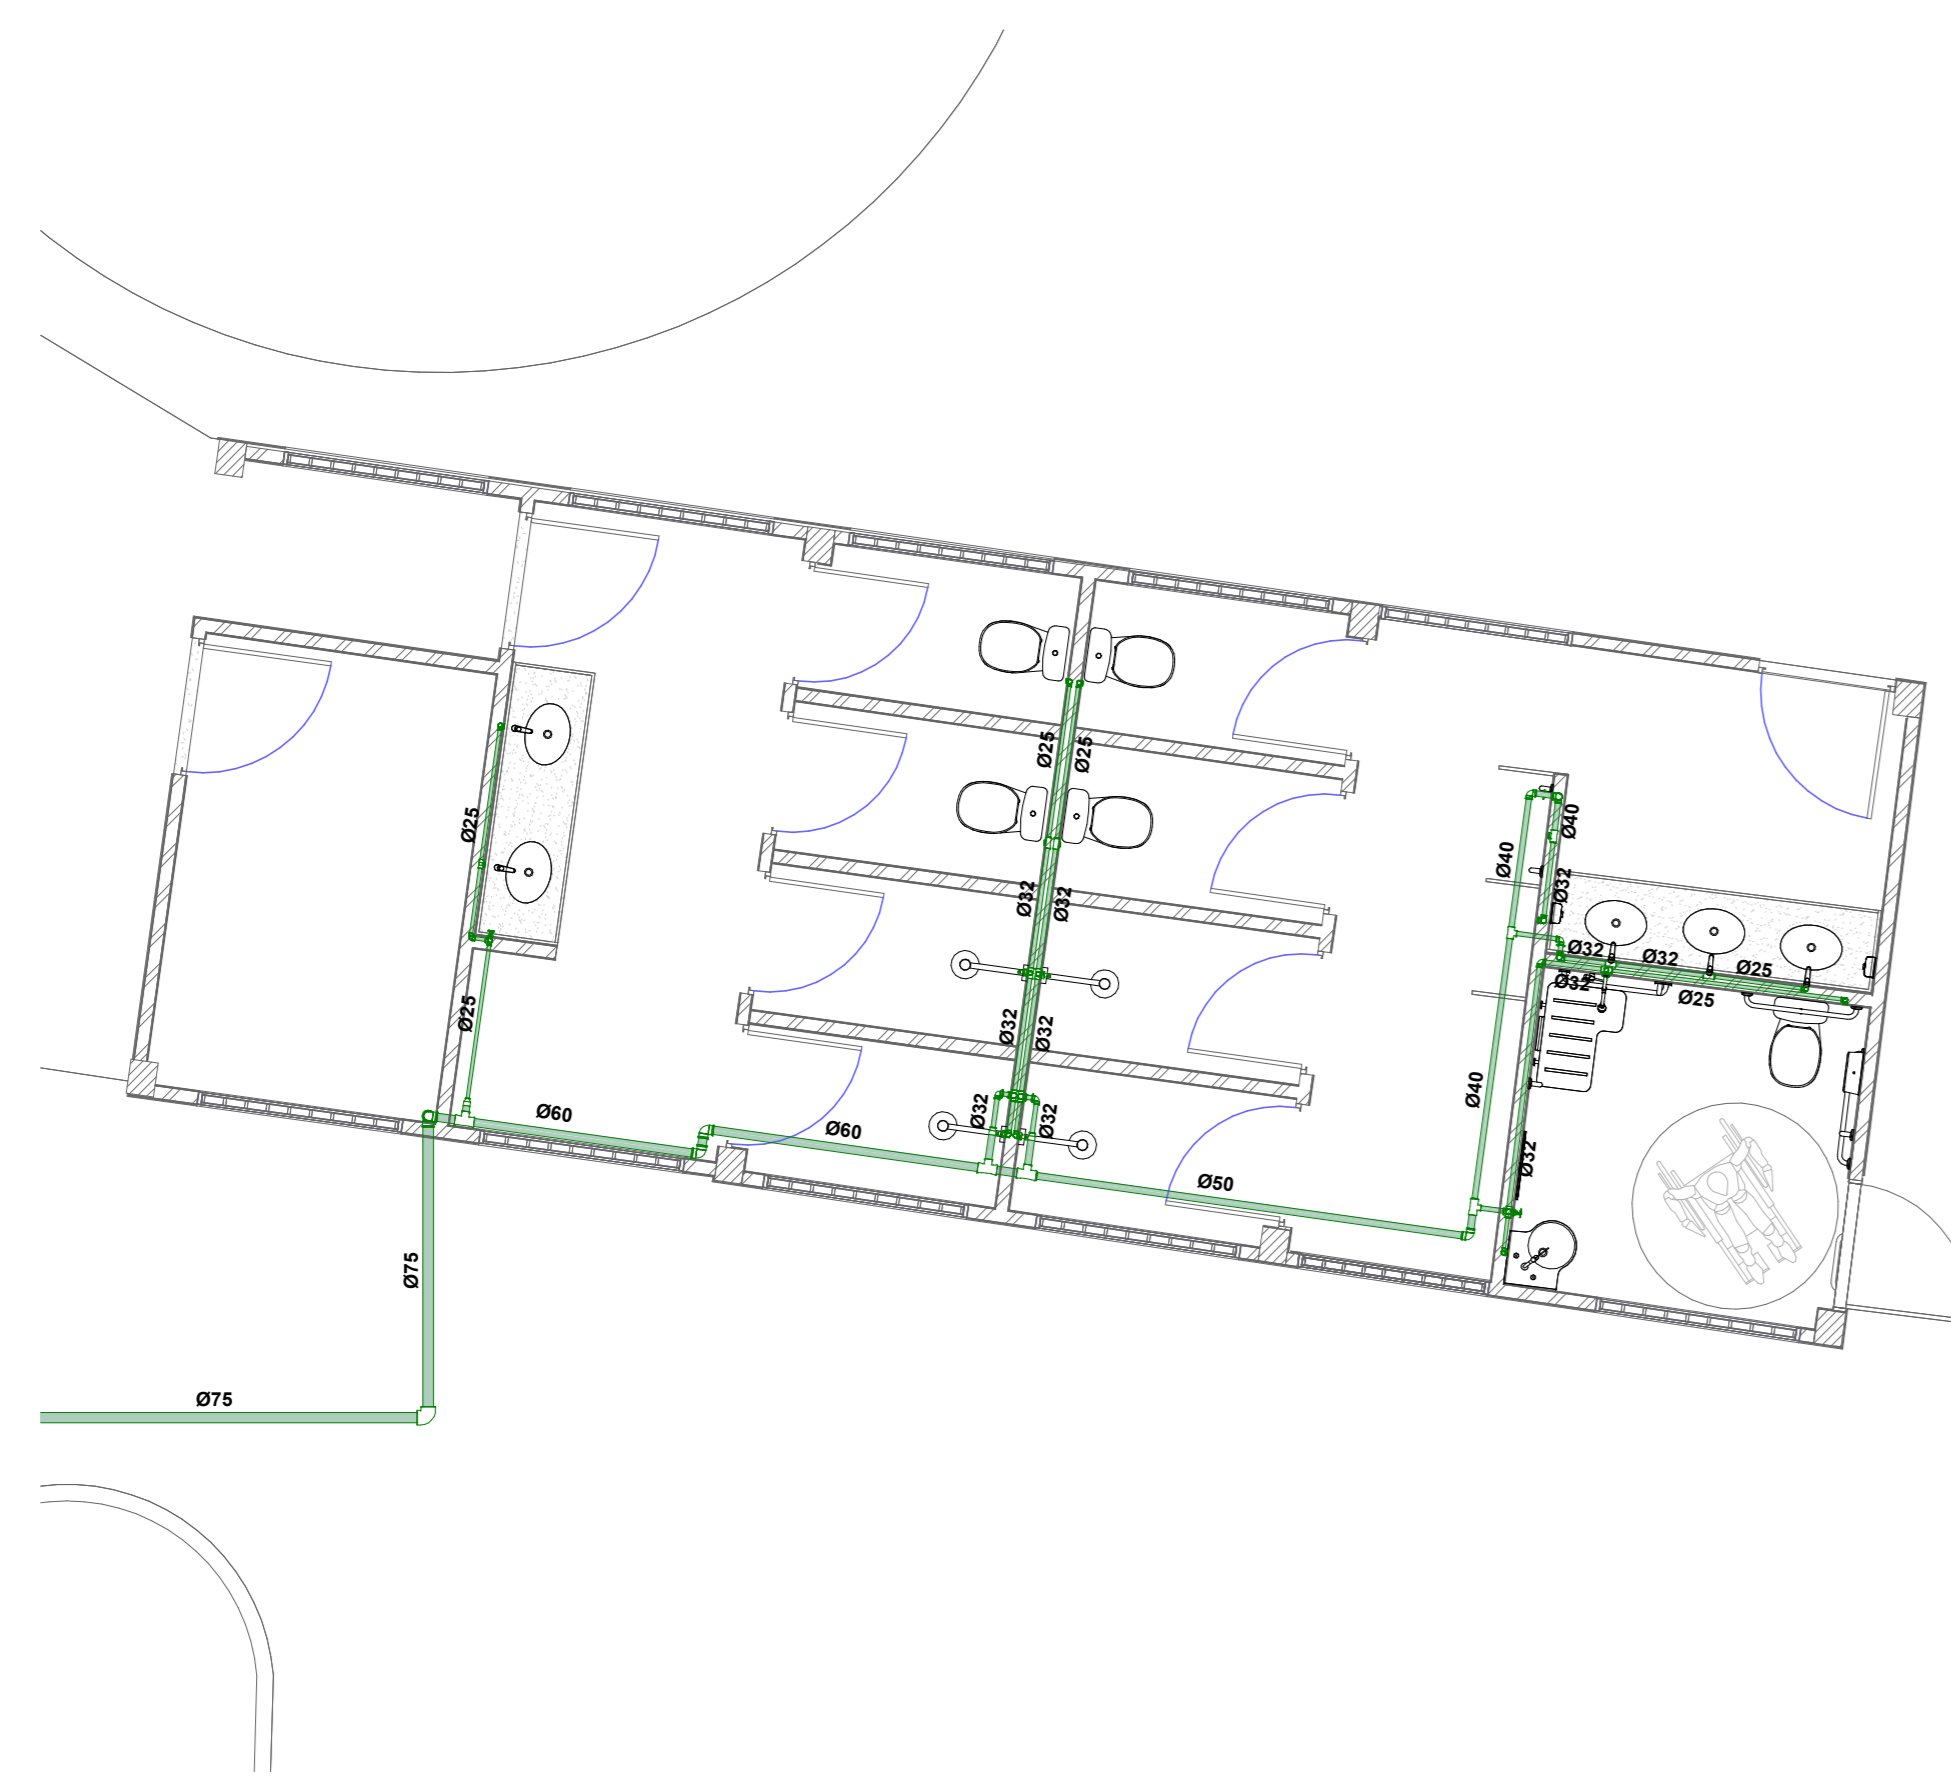


4 ISOMETRICO - VESTIÁRIO - BWC PCD
 ESCALA

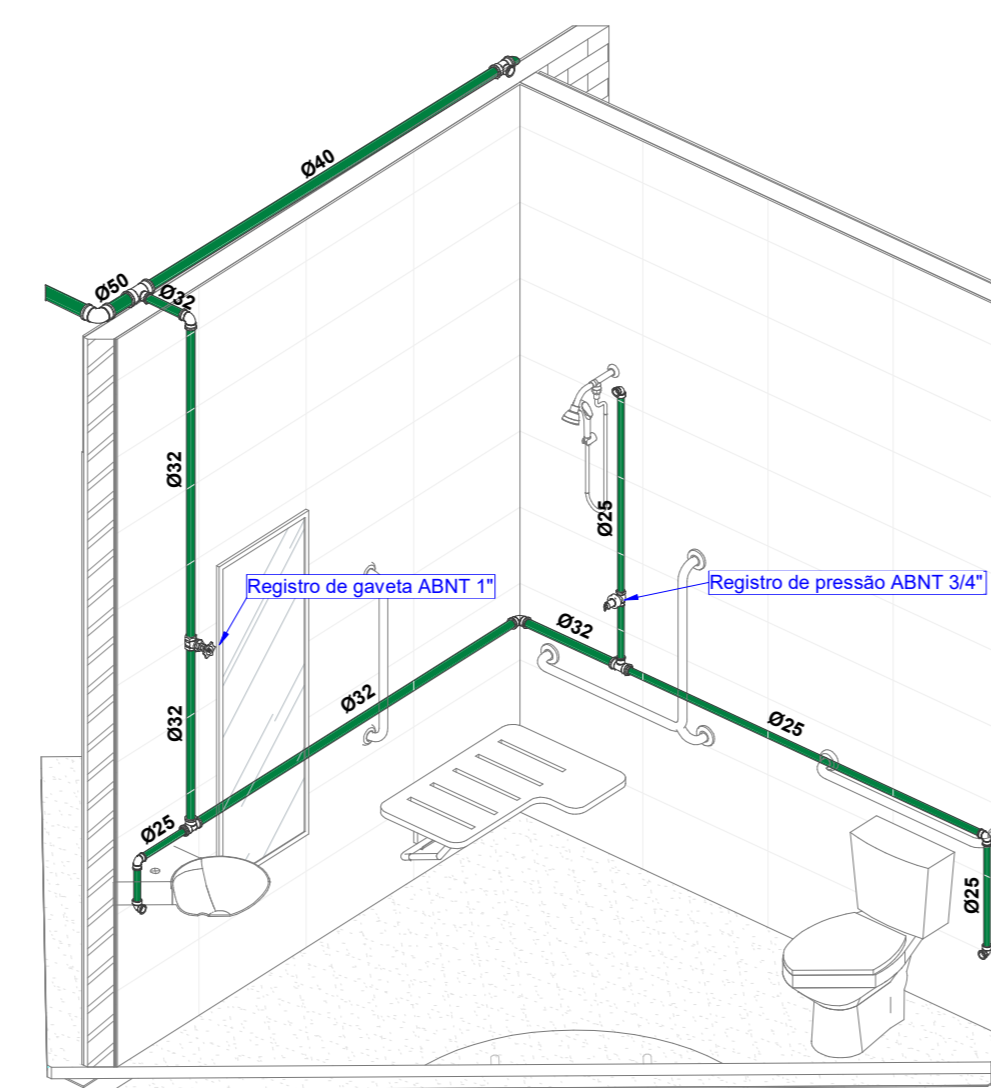


5 ISOMETRICO - VESTIÁRIO - LAVATÓRIOS E MICTÓRIOS
 ESCALA

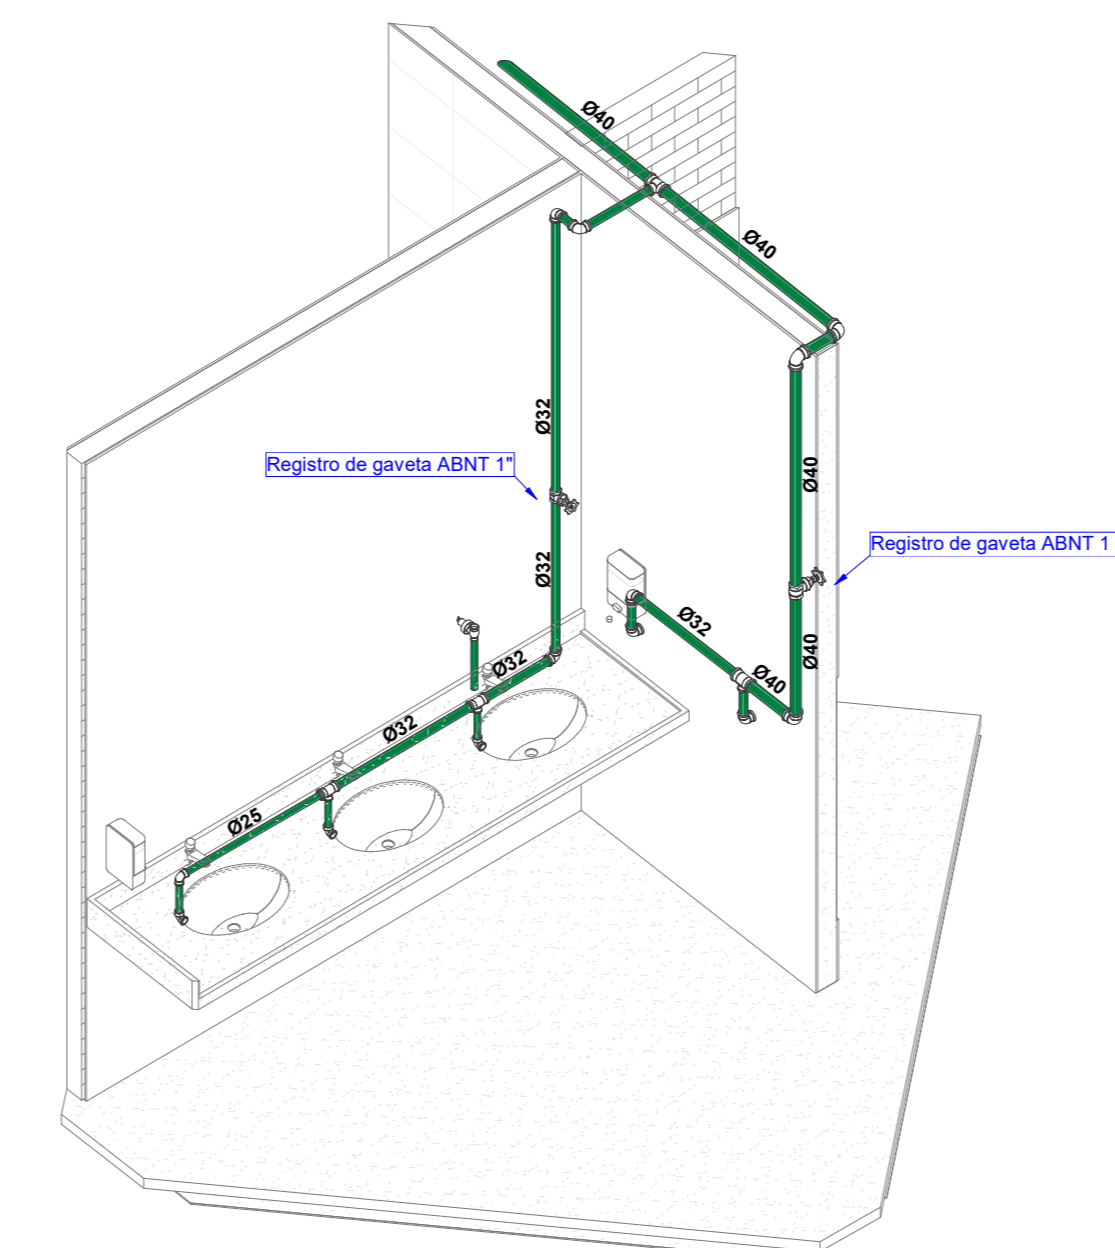


8 TÉRREO - COPA
 ESCALA 1:25

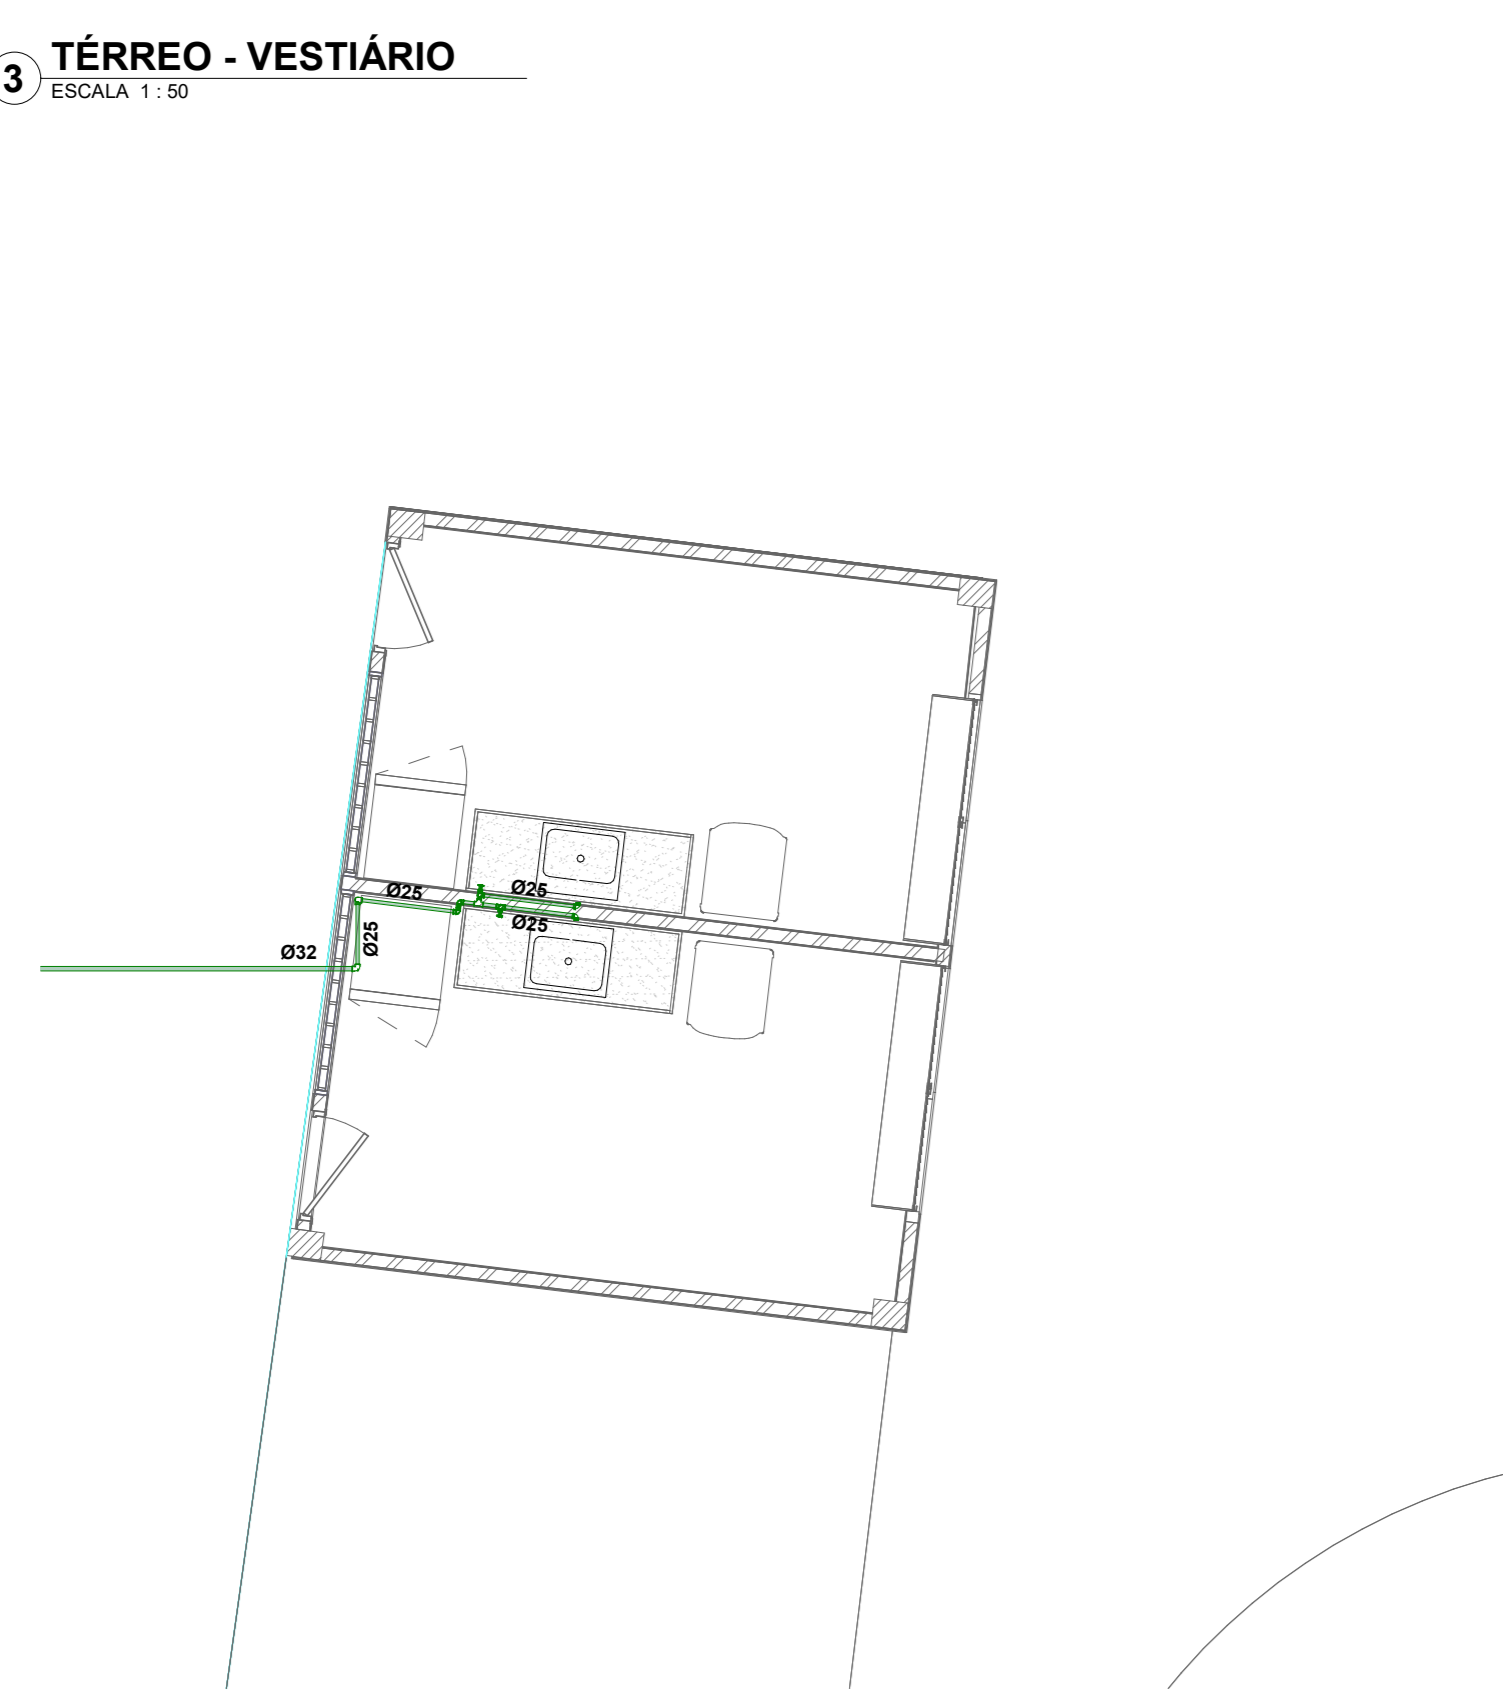

9 ISOMETRICO - QUADRAS - COPA
 ESCALA

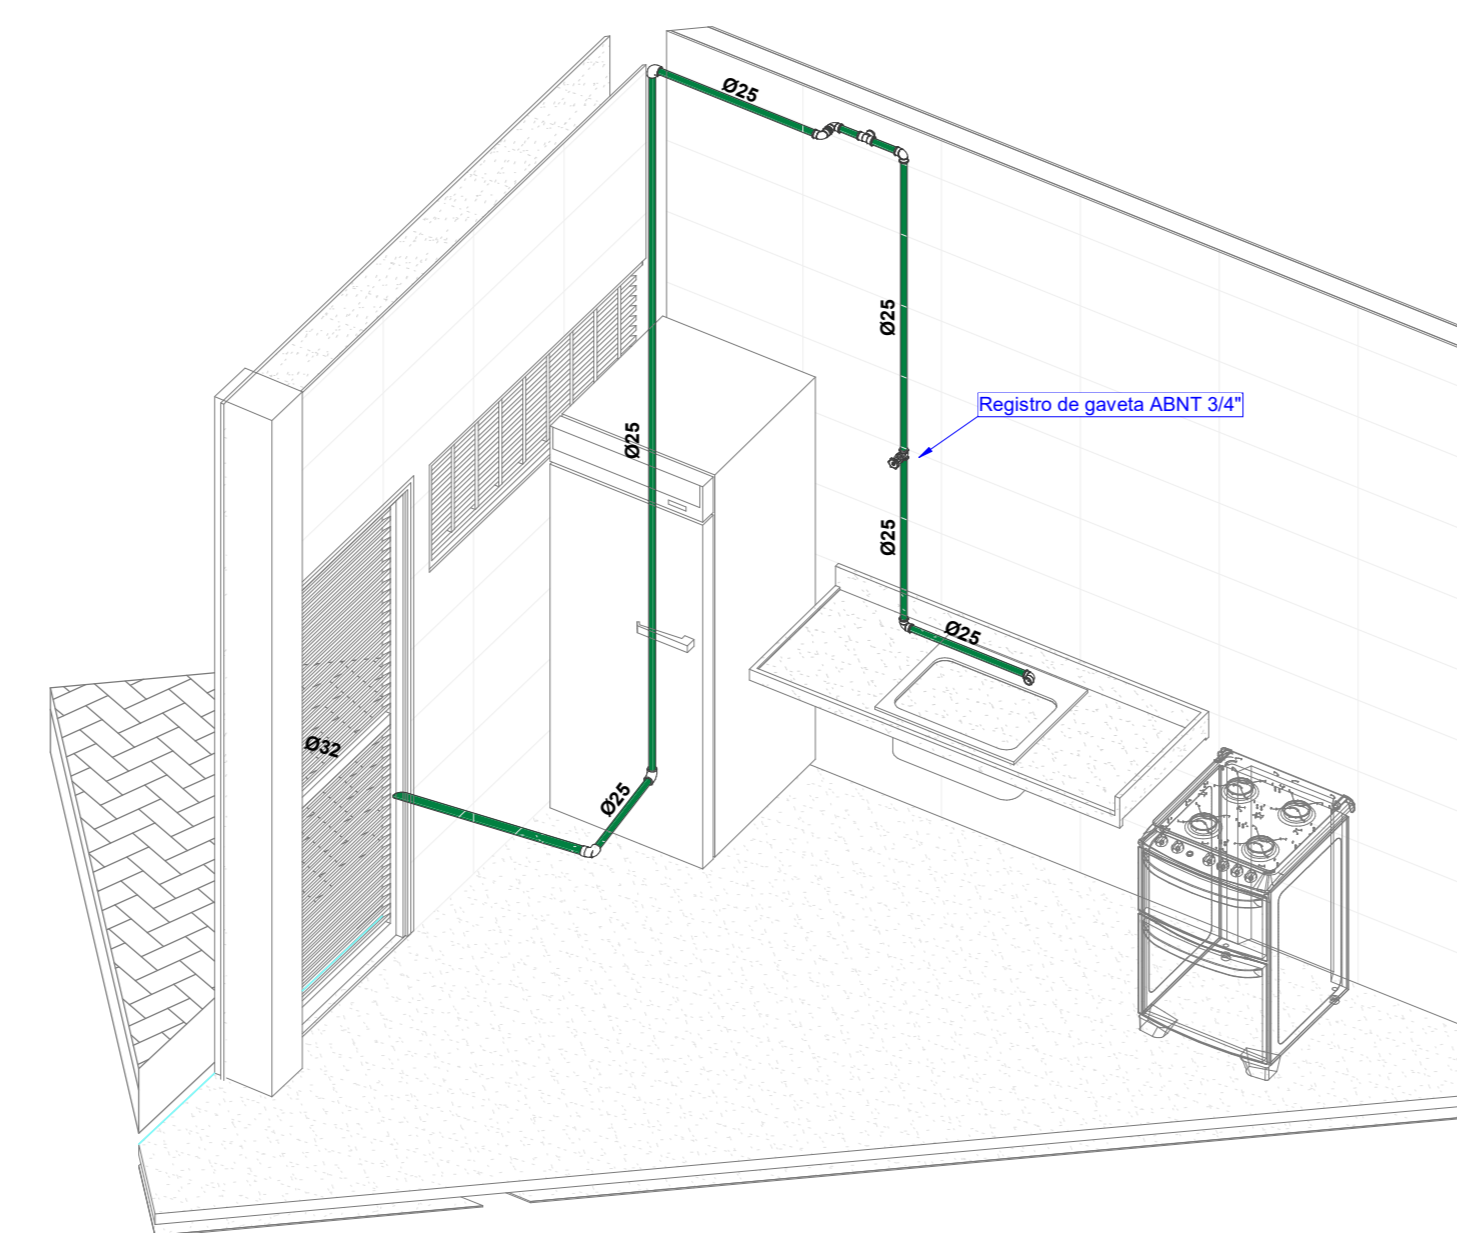

7 ISOMETRICO - WC - VESTIÁRIO
 ESCALA

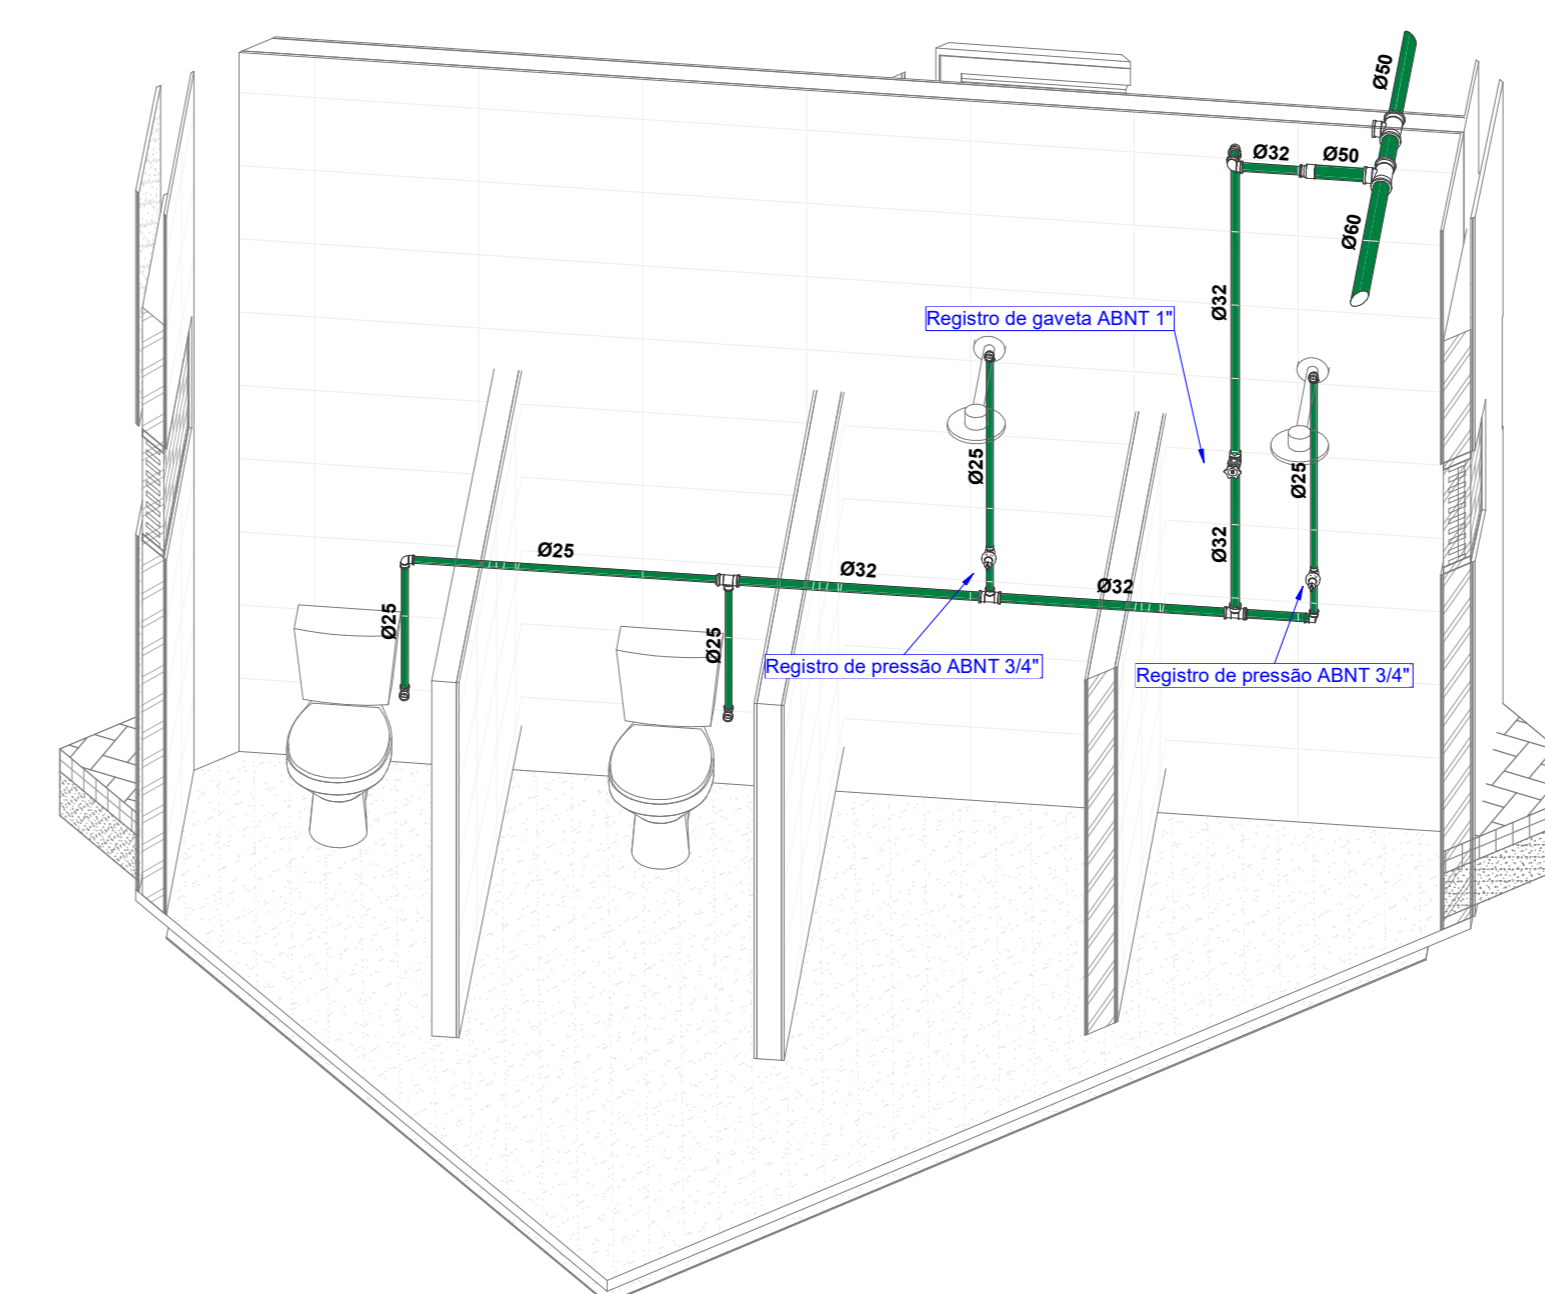

REV.	DATA	DESCRIÇÃO	ELAB.	APROV.


Secretaria de Projetos Estratégicos
 GOVERNO DO ESTADO DE PERNAMBUCO
 SECRETARIA DE PROJETOS ESTRATÉGICOS DO ESTADO DE PERNAMBUCO

OBJETO: REQUALIFICAÇÃO DO MEMORIAL ARCOVERDE NO MUNICÍPIO DE OLINDA


CONTRATANTE: Secretaria de Projetos Estratégicos	CONTRATADA: -
LOCALIZAÇÃO: PARNAMIRIM - BR 103 AD-FIN - LACUS PARA BALNEÁRIO, OP 1820290 OLINDA - PERNAMBUCO	ETAPA: Projeto executivo
PROJETISTA:	

Lucian José Cavalcanti de Oliveira CREA nº 181972388PE
 Lucas Monte de Andrade Oliveira CREA nº 93488PE
 Irmelino Antonio da Silva CREA nº 182085458PE


DISCIPLINA: PROJETO DE HIDROSSANITÁRIO
 CONTEÚDO: PROJETO DE AGUA FRIA
 DATA: MAIO/2025
 COPIFICAÇÃO: GOVPE-SPS-OLU-LEM-EM-ED-PI04-R0
 FOLHA: 04/10 R0

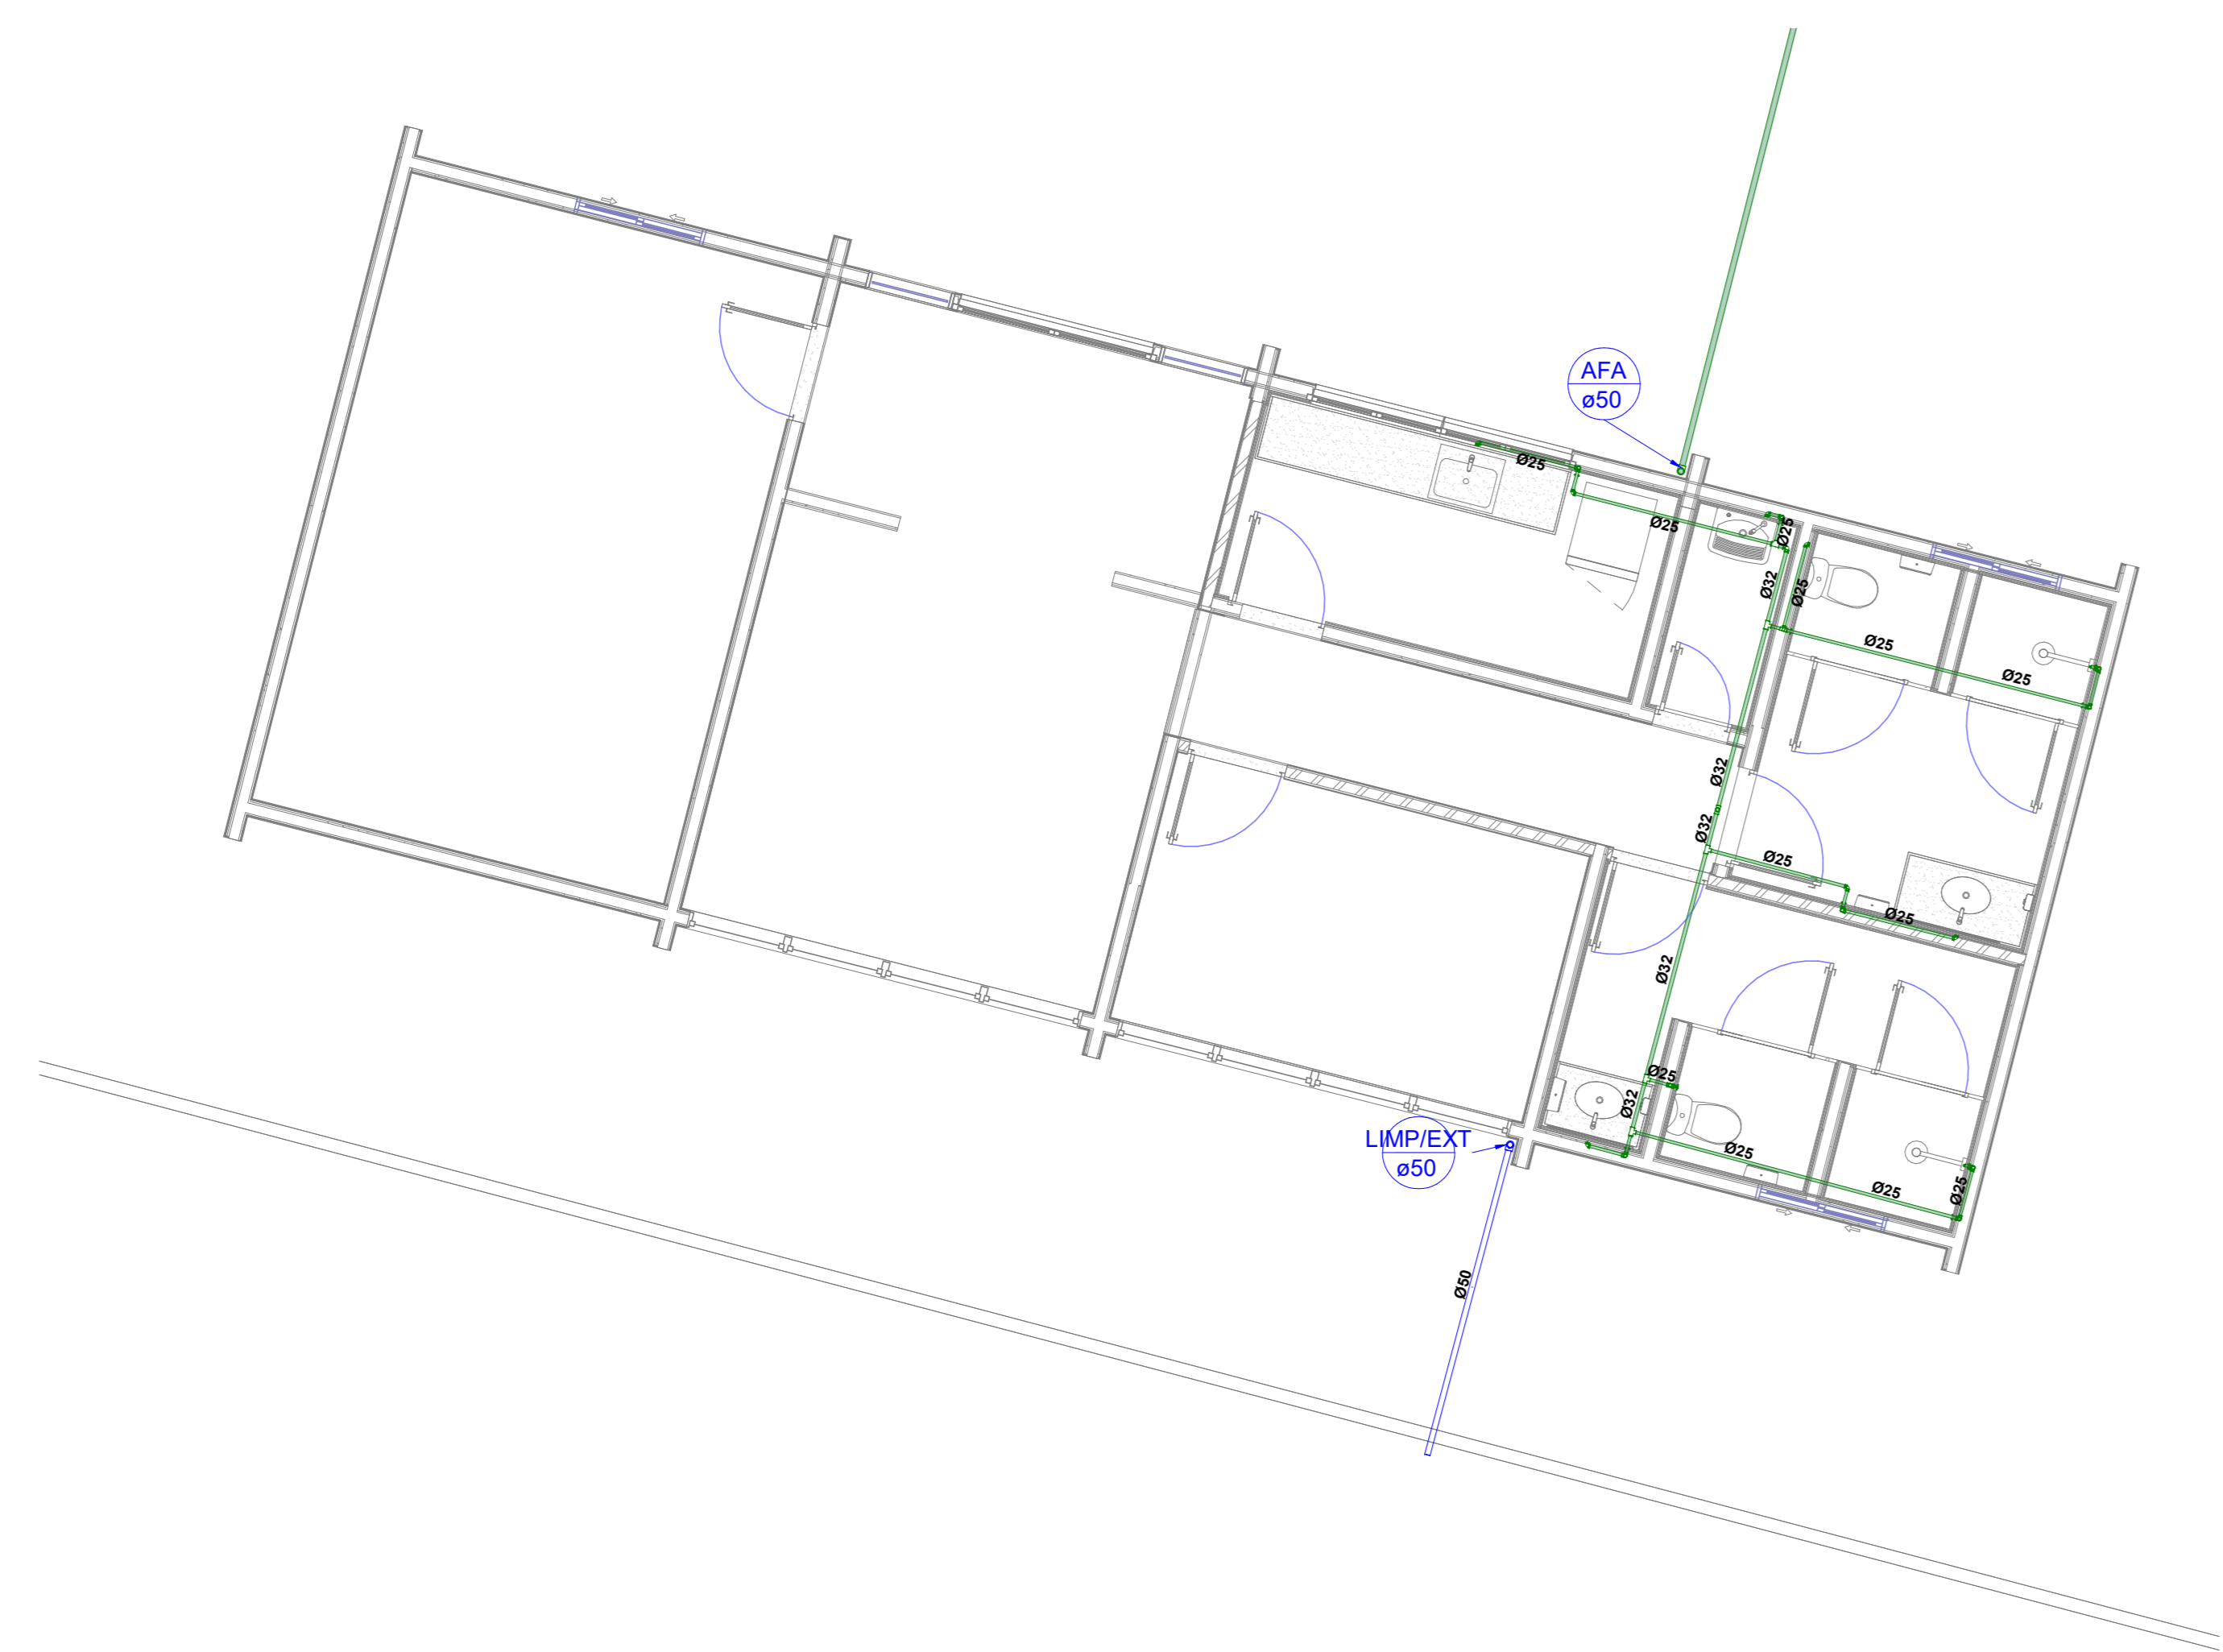


1 **TÉRREO - ADM - TÉRREO**
ESCALA 1:50

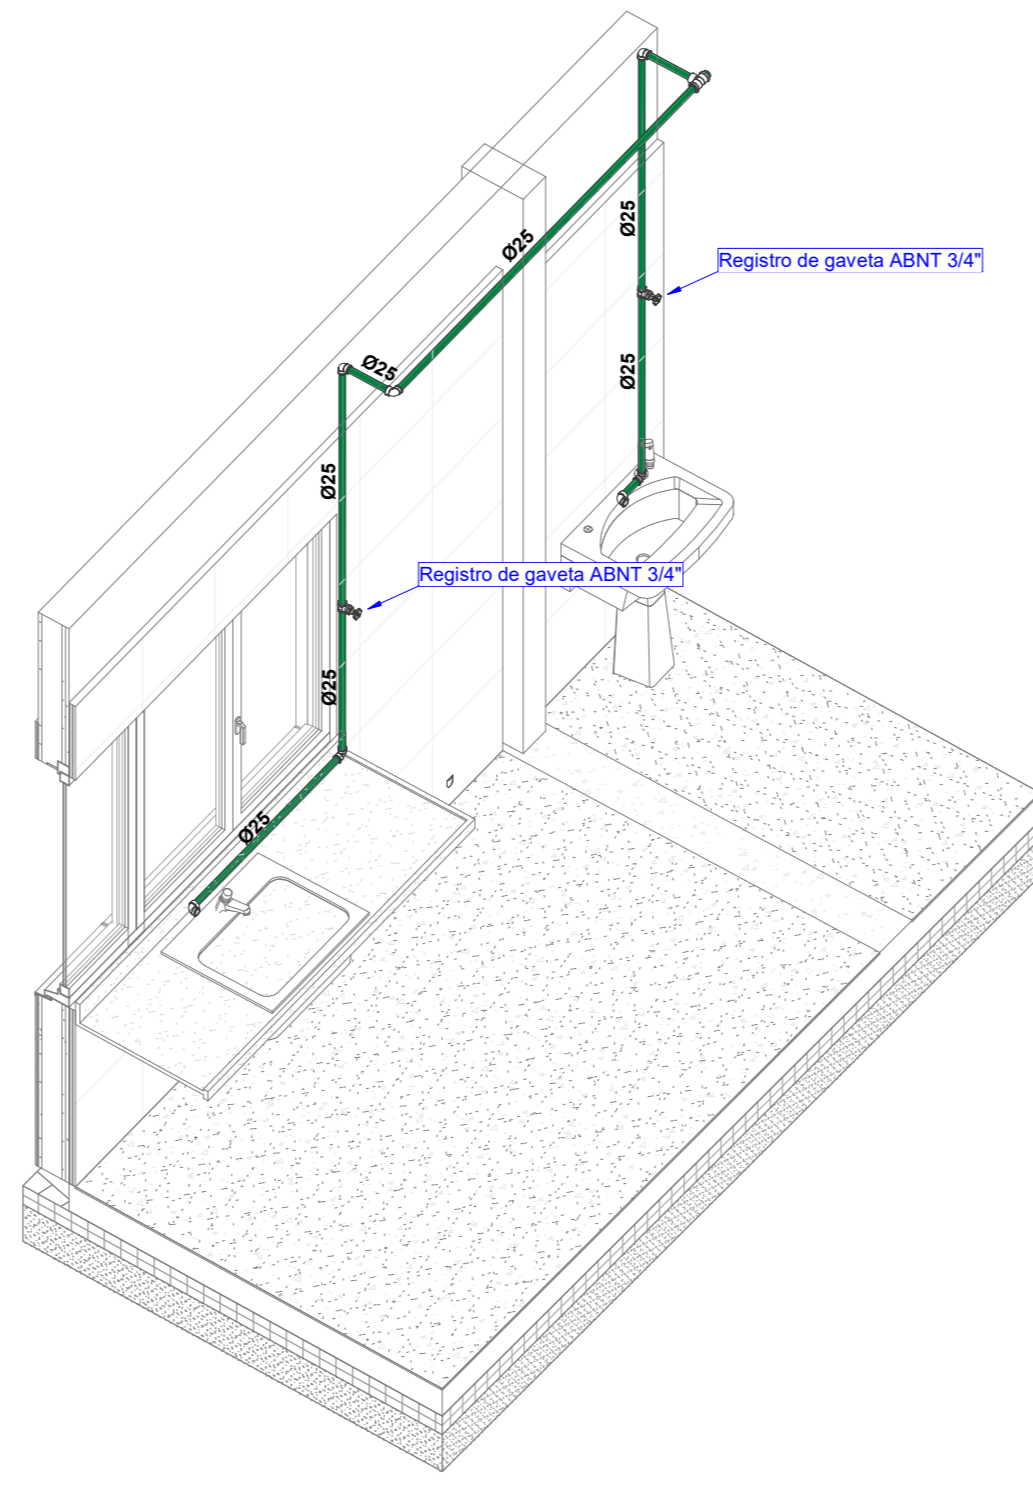


4 **ISOMÉTRICO - ADM - COPA**
ESCALA

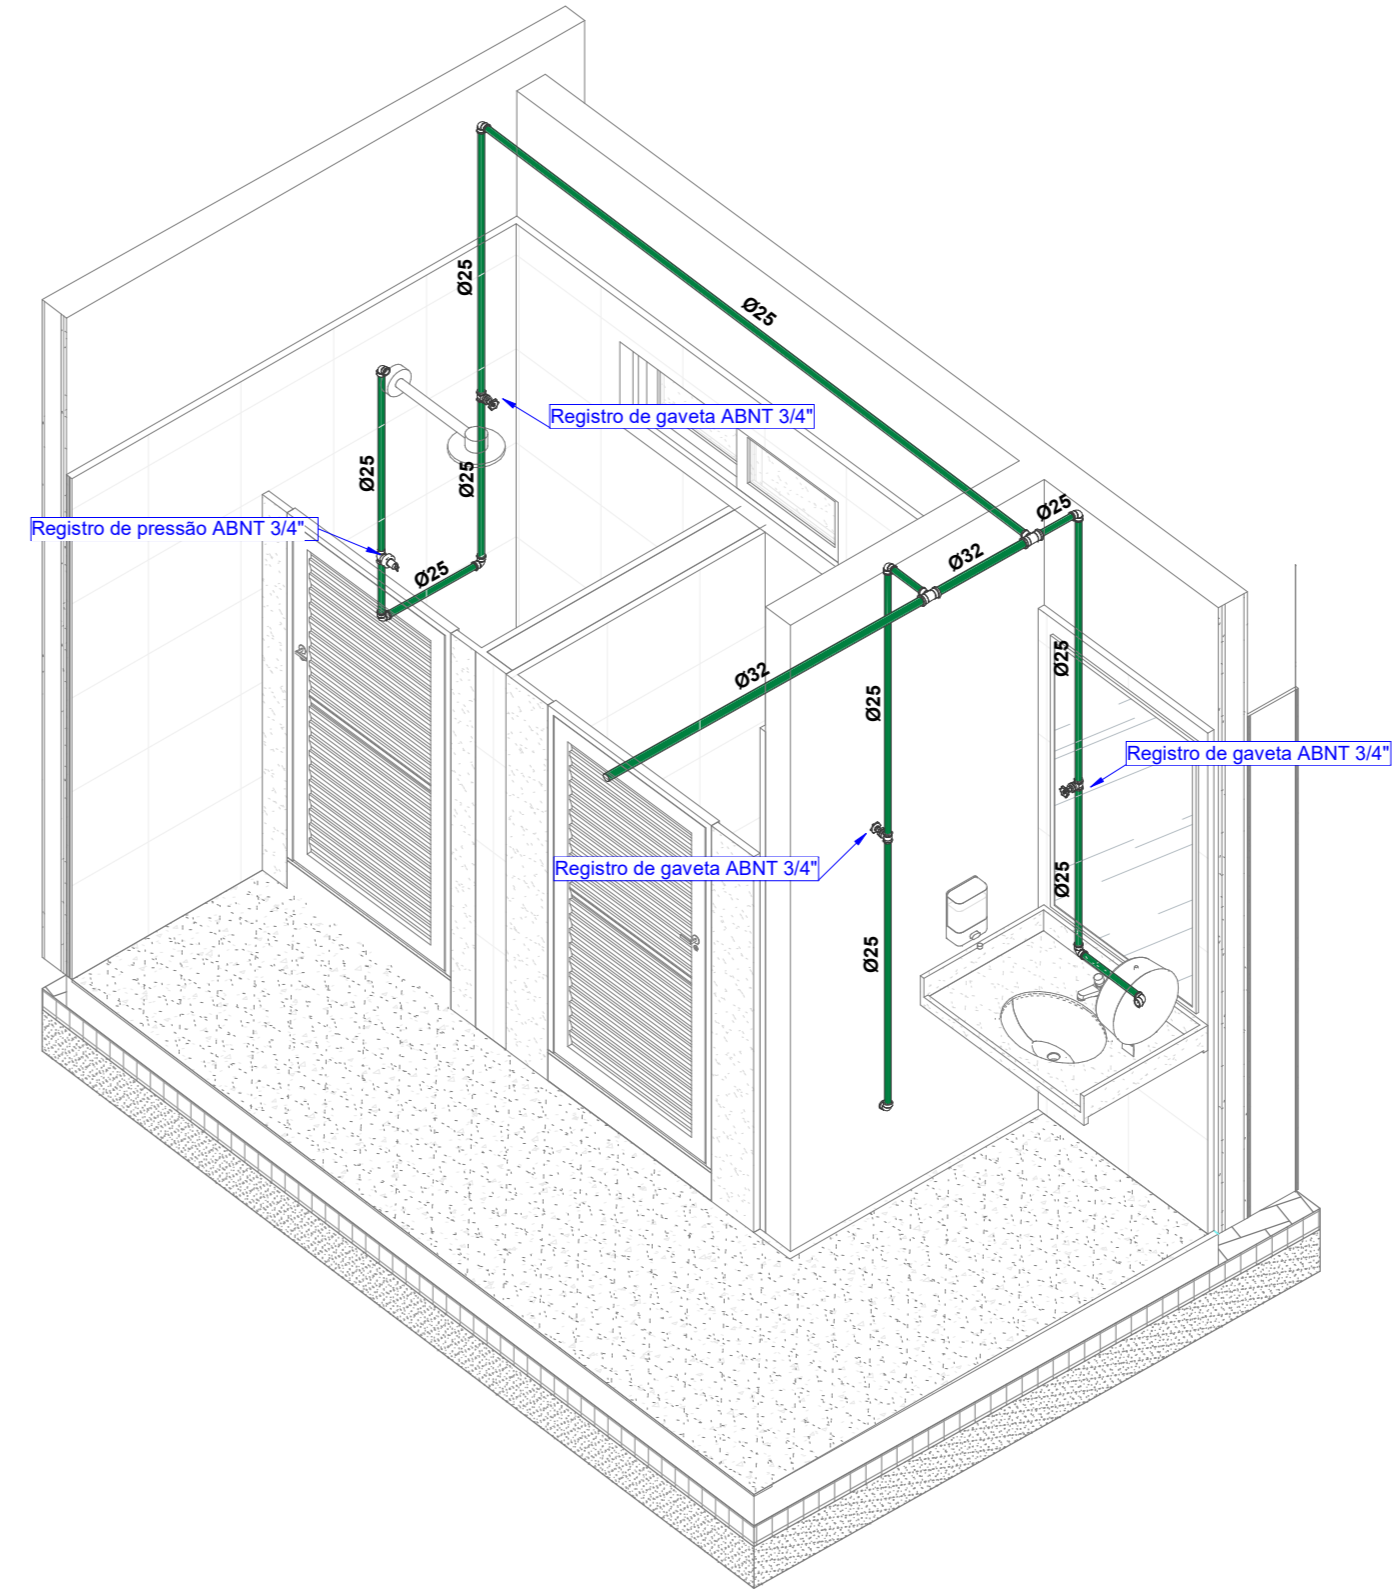


5 **ISOMÉTRICO - ADM - WC 01**
ESCALA

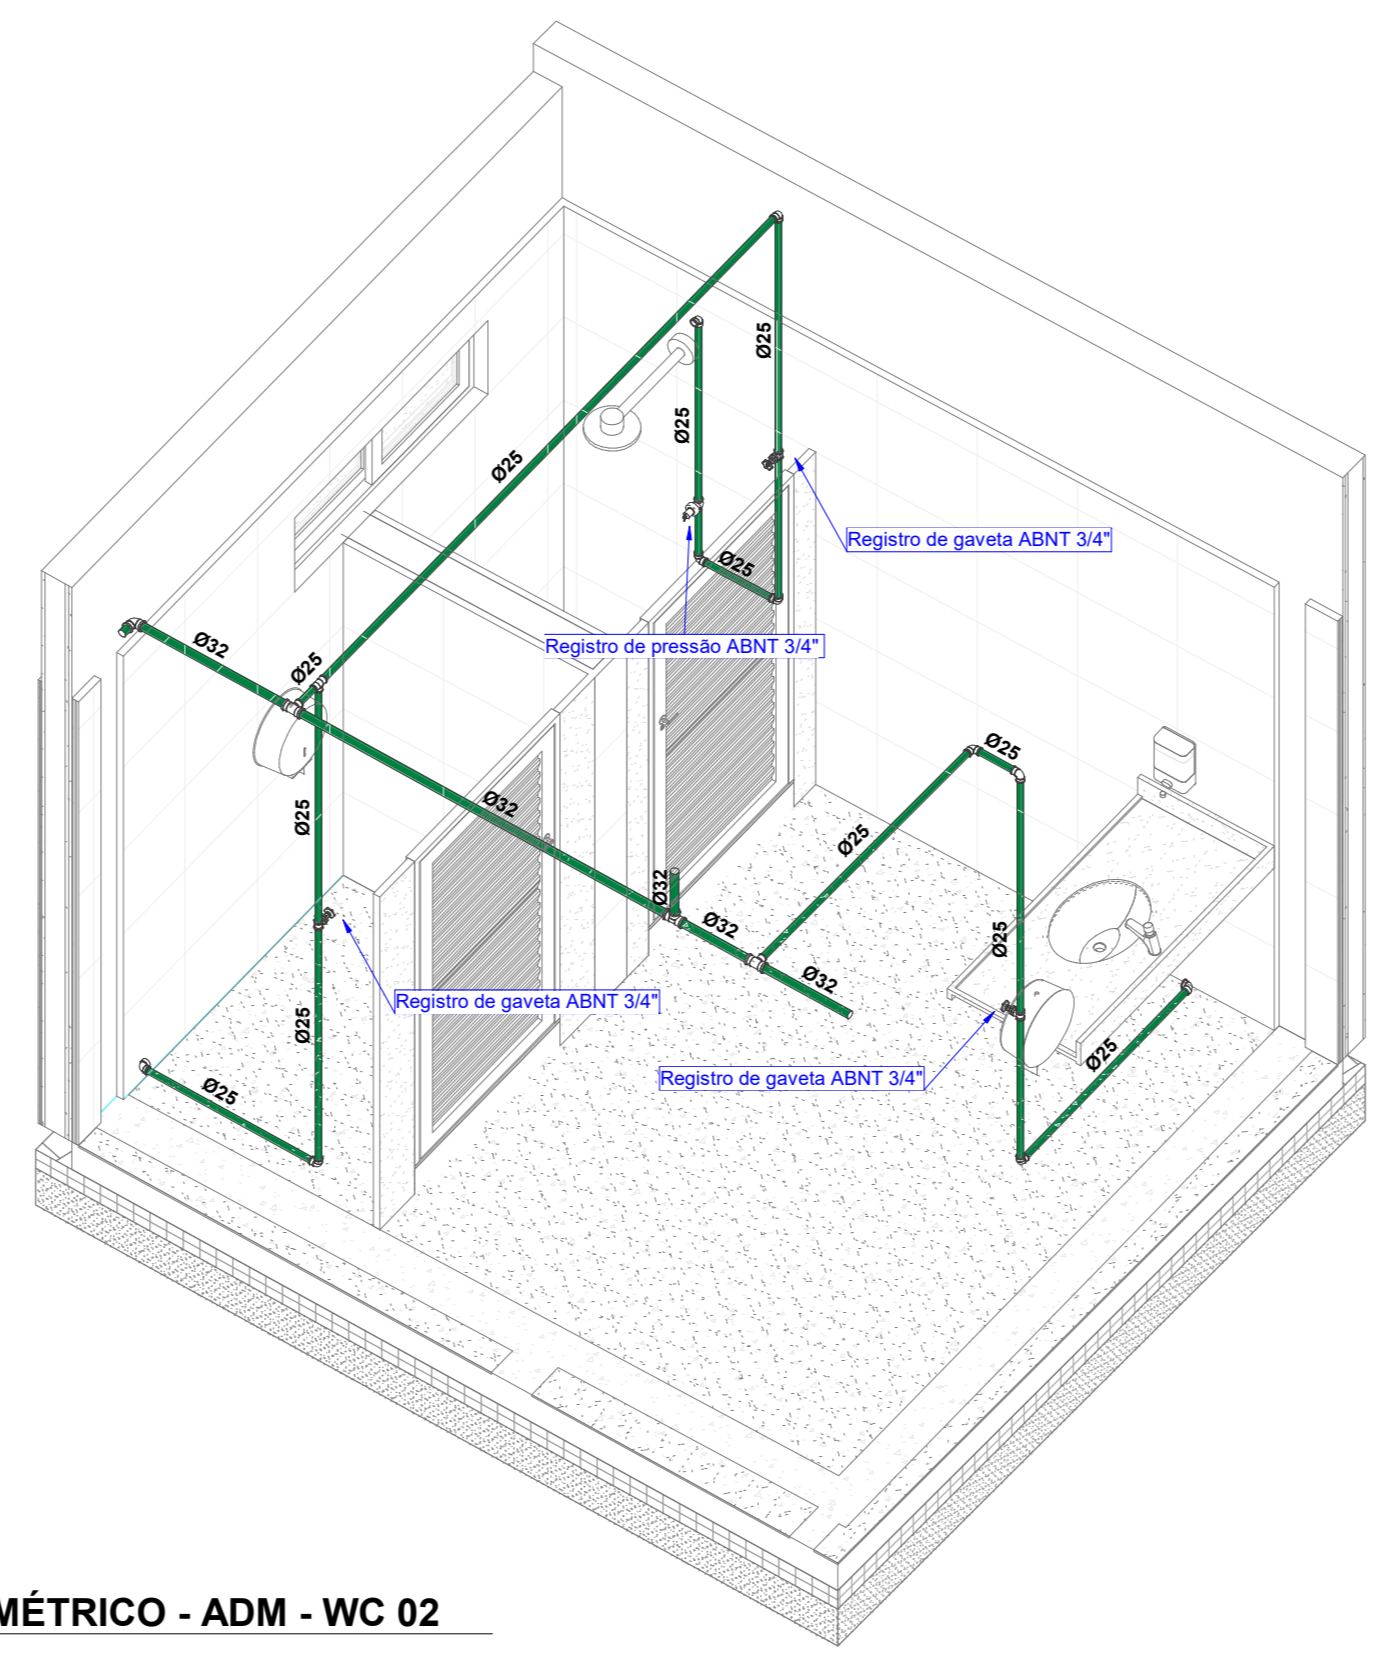


6 **ISOMÉTRICO - ADM - WC 02**
ESCALA

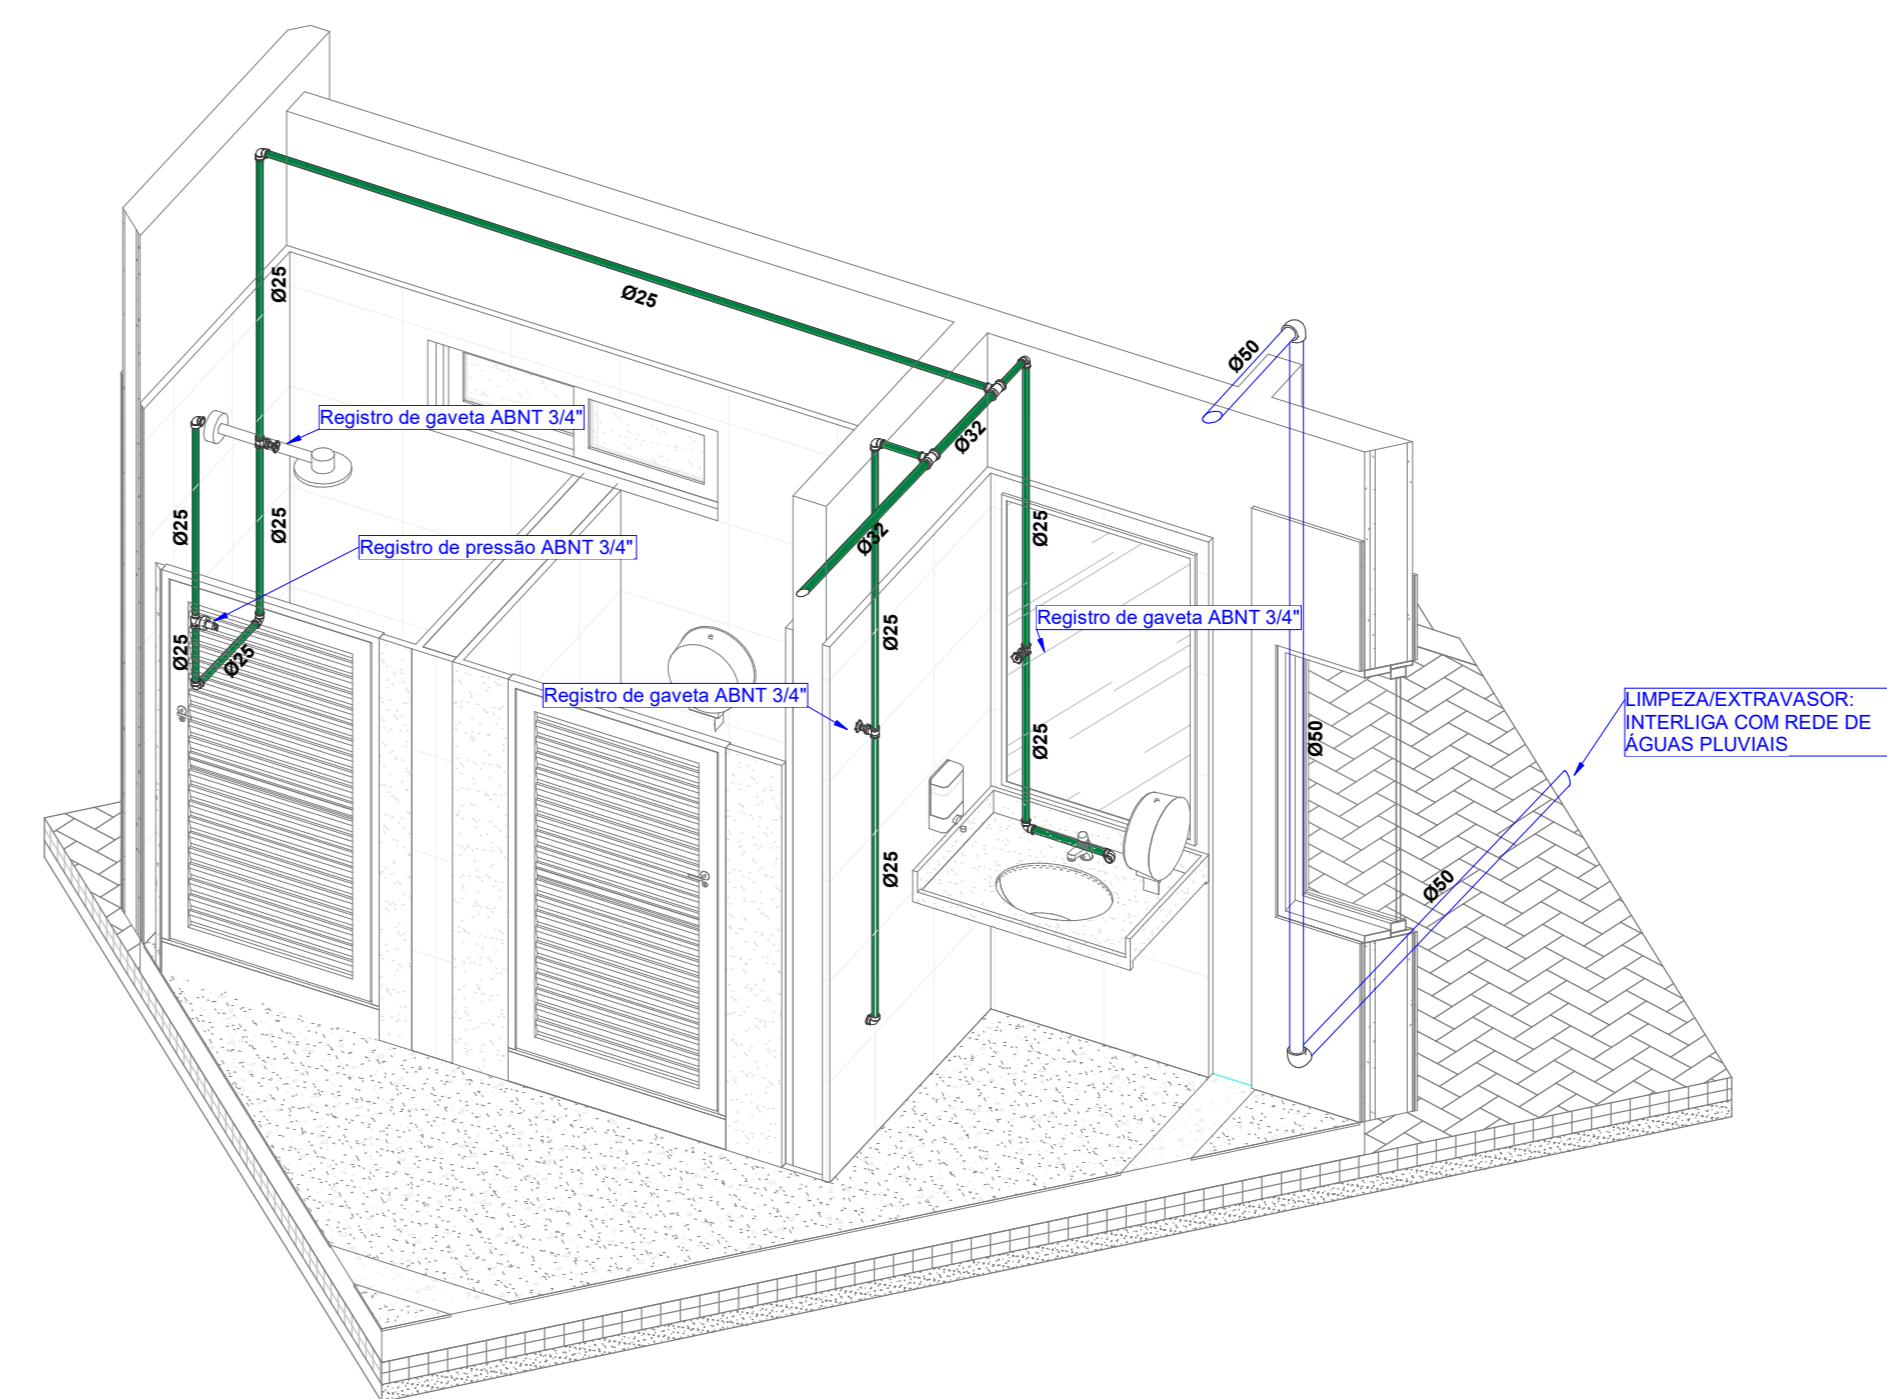

7 **ISOMÉTRICO - BANHEIROS ADM**
ESCALA

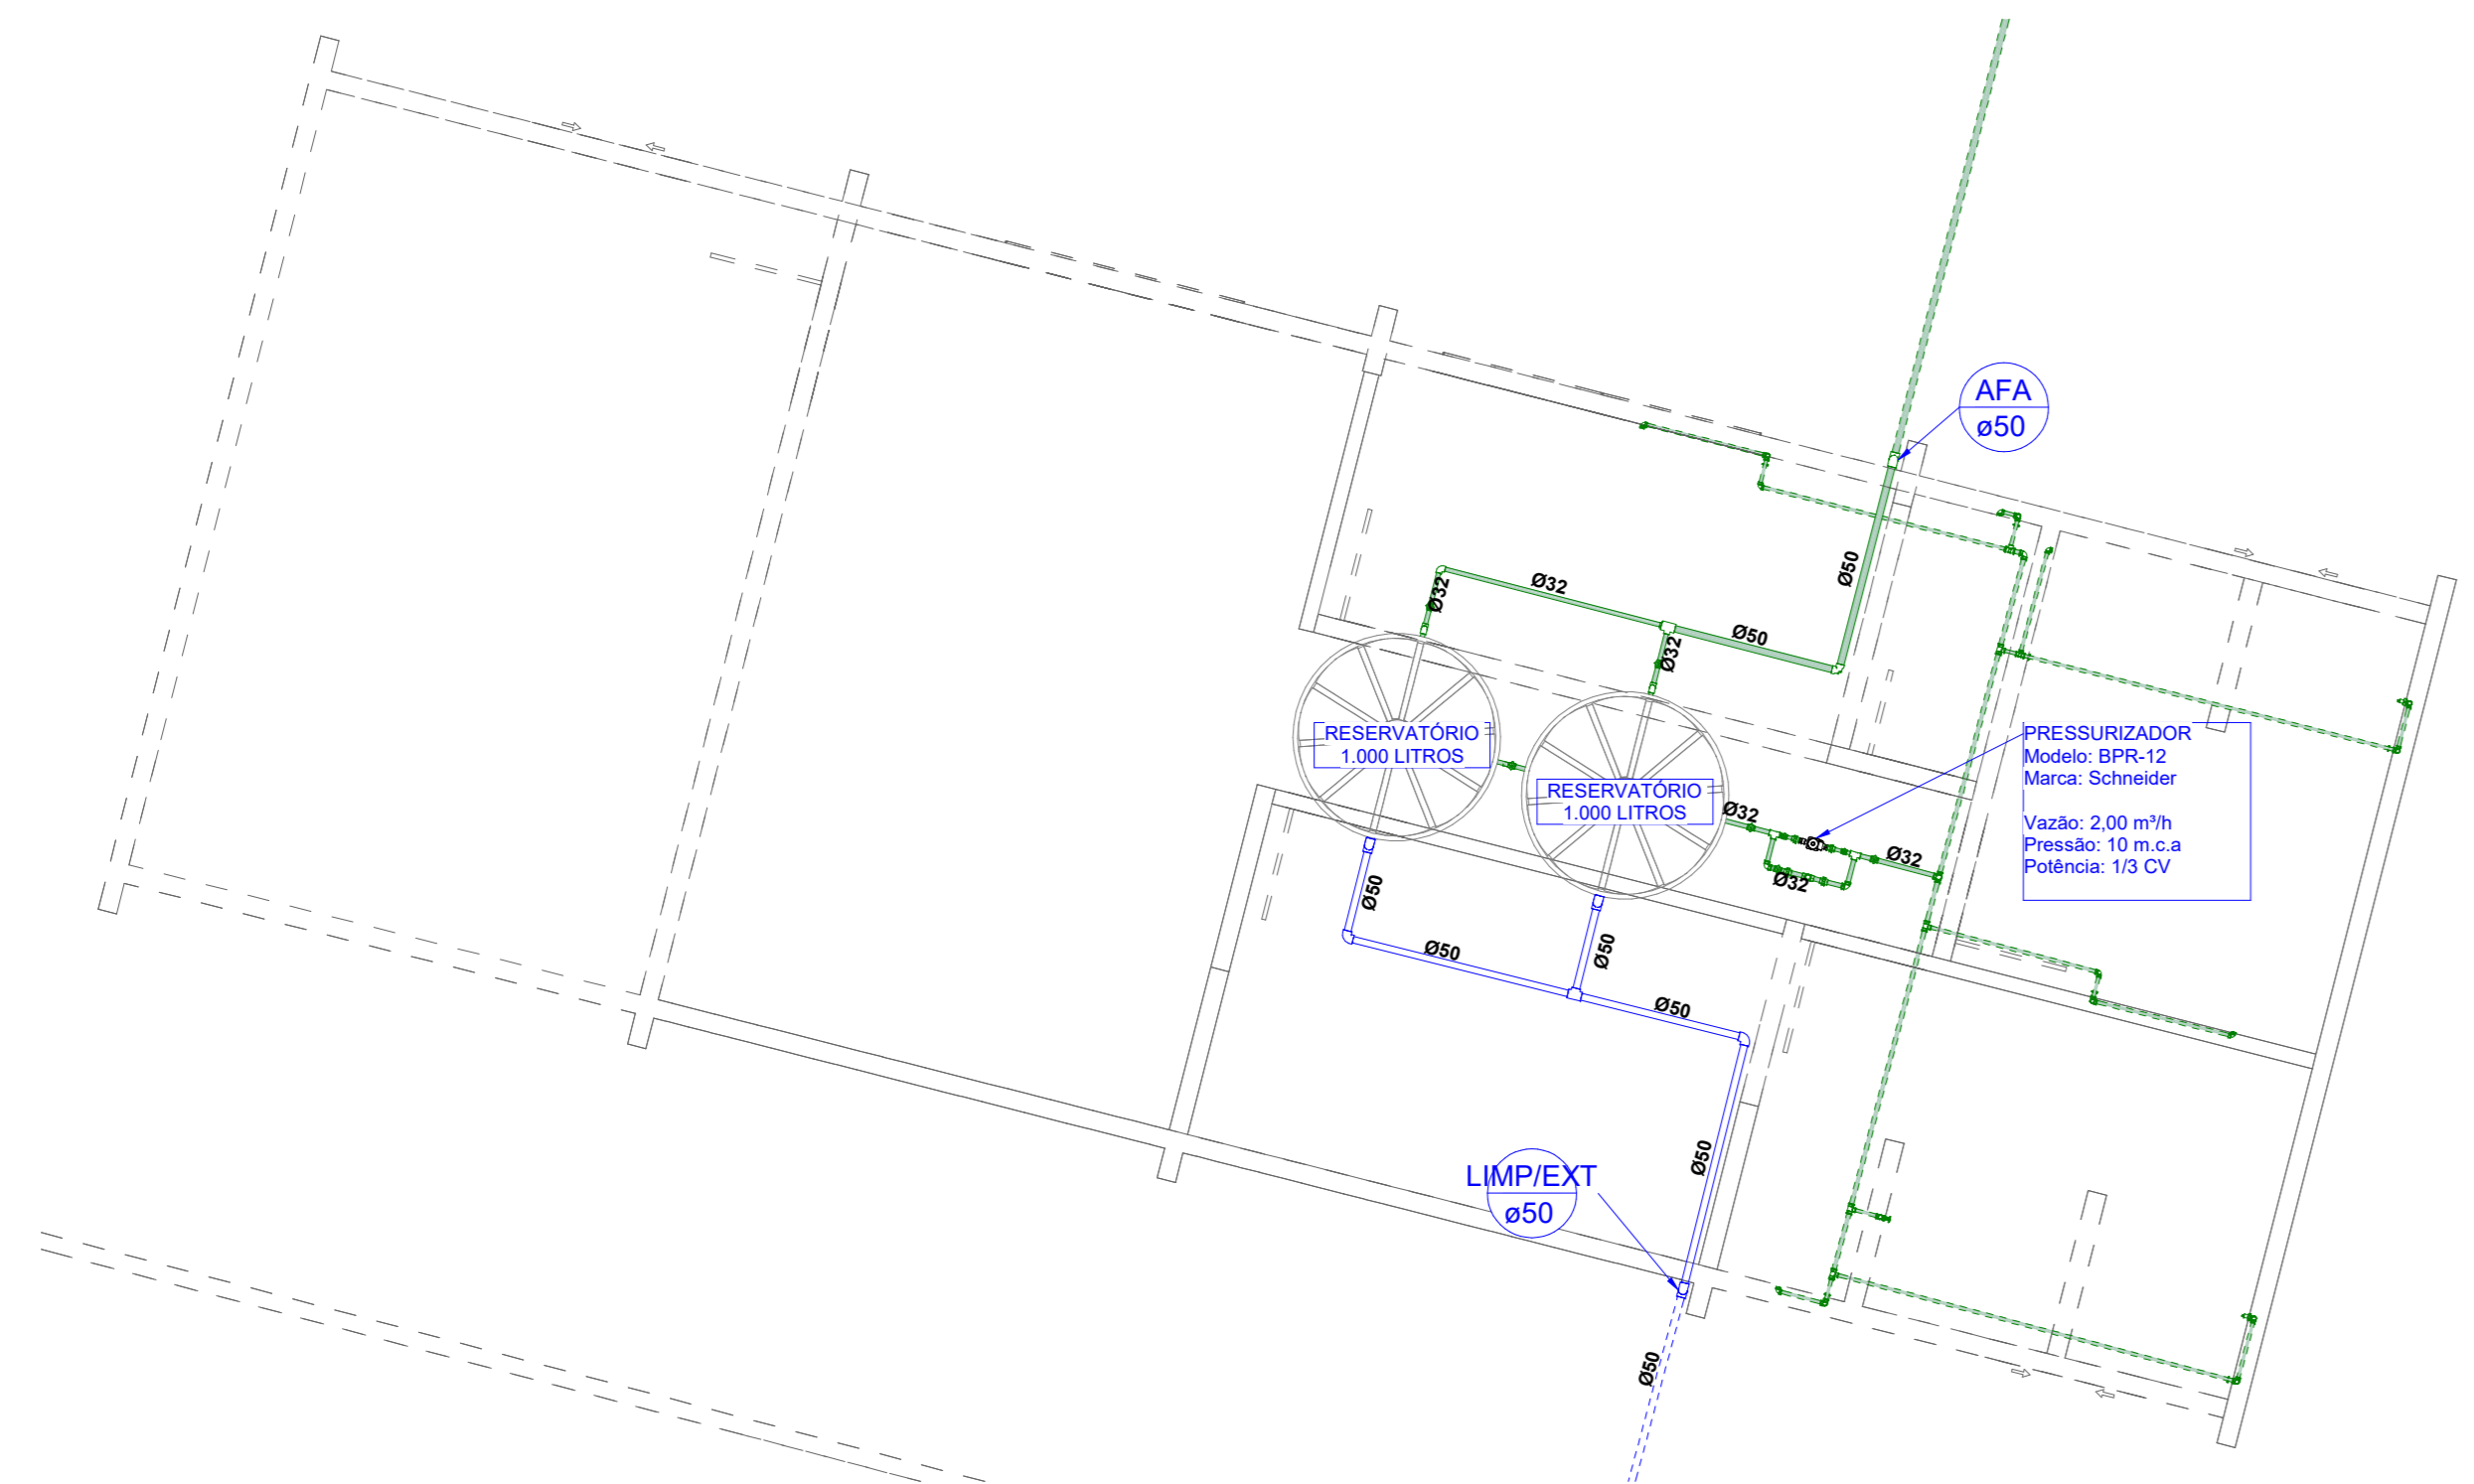

2 **TÉRREO - ADM - COBERTA**
ESCALA 1:50

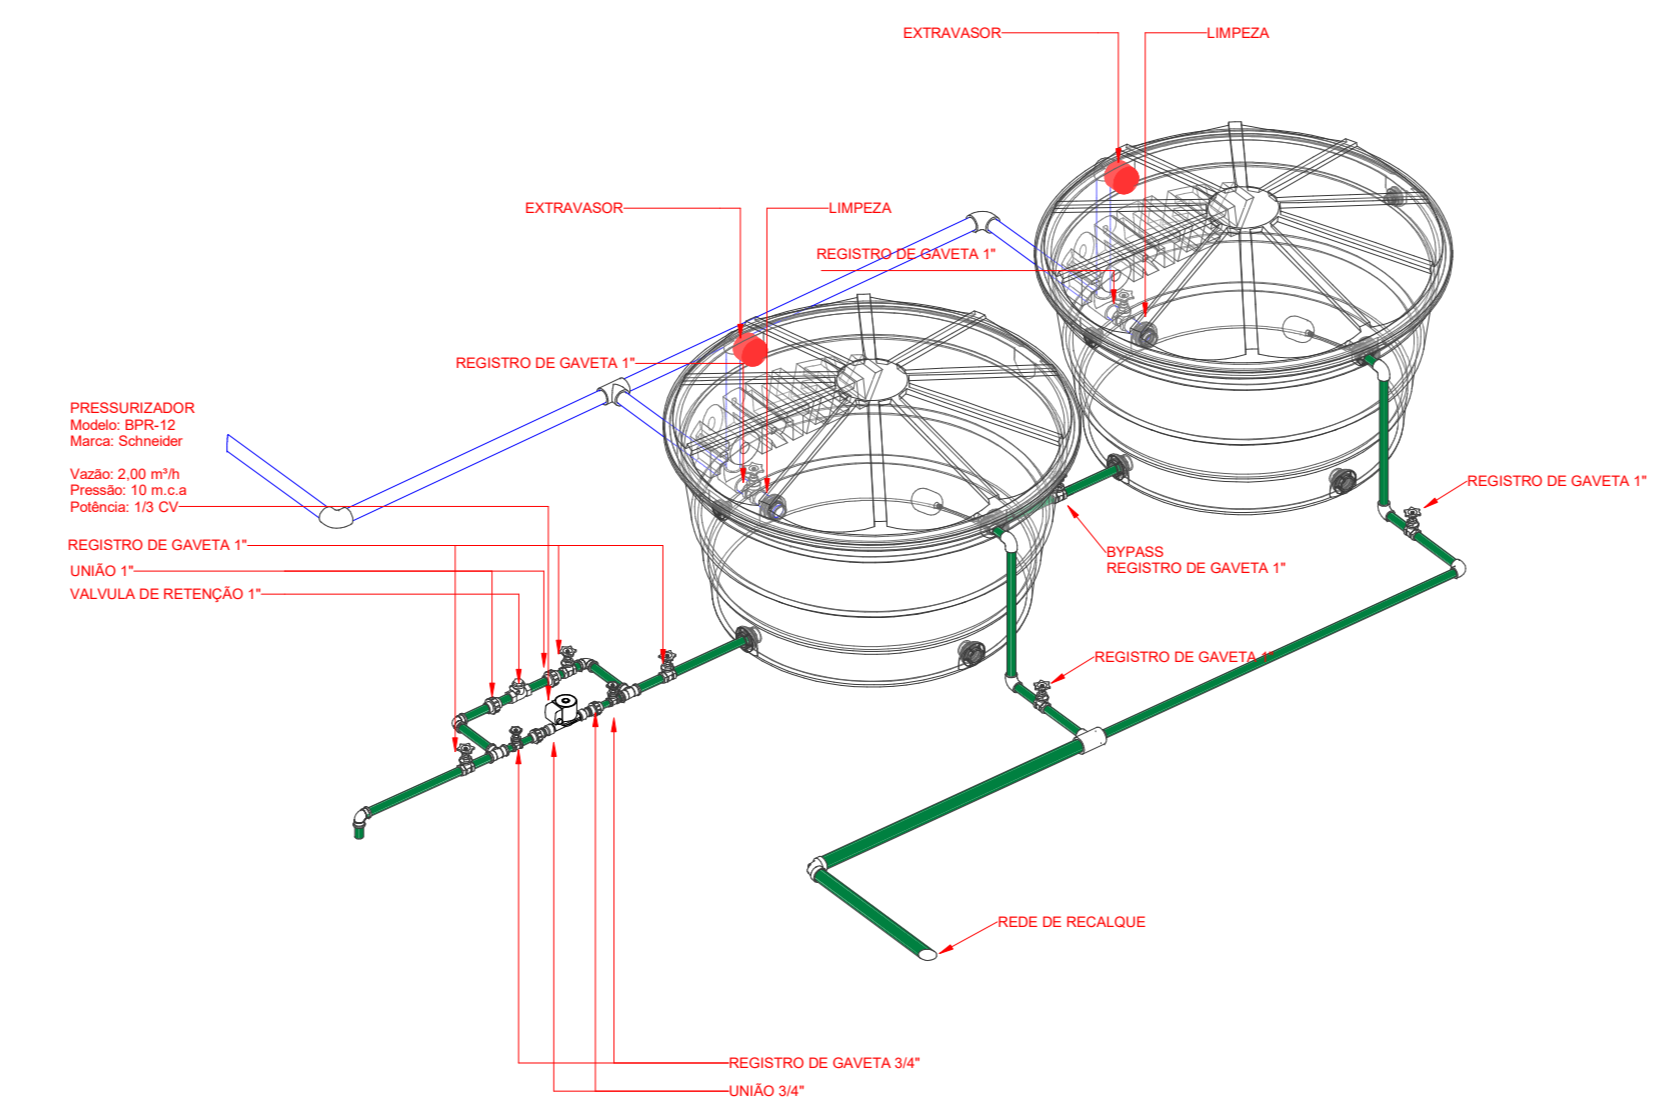

3 **ISOMÉTRICO - RESERVATÓRIOS ADM - 3D**
ESCALA

LEGENDA DOS SISTEMAS HIDRÁULICOS

— Tubulação de água fria Interna - PVC Soldável
— Tubulação de água fria Externa - PPR PN12

Indicação de tubos na vertical (tubos de queda)
TQn: Sigla do Sistema hidráulico e numeração tubo
DN: Diâmetro nominal do tubo

LEGENDA DE EDIFICAÇÕES

WE	WC TALUDE
ADM	ADMINISTRAÇÃO
BX	BOX'S ALIMENTAÇÃO
GR	GUARITA
SG	SALA GUARDAS
VS	VESTIÁRIO - QUADRAS
CP	COPA - QUADRA
RA	RESERVATÓRIO APOIADO COM CASA DE MÁQUINAS
CS	CISTERNA EXISTENTE

ALTURA DOS PONTOS DE ALIMENTAÇÃO - ÁREAS MOLHADAS

LAVATÓRIO	ALTURA DO PONTO - 0,60m
VASO CX. ACOPLADA	ALTURA DO PONTO - 0,30m
MICTÓRIO VALV. DESCARGA	ALTURA DO PONTO - 1,00m
PIA	ALTURA DO PONTO - 0,80m
TANQUE	ALTURA DO PONTO - 1,00m
CHUVEIRO	ALTURA DO PONTO - 2,10m
REGISTRO DE GAVETA - ALTO	ALTURA DO PONTO - 1,60m
REGISTRO DE GAVETA - BAIXO	ALTURA DO PONTO - 0,50m
REGISTRO DE PRESSÃO	ALTURA DO PONTO - 1,10m

SECRETARIA de Projetos Estratégicos

GOVERNO DO ESTADO DE PERNAMBUCO
SECRETARIA DE PROJETOS ESTRATÉGICOS DO ESTADO DE PERNAMBUCO

OBJETO: **REQUALIFICAÇÃO DO MEMORIAL ARCOVERDE NO MUNICÍPIO DE OLINDA**

CONTRATANTE: Secretaria de Projetos Estratégicos

CONTRATADA: -

LOCALIZAÇÃO: PERNAMBUCO - BR 103 AD-FIN - LACUS PARA BALNEÁRIO, OPP 1802090
CIDADE: PERNAMBUCO

ETAPA: Projeto executivo

PROJETISTA:

Luciano José Cavalcanti de Oliveira
CREA: nº 181972338/PE

Lucas Monte de Andrade Oliveira
CREA: nº 9348/PE

Ismael Antonio da Silva
CREA: nº 180805458/PE

COORDENADOR: PROJETO DE HIDROSSANITÁRIO


COORDENADOR: PROJETO DE ÁGUA FRIA

ESCALA: INDICADA


DATA: MAIO/2025

COPIFICAÇÃO: GOV/PE-SPS-OLINDA-MEM-E-HD-P005-R0


05/10 R0

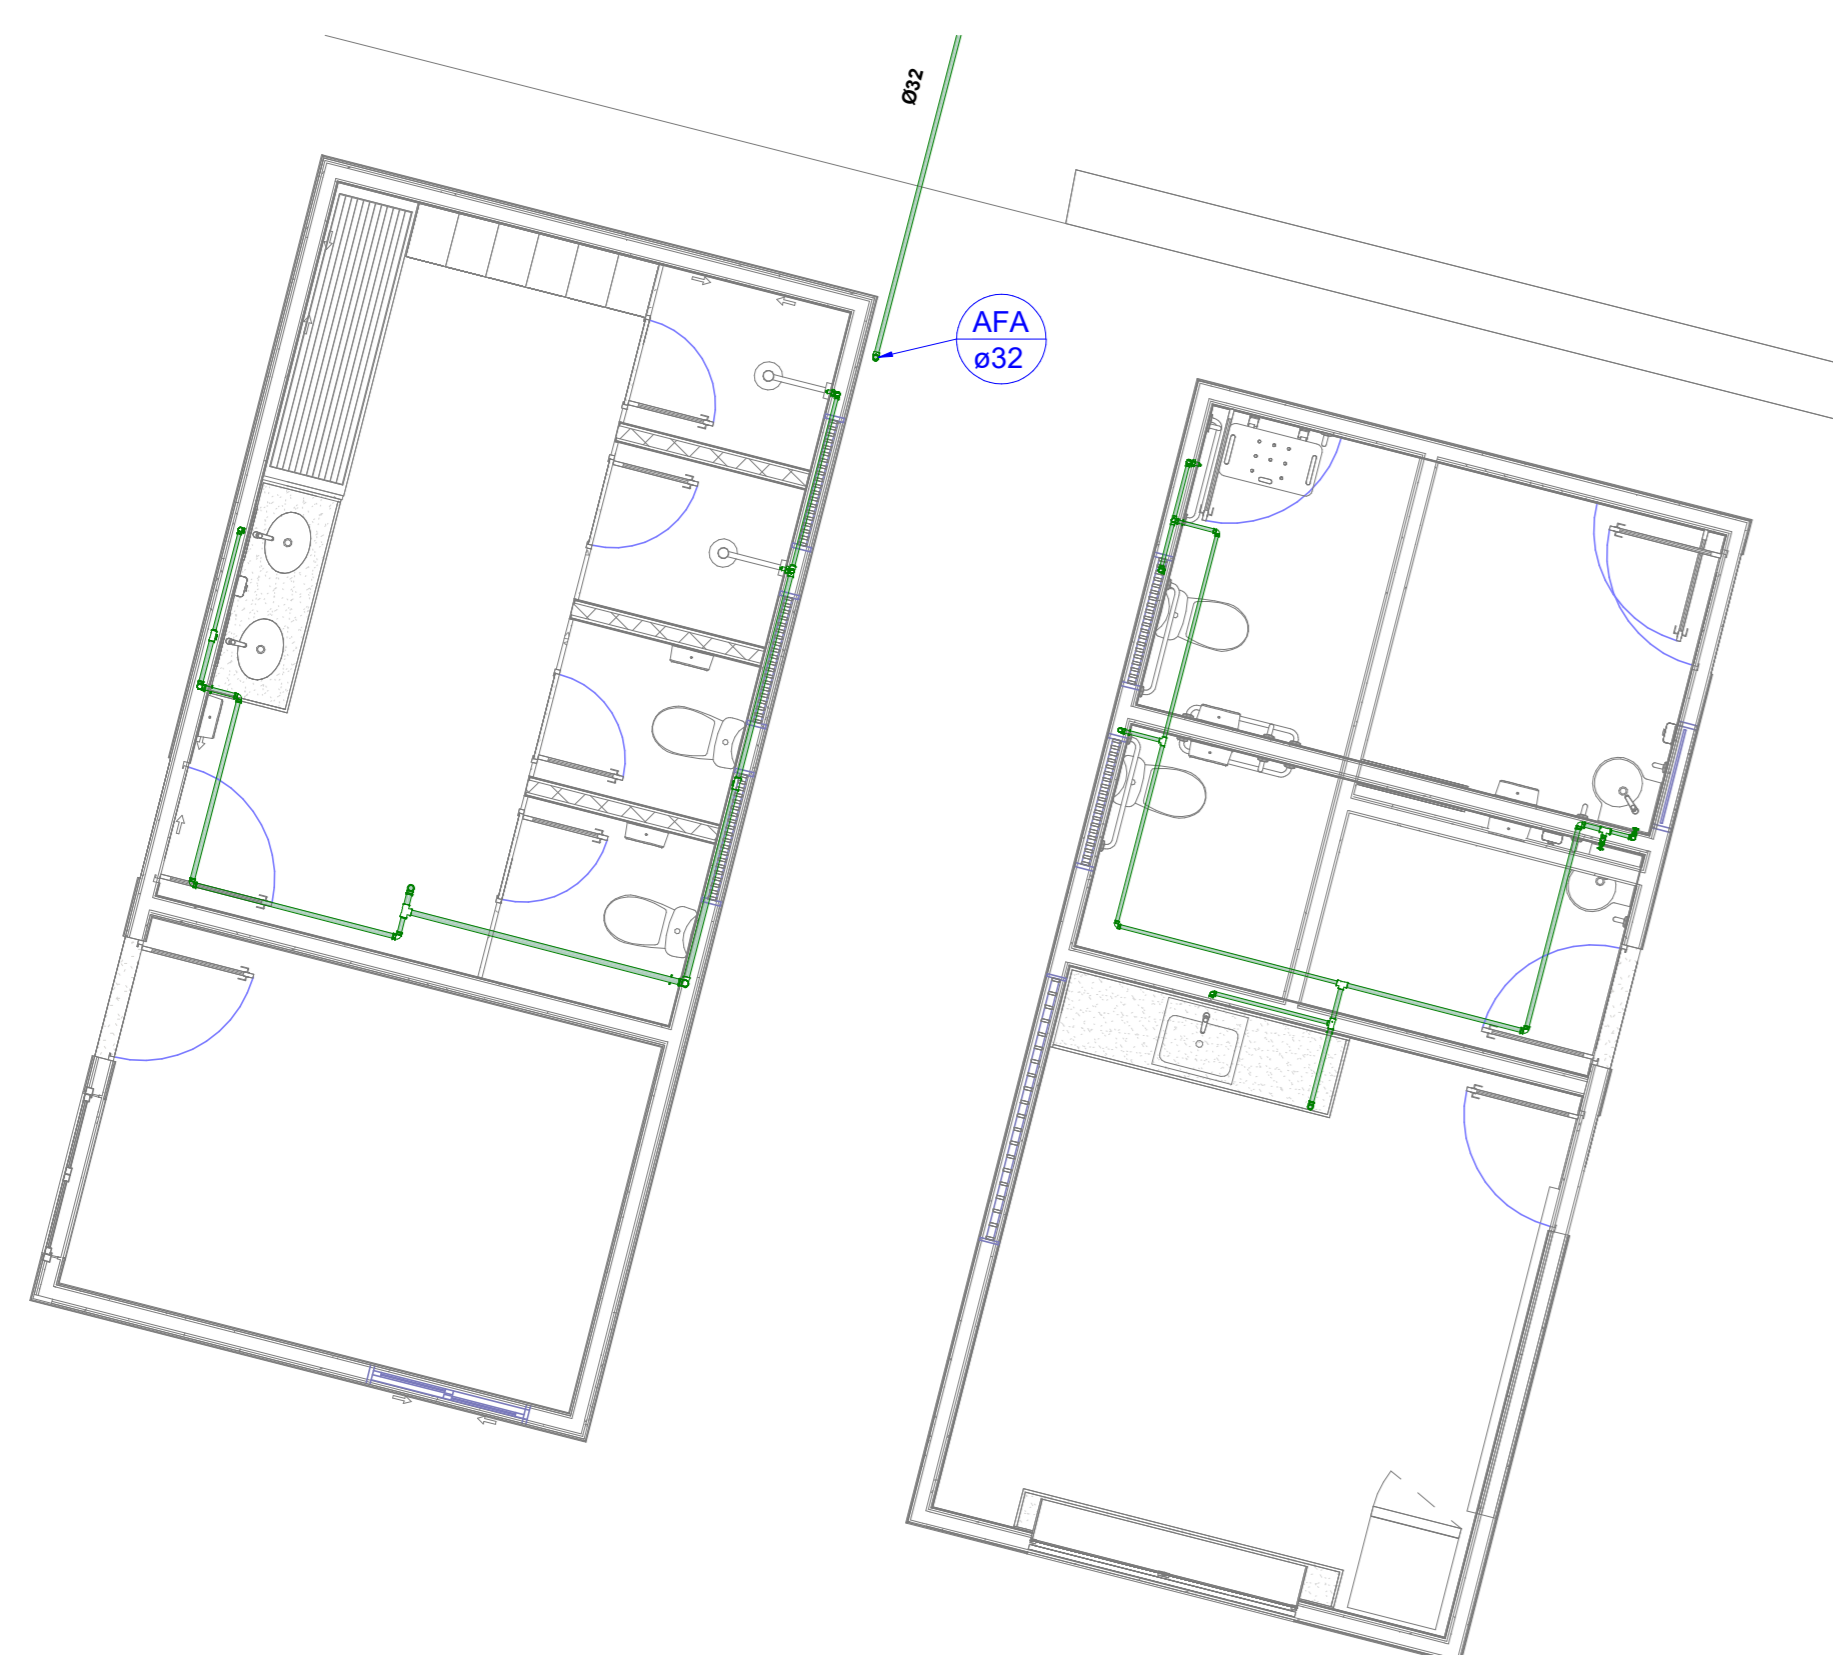


1 **TÉRREO - SALA GUARDAS**
ESCALA 1:30

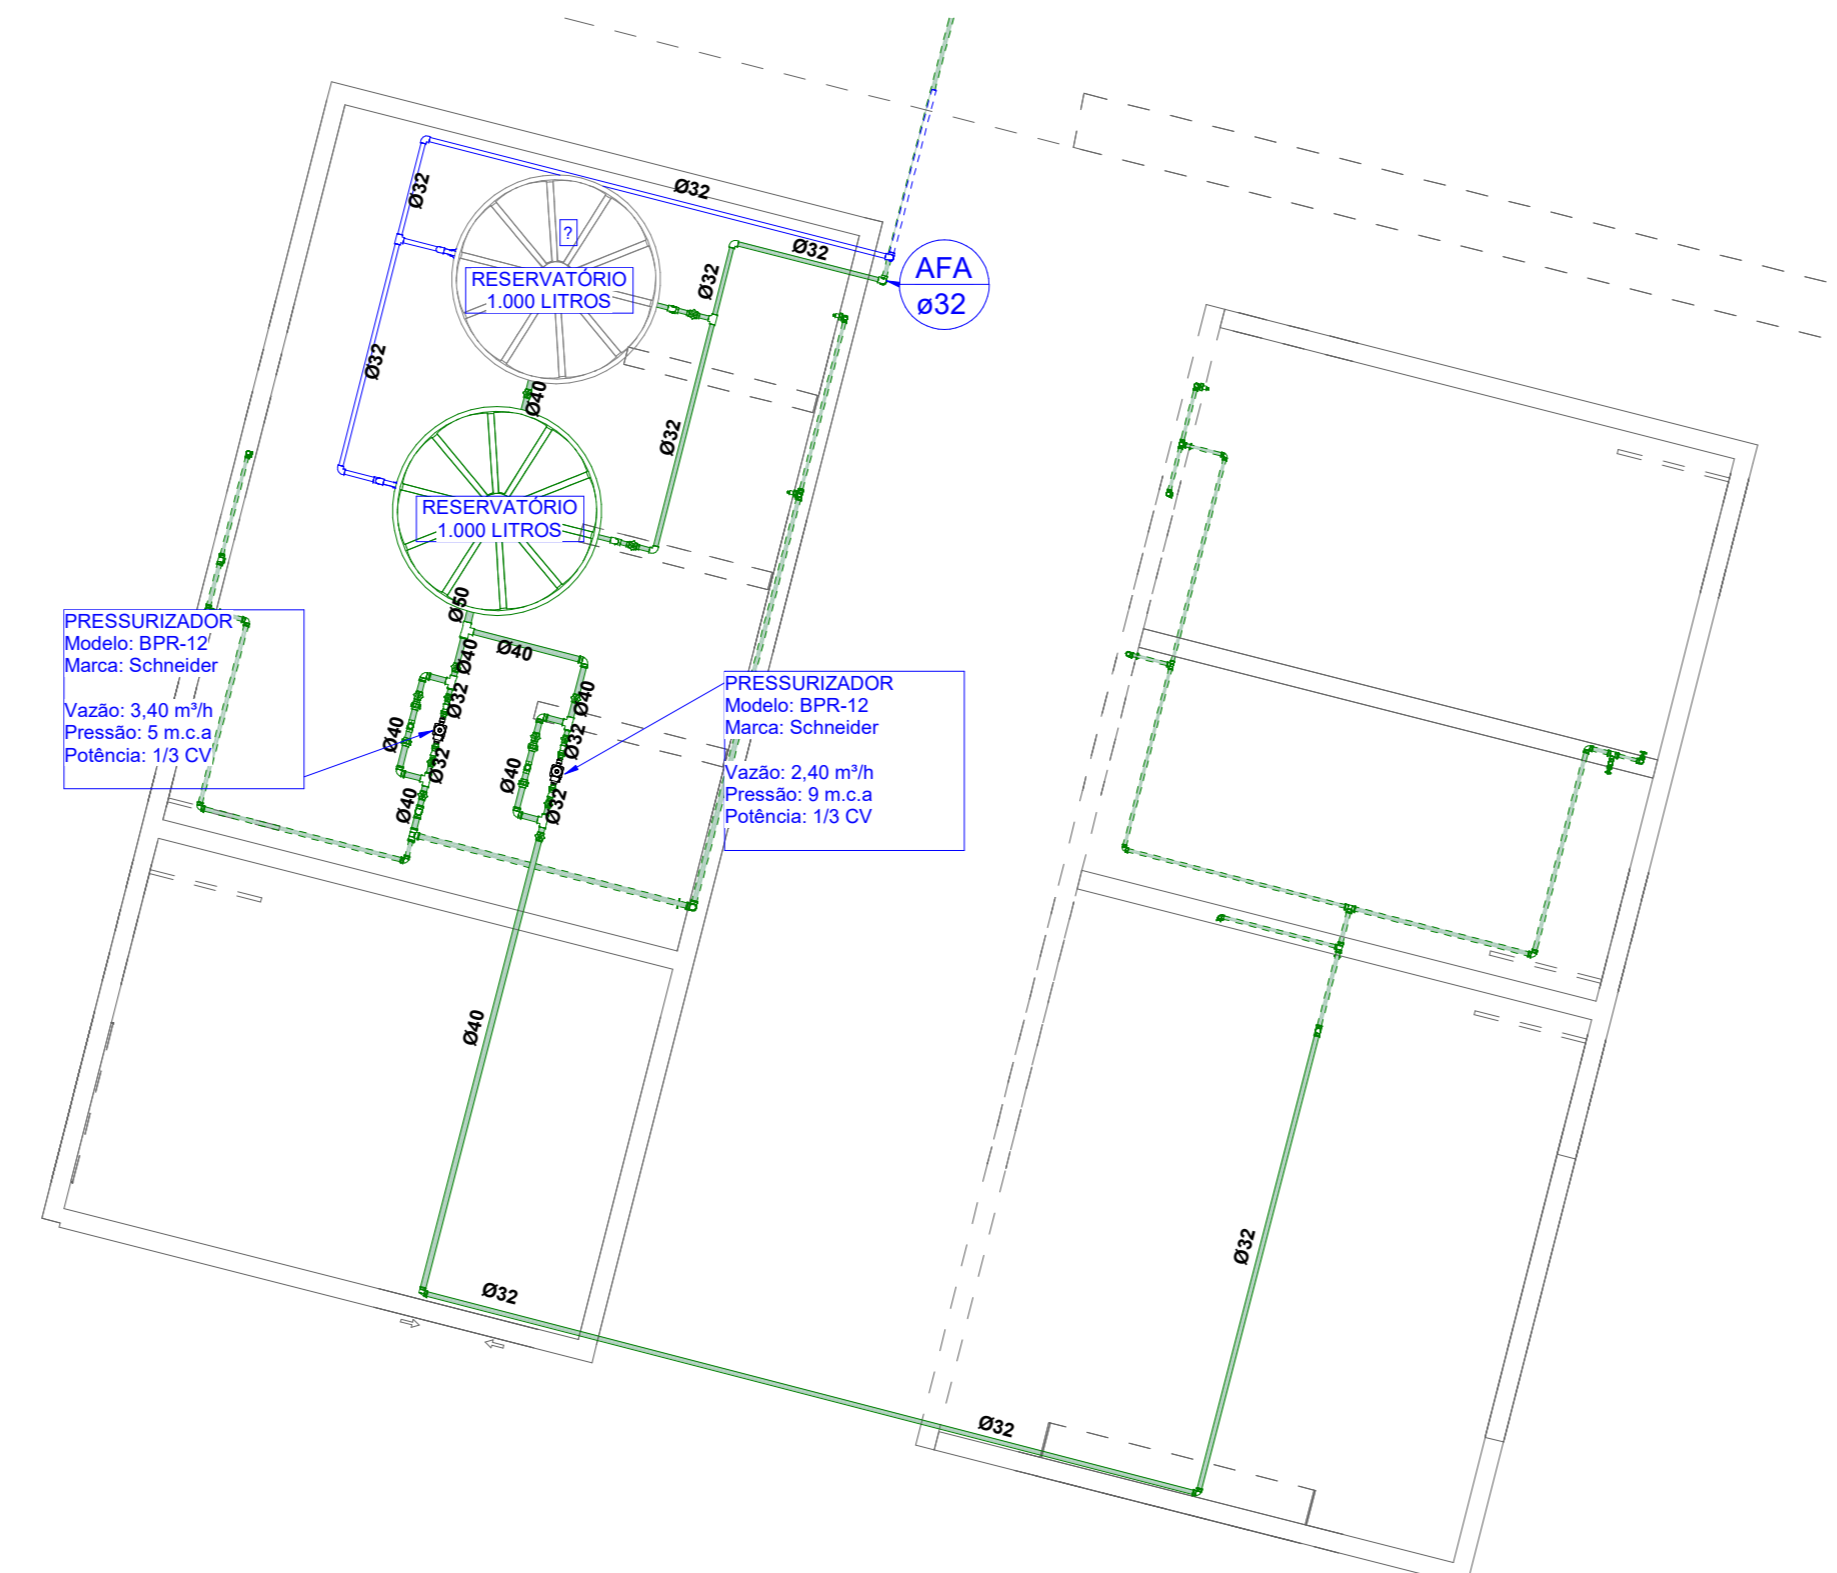


2 **TÉRREO - SALA GUARDAS - COBERTA**
ESCALA 1:30

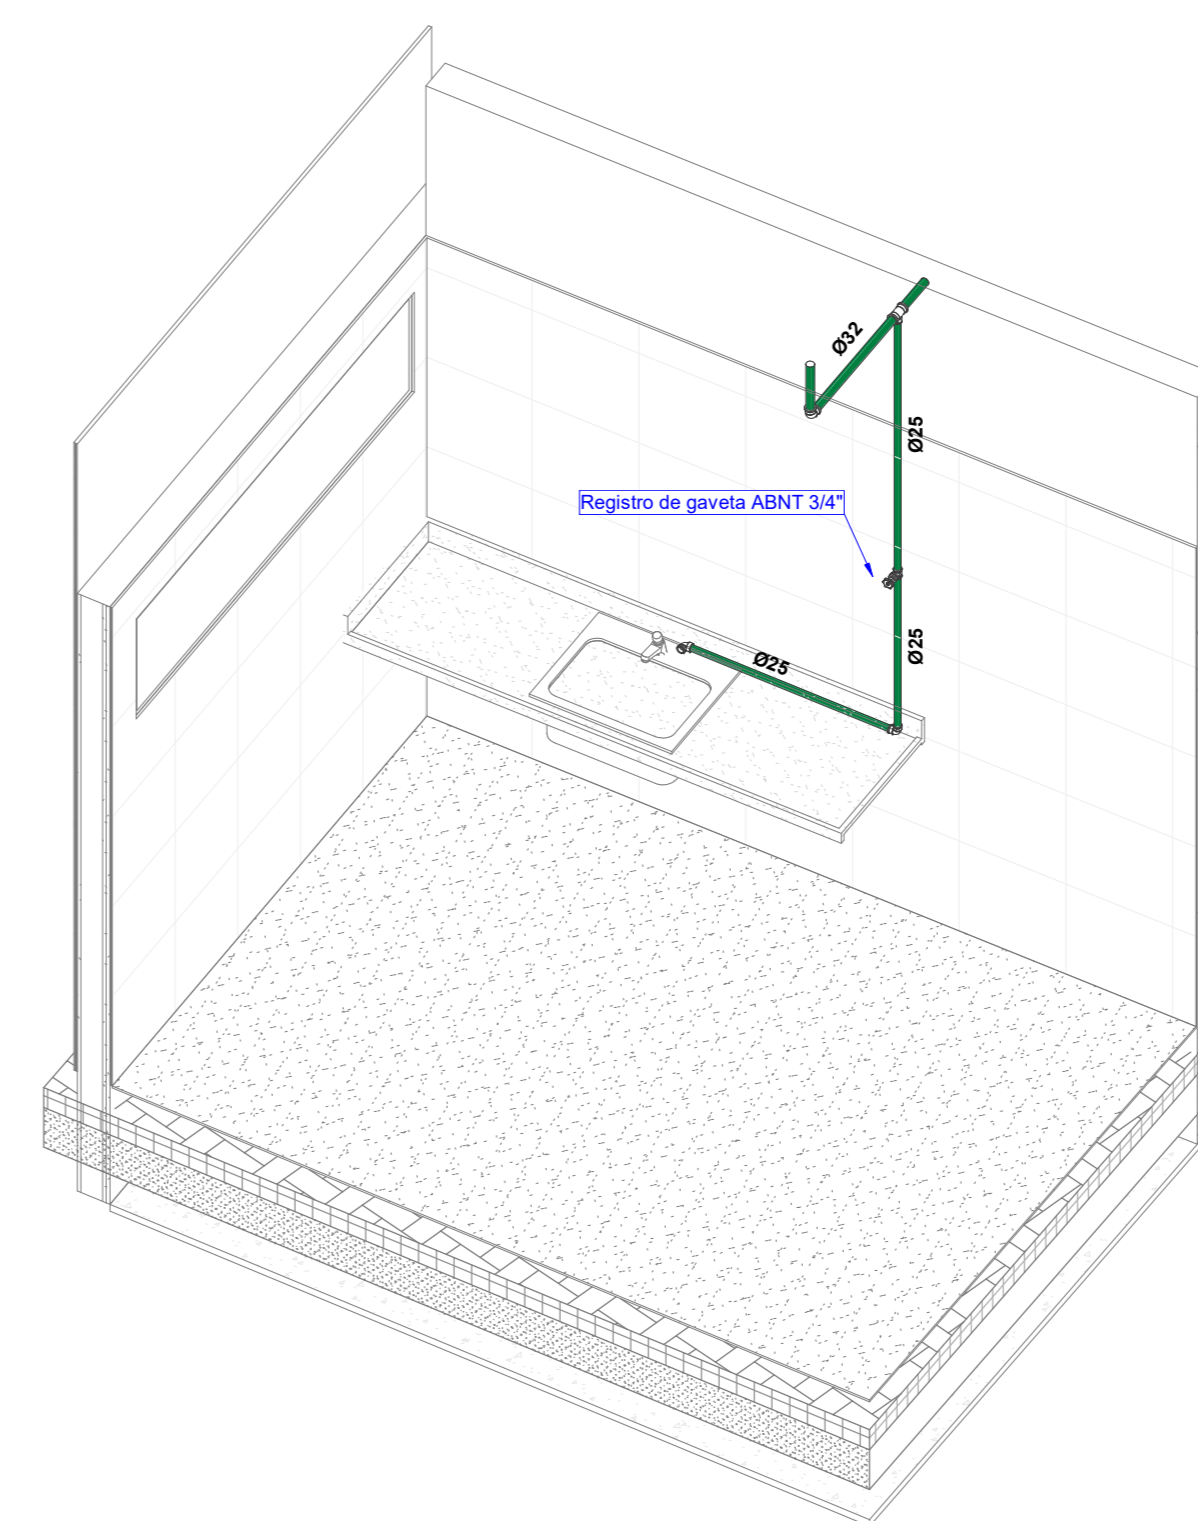


4 **ISOMETRICO - SALA GUARDAS - COPA**
ESCALA

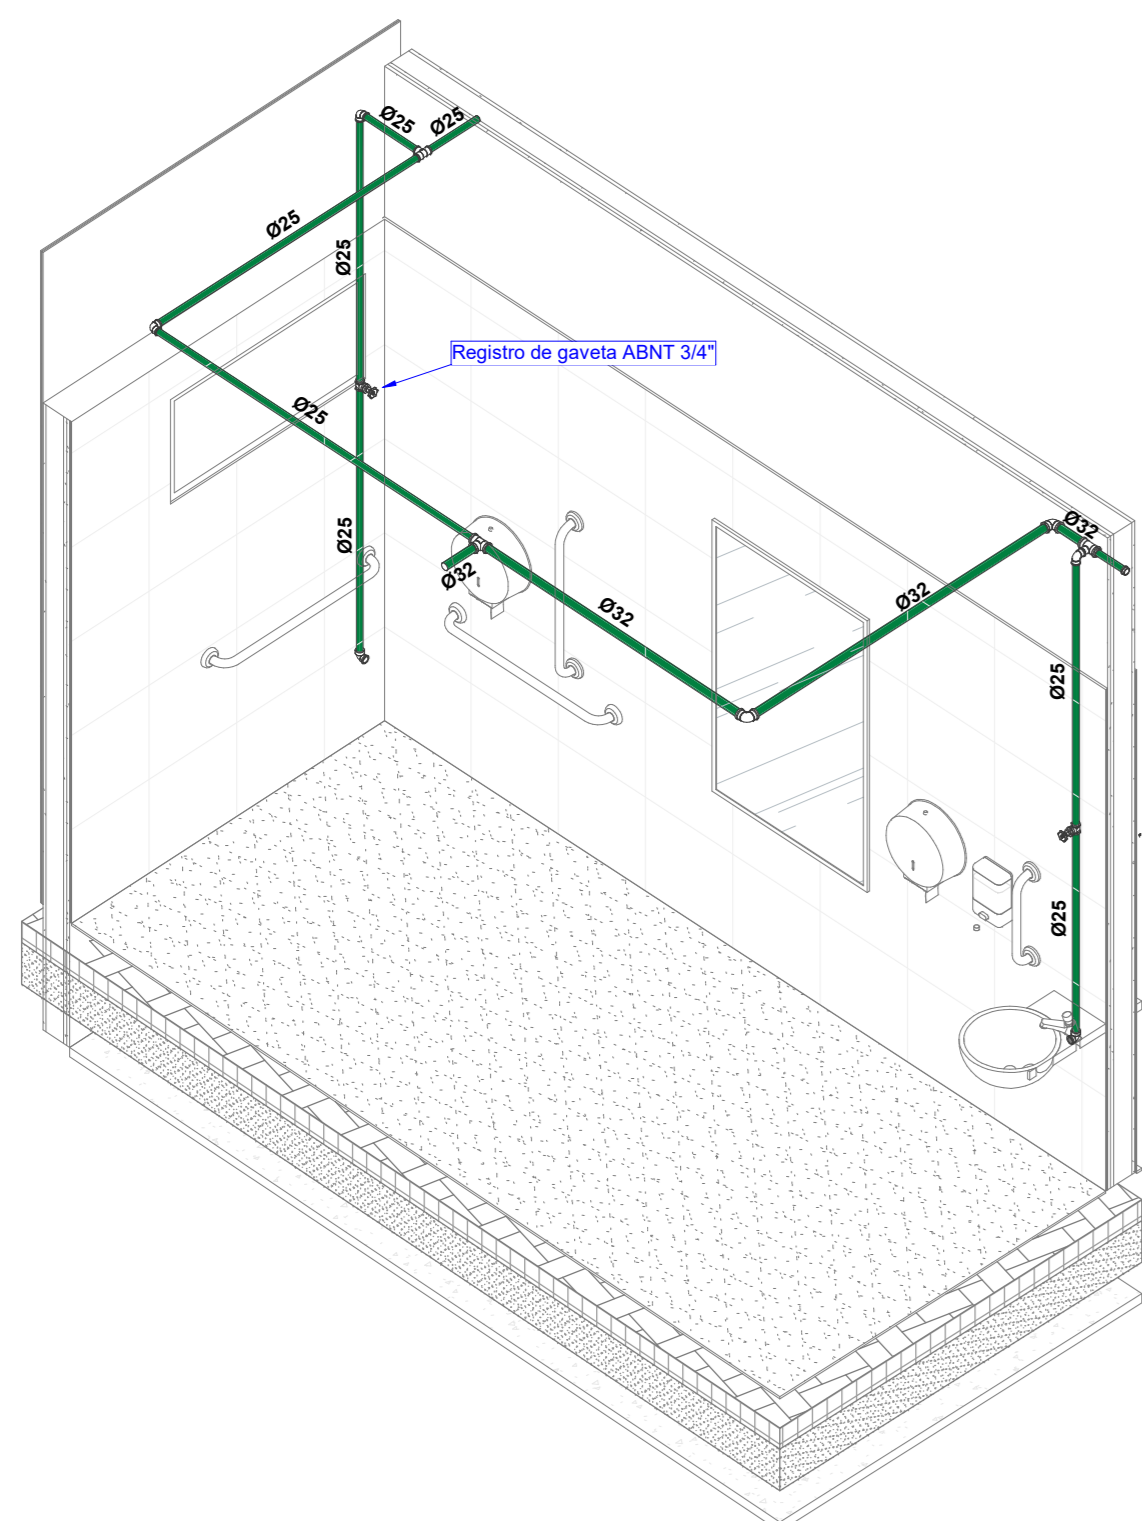


6 **ISOMETRICO - SALA GUARDAS - WC 01**
ESCALA

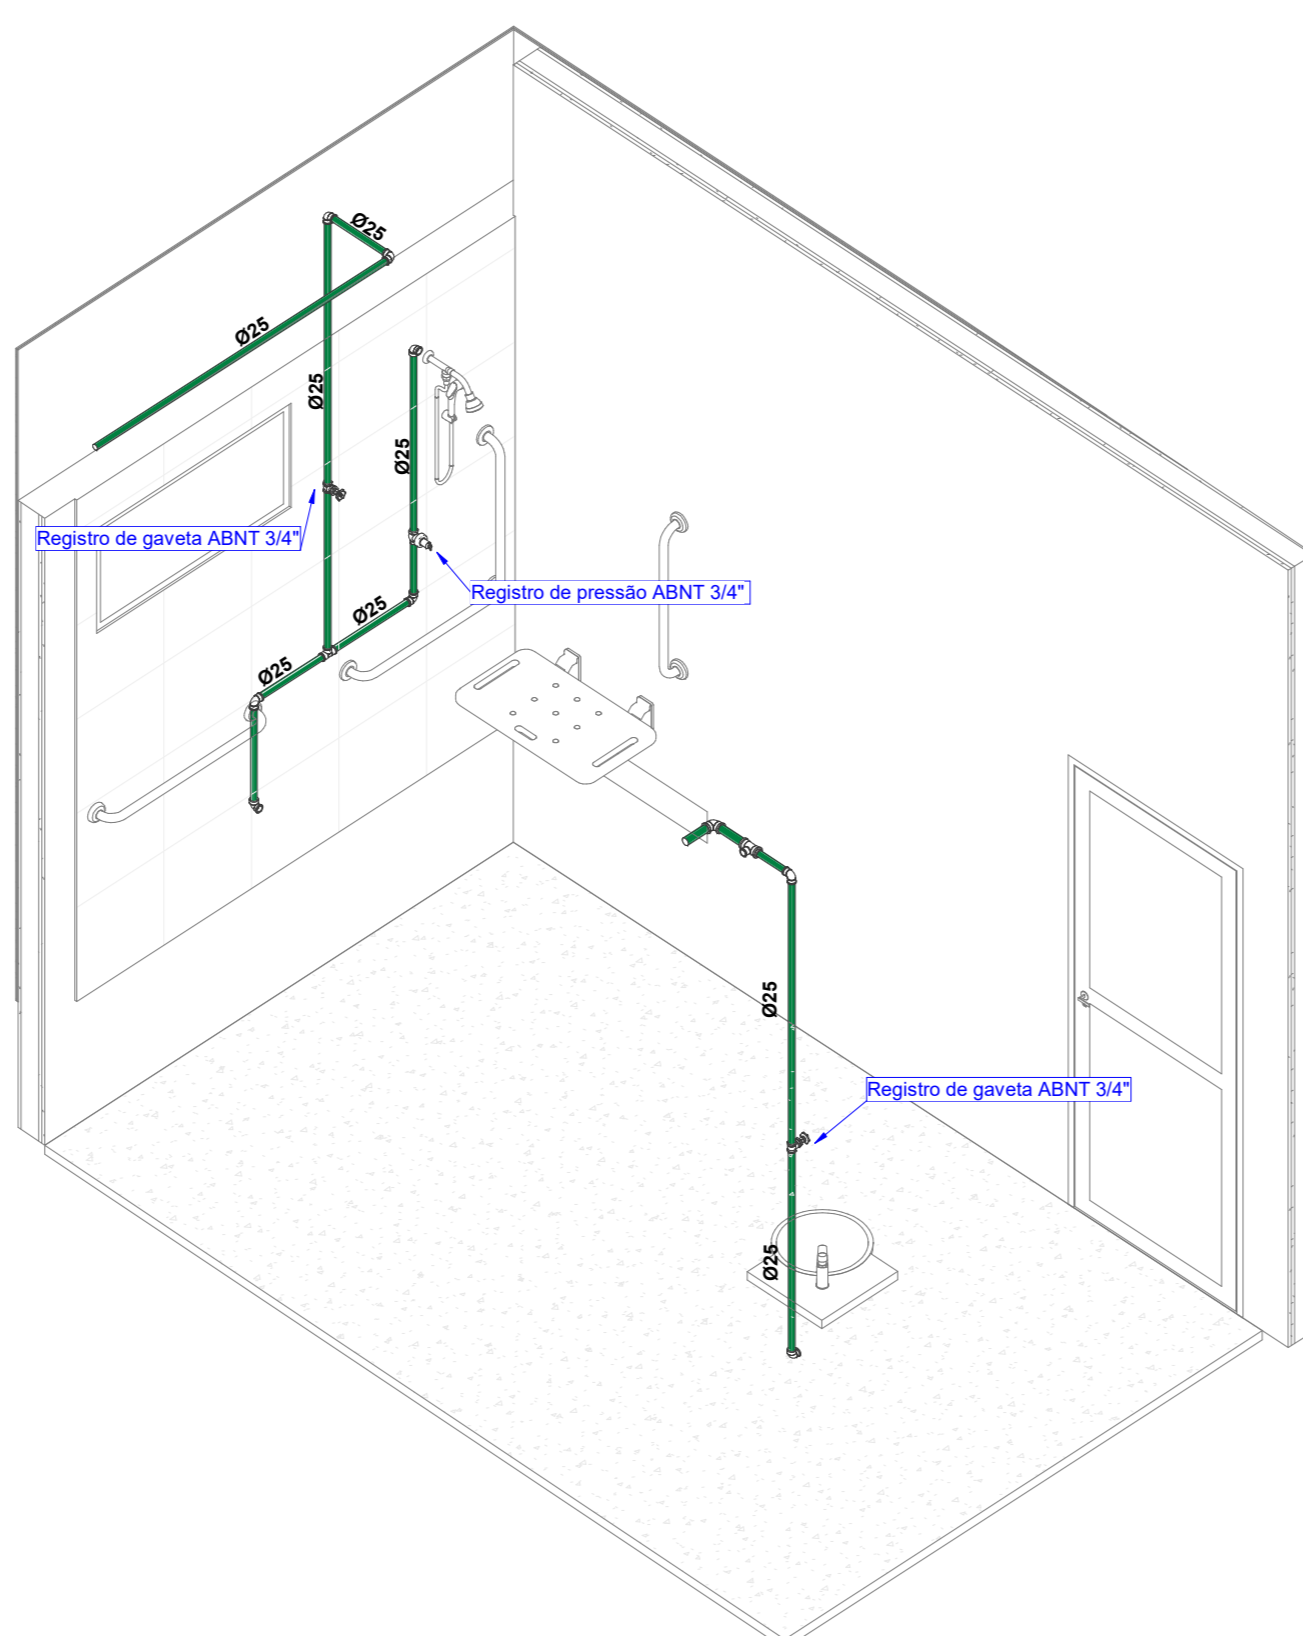

7 **ISOMETRICO - SALA GUARDAS - WC 02**
ESCALA

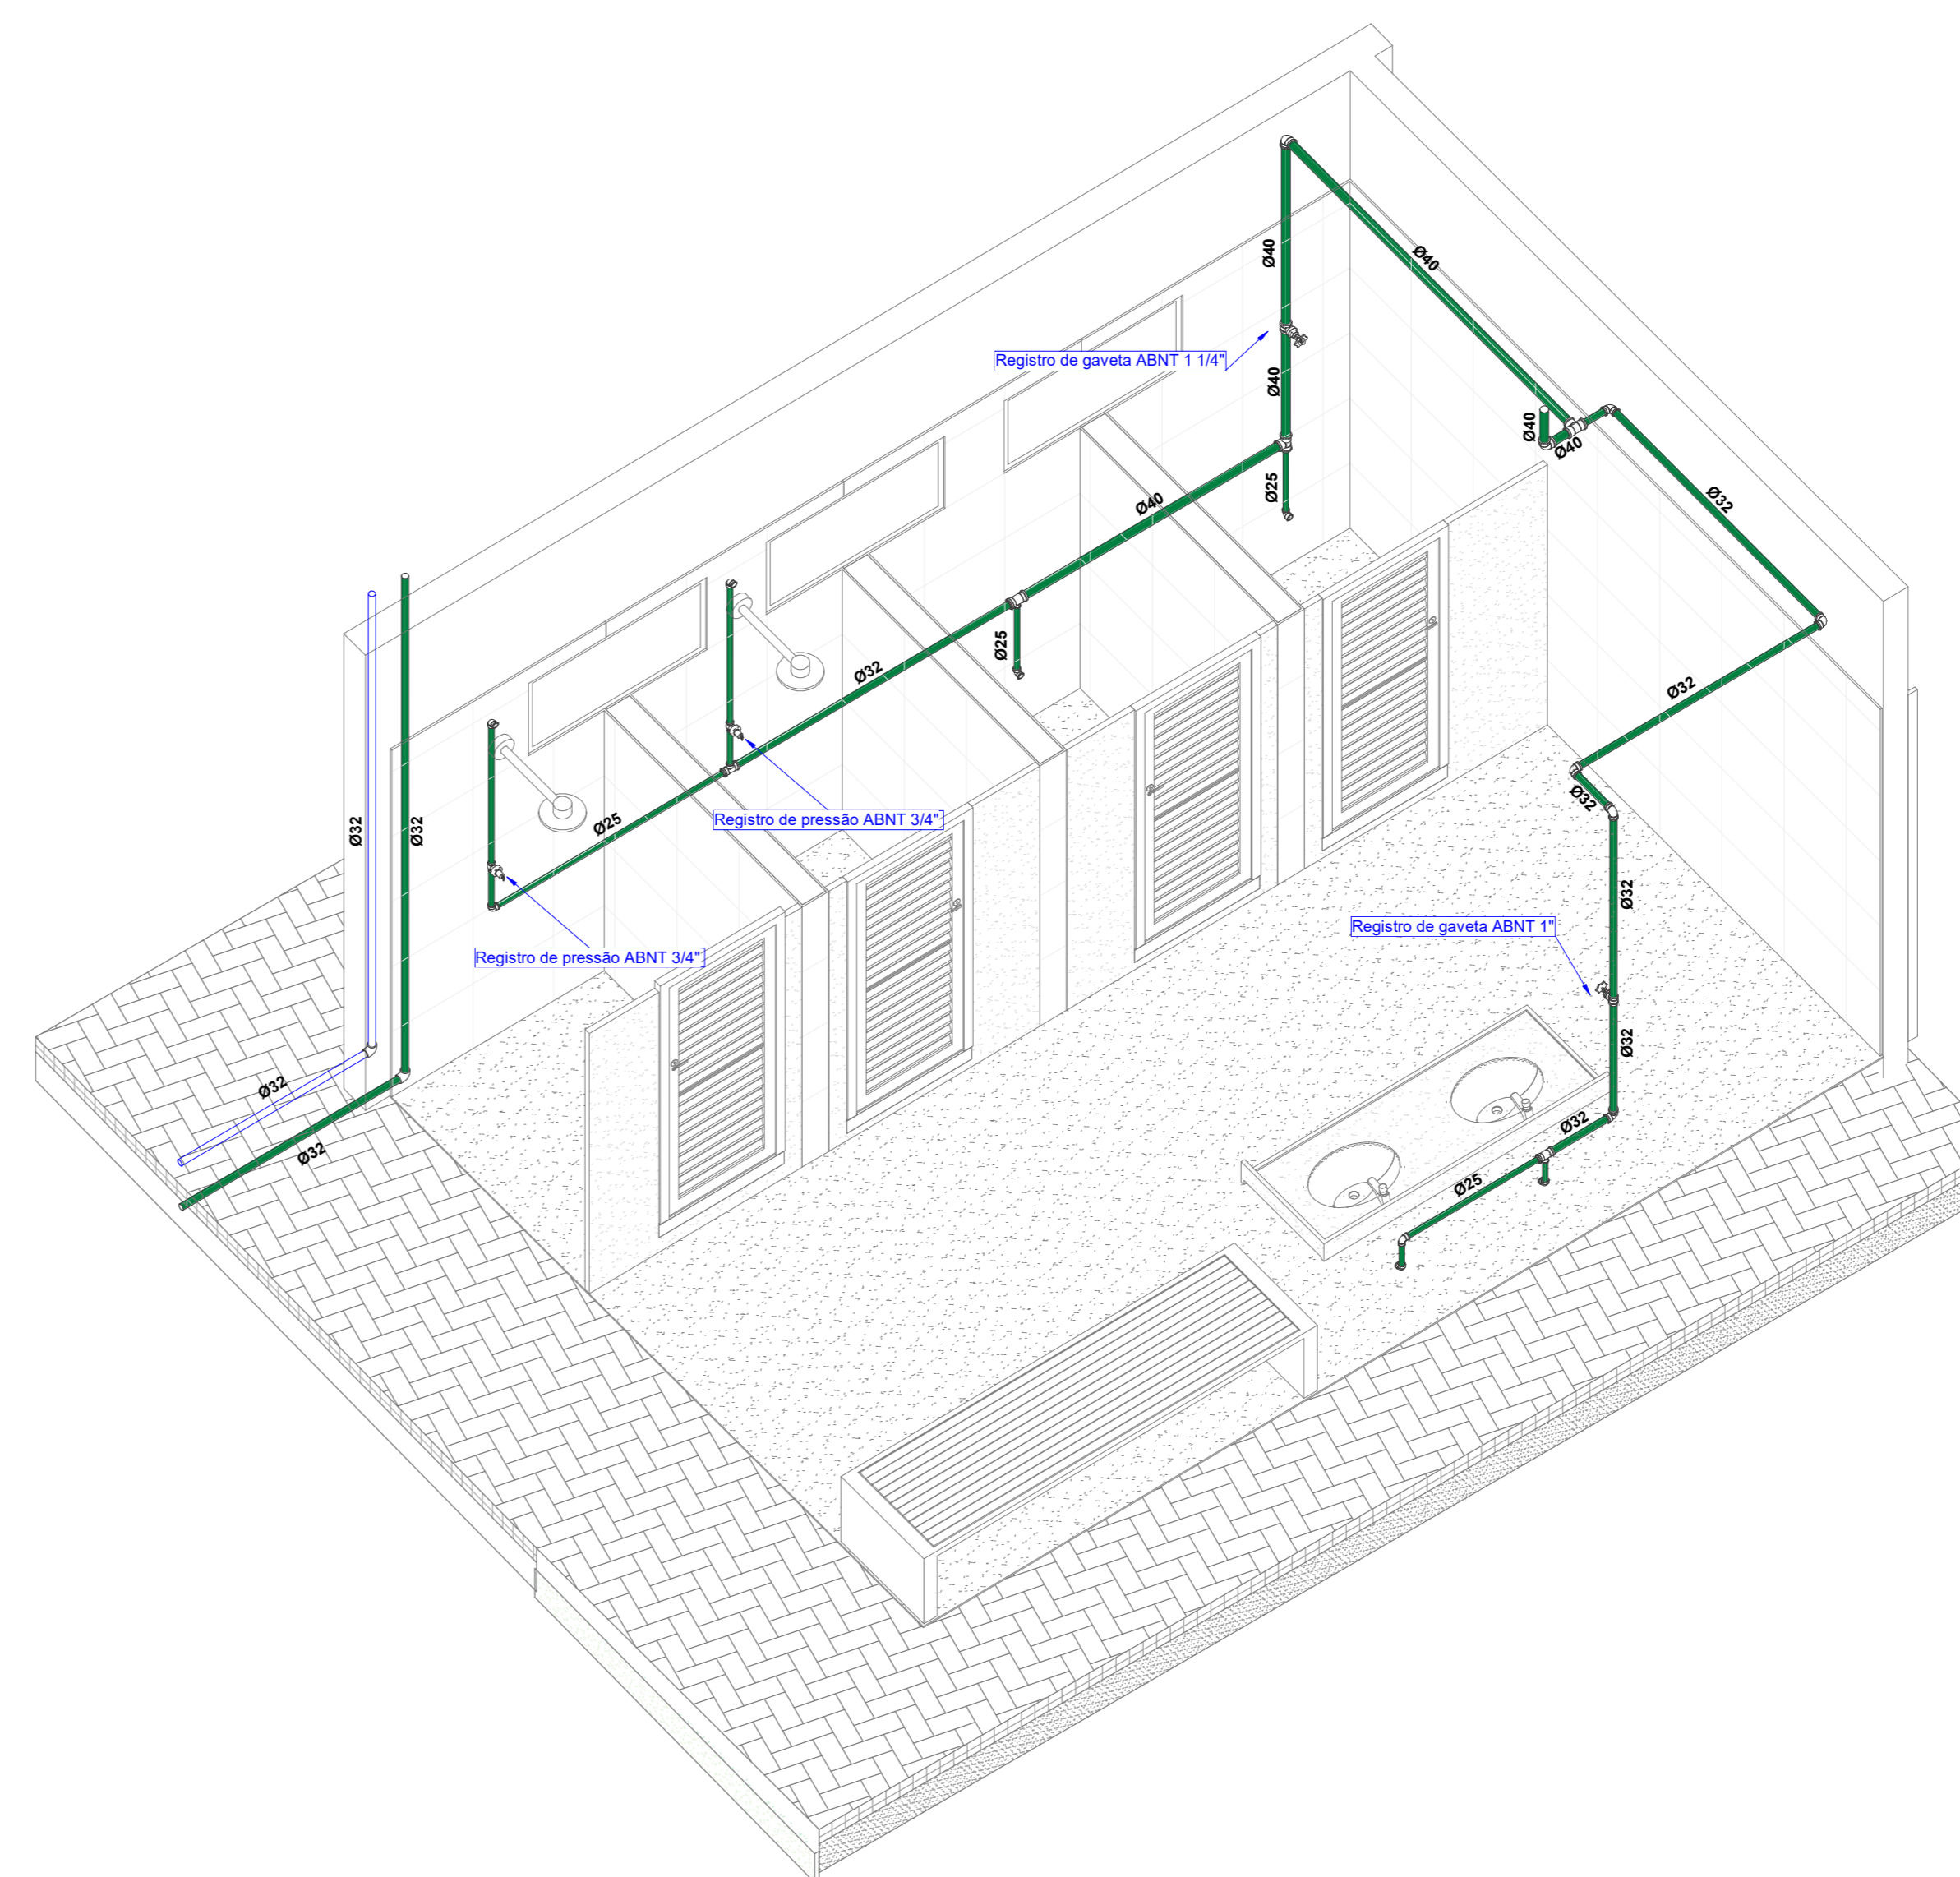

5 **ISOMETRICO - SALA GUARDAS - VESTIÁRIO**
ESCALA

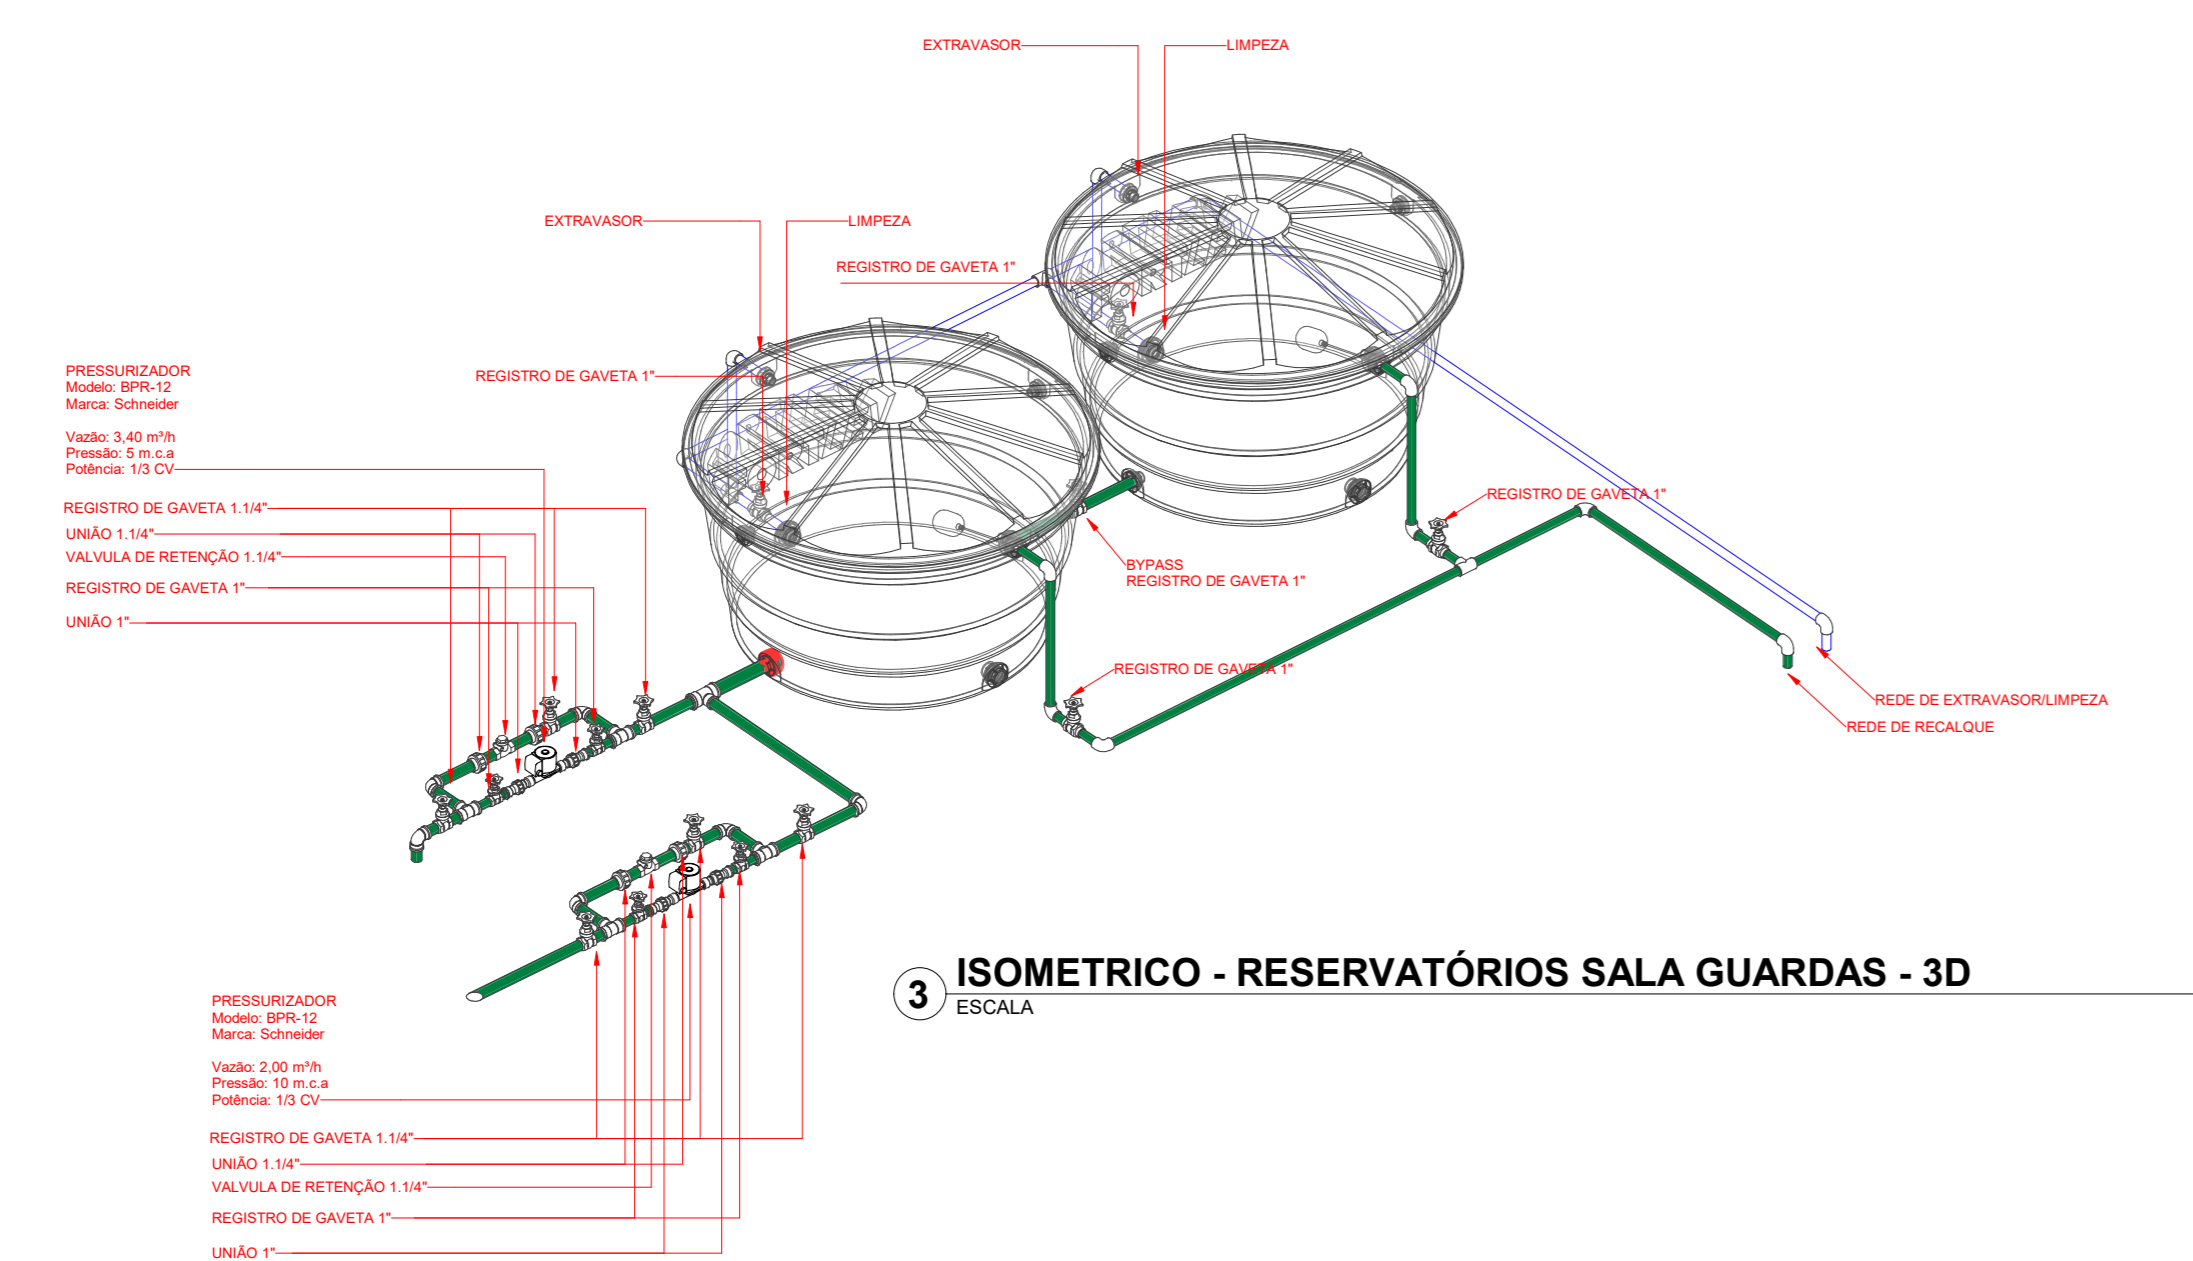

3 **ISOMETRICO - RESERVATÓRIOS SALA GUARDAS - 3D**
ESCALA

LEGENDA DOS SISTEMAS HIDRÁULICOS

- Tubulação de água fria Interna - PVC Soldável
- Tubulação de água fria Externa - PPR PN12

Indicação de tubos na vertical (tubos de queda)
TQn: Sigla do Sistema hidráulico e numeração tubo
DN: Diâmetro nominal do tubo

LEGENDA DE EDIFICAÇÕES

WE	WC TALUDE
ADM	ADMINISTRAÇÃO
BX	BOX'S ALIMENTAÇÃO
GR	GUARITA
SG	SALA GUARDAS
VS	VESTIÁRIO - QUADRAS
CP	COPIA - QUADRA
RA	RESERVATÓRIO APOIADO COM CASA DE MÁQUINAS
CS	CISTERNA EXISTENTE

ALTURA DOS PONTOS DE ALIMENTAÇÃO - ÁREAS MOLHADAS

LAVATÓRIO	ALTURA DO PONTO - 0,60m
VASO CX. ACOPLADA	ALTURA DO PONTO - 0,30m
MICTÓRIO VALV. DESCARGA	ALTURA DO PONTO - 1,00m
PIA	ALTURA DO PONTO - 0,80m
TANQUE	ALTURA DO PONTO - 1,00m
CHUVEIRO	ALTURA DO PONTO - 2,10m
REGISTRO DE GAVETA - ALTO	ALTURA DO PONTO - 1,60m
REGISTRO DE GAVETA - BAIXO	ALTURA DO PONTO - 0,50m
REGISTRO DE PRESSÃO	ALTURA DO PONTO - 1,10m

REV.	DATA	DESCRIÇÃO	ELAB.	APROV.

Secretaria de Projetos Estratégicos
GOVERNO DO ESTADO DE PERNAMBUCO
SECRETARIA DE PROJETOS ESTRATÉGICOS DO ESTADO DE PERNAMBUCO


OBJETO: REQUALIFICAÇÃO DO MEMORIAL ARCOVERDE NO MUNICÍPIO DE OLINDA

CONTRATANTE: Secretaria de Projetos Estratégicos	CONTRATADA: -
LOCALIZAÇÃO: PARNAMIRIM, BR 103 AD-FIN - LQ02 PAV. SAL. SAÚDE, CEP 53020-900 OLINDA - PERNAMBUCO	ETAPA: Projeto executivo
PROFESSORES:	


Luciano José Cavalcanti de Oliveira CREA nº 181972388PE
Lucas Monte de Andrade Oliveira CREA nº 93488PE
Irmelino Antonio da Silva CREA nº 180805458PE

DISCIPLINA: PROJETO DE HIDROSSANITÁRIO		PROFESSOR:
PROJETO DE ÁGUA FRIA		
ESCALA: INDICADA	DATA: MAIO/2025	OPERAÇÃO: COORDENADOR: LUIZ CARLOS DE MENEZES JUNIOR

06/10 R0

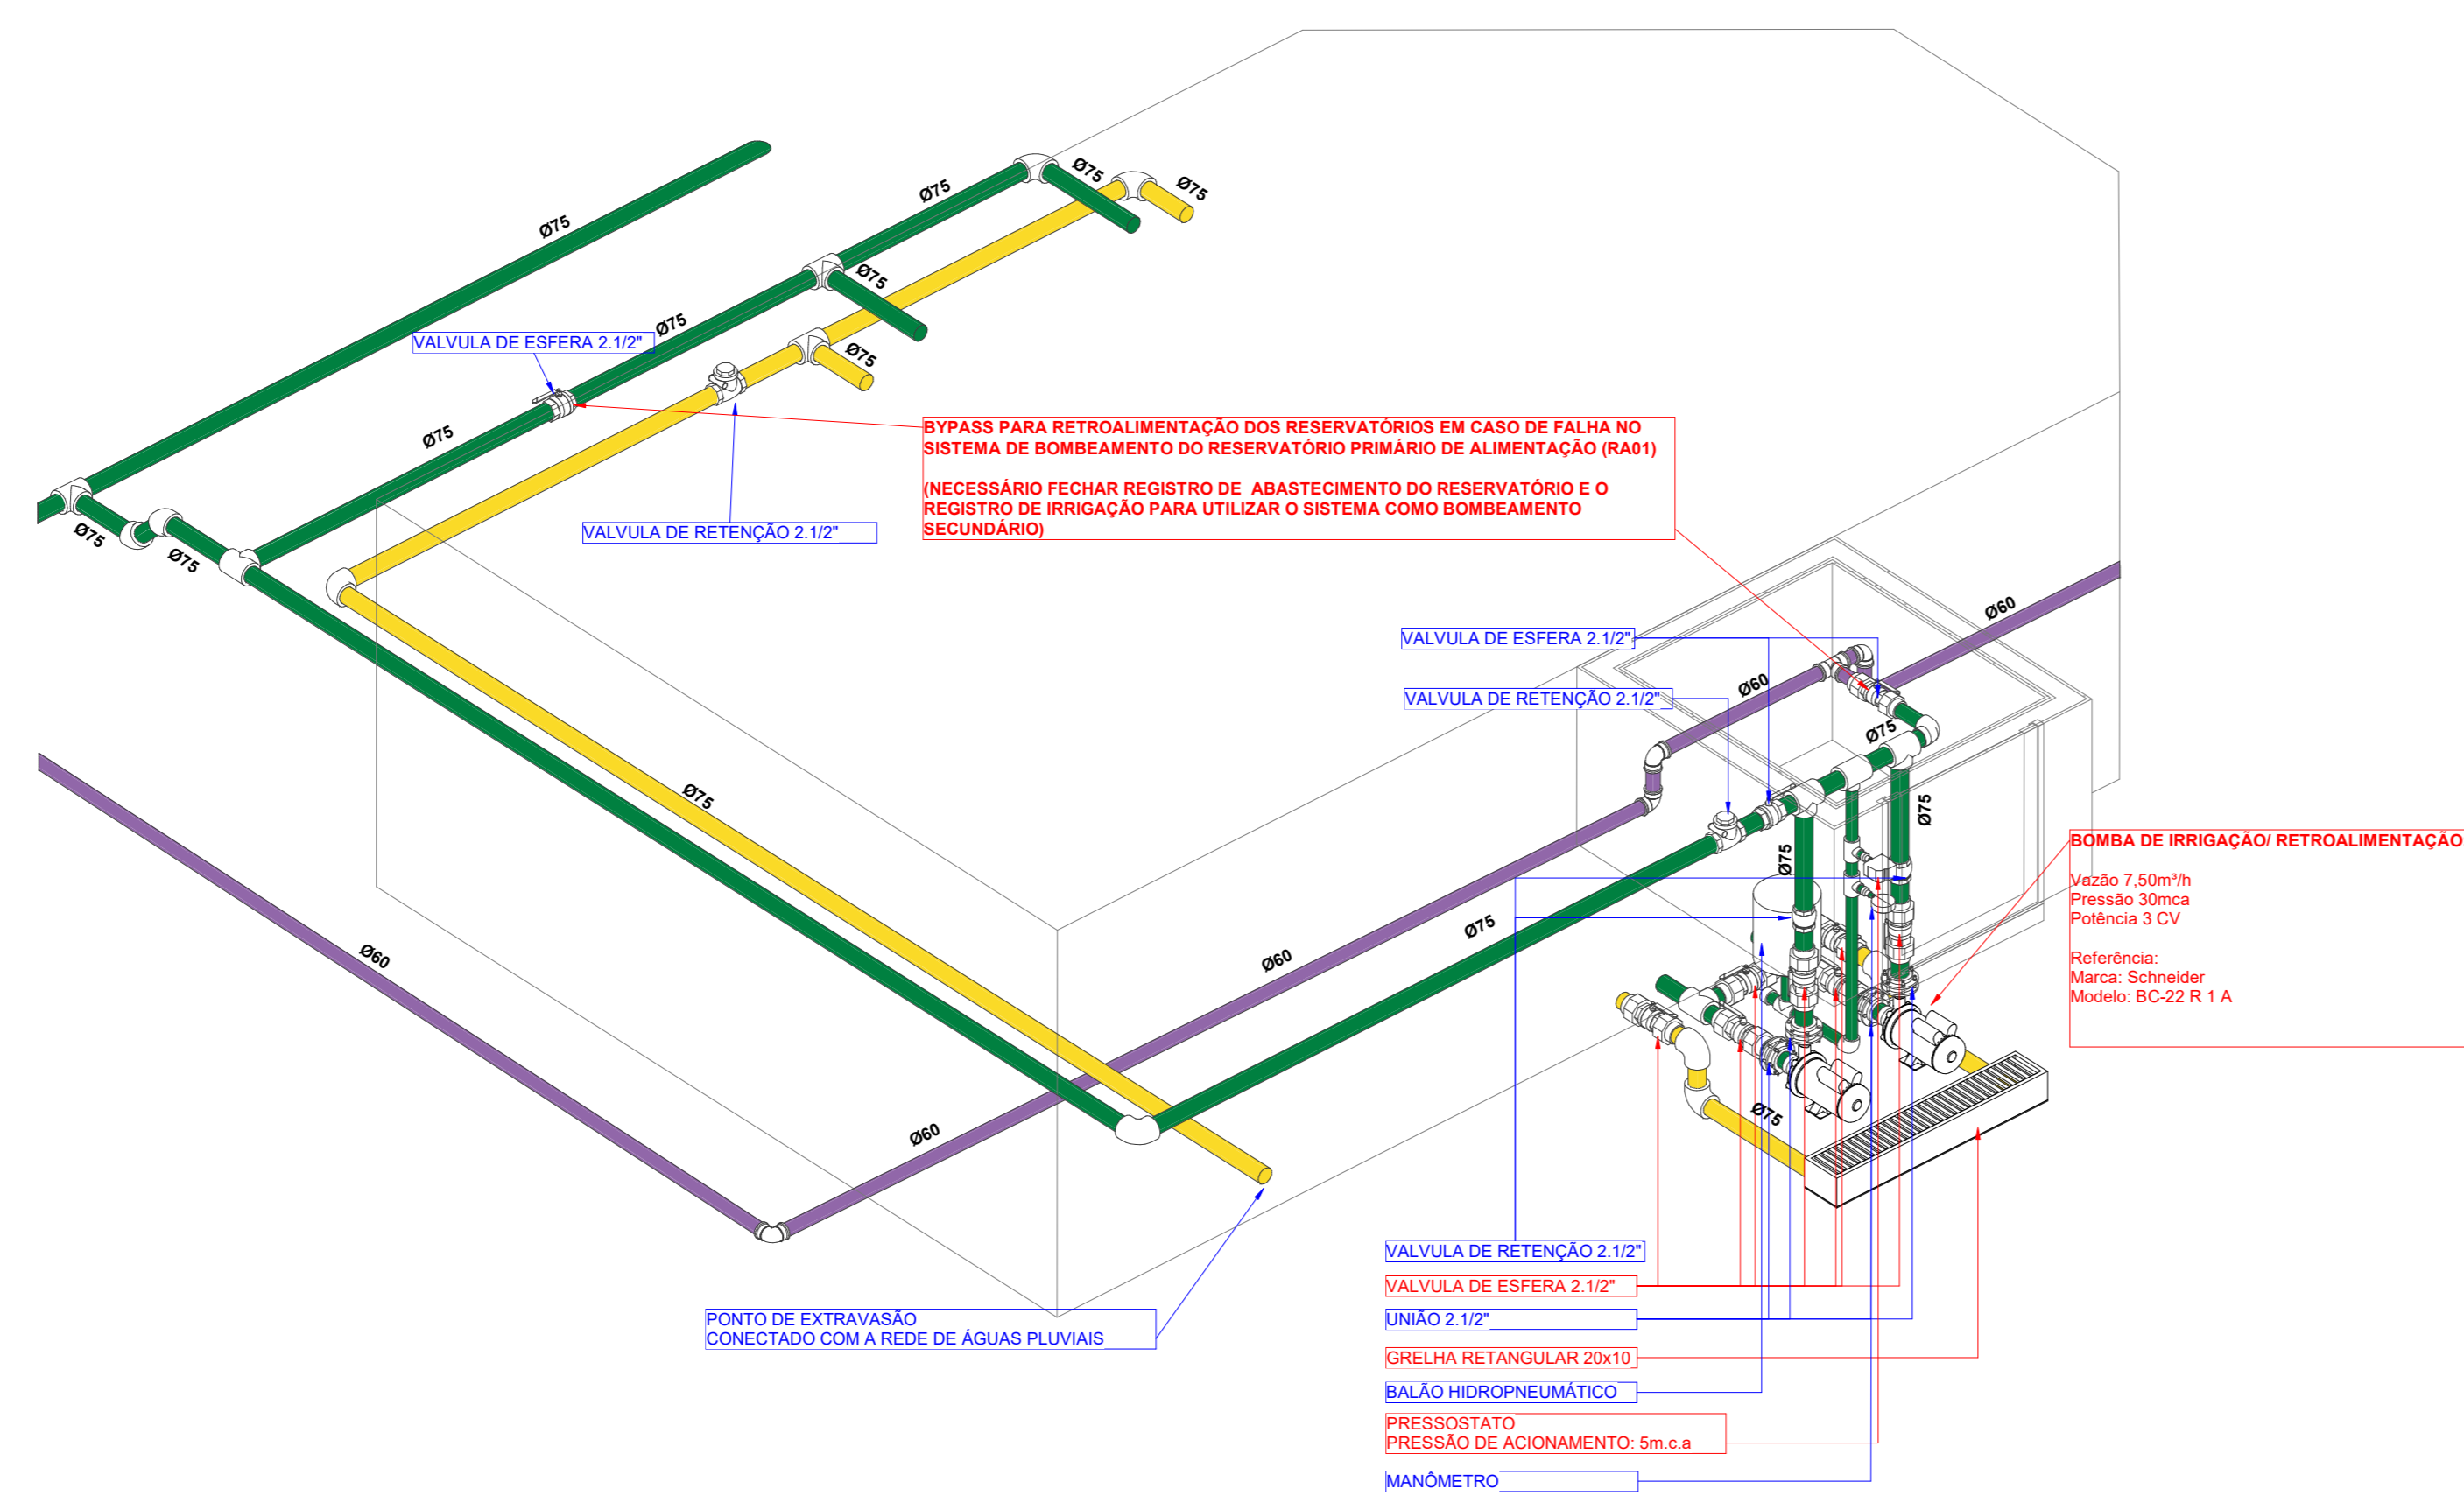

2 ISOMETRICO - RESERVATÓRIO VIGIAS
ESCALA

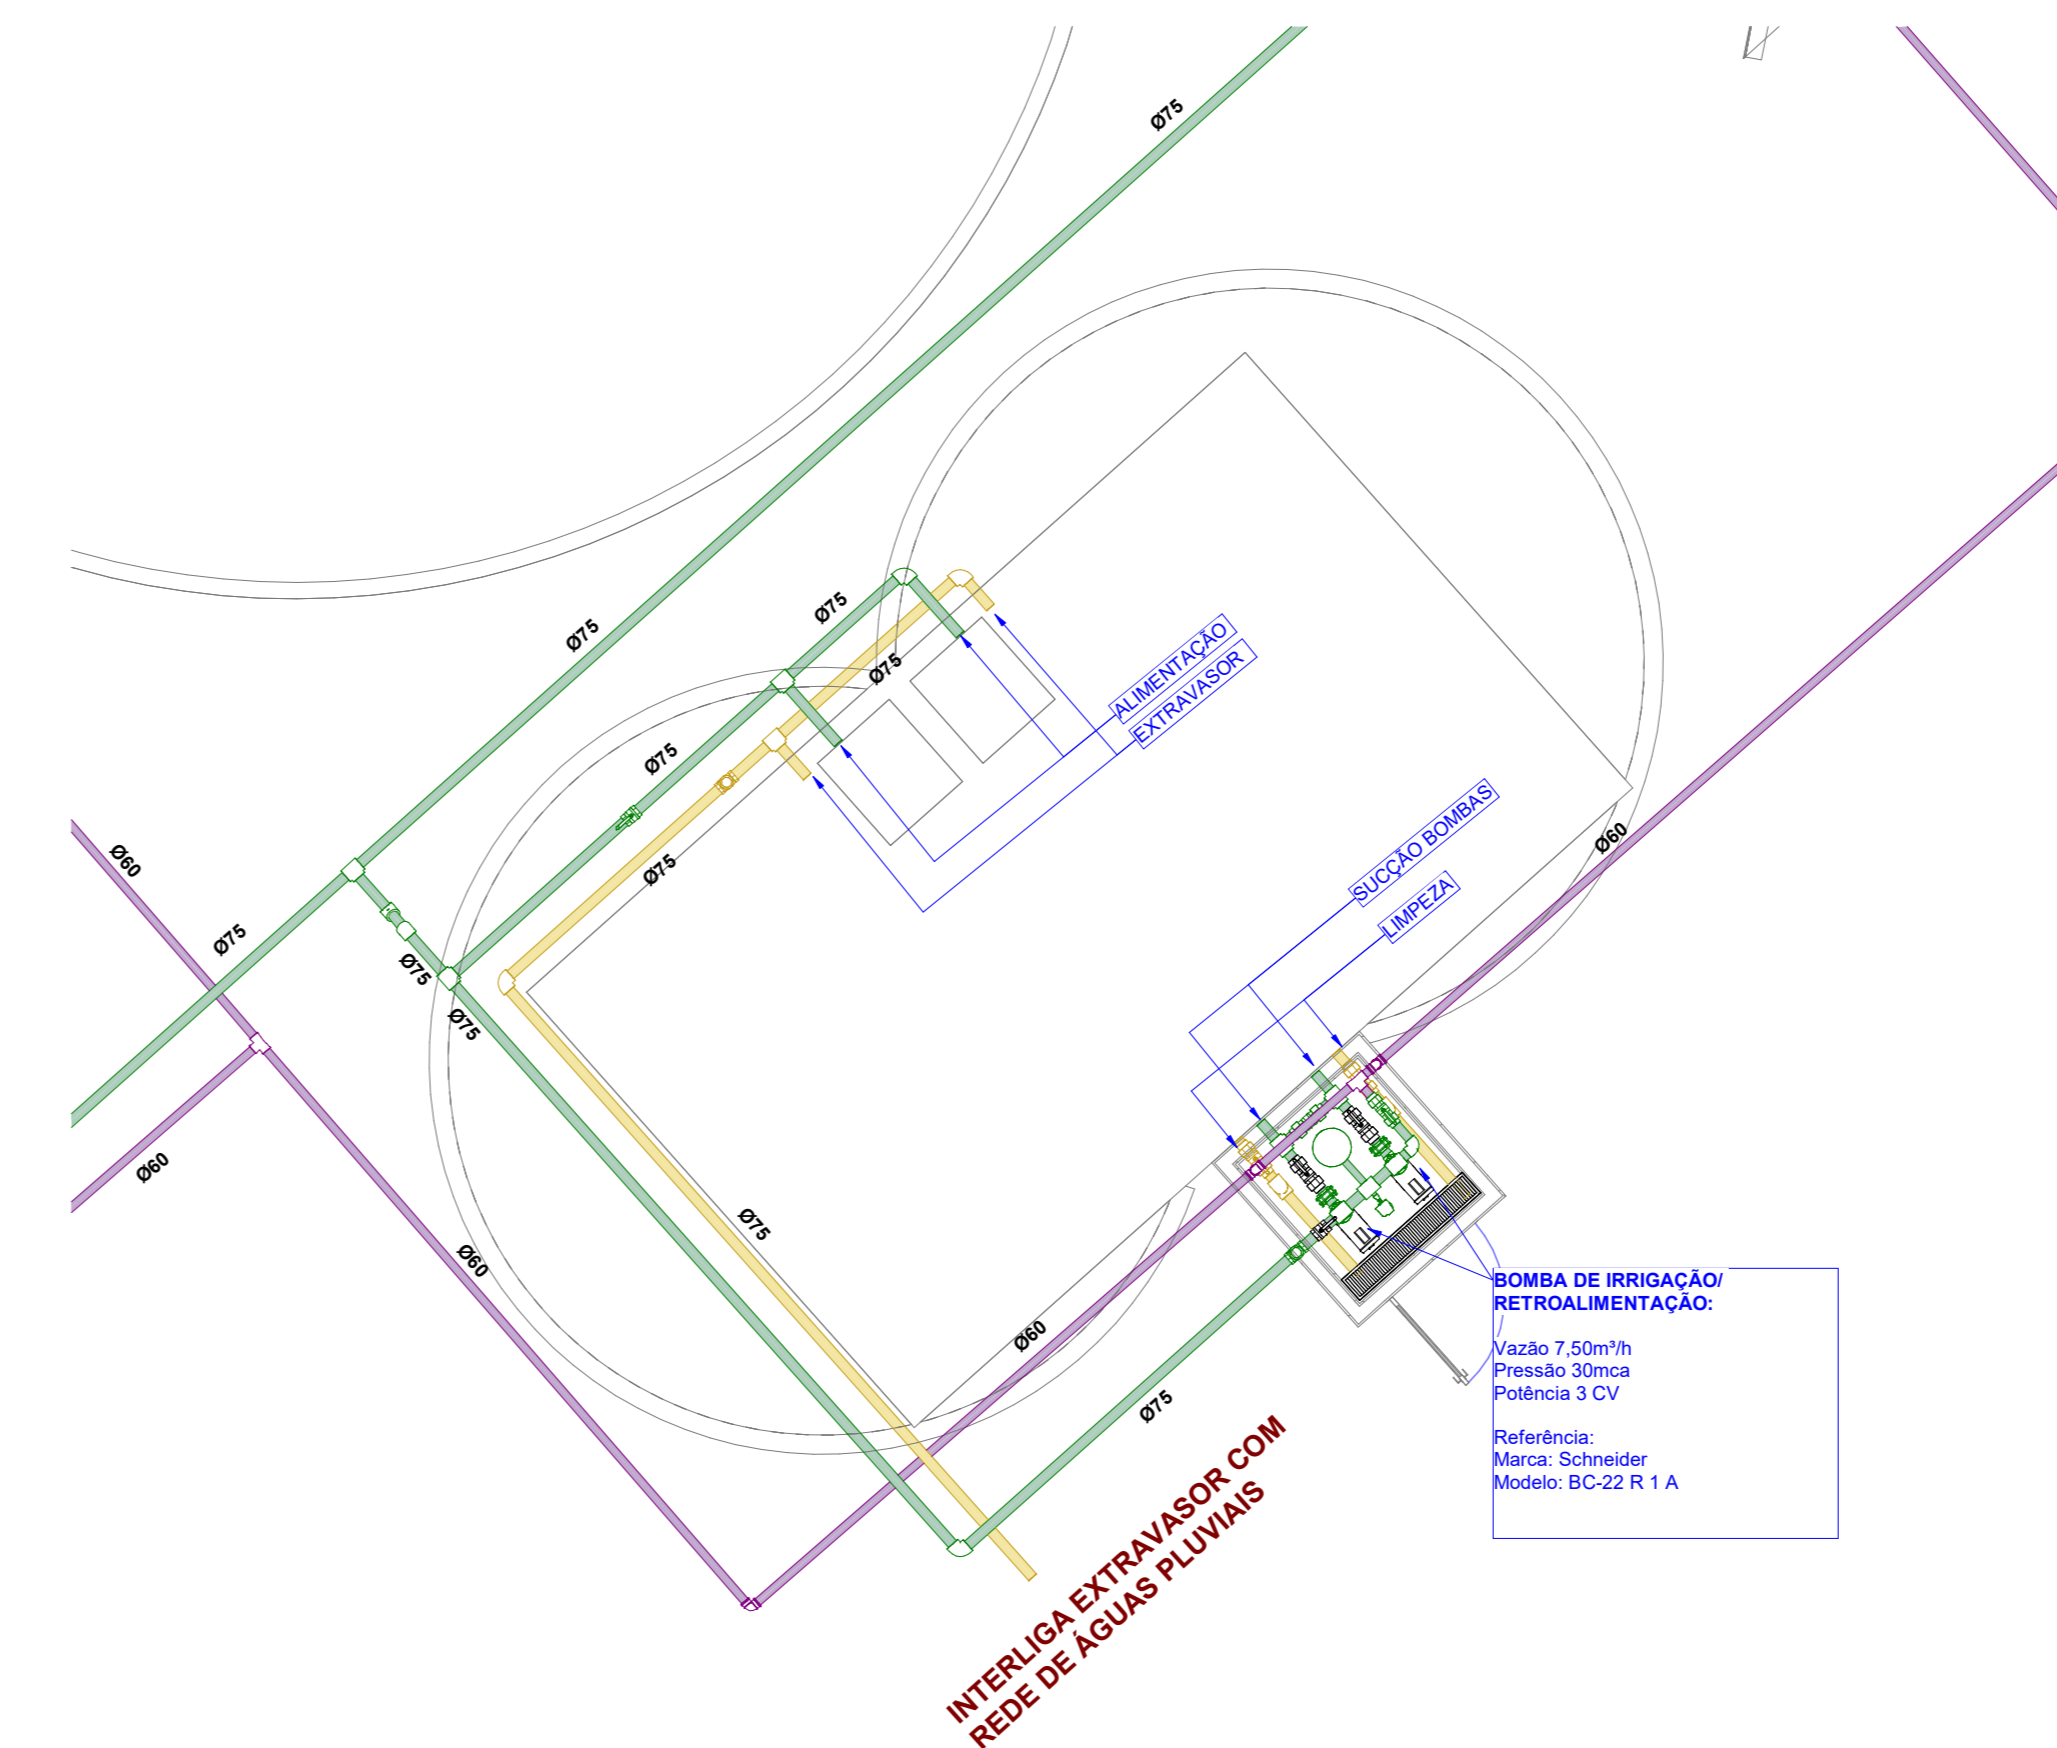

1 TÉRREO - RESERVATÓRIO VIGIAS
ESCALA 1:50

LEGENDA DOS SISTEMAS HIDRÁULICOS	
	Tubulação de Irrigação - PVC Soldável
	Tubulação de água fria - PPR PN12
	Indicação de tubos na vertical (tubos de queda) TQn: Sigla do Sistema hidráulico e numeração tubo DN: Diâmetro nominal do tubo

LEGENDA DE EDIFICAÇÕES	
WE	WC TALUDE
ADM	ADMINISTRAÇÃO
BX	BOX'S ALIMENTAÇÃO
GR	GUARITA
SG	SALA GUARDAS
VS	VESTIÁRIO - QUADRAS
CP	COPA - QUADRA
RA	RESERVATÓRIO APOIADO COM CASA DE MÁQUINAS
CS	CISTERNA EXISTENTE

ALTURA DOS PONTOS DE ALIMENTAÇÃO - ÁREAS MOLHADAS	
LAVATÓRIO	ALTURA DO PONTO - 0,60m
VASO CX. ACOPLADA	ALTURA DO PONTO - 0,30m
MICTÓRIO VALV. DESCARGA	ALTURA DO PONTO - 1,00m
PIA	ALTURA DO PONTO - 0,80m
TANQUE	ALTURA DO PONTO - 1,00m
CHUVEIRO	ALTURA DO PONTO - 2,10m
REGISTRO DE GAVETA - ALTO	ALTURA DO PONTO - 1,60m
REGISTRO DE GAVETA - BAIXO	ALTURA DO PONTO - 0,50m
REGISTRO DE PRESSÃO	ALTURA DO PONTO - 1,10m

REV.	DATA	DESCRIÇÃO	ELAB.	APROV.

GOVERNO DO ESTADO DE PERNAMBUCO
 SECRETARIA DE PROJETOS ESTRATÉGICOS DO ESTADO DE PERNAMBUCO

OBJETO:
 REQUALIFICAÇÃO DO MEMORIAL ARCOVERDE NO MUNICÍPIO DE OLINDA

CONTRATANTE: Secretaria de Projetos Estratégicos	CONTRATADA: -
LOCALIZAÇÃO: PERNAMBUCO - BR 102 AD FM - LQ02 PAV. SAL. SODORHO, CEP 5302090 OLINDA - PERNAMBUCO	ETAPA: Projeto executivo

PROJETISTAS:
 Lucian José Cavalcanti de Oliveira CREA: nº 181972338/PE Lucas Monte de Andrade Oliveira CREA: nº 9348/PE Irmel Antônio da Silva CREA: nº 182065458/PE

DISCIPLINA: PROJETO DE HIDROSSANITÁRIO
CONTEÚDO: PROJETO DE ÁGUA FRIA
ESCALA: INDICADA **DATA:** MAIO/2025 **COORDENADOR:** GO/PE-SPS-OLINDA-MEM-EM-HID-P007-R0 **PROJETO:** 07/10 R0

LEGENDA DOS SISTEMAS HIDRÁULICOS


Tubulação de Água Fria - PPR PN12

Tubulação de Limpeza / Extravaso - PPR PN12


Indicação de tubos na vertical (tubos de queda)

TQ: Sigla do Sistema hidráulico e numeração tubo

DN: Diâmetro nominal do tubo

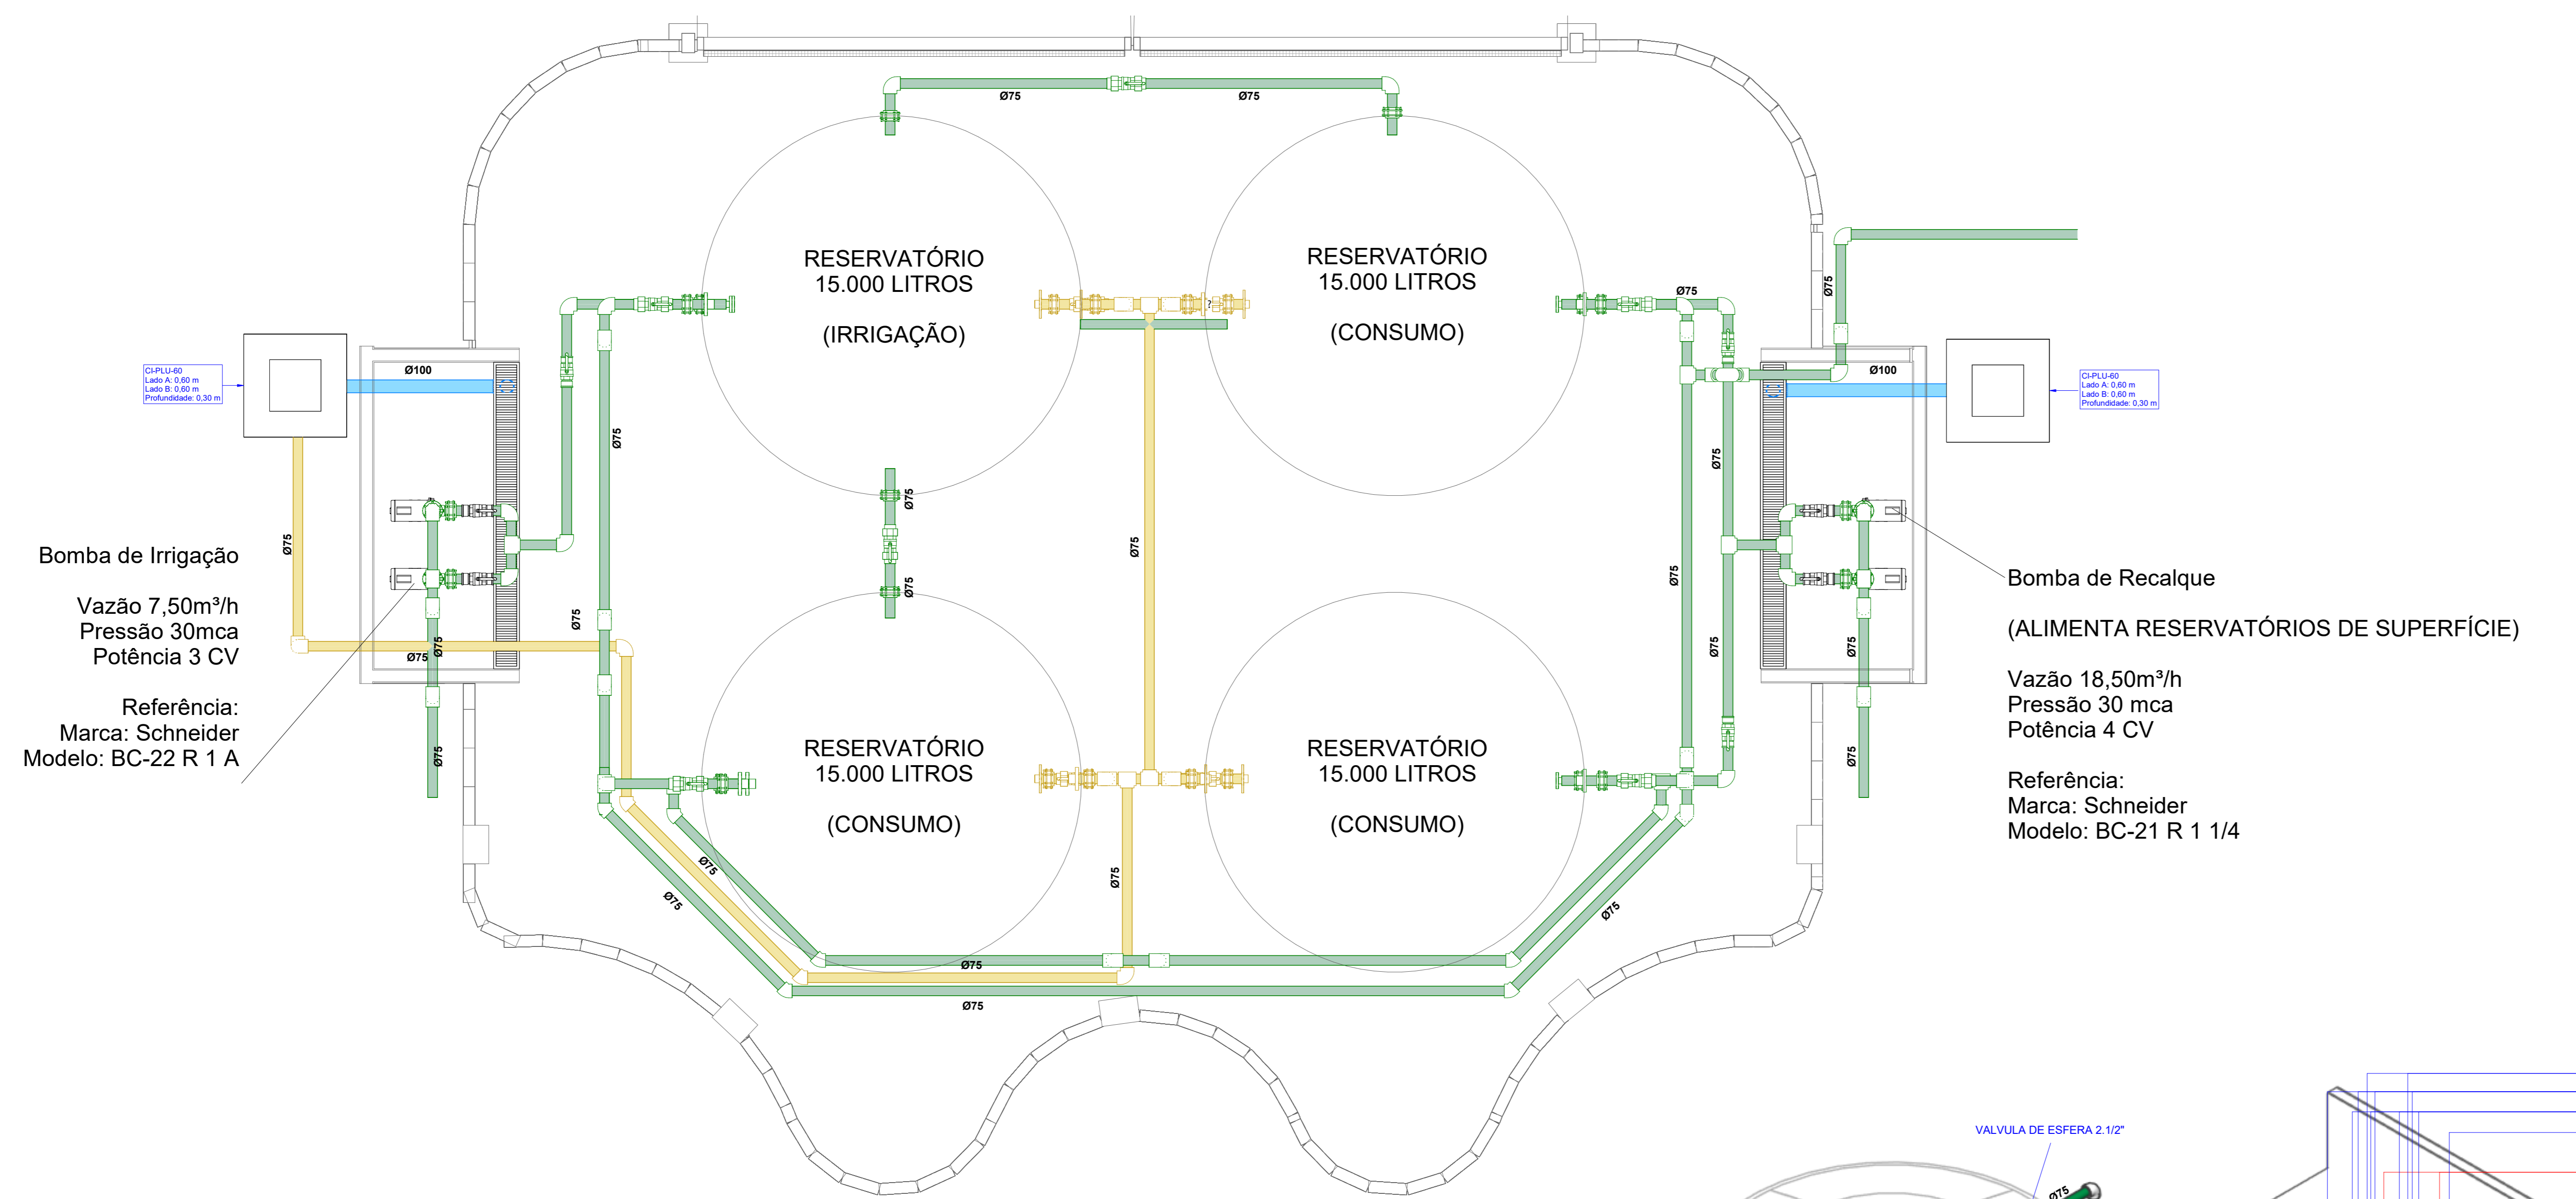

1 PLANTA BAIXA - RESERVATÓRIO DE SUPERFÍCIE (RA-01)
ESCALA 1:25

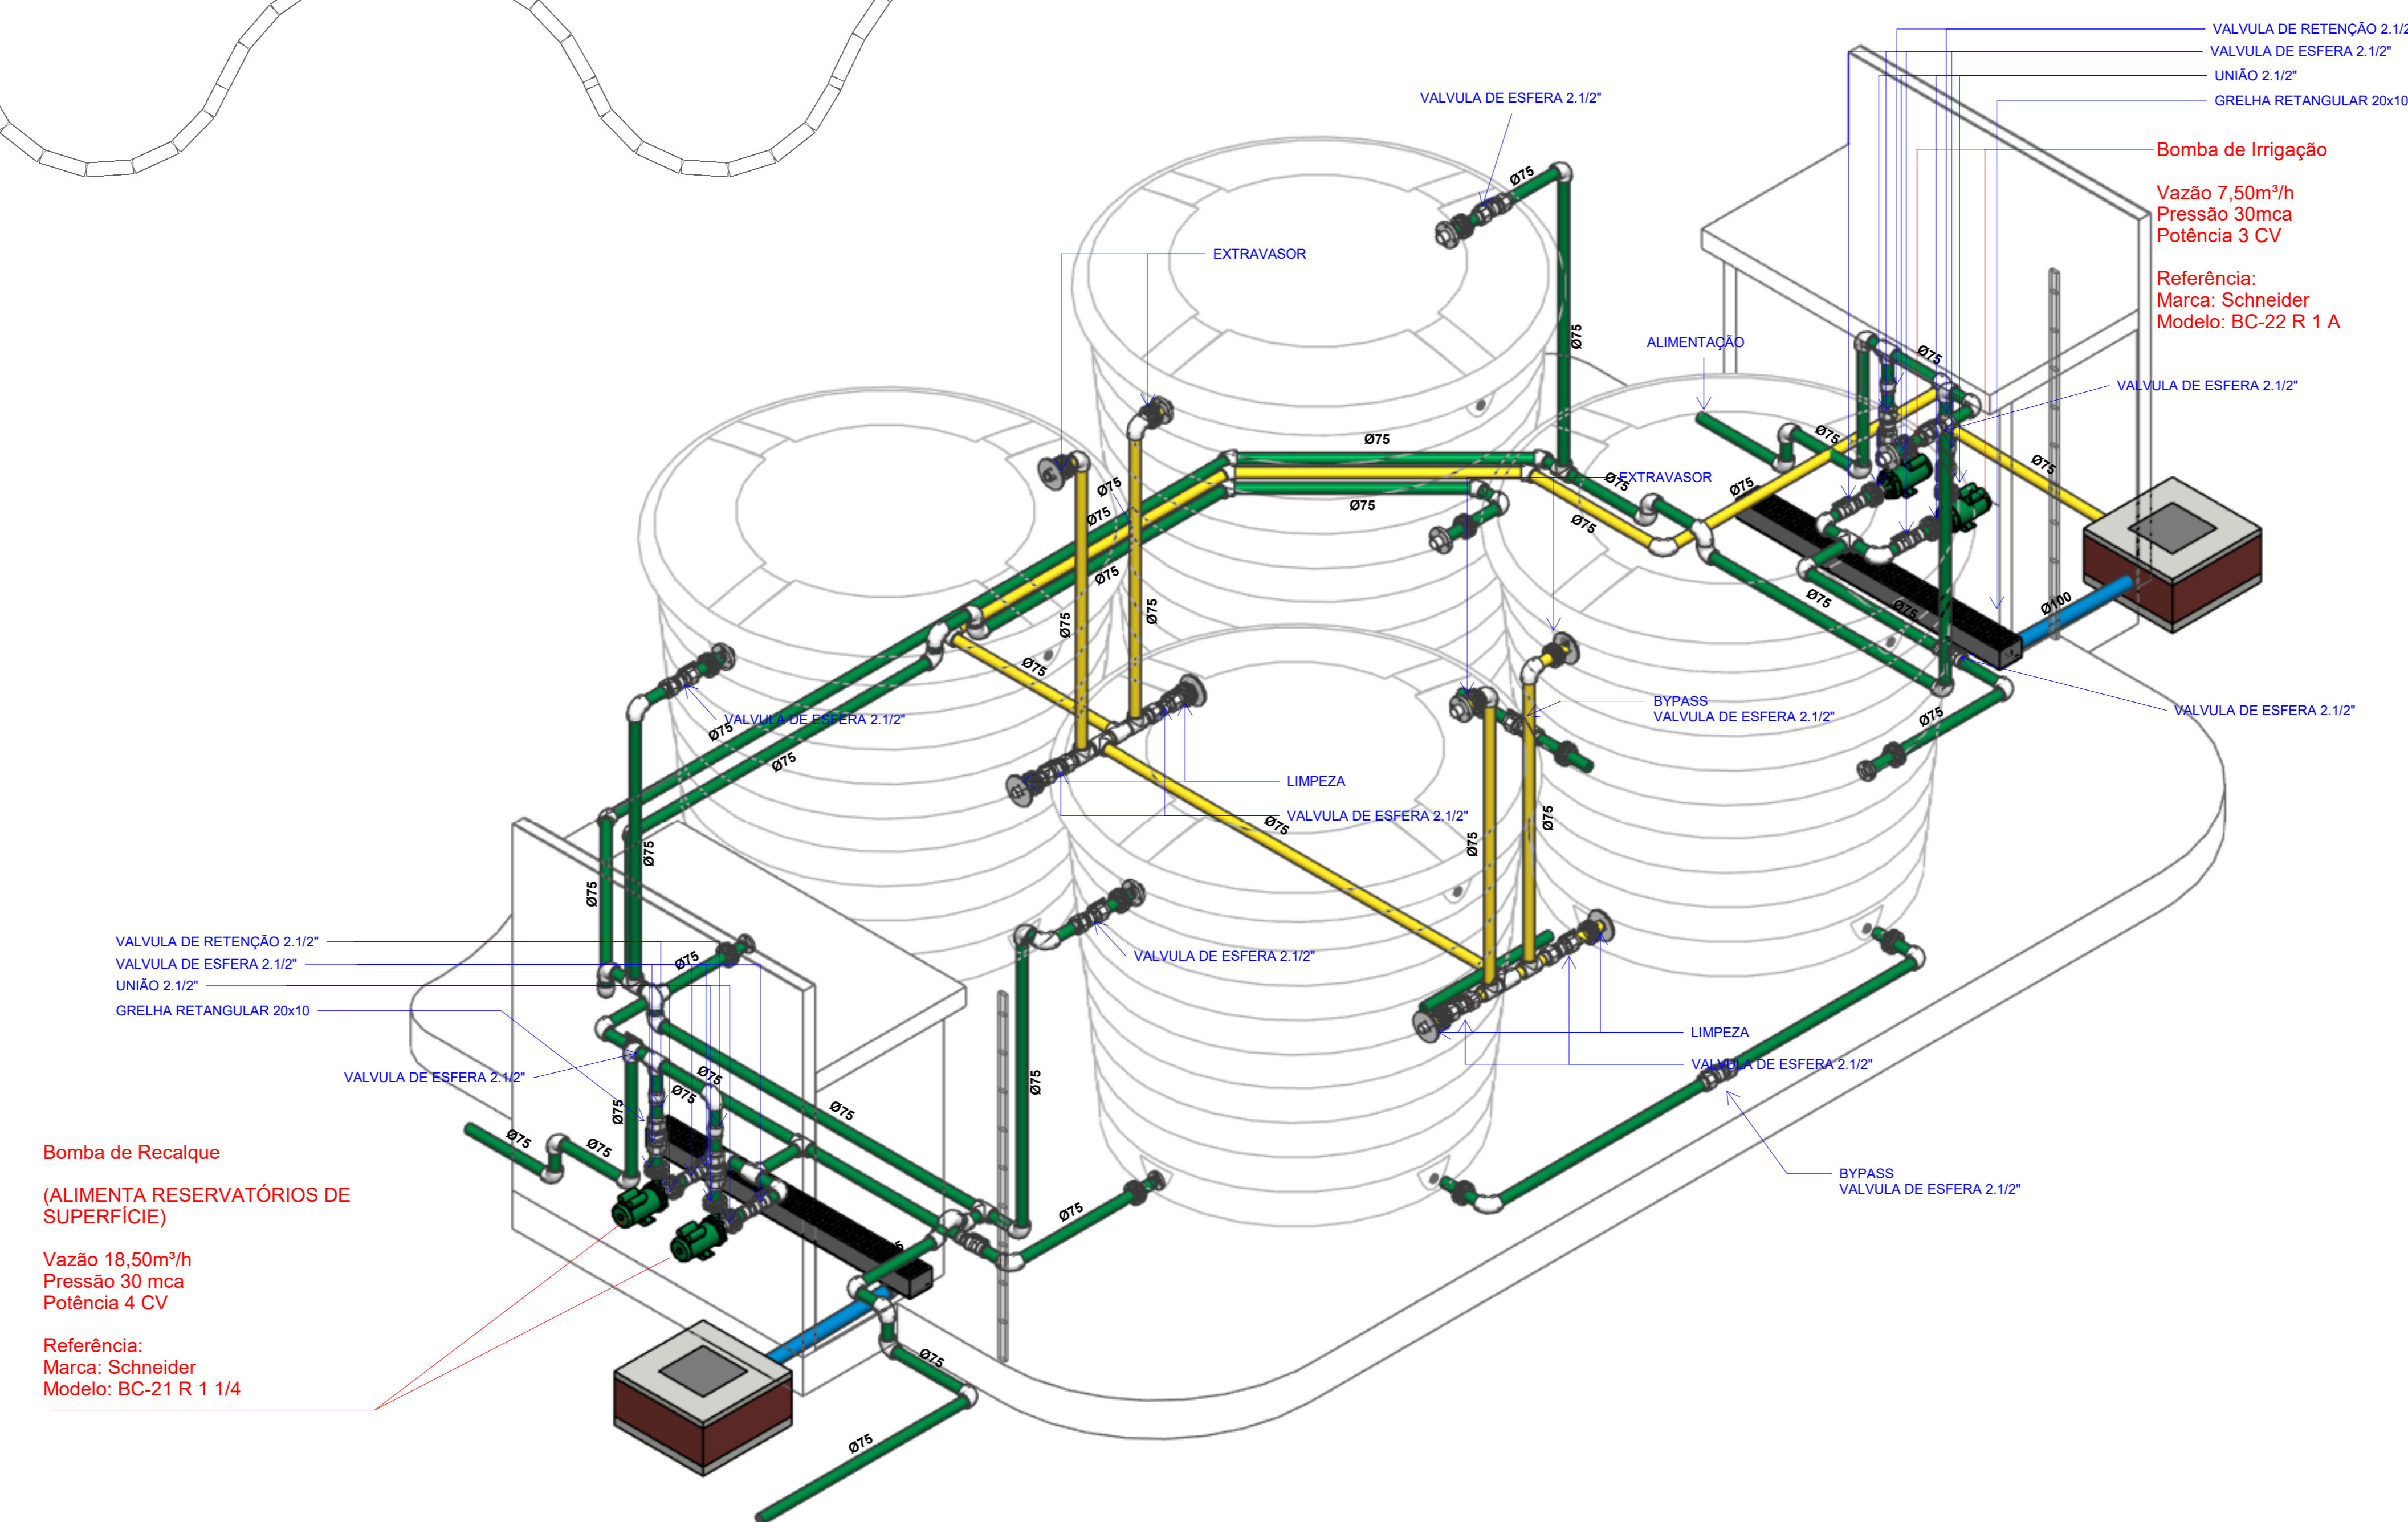

2 CASA DE BOMBAS (RA-01)
ESCALA

REV.	DATA	DESCRIÇÃO	ELAB.	APROV.

Secretaria de Projetos Estratégicos

GOVERNO DO ESTADO DE PERNAMBUCO
SECRETARIA DE PROJETOS ESTRATÉGICOS DO ESTADO DE PERNAMBUCO

OBJETO: REQUALIFICAÇÃO DO MEMORIAL ARCOVERDE NO MUNICÍPIO DE OLINDA


CONTRATANTE: Secretaria de Projetos Estratégicos	CONTRATADA: -
LOCALIZAÇÃO: PARNAMIRIM, BR 102 AD FM - LQ02 PAV. SAL. SUDOESTE, CEP 53020-900 OLINDA - PERNAMBUCO	ETAPA: Projeto executivo

Lucian José Cavalcanti de Oliveira CREA: nº 181972388PE	Lucas Monte de Andrade Oliveira CREA: nº 93488PE	Ismael Antonio da Silva CREA: nº 182005458PE
--	---	---

SECRETARIA DE PROJETOS ESTRATÉGICOS
PROJETO DE HIDROSSANITÁRIO
PROJETO DE ÁGUA FRIA
INDICADA: MAIO/2025
COPIFICAÇÃO: GOVPE-SPS-OLINDA-MEM-EM-HID-P008-00

08/10 R0


LEGENDA DOS SISTEMAS HIDRÁULICOS	
	Tubulação de Água Fria - PPR PN12
	Tubulação de Limpeza / Extravaso - PPR PN12
	Indicação de tubos na vertical (tubos de queda)
	TQ: Sigla do Sistema hidráulico e numeração tubo DN: Diâmetro nominal do tubo

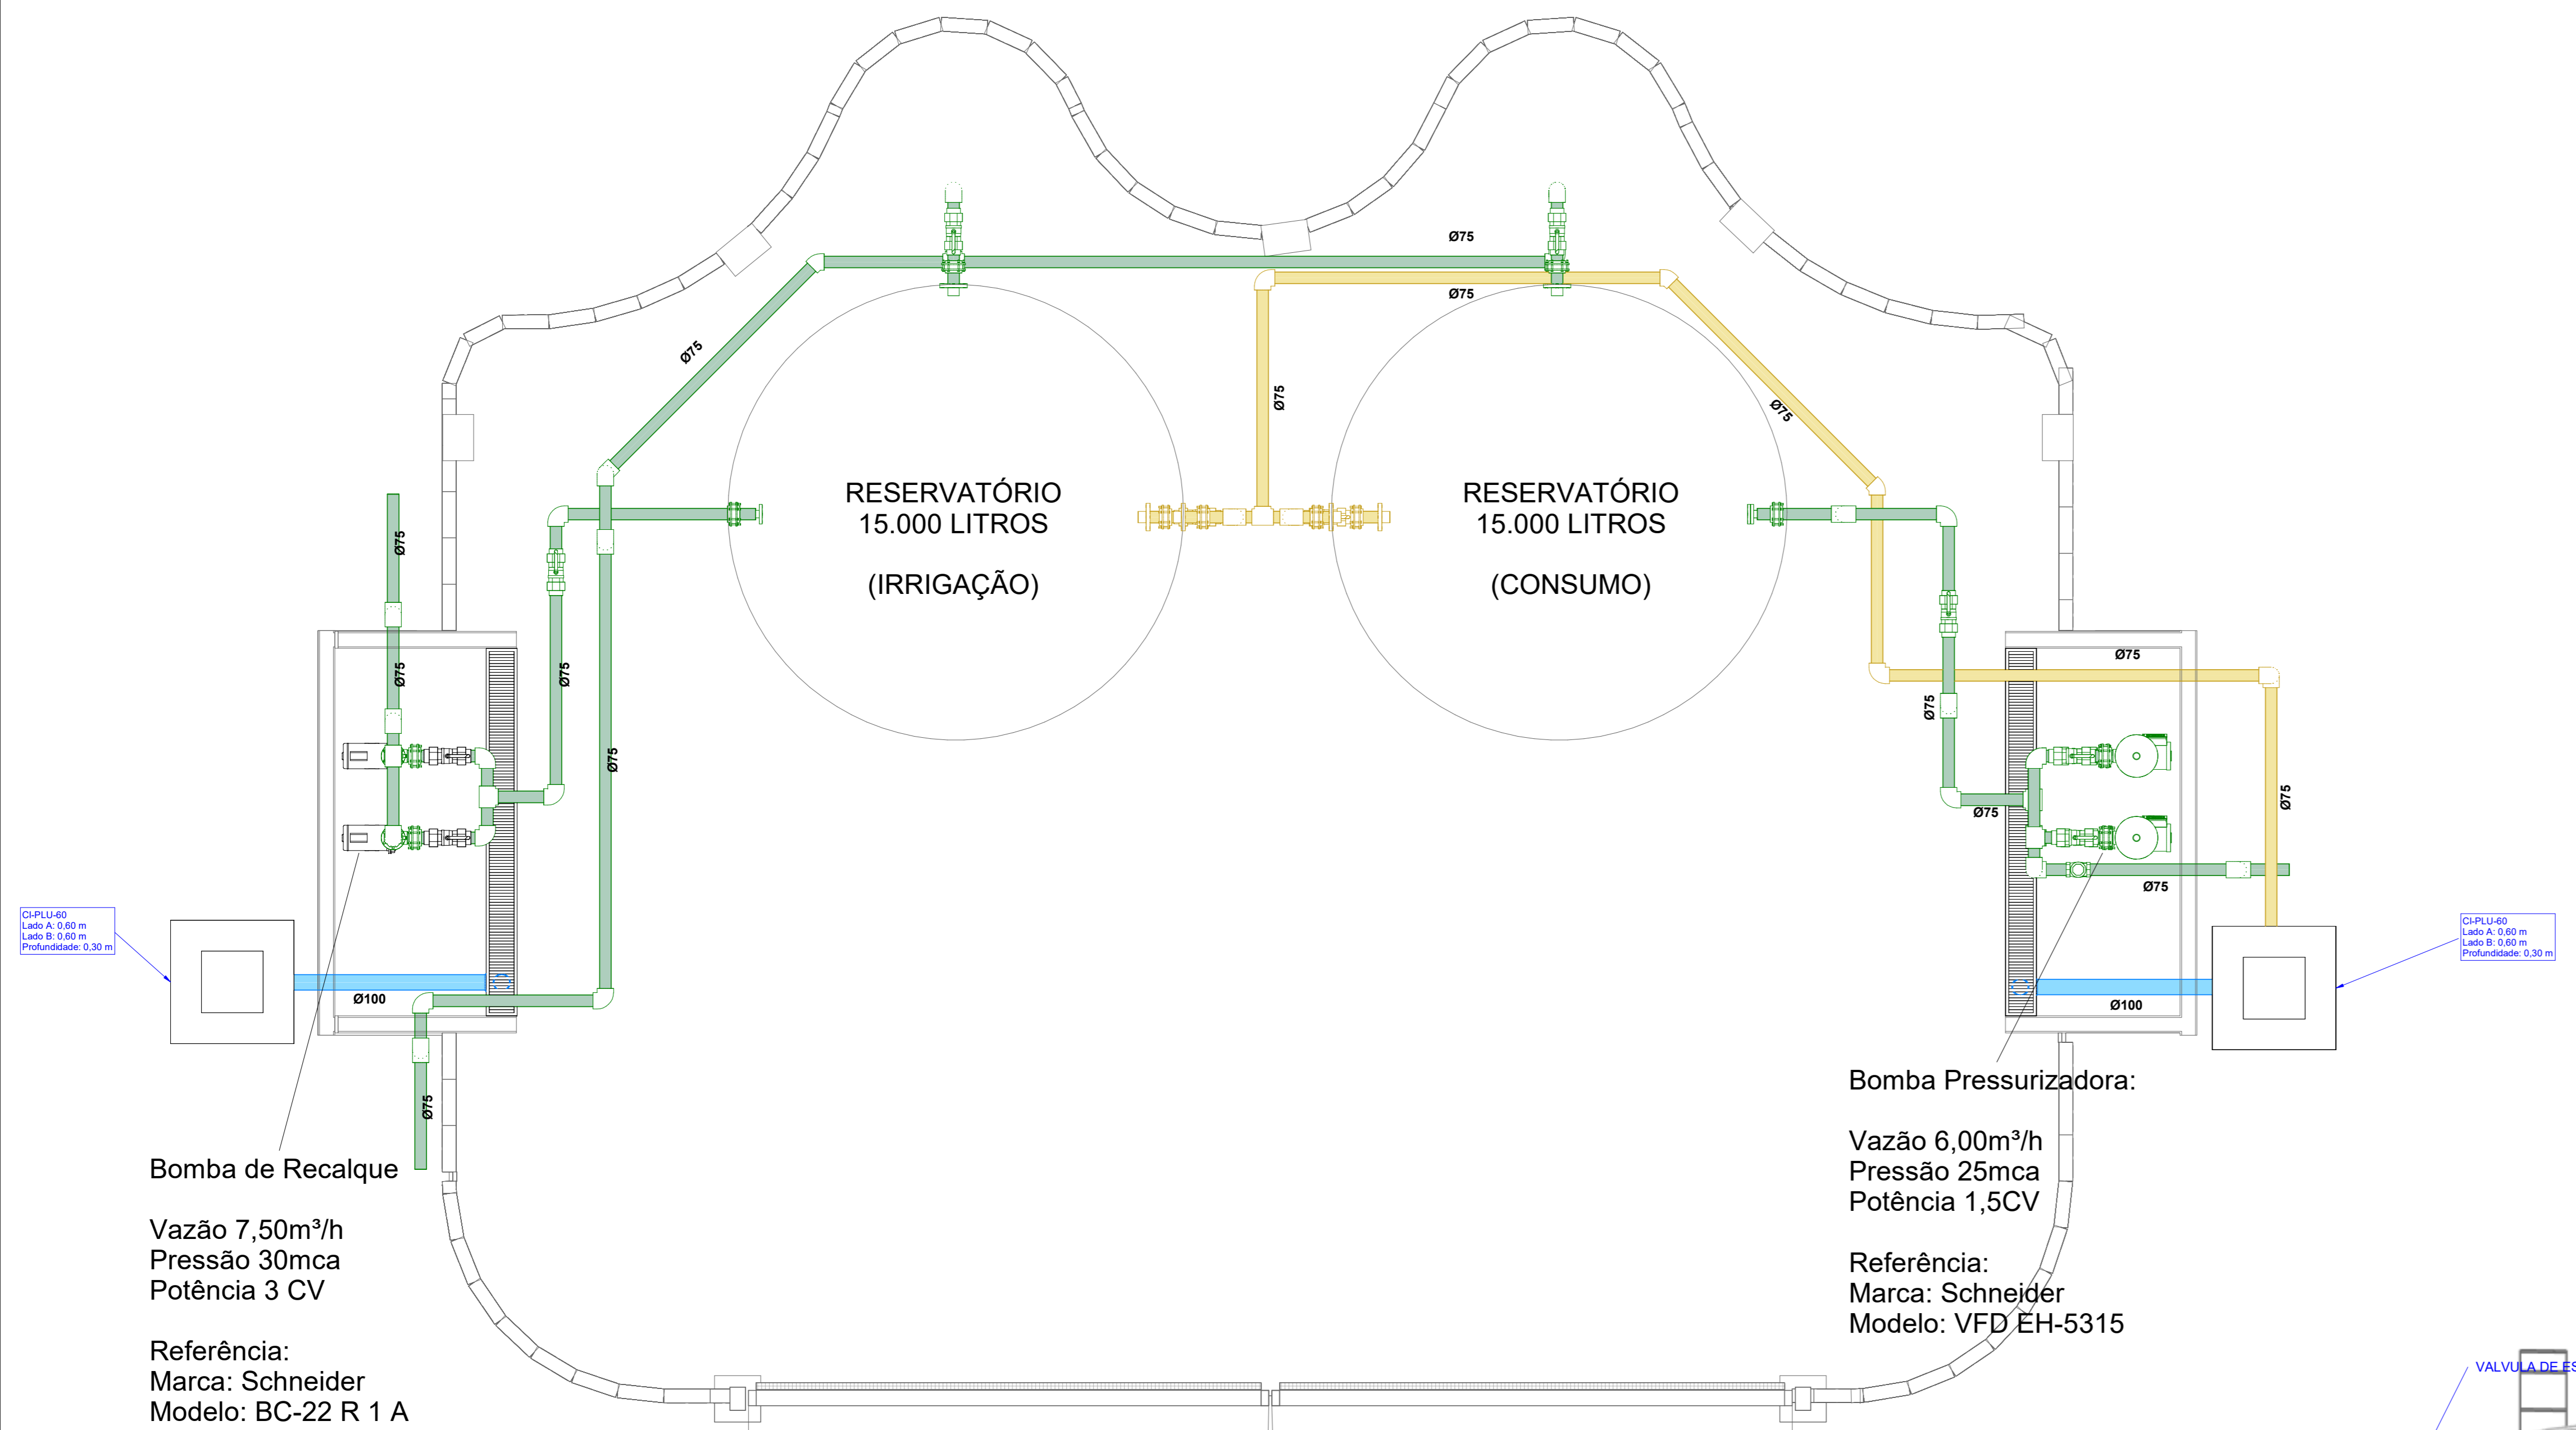

Bomba de Recalque
 Vazão 7,50m³/h
 Pressão 30mca
 Potência 3 CV
 Referência:
 Marca: Schneider
 Modelo: BC-22 R 1 A

Bomba Pressurizadora:
 Vazão 6,00m³/h
 Pressão 25mca
 Potência 1,5CV
 Referência:
 Marca: Schneider
 Modelo: VFD EH-5315

1 PLANTA BAIXA - RESERVATÓRIO DE SUPERFÍCIE (RA-02)
 ESCALA 1:25

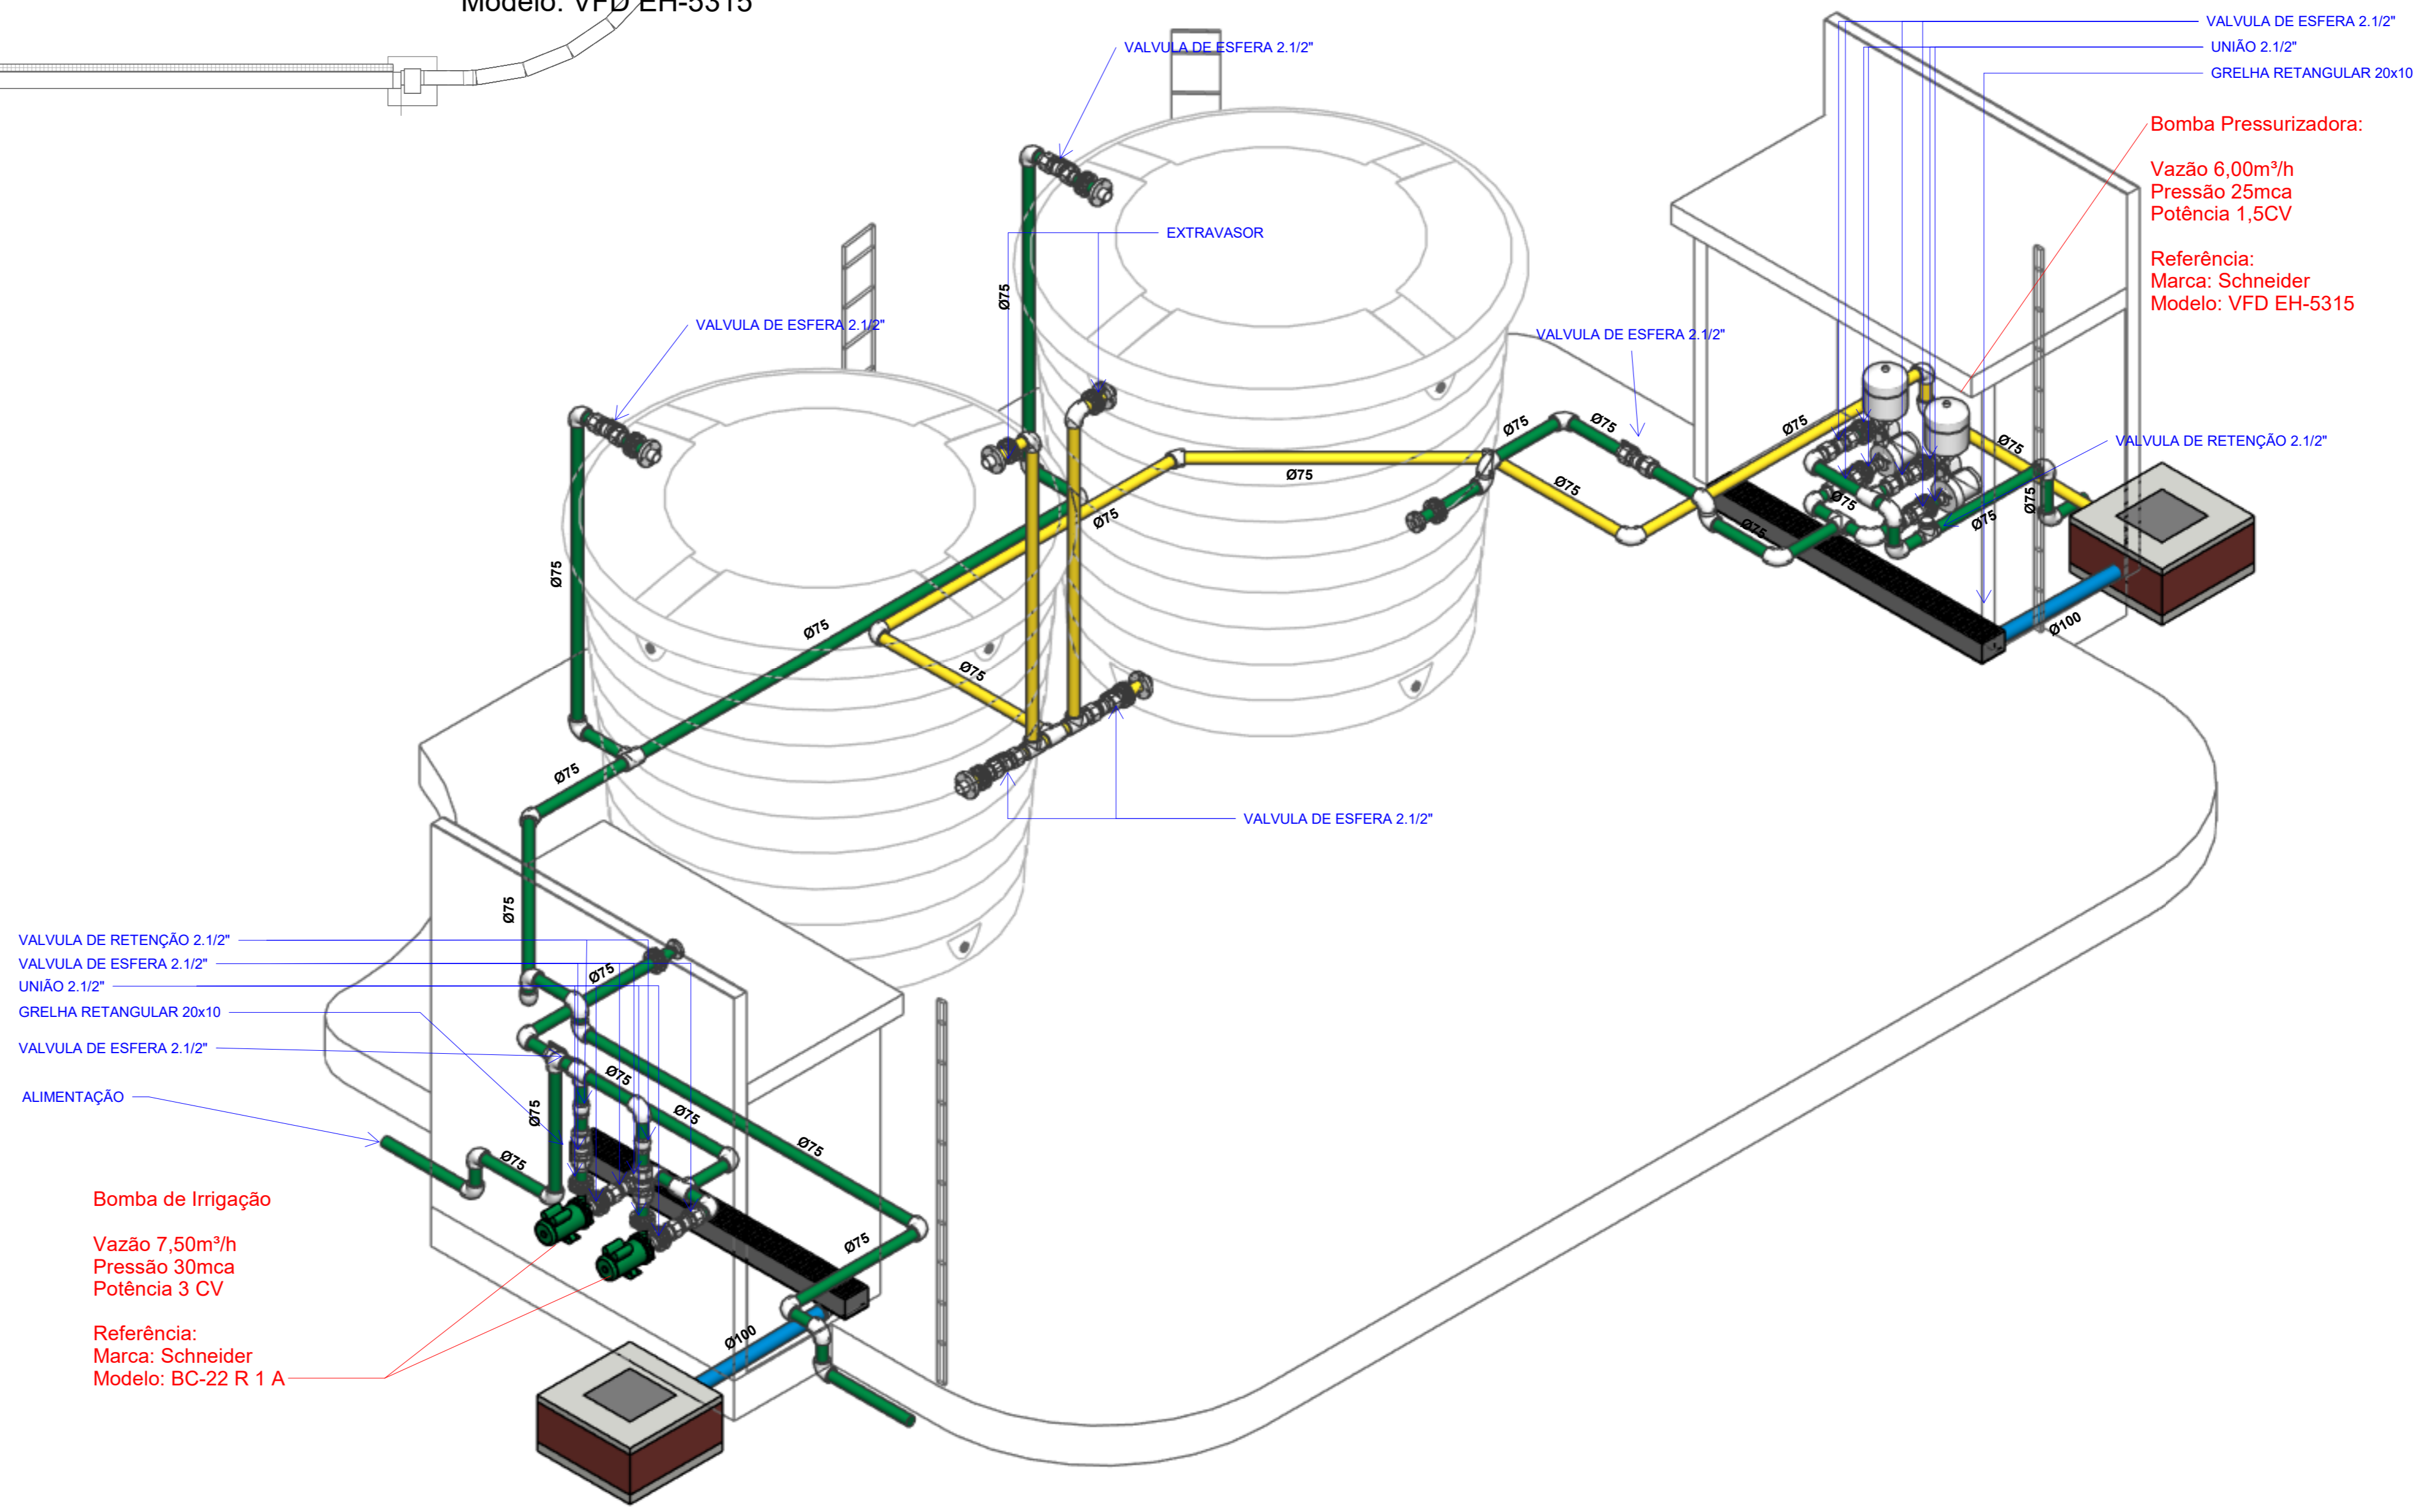

Bomba de Irrigação
 Vazão 7,50m³/h
 Pressão 30mca
 Potência 3 CV
 Referência:
 Marca: Schneider
 Modelo: BC-22 R 1 A

Bomba Pressurizadora:
 Vazão 6,00m³/h
 Pressão 25mca
 Potência 1,5CV
 Referência:
 Marca: Schneider
 Modelo: VFD EH-5315

2 CASA DE BOMBAS (RA-02)
 ESCALA

REV.	DATA	DESCRIÇÃO	ELAB.	APROV.

Secretaria de Projetos Estratégicos
PERNAMBUCO
 GOVERNO DO ESTADO DE PERNAMBUCO
 SECRETARIA DE PROJETOS ESTRATÉGICOS DO ESTADO DE PERNAMBUCO

OBJETO: **REQUALIFICAÇÃO DO MEMORIAL ARCOVERDE NO MUNICÍPIO DE OLINDA**

CONTRATANTE: Secretaria de Projetos Estratégicos	CONTRATADA: -
LOCALIZAÇÃO: PARNAMIRIM - BR 103 AD-FIN - LQ02 PAV. SAL. SUDOESTE, CEP 5302990 OLINDA - PERNAMBUCO	ETAPA: Projeto executivo

Lucian José Cavalcanti de Oliveira CREA nº 181972388/PE
 Lucas Monte de Andrade Oliveira CREA nº 9348/PE
 Irmelair Antonio da Silva CREA nº 182065458/PE

DISCIPLINA: PROJETO DE HIDROSSANITÁRIO
 TÍTULO: PROJETO DE ÁGUA FRIA
 DATA: MAIO/2025
 COORDENADOR: GOVPE-SPS-OLINDA-MEM-EM-HD-P010-00
 FASE: 10/10 R0