



BR - 408

AREA NÃO EDIFICANTE

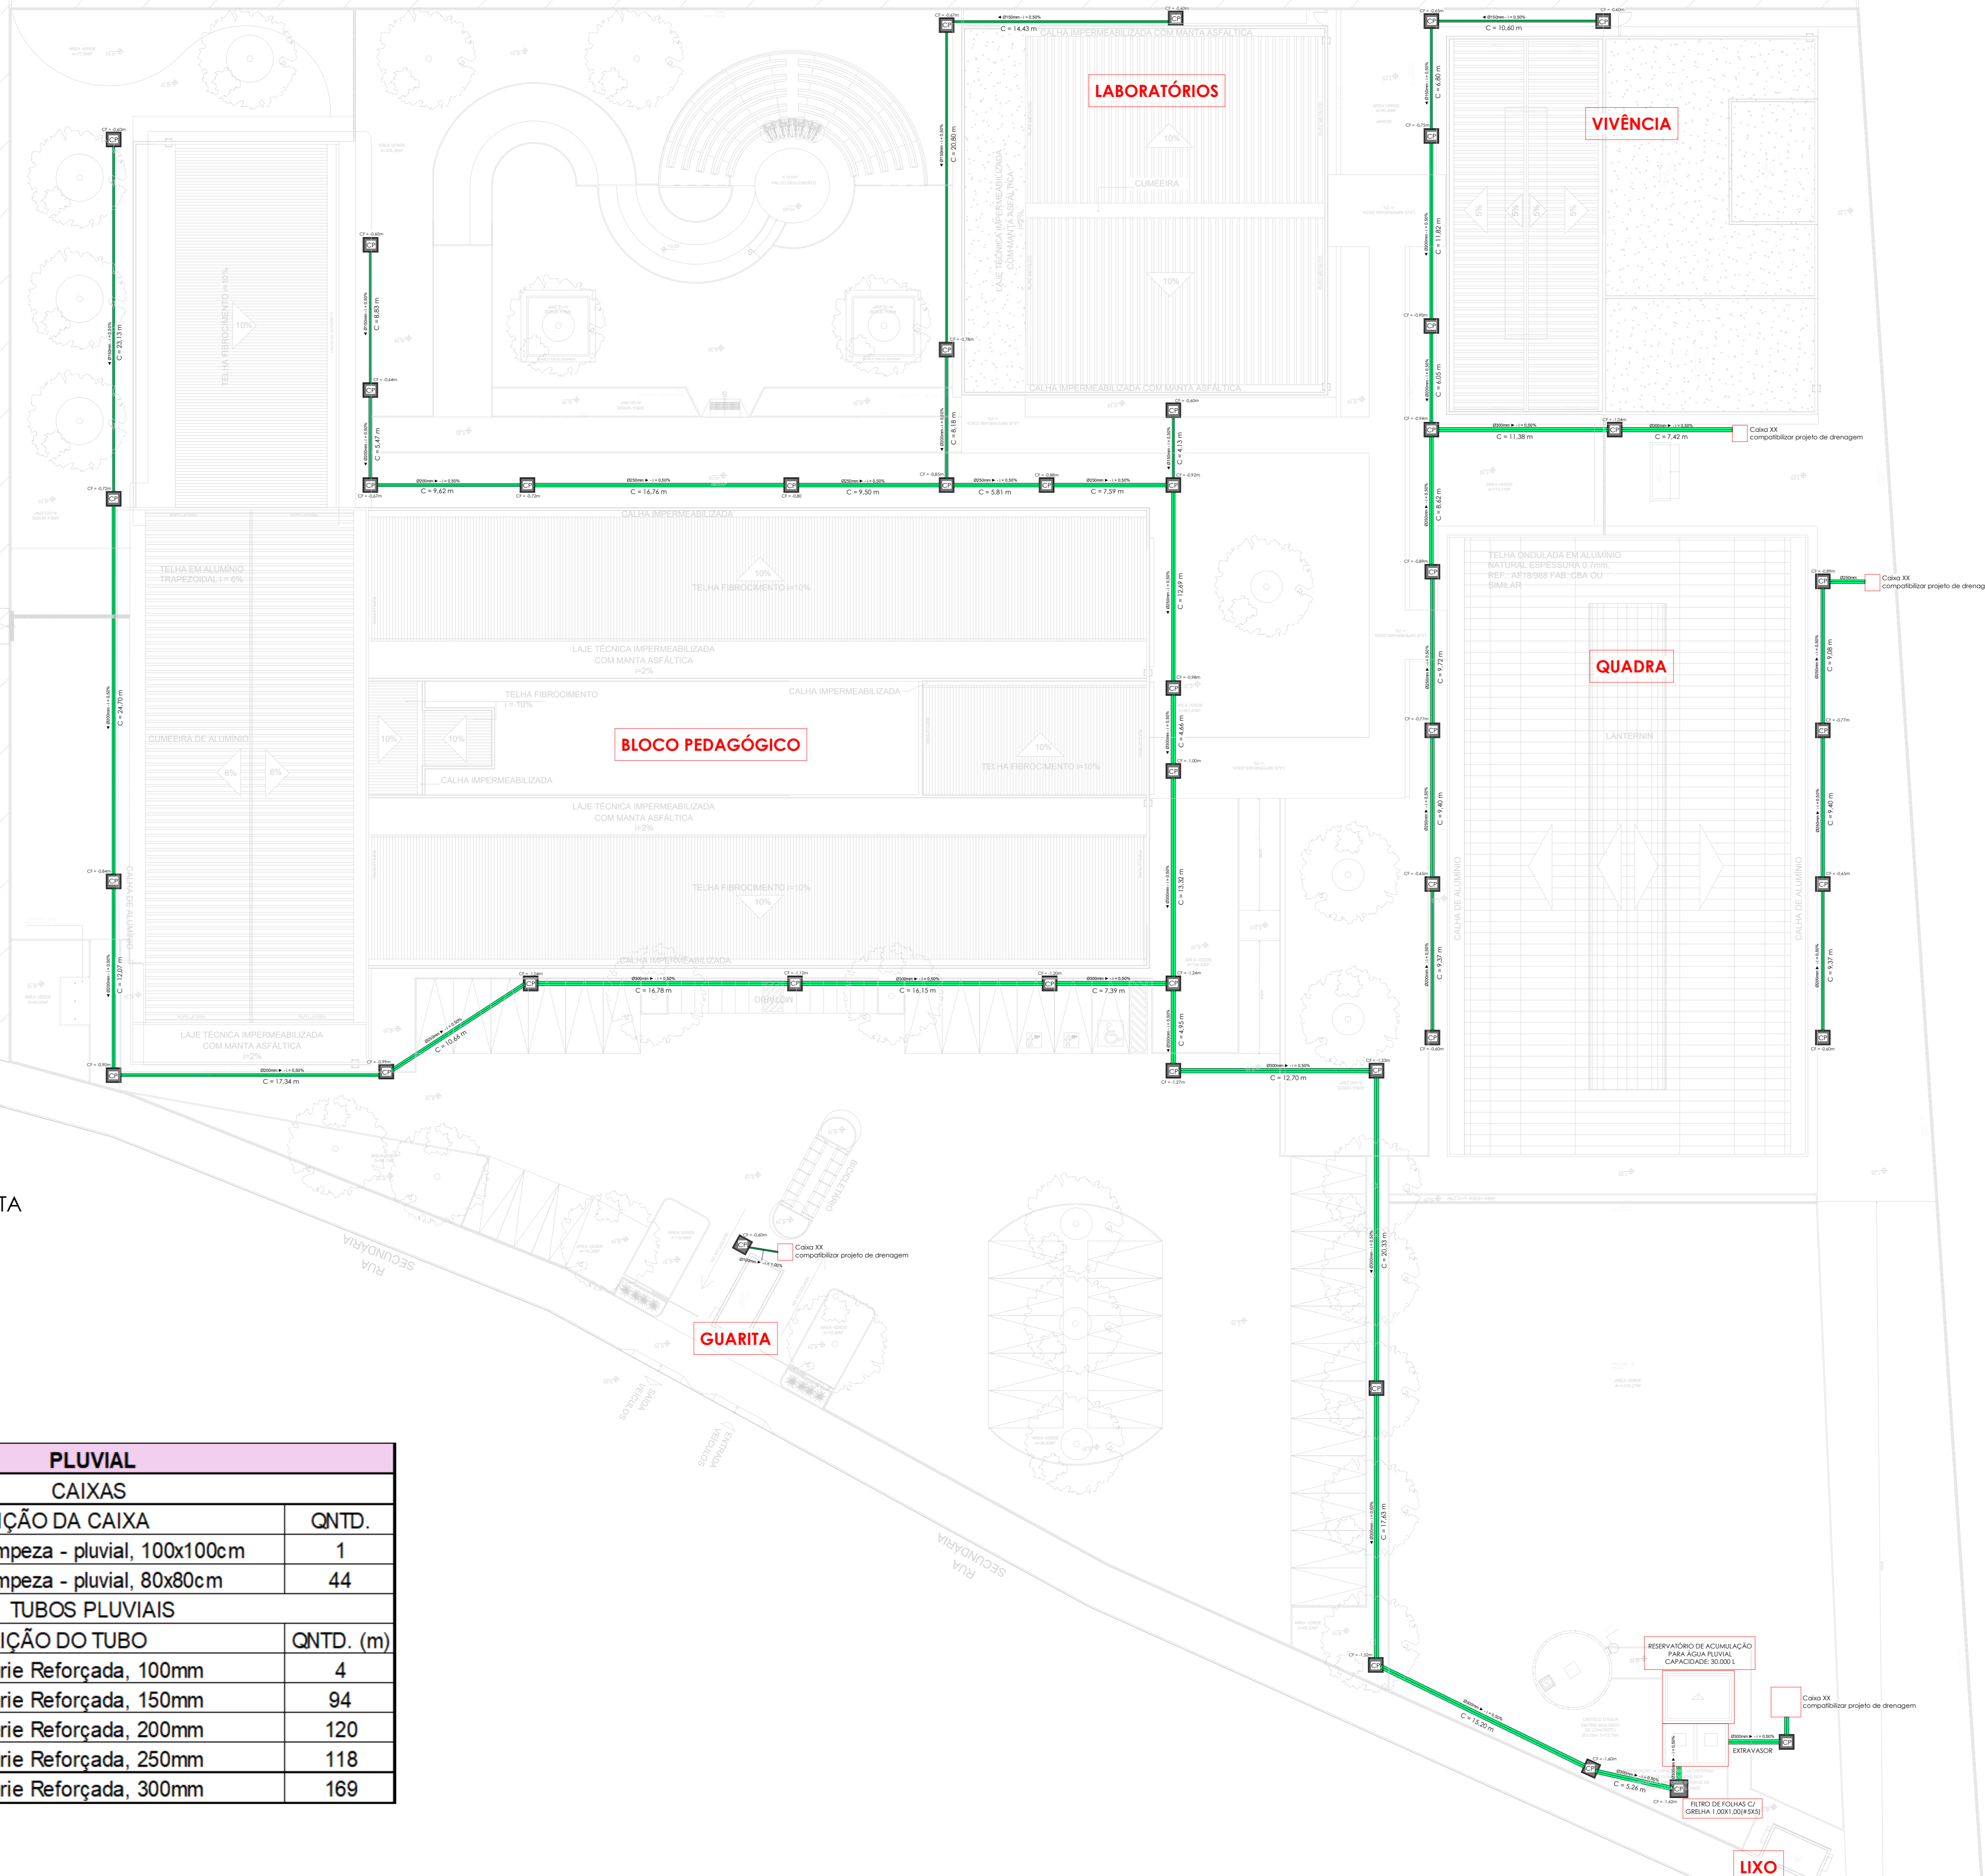


IMPLANTAÇÃO GERAL\_PLUVIAL\_NAZARÉ DA MATA  
ESCALA 1:200

PLUVIAL	
CAIXAS	
DESCRIÇÃO DA CAIXA	QNTD.
Caixa de inspeção e limpeza - pluvial, 100x100cm	1
Caixa de inspeção e limpeza - pluvial, 80x80cm	44
TUBOS PLUVIAIS	
DESCRIÇÃO DO TUBO	QNTD. (m)
Tubo PVC - Esgoto Série Reforçada, 100mm	4
Tubo PVC - Esgoto Série Reforçada, 150mm	94
Tubo PVC - Esgoto Série Reforçada, 200mm	120
Tubo PVC - Esgoto Série Reforçada, 250mm	118
Tubo PVC - Esgoto Série Reforçada, 300mm	169

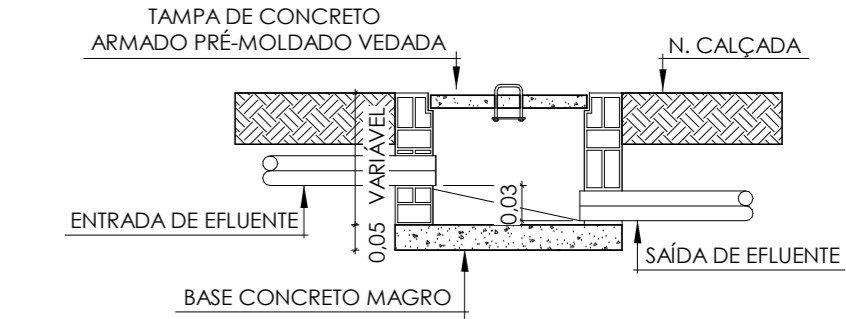

DETALHE CX. DE INSPEÇÃO E PLUVIAL (C.I./C.P.)  
ESCALA SEM ESCALA

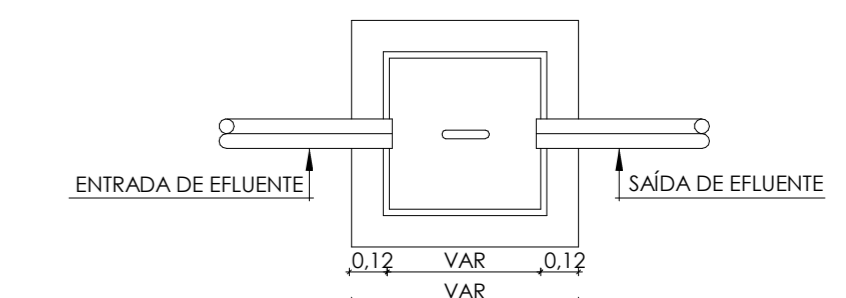

PLANTA BAIXA CX. DE INSPEÇÃO E PLUVIAL (C.I./C.P.)  
ESCALA SEM ESCALA

CONVENÇÕES	
[Symbol]	CAIXA DE INSPEÇÃO PARA ESGOTO
[Symbol]	CAIXA DE ESPUMA
[Symbol]	CAIXA DE GORDURA
[Symbol]	CAIXA SINONADA
[Symbol]	CAIXA DE INSPEÇÃO PARA ÁGUAS PLUVIAIS

Todas as tubulações serão descritas em "mm".  
**Recomendam-se as seguintes declividades mínimas segundo a NBR 8160:**  
 a) 2% para tubulações de esgoto com diâmetro nominal igual ou inferior a 150mm;  
 b) 1% para tubulações de esgoto com diâmetro nominal igual a 200mm;  
 c) 0,5% para tubulações de esgoto com diâmetro nominal igual ou superior a 300mm;  
 CI = 10,00m - COISA DE FUNDO

CONVENÇÕES	
[Symbol]	TUBO DE PVC* PARA INSTALAÇÃO DE DRENO, SÉRIE NORMAL, DIÂMETRO INDICADO, SEQUE SOB A LAJE
[Symbol]	TUBO DE PVC* PARA INSTALAÇÃO PLUVIAL, SÉRIE REFORÇADA, DIÂMETRO INDICADO
[Symbol]	TUBO DE PVC* PARA INSTALAÇÃO DE ESGOTO, SÉRIE NORMAL, DIÂMETRO INDICADO
[Symbol]	TUBO DE PVC* PARA INSTALAÇÃO DE VENTILAÇÃO, SÉRIE NORMAL, DIÂMETRO INDICADO
[Symbol]	TUBO DE PVC* PARA PASSAGEM DE GORDURA, SÉRIE NORMAL, DIÂMETRO INDICADO

1. AS CONEXÕES USADAS NOS "PÉS DE COLUNA" DEVERÃO SER DO TIPO "CURVA 87º30' CURTA" COM BOLSA PARA PÉ DE COLUNA, SÉRIE 4.  
 2. NORMAS:  
 NBR 8160 - Sistemas prediais de esgoto sanitário - Projeto e Execução.  
 NBR 7229 - Projeto, construção e operação de sistemas de tanque séptico.  
 NBR 10844 - Instalações prediais de águas pluviais.  
 NBR 5488 - Sistema predial de água pluvial - esgoto sanitário e ventilação - Tubos e conexões de PVC, tipo DN - Requisitos.

SECRETARIA DE PROJETOS ESTRATÉGICOS	GOVERNO DO ESTADO DE PERNAMBUCO SECRETARIA DE PROJETOS ESTRATÉGICOS
OBJETO: PROJETO BÁSICO DE INSTALAÇÕES HIDROSSANITÁRIAS DA ESCOLA TÉCNICA ESTADUAL DE NAZARÉ DA MATA	
CONTRATANTE: SECRETARIA DE PROJETOS ESTRATÉGICOS - SEPE	CONTRATADA: *
LOCALIZAÇÃO: BR - 408, S/Nº - NAZARÉ DA MATA / PE	ETAPA: Projeto básico
PROPRIETÁRIO:	RESPONSÁVEL TÉCNICO:
Ana Paula Casco CAU: 1801292353 PE	Andréia Batista Ribeiro CREA: 162514218
EMPRESA: PROJETO DE INSTALAÇÕES HIDROSSANITÁRIAS	
CONTEÚDO: IMPLANTAÇÃO GERAL - PLUVIAL	
INDICADA: 19/05/2025	GOVPE-SPR-NAZ-L00-ETE-ROD-IMP-PB-PLU-P001