



01 SUBESTAÇÃO AÉREA 13,8 kV - 300 kVA
VISTA FRONTAL
ESCALA: 1/50

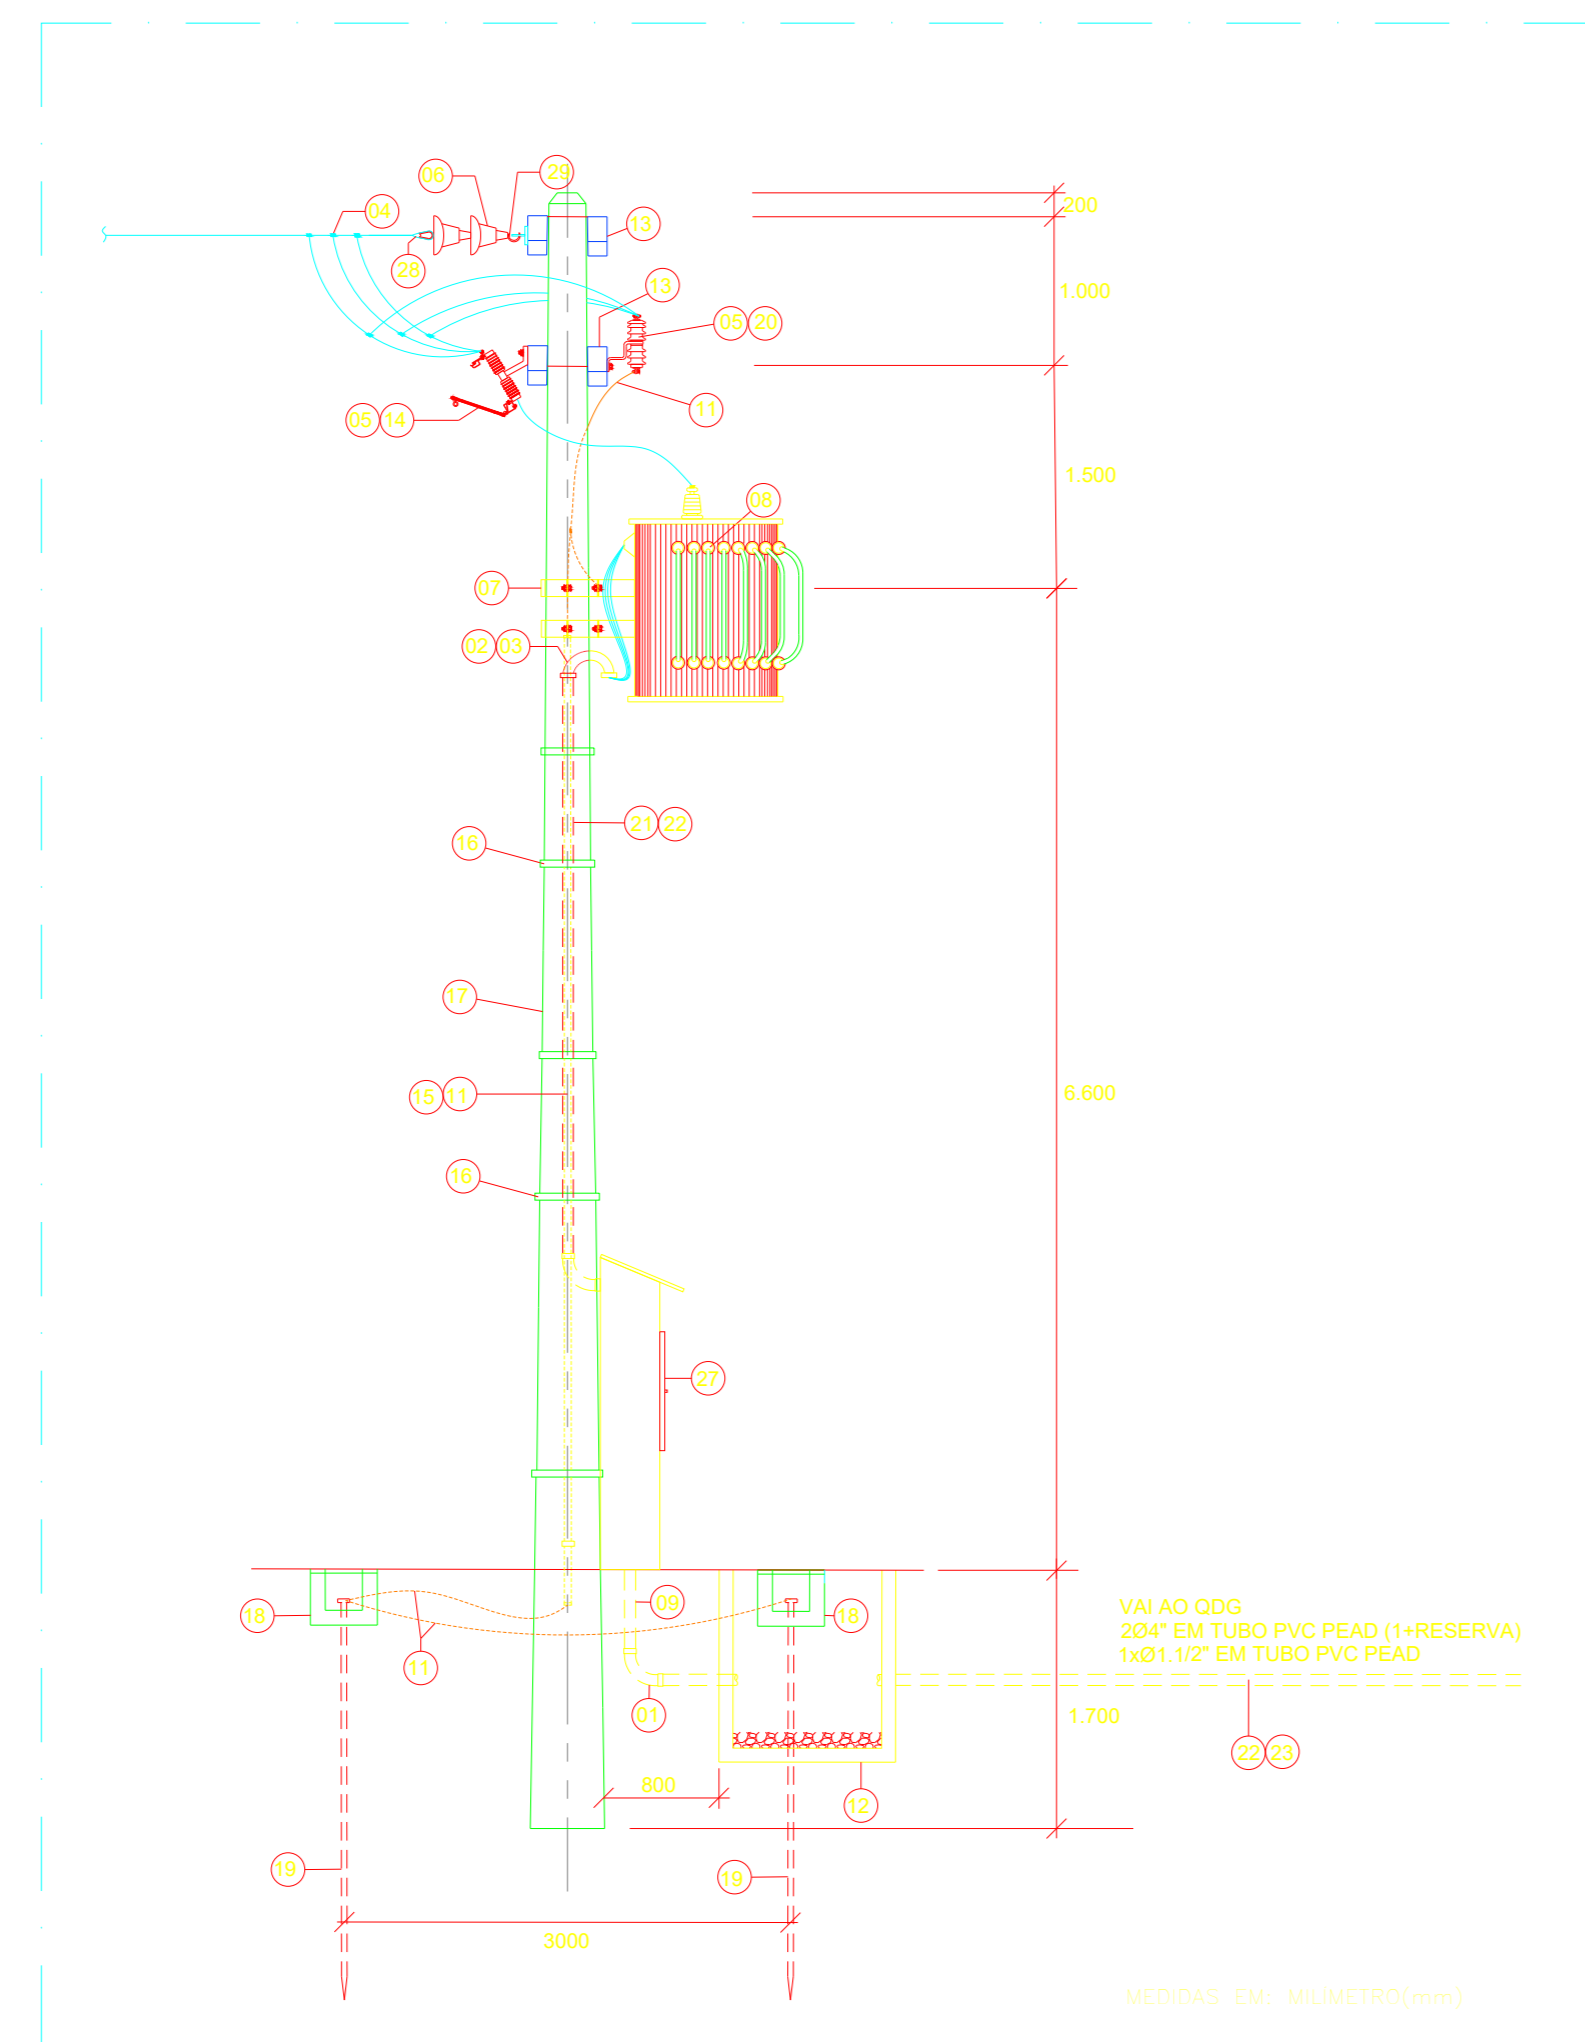


02 SUBESTAÇÃO AÉREA 13,8 kV - 300 kVA
VISTA LATERAL
ESCALA: 1/50

LEGENDA		
1	CURVA 90° DE PVC RÍGIDO Ø4"	01 ud
2	CABECOTE PARA ELETRODUTO DE AÇO DE 76mm	02 ud
3	LUAVA DE EMENDA PARA ELETRODUTO DE AÇO ZINCADO	04 ud
4	GRAMPO DE LINHA VIVA PARA CONDUTORES DE COBRE, SEÇÕES TR 25 A 120 mm² E DR 16 A 70 mm²	03 ud
5	SUPORTE PARA FIXAÇÃO DE PARA-RÁIO E CHAVE FUSÍVEL	06 ud
6	ISOLADOR TIPO DISCO PARA CADEIA, PORCELANA OU VIDRO TEMPERADO, 15 kV	06 ud
7	SUPORTE PARA FIXAÇÃO DE EQUIPAMENTOS EM POSTE CIRCULAR	01 ud
8	TRANSFORMADOR TRIFÁSICO À ÓLEO 13.800 / 380 / 220 V - 300 kVA	01 ud
9	ELETRODUTO DE PVC RÍGIDO BITOLA 2xØ3"	06 m
11	CABO DE COBRE Nº 8 95mm²	65 m
12	CAIXA EM ALVENARIA DE 1.000x1.000x1.200 mm, COM FUNDO EM BRITA	02 ud
13	CRUZETA, REÇÃO RETANGULAR 80x80x2.000mm	04 ud
14	CHAVE SECCIONADORA FUSÍVEL 19kV-10kA, ABERTURA SOB CARGA, BASE TIPO C - 10kA	03 ud
15	TUBO Ø2,102" - PVC	12 m
16	FITA BANDIT	12 m
17	POSTE DE CONCRETO CIRCULAR 600 Kg/11m	01 ud
18	CAIXA DE ATERRAMENTO CIRCULAR	04 ud
19	HASTE DE ATERRAMENTO TIPO COPPERWELD DE Ø8"x2.400 mm	04 ud
20	PARA-RÁIOS A OXÍDOS METÁLICOS, SEM CENTELHADOR, COM DESLIGADOR AUTOMÁTICO, POLIMÉRICO - 12 kV - 10kA	03 ud
21	TUBO Ø3" (2x) EM AÇO ZINCADO	12 m
22	CABO DE COBRE COM ISOLAMENTO PARA 6,6/10 kV, ALPE, BIFOLHAS 2xØ4x150, Ø 150(Ø1-125) mm²	600 m
23	TUBO Ø4" Ø21 EM PVC PEAD	68 m
24	CONECTOR MACIÇO LONGO, 120mm²	01 ud
25	CONECTOR MACIÇO LONGO, 150mm²	06 ud
26	CABO DE COBRE Nº 35,0mm²	20 m
27	QUADRO DE MEDIÇÃO: 1500x1300x400mm	01 ud
28	ALÇA PERFORMADA DE DISTRIBUIÇÃO	03 ud
29	GANCHO OLHAL GALVANIZADO	03 ud
30	OLHAL PARA PARAFUSO	03 ud
31	MÃO FRANCESA PLANA DE 610 mm	06 ud
32	MÃO FRANCESA PLANA DE 1.083 mm	01 ud


04 SUBESTAÇÃO AÉREA 13,8 kV - 300 kVA
RELAÇÃO DOS MATERIAIS
ESCALA: 1/20

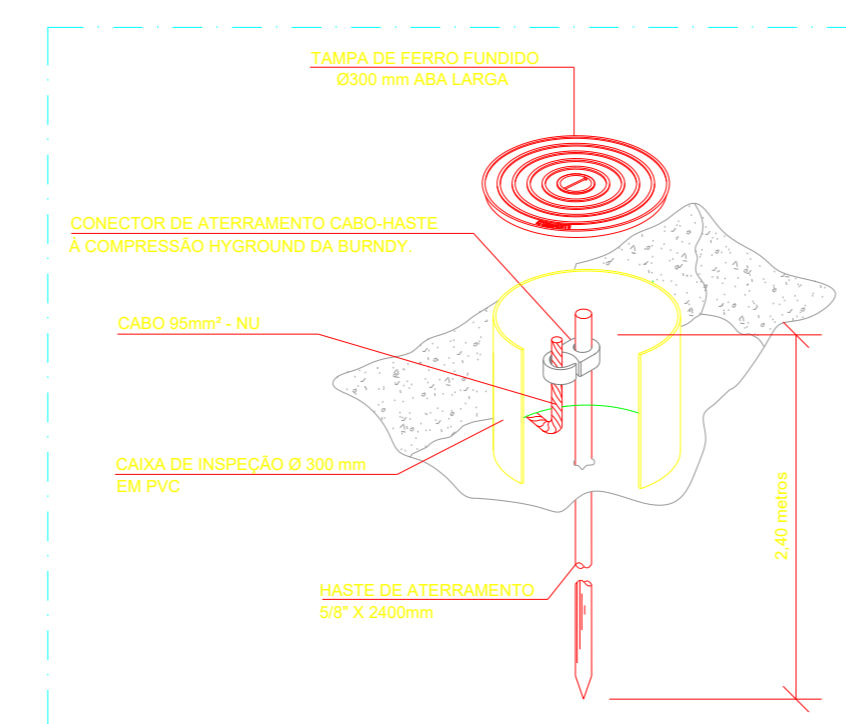


05 SUBESTAÇÃO AÉREA 13,8 kV - 300 kVA
DETALHE - CAIXA DE INSPEÇÃO DO ATERRAMENTO
ESCALA: SEM ESCALA

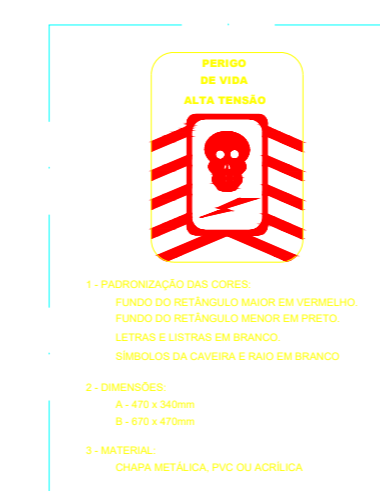


07 SUBESTAÇÃO AÉREA 13,8 kV - 300 kVA
DETALHE - PLACA DE ADVERTÊNCIA INSTALADA NA CAIXA DE MEDIÇÃO
ESCALA: SEM ESCALA

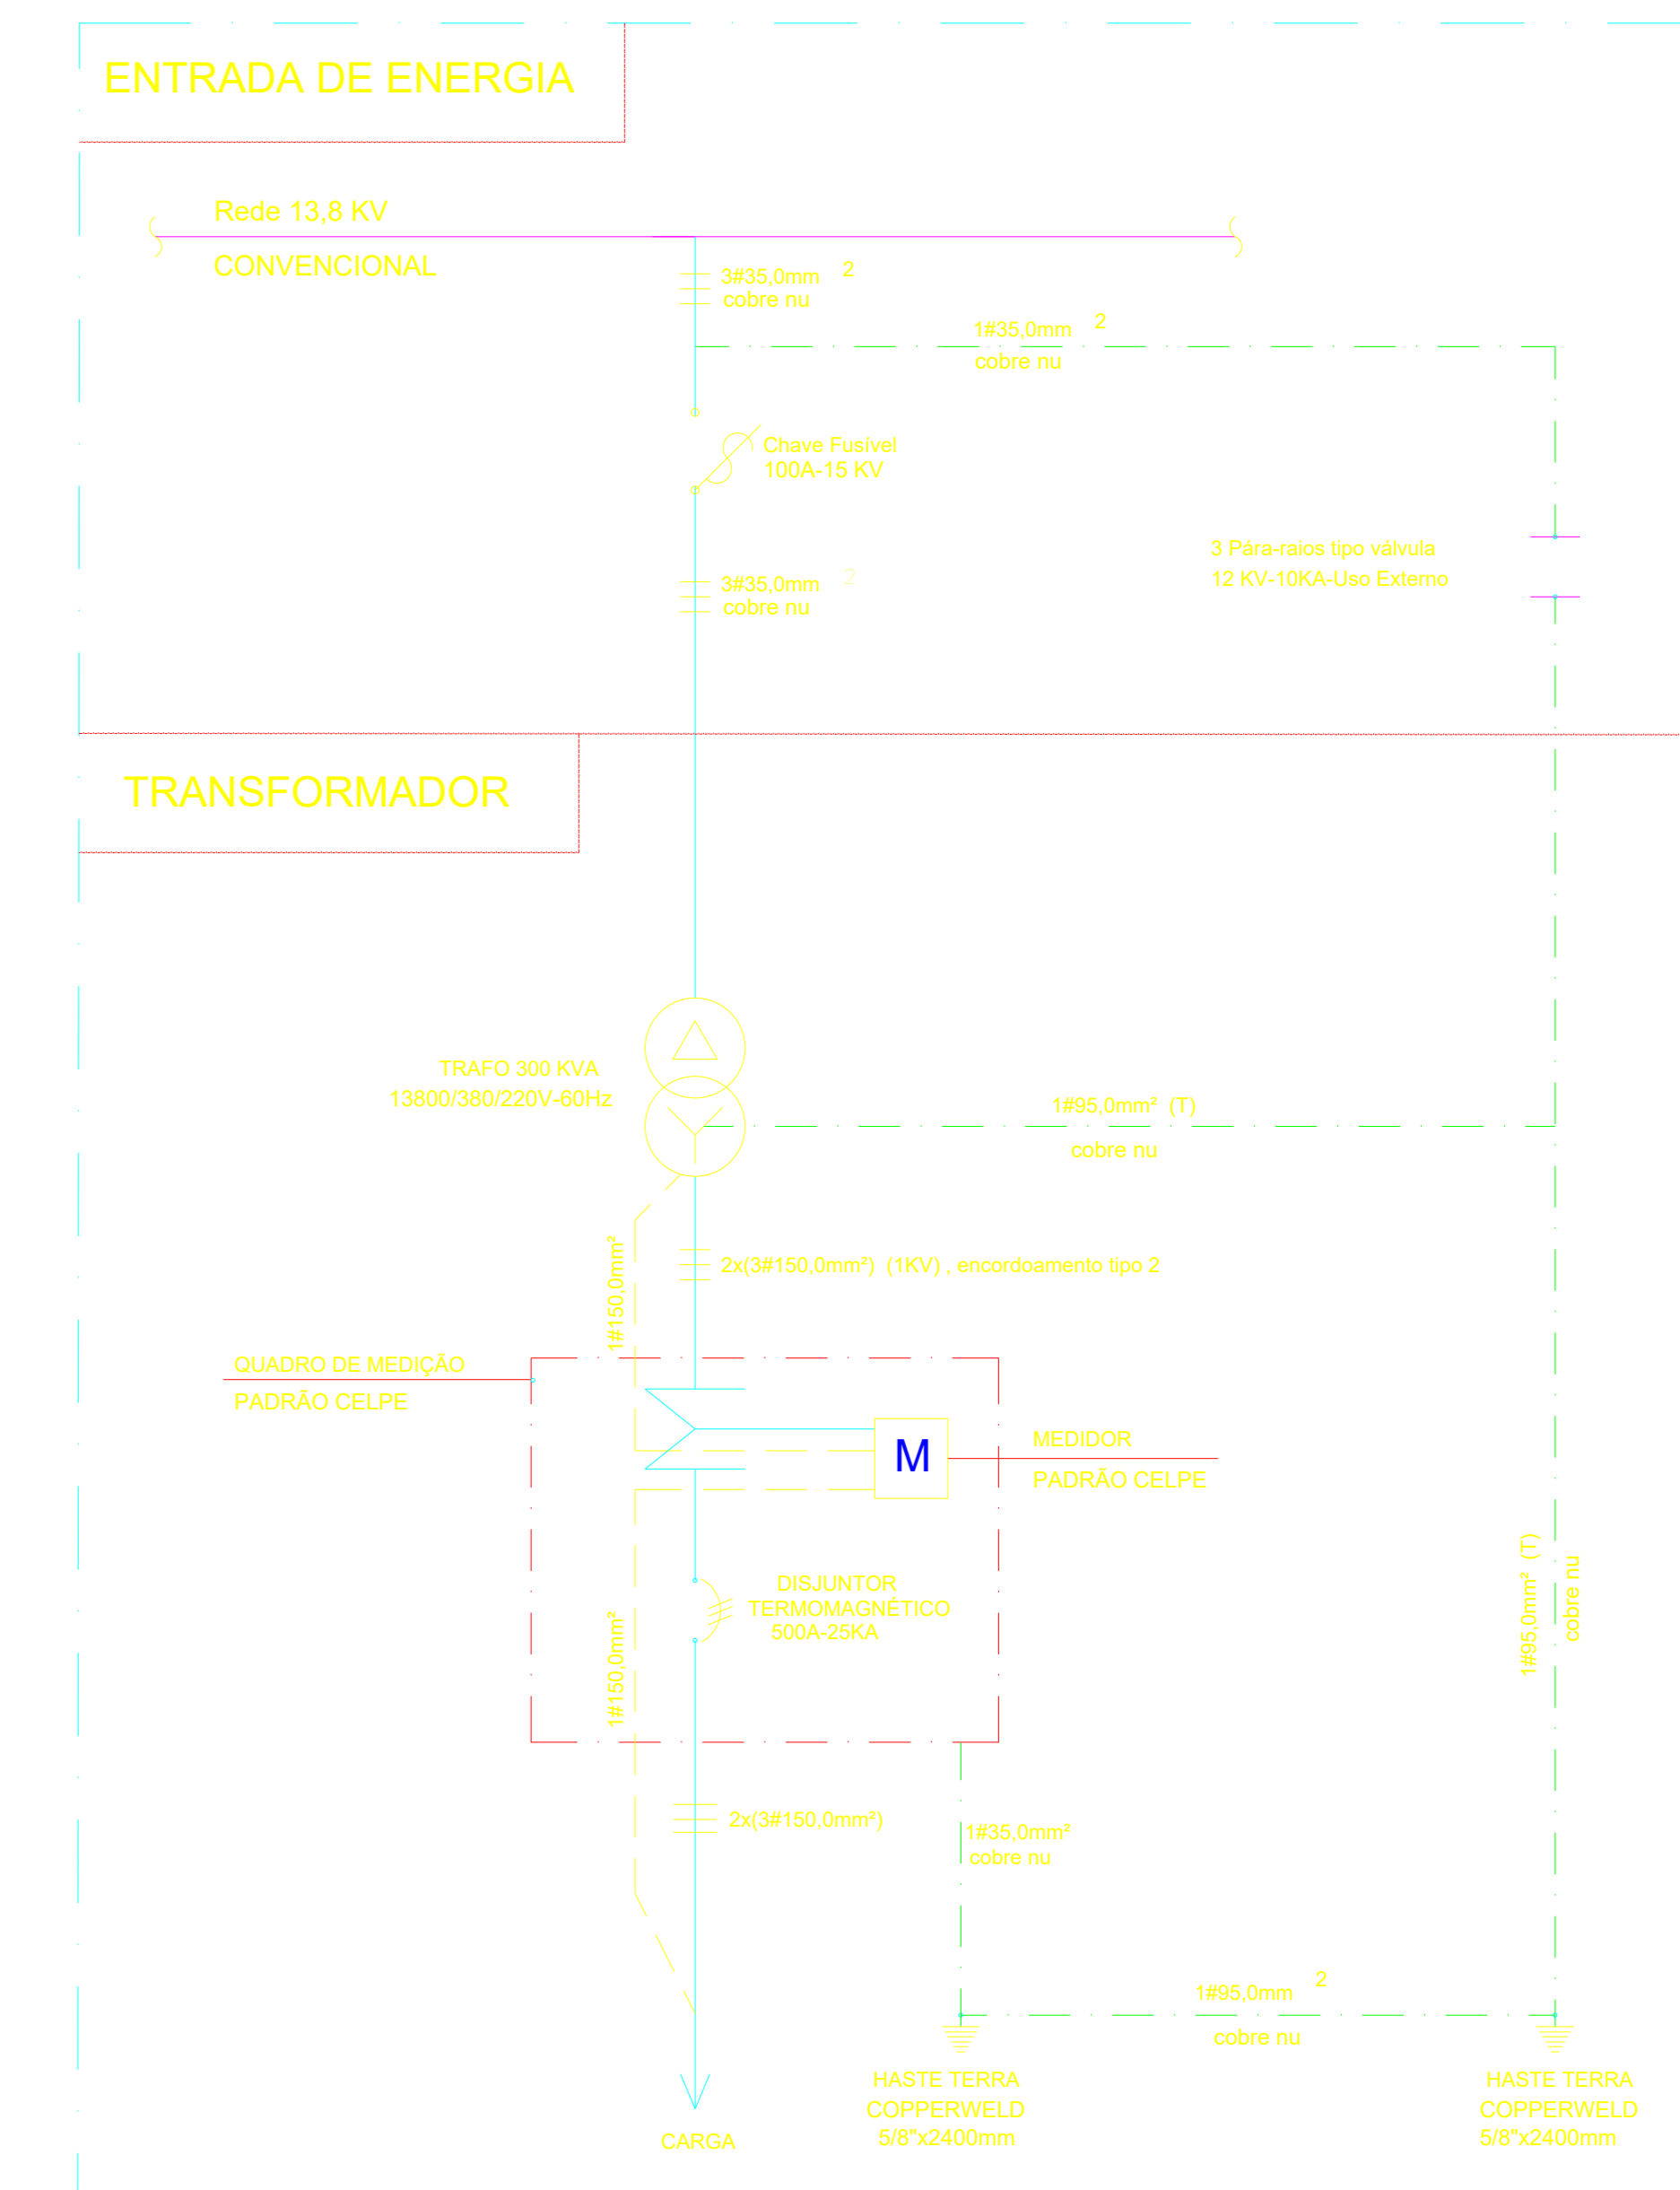


03 SUBESTAÇÃO AÉREA 13,8 kV - 300 kVA
DIAGRAMA UNIFILAR GERAL
ESCALA: SEM ESCALA

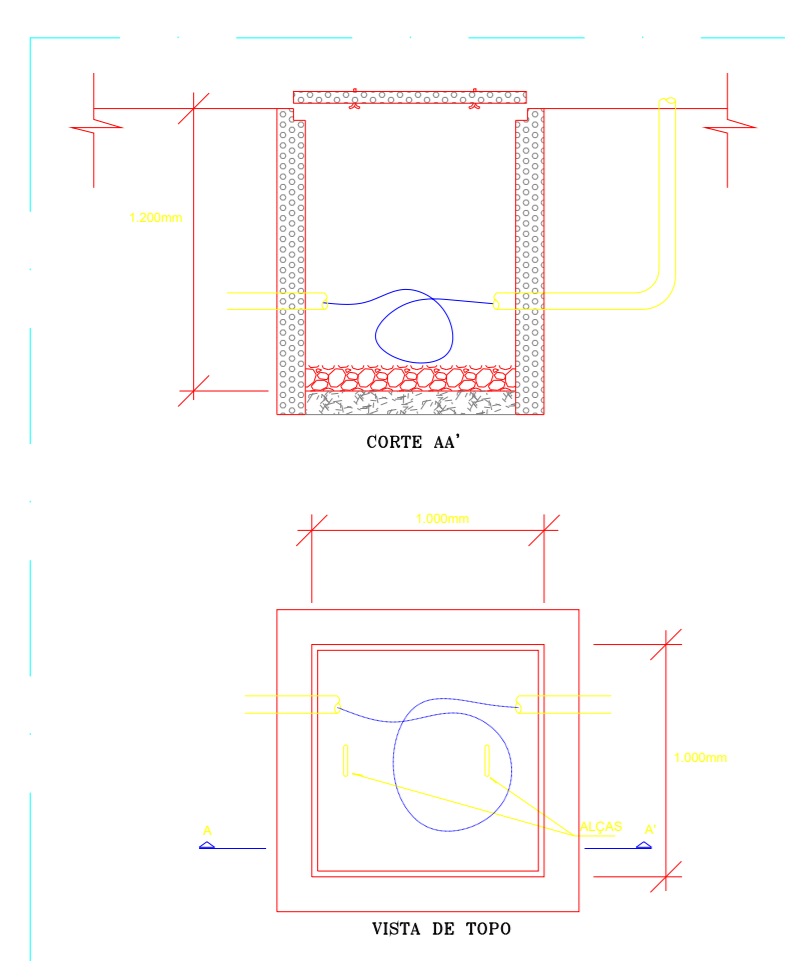


08 SUBESTAÇÃO AÉREA 13,8 kV - 300 kVA
DETALHE - CAIXA DE INSPEÇÃO DOS CABOS
ESCALA: SEM ESCALA

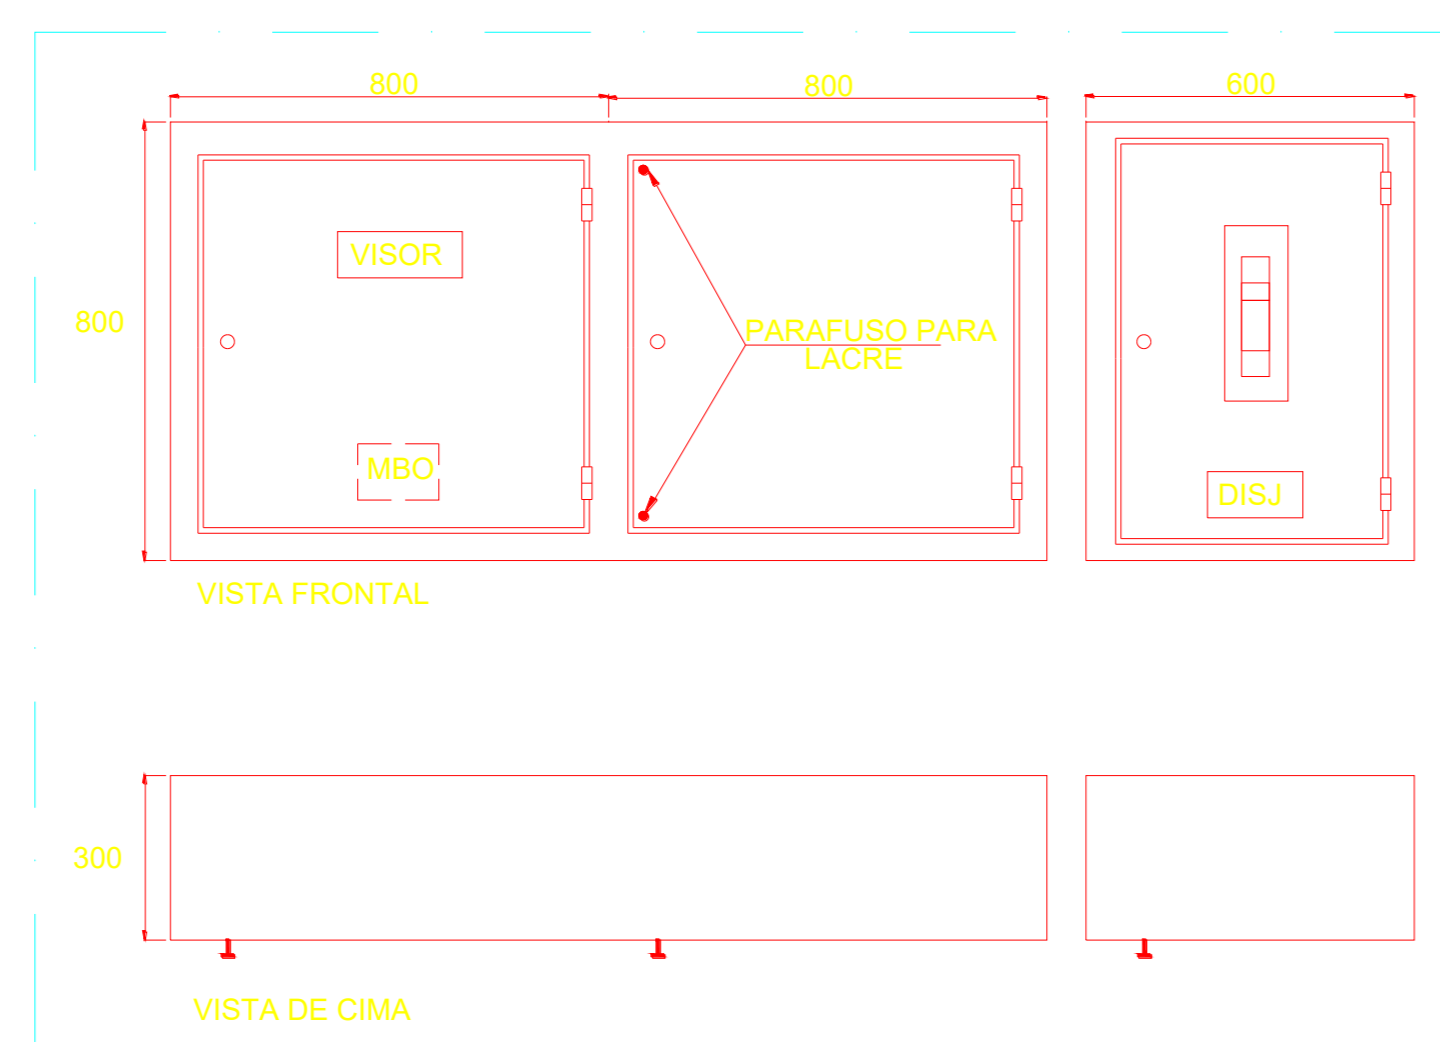

09 SUBESTAÇÃO AÉREA 13,8 kV - 300 kVA
DETALHE - QUADRO DE MEDIÇÃO PADRÃO CELPE
ESCALA: SEM ESCALA

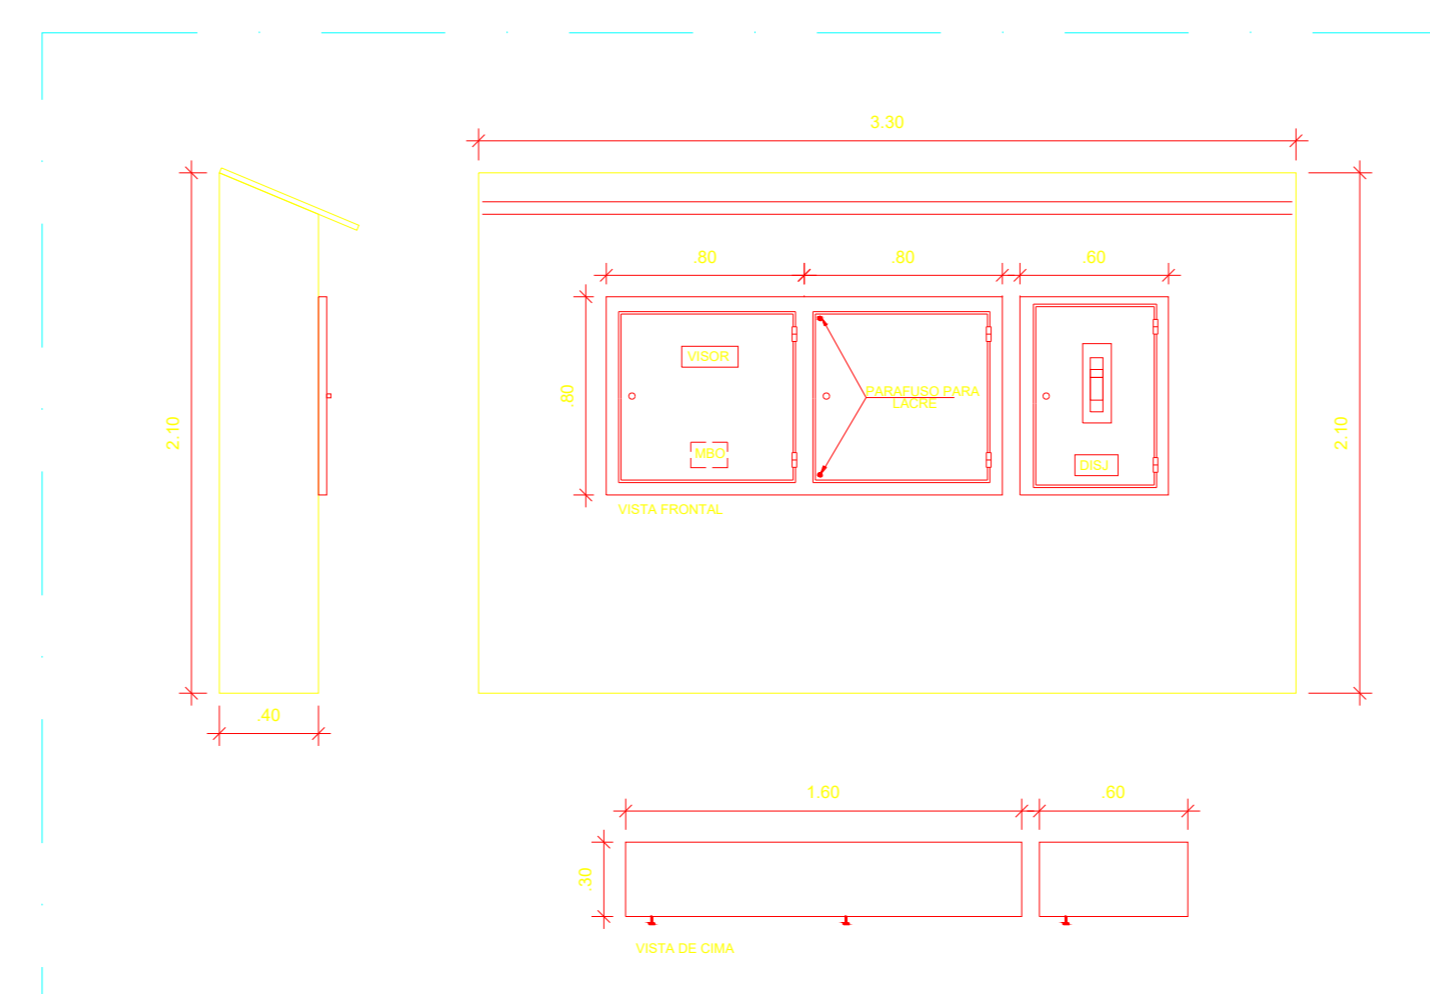

10 SUBESTAÇÃO AÉREA 13,8 kV - 300 kVA
DETALHE - ABRIGO PARA CUBÍCULO DE MEDIÇÃO
ESCALA: SEM ESCALA

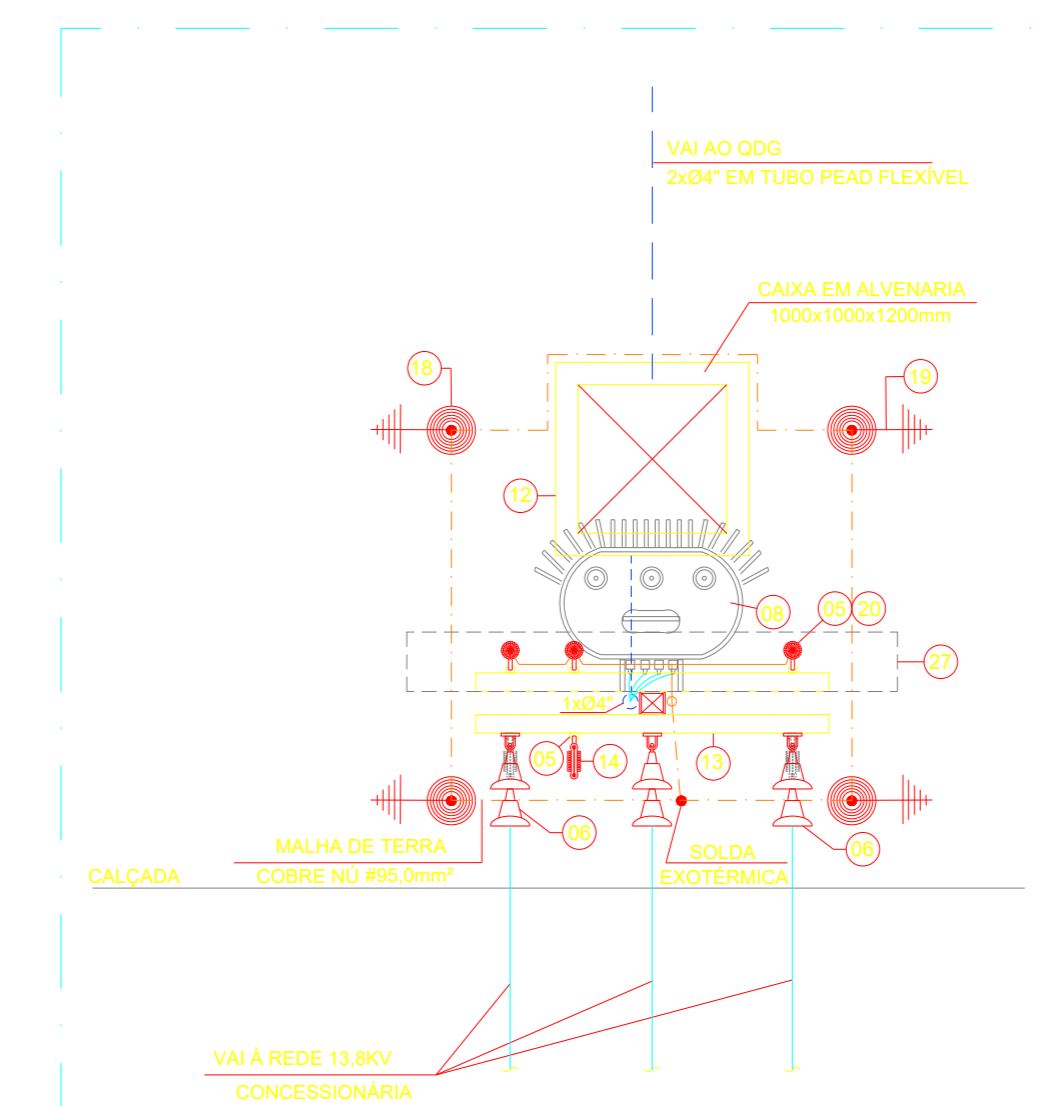

06 SUBESTAÇÃO AÉREA 13,8 kV - 300 kVA
VISTA SUPERIOR
ESCALA: 1/50

R.01	28/07/2025	AJUSTE DE TERRENO	CYLAS	CYLAS
R.02	21/02/2025	EMISSÃO INICIAL	CYLAS	CYLAS
REV.	DATA	DESCRIÇÃO	ELAB.	APROV.

		GOVERNO DO ESTADO DE PERNAMBUCO SECRETARIA DE PROJETOS ESTRATEGICOS DE PERNAMBUCO - SEPE ESCRITÓRIO DE PROJETOS			
PROJETO DE IMPLANTAÇÃO DO BATALHÃO DE POLÍCIA MILITAR BEZERRAS - PE					
CONTRATANTE:	SDS - SECRETARIA DE DEFESA SOCIAL	CONTRATADA:	SECRETARIA DE PROJETOS ESTRATEGICOS (SEPE)		
LOCALIZAÇÃO:	Av. Otávio Pessoa Souto Major, s/n São Pedro, Bezerros, PE. CEP: 55.660-000				
PROPRIETÁRIO:	SDS - SECRETARIA DE DEFESA SOCIAL	RESP. TÉCNICO:	IRMA CAETANO DE HOLANDA LINS (CAU)-PE: A4524-9-7		
PROJETOANTE:	CYLAS PAGUETTI JUNIOR CREA/PE: 180.378.010-00				
TIPO DE PROJETO:	PROJETO DAS INSTALAÇÕES ELÉTRICAS		ETAPA:	Projeto Básico	
CONTÉUDO:	PROJETO DE SUBESTAÇÃO 300 kVA - CORTES - VISTAS - DETALHES			PRONOME:	
ESCALA:	DATA:	COPIFIÇÃO:	12/14 R1		
INDICADA	JUL / 2025	GOVPE-SPE-852-031-8PM8E2-8-ELE-PR12-R02sig			