




1 PLANTA BAIXA - WC ALOJAMENTO  
1 : 20

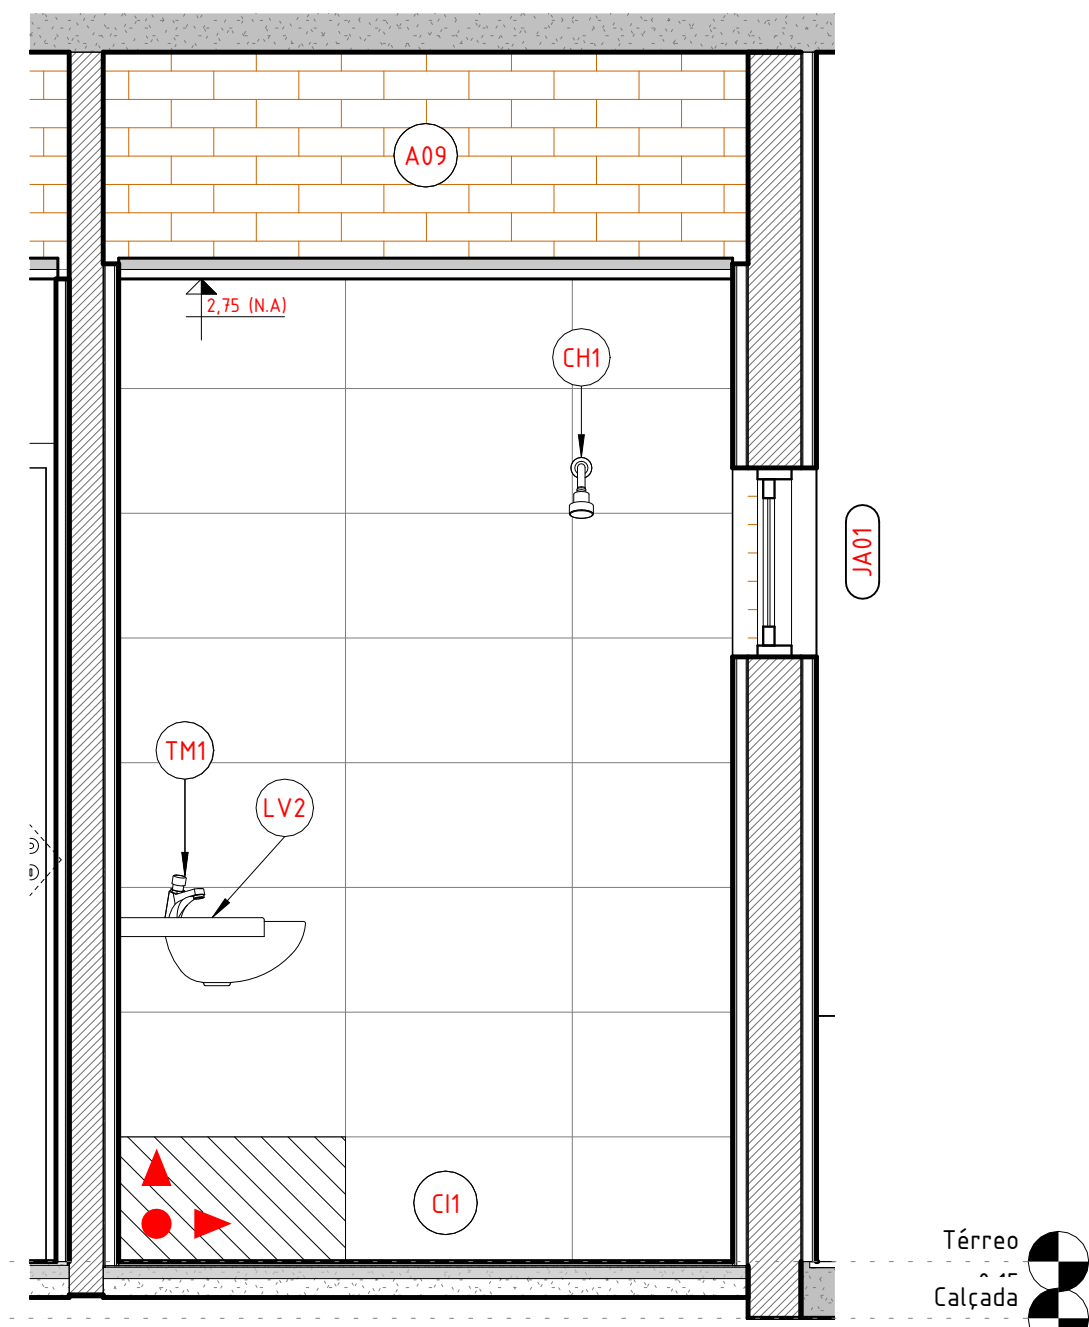


2 ELEV. ALOJ. MASC. A  
1 : 20

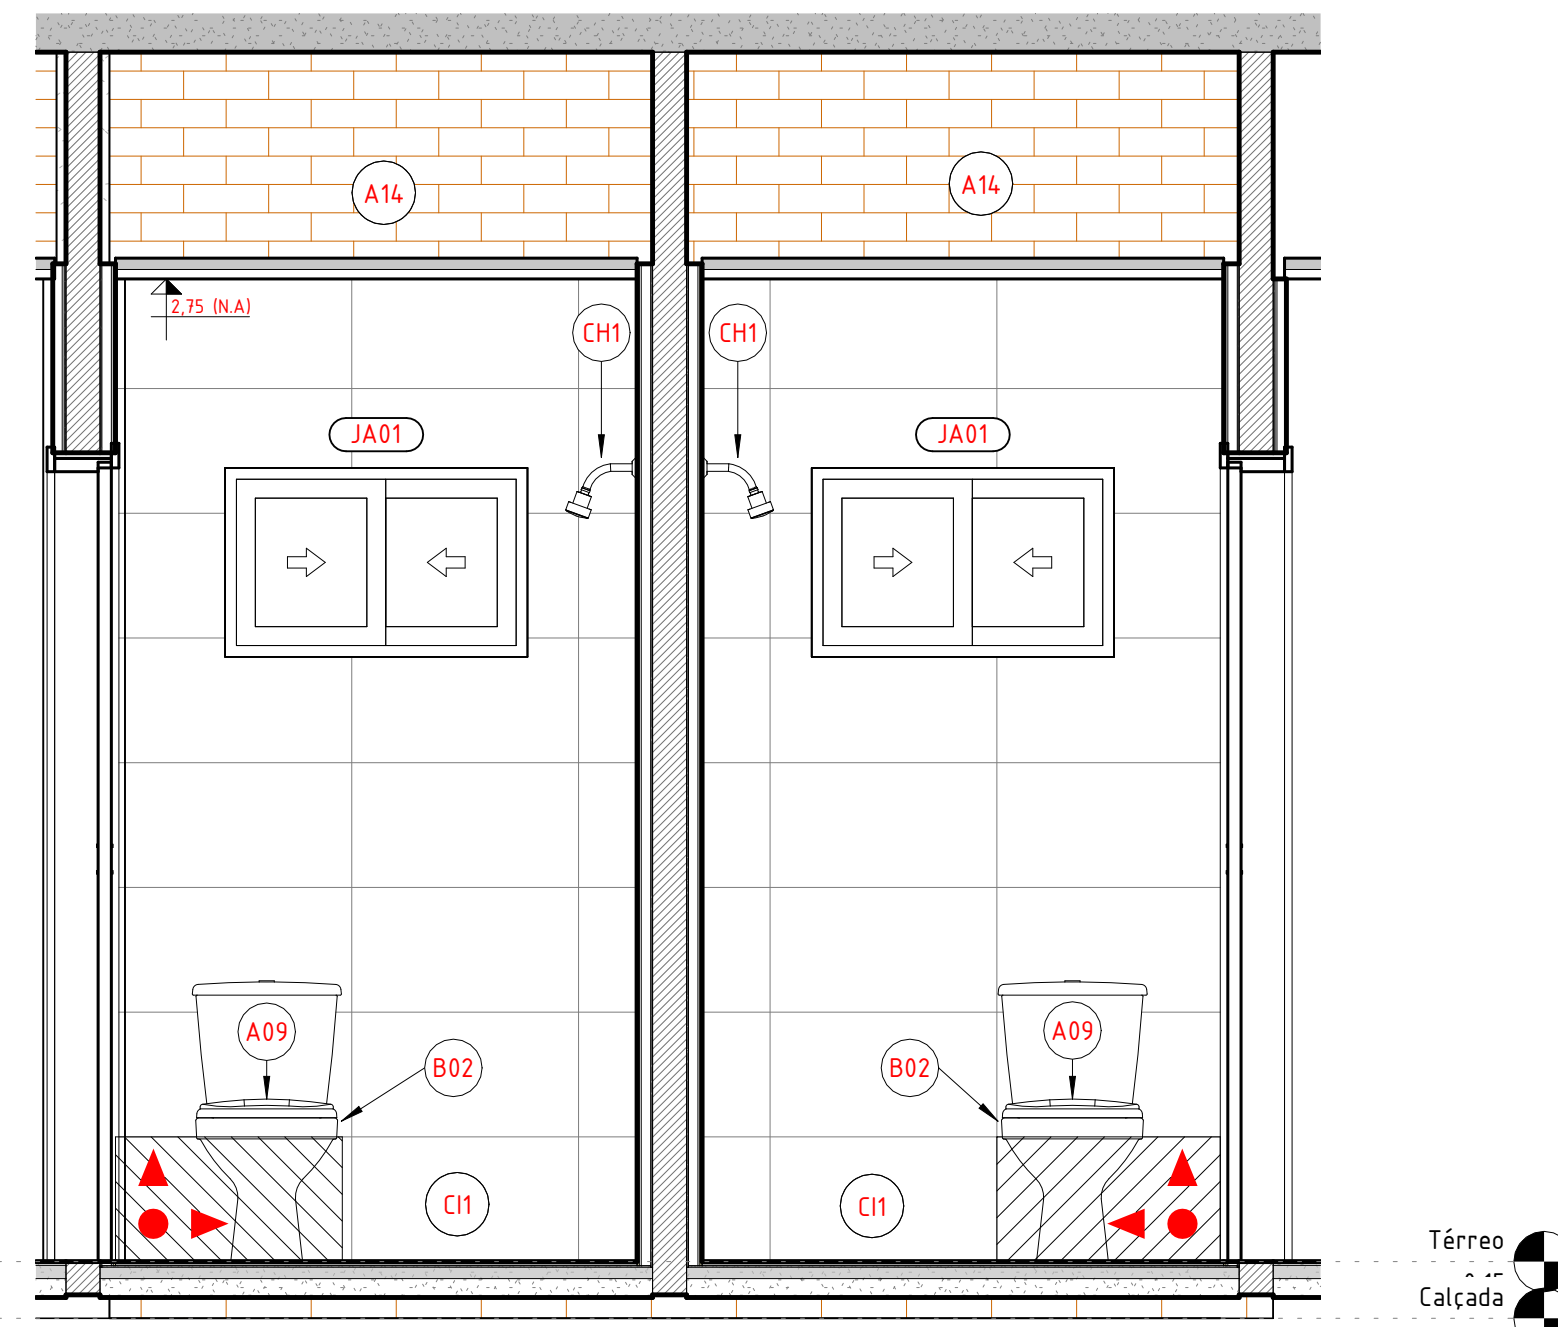


3 ELEV. ALOJ. MASC. B  
1 : 20

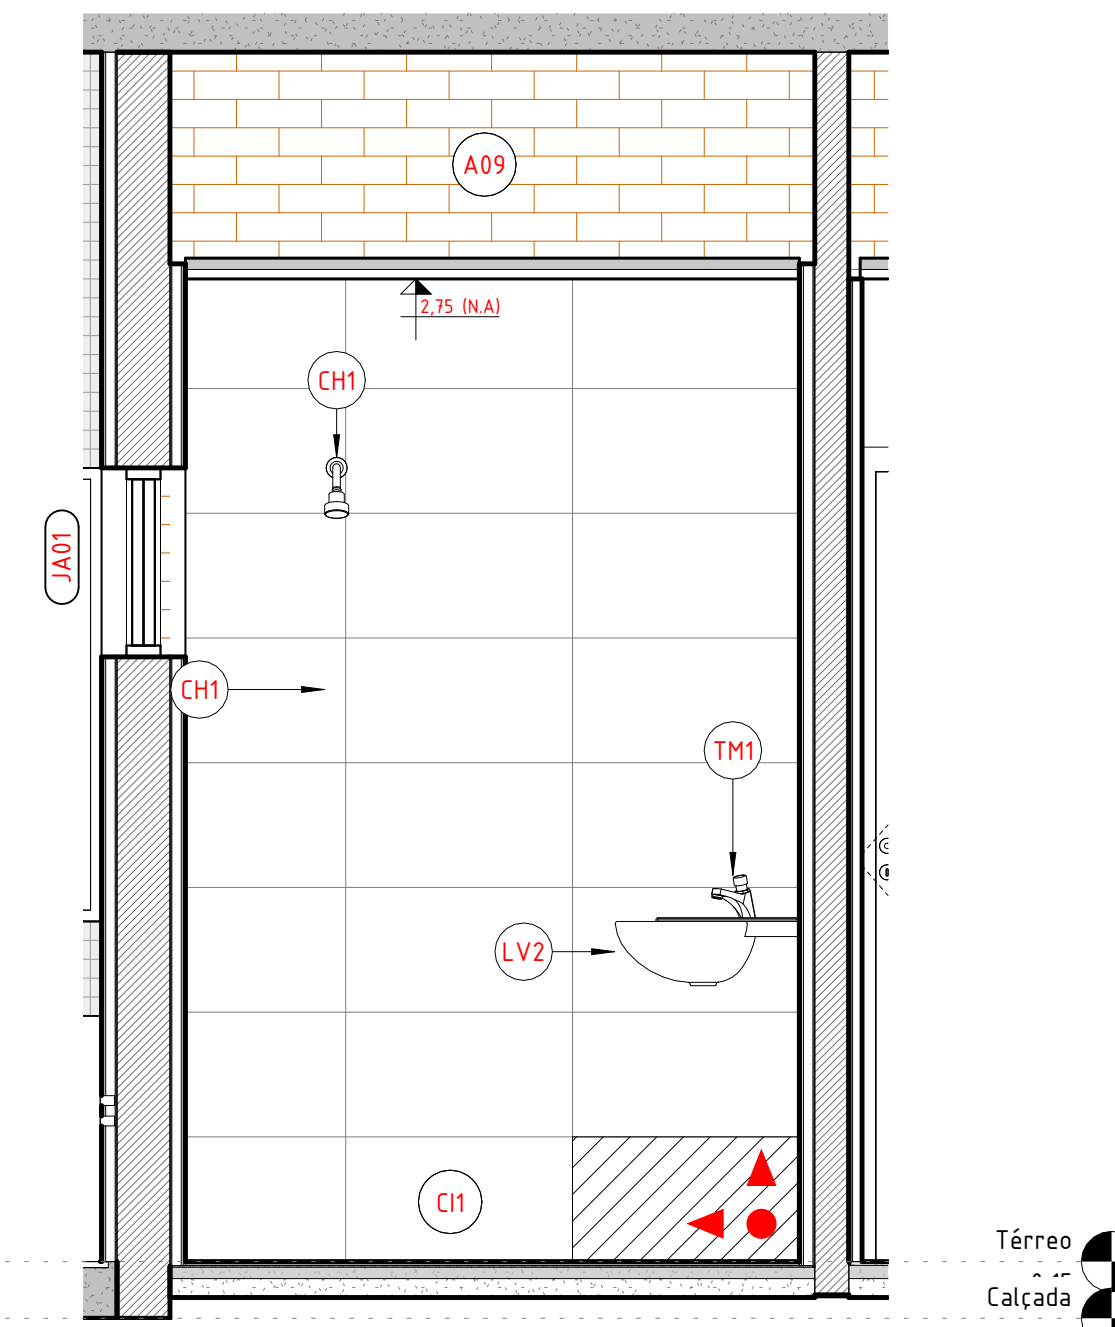


6 ELEV. ALOJ. FEM. A  
1 : 20

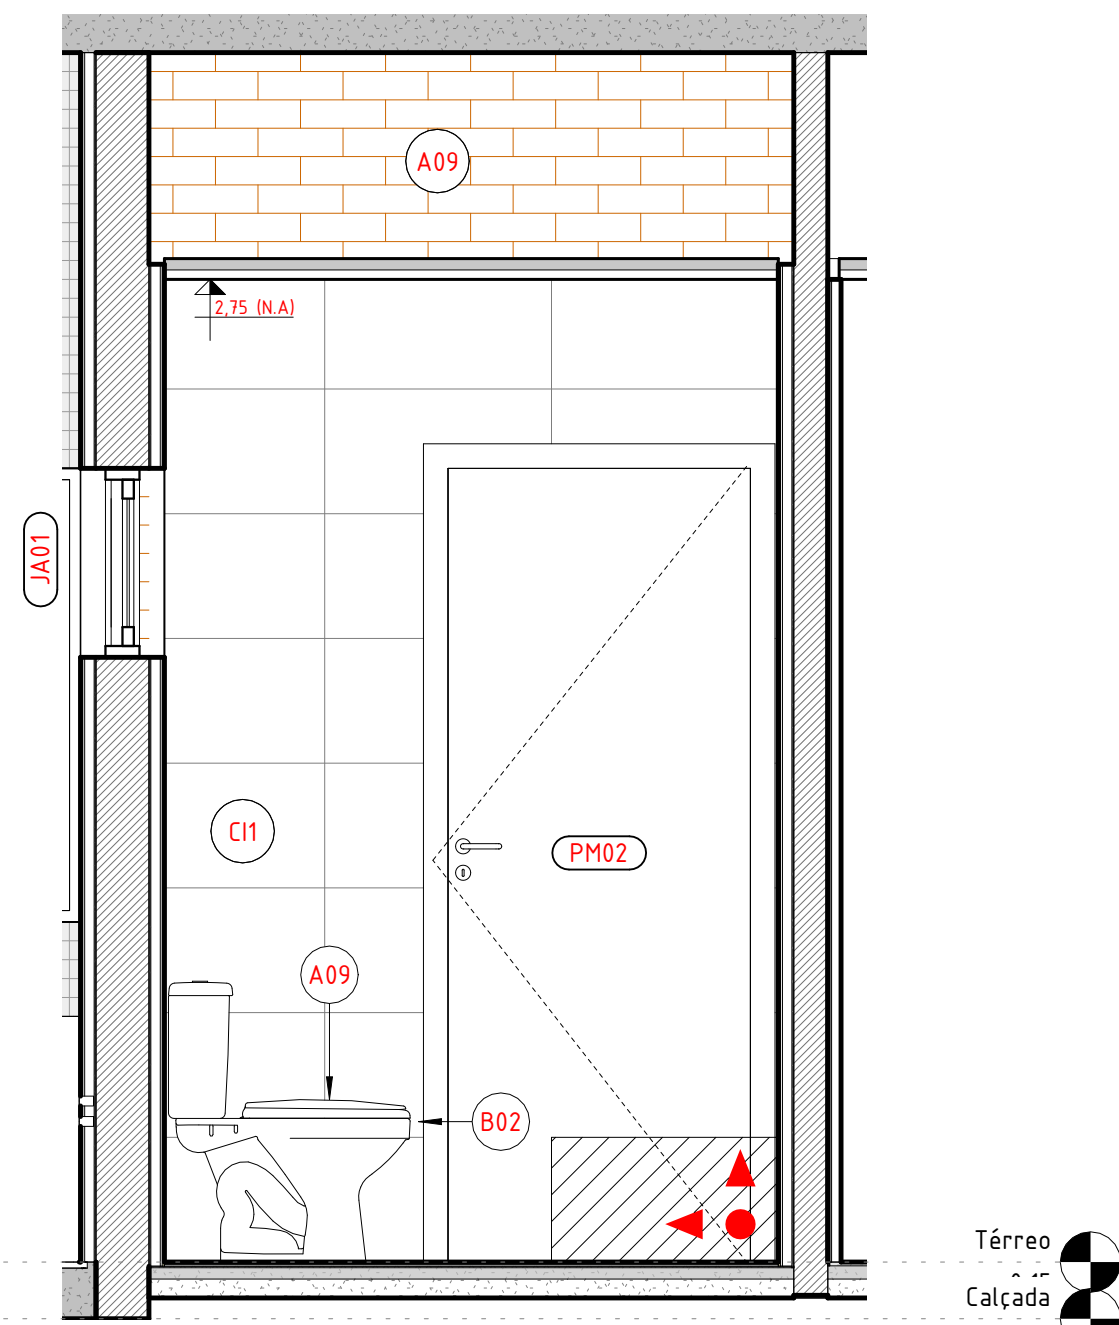

4 ELEV. ALOJ. MASC. C  
1 : 20

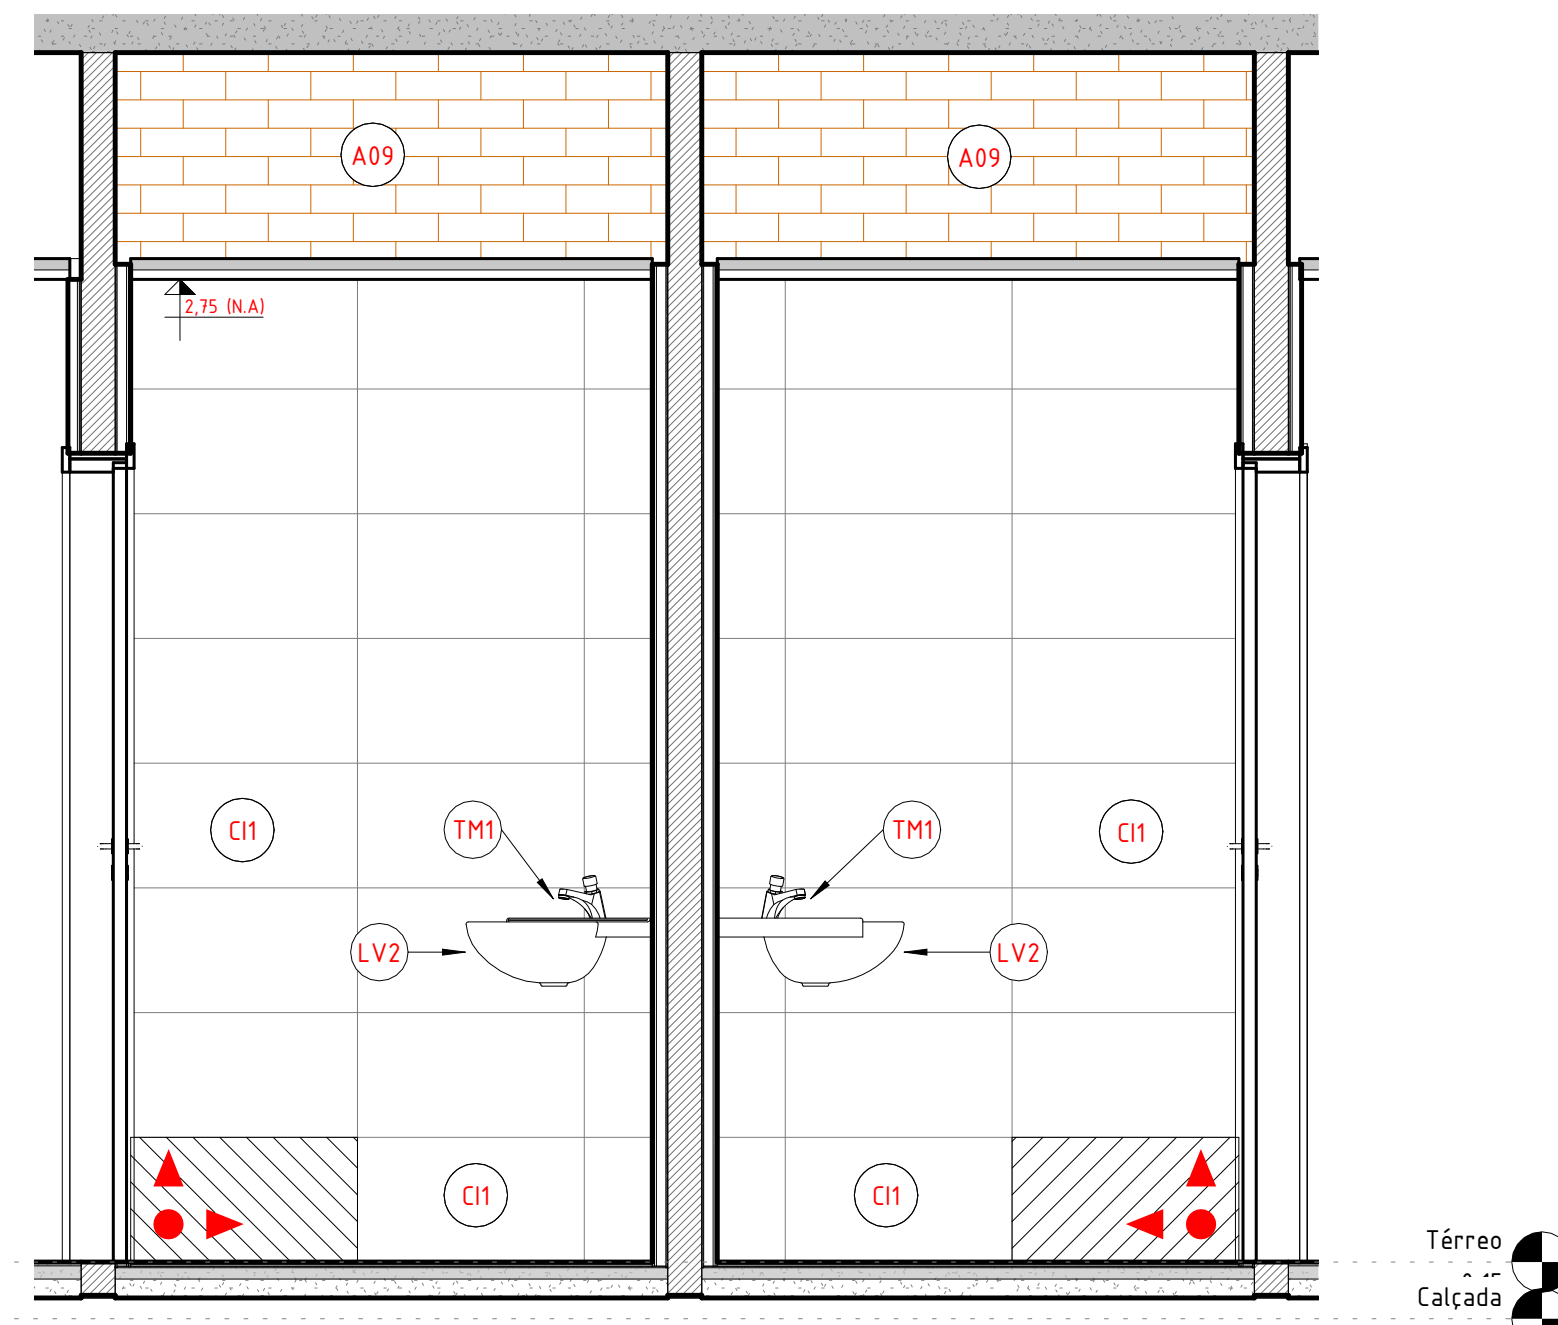

5 ELEV. ALOJ. MASC. D  
1 : 20

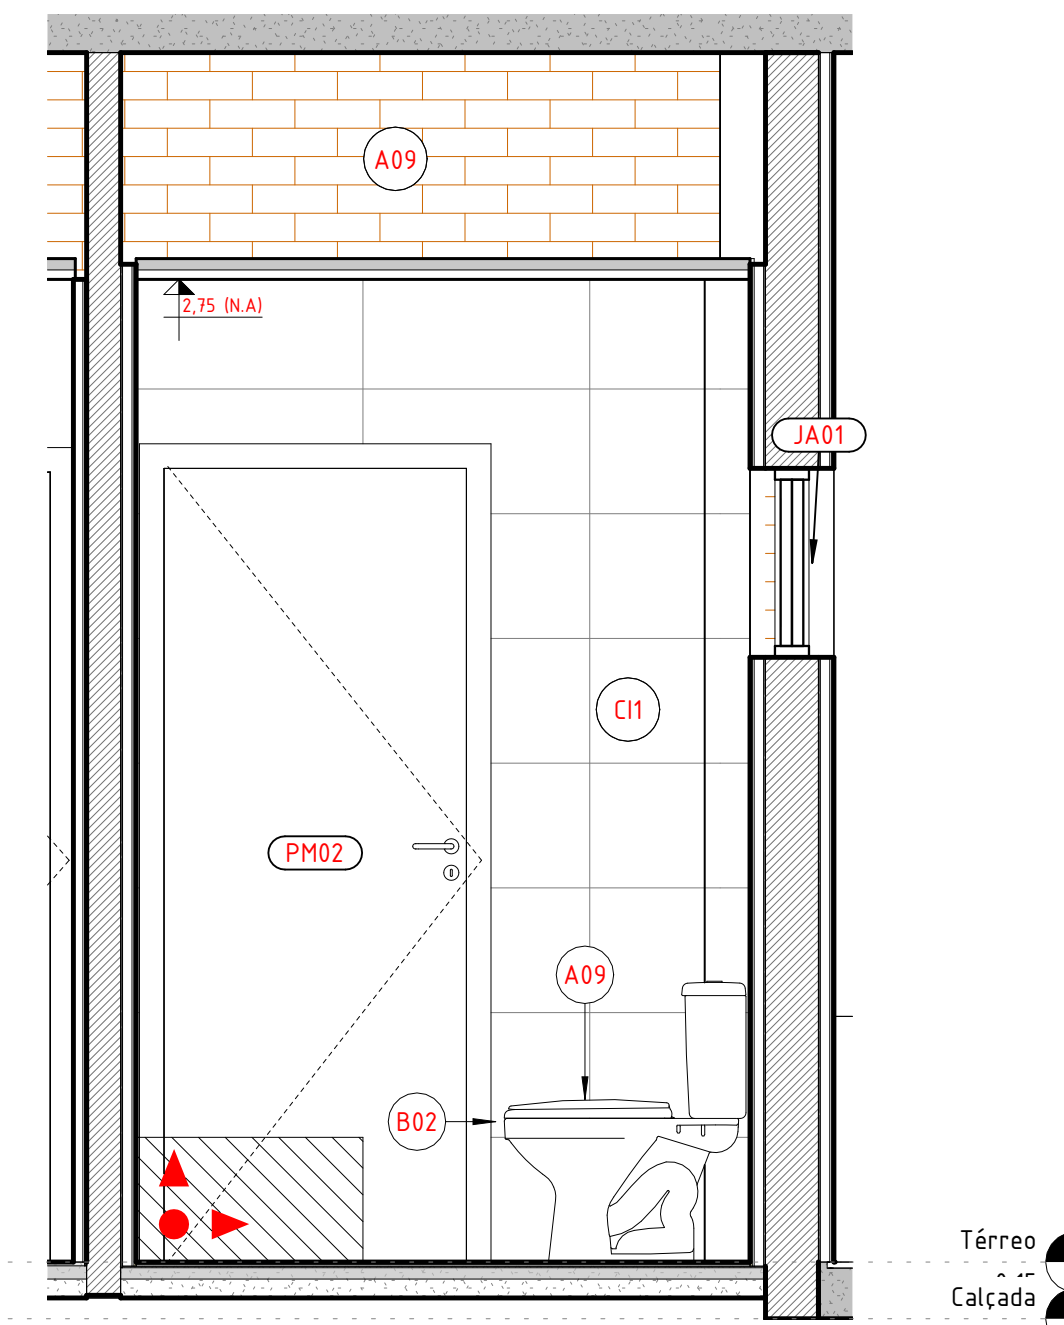

8 ELEV. ALOJ. FEM. C  
1 : 20

QUADRO DE ESPECIFICAÇÕES - LOUÇAS, METAIS E ACESSÓRIOS

CÓD	BLOCO	DESCRIÇÃO	QNT.
BACIAS SANITÁRIAS			
CELAS			
B01	CELAS	VASO SANITÁRIO ANTI VANDALISMO EM INOX	2
WC DELEGADO			
B02	WC DELEGADO	BACIA SANITÁRIA COM CAIXA ACOPLADA DE ACIONAMENTO DUPLO, LINHA ASPEN, REF. P.750.17 - DECA OU EQUIVALENTE TÉCNICO	1
WC FEM			
B02	WC FEM	BACIA SANITÁRIA COM CAIXA ACOPLADA DE ACIONAMENTO DUPLO, LINHA ASPEN, REF. P.750.17 - DECA OU EQUIVALENTE TÉCNICO	1
WC MASC			
B02	WC MASC	BACIA SANITÁRIA COM CAIXA ACOPLADA DE ACIONAMENTO DUPLO, LINHA ASPEN, REF. P.750.17 - DECA OU EQUIVALENTE TÉCNICO	1
WC PCD FEM			
B02	WC PCD FEM	BACIA SANITÁRIA COM CAIXA ACOPLADA DE ACIONAMENTO DUPLO, LINHA ASPEN, REF. P.750.17 - DECA OU EQUIVALENTE TÉCNICO	1
WC PCD MASC			
B02	WC PCD MASC	BACIA SANITÁRIA COM CAIXA ACOPLADA DE ACIONAMENTO DUPLO, LINHA ASPEN, REF. P.750.17 - DECA OU EQUIVALENTE TÉCNICO	1
B03 CAIXA ACOPLADA PARA BACIA SANITÁRIA COM DUPLO ACIONAMENTO			
5			
COMPLEMENTOS DE LOUÇAS			
WC PCD			
A03	WC PCD	DISPENSER PARA PAPEL HIGIÊNICO	2
A09 ASSENTO PLÁSTICO PARA BACIA ASPEN COM MICROBAN			
5			
WC PCD			
A10	WC PCD	TOALHEIRO PLÁSTICO TIPO DISPENSER PARA PAPEL TOALHA INTERFOLHADO	2
CUBAS			
COPA			
CB1	COPA	CUBA ACO INOX (AISI 304) DE EMBUTIR COM VALVULA 3/2", DE 440 X 34 X 124 CM	1
WC DELEGADO			
LV1	WC DELEGADO	LAVATÓRIO DE LOUÇA BRANCA, SUSPENSO ISEM COLUNA, DIMENSÕES 40 X 30+ CM	1
LV2 LAVATÓRIO LOUÇA DE CANTO SEM COLUNA, INCLUSIVE VÁLVULA EM PLÁSTICO E SIFÃO FLEXÍVEL - FORNECIMENTO E INSTALAÇÃO			
4			
EQUIPAMENTOS SANITÁRIOS PARA DEFICIENTES			
WC PCD			
A02	WC PCD	BARRA DE APOIO 40cm, LINHA CONFORTO, REF. 2310.C.040.POL - DECA OU EQUIVALENTE TÉCNICO	6
A07	WC PCD	BARRA DE APOIO 70cm, LINHA CONFORTO, REF. 2310.C.070.POL - DECA OU EQUIVALENTE TÉCNICO	2
A08	WC PCD	BARRA DE APOIO 80cm, LINHA CONFORTO, REF. 2310.C.080.POL - DECA OU EQUIVALENTE TÉCNICO	4
B040 BARRAS DE APOIO RETA, EM AÇO INOX, COMPRIMENTO 40CM, DIÂMETRO MÍNIMO 3CM			
2			
RESERVATÓRIO			
COBERTA			
RV1	COBERTA	Caixa d'água de polietileno, 1000 litros - Fortlev	2
RV2 Torneira de Boia haste ABS Fortlev			
2			
SABONETEIRA PARA LÍQUIDO			
WC PCD			
A01	WC PCD	DISPENSER PARA SABONETE LÍQUIDO	2
TORNEIRAS			
WC	WC	CHUVEIRO ELÉTRICO COMUM CORPO PLÁSTICO, TIPO DUCHA □ FORNECIMENTO E INSTALAÇÃO. AF_01/2020	3
WC	WC	TM1 TORNEIRA DE MESA COM FECHAMENTO AUTOMÁTICO, LINHA DECAMATIC ECO, REF.1173.C, DECA OU SIMILAR	5
COPA	COPA	TM2 TORNEIRA EXTENSÍVEL BICA ALTA, MONDCOMANDO, ÁGUA QUENTE	1

A declividade do piso deve ser constante e suave, entre 0,5% e 2,5%, dependendo da necessidade de escoamento de água seguindo o normativo

O projeto não contempla espelho, pois é um item que não será contemplado no orçamento da edificação, podendo ser adicionado posteriormente no momento da equipagem.

R00	07.04.25	EMITIDO
REV	DATA	DESCRIÇÃO

Secretaria de Projetos Estratégicos

GOVERNO DO ESTADO DE PERNAMBUCO  
SECRETARIA DE PROJETOS ESTRATÉGICOS DO ESTADO DE PERNAMBUCO

OBJETO: PROJETO DE IMPLANTAÇÃO DA DELEGACIA 1B NA CIDADE DE MORENO

CONTRATANTE: SECRETARIA DE DEFESA SOCIAL	CONTRATADA: SECRETARIA DE PROJETOS ESTRATÉGICOS
LOCALIZAÇÃO: AVENIDA TENENTE CLETO CAMPELO, 3246 - MORENO-PE 54811-603	PROPRIETÁRIO: RESPONSÁVEL TÉCNICO:
SDS - SECRETARIA DE DEFESA SOCIAL CNPJ: 02.960.040/0001-00	NOME: IRMA CAETANO DE HOLANDA LINS CAU-PE: A46249-7
PROJETISTAS:	

RENATTO LIBERATO CAU-PE: A260526-0	JOÃO WANDERLEY CAU-PE: A165245-1	ETAPA: EXECUTIVO
DISCIPLINA: ARQUITETURA	CONTEÚDO: DETALHAMENTO ÁREAS MOLHADAS - WC ALOJAMENTOS	PRANCHAS:
ESCALA: 1 : 20	DATA: 09.06.25	CODIFICAÇÃO: GOVPE-SPP-MOR-L00-DIB_XXX-GER-PE-ARQ-P000.RVT