




2 PLANTA BAIXA - WC DELEGADO
1 : 20

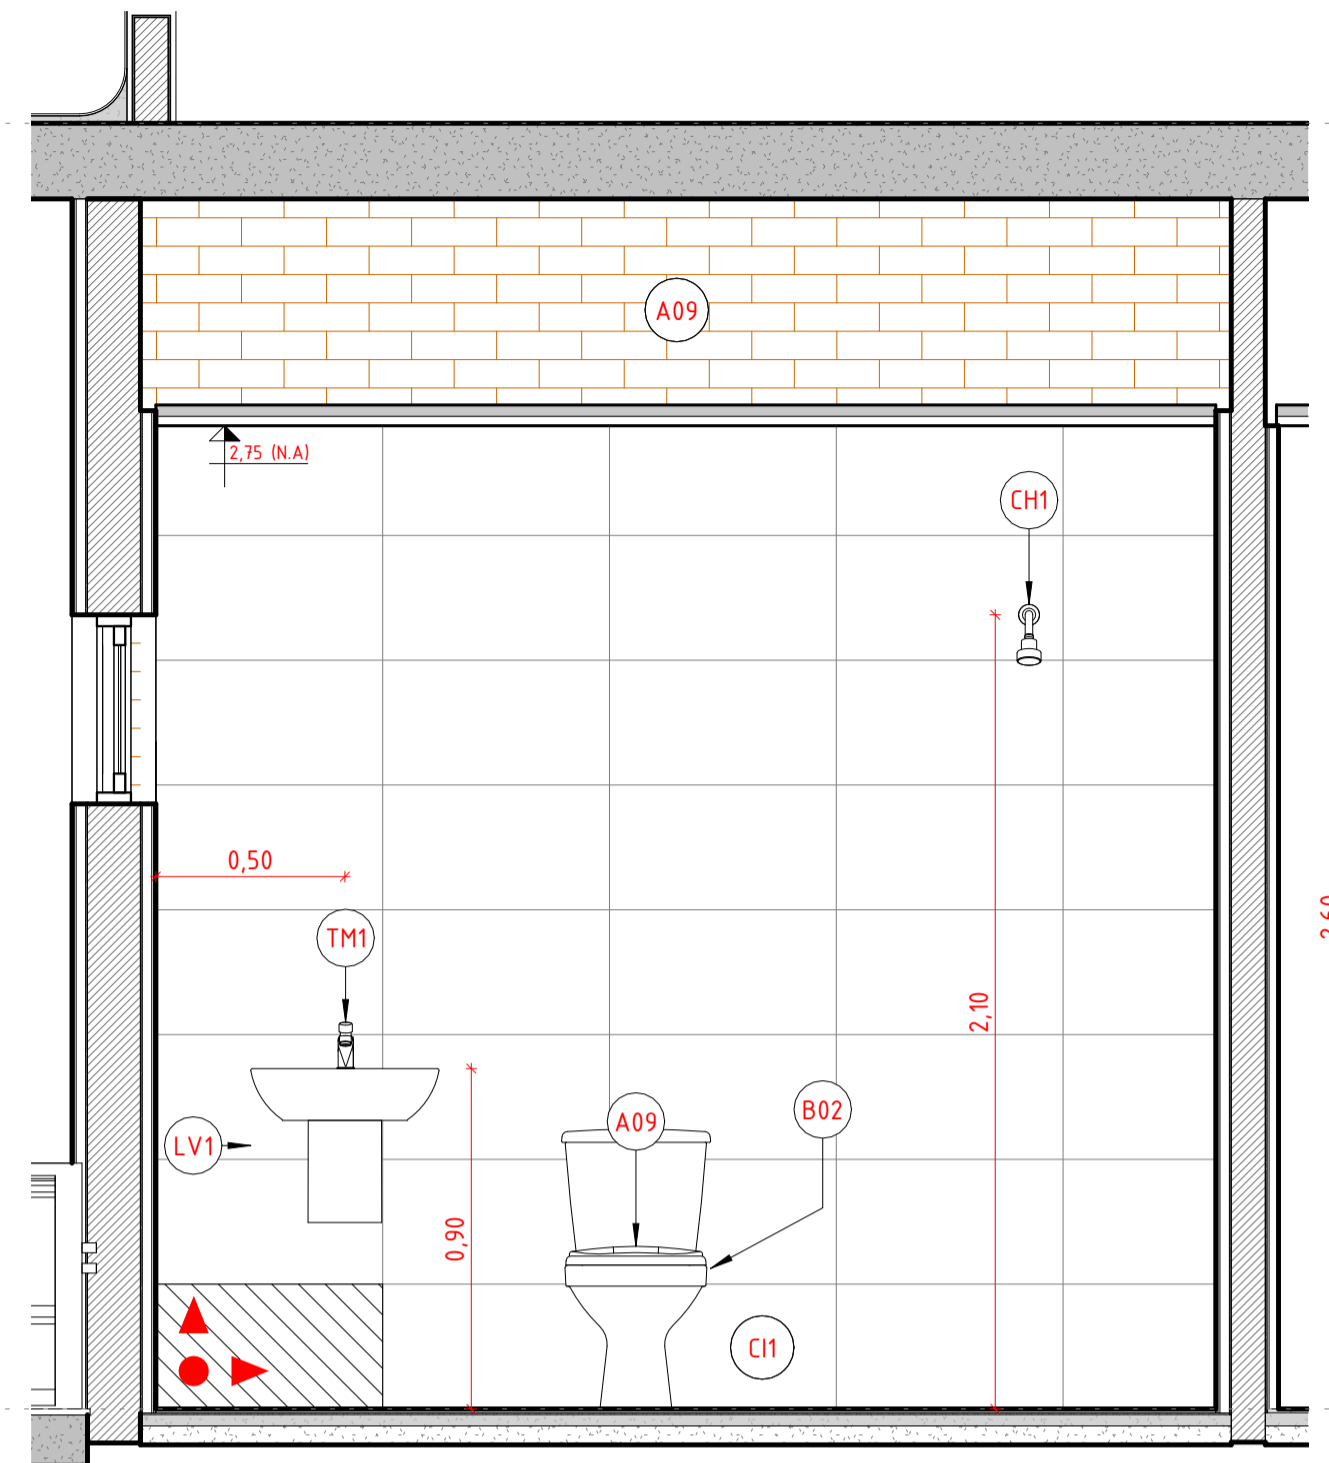


1 ELEVÇÃO INTERNA - WC DELEGADO A
1 : 20

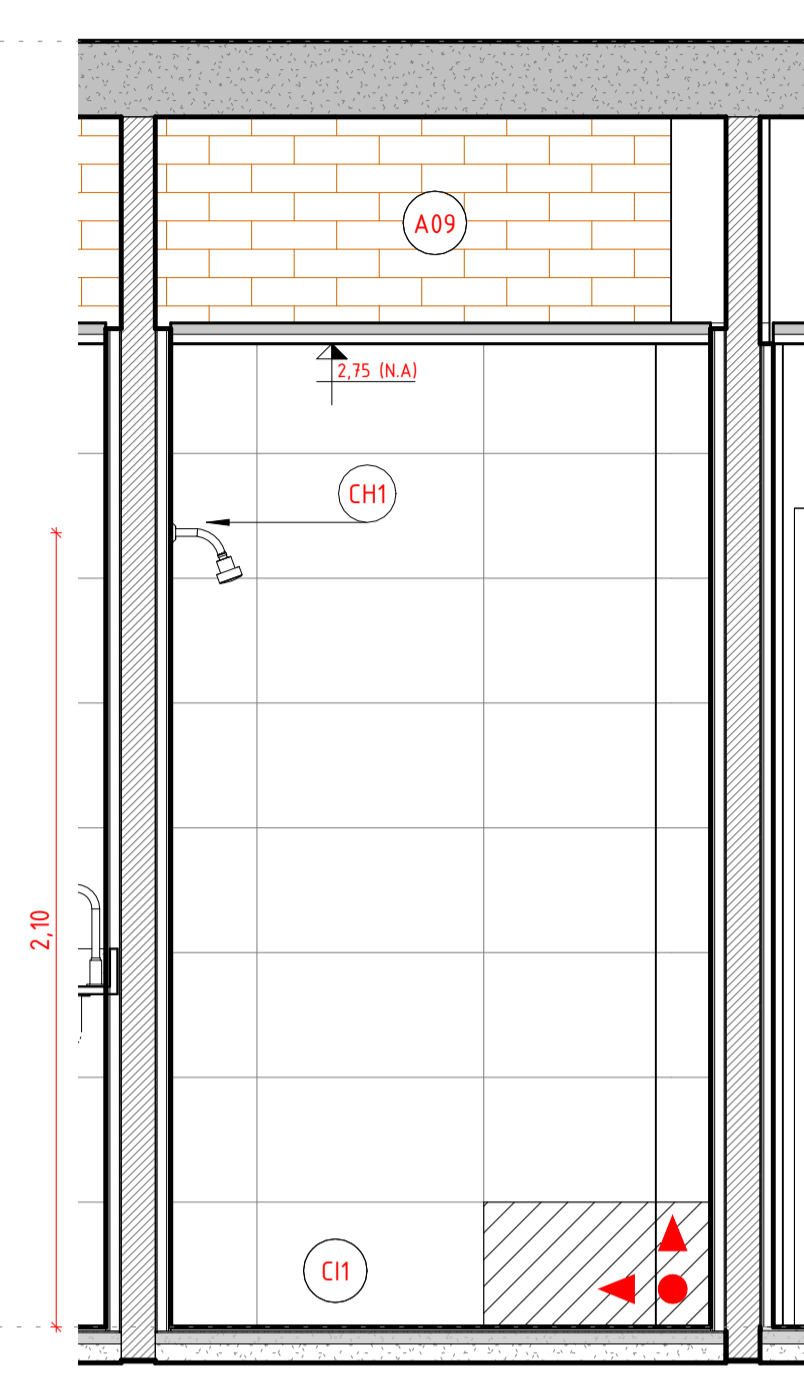

3 ELEV. INT. - DELEGADO B
1 : 20

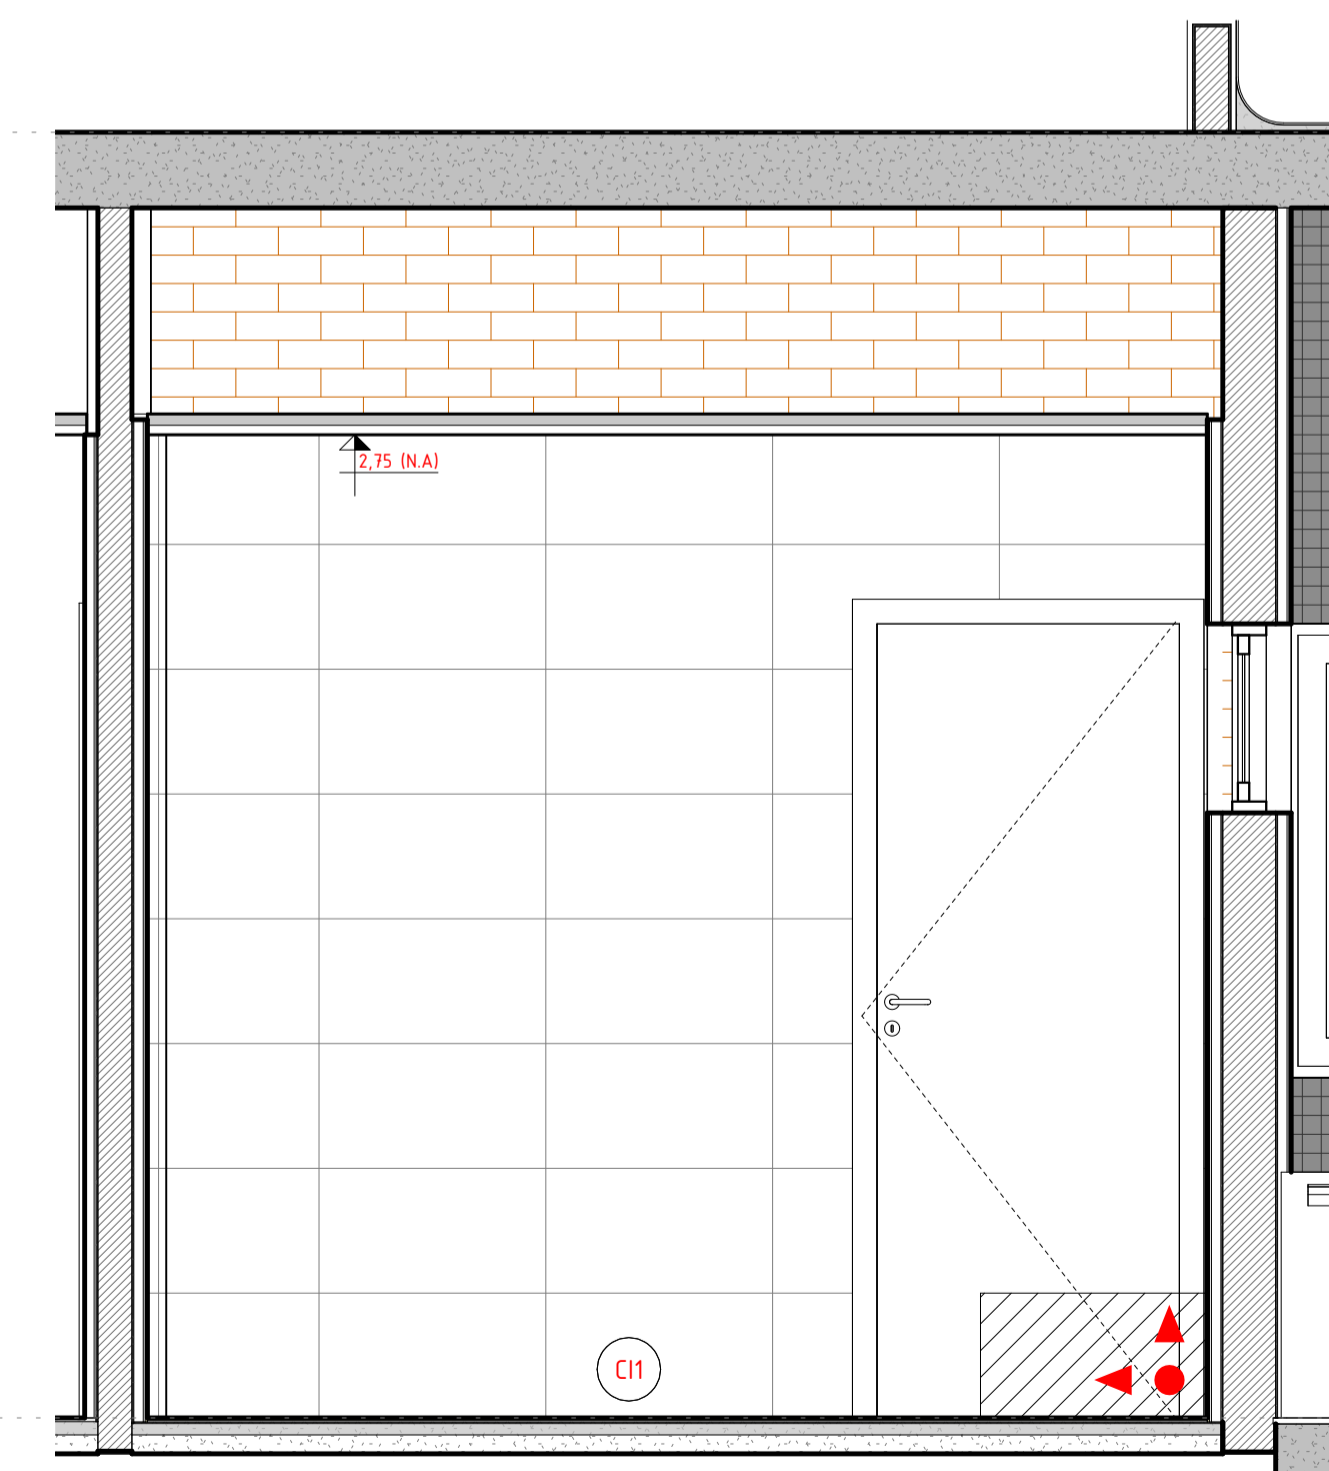

4 ELEVÇÃO INTERNA - DELEGADO C
1 : 20

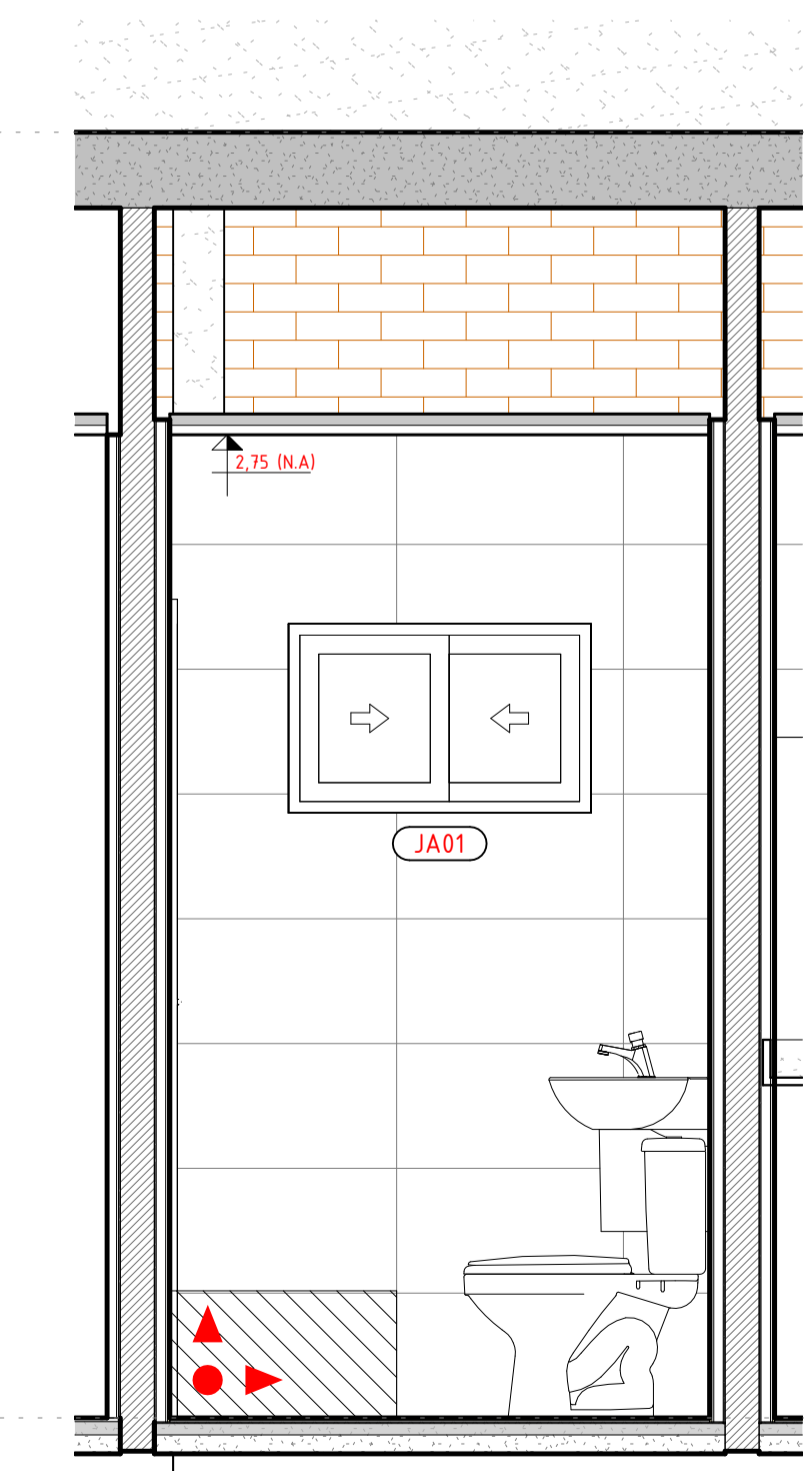

5 ELEV. INT. - DELEGADO D
1 : 20

A declividade do piso deve ser constante e suave, entre 0,5% e 2,5%, dependendo da necessidade de escoamento de água seguindo o normativo

O projeto não contempla espelho, pois é um item que não será contemplado no orçamento da edificação, podendo ser adicionado posteriormente no momento da equipagem.

QUADRO DE ESPECIFICAÇÕES - LOUÇAS, METAIS E ACESSÓRIOS

CÓD	BLOCO	DESCRIÇÃO	QNT
BACIAS SANITÁRIAS			
CELAS			
B01	CELAS	VASO SANITÁRIO ANTI VANDALISMO EM INOX	2
WC DELEGADO			
B02	WC DELEGADO	BACIA SANITÁRIA COM CAIXA ACOPLADA DE ACIONAMENTO DUPLO, LINHA ASPEN, REF. P.750.17 - DECA OU EQUIVALENTE TÉCNICO	1
WC FEM			
B02	WC FEM	BACIA SANITÁRIA COM CAIXA ACOPLADA DE ACIONAMENTO DUPLO, LINHA ASPEN, REF. P.750.17 - DECA OU EQUIVALENTE TÉCNICO	1
WC MASC			
B02	WC MASC	BACIA SANITÁRIA COM CAIXA ACOPLADA DE ACIONAMENTO DUPLO, LINHA ASPEN, REF. P.750.17 - DECA OU EQUIVALENTE TÉCNICO	1
WC PCD FEM			
B02	WC PCD FEM	BACIA SANITÁRIA COM CAIXA ACOPLADA DE ACIONAMENTO DUPLO, LINHA ASPEN, REF. P.750.17 - DECA OU EQUIVALENTE TÉCNICO	1
WC PCD MASC			
B02	WC PCD MASC	BACIA SANITÁRIA COM CAIXA ACOPLADA DE ACIONAMENTO DUPLO, LINHA ASPEN, REF. P.750.17 - DECA OU EQUIVALENTE TÉCNICO	1
B03	CAIXA ACOPLADA PARA BACIA SANITÁRIA COM DUPLO ACIONAMENTO		5
COMPLEMENTOS DE LOUÇAS			
WC PCD			
A03	WC PCD	DISPENSER PARA PAPEL HIGIÊNICO	2
A09	ASSENTO PLÁSTICO PARA BACIA ASPEN COM MICROBAN		5
WC PCD			
A10	WC PCD	TOALHEIRO PLÁSTICO TIPO DISPENSER PARA PAPEL TOALHA INTERFOLHADO	2
CUBAS			
COPA			
CB1	COPA	CUBA ACO INOX (AISI 304) DE EMBUTIR COM VALVULA 3 1/2", DE 40 X 34 X 12+ CM	1
WC DELEGADO			
LV1	WC DELEGADO	LAVATÓRIO DE LOUÇA BRANCA, SUSPENSO (SEM COLUNA), DIMENSÕES 40 X 30+ CM	1
LV2	LAVATÓRIO LOUÇA DE CANTO SEM COLUNA, INCLUSIVE VÁLVULA EM PLÁSTICO E SIFÃO FLEXÍVEL - FORNECIMENTO E INSTALAÇÃO		4
EQUIPAMENTOS SANITÁRIOS PARA DEFICIENTES			
WC PCD			
A02	WC PCD	BARRA DE APOIO 40cm, LINHA CONFORTO, REF. 2310.C.040.POL - DECA OU EQUIVALENTE TÉCNICO	6
WC PCD	WC PCD	BARRA DE APOIO 70cm, LINHA CONFORTO, REF. 2310.C.070.POL - DECA OU EQUIVALENTE TÉCNICO	2
WC PCD	WC PCD	BARRA DE APOIO 80cm, LINHA CONFORTO, REF. 2310.C.080.POL - DECA OU EQUIVALENTE TÉCNICO	4
BA40	BARRAS DE APOIO RETA, EM ACO INOX, COMPRIMENTO 40CM, DIÂMETRO MÍNIMO 3CM.		2
RESERVATÓRIO			
COBERTA			
RV1	COBERTA	Caixa d'água de polietileno, 1000 litros - Fortlev	2
RV2	Torneira de Boia haste ABS Fortlev		2
SABONETEIRA PARA LÍQUIDO			
WC PCD			
A01	WC PCD	DISPENSER PARA SABONETE LÍQUIDO	2
TORNEIRAS			
WC	WC	CHUVEIRO ELÉTRICO COMUM CORPO PLÁSTICO, TIPO DUCHA □ FORNECIMENTO E INSTALAÇÃO. AF_01/2020	3
WC	WC	TORNEIRA DE MESA COM FECHAMENTO AUTOMÁTICO, LINHA DECAMATIC ECO, REF.1173C, DECA OU SIMILAR	5
COPA	COPA	TORNEIRA EXTENSÍVEL BICA ALTA, MONOCOMANDO, ÁGUA QUENTE.	1

R00	07.04.25	EMITIDO
REV	DATA	DESCRIÇÃO



GOVERNO DO ESTADO DE PERNAMBUCO
SECRETARIA DE PROJETOS ESTRATÉGICOS DO ESTADO DE PERNAMBUCO

OBJETO: PROJETO DE IMPLANTAÇÃO DA DELEGACIA 1B NA CIDADE DE PANELAS

CONTRATANTE: SECRETARIA DE DEFESA SOCIAL
CONTRATADA: SECRETARIA DE PROJETOS ESTRATÉGICOS

LOCALIZAÇÃO: PE-158, PANELAS - PE

PROPRIETÁRIO: _____ RESPONSÁVEL TÉCNICO: _____

SDS - SECRETARIA DE DEFESA SOCIAL
CNPJ: 02.960.040/0001-00
NOME: IRMA CAETANO DE HOLANDA LINS
CAU-PE: A46249-7

PROJETISTAS: _____

RENATTO LIBERATO CAU-PE: A260526-0
JOÃO WANDERLEY CAU-PE: A165245-1

DISCIPLINA: ARQUITETURA
CONTEÚDO: DETALHAMENTO ÁREAS MOLHADAS - WC DELEGADO

ESCALA: 1 : 20
DATA: 09.06.25
CODIFICAÇÃO: GOVPE-SPP-PNL-L00-D1B_XXX-GER-PE-ARQ-P000.RVT

ETAPA: EXECUTIVO
FRANCHA: 10/16 R00