



1 PLANTA BAIXA - WC PCD
1 : 20

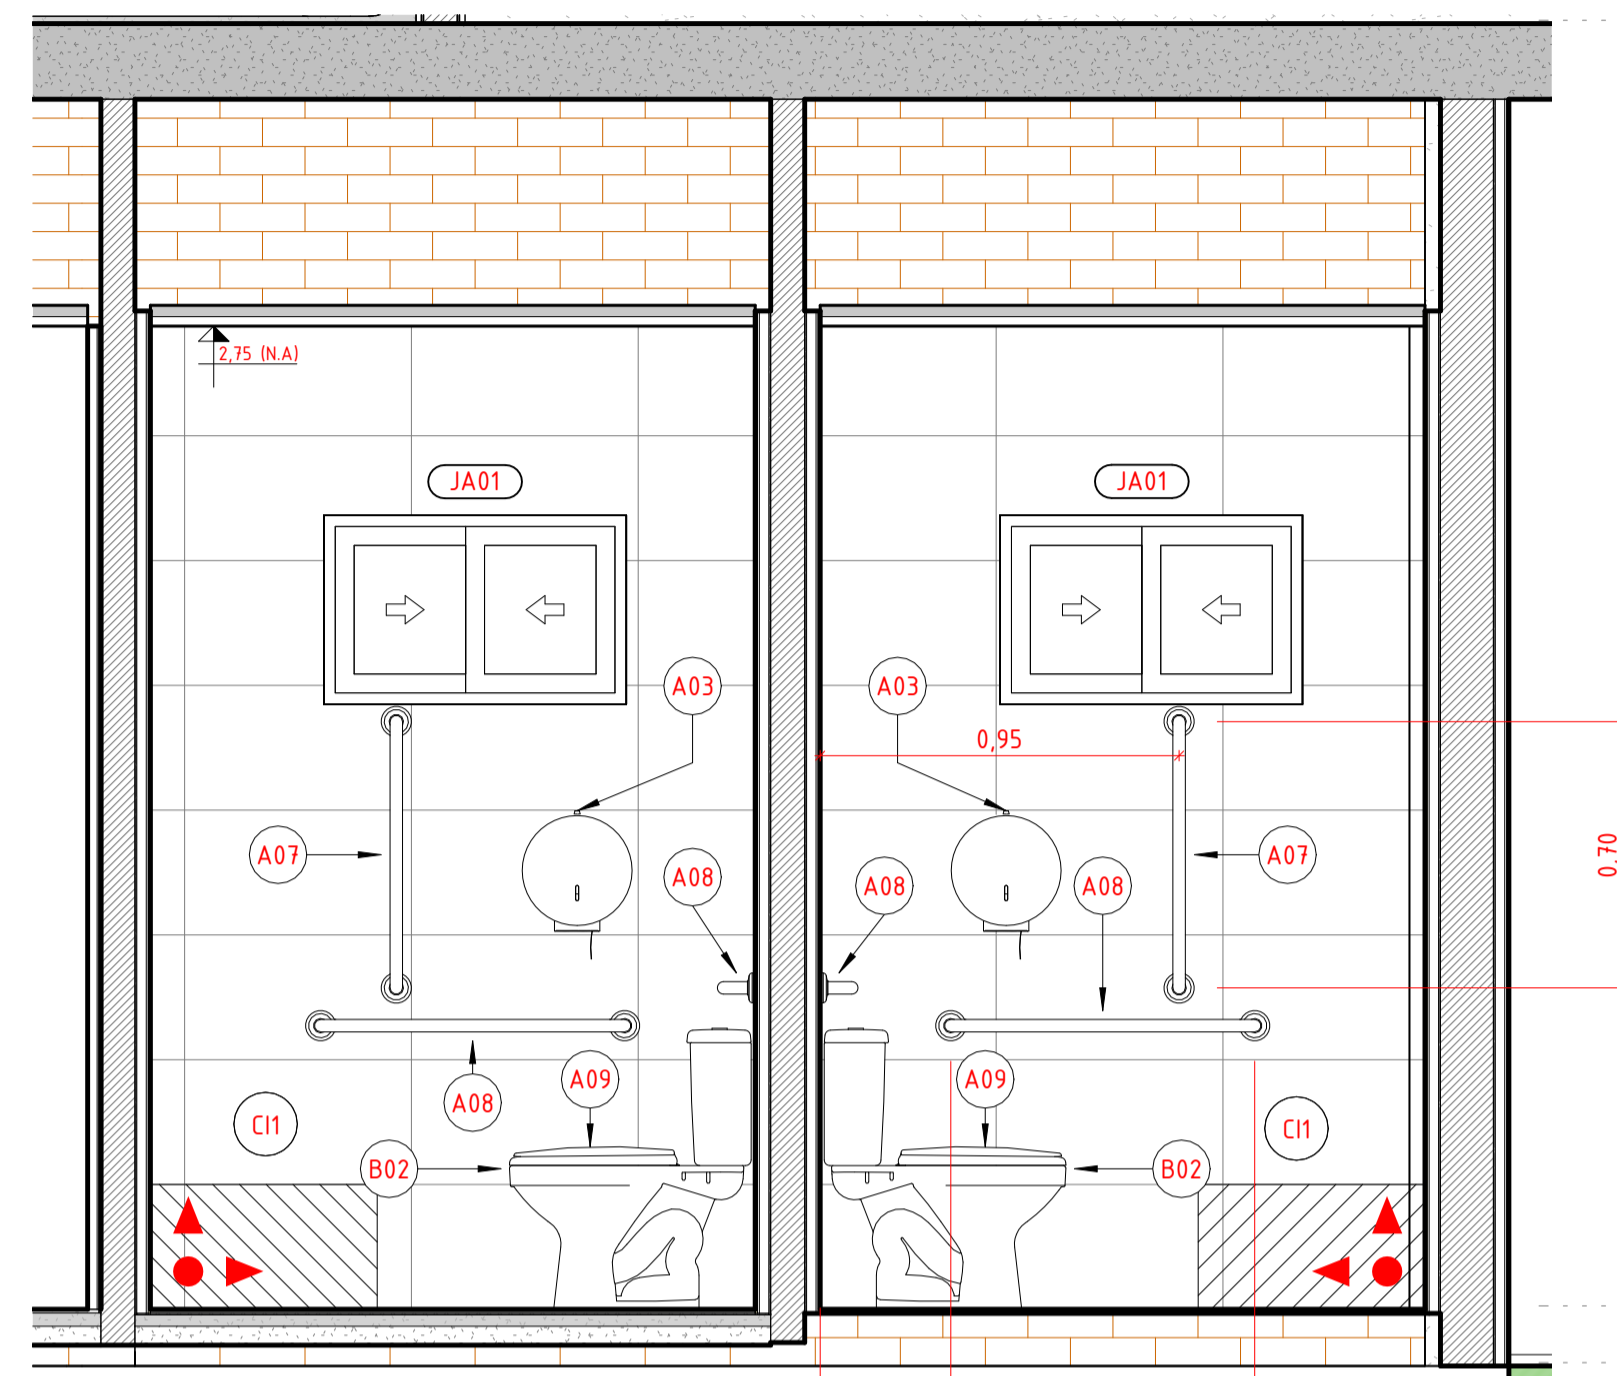


2 ELEV. WC PCD FEM. A
1 : 20

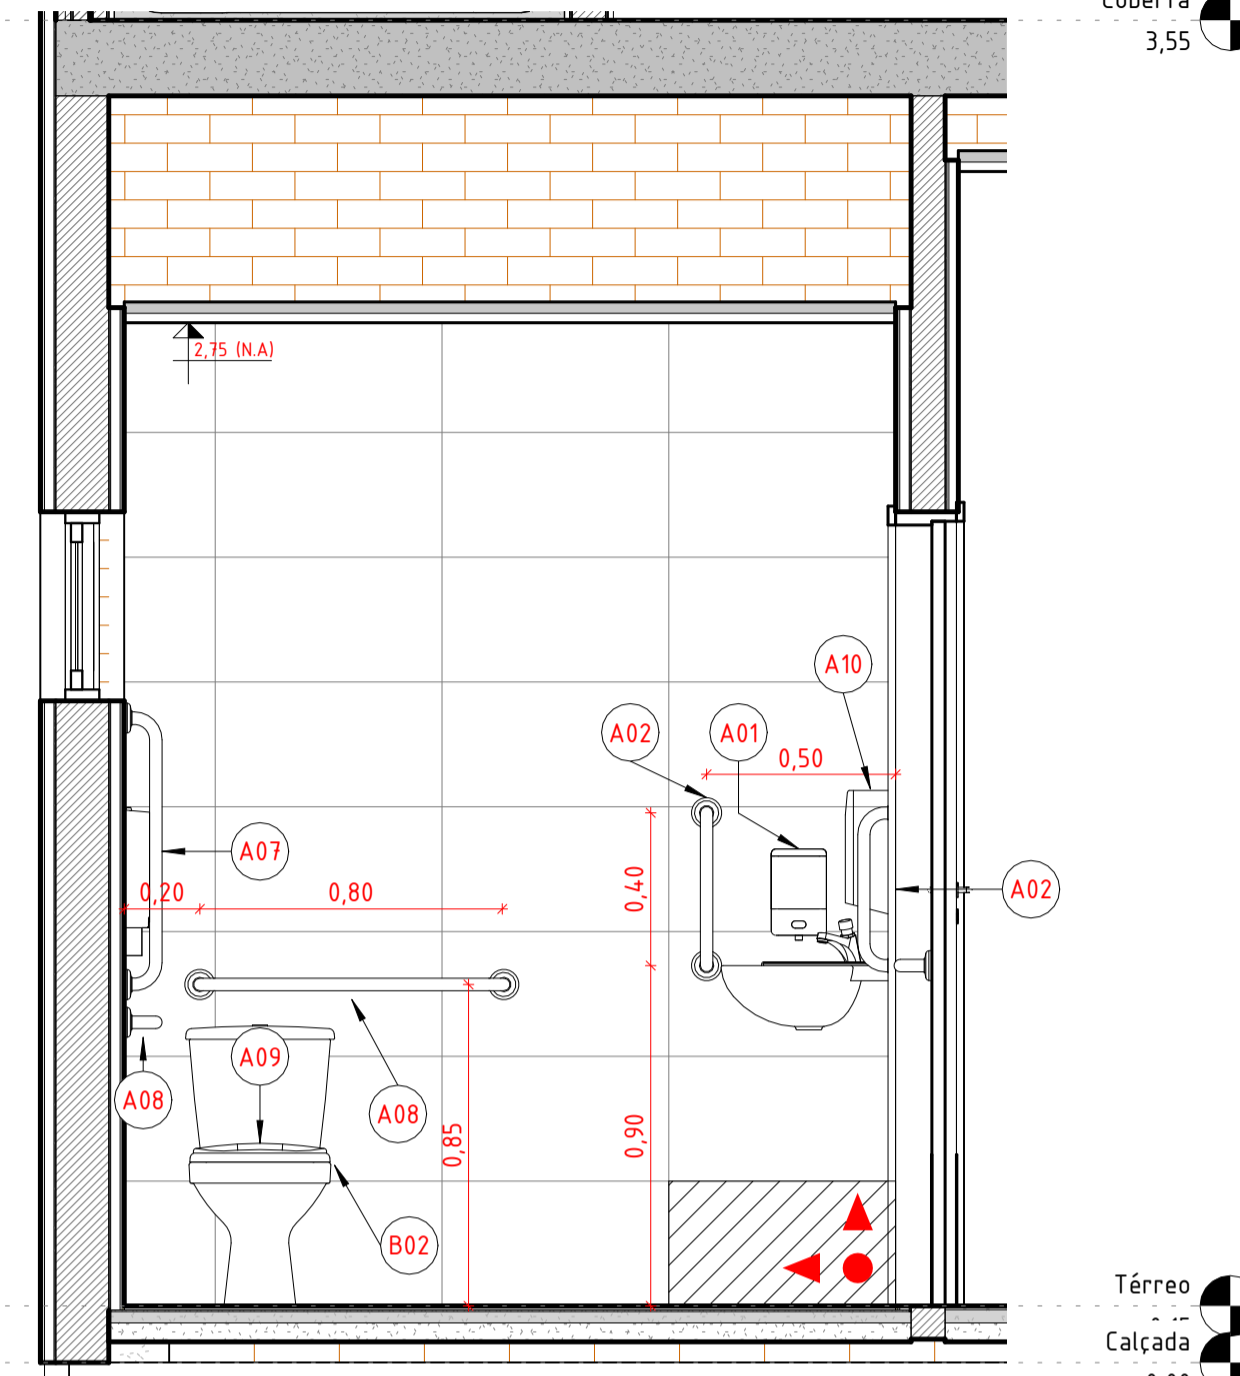


3 ELEV. WC PCD FEM. B
1 : 20



4 ELEV. WC PCD FEM. C
1 : 20

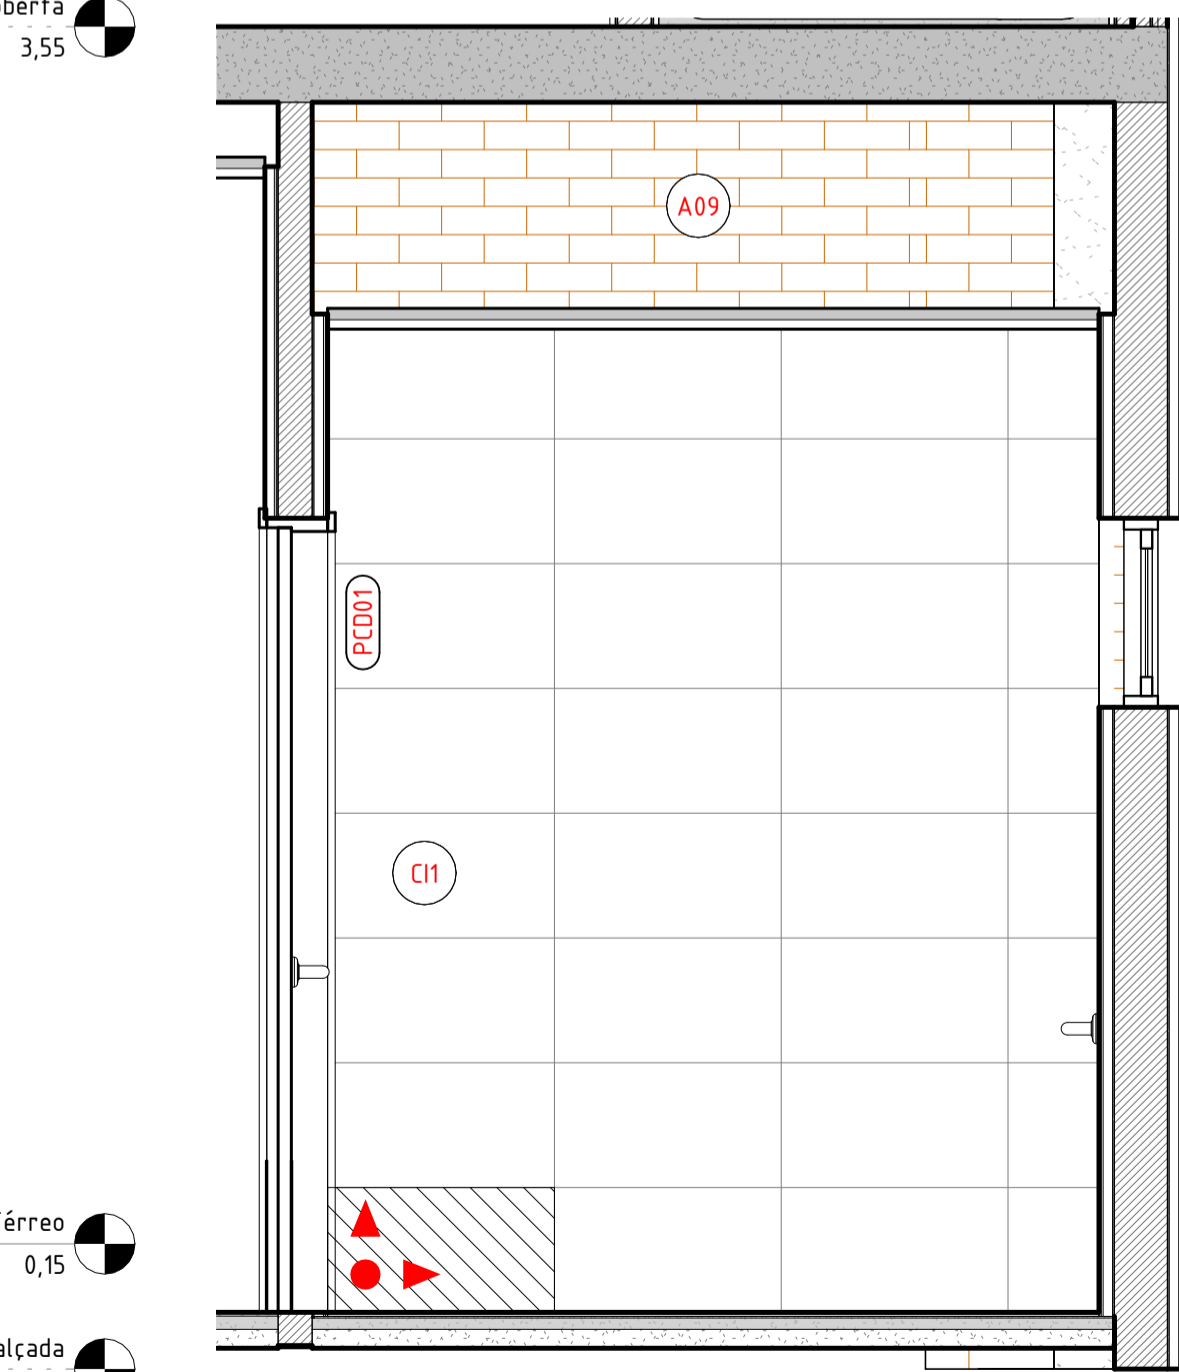

5 ELEV. WC PCD FEM. D
1 : 20

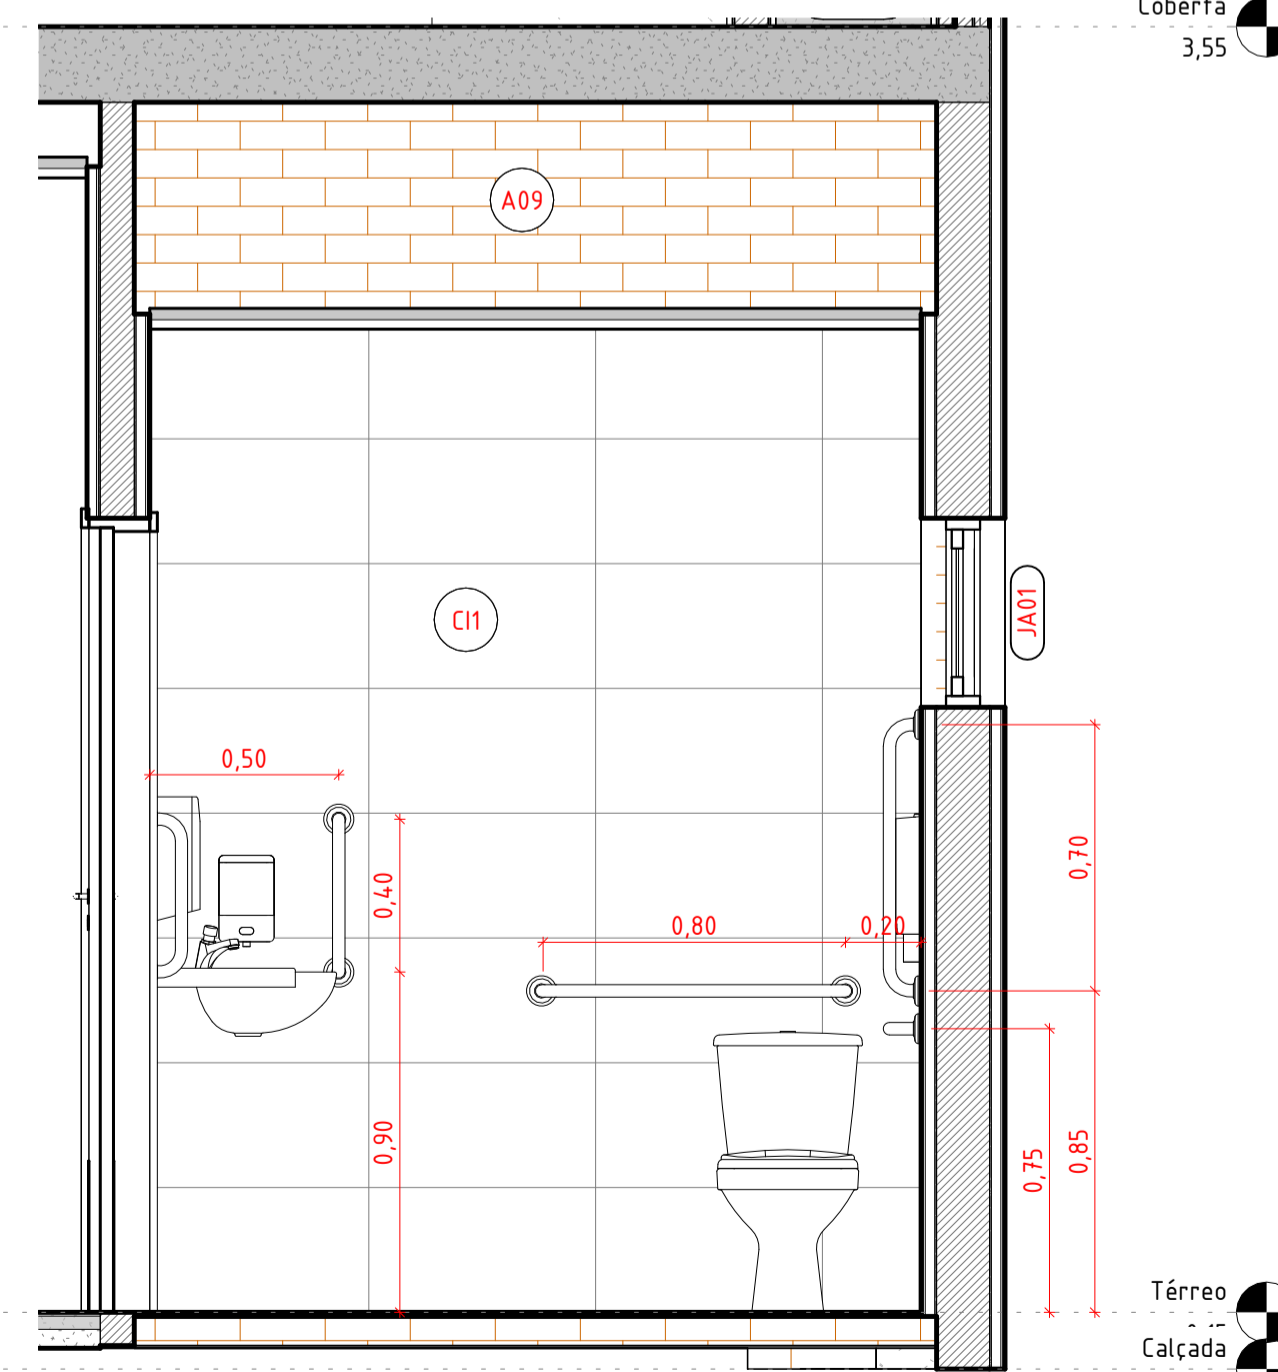

7 ELEV. WC PCD MASC. D
1 : 20

Coberta 3,55

Térreo 0,00
Calçada 0,00

Coberta 3,55

Térreo 0,15
Calçada 0,00

Coberta 3,55

Térreo 0,00
Calçada 0,00

QUADRO DE ESPECIFICAÇÕES - LOUÇAS, METAIS E ACESSÓRIOS

CÓD	BLOCO	DESCRIÇÃO	QNT.
BACIAS SANITÁRIAS			
CELAS	CELAS	VASO SANITÁRIO ANTI VANDALISMO EM INOX	2
WC DELEGADO	WC DELEGADO	BACIA SANITÁRIA COM CAIXA ACOPLADA DE ACIONAMENTO DUPLO, LINHA ASPEN, REF. P.750.17 - DECA OU EQUIVALENTE TÉCNICO	1
WC FEM	WC FEM	BACIA SANITÁRIA COM CAIXA ACOPLADA DE ACIONAMENTO DUPLO, LINHA ASPEN, REF. P.750.17 - DECA OU EQUIVALENTE TÉCNICO	1
WC MASC	WC MASC	BACIA SANITÁRIA COM CAIXA ACOPLADA DE ACIONAMENTO DUPLO, LINHA ASPEN, REF. P.750.17 - DECA OU EQUIVALENTE TÉCNICO	1
WC PCD FEM	WC PCD FEM	BACIA SANITÁRIA COM CAIXA ACOPLADA DE ACIONAMENTO DUPLO, LINHA ASPEN, REF. P.750.17 - DECA OU EQUIVALENTE TÉCNICO	1
WC PCD MASC	WC PCD MASC	BACIA SANITÁRIA COM CAIXA ACOPLADA DE ACIONAMENTO DUPLO, LINHA ASPEN, REF. P.750.17 - DECA OU EQUIVALENTE TÉCNICO	1
COMPLEMENTOS DE LOUÇAS			
B03	WC PCD	CAIXA ACOPLADA PARA BACIA SANITÁRIA COM DUPLO ACIONAMENTO	5
A03	WC PCD	DISPENSER PARA PAPEL HIGIÊNICO	2
A09	WC PCD	ASSENTO PLÁSTICO PARA BACIA ASPEN COM MICROBAN	5
A10	WC PCD	TOALHEIRO PLÁSTICO TIPO DISPENSER PARA PAPEL TOALHA INTERFOLHADO	2
CUBAS			
CB1	COPA	CUBA AÇO INOX (AISI 304) DE EMBUTIR COM VALVULA 3/2", DE +40 X 34 X 12+ CM	1
WC DELEGADO			
LV1	WC DELEGADO	LAVATÓRIO DE LOUÇA BRANCA, SUSPENSO (SEM COLUNA), DIMENSÕES +40 X 30+ CM	1
LV2	WC DELEGADO	LAVATÓRIO LOUCA DE CANTO SEM COLUNA, INCLUSIVE VÁLVULA EM PLÁSTICO E SIFÃO FLEXÍVEL - FORNECIMENTO E INSTALAÇÃO	4
EQUIPAMENTOS SANITÁRIOS PARA DEFICIENTES			
A02	WC PCD	BARRA DE APOIO 40cm, LINHA CONFORTO, REF. 2310.C.040.POL - DECA OU EQUIVALENTE TÉCNICO	6
A07	WC PCD	BARRA DE APOIO 70cm, LINHA CONFORTO, REF. 2310.C.070.POL - DECA OU EQUIVALENTE TÉCNICO	2
A08	WC PCD	BARRA DE APOIO 80cm, LINHA CONFORTO, REF. 2310.C.080.POL - DECA OU EQUIVALENTE TÉCNICO	4
RESERVATÓRIO			
BA40	RESERVATÓRIO	BARRAS DE APOIO RETA, EM AÇO INOX, COMPRIMENTO 40CM, DIÂMETRO MÍNIMO 3CM.	2
COBERTA			
RV1	COBERTA	Caixa d'água de polietileno, 1000 litros - Fortlev	2
RV2	COBERTA	Torneira de Boia haste ABS Fortlev	2
SABONETEIRA PARA LÍQUIDO			
A01	WC PCD	DISPENSER PARA SABONETE LÍQUIDO	2
TORNEIRAS			
CH1	WC	CHUVEIRO ELÉTRICO COMUM CORPO PLÁSTICO, TIPO DUCHA □ FORNECIMENTO E INSTALAÇÃO. AF_01/2020	3
TM1	WC	TORNEIRA DE MESA COM FECHAMENTO AUTOMÁTICO, LINHA DECAMATIC ECO, REF.1193.C, DECA OU SIMILAR	5
TM2	COPA	TORNEIRA EXTENSÍVEL BICA ALTA, MONDCOMANDO, ÁGUA QUENTE.	1

R01	09.06.25	Revisão 1
R00	07.04.25	EMITIDO
REV	DATA	DESCRIÇÃO

Secretaria de Projetos Estratégicos

GOVERNO DO ESTADO DE PERNAMBUCO
 SECRETARIA DE PROJETOS ESTRATÉGICOS DO ESTADO DE PERNAMBUCO

OBJETO: PROJETO DE IMPLANTAÇÃO DA DELEGACIA 1B NA CIDADE DE ARAÇOIABA

CONTRATANTE: SECRETARIA DE DEFESA SOCIAL
 CONTRATADA: SECRETARIA DE PROJETOS ESTRATÉGICOS

LOCALIZAÇÃO: RUA MANOEL CARNEIRO, 264. 53690-000 ARAÇOIABA-PE.

PROPRIETÁRIO: RESPONSÁVEL TÉCNICO:

SDS - SECRETARIA DE DEFESA SOCIAL
 CNPJ: 02.960.040/0001-00
 NOME: IRMA CAETANO DE HOLANDA LINS
 CAU-PE: A46249-7

PROJETISTAS:

RENATTO LIBERATO
 CAU-PE: A260526-0

JOÃO WANDERLEY
 CAU-PE: A165245-1

DISCIPLINA: ARQUITETURA
 CONTEÚDO: DETALHAMENTO ÁREAS MOLHADAS - WC PCD
 ESCALA: 1 : 20
 DATA: 09.06.25
 CODIFICAÇÃO: GOVPE-SPP-ARA-L00-D1B_XXX-GER-PE-ARQ-P000.RVT

ETAPA: EXECUTIVO
 PRANCHA:

12/16 R01