




01 PLANTA BAIXA - COPA
1 : 20

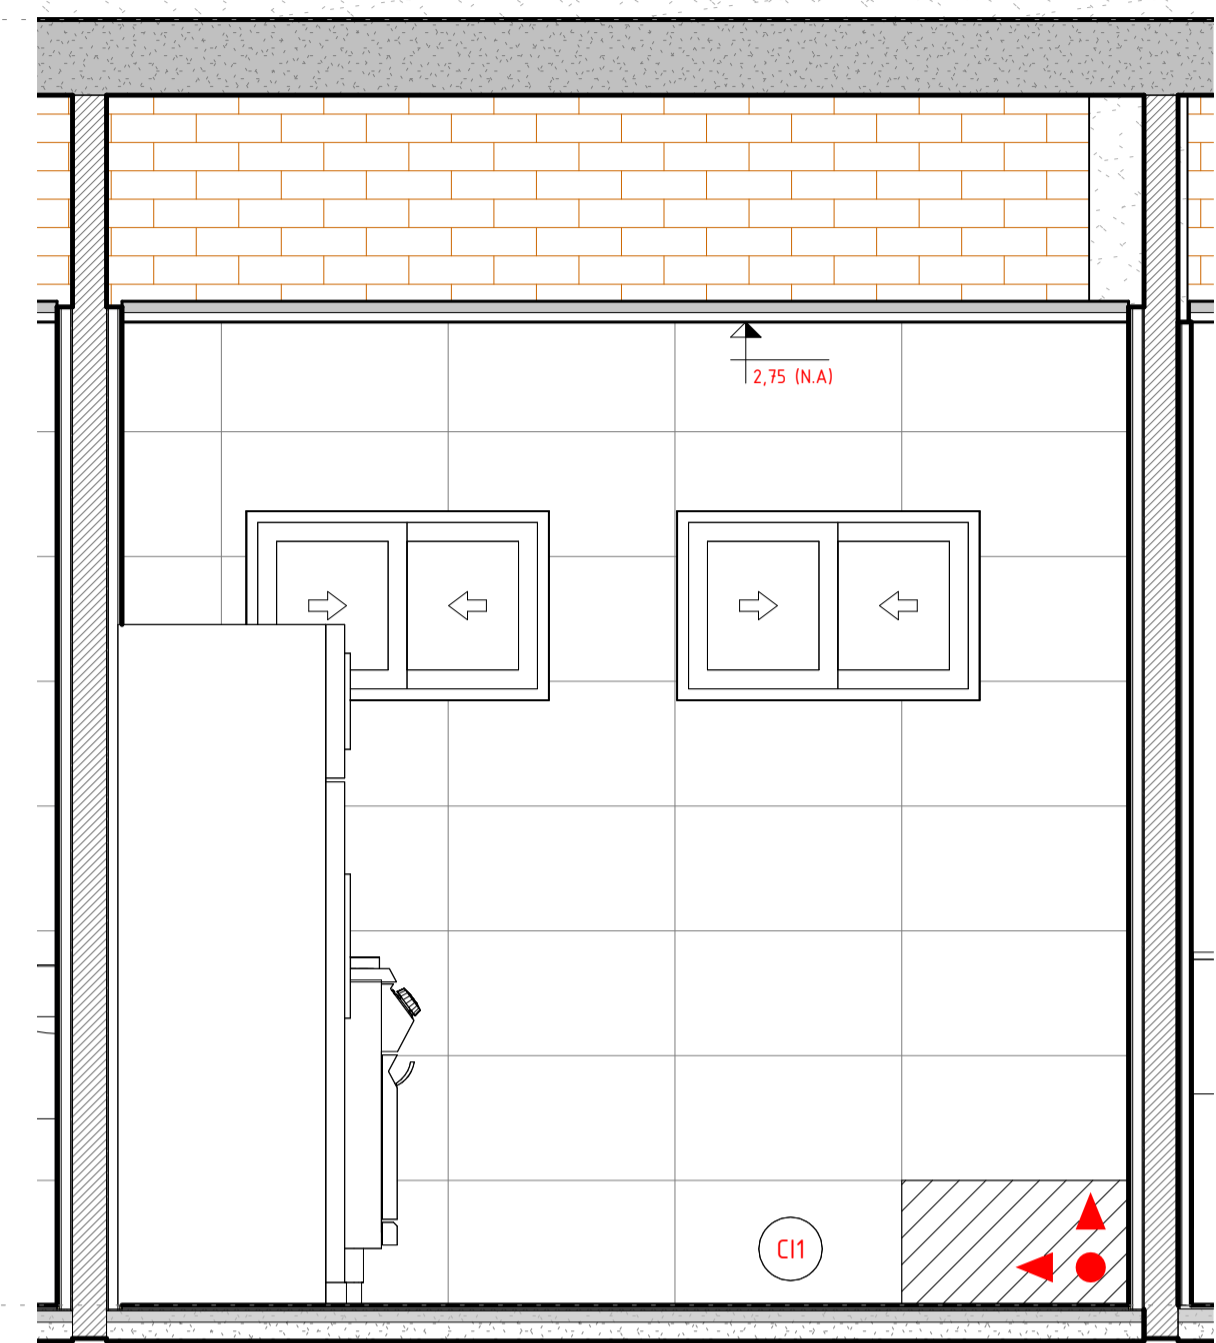


02 ELEVAÇÃO INTERNA - COPA A
1 : 20

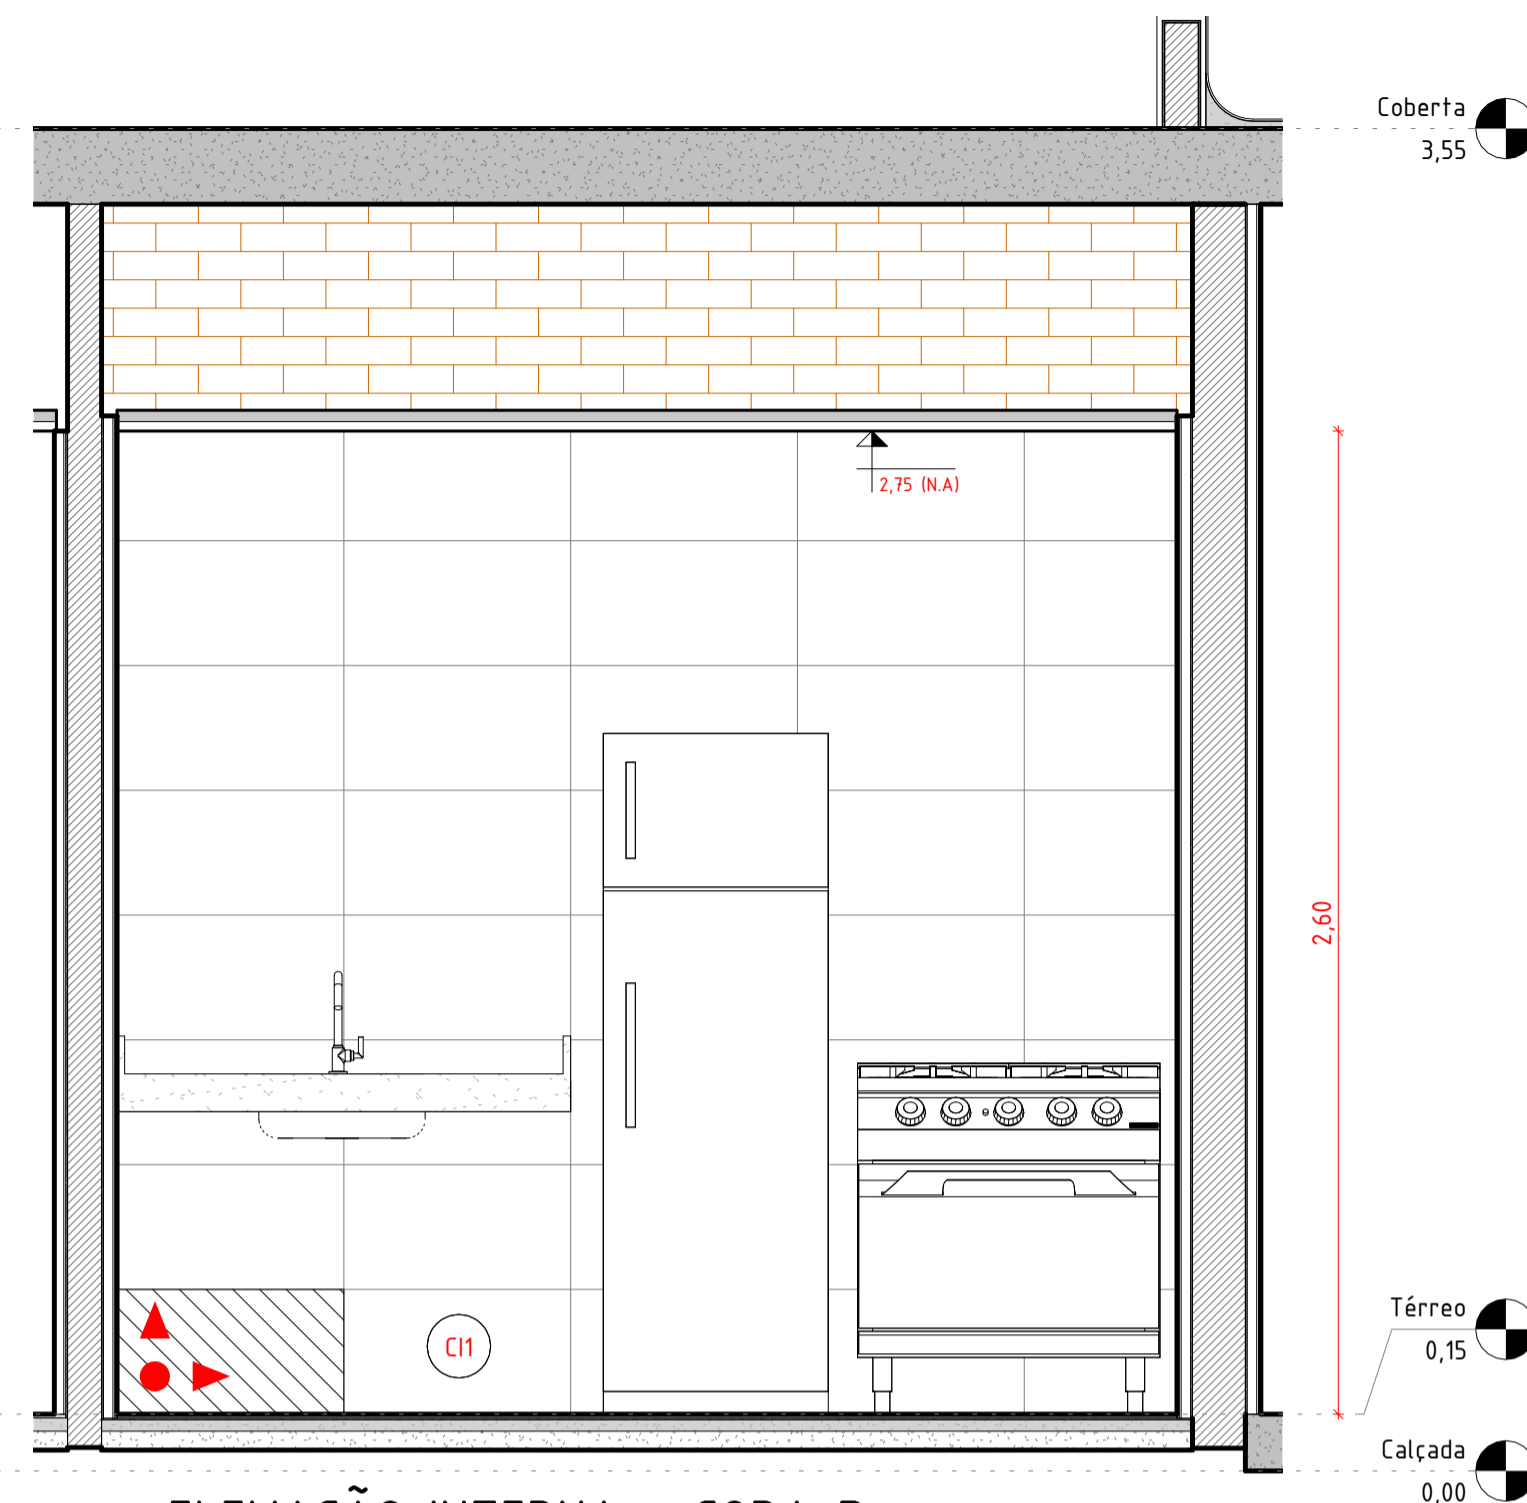

03 ELEVAÇÃO INTERNA - COPA D
1 : 20

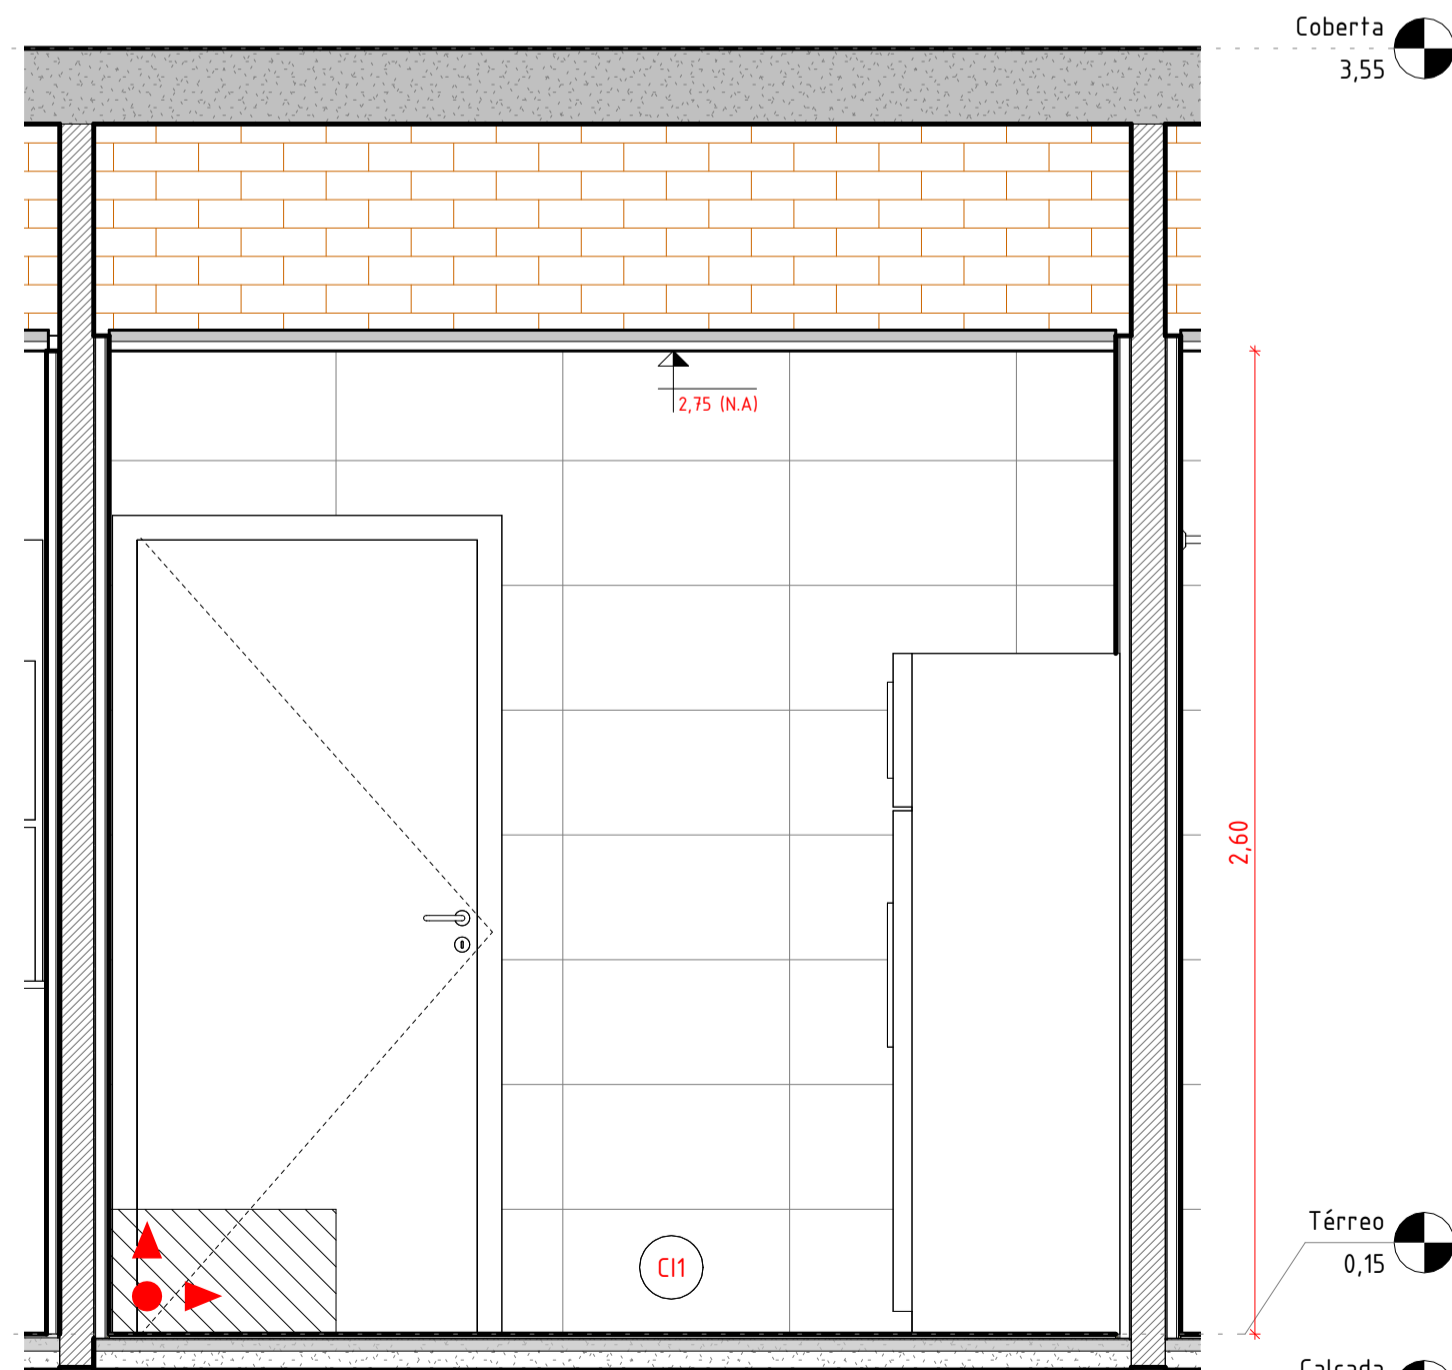

04 ELEVAÇÃO INTERNA - COPA C
1 : 20

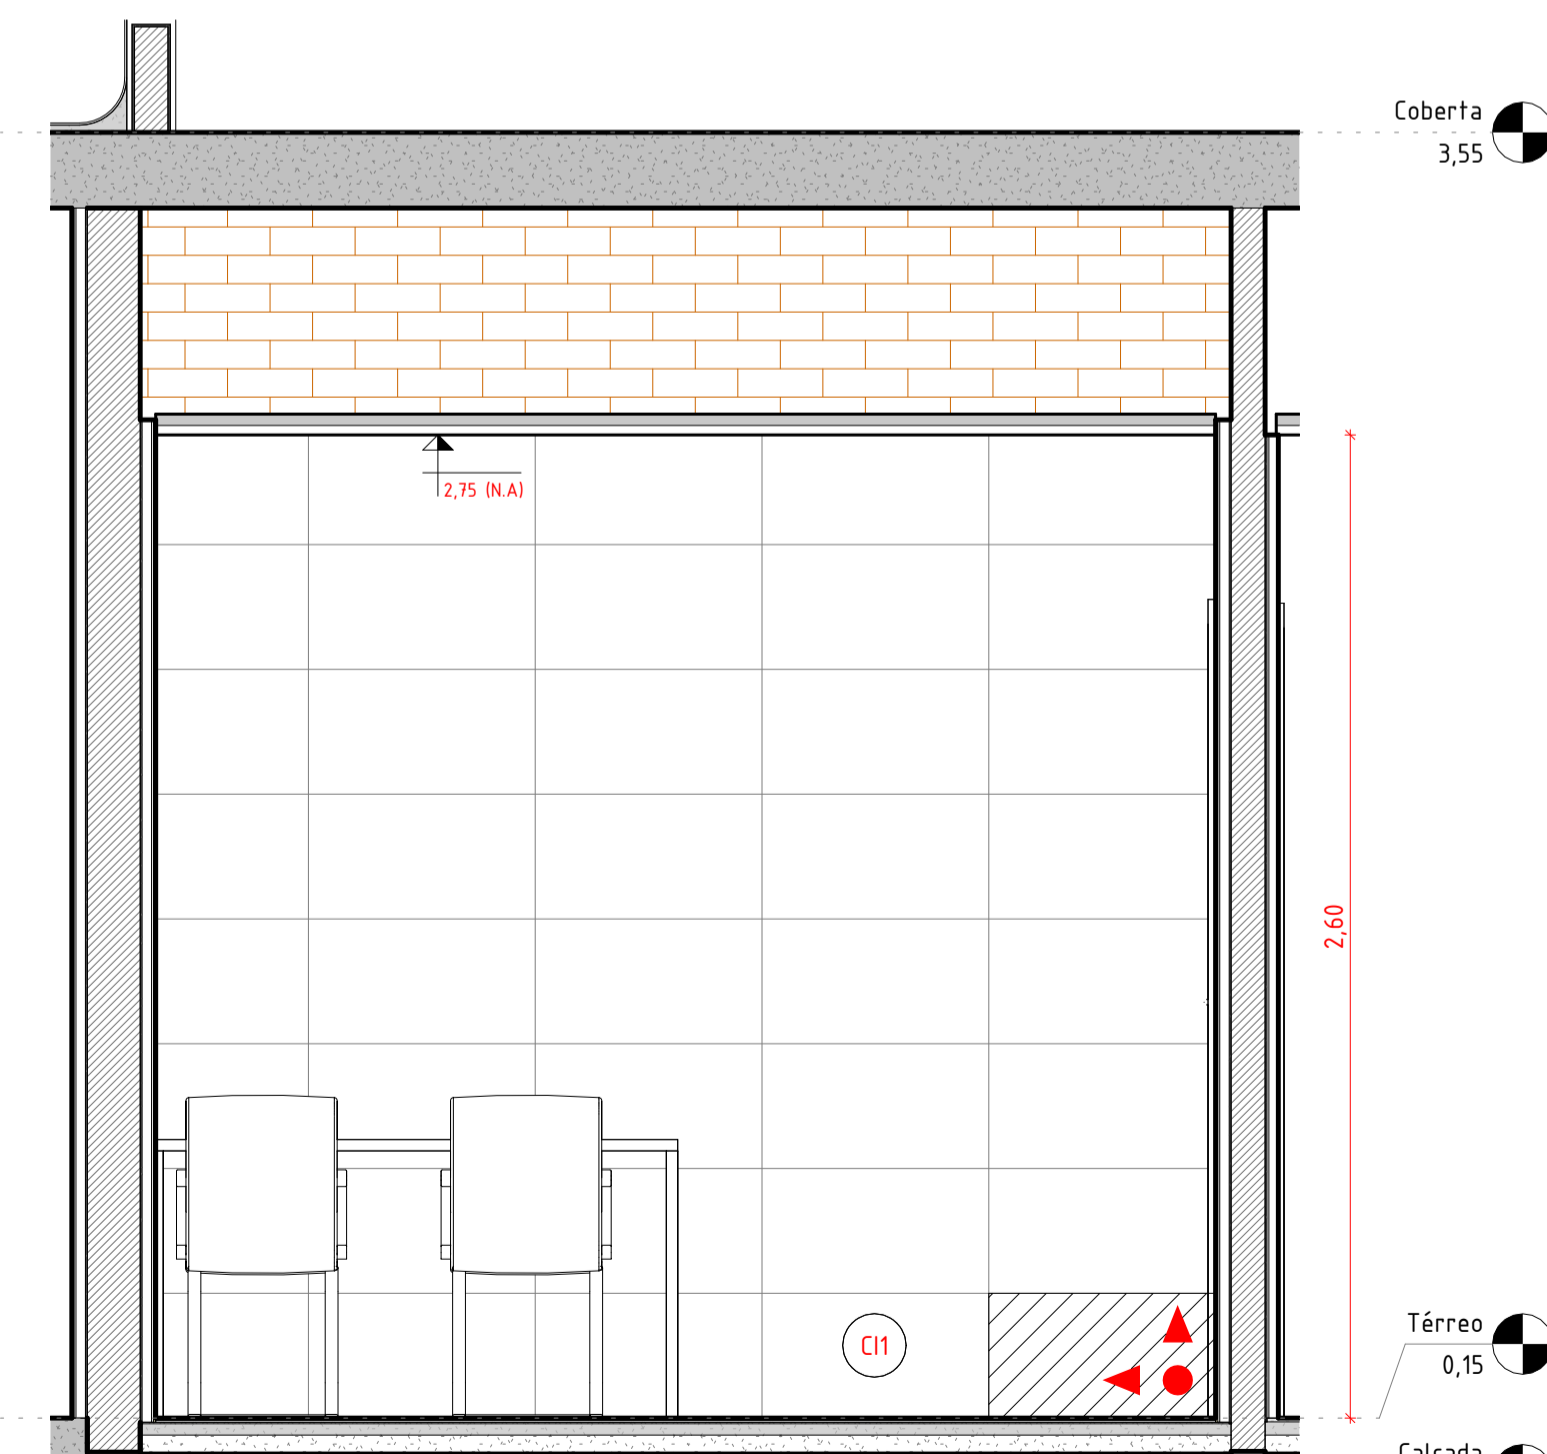

05 ELEVAÇÃO INTERNA - COPA B
1 : 20

A declividade do piso deve ser constante e suave, entre 0,5% e 2,5%, dependendo da necessidade de escoamento de água seguindo o normativo

O projeto não contempla espelho, pois é um item que não será contemplado no orçamento da edificação, podendo ser adicionado posteriormente no momento da equipagem.

QUADRO DE ESPECIFICAÇÕES - LOUÇAS, METAIS E ACESSÓRIOS

CÓD	BLOCO	DESCRIÇÃO	QNT
BACIAS SANITÁRIAS			
CELAS			
B01	CELAS	VASO SANITÁRIO ANTI VANDALISMO EM INOX	2
WC DELEGADO			
B02	WC DELEGADO	BACIA SANITÁRIA COM CAIXA ACOPLADA DE ACIONAMENTO DUPLO, LINHA ASPEN, REF. P.750.17 - DECA OU EQUIVALENTE TÉCNICO	1
WC FEM			
B02	WC FEM	BACIA SANITÁRIA COM CAIXA ACOPLADA DE ACIONAMENTO DUPLO, LINHA ASPEN, REF. P.750.17 - DECA OU EQUIVALENTE TÉCNICO	1
WC MASC			
B02	WC MASC	BACIA SANITÁRIA COM CAIXA ACOPLADA DE ACIONAMENTO DUPLO, LINHA ASPEN, REF. P.750.17 - DECA OU EQUIVALENTE TÉCNICO	1
WC PCD FEM			
B02	WC PCD FEM	BACIA SANITÁRIA COM CAIXA ACOPLADA DE ACIONAMENTO DUPLO, LINHA ASPEN, REF. P.750.17 - DECA OU EQUIVALENTE TÉCNICO	1
WC PCD MASC			
B02	WC PCD MASC	BACIA SANITÁRIA COM CAIXA ACOPLADA DE ACIONAMENTO DUPLO, LINHA ASPEN, REF. P.750.17 - DECA OU EQUIVALENTE TÉCNICO	1
B03		CAIXA ACOPLADA PARA BACIA SANITÁRIA COM DUPLO ACIONAMENTO	5
COMPLEMENTOS DE LOUÇAS			
WC PCD			
A03	WC PCD	DISPENSER PARA PAPEL HIGIÊNICO	2
A09		ASSENTO PLÁSTICO PARA BACIA ASPEN COM MICROBAN	5
WC PCD			
A10	WC PCD	TOALHEIRO PLÁSTICO TIPO DISPENSER PARA PAPEL TOALHA INTERFOLHADO	2
CUBAS			
COPA			
CB1	COPA	CUBA AÇO INOX (AISI 304) DE EMBUTIR COM VALVULA 3 1/2", DE +40 X 34 X 12+ CM	1
WC DELEGADO			
LV1	WC DELEGADO	LAVATÓRIO DE LOUÇA BRANCA, SUSPENSO (SEM COLUNA), DIMENSÕES +40 X 30+ CM	1
LV2		LAVATÓRIO LOUÇA DE CANTO SEM COLUNA, INCLUSIVE VÁLVULA EM PLÁSTICO E SIFÃO FLEXÍVEL - FORNECIMENTO E INSTALAÇÃO	4
EQUIPAMENTOS SANITÁRIOS PARA DEFICIENTES			
WC PCD			
A02	WC PCD	BARRA DE APOIO 40cm, LINHA CONFORTO, REF. 2310.C.040.POL - DECA OU EQUIVALENTE TÉCNICO	6
WC PCD			
A07	WC PCD	BARRA DE APOIO 70cm, LINHA CONFORTO, REF. 2310.C.070.POL - DECA OU EQUIVALENTE TÉCNICO	2
WC PCD			
A08	WC PCD	BARRA DE APOIO 80cm, LINHA CONFORTO, REF. 2310.C.080.POL - DECA OU EQUIVALENTE TÉCNICO	4
BA40			
		BARRAS DE APOIO RETA, EM AÇO INOX, COMPRIMENTO 40CM, DIÂMETRO MÍNIMO 3CM	2
RESERVATÓRIO			
COBERTA			
RV1	COBERTA	Caixa d'água de polietileno, 1000 litros - Fortlev	2
RV2		Torneira de Boia haste ABS Fortlev	2
SABONETEIRA PARA LÍQUIDO			
WC PCD			
A01	WC PCD	DISPENSER PARA SABONETE LÍQUIDO	2
TORNEIRAS			
WC			
CH1	WC	CHUVEIRO ELÉTRICO COMUM CORPO PLÁSTICO, TIPO DUCHA - FORNECIMENTO E INSTALAÇÃO. AF_01/2020	3
WC			
TM1	WC	TORNEIRA DE MESA COM FECHAMENTO AUTOMÁTICO, LINHA DECAMATIC ECO, REF.1193.C, DECA OU SIMILAR	5
COPA			
TM2	COPA	TORNEIRA EXTENSÍVEL BICA ALTA, MONOCOMANDO, ÁGUA QUENTE	1

R00	07.04.25	EMITIDO
REV	DATA	DESCRIÇÃO

Secretaria de Projetos Estratégicos

GOVERNO DO ESTADO DE PERNAMBUCO
SECRETARIA DE PROJETOS ESTRATÉGICOS DO ESTADO DE PERNAMBUCO

OBJETO: PROJETO DE IMPLANTAÇÃO DA DELEGACIA 1B NA CIDADE DE ARAÇOIABA

CONTRATANTE: SECRETARIA DE DEFESA SOCIAL
CONTRATADA: SECRETARIA DE PROJETOS ESTRATÉGICOS

LOCALIZAÇÃO: RUA MANOEL CARNEIRO, 264. 53690-000 ARAÇOIABA-PE.

PROPRIETÁRIO: _____ RESPONSÁVEL TÉCNICO: _____

SDS - SECRETARIA DE DEFESA SOCIAL
CNPJ: 02.960.040/0001-00
NOME: IRMA CAETANO DE HOLANDA LINS
CAU-PE: A46249-7

PROJETISTAS: _____

RENATTO LIBERATO
CAU-PE: A260526-0
JOÃO WANDERLEY
CAU-PE: A165245-1

DISCIPLINA: ARQUITETURA
CONTEÚDO: DETALHAMENTO ÁREAS MOLHADAS - COPA
ETAPA: EXECUTIVO
FRANCHA: _____

ESCALA: 1 : 20
DATA: 09.06.25
CODIFICAÇÃO: GOVPE-SPP-ARA-L00-D1B_XXX-GER-PE-ARQ-P000.RVT