



1 PLANTA BAIXA - WC ALOJAMENTO  
1 : 20

A declividade do piso deve ser constante e suave, entre 0,5% e 2,5%, dependendo da necessidade de escoamento de água seguindo o normativo


O projeto não contempla espelho, pois é um item que não será contemplado no orçamento da edificação, podendo ser adicionado posteriormente no momento da equipagem.

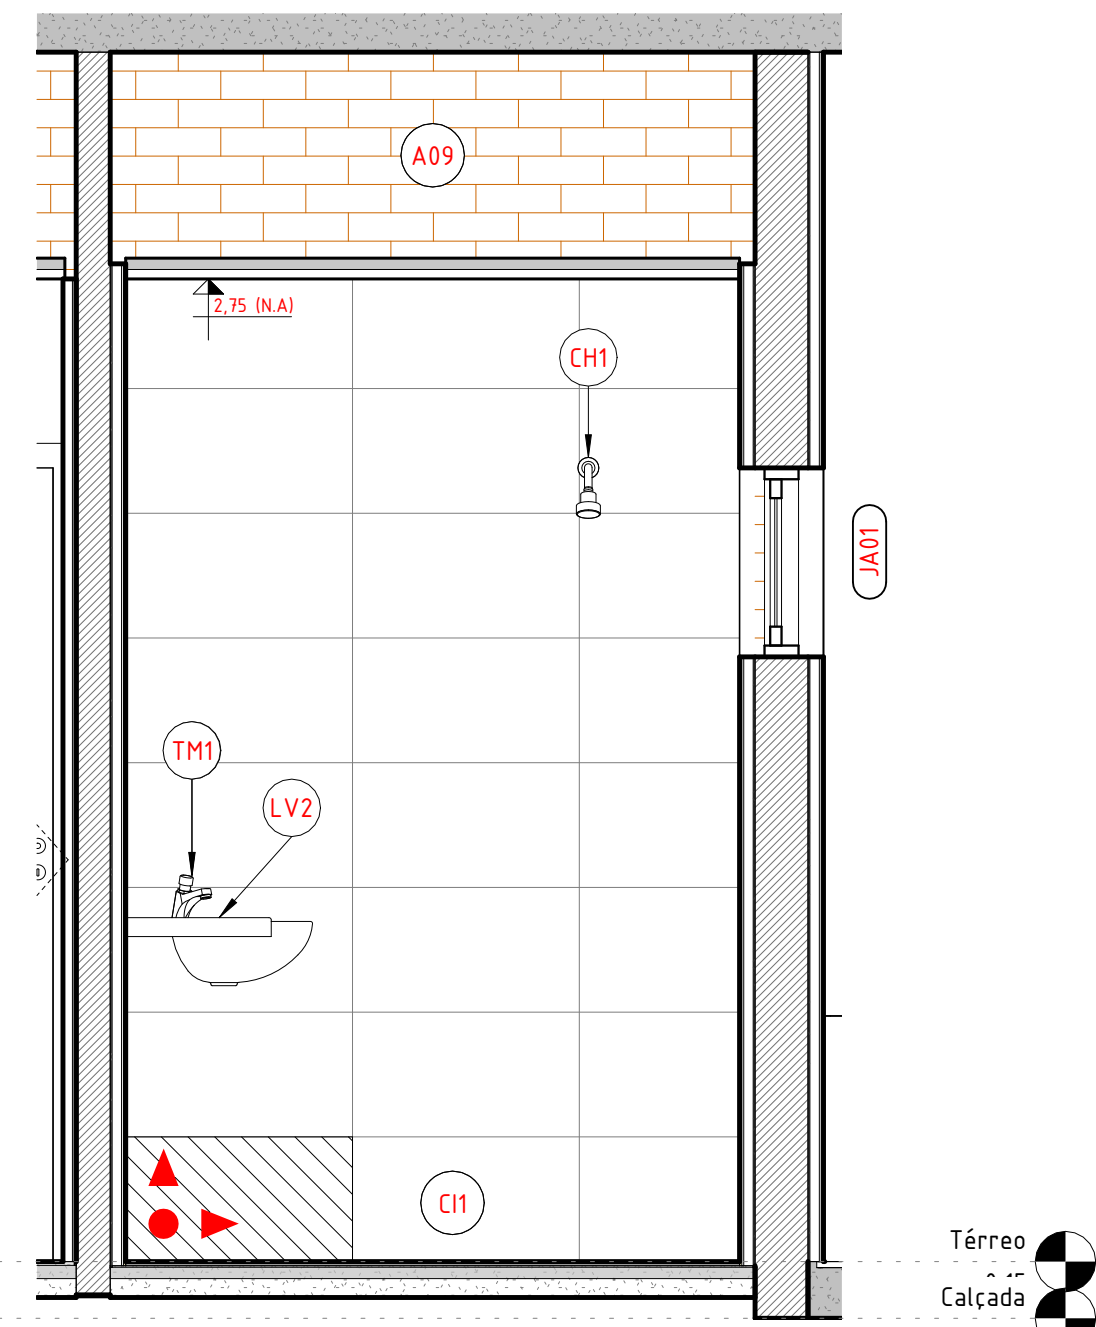


2 ELEV. ALOJ. MASC. A  
1 : 20

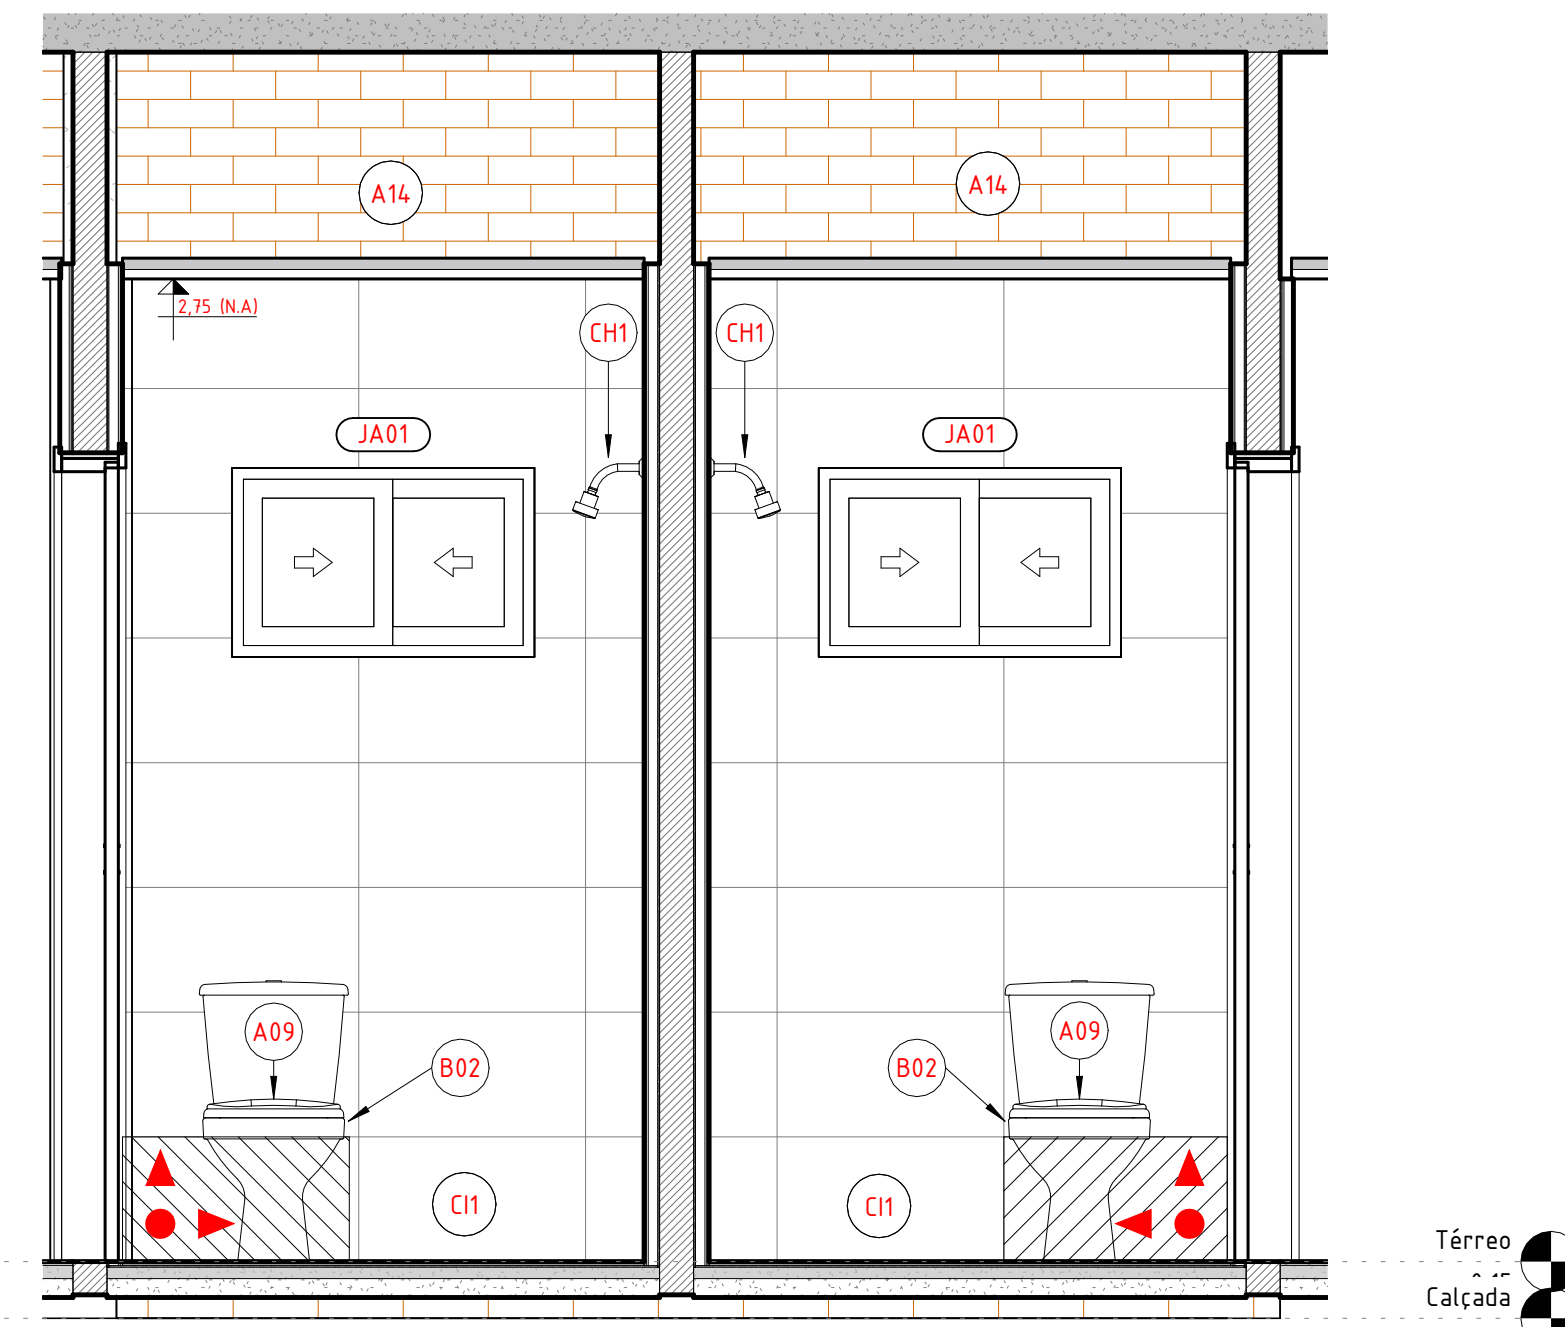


3 ELEV. ALOJ. MASC. B  
1 : 20

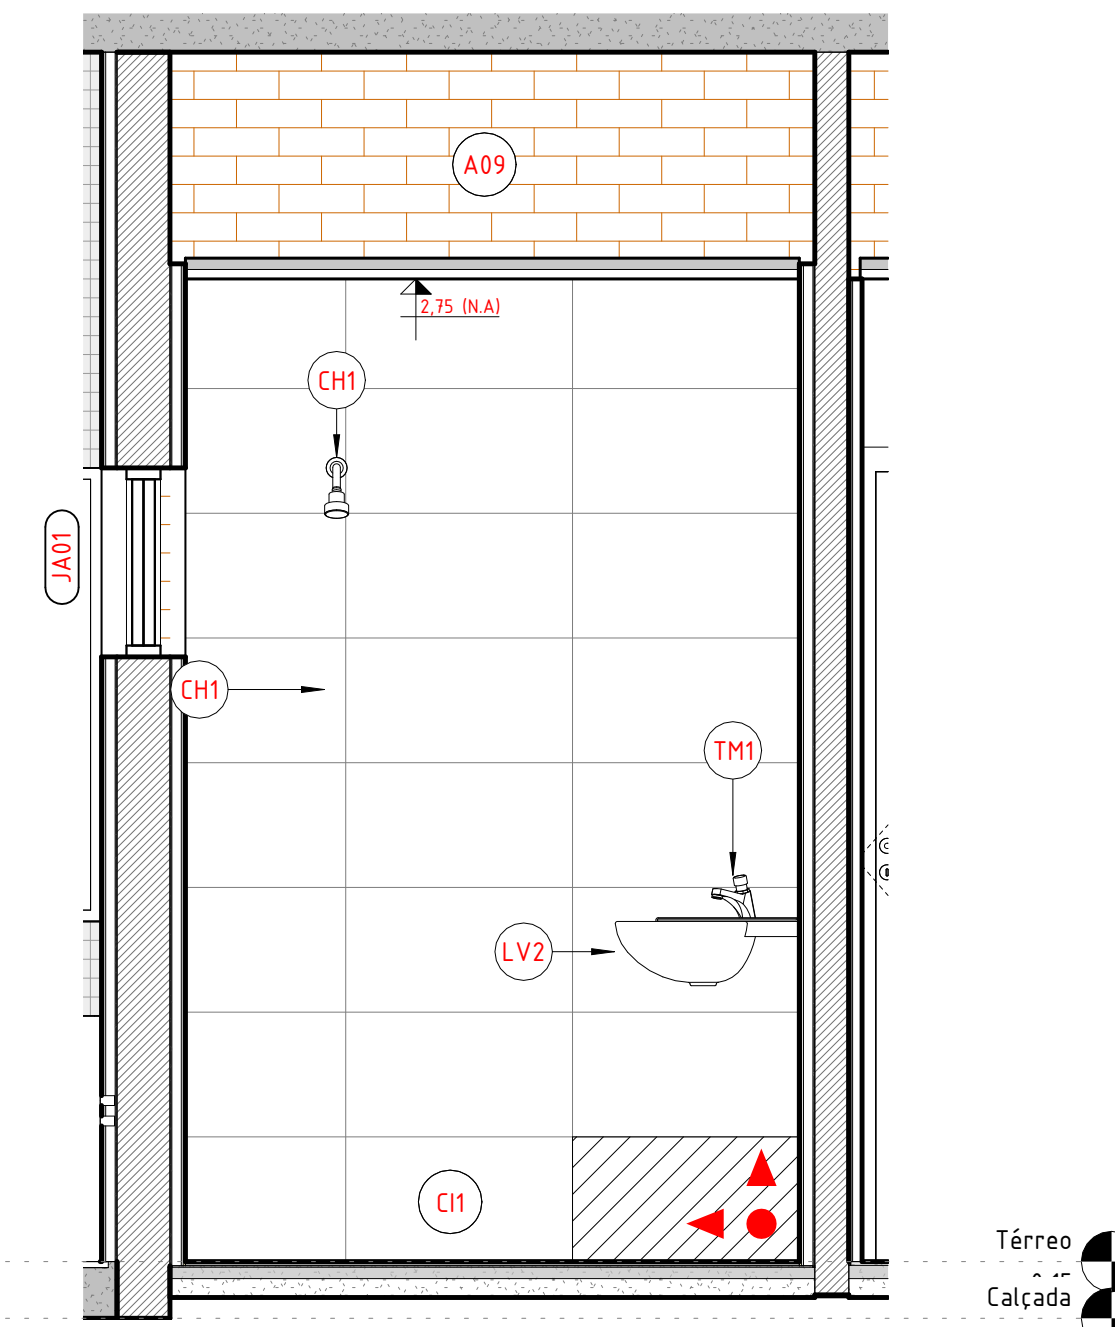


6 ELEV. ALOJ. FEM. A  
1 : 20

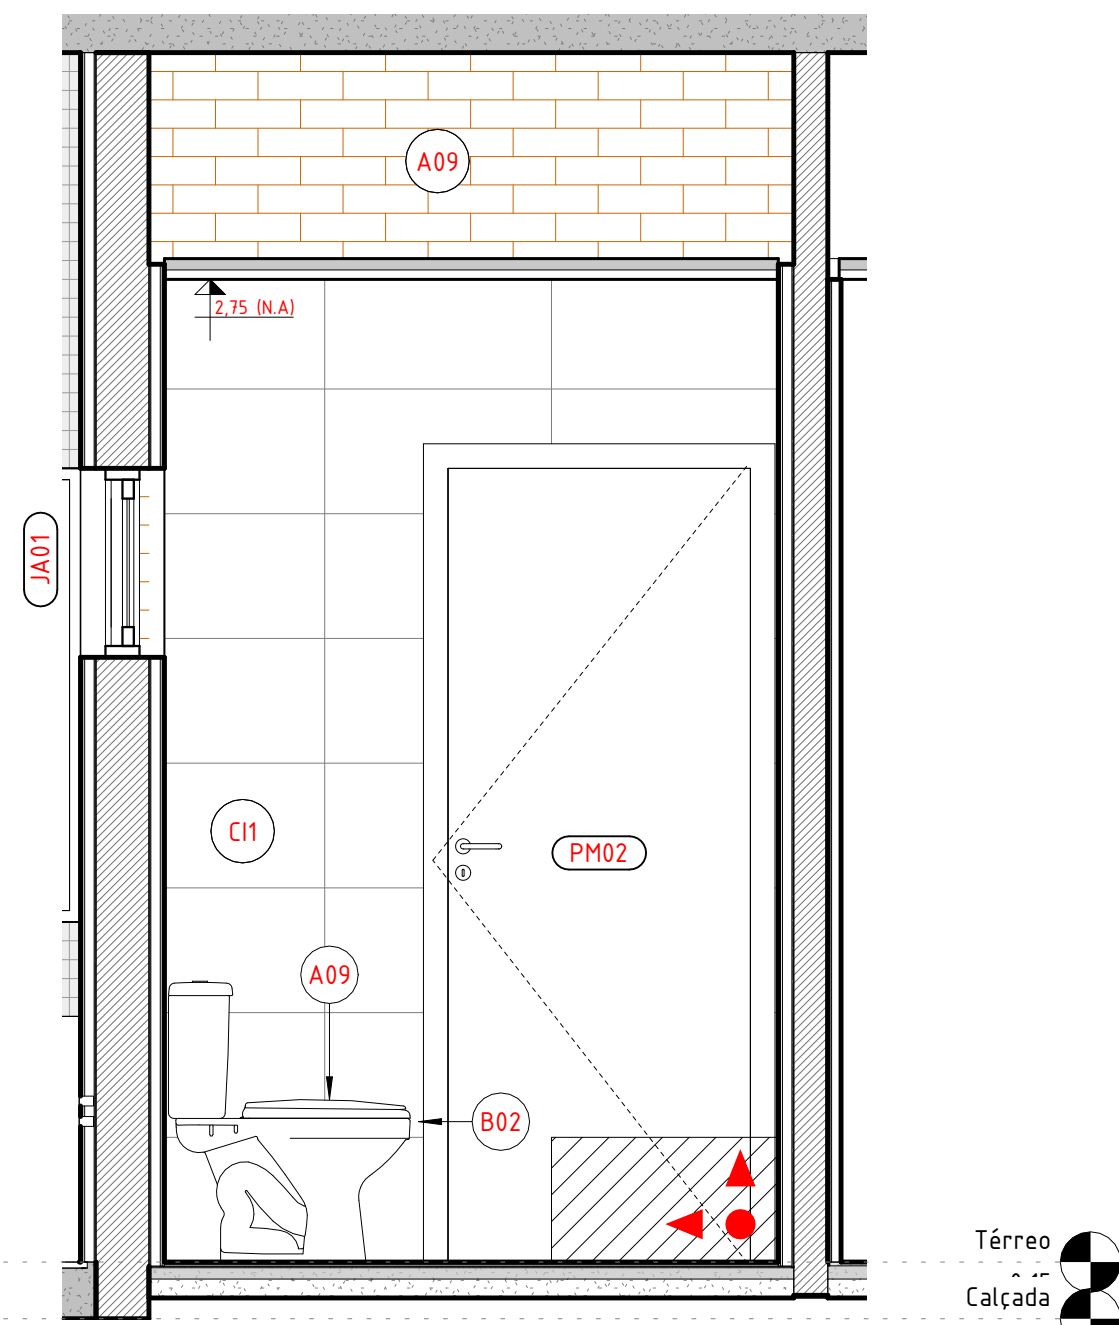

4 ELEV. ALOJ. MASC. C  
1 : 20

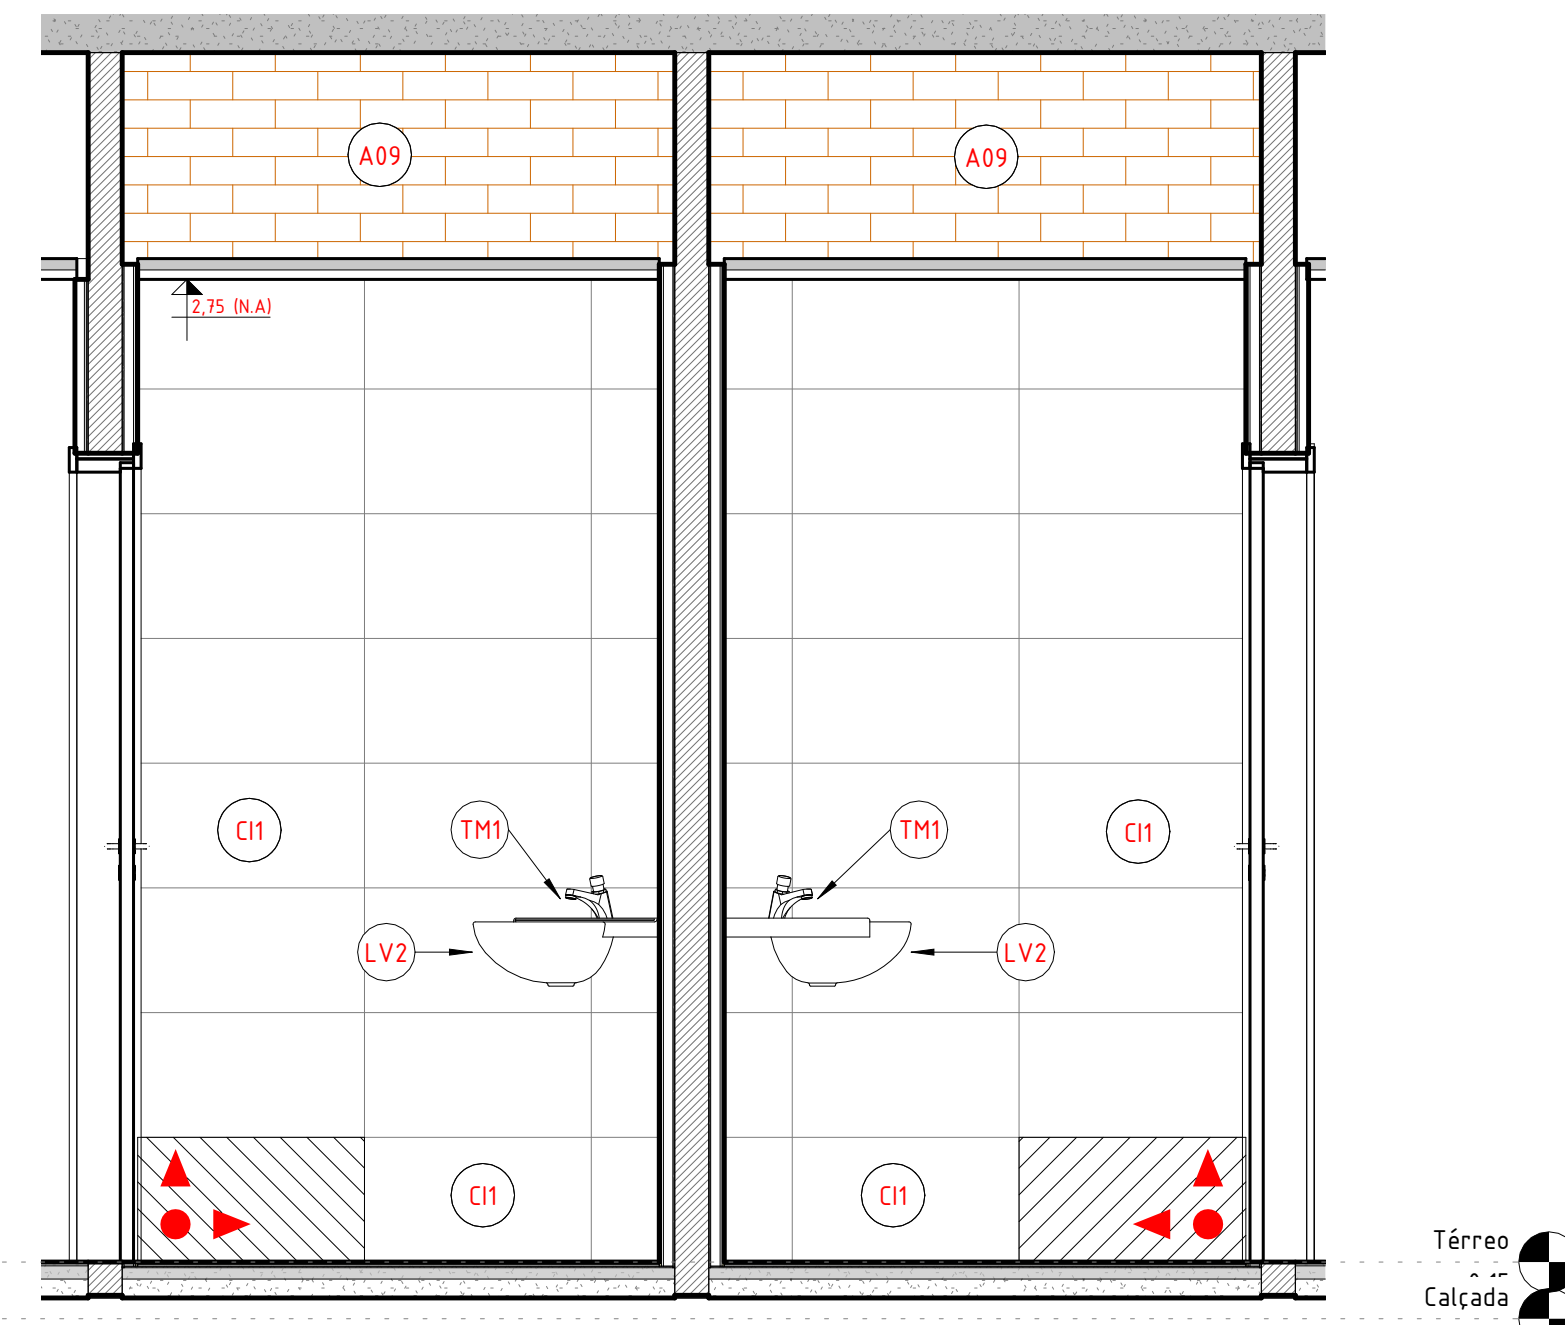

5 ELEV. ALOJ. MASC. D  
1 : 20

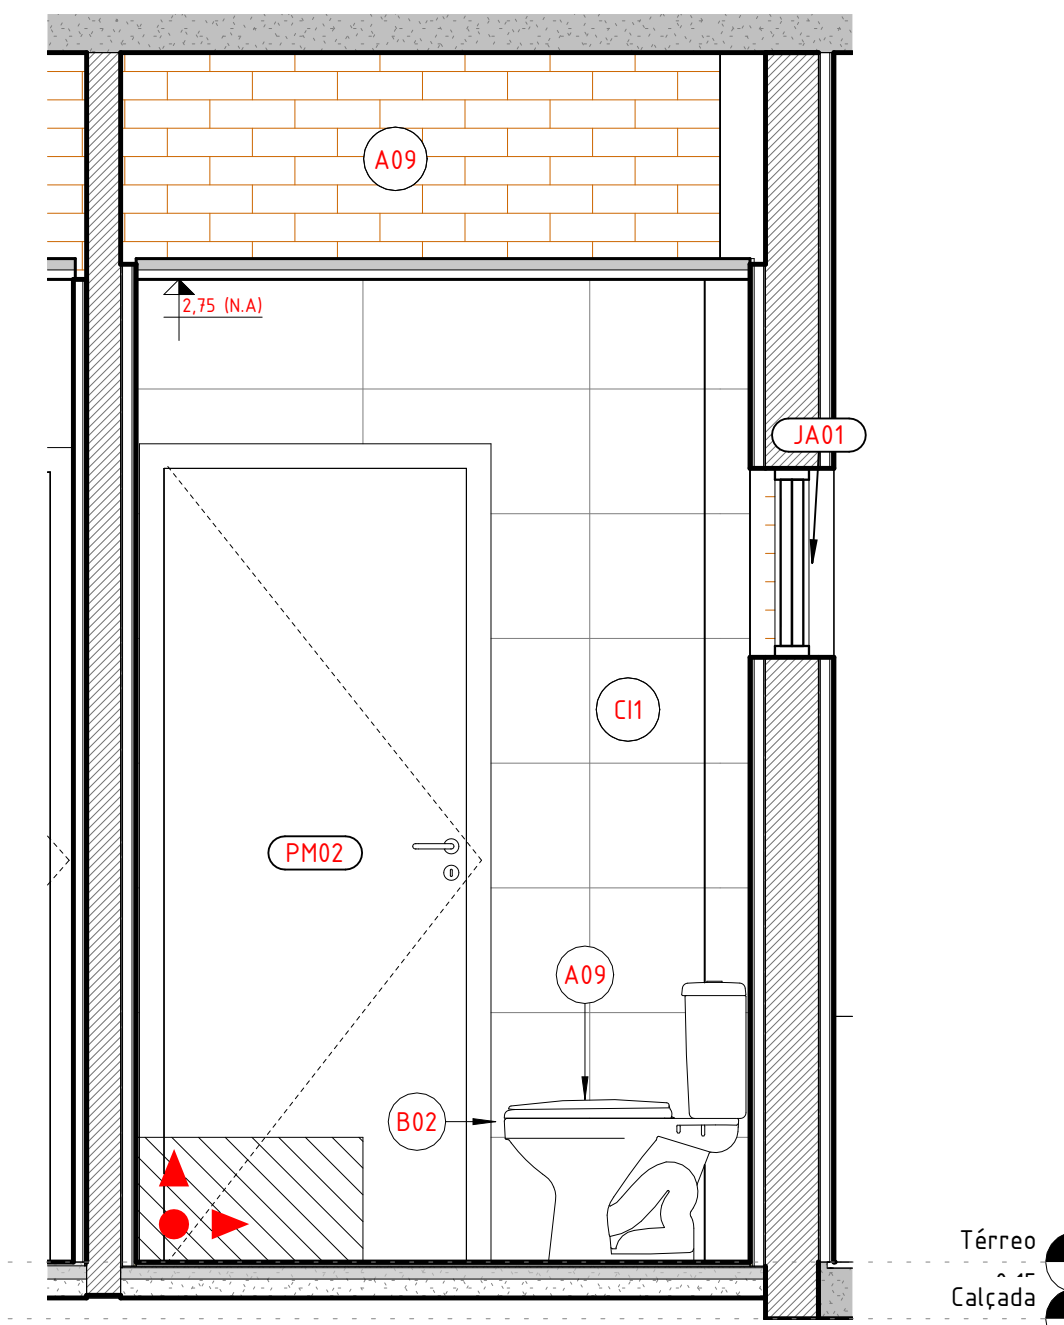

8 ELEV. ALOJ. FEM. C  
1 : 20

QUADRO DE ESPECIFICAÇÕES - LOUÇAS, METAIS E ACESSÓRIOS			
CÓD	BLOCO	DESCRIÇÃO	QNT.
BACIAS SANITÁRIAS			
CELAS	B01	CELAS	2
WC DELEGADO			
B02	WC DELEGADO	BACIA SANITÁRIA COM CAIXA ACOPLADA DE ACIONAMENTO DUPLO, LINHA ASPEN, REF. P.750.17 - DECA OU EQUIVALENTE TÉCNICO	1
WC FEM			
B02	WC FEM	BACIA SANITÁRIA COM CAIXA ACOPLADA DE ACIONAMENTO DUPLO, LINHA ASPEN, REF. P.750.17 - DECA OU EQUIVALENTE TÉCNICO	1
WC MASC			
B02	WC MASC	BACIA SANITÁRIA COM CAIXA ACOPLADA DE ACIONAMENTO DUPLO, LINHA ASPEN, REF. P.750.17 - DECA OU EQUIVALENTE TÉCNICO	1
WC PC D FEM			
B02	WC PC D FEM	BACIA SANITÁRIA COM CAIXA ACOPLADA DE ACIONAMENTO DUPLO, LINHA ASPEN, REF. P.750.17 - DECA OU EQUIVALENTE TÉCNICO	1
WC PC D MASC			
B02	WC PC D MASC	BACIA SANITÁRIA COM CAIXA ACOPLADA DE ACIONAMENTO DUPLO, LINHA ASPEN, REF. P.750.17 - DECA OU EQUIVALENTE TÉCNICO	1
B03		CAIXA ACOPLADA PARA BACIA SANITÁRIA COM DUPLO ACIONAMENTO	5
COMPLEMENTOS DE LOUÇAS			
WC PC D			
A03	WC PC D	DISPENSER PARA PAPEL HIGIÊNICO	2
A09		ASSENTO PLÁSTICO PARA BACIA ASPEN COM MICROBAN	5
A10	WC PC D	TOALHEIRO PLÁSTICO TIPO DISPENSER PARA PAPEL TOALHA INTERFOLHADO	2
CUBAS			
COPA			
CB1	COPA	CUBA AÇO INOX (AISI 304) DE EMBUTIR COM VALVULA 3 1/2", DE +40 X 34 X 12+ CM	1
WC DELEGADO			
LV1	WC DELEGADO	LAVATÓRIO DE LOUÇA BRANCA, SUSPENSO (SEM COLUNA), DIMENSÕES +40 X 30+ CM	1
LV2		LAVATÓRIO LOUÇA DE CANTO SEM COLUNA, INCLUSIVE VÁLVULA EM PLÁSTICO E SIFÃO FLEXÍVEL - FORNECIMENTO E INSTALAÇÃO:	4
EQUIPAMENTOS SANITÁRIOS PARA DEFICIENTES			
WC PC D			
A02	WC PC D	BARRA DE APOIO 40cm, LINHA CONFORTO, REF. 2310.C.040.POL - DECA OU EQUIVALENTE TÉCNICO	6
A07	WC PC D	BARRA DE APOIO 70cm, LINHA CONFORTO, REF. 2310.C.070.POL - DECA OU EQUIVALENTE TÉCNICO	2
A08	WC PC D	BARRA DE APOIO 80cm, LINHA CONFORTO, REF. 2310.C.080.POL - DECA OU EQUIVALENTE TÉCNICO	4
BAL0		BARRAS DE APOIO RETA, EM AÇO INOX, COMPRIMENTO 40CM, DIÂMETRO MÍNIMO 3CM	2
RESERVATÓRIO			
COBERTA	COBERTA	Caixa d'água de polietileno, 1000 litros - Fortlev	2
RV2		Torneira de Boia haste ABS Fortlev	2
SABONETEIRA PARA LÍQUIDO			
WC PC D			
A01	WC PC D	DISPENSER PARA SABONETE LÍQUIDO	2
TORNEIRAS			
CH1	WC	CHUVEIRO ELÉTRICO COMUM CORPO PLÁSTICO, TIPO DUCHA □ FORNECIMENTO E INSTALAÇÃO: AF_01/2020	3
TM1	WC	TORNEIRA DE MESA COM FECHAMENTO AUTOMÁTICO, LINHA DECAMATIC ECO, REF.1173.C, DECA OU SIMILAR	5
CPA	COPA	TORNEIRA EXTENSÍVEL BICA ALTA, MONOCOMANDO, ÁGUA QUENTE.	1

R00	07.04.25	EMITIDO
REV	DATA	DESCRIÇÃO

Secretaria de Projetos Estratégicos

GOVERNO DO ESTADO DE PERNAMBUCO  
SECRETARIA DE PROJETOS ESTRATÉGICOS DO ESTADO DE PERNAMBUCO

OBJETO: PROJETO DE IMPLANTAÇÃO DA DELEGACIA 1B NA CIDADE DE ARAÇOIAIBA

CONTRATANTE: SECRETARIA DE DEFESA SOCIAL

CONTRATADA: SECRETARIA DE PROJETOS ESTRATÉGICOS

LOCALIZAÇÃO: RUA MANDEL CARNEIRO, 264. 53690-000 ARAÇOIAIBA-PE.

PROPRIETÁRIO: RESPONSÁVEL TÉCNICO:

SDS - SECRETARIA DE DEFESA SOCIAL CNPJ: 02.960.040/0001-00

NOME: IRMA CAETANO DE HOLANDA LINS CAU-PE: A46249-7

PROJETISTAS:

RENATTO LIBERATO CAU-PE: A260526-0

JOÃO WANDERLEY CAU-PE: A165245-1

DISCIPLINA: ARQUITETURA

CONTÉUDO: DETALHAMENTO ÁREAS MOLHADAS - WC ALOJAMENTOS

ESCALA: 1 : 20

DATA: 09.06.25

CODIFICAÇÃO: GOVPE-SPP-ARA-L00-D1B\_XXX-GER-PE-ARQ-P000.RVT