


Planta Chave - Térreo SEM ESCALA

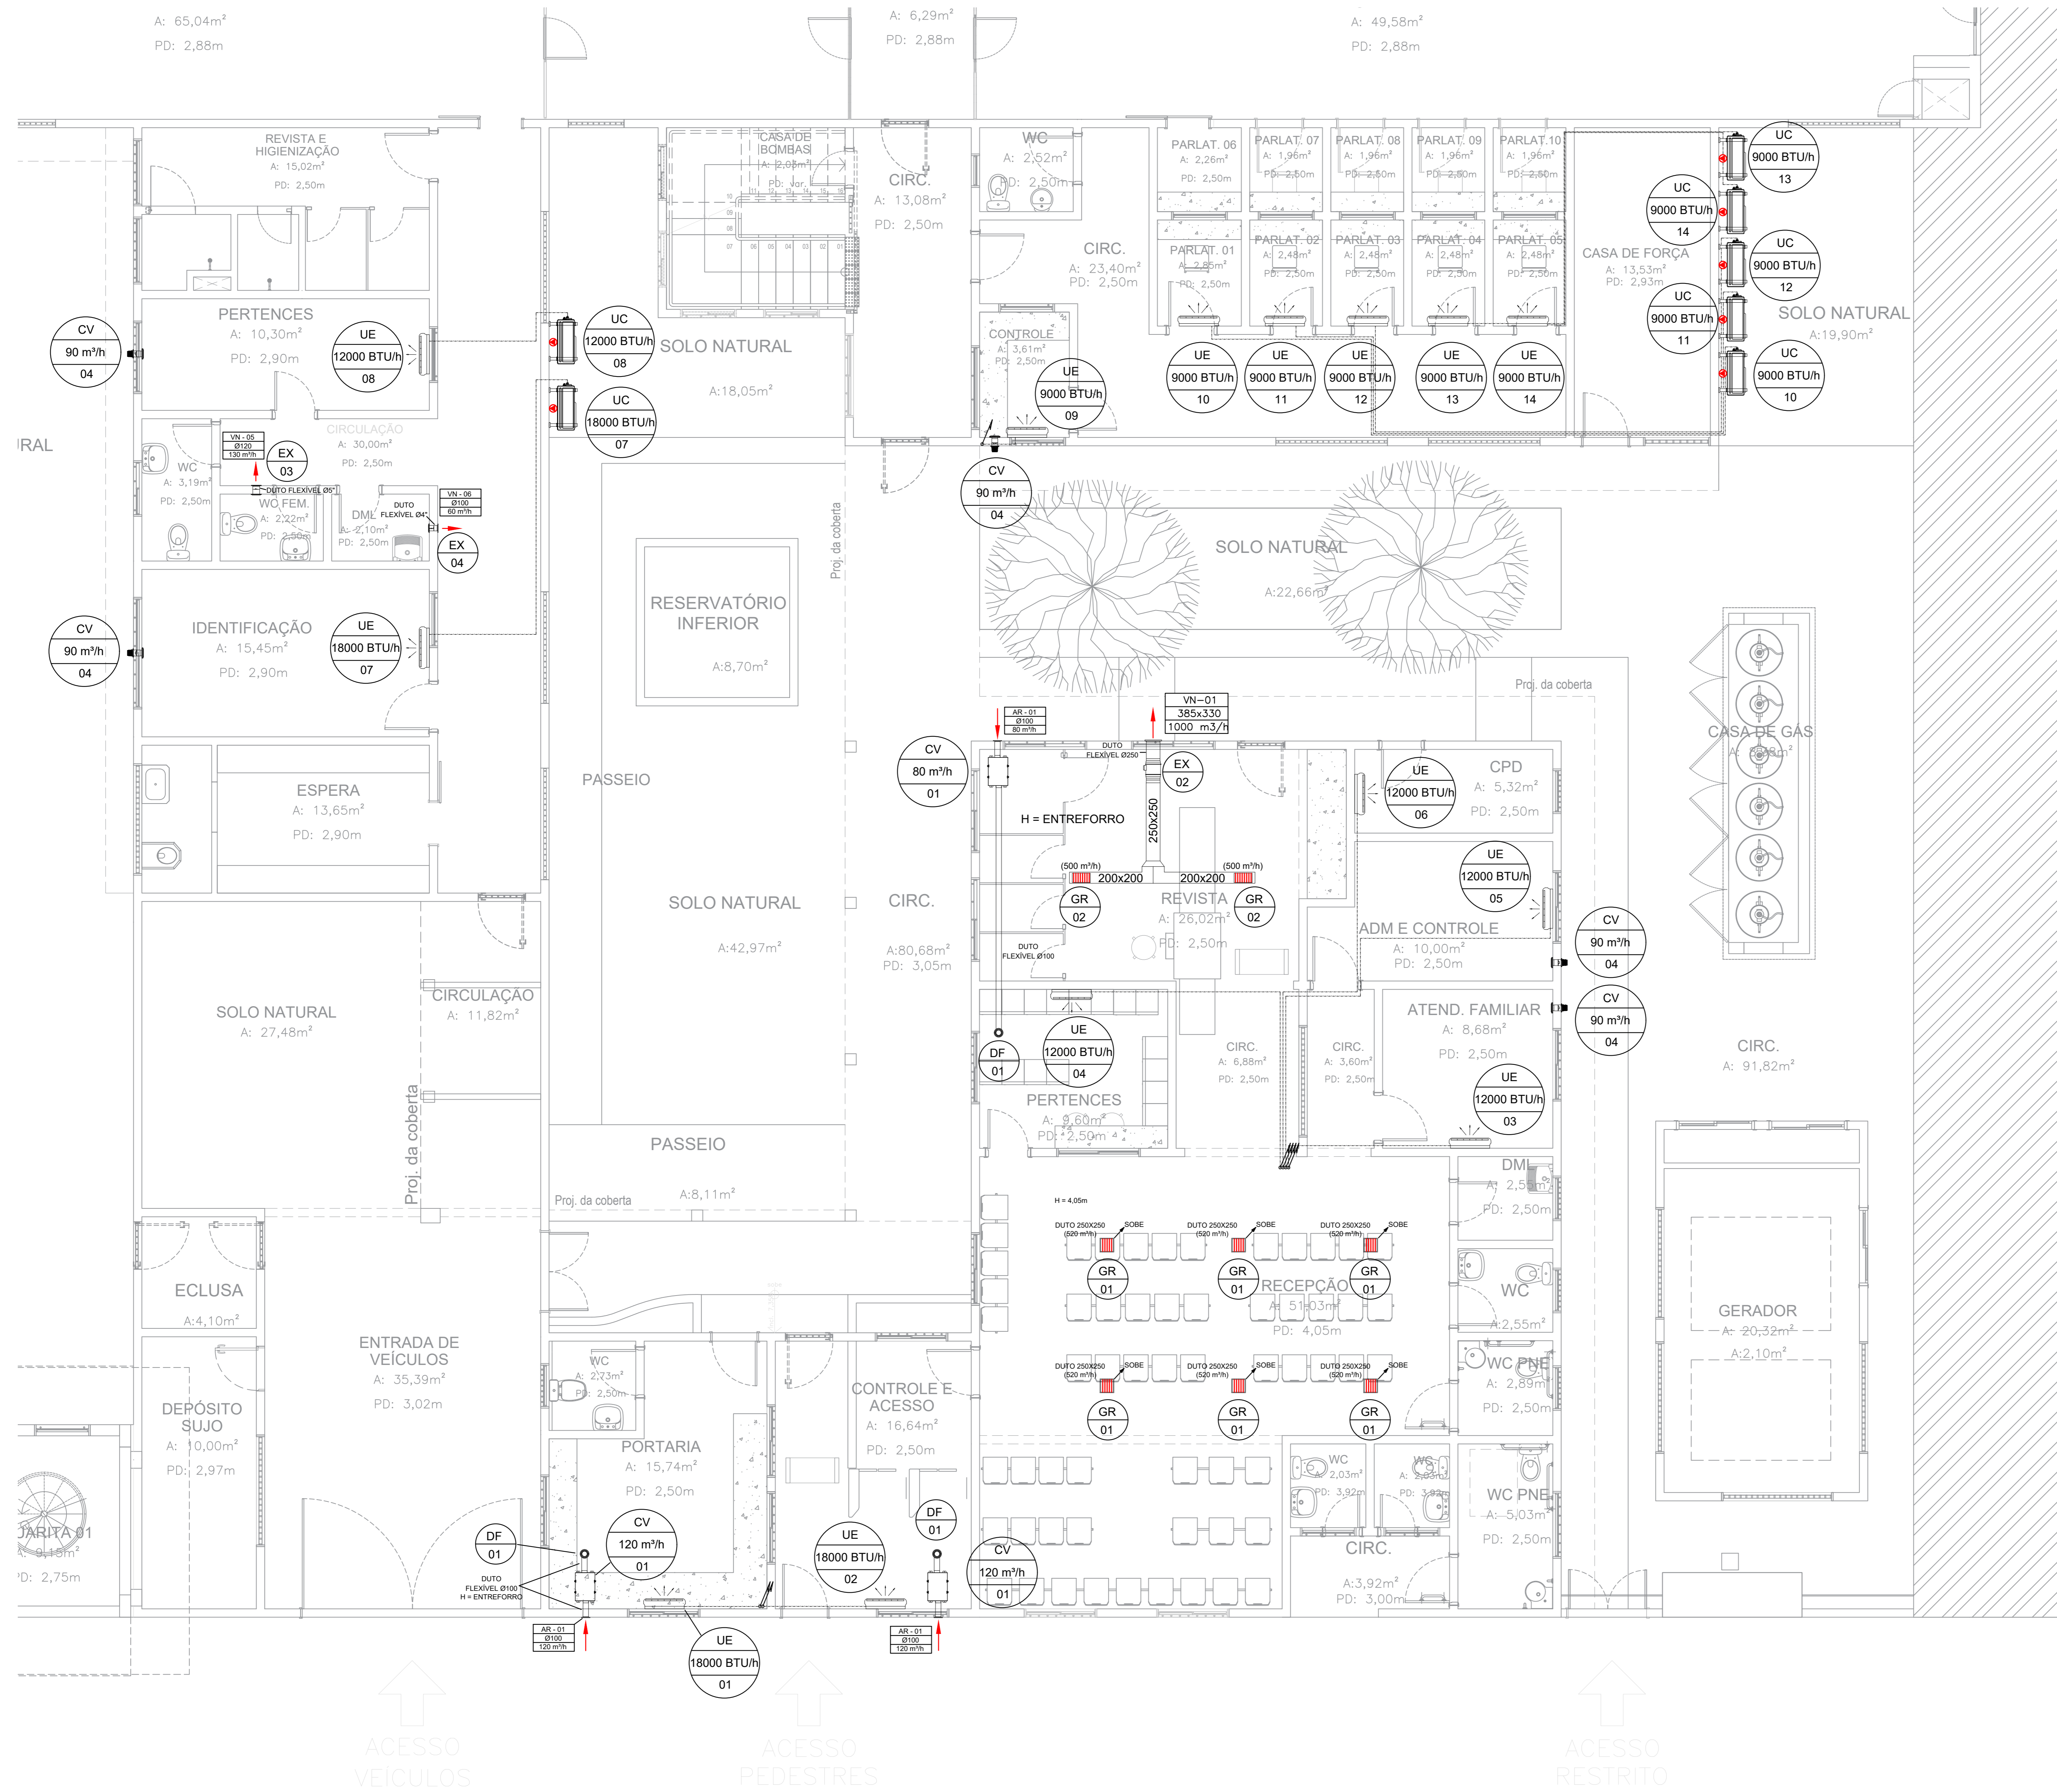

LEGENDA	
ITEM	DESCRIÇÃO
	DUTOS EM CHAPA DE AÇO SEM SOLAMENTO TÉRMICO EXAUSTIVO.
	(GR-X,X) - GRELHA
	(VN-X,X) - VENEZIA EXTERNA
	TUBULAÇÕES PROGRAMAS (L=LINHA DE UÍDADO / LS=LINHA DE SUÇÃO), COM CABO DE FORÇA/COMANDO, INTERLIGANDO AS UNIDADES, CONFORME ORIENTAÇÕES DO FABRICANTE.
	PONTO DE FORÇA (P.F.)
	(UE-X,X) - UNIDADE EVAPORADORA SPLIT
	(UC-X,X) - UNIDADE CONDENSADORA SPLIT / (UCF-X,X) - UNIDADE CONDENSADORA FRIGORÍFICA
	(UEMP-X,X) - UNIDADE EVAPORADORA BAIXO PERFIL
	(DOP-X,X) - DAMPER CORTA FOGO / (REG-X,X) - REGULADOR DE VAZÃO
	(EX-X,X) EXAUSTOR
	(DF-X,X) COOPA LIXA

ESPECIFICAÇÃO EQUIPAMENTOS DE CLIMATIZAÇÃO SPLIT						
TAG	TIPO	CAPACIDADE (Btu/h)	CIRCUITO REFRIGERAÇÃO	QUANTIDADE (UNID)	P.F.	PESO (kg)
UE-X-X UC-X-X	SPLIT HIWALL	9.000	L.L.: 1/4" L.S.: 3/8"	07	713W-220V	8,00 23,00
UE-X-X UC-X-X	SPLIT HIWALL	12.000	L.L.: 1/4" L.S.: 3/8"	05	951W-220V	8,00 25,00
UE-X-X UC-X-X	SPLIT HIWALL	18.000	L.L.: 1/4" L.S.: 1/2"	03	1.600W-220V	8,00 26,00
UE-X-X UC-X-X	SPLIT HIWALL	24.000	L.L.: 1/4" L.S.: 1/2"	09	1.740W-220V	13,00 46,00

R01	REVISÃO 01	11/04/2025	Reginaldo Jr.
R00	EMIÇÃO INICIAL	08/01/2025	Helisson Artur
REV.	DESCRIÇÃO	DATA	EXEC. APROV.

GOVERNO DO ESTADO DE PERNAMBUCO
SECRETARIA DE PROJETOS ESTRATÉGICOS DE PERNAMBUCO - SEPE
ESCRITÓRIO DE PROJETOS

OBJETO:
PROJETO PARA ADEQUAÇÃO DOS SERVIÇOS DE OBRAS REMANESCENTES DA AMPLIAÇÃO DA PENITENCIÁRIA JUIZ PLÁCIDO DE SOUZA

CONTRATANTE: Secretaria de Administração Penitenciária e Resocialização - SEAP
CONTRATADA: Secretaria de Projetos Estratégicos - SEPE

LOCALIZAÇÃO: Av. Espírito Santo, 36 - Vassoural, Caruaru/PE, CEP: 55028-065.
ETAPA: Projeto Executivo

PROPRIETÁRIO: Secretaria de Administração Penitenciária e Resocialização - SEAP
RESPONSÁVEL: Irma Casiano de Holanda Lima CAU-PE-46249-7

PROJETISTA / RESPONSÁVEL TÉCNICO:

Reginaldo da Cunha Mota Junior - CREA 182293067PE

DICIPLINA: PROJETO DE CLIMATIZAÇÃO E EXAUSTÃO

CONTÉUDO: PLANTA BAIXA TÉRREO - MÓDULO ADMINISTRATIVO

ESCALA: 1:50 **DATA:** ABR/2025 **CODIFICAÇÃO:** GOVPE-SPP-CAR-100-PRE-PJP-GER-PE-CLU-P001-R1

PRANCHA: 01-07