



Térreo - IMP CAB

ESCALA: 1 : 50

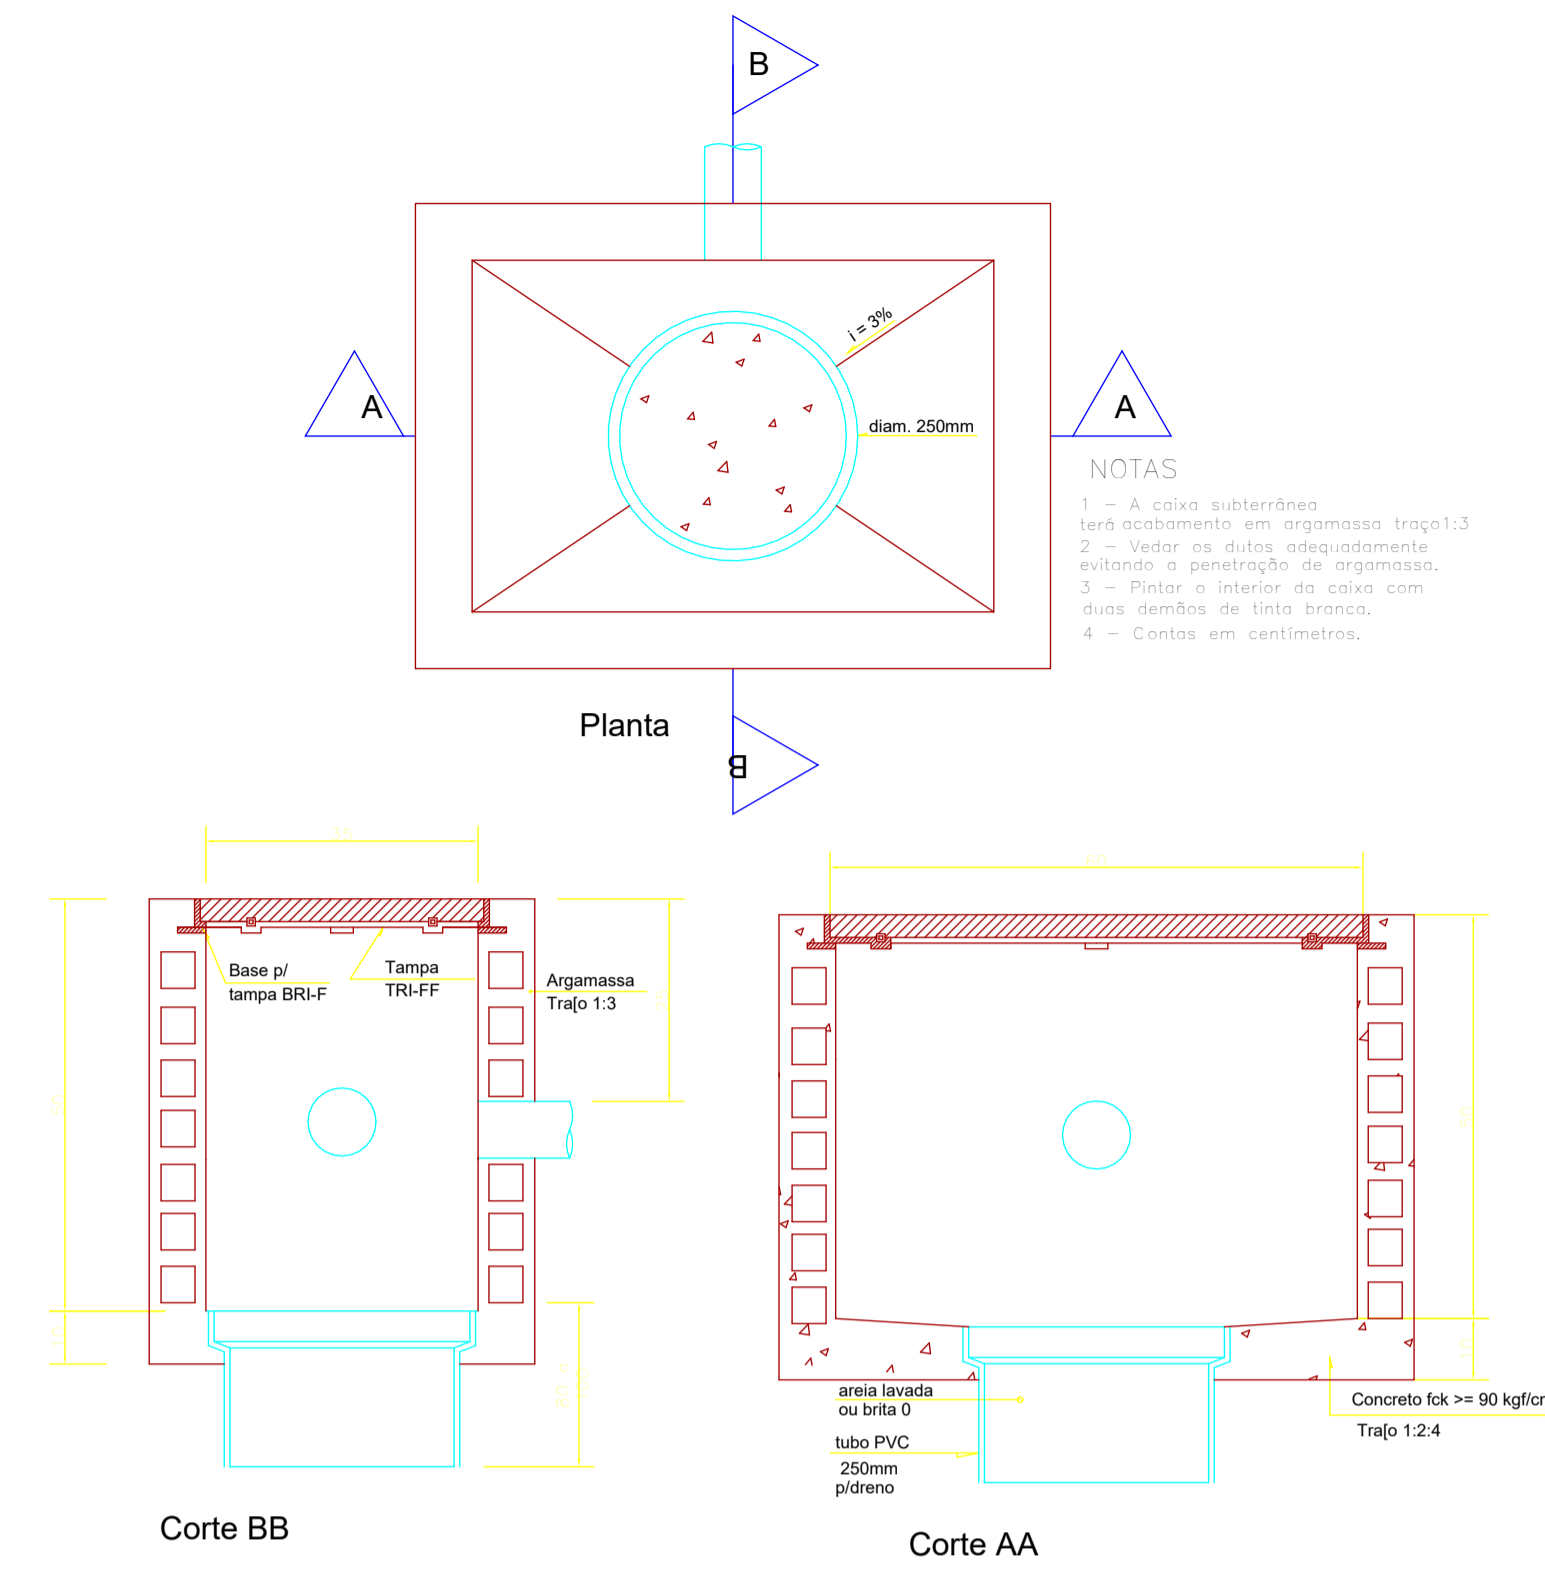

Corte BB
DETALHE CONSTRUTIVO DA
CAIXA R-1
SEM
ESCALA

DETALHE R1
ESCALA: 1 : 50

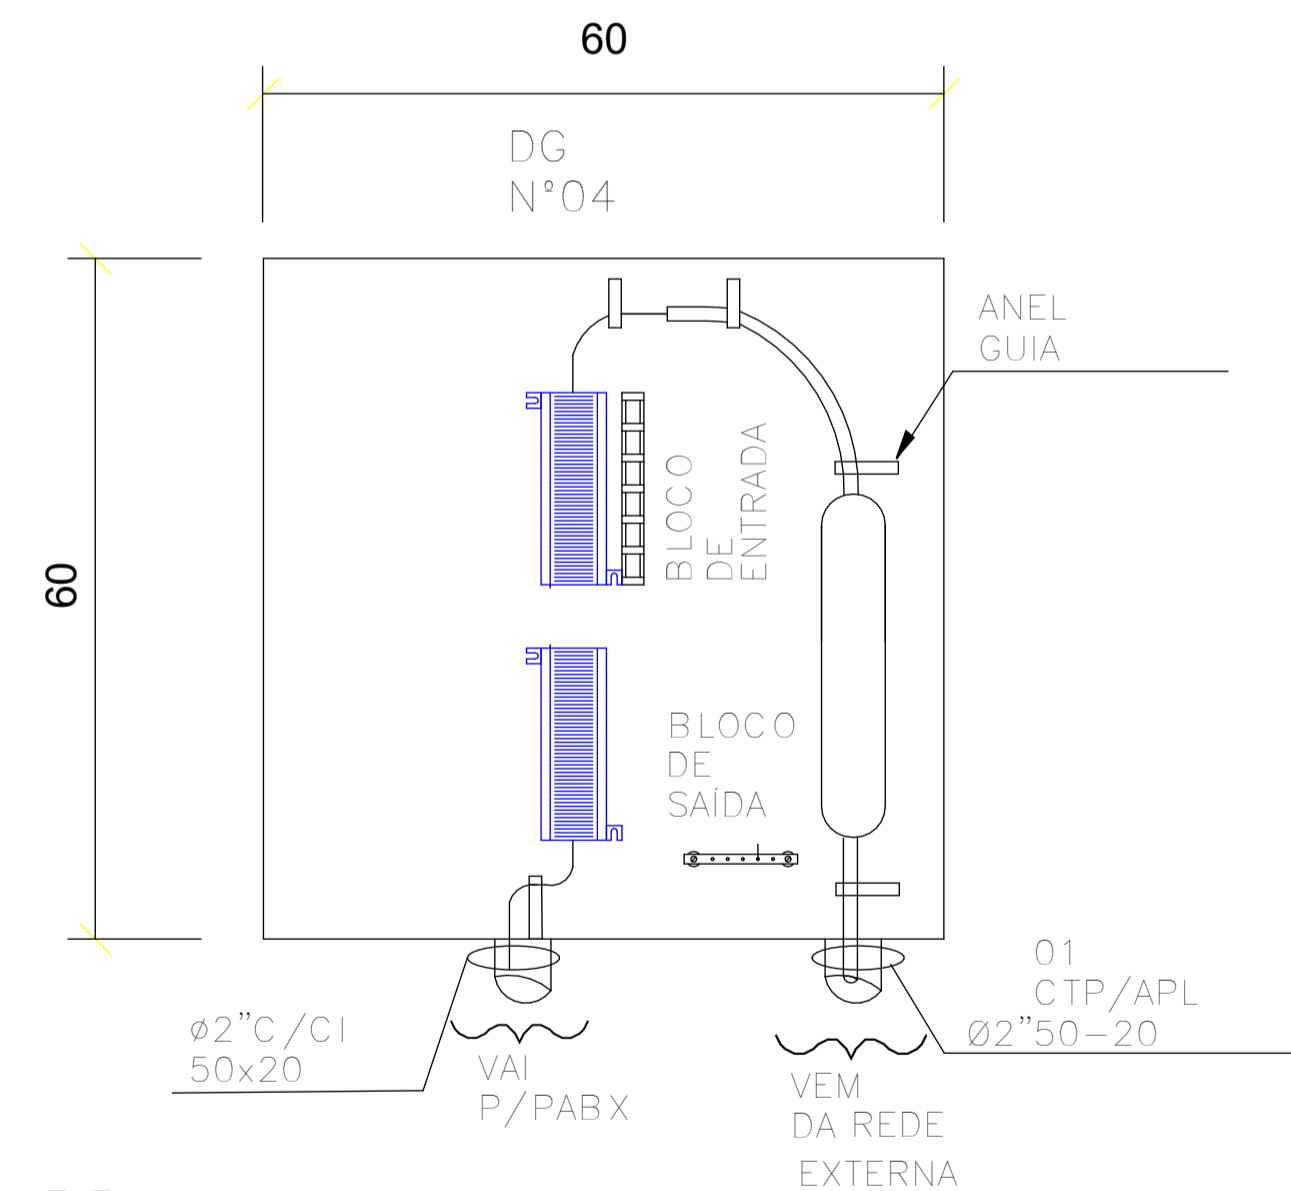

DG
ESCALA: 1 : 50

LISTA DE MATERIAIS - CAIXAS DE PASSAGEM

Descrição	Qtde.	Dimensões
Caixa de telefonia R1	3	Caixa R1

LISTA DE MATERIAIS - ELETRODUTOS FLEXÍVEIS

Descrição do Material	DN	Instalação do eletroduto	Comprimento
Eletroduto Flexível Corrugado PEAD, conforme NBR 15715	Ø40	ENTERRADO	4,164 m

Lista de Materiais - Quadros de Distribuição CAB

Marca	Qtde.
QUADRO DE DISTRIBUICAO PARA TELEFONE N.4, 60X60X12CM EM CHAPA METALICA, DE EMBUTIR, SEM ACESSORIOS, PADRAO TELEBRAS, FORNECIMENTO E INSTALACAO. + CABO FIBRA OPTICA - 6 FIBRAS - PADRAO MONOMODO 6m	1

NOTAS GERAIS - CABEAMENTO ESTRUTURADO

- 1 - Eletrodutos no entreferro deverão ser do tipo Rígido de PVC Roscável.
- 2 - Eletrodutos embutidos na parede deverão ser Corrugado Flexível.
- 3 - Eletrodutos embutidos no solo deverão ser do tipo PEAD.
- 4 - Eletrodutos embutidos na laje ou nas paredes de concreto deverão ser do tipo Corrugado Flexível Reforçado (Laranja).
- 5 - Os eletrodutos rígidos de PVC deverão ser fixados por meio de abraçadeira metálica, a cada 1,50 m.
- 6 - A interligação entre dois eletrodutos flexíveis deverá ser feita através das luvas de pressão.
- 7 - Os eletrodutos não catados serão de Ø1".
- 8 - Eletrocalha metálica perfurada, sem tampa, tipo U, galvanizada a fogo.
- 9 - As eletrocalhas deverão ser fixadas por meio de abraçadeira metálica a cada 1,50 m.

LEGENDA DE ELETRODUTOS

	PVC corrugado flexível laranja (feto ou parede)
	PVC corrugado flexível laranja (enterrado)
	PVC corrugado flexível amarelo (feto ou parede)
	PVC corrugado flexível amarelo (enterrado)
	PVC corrugado flexível azul (feto ou parede)
	PVC corrugado flexível azul (enterrado)
	PEAD corrugado flexível (feto ou parede)
	PEAD corrugado flexível (enterrado)
	PVC rígido roscável (feto ou parede)
	PVC rígido roscável (enterrado)
	Ferro galvanizado (feto ou parede)
	Ferro galvanizado (enterrado)
	PVC rígido condutível (aparente)
	Cabo de cobre nú
	Cabo de cobre nú (enterrado)
	Eletroduto que sobe
	Eletroduto que desce

R00	25/06/25	EMISSÃO INICIAL
REV	DATA	DESCRIÇÃO

Secretaria de Projetos Estratégicos

GOVERNO DO ESTADO DE PERNAMBUCO
SECRETARIA DE PROJETOS ESTRATÉGICOS DO ESTADO DE PERNAMBUCO

OBJETO: PROJETO DE IMPLANTAÇÃO DA DELEGACIA 1A NA CIDADE DE SURUBIM

CONTRATANTE: SECRETARIA DE DEFESA SOCIAL	CONTRATADA: SECRETARIA DE PROJETOS ESTRATÉGICOS
---	--

LOCALIZAÇÃO:
AVENIDA ROMEICA MARINHO BATISTA, S/N - SÃO JOSÉ - SURUBIM/PE

PROPRIETÁRIO:	RESPONSÁVEL:
---------------	--------------

SDS - SECRETARIA DE DEFESA SOCIAL ENP.J: 02.960.040/0001-00	NOME: IRMA CAETANO DE HOLANDA LINS CAU-PE: A46249-7
--	--

RESPONSÁVEL TÉCNICO:

MARCOS OLIVEIRA PEDROSO CREA-PE: 182289242-2	ETAPA: EXECUTIVO
---	---------------------

DISCIPLINA:
INSTALAÇÕES DE CABEAMENTO ESTRUTURADO E CFTV

PRANCHA:
PLANTA BAIXA - TÉRREO

ESCALA: 1 : 50	DATA: 25/06/25	CODIFICAÇÃO: GOVPE-SPP-SRB-L00-DIA_XXX-IMP-PE-CAB-P001-R00	01/01 R00
-------------------	-------------------	---	-----------