


### CAB - IMPLANTAÇÃO

ESCALA: 1 : 50

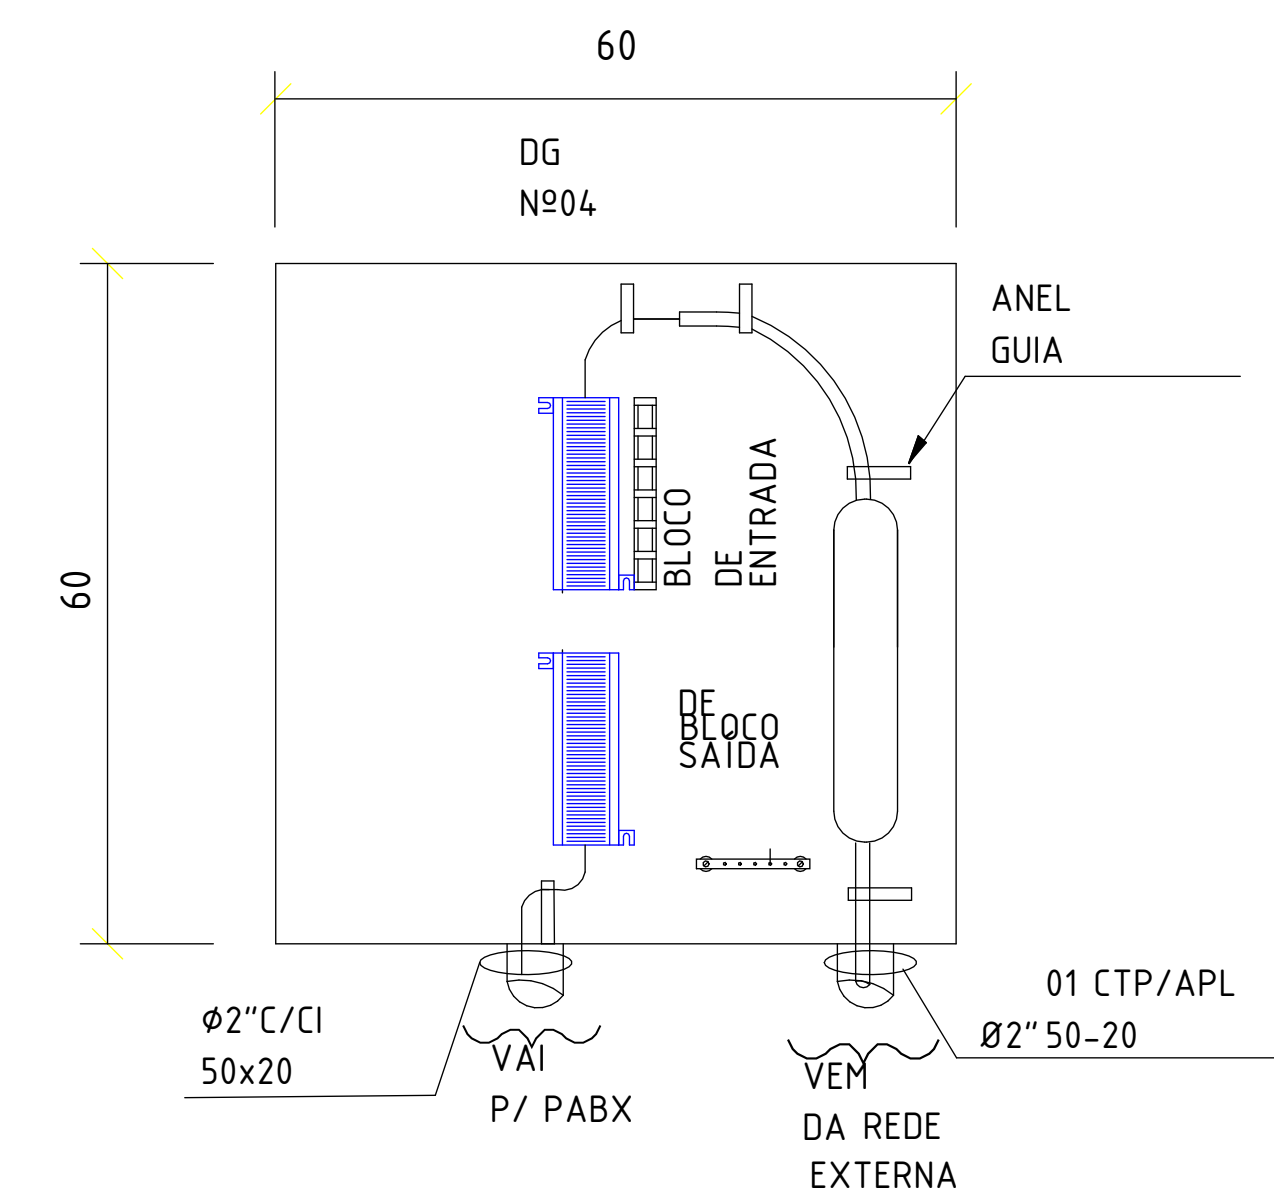

### Detalhe - DG

ESCALA: 1 : 50

LEGENDA DE ELETRODUTOS	
	PVC corrugado flexível laranja (teto ou parede)
	PVC corrugado flexível laranja (enterrado)
	PVC corrugado flexível amarelo (teto ou parede)
	PVC corrugado flexível amarelo (enterrado)
	PVC corrugado flexível azul (teto ou parede)
	PVC corrugado flexível azul (enterrado)
	PEAD corrugado flexível (teto ou parede)
	PEAD corrugado flexível (enterrado)
	PVC rígido roscável (teto ou parede)
	PVC rígido roscável (enterrado)
	Ferro galvanizado (teto ou parede)
	Ferro galvanizado (enterrado)
	PVC rígido condutete (aparente)
	Cabo de cobre nú
	Cabo de cobre nú (enterrado)
	Eletroduto que sobe
	Eletroduto que desce

### NOTAS GERAIS - CABEAMENTO ESTRUTURADO

- 1 - Eletrodutos no entreferro deverão ser do tipo Rígido de PVC Roscável.
- 2 - Eletrodutos embutidos na parede deverão ser Corrugado Flexível.
- 3 - Eletrodutos embutidos no solo deverão ser do tipo PEAD Flexível.
- 4 - Eletrodutos embutidos na laje ou nas paredes de concreto deverão ser do tipo Corrugado Flexível Reforçado (Laranja).
- 5 - Os eletrodutos rígidos de PVC deverão ser fixados por meio de abraçadeira metálica, a cada 1,50 m.
- 6 - A interligação entre dois eletrodutos flexíveis deverá ser feita através das luvas de pressão.
- 7 - Os eletrodutos não cotados serão de Ø1".
- 8 - Eletrocalha metálica perfurada, sem tampa, tipo U, galvanizada a fogo.
- 9 - As eletrocalhas deverão ser fixadas por meio de abraçadeira metálica a cada 1,50 m.

R00	21/08/25	EMIÇÃO INICIAL
REV	DATA	DESCRIÇÃO

Secretaria de Projetos Estratégicos

GOVERNO DO ESTADO DE PERNAMBUCO  
SECRETARIA DE PROJETOS ESTRATÉGICOS DO ESTADO DE PERNAMBUCO

OBJETO: PROJETO DE IMPLANTAÇÃO DA DELEGACIA 1B NA CIDADE DE RIACHO DAS ALMAS

CONTRATANTE: SDS - SECRETARIA DE DEFESA SOCIAL      CONTRATADA: SEPE - SECRETARIA DE PROJETOS ESTRATÉGICOS

LOCALIZAÇÃO: AV AGAMENON MAGALHÃES - CENTRO - RIACHO DAS ALMAS/PE

PROPRIETÁRIO:      RESPONSÁVEL:

CBMPE - CORPO DE BOMBEIROS MILITAR DE PE      NOME: IRMA CAETANO DE HOLANDA LINS  
CNPJ: 00.358.773/0001-44      CAU-PE: A46249-7

RESPONSÁVEL TÉCNICO:


MARCOS OLIVEIRA PEDROSO  
CREA-PE: 182289242-2

DISCIPLINA: INSTALAÇÕES DE CABEAMENTO ESTRUTURADO E CFTV      ETAPA: EXECUTIVO

CONTEÚDO: PLANTA BAIXA - LAYOUT      PRANCHA:

ESCALA: 1 : 50      DATA: 21/08/25      CODIFICAÇÃO: GOVPE-SPE-RAL-DELEGIB-CAB-IMPL-E-001

01/01 R00

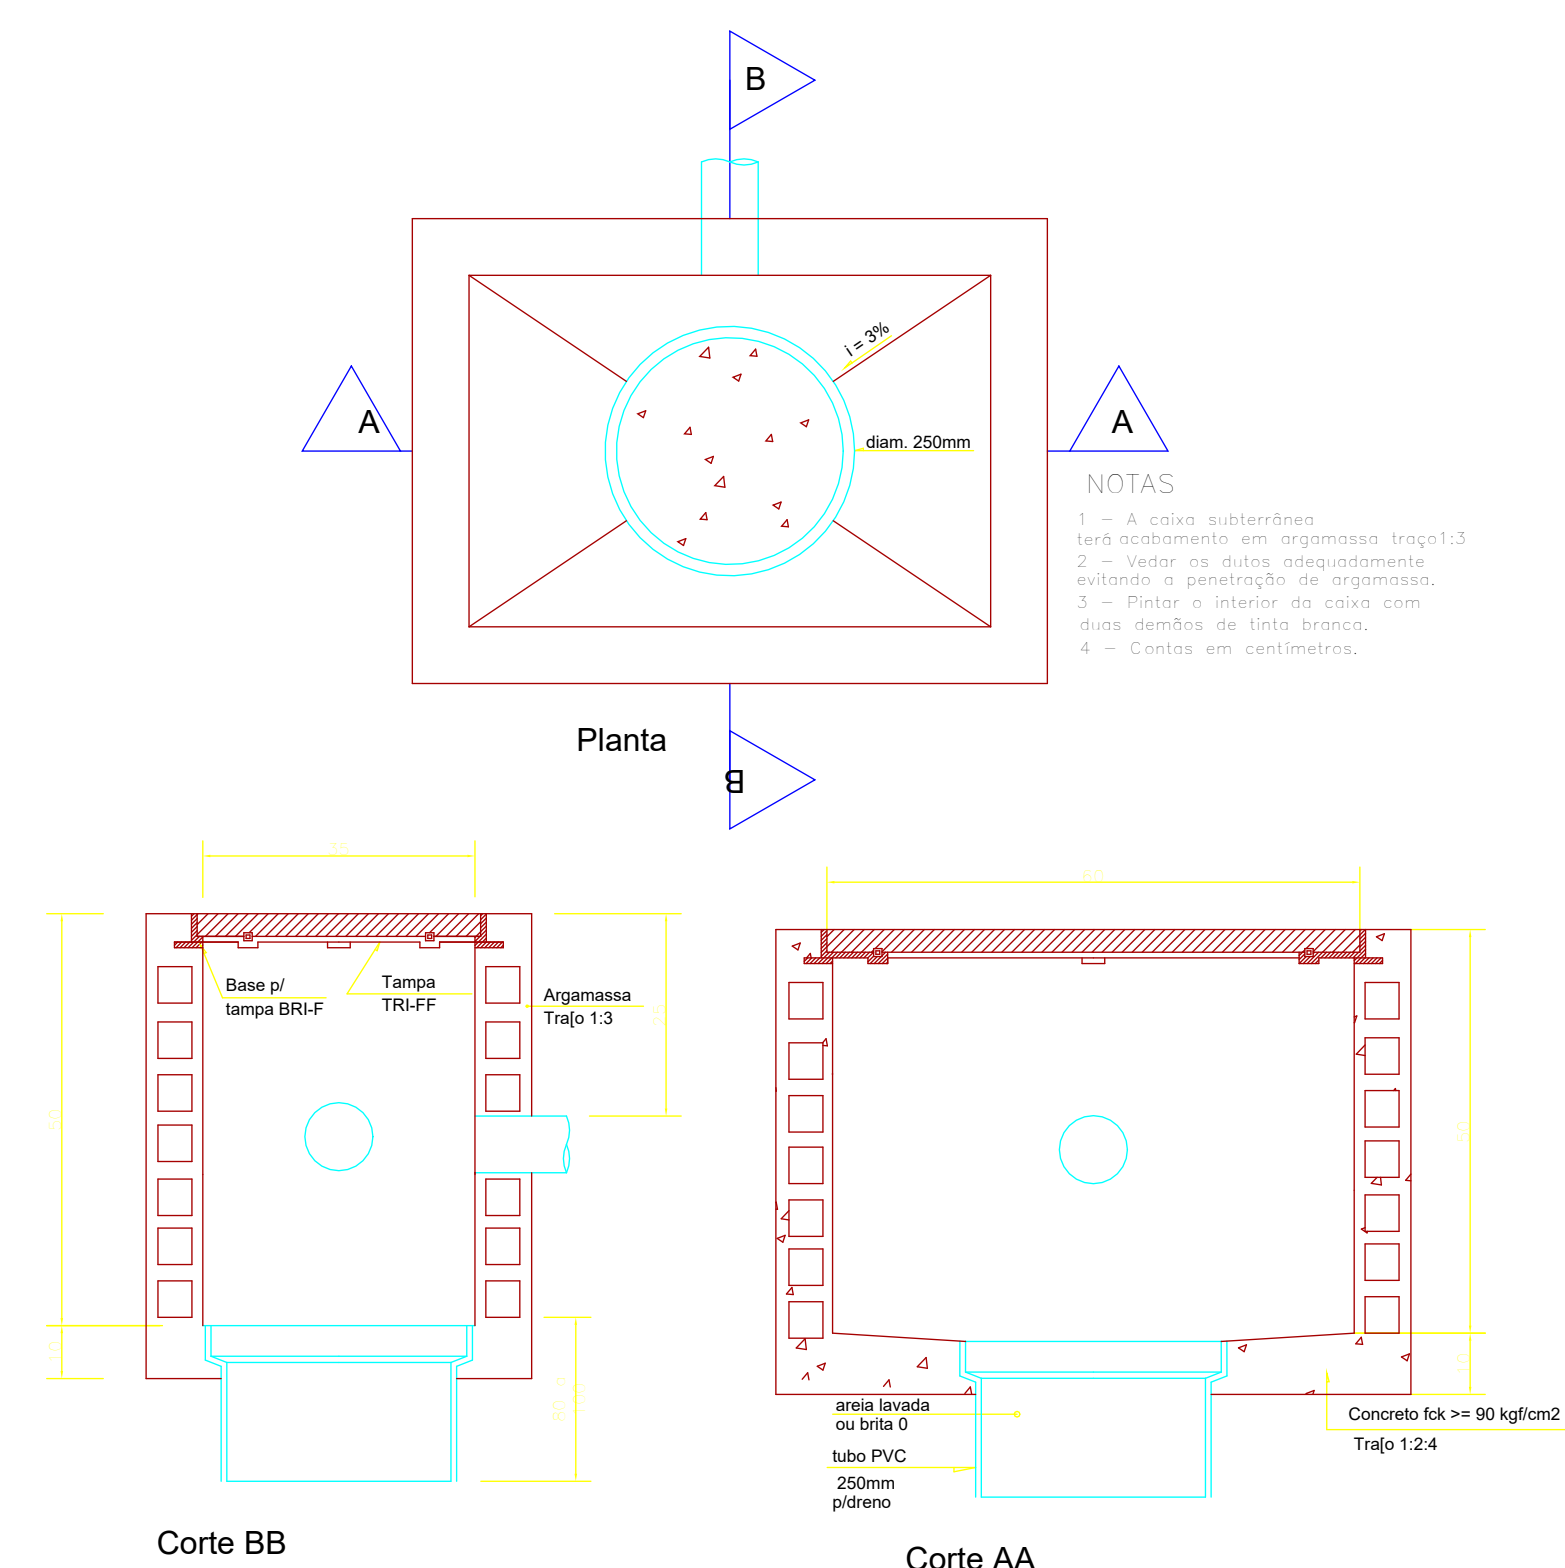

### Detalhe - Caixa R1

ESCALA: 1 : 50

LISTA DE MATERIAIS - CAIXAS DE PASSAGEM			
Descrição	Qtde.	Dimensões	
Caixa de telefonia R1	3	Caixa R1	

LISTA DE MATERIAIS - ELETRODUTOS FLEXÍVEIS			
Descrição do Material	DN	Instalação do eletroduto	Comprimento
Eletroduto flexível corrugado PEAD, conforme NBR15715	Ø32	ENTERRADO	30,18 m

Lista de Materiais - Quadros de Distribuição CAB	
Marca	Qtde.
QUADRO DE DISTRIBUICAO PARA TELEFONE N.4, 60X60X12CM, INCLUSIVE 6 m DE CABO FIBRA OPTICA - 6 FIBRAS	1

- NOTAS
- 1 - A caixa subterrânea terá acabamento em argamassa traço 1:3
  - 2 - Vedar os dutos adequadamente evitando a penetração de argamassa.
  - 3 - Fixar o interior da caixa com duas demãos de tinta branca.
  - 4 - Contas em centímetros.