


PLANTA BAIXA - IMPLANTAÇÃO - CABEAMENTO ESTRUTURADO

ESCALA: 1 : 50

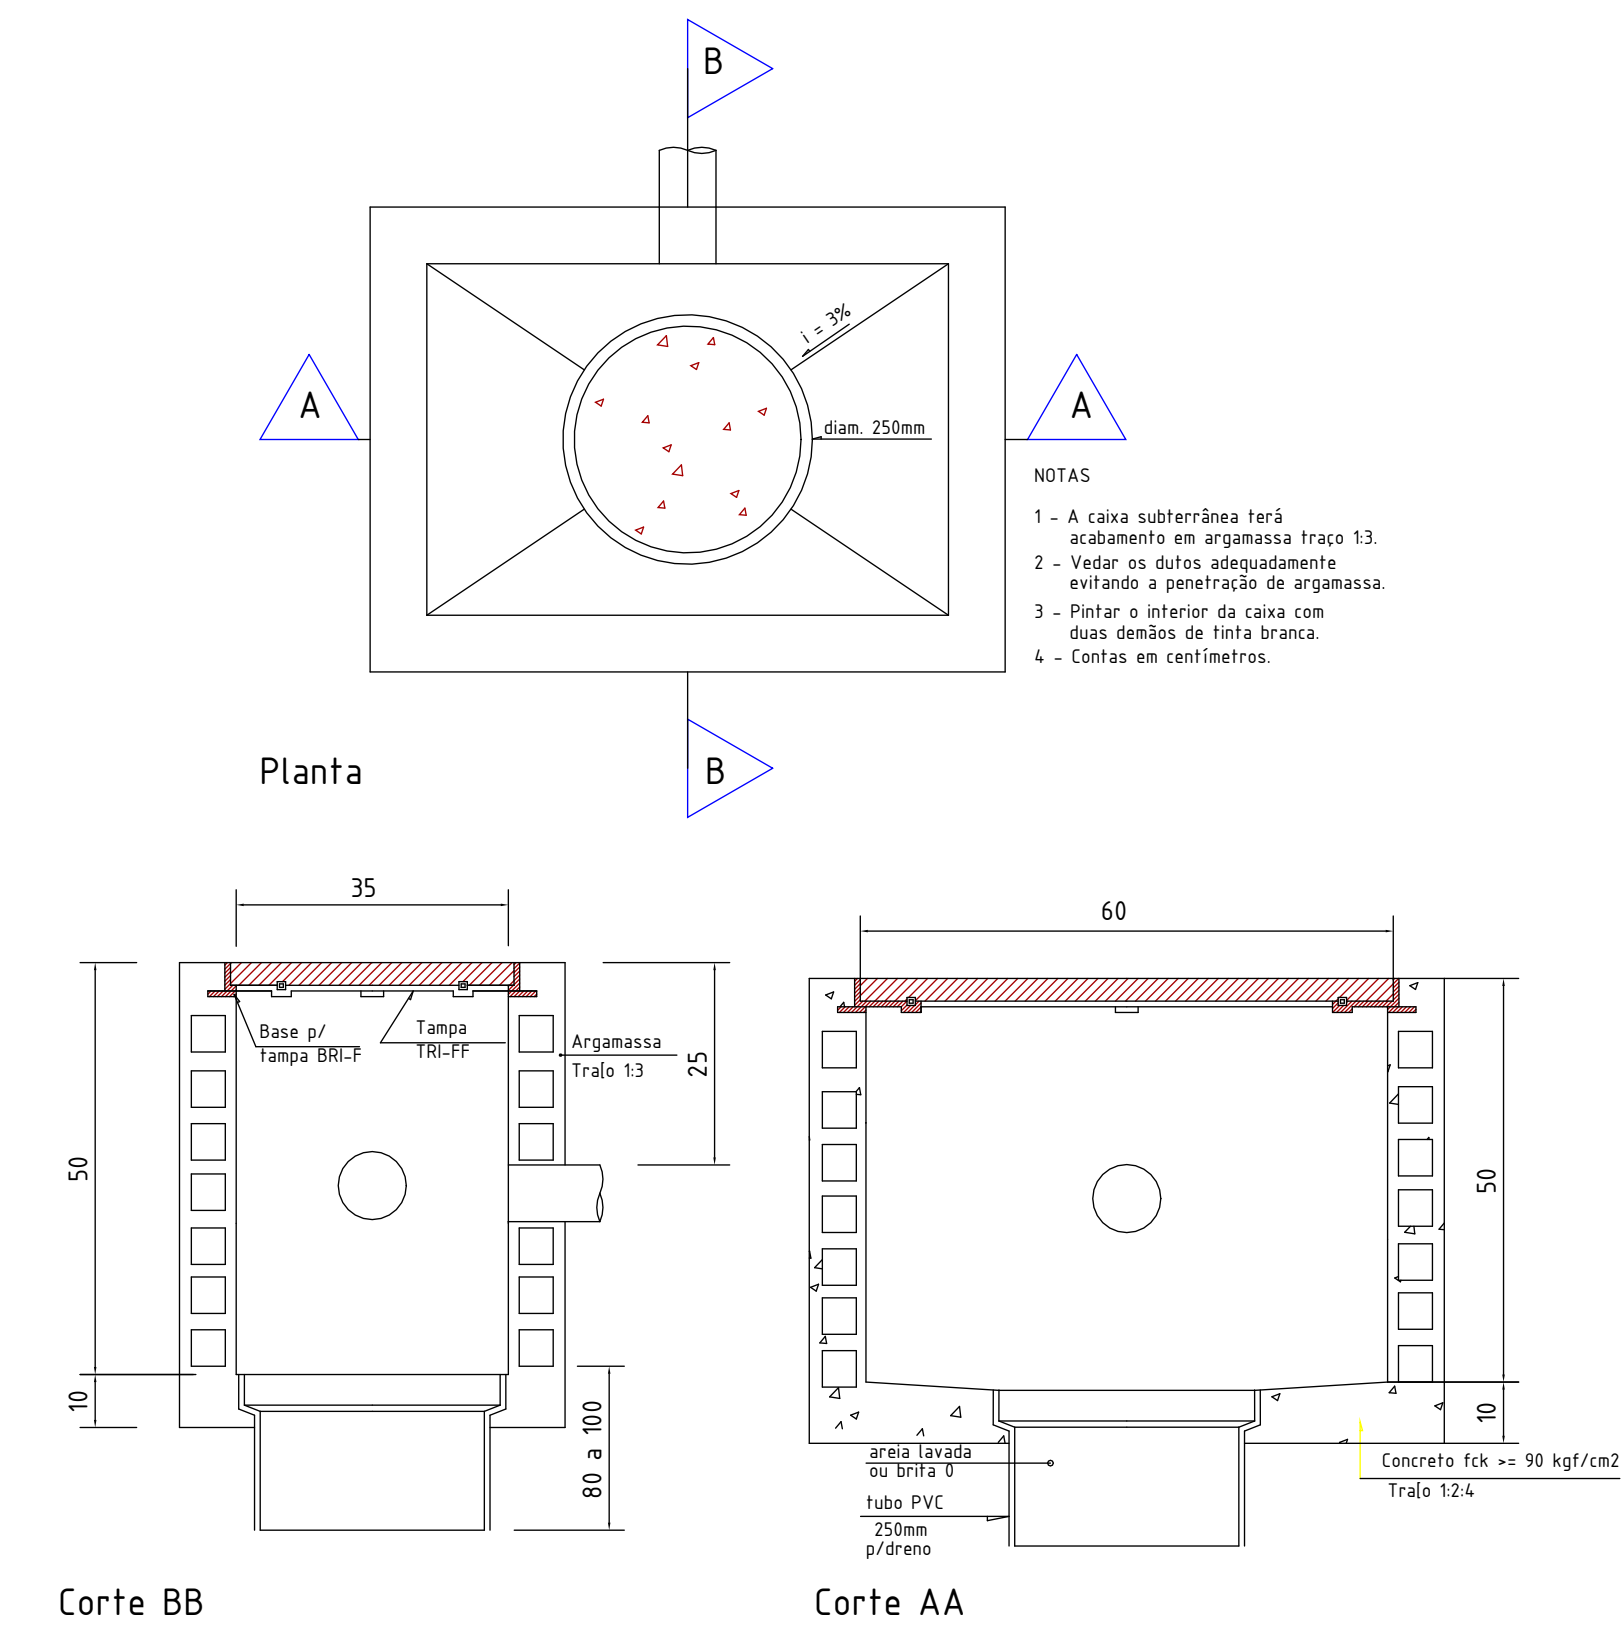


Corte BB

Corte AA

DETALHE - CAIXA R1

ESCALA: 1 : 50

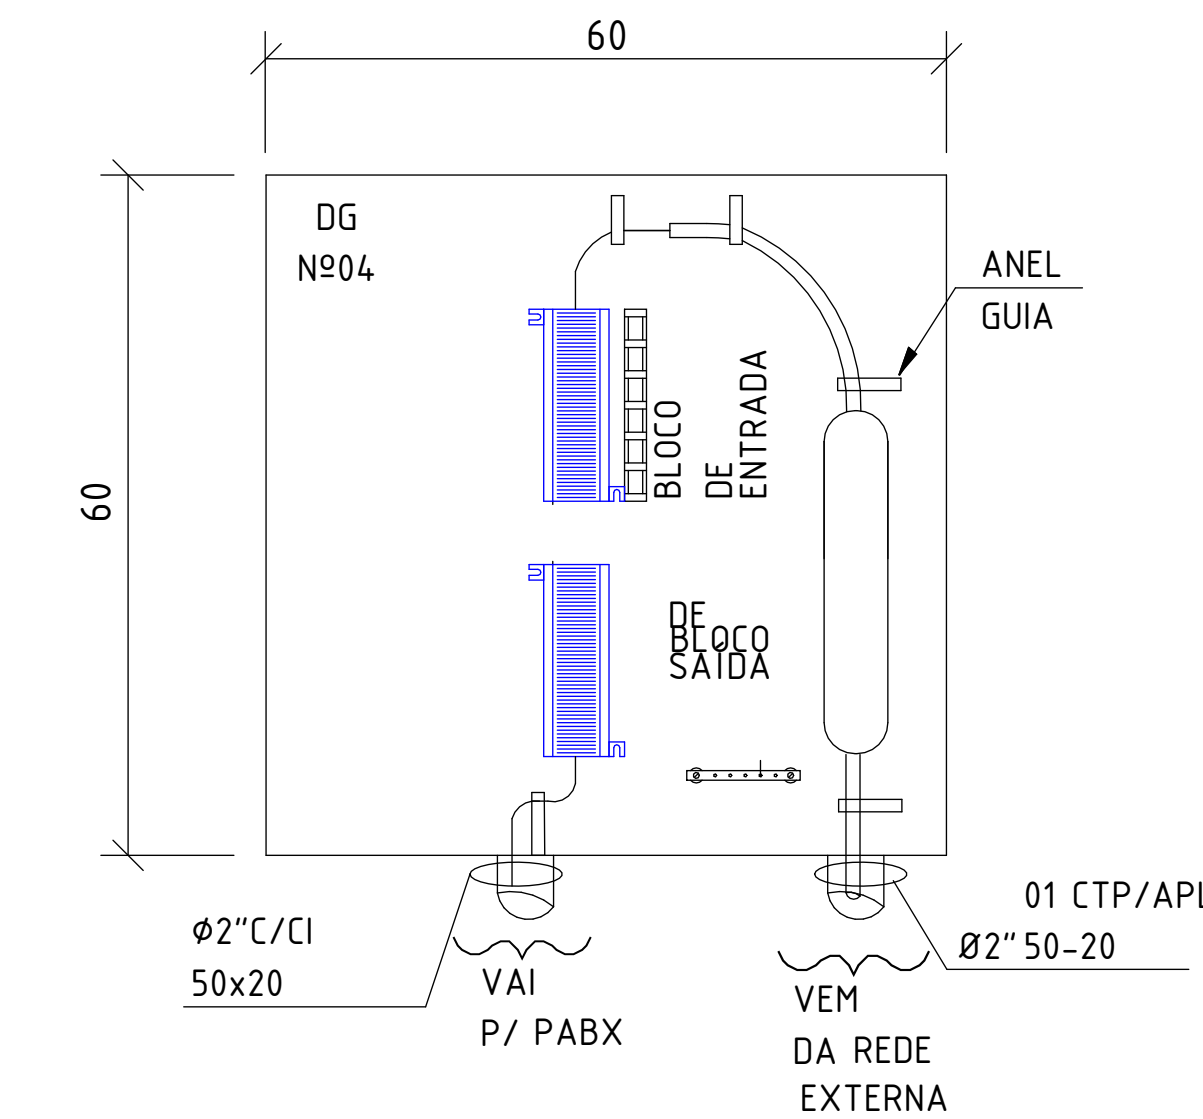

DETALHE - DG

ESCALA: 1 : 50

Lista de Materiais - Eletrodutos Flexíveis - Cabeamento

Descrição do Material	DN	Instalação do eletroduto	Comprimento
Eletroduto flexível corrugado PEAD, conforme NBR15715	Ø32	ENTERRADO	42,65 m

Lista de Materiais - Caixa de Passagem - Cabeamento

Descrição	Qtde.
Caixa de telefonia R1	3

Lista de Materiais - Quadro de Distribuição - Cabeamento

Descrição	Qtde.
QUADRO DE DISTRIBUICAO PARA TELEFONE, INCLUINDO 6 METROS CABO FIBRA OPTICA 6 FIBRAS	1

LEGENDA DE ELETRODUTOS	
	PVC corrugado flexível laranja (teto ou parede)
	PVC corrugado flexível laranja (enterrado)
	PVC corrugado flexível amarelo (teto ou parede)
	PVC corrugado flexível amarelo (enterrado)
	PVC corrugado flexível azul (teto ou parede)
	PVC corrugado flexível azul (enterrado)
	PEAD corrugado flexível (teto ou parede)
	PEAD corrugado flexível (enterrado)
	PVC rígido rosçável (teto ou parede)
	PVC rígido rosçável (enterrado)
	Ferro galvanizado (teto ou parede)
	Ferro galvanizado (enterrado)
	PVC rígido condutete (aparente)
	Cabo de cobre nú
	Cabo de cobre nú (enterrado)
	Eletroduto que sobe
	Eletroduto que desce

NOTAS GERAIS - CABEAMENTO ESTRUTURADO	
1 - Eletrodutos no entrefuro deverão ser do tipo Rígido de PVC Rosçável.	
2 - Eletrodutos embutidos na parede deverão ser Corrugado Flexível.	
3 - Eletrodutos embutidos no solo deverão ser do tipo PEAD Flexível.	
4 - Eletrodutos embutidos na laje ou nas paredes de concreto deverão ser do tipo Corrugado Flexível Reforçado (Laranja).	
5 - Os eletrodutos rígidos de PVC deverão ser fixados por meio de abraçadeira metálica a cada 150 m.	
6 - A interligação entre dois eletrodutos flexíveis deverá ser feita através das luvas de pressão.	
7 - Os eletrodutos não cotados serão de Ø1\"/>	

REV	DATA	DESCRIÇÃO
R01	26/08/25	ATUALIZAÇÃO NA IMPLANTAÇÃO
R00	01/07/25	EMIÇÃO INICIAL

Secretaria de Projetos Estratégicos  **GOVERNO DO ESTADO DE PERNAMBUCO**
SECRETARIA DE PROJETOS ESTRATÉGICOS DO ESTADO DE PERNAMBUCO

OBJETO: PROJETO DE IMPLANTAÇÃO DA DELEGACIA 1A NA CIDADE DE BONITO

CONTRATANTE: SDS - SECRETARIA DE DEFESA SOCIAL CONTRATADA: SEPE - SECRETARIA DE PROJETOS ESTRATÉGICOS

LOCALIZAÇÃO: LOTEAMENTO JARDIM AMÉRICA, AV. AMÉRICA, BONITO - PE, 55680-000

PROPRIETÁRIO: RESPONSÁVEL:

SDS - SECRETARIA DE DEFESA SOCIAL NOME: IRMA CAETANO DE HOLANDA LINS
CNP.J: 02.960.040/0001-00 CAU-PE: A46249-7

RESPONSÁVEL TÉCNICO:

MARCOS OLIVEIRA PEDROSO
CREA-PE 18228924-2

DISCIPLINA: ETAPA:
INSTALAÇÕES DE CABEAMENTO ESTRUTURADO E CFTV EXECUTIVO

PLANTA BAIXA, DETALHES E LISTA DE MATERIAIS PRANCHA:

ESCALA: 1 : 50 DATA: 01/07/25 CODIFICAÇÃO: GOVPE-SPP-BON-L00-DIA_XXX-IMP-PE-CAB-P001