




1 PLANTA BAIXA - WC ALOJAMENTO  
1 : 20

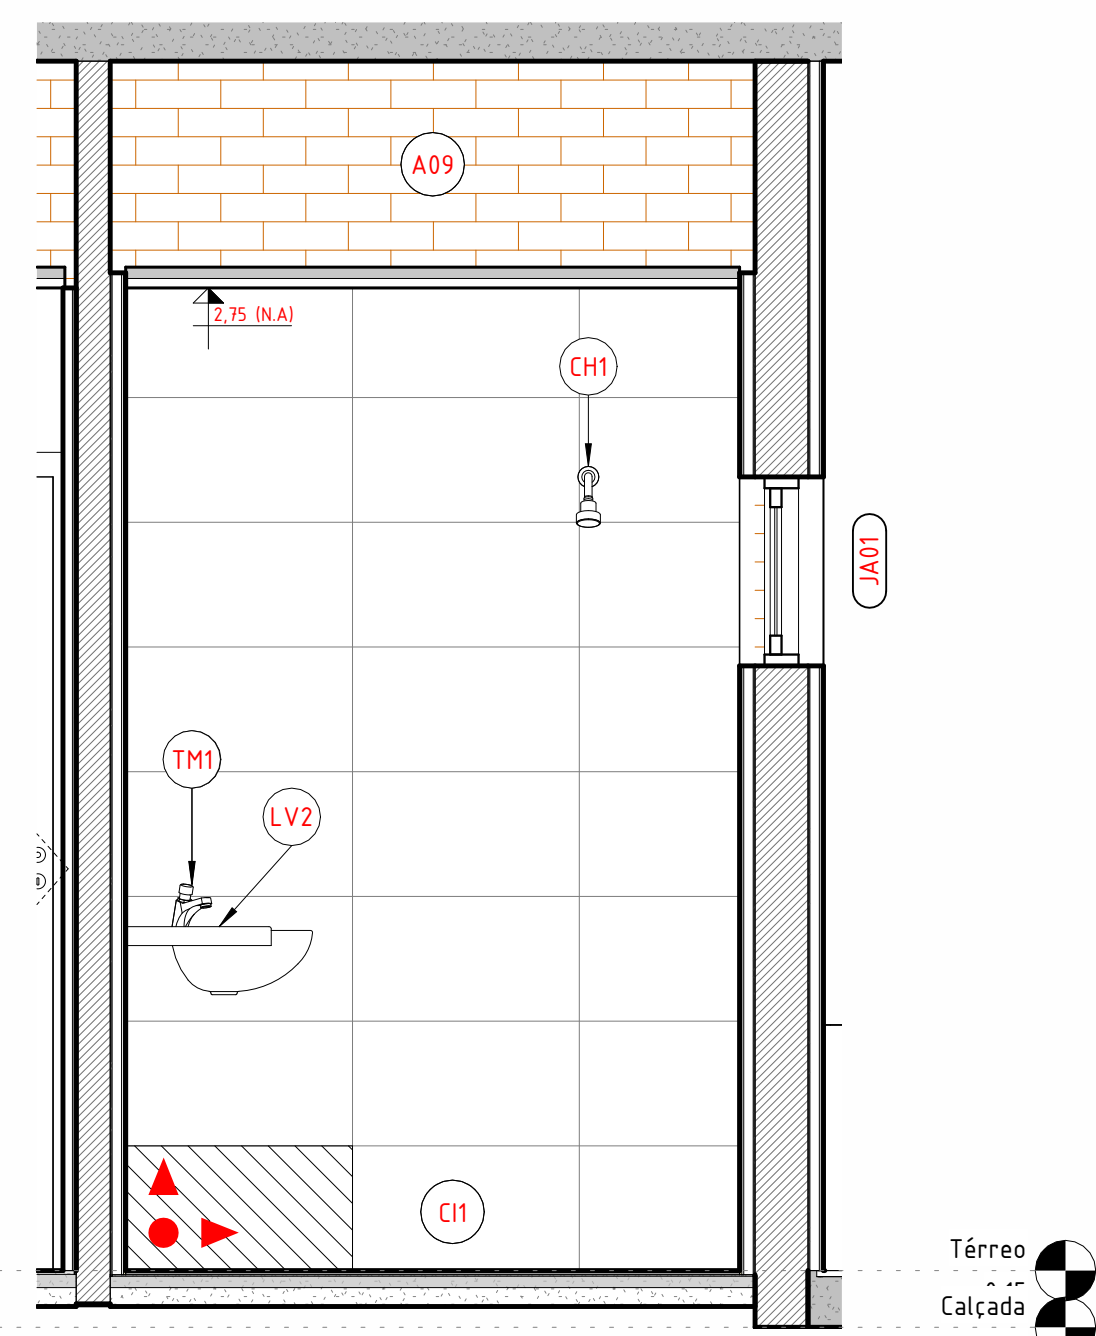


2 ELEV. ALOJ. MASC. A  
1 : 20

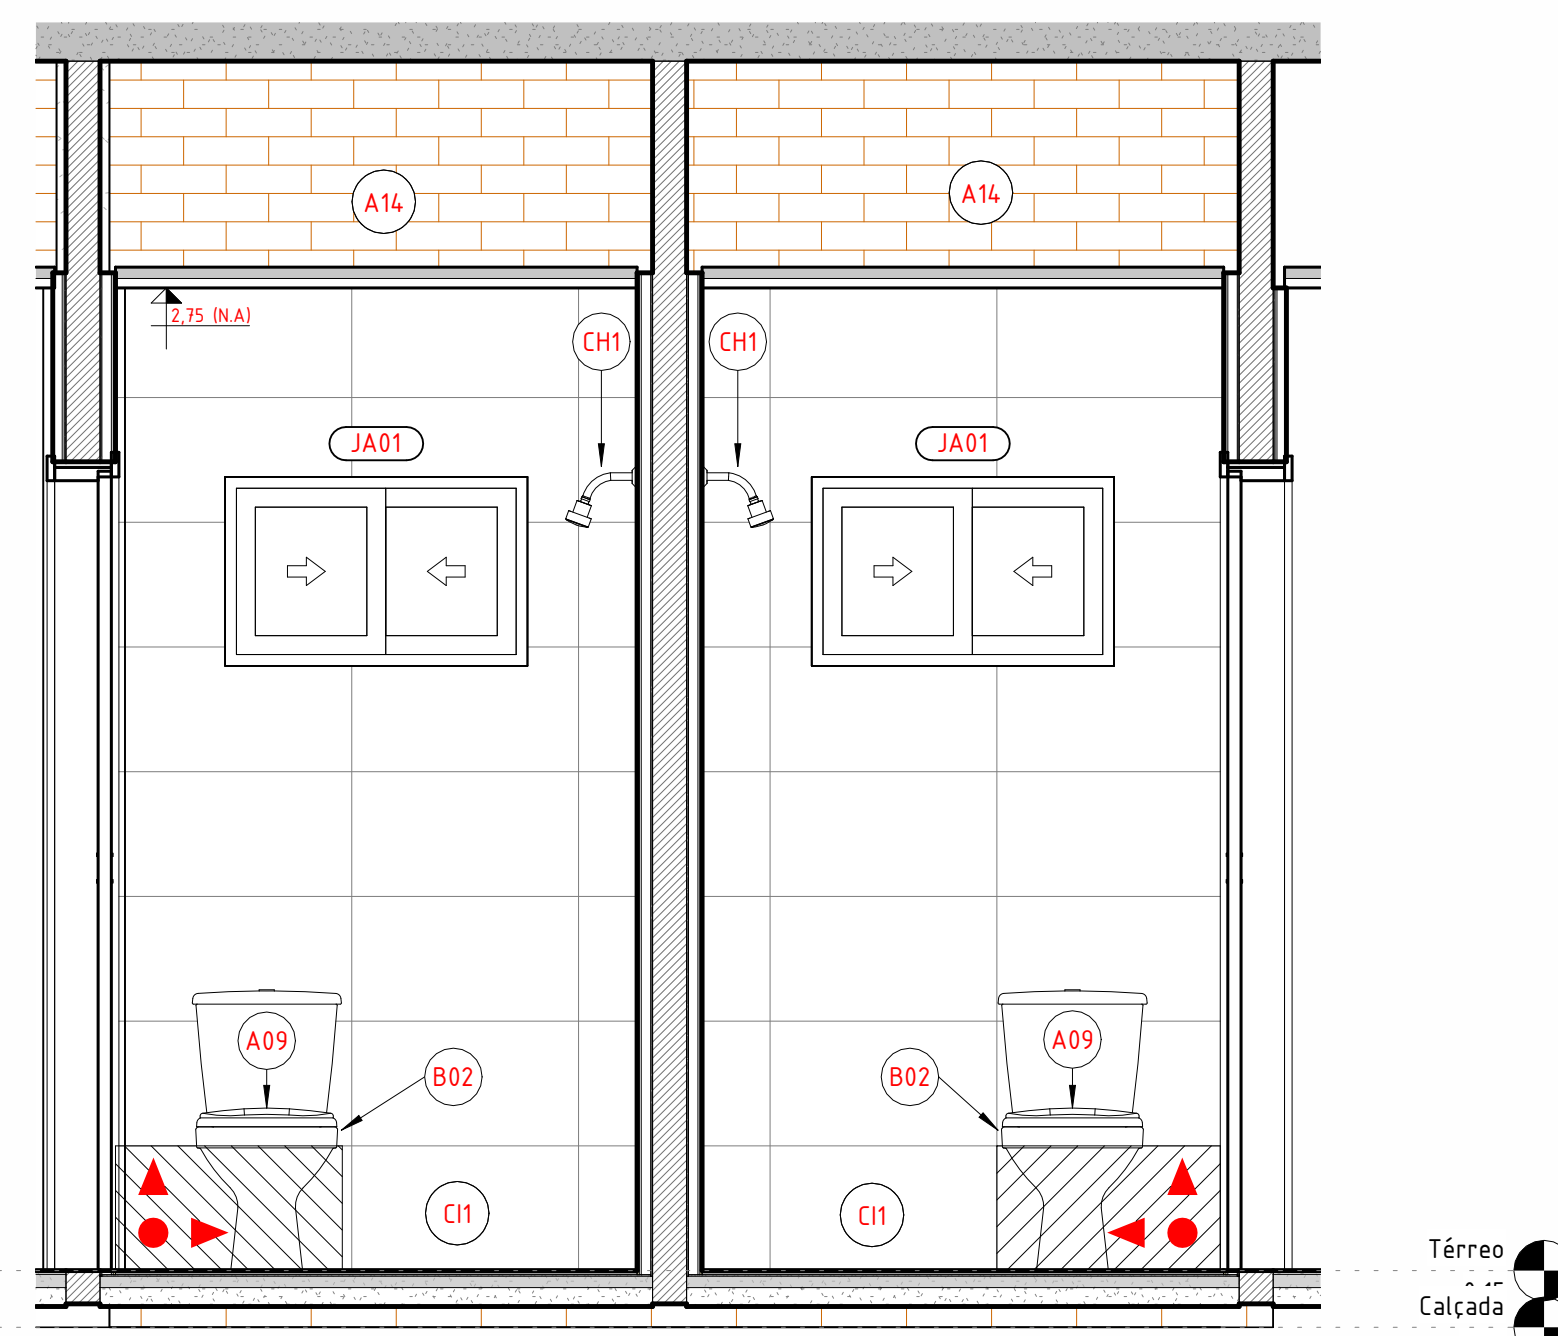


3 ELEV. ALOJ. MASC. B  
1 : 20

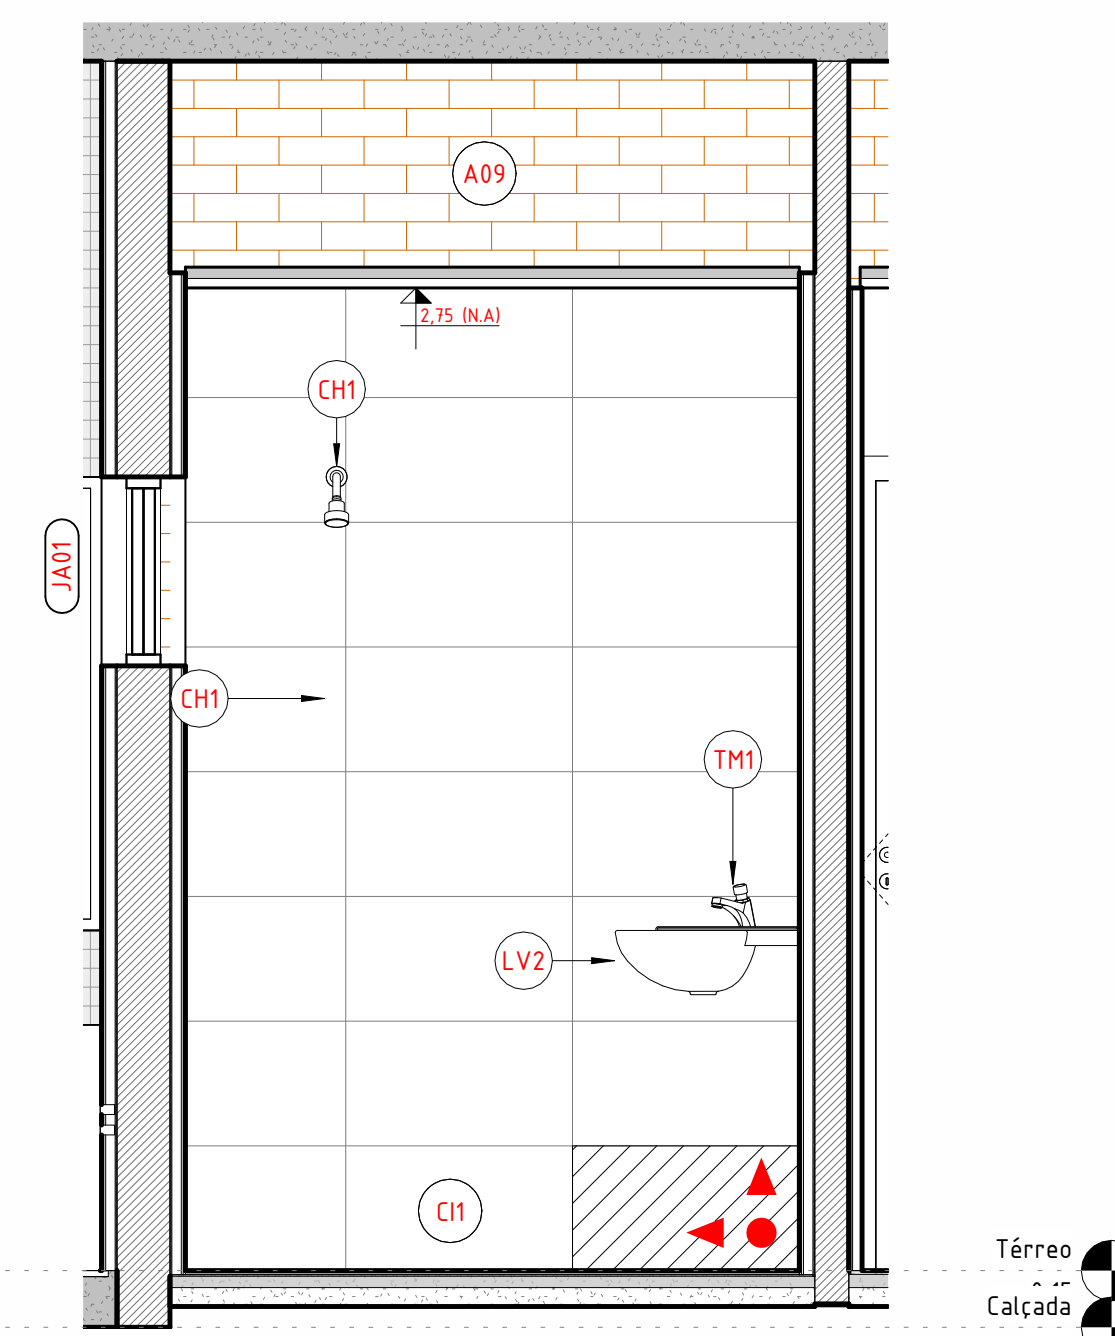


6 ELEV. ALOJ. FEM. A  
1 : 20

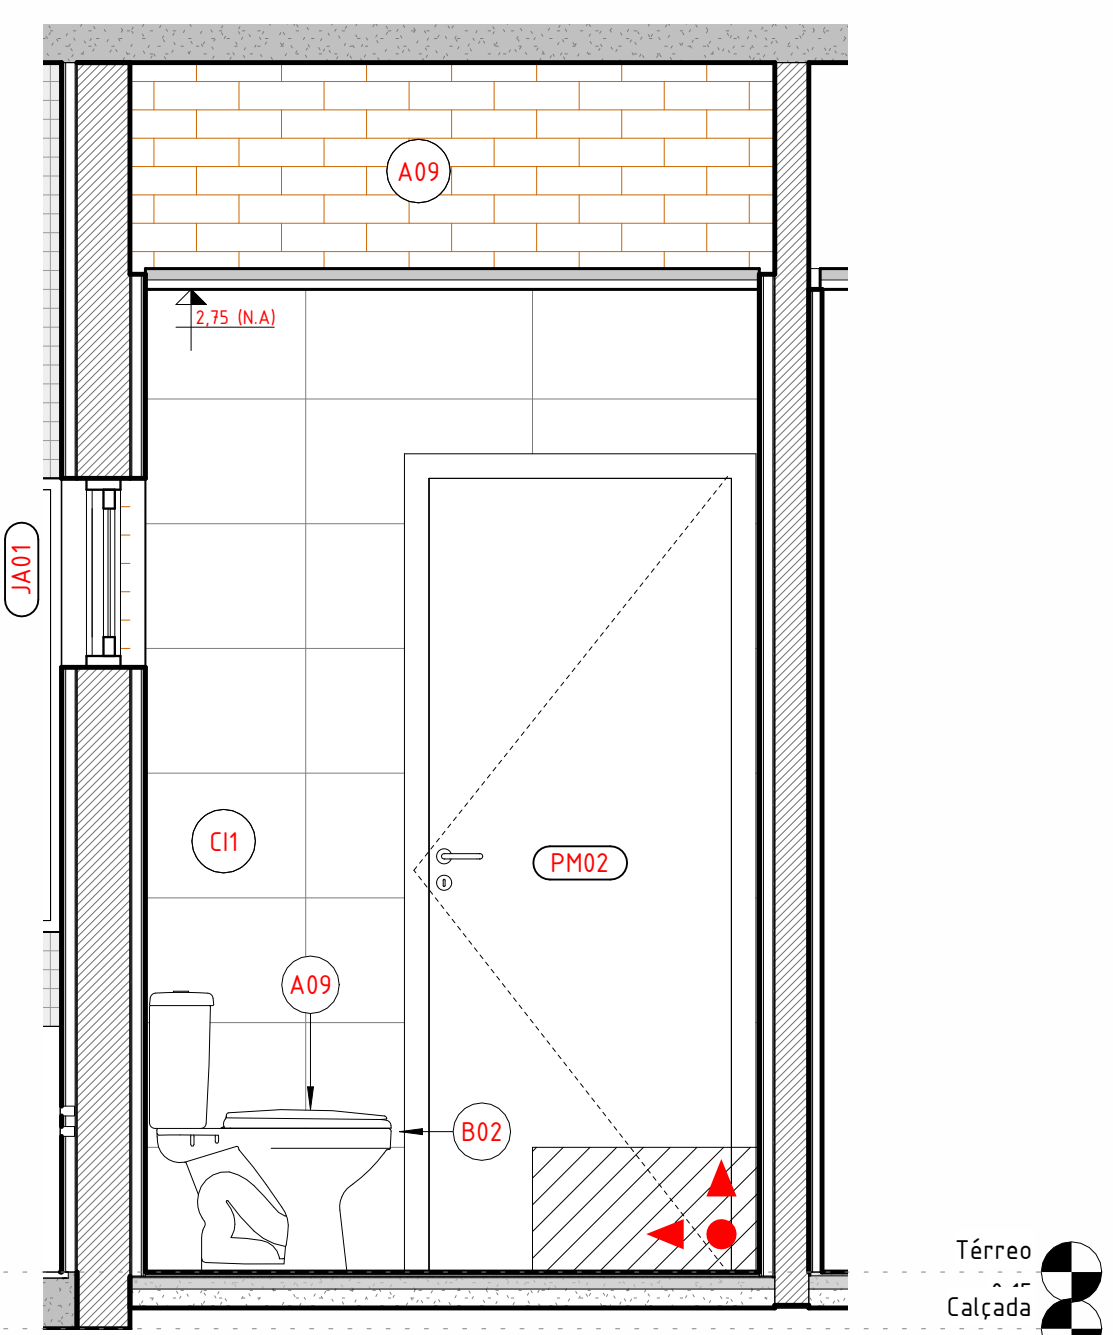

4 ELEV. ALOJ. MASC. C  
1 : 20

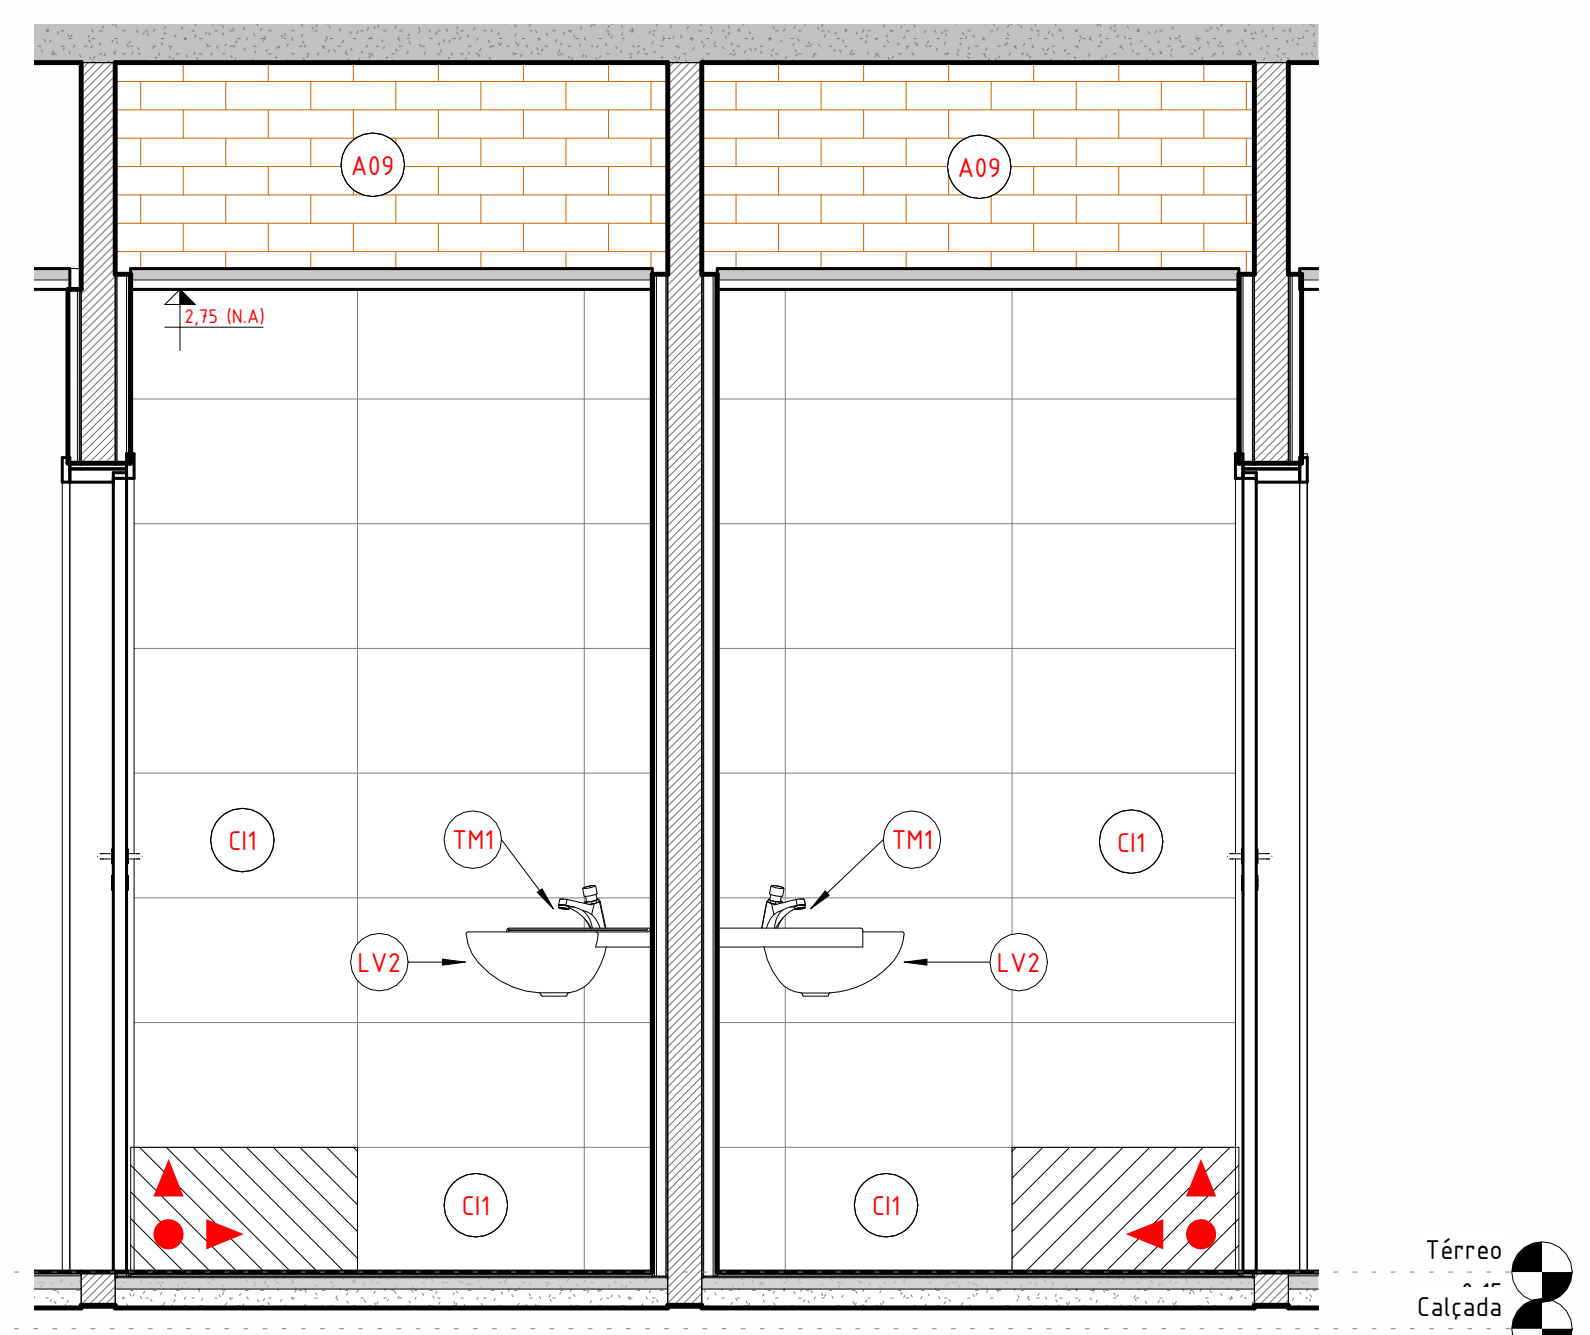

5 ELEV. ALOJ. MASC. D  
1 : 20

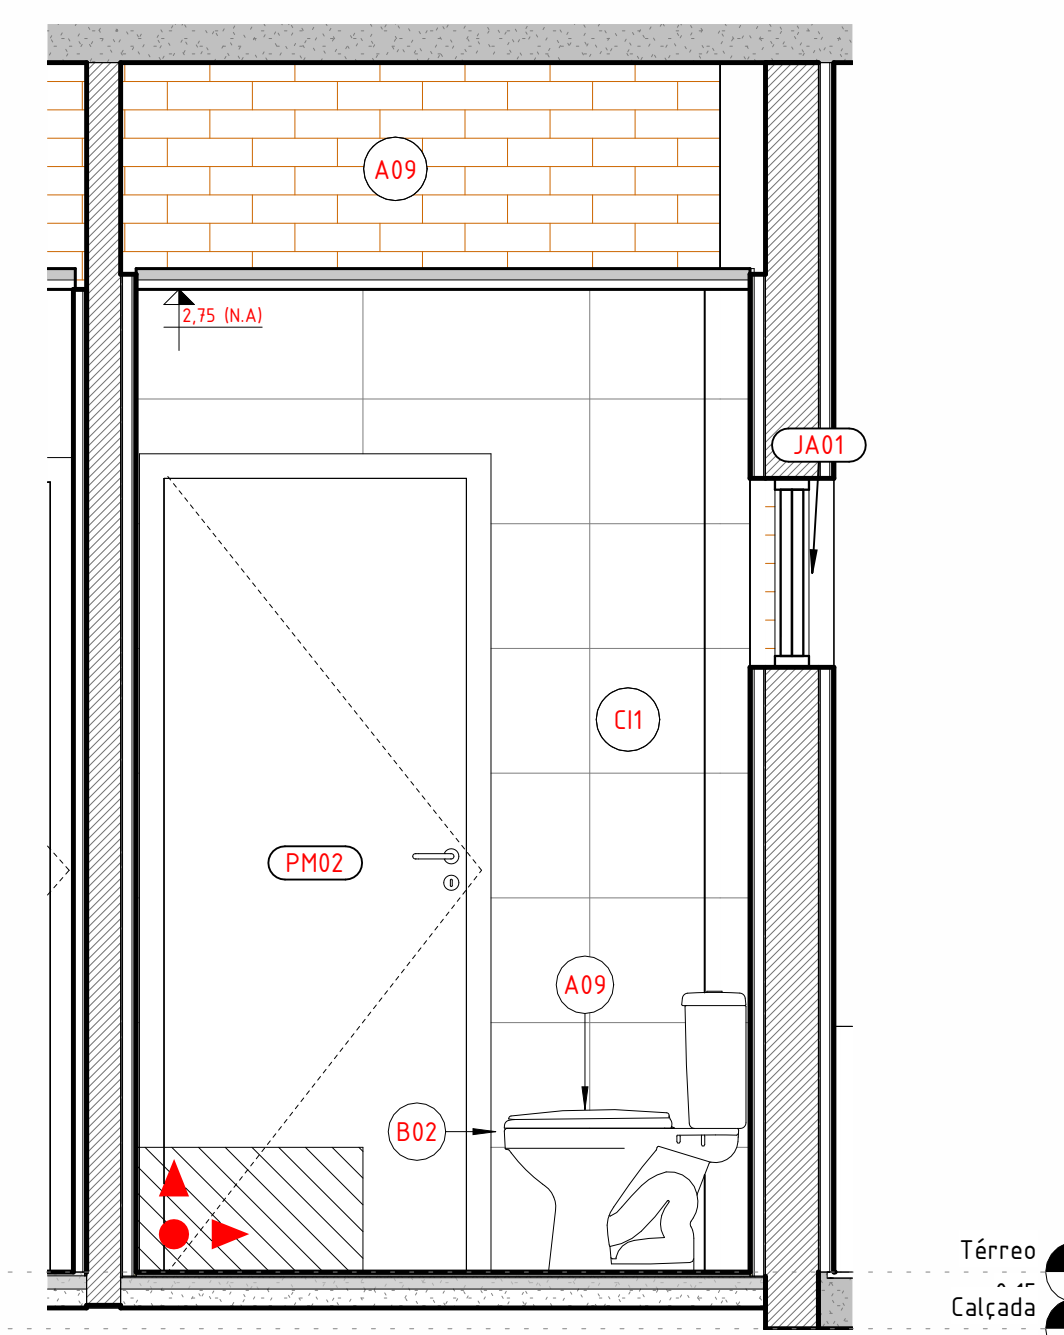

8 ELEV. ALOJ. FEM. C  
1 : 20

QUADRO DE ESPECIFICAÇÕES - LOUÇAS, METAIS E ACESSÓRIOS

CÓD	BLOCO	DESCRIÇÃO	QNT.
BACIAS SANITÁRIAS			
CELAS			
B01	CELAS	VASO SANITÁRIO ANTI VANDALISMO EM INOX	2
WC DELEGADO			
B02	WC DELEGADO	BACIA SANITÁRIA COM CAIXA ACOPLADA DE ACIONAMENTO DUPLO, LINHA ASPEN, REF. P.750.17 - DECA OU EQUIVALENTE TÉCNICO	1
WC FEM			
B02	WC FEM	BACIA SANITÁRIA COM CAIXA ACOPLADA DE ACIONAMENTO DUPLO, LINHA ASPEN, REF. P.750.17 - DECA OU EQUIVALENTE TÉCNICO	1
WC MASC			
B02	WC MASC	BACIA SANITÁRIA COM CAIXA ACOPLADA DE ACIONAMENTO DUPLO, LINHA ASPEN, REF. P.750.17 - DECA OU EQUIVALENTE TÉCNICO	1
WC PCO FEM			
B02	WC PCO FEM	BACIA SANITÁRIA COM CAIXA ACOPLADA DE ACIONAMENTO DUPLO, LINHA ASPEN, REF. P.750.17 - DECA OU EQUIVALENTE TÉCNICO	1
WC PCO MASC			
B02	WC PCO MASC	BACIA SANITÁRIA COM CAIXA ACOPLADA DE ACIONAMENTO DUPLO, LINHA ASPEN, REF. P.750.17 - DECA OU EQUIVALENTE TÉCNICO	1
B03		CAIXA ACOPLADA PARA BACIA SANITÁRIA COM DUPLO ACIONAMENTO	5
COMPLEMENTOS DE LOUÇAS			
WC PCO			
A03	WC PCO	DISPENSER PARA PAPEL HIGIÊNICO	2
A09		ASSENTO PLÁSTICO PARA BACIA ASPEN COM MICROBAN	5
WC PCO			
A10	WC PCO	TOALHEIRO PLÁSTICO TIPO DISPENSER PARA PAPEL TOALHA INTERFOLHADO	2
CUBAS			
COPA			
EB1	COPA	CUBA ACO INOX (AISI 304) DE EMBUTIR COM VALVULA 3/4" - DE +40 X 34 X 12+ CM	1
WC DELEGADO			
LV1	WC DELEGADO	LAVATÓRIO DE LOUÇA BRANCA, SUSPENSO ISEM COLUNA, DIMENSÕES +40 X 30+ CM	1
LV2		LAVATÓRIO LOUÇA DE CANTO SEM COLUNA, INCLUSIVE VÁLVULA EM PLÁSTICO E SIFÃO FLEXÍVEL - FORNECIMENTO E INSTALAÇÃO	4
EQUIPAMENTOS SANITÁRIOS PARA DEFICIENTES			
WC PCO			
A02	WC PCO	BARRA DE APOIO 40cm, LINHA CONFORTO, REF. 2310.C040.POL - DECA OU EQUIVALENTE TÉCNICO	6
WC PCO			
A07	WC PCO	BARRA DE APOIO 70cm, LINHA CONFORTO, REF. 2310.C070.POL - DECA OU EQUIVALENTE TÉCNICO	2
WC PCO			
A08	WC PCO	BARRA DE APOIO 80cm, LINHA CONFORTO, REF. 2310.C080.POL - DECA OU EQUIVALENTE TÉCNICO	4
BA40		BARRAS DE APOIO RETA, EM AÇO INOX, COMPRIMENTO 40CM, DIÂMETRO MÍNIMO 3CM.	2
RESERVATÓRIO			
COBERTA			
RV1	COBERTA	Caixa d'água de polietileno, 1000 litros - Fortlev	2
RV2		Torneira de Boia haste ABS Fortlev	2
SABONETEIRA PARA LÍQUIDO			
WC PCO			
A01	WC PCO	DISPENSER PARA SABONETE LÍQUIDO	2
TORNEIRAS			
WC			
CH1	WC	CHUIVEIRO ELÉTRICO COMUM CORPO PLÁSTICO, TIPO DUCHA - FORNECIMENTO E INSTALAÇÃO. AF_01/2020	3
WC			
TM1	WC	TORNEIRA DE MESA COM FECHAMENTO AUTOMÁTICO, LINHA DECAMATIC ECO, REF.1173.C, DECA OU SIMILAR	5
COPA			
TM2	COPA	TORNEIRA EXTENSÍVEL BICA ALTA, MONCOMANDO, ÁGUA QUENTE	1

A declividade do piso deve ser constante e suave, entre 0,5% e 2,5%, dependendo da necessidade de escoamento de água seguindo o normativo

O projeto não contempla espelho, pois é um item que não será contemplado no orçamento da edificação, podendo ser adicionado posteriormente no momento da equipagem.

PROJETO DE IMPLANTAÇÃO DA DELEGACIA 1B

R00	07.04.25	EMITIDO
REV	DATA	DESCRIÇÃO

Secretaria de Projetos Estratégicos

GOVERNO DO ESTADO DE PERNAMBUCO  
SECRETARIA DE PROJETOS ESTRATÉGICOS DO ESTADO DE PERNAMBUCO

OBJETO: PROJETO DE IMPLANTAÇÃO DO COMPLEXO DA POLÍCIA CIVIL NA CIDADE DE VITÓRIA DE SANTO ANTÃO

CONTRATANTE: SECRETARIA DE DEFESA SOCIAL  
CONTRATADA: SECRETARIA DE PROJETOS ESTRATÉGICOS

LOCALIZAÇÃO: LOTEAMENTO JARDIM CORRÊA II, S/N, QUADRA D - REDENÇÃO

PROPRIETÁRIO: RESPONSÁVEL:

SDS - SECRETARIA DE DEFESA SOCIAL  
CNPJ: 02.960.040/0001-00  
NOME: IRMA CAETANO DE HOLANDA LINS  
CAU-PE: A46249-7

RESPONSÁVEL TÉCNICO:

RENATTO LIBERATO  
CAU-PE: A260524-0  
JÃO WANDERLEY  
CAU-PE: A165245-1

DISCIPLINA: ARQUITETURA  
CONTÉUDO: DETALHAMENTO ÁREAS MOLHADAS - WC ALOJAMENTOS  
ETAPA: EXECUTIVO  
PRANCHA:

ESCALA: 1 : 20  
DATA: 09.06.25  
CODIFICAÇÃO: GOVPE-SPP-VSA-L00-DIB\_XXX-GER-PE-ARQ-P000.RVT