
 
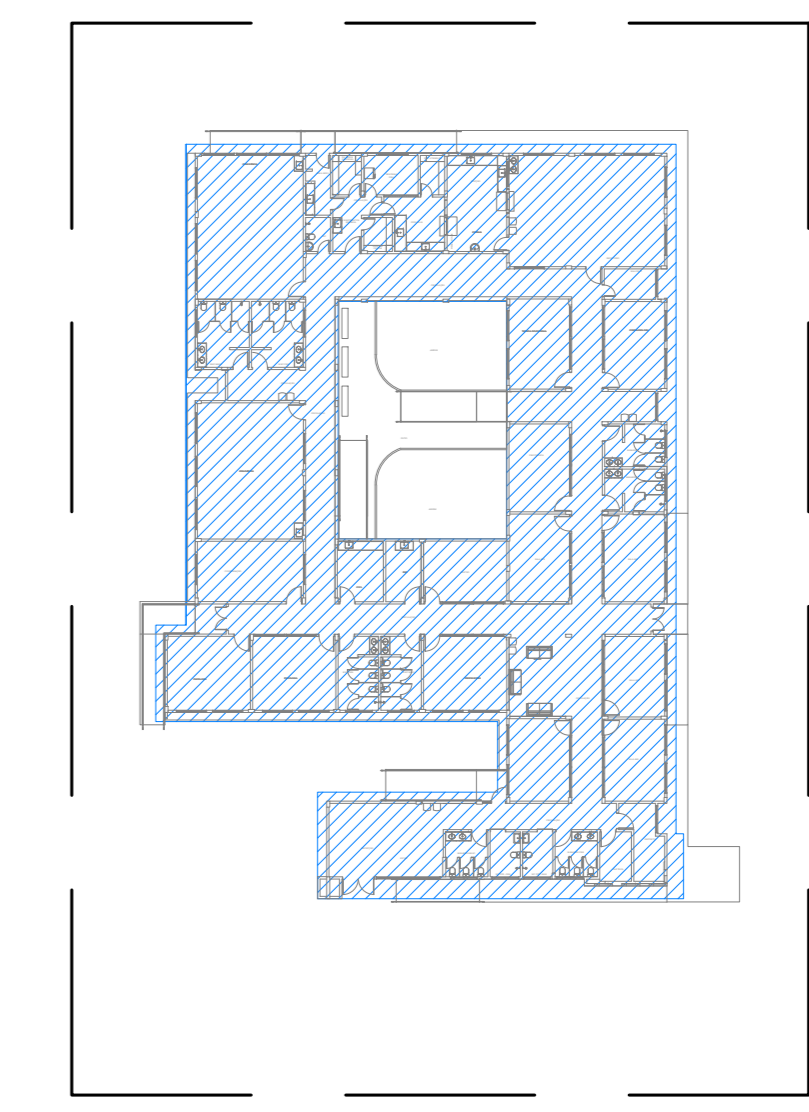


LEGENDA	
SÍMBOLO	EPECIFICAÇÃO
	- LUMINÁRIA LED 25W, 4000K, 350 mm, COM ALETA, DE EMBUTIR, REF. LA42-E300040, FABRICAÇÃO LUMICENTER OU EQUIVALENTE TÉCNICO.
	- LUMINÁRIA LED 25W, 4000K, 4 070 mm, SEM ALETA, DE EMBUTIR, REF. LH42-E400040, FABRICAÇÃO LUMICENTER OU EQUIVALENTE TÉCNICO.



ENERGIA COMERCIAL - ILUMINAÇÃO
02 PLANTA BAIXA DE LOCAÇÃO
ESCALA: 1:500

ENERGIA COMERCIAL - ILUMINAÇÃO
01 PLANTA BAIXA - CEAME
ESCALA: 1:75

R.00	12/01/2026	EMISSÃO INICIAL	CYLAS	CYLAS
REV.	DATA	DESCRIÇÃO	ELAB.	APROV.

SECRETARIA de Projetos Estratégicos

GOVERNO DO ESTADO DE PERNAMBUCO
SECRETARIA DE PROJETOS ESTRATÉGICOS DE PERNAMBUCO - SEPE
ESCRITÓRIO DE PROJETOS

PROJETO PADRÃO DO CEAME
CENTRO DE ATENDIMENTO MULTIDISCIPLINAR ESPECIALIZADO - CARUARUPE

SECRETARIA DE PROJETOS ESTRATÉGICOS (SEPE)

RUA JOÃO TAVARES, MAURÍCIO DE NASSAU,
MUNICÍPIO DE CARUARU / PE, CEP: 55.012-450

SECRETARIA DE PROJETOS ESTRATÉGICOS
CNPJ 21825676/0001-94
RESPONSÁVEL: TÉCNICO PROJETISTA

Ana Paula Casção
CAU: A768669

Cylas Paguetti Junior
CREA/PE: 130.378.010-00

PROJETO DAS INSTALAÇÕES ELÉTRICAS

PAGINAÇÃO LUMINÁRIAS x FORRO

ESCALA INDICADA: DATA: JAN/2026 CODIFICAÇÃO: GOVPE-CAR-REC-100-CAE-PRJ-PE-EE-PO02.dwg PRONOME: 02/14 R0