

QUADRO DE QUANTIDADES

| | |
|------|----------------------------------|
| 5 m | Tubo PEAD d=200mm |
| 1 un | Caixa de Ligação e Passagem |
| 1 un | Boca de Lobo Simples com Grelha |
| 1 un | Bomba de Recalque - Potência 2CV |

| | | |
|-----|--------|-----------|
| R00 | MAR/26 | EMITIDO |
| REV | DATA | DESCRIÇÃO |

GOVERNO DO ESTADO DE PERNAMBUCO
 SECRETARIA DE PROJETOS ESTRATÉGICOS DO ESTADO DE PERNAMBUCO

OBJETO: PROJETO BÁSICO PARA AMPLIAÇÃO DO ESPAÇO MULTIUSO NO HOSPITAL SÃO SEBASTIÃO NO MUNICÍPIO DE CARUARU - PE

CONTRATANTE: SECRETARIA DE PROJETOS ESTRATÉGICOS - SEPE
 CONTRATADA: A SER PREENCHIDO APÓS LICITAÇÃO

ENDEREÇO: Av. Agamenon Magalhães, 262, Maurício de Nassau, Caruaru - PE, 55010-000

PROPRIETÁRIO: _____ RESPONSÁVEL TÉCNICO: _____

SECRETARIA DE PROJETOS ESTRATÉGICOS - SEPE NOME: IRMA CAETANO DE HOLANDA LINS CAU - PE: A46249-7


PROJETISTAS: _____

TAINÁ TORRES DOS SANTOS
 CREA-PE: 187965733-7


DISCIPLINA: DRENAGEM ETAPA: PROJETO BÁSICO

CONTÉUDO: PLANTA BAIXA PRANCHA: _____

ESCALA: 1:50 DATA: 30 de MAR 2026 CODIFICAÇÃO: ACAD- GOVPE-SPE-CAR-HSAOSEB-GER-PB-DRE-P00

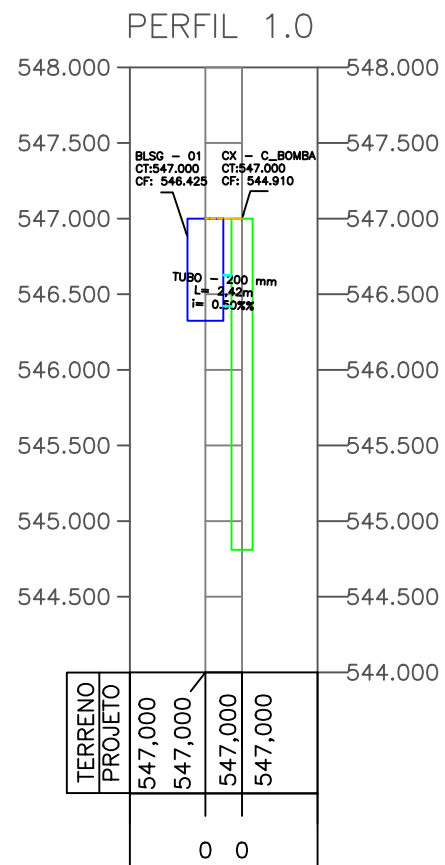


DET. PERFIL
ESC. 1:500

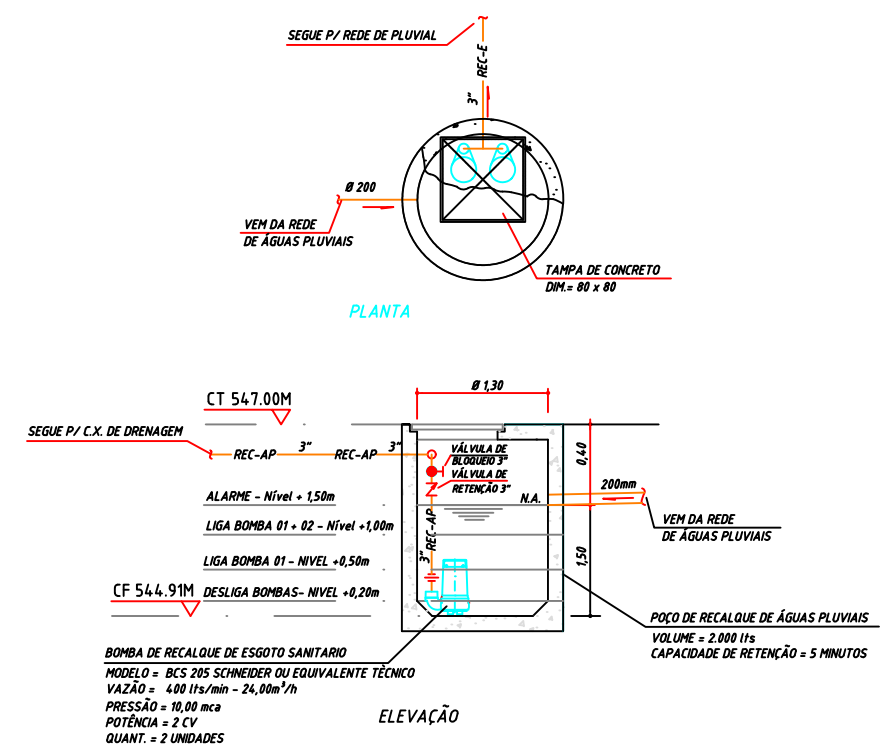

DET. POÇO DE RECALQUE ÁGUAS PLUVIAIS
ESC. 1:150

Legenda:

- BOCA DE LOBO SIMPLES COM GRELHA (BLSG)
- CAIXA DE LIGAÇÃO E PASSAGEM

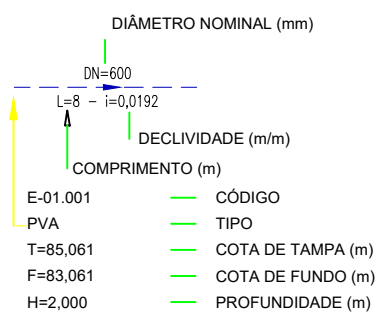

DESENHOS DE REFERÊNCIA:

RELACIONAR DESENHOS DA TOPOGRAFIA E TERRAPLANAGEM.

NOTAS:

- 1- MEDIDAS EM METROS, EXCETO ONDE INDICADO.
- 2- AS COTAS DO TERRENO DEVERÃO SER CONFIRMADAS ANTES DA EXECUÇÃO DAS OBRAS.
- 3- OS TRECHOS EM GALERIA DEVEM SER FORMADOS POR TUBOS DE PEAD (POLIETILENO DE ALTA DENSIDADE) DE PAREDE DUPLA, LISA INTERNAMENTE E CORRUGADA EXTERNAMENTE, COM DIÂMETRO NOMINAL (DN) BASEADO NO DIÂMETRO INTERNO, CONFORME NORMA DNIT 094/2014.
- 4- APRESENTAR A ESPECIFICAÇÃO DAS CONEXÕES EM PEAD A SEREM UTILIZADAS.
- 5- OS DISPOSITIVOS DE DRENAGEM DEVERÃO SER EXECUTADOS SEGUNDO O PROJETO PADRÃO, ASSEGURANDO FUNCIONALIDADE HIDRÁULICA, ESTABILIDADE CONSTRUTIVA E CONFORMIDADE COM OS REQUISITOS TÉCNICOS ESTABELECIDOS POR NORMAS.
- 6 - INTERLIGAR SISTEMA DE DRENAGEM COM REDE EXISTENTE

| | | |
|-----|--------|-----------|
| R00 | MAR/26 | EMITIDO |
| REV | DATA | DESCRIÇÃO |



GOVERNO DO ESTADO DE PERNAMBUCO
SECRETARIA DE PROJETOS ESTRATÉGICOS DO ESTADO DE PERNAMBUCO

OBJETO: PROJETO BÁSICO PARA AMPLIAÇÃO DO ESPAÇO MULTIUSO NO HOSPITAL SÃO SEBASTIÃO NO MUNICÍPIO DE CARUARU - PE

CONTRATANTE: SECRETARIA DE PROJETOS ESTRATÉGICOS - SEPE
CONTRATADA: A SER PREENCHIDO APÓS LICITAÇÃO

ENDEREÇO: Av. Agamenon Magalhães, 262, Maurício de Nassau, Caruaru - PE. 55010-000

PROPRIETÁRIO: RESPONSÁVEL TÉCNICO:

SECRETARIA DE PROJETOS ESTRATÉGICOS - SEPE
NOME: IRMA CAETANO DE HOLANDA LINS
CAU - PE: A46249-7

PROJETISTAS:

TAINÁ TORRES DOS SANTOS
CREA-PE: 181965733-7

DISCIPLINA: DRENAGEM
ETAPA: PROJETO BÁSICO

CONTEÚDO: DETALHES
PRANCHA:

ESCALA: 1:50
DATA: 30 de MAR 2026
CODIFICAÇÃO: ACAD- GOVPE-SPE-CAR-GER-PB-DRE-P00

02/02 R00