


LEGENDA	
	- ELETRODUTO METALICO FLEXIVEL, TIPO SEAL TUBE, Ø3/4" PARA OS NÃO COTADOS
	- ELETRODUTO DE PVC RIGIDO, SOBRE O FORRO, Ø3/4" PARA OS NÃO COTADOS EM PLANTA
	- INDICAÇÃO QUE DESCE OU SOBEE
	- CONDULETES MULTIFLOS "L, L, X"
	- QUADRO DE DISTRIBUIÇÃO ELÉTRICA
	- CABEAMENTO ELÉTRICO FASE, NEUTRO, TERRA E RETORNO RESPECTIVAMENTE
	- ELETROCALHA "U", LISA, COM TAMPÃO, MEDIDA INDICADA


OBSERVAÇÕES:
 01 - MEDIDAS EM METRO EXCETO INDICADA.
 02 - OS ELETRODUTOS SOBRE O FORRO DEVERÃO TER SUSTENTAÇÃO A CADA 1,0 METRO NO MÁXIMO.
 03 - TODOS OS ELETRODUTOS E CONDULETES INSTALADOS DE FORMA APARENTE, DEVEM SER EM FERRO

NOTAS:
 1. OS CONDUTORES PARA CIRCUITOS DE FORÇA DEVEM SER EM COBRE COM ISOLAÇÃO PARA 750V, NÃO HALOGENADOS DEVENDO OBEDECER O SEGUINTE PADRÃO DE CORES:
 FASE - PRETA
 NEUTRO - AZUL ESCURO
 TERRA - VERDE
 2. TODOS OS ELETRODUTOS SERÃO DE 3/4" PVC, EXCETO INDICADO.
 3. AS PLAQUETAS DE IDENTIFICAÇÃO A SEREM INSTALADAS NAS PORTAS DOS QUADROS, DEVEM SER DO TIPO ACRILICAS, NA COR PRETA COM LEGENDAS NA COR BRANCA.


01 ENERGIA ELÉTRICA PARA AR CONDICIONADO
 PLANTA BAIXA - COBERTURA - CRECHE 10 SALAS
 ESCALA: 1/75

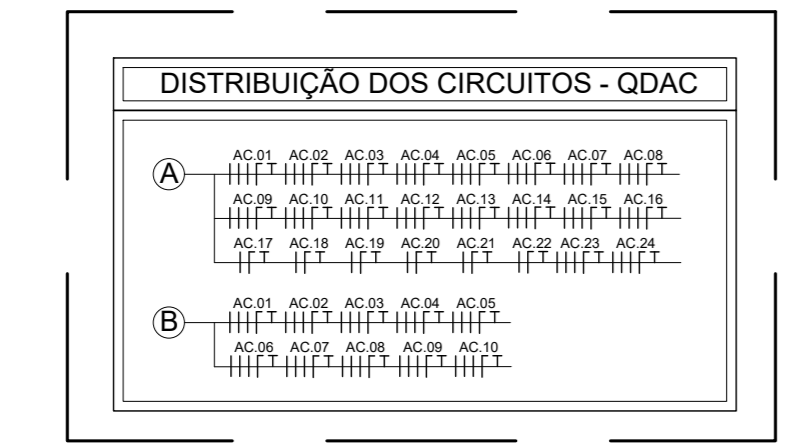


02 ENERGIA ELÉTRICA PARA AR CONDICIONADO
 DISTRIBUIÇÃO DOS CIRCUITOS QDAC
 ESCALA: 1/75

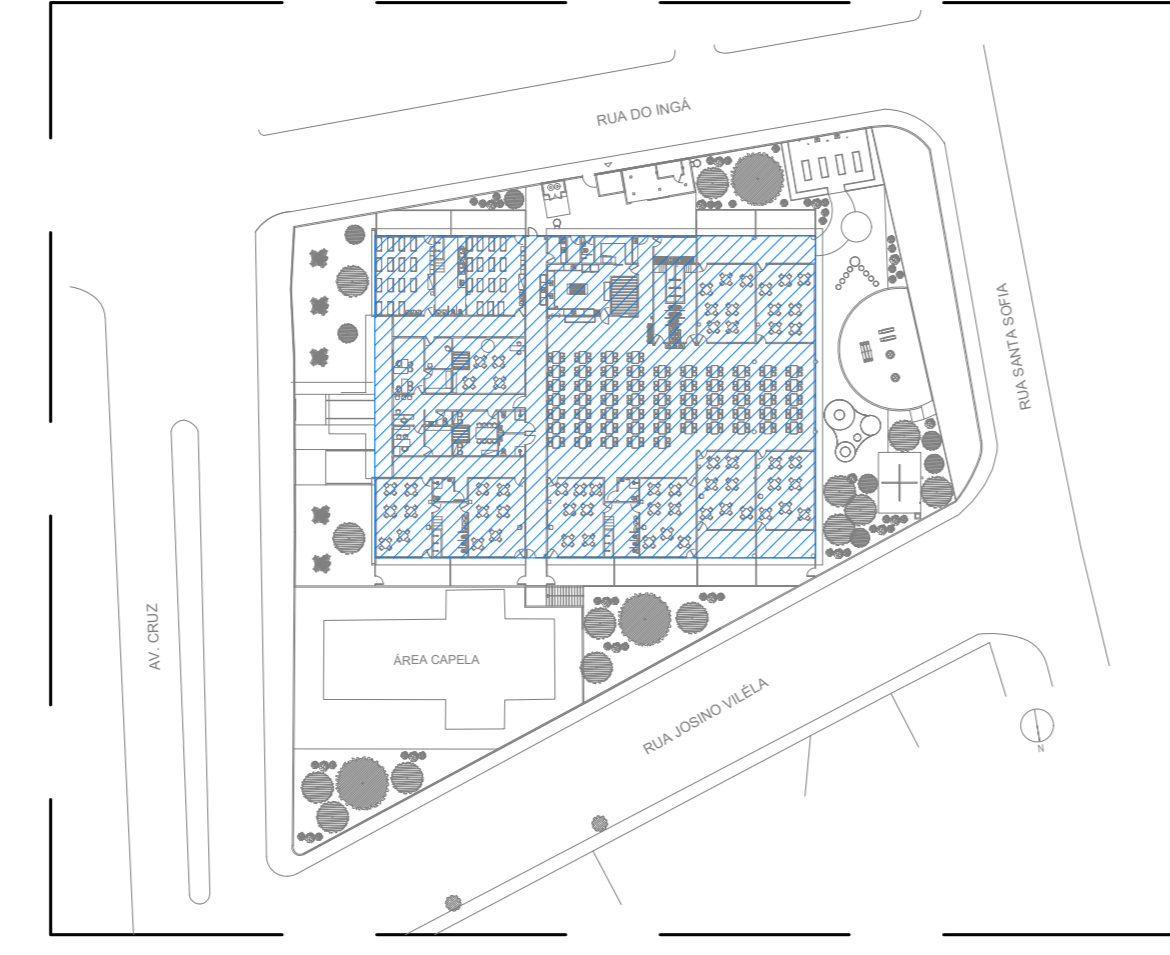

03 ENERGIA COMERCIAL - AR CONDICIONADO
 PLANTA BAIXA DE LOCAÇÃO
 ESCALA: 1/75

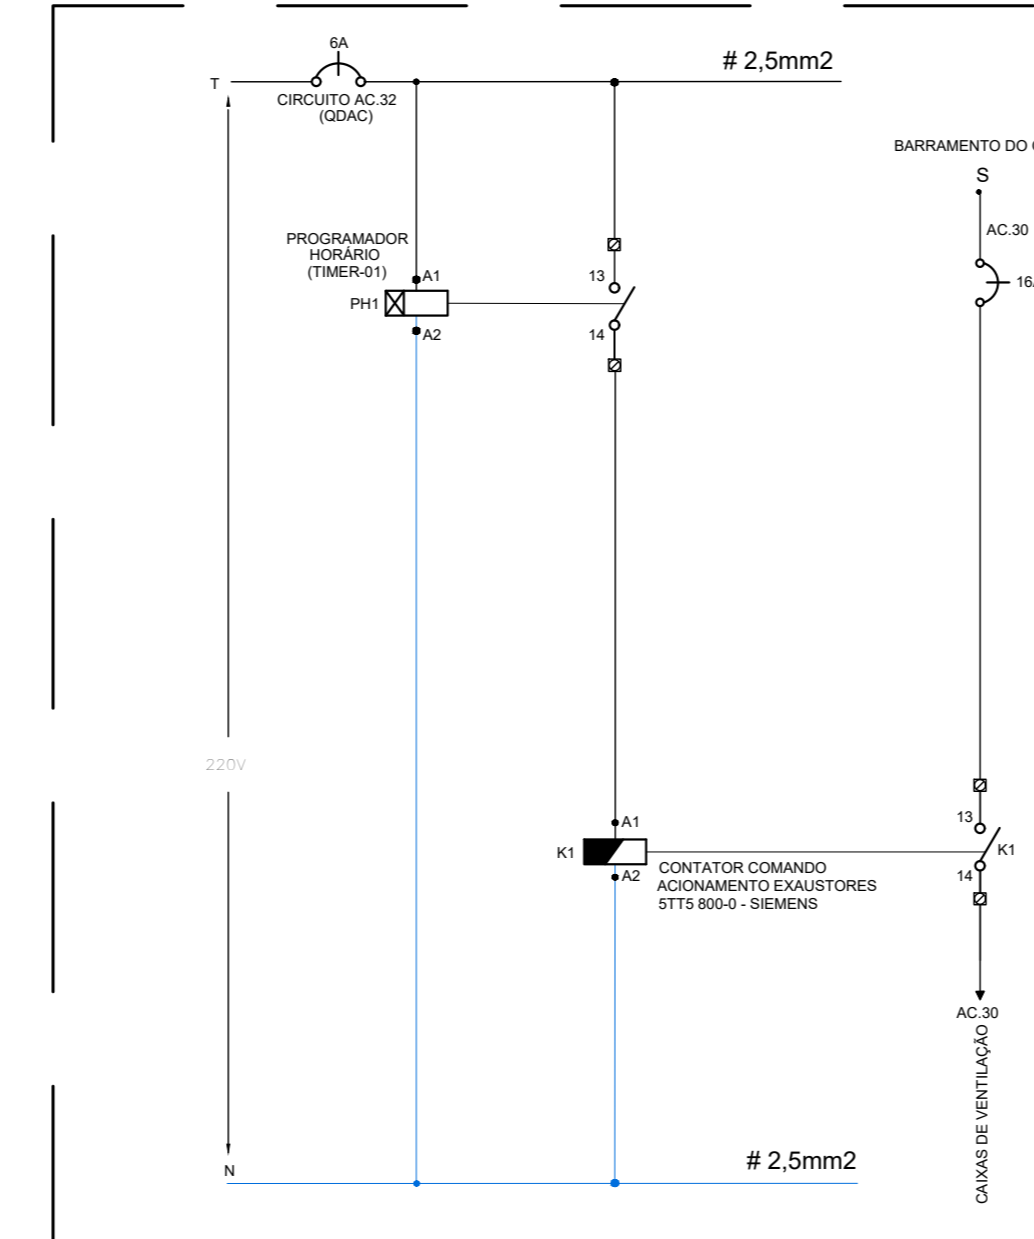

PROGRAMAÇÃO		
DESCRIÇÃO	ATENDEMENTO	FUNCIONAMENTO
AUTOMATIZAÇÃO DE TIMER 1-RT	AUTOMATIZAÇÃO PARA DE VENTILAÇÃO	ON/OFF

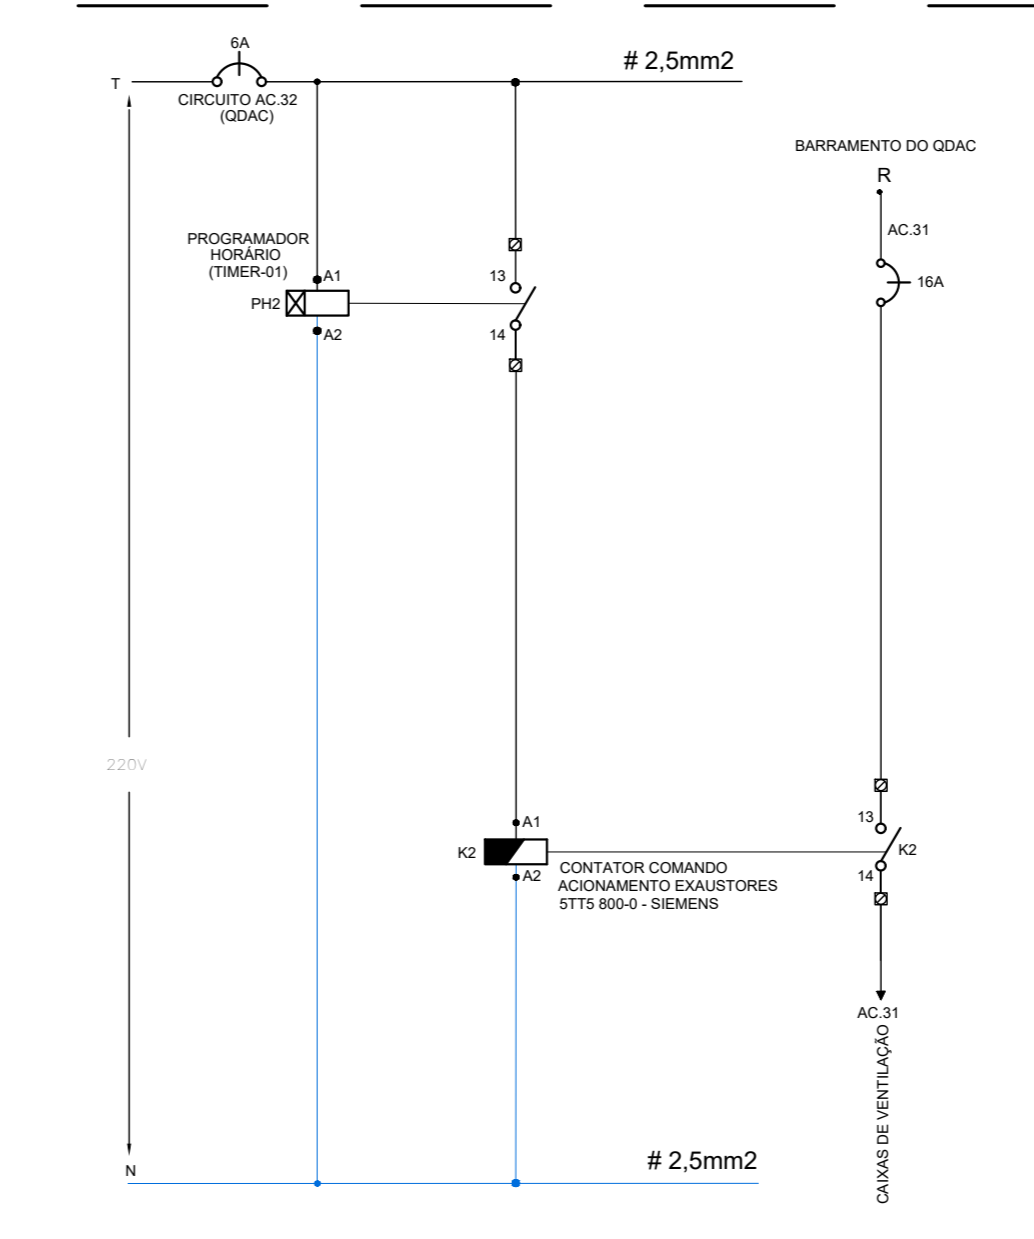

PROGRAMAÇÃO		
DESCRIÇÃO	ATENDEMENTO	FUNCIONAMENTO
AUTOMATIZAÇÃO DE TIMER 1-RT	AUTOMATIZAÇÃO PARA DE VENTILAÇÃO	ON/OFF

04 ENERGIA ELÉTRICA PARA AR CONDICIONADO
 DIAGRAMAS DE COMANDO QUADRO QDAC
 ESCALA: SEM ESCALA

REV.	DATA	DESCRIÇÃO	ELAB.	APROV.
R.02	13/05/2026	ALTERAÇÃO NA POTÊNCIA DAS LUMINÁRIAS	CYLAS	CYLAS
R.01	14/08/2026	AUMENTO DE ÁREA VERDE	CYLAS	CYLAS
R.00	02/03/2026	EMISSÃO INICIAL	CYLAS	CYLAS

SECRETARIA de Projetos Estratégicos
 GOVERNO DO ESTADO DE PERNAMBUCO
 SECRETARIA DE PROJETOS ESTRATÉGICOS DE PERNAMBUCO - SEPE
 ESCRITÓRIO DE PROJETOS

PROJETO PADRÃO DE CRECHE 10 SALAS
 MUNICÍPIO DE BOM CONSELHO - PERNAMBUCO

SECRETARIA de Projetos Estratégicos (SEPE)
 AV. VERA CRUZ, S/Nº, BOM CONSELHO - PE

SECRETARIA DE PROJETOS ESTRATÉGICOS (SEPE)
 ANA PAULA CASÇÃO
 CAU: A768669

SECRETARIA DE PROJETOS ESTRATÉGICOS (SEPE)
 ANA PAULA CASÇÃO
 CAU: A768669

Cyias Paguetti Junior
 CREA/PE: 150.378.010-00

PROJETO DE AR CONDICIONADO

ESCALA: INDICADA
 DATA: MAI/2026
 CÓDIGO: GOVPE-SPE-ICS-CRECHES-ELI-GERL-4-P003.dwg
 PRIMEIRO: 05/12 R2