


RUA DO INGÁ

LEGENDA	
SÍMBOLO	EPECIFICAÇÃO
	- LUMINÁRIA LED 36W, 4000K, 3600 lm, COM ALETA, DE EMBUTIR.
	- LUMINÁRIA LED 36W, 4000K, 4 070 lm, SEM ALETA, DE EMBUTIR.
	- LUMINÁRIA LED 18W, 4000K, 2 000 lm, SEM ALETA, DE EMBUTIR.

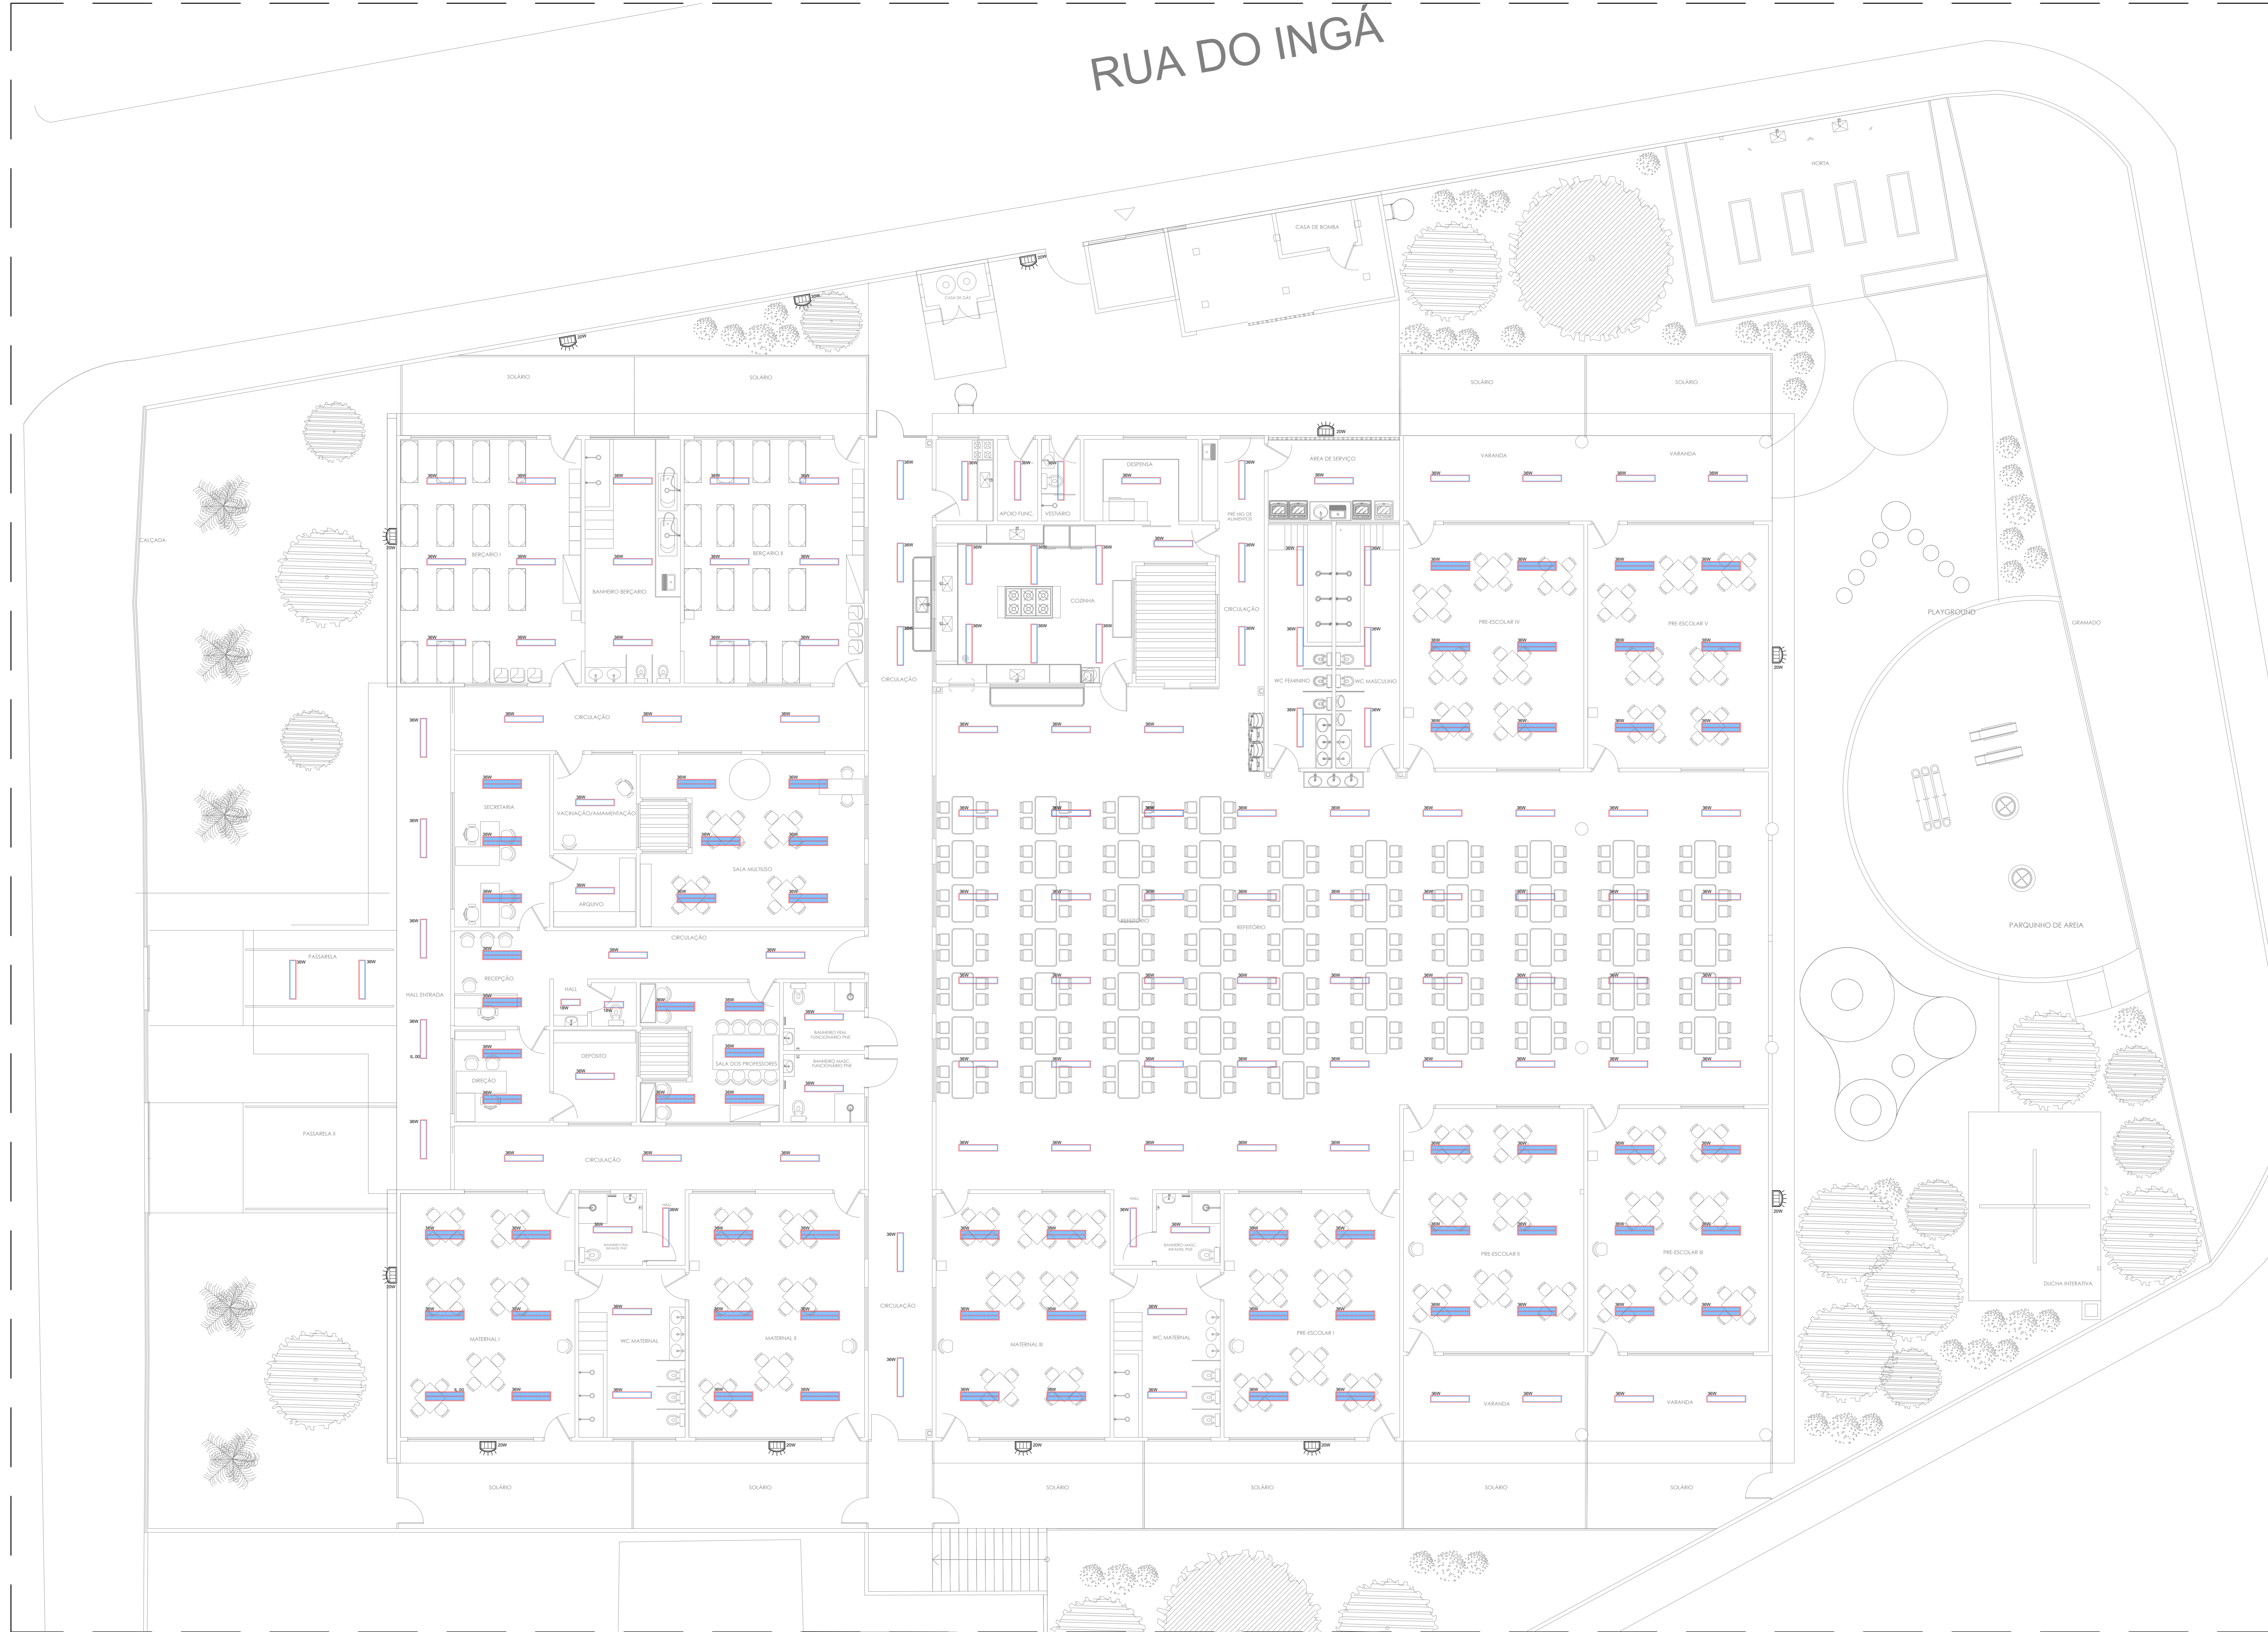

ENERGIA COMERCIAL - ILUMINAÇÃO  
02 PLANTA BAIXA DE LOCAÇÃO  
ESCALA: 1:750

ENERGIA COMERCIAL - ILUMINAÇÃO  
01 PLANTA BAIXA - CRECHE  
ESCALA: 1:750

REV.	DATA	DESCRIÇÃO	ELAB.	APROV.
R.02	13/05/2026	AUMENTO DE ÁREA VERDE	CYLAS	CYLAS
R.01	14/04/2026	AUMENTO DE ÁREA VERDE	CYLAS	CYLAS
R.00	02/12/2025	EMISSÃO INICIAL	CYLAS	CYLAS

SECRETARIA DE PROJETOS ESTRATÉGICOS  
GOVERNO DO ESTADO DE PERNAMBUCO  
SECRETARIA DE PROJETOS ESTRATÉGICOS DE PERNAMBUCO - SEPE  
ESCRIÓRIO DE PROJETOS

TÍTULO: PROJETO PADRÃO DE CRECHE 10 SALAS  
MUNICÍPIO DE BOM CONSELHO - PERNAMBUCO

SECRETARIA DE PROJETOS ESTRATÉGICOS (SEPE)  
EXECUTOR / CONTRATADA:

LOCALIZAÇÃO: AV. VERA CRUZ, S/Nº, BOM CONSELHO - PE

PROPRIETÁRIO CONTRATANTE: SECRETARIA DE PROJETOS ESTRATÉGICOS (SEPE)

SECRETARIA DE PROJETOS ESTRATÉGICOS  
CREA/PE: 180.378.010-00  
RESPONSÁVEL TÉCNICO: ANA PAULA CASCAO

Cylas Paguetti Junior  
CREA/PE: 180.378.010-00

DIORAMA: PROJETO DAS INSTALAÇÕES ELÉTRICAS

CONTEÚDO: PAGINAÇÃO LUMINÁRIAS x FORRO

ESCALA: INDICADA  
DATA: MAI/2026  
COORDENAÇÃO: GOVPE-SPE-BCS-CRECHES-ELI-GERL-4-PROJ.dwg  
PERÍODO: 02/12 R2