
 
 
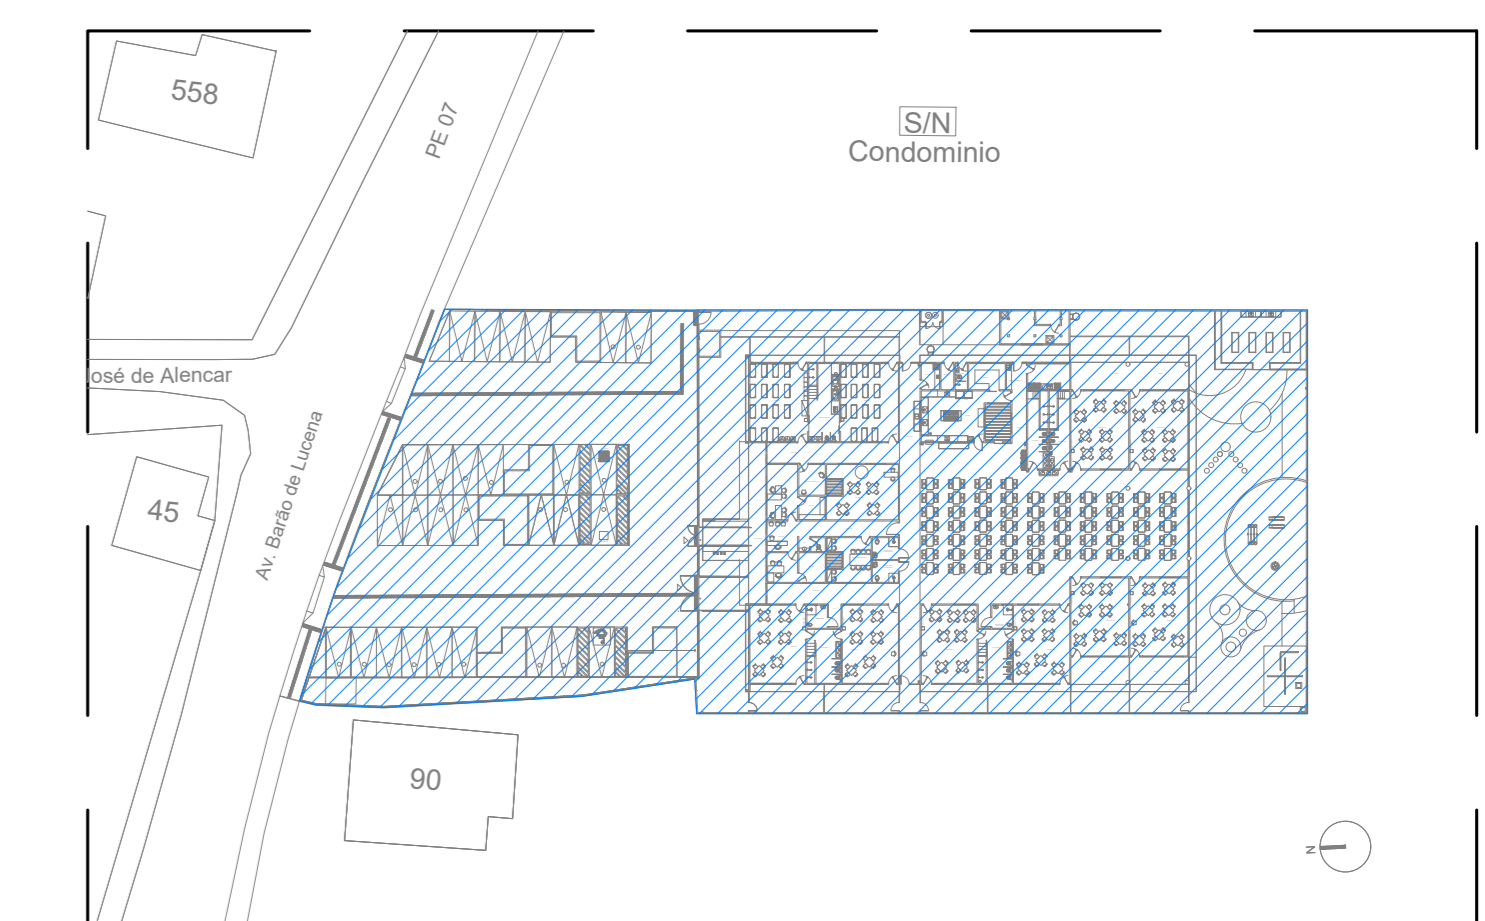
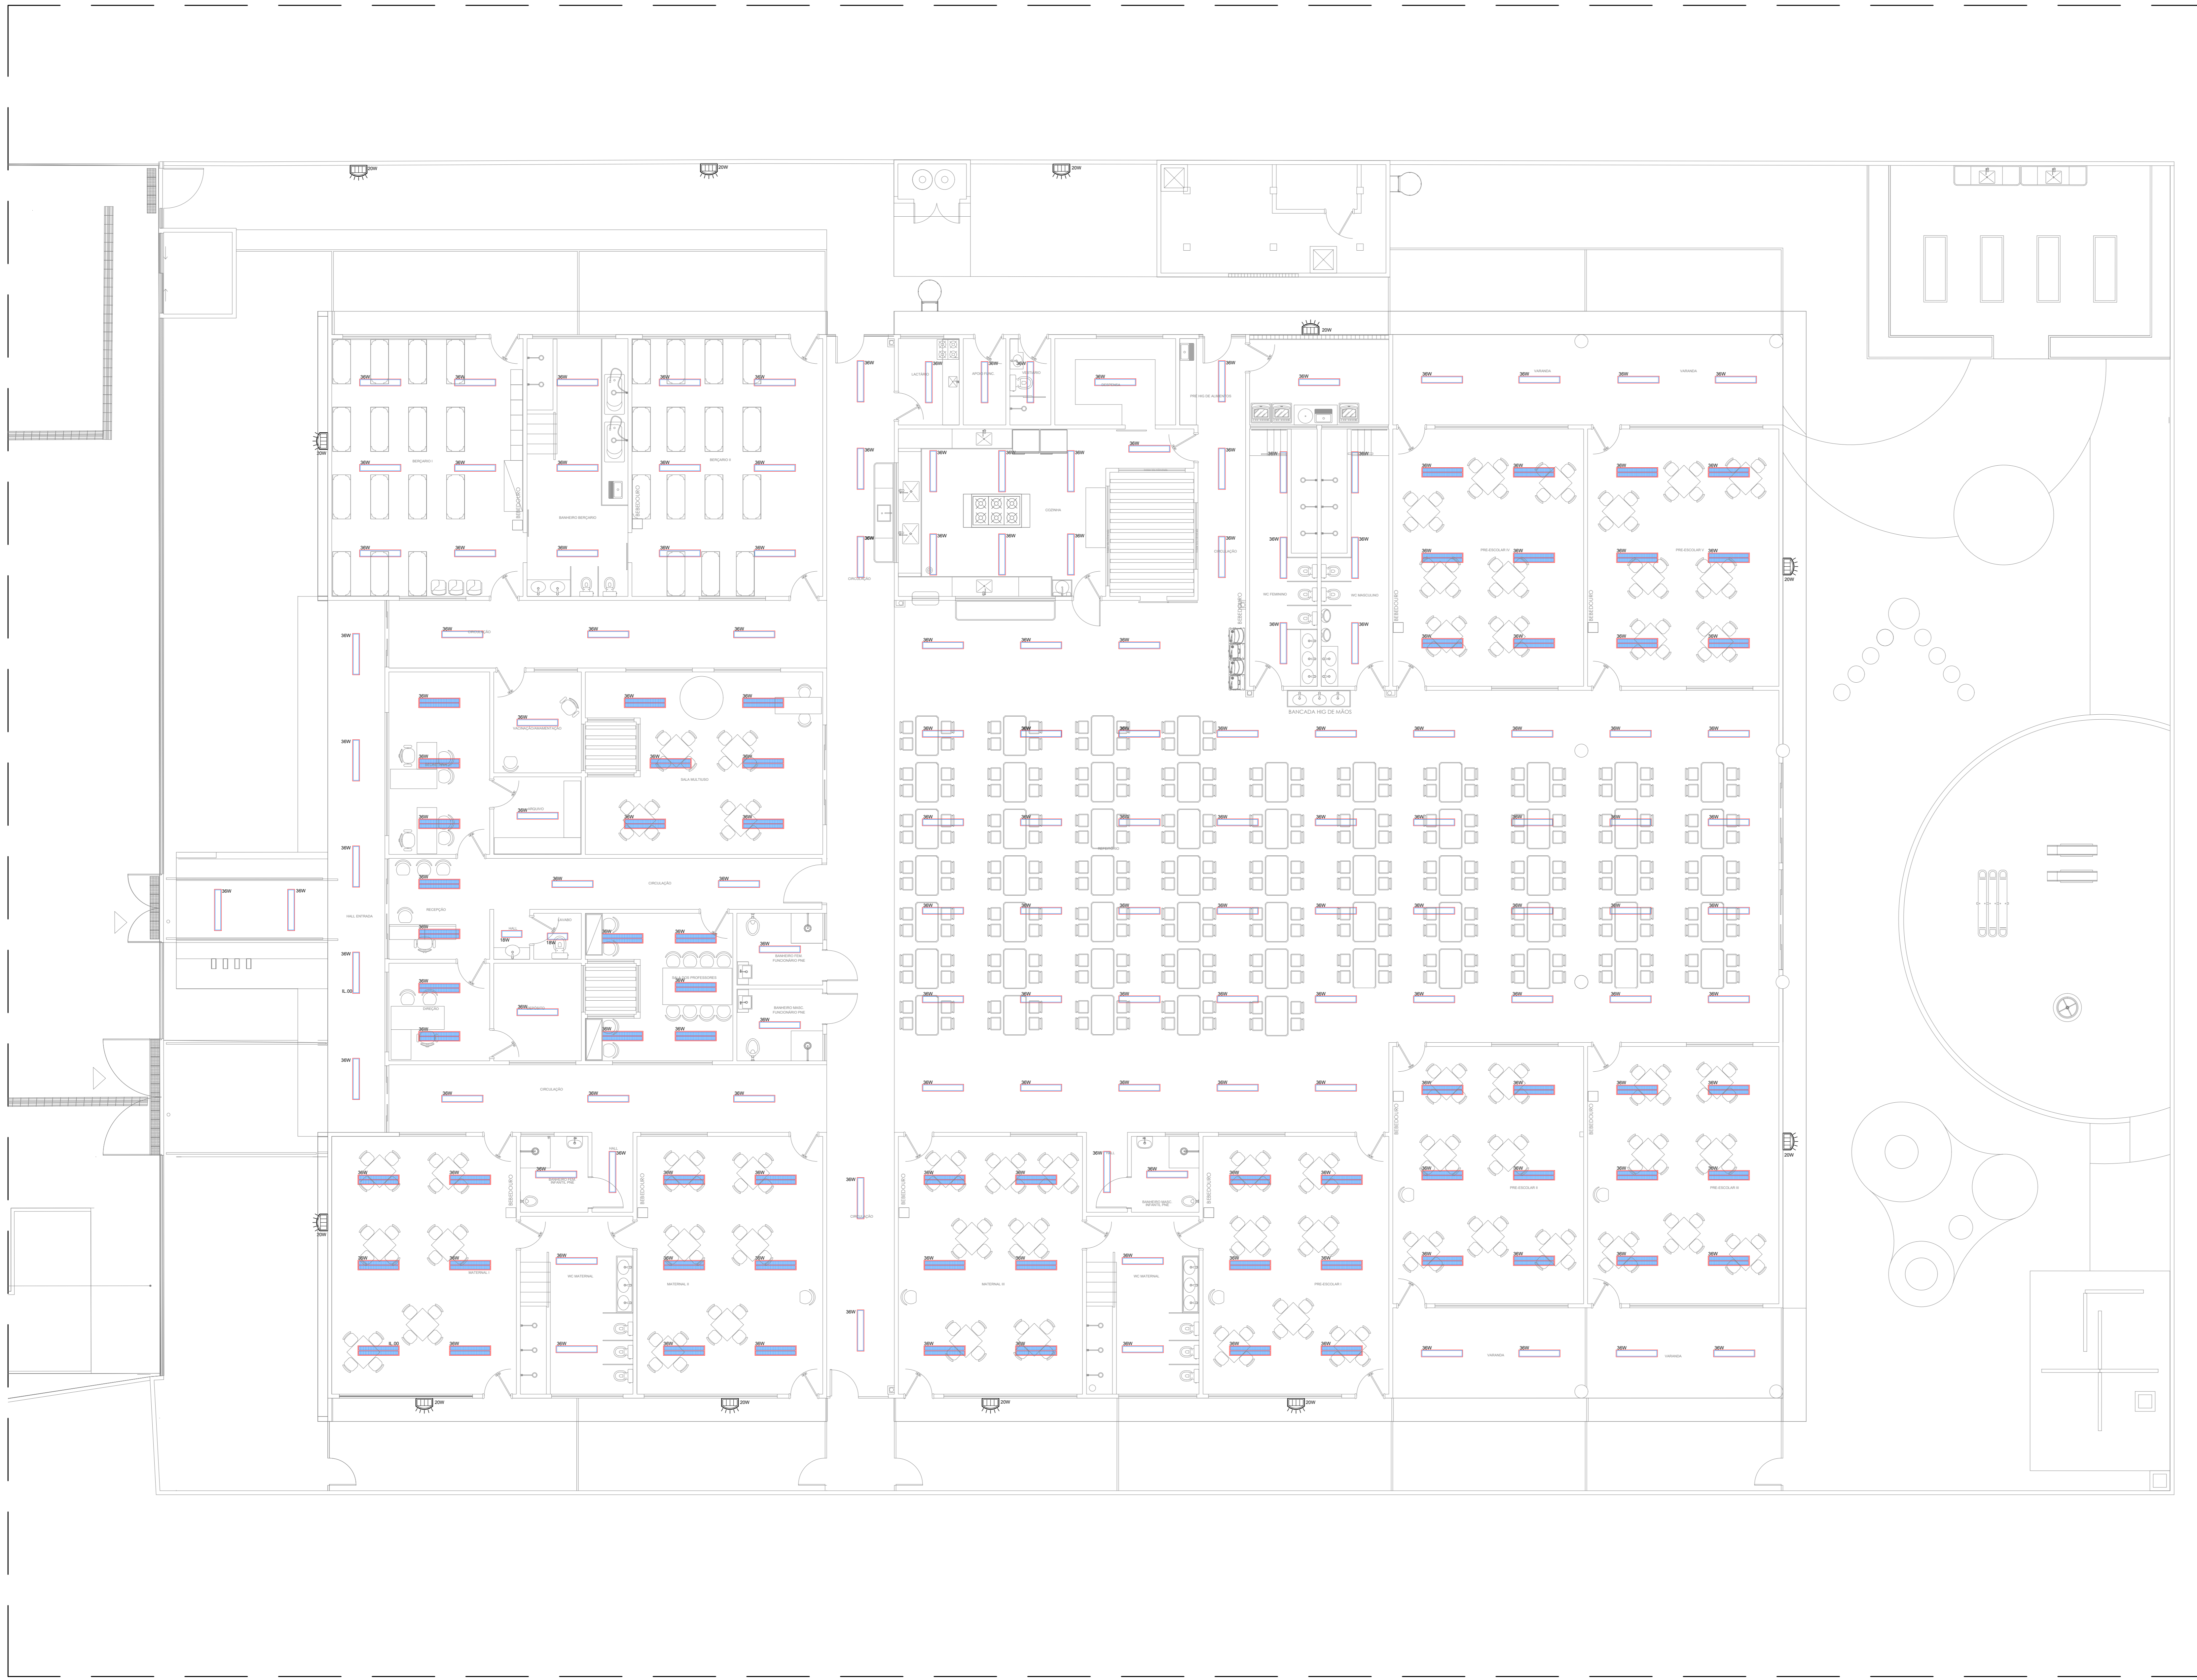


LEGENDA	
SÍMBOLO	ESPECIFICAÇÃO
	- LUMINÁRIA LED 30W, 4000K, 3600 lm, COM ALETA, DE EMBUTIR.
	- LUMINÁRIA LED 30W, 4000K, 4.070 lm, SEM ALETA, DE EMBUTIR.
	- LUMINÁRIA LED 18W, 4000K, 2.000 lm, SEM ALETA, DE EMBUTIR.



ENERGIA COMERCIAL - ILUMINAÇÃO
 02 PLANTA BAIXA DE LOCAÇÃO
 ESCALA: 1/750

ENERGIA COMERCIAL - ILUMINAÇÃO
 01 PLANTA BAIXA - CRECHE
 ESCALA: 1/75

REV.	DATA	DESCRIÇÃO	ELAB.	APROV.
R.01	10/04/2026	INCLUSÃO DO ESTACIONAMENTO	CYLAS	CYLAS
R.00	17/11/2025	EMISSÃO INICIAL	CYLAS	CYLAS

GOVERNO DO ESTADO DE PERNAMBUCO
 SECRETARIA DE PROJETOS ESTRATÉGICOS DE PERNAMBUCO - SEPE
 ESCRITÓRIO DE PROJETOS

OBJETO: PROJETO PADRÃO DE CRECHE 10 SALAS
 JABOATÃO DOS GUARARAPES - PE

CONTRATANTE: SECRETARIA DE PROJETOS ESTRATÉGICOS (SEPE)
CONTRATADA: -

LOCALIZAÇÃO: AV. BARÃO DE LUCENA, S/Nº, BAIRRO CENTRO,
 JABOATÃO DOS GUARARAPES / PE, CEP: 54.110-005

PROPRIETÁRIO CONTRATANTE: SECRETARIA DE PROJETOS ESTRATÉGICO
 CNPJ: 21625676/0001-94
 RESPONSÁVEL TÉCNICO / PROJETISTA: Ana Paula Cascão
 CAU: A768669

PROJETO DAS INSTALAÇÕES ELÉTRICAS

CONTEÚDO: PLANTA BAIXA - PAGINAÇÃO LUMINÁRIAS x FORRO

ESCALA: ABR/2026
INDICADA: DATA: ABR/2026
 CÓDIGO: GOV-PE-IAD-CRECHES-ELI-IMPL-4-002.dwg
 FASE: 02/12 R1