


LEGENDA	
	- ELETRODUTO METALICO FLEXIVEL, TIPO SEAL TUBE, Ø3/4" PARA OS NÃO COTADOS
	- ELETRODUTO DE PVC RIGIDO, SOBRE O FORRO, Ø3/4" PARA OS NÃO COTADOS EM PLANTA
	- INDICAÇÃO QUE DESCE OU SOBEE
	- CONDULETES MULTIPLOS "L, L, X"
	- QUADRO DE DISTRIBUICAO ELÉTRICA
	- CABEAMENTO ELÉTRICO FASE, NEUTRO, TERRA E RETORNO RESPECTIVAMENTE
	- ELETROCALHA "U", LISA, COM TAMPA, MEDIDA INDICADA


OBSERVAÇÕES:
 01 - MEDIDAS EM METRO EXCETO INDICADA.
 02 - OS ELETRODUTOS SOBRE O FORRO DEVERÃO TER SUSTENTAÇÃO A CADA 1,0 METRO NO MÁXIMO.
 03 - TODOS OS ELETRODUTOS E CONDULETES INSTALADOS DE FORMA APARENTE, DEVEM SER EM FERRO

NOTAS:
 1. OS CONDUTORES PARA CIRCUITOS DE FORÇA DEVEM SER EM COBRE COM ISOLAÇÃO PARA 750V, NÃO HALOGENADOS DEVENDO OBEDECER O SEGUINTE PADRÃO DE CORES:
 FASE - PRETA
 NEUTRO - AZUL ESCURO
 TERRA - VERDE
 2. TODOS OS ELETRODUTOS SERÃO DE 3/4" PVC, EXCETO INDICADO.
 3. AS PLAQUETAS DE IDENTIFICAÇÃO A SEREM INSTALADAS NAS PORTAS DOS QUADROS, DEVEM SER DO TIPO ACRILICAS, NA COR PRETA COM LEGENDA NA COR BRANCA.


01 ENERGIA ELÉTRICA PARA AR CONDICIONADO
 PLANTA BAIXA - COBERTURA - CRECHE 10 SALAS
 ESCALA: 1/75

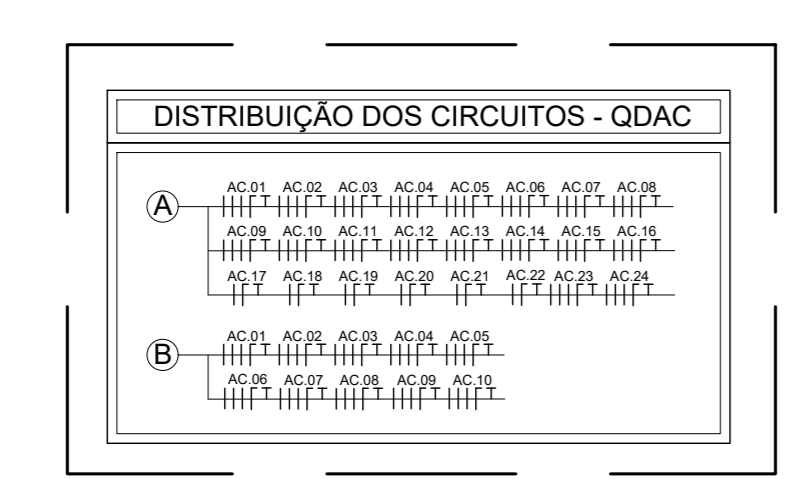

02 ENERGIA ELÉTRICA PARA AR CONDICIONADO
 DISTRIBUIÇÃO DOS CIRCUITOS QDAC
 ESCALA: 1/75

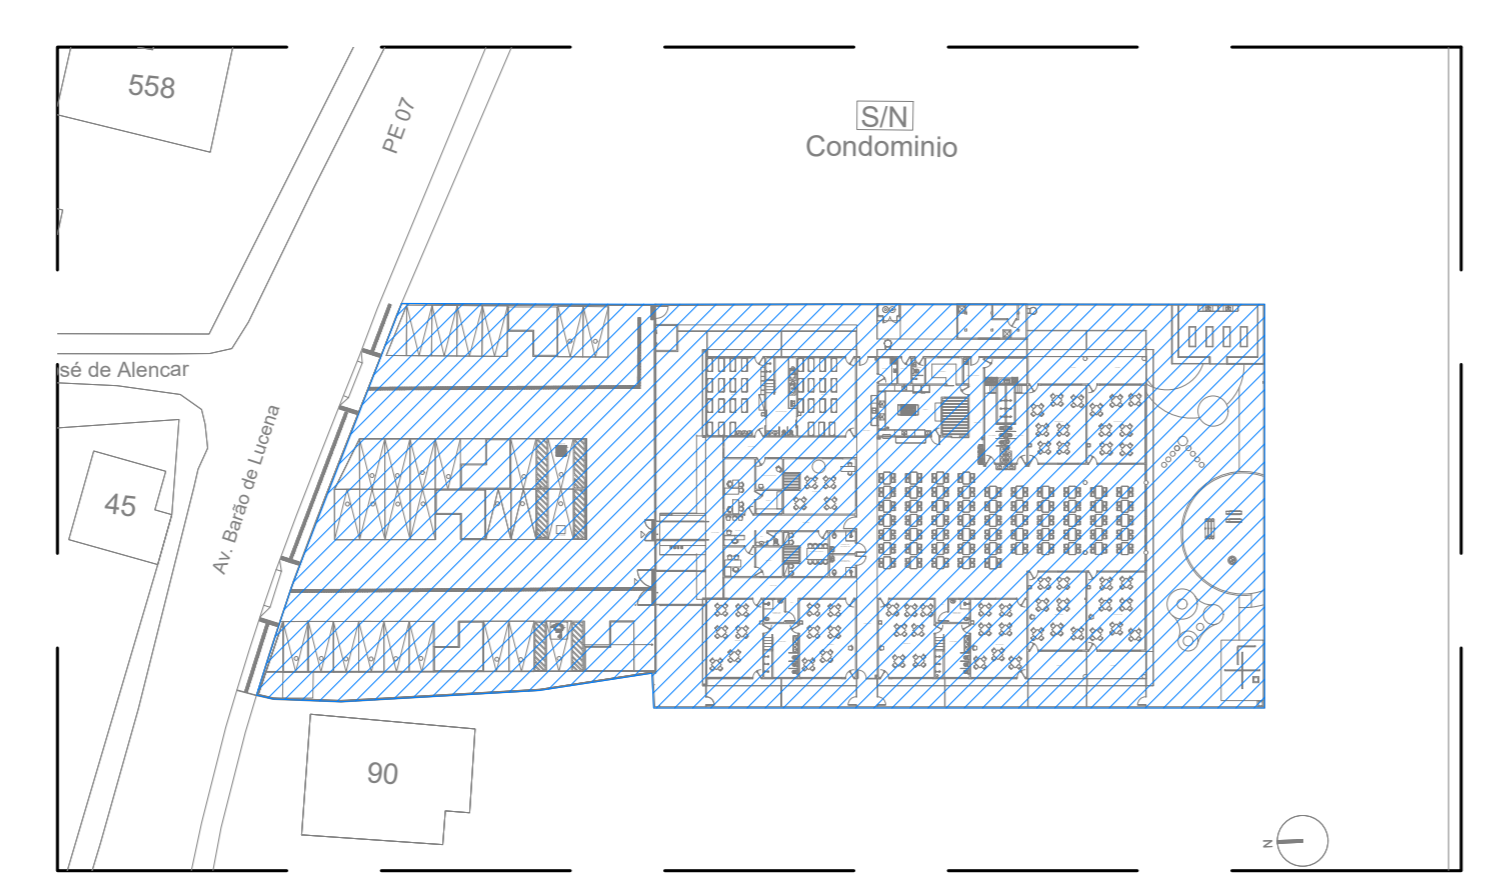


03 ENERGIA COMERCIAL - AR CONDICIONADO
 PLANTA BAIXA DE LOCAÇÃO
 ESCALA: 1/75

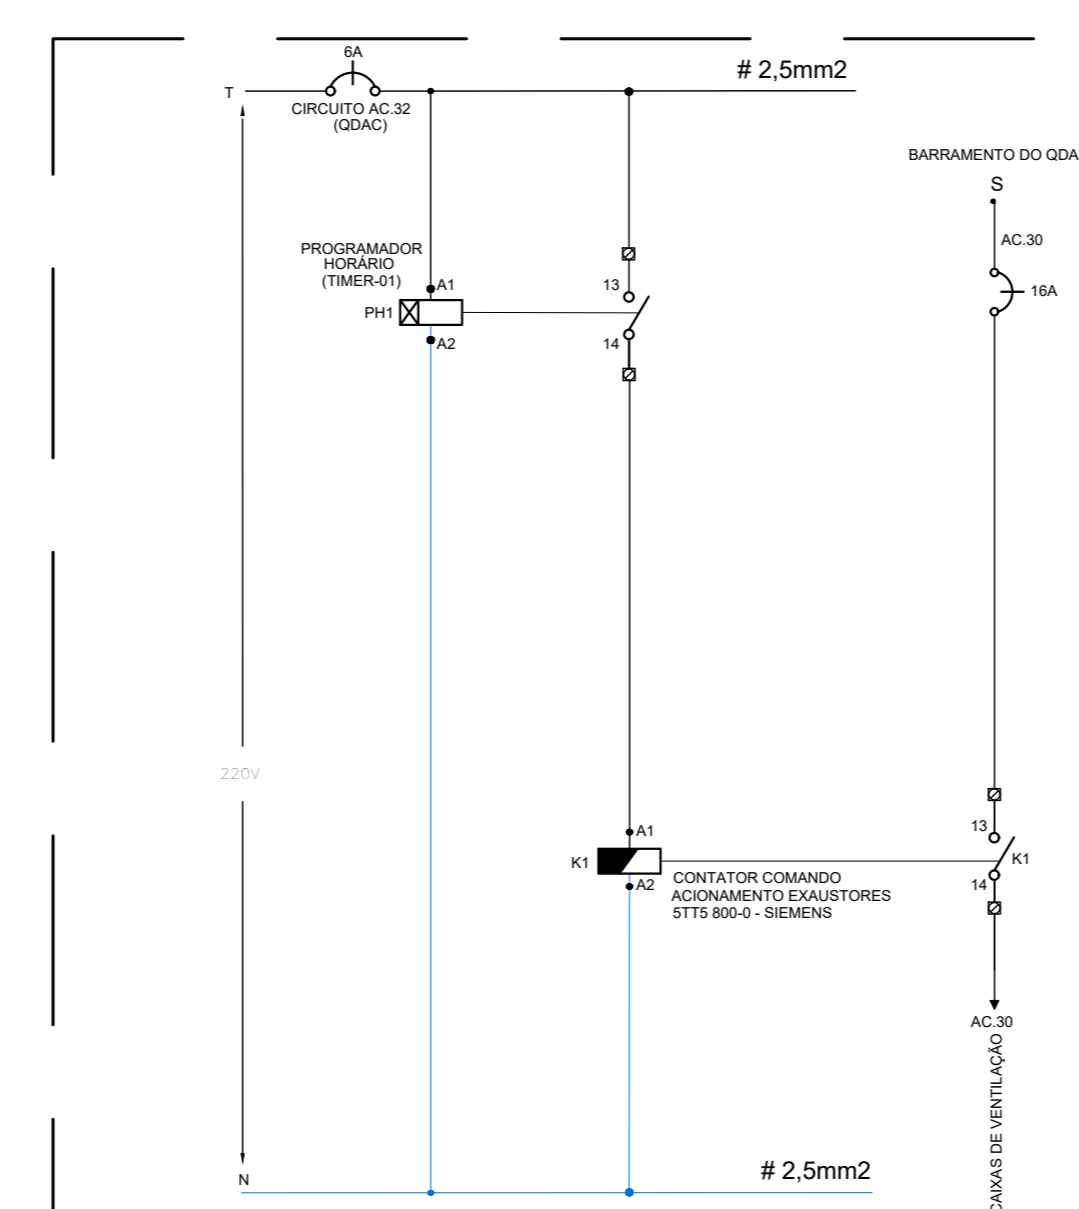

PROGRAMAÇÃO			
DESCRIÇÃO	ATENIMENTO	USUÁRIO	FUNCIONAMENTO
AUTOMATIZAÇÃO 01	AUTOMATIZAÇÃO CARRA DE VENTILAÇÃO	USUÁRIO	1 2
TIMER 1 - R1	VENTILAÇÃO	DEBULGADO	1 2

04 ENERGIA ELÉTRICA PARA AR CONDICIONADO
 DIAGRAMAS DE COMANDO QUADRO QDAC
 ESCALA: SEM ESCALA

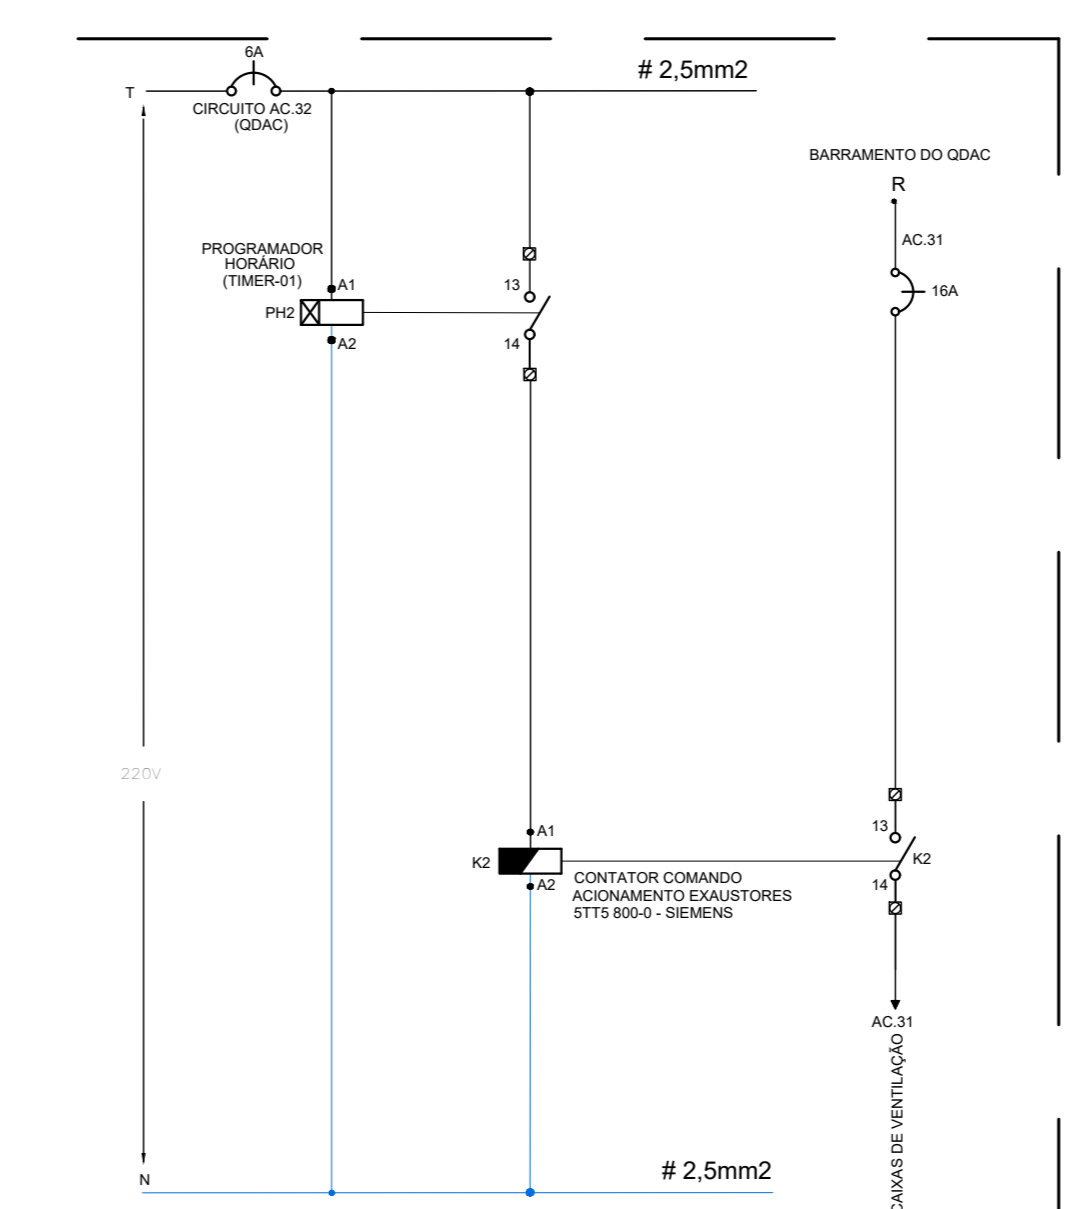

PROGRAMAÇÃO			
DESCRIÇÃO	ATENIMENTO	USUÁRIO	FUNCIONAMENTO
AUTOMATIZAÇÃO 01	AUTOMATIZAÇÃO CARRA DE VENTILAÇÃO	USUÁRIO	1 2
TIMER 1 - R1	VENTILAÇÃO	DEBULGADO	1 2

REV.	DATA	DESCRIÇÃO	ELAB.	APROV.
R.01	10/04/2026	INCLUSÃO DO ESTACIONAMENTO	CYLAS	CYLAS
R.00	17/11/2025	EMIÇÃO INICIAL	CYLAS	CYLAS

GOVERNO DO ESTADO DE PERNAMBUCO
 SECRETARIA DE PROJETOS ESTRATÉGICOS DE PERNAMBUCO - SEPE
 ESCRITÓRIO DE PROJETOS

PROJETO PADRÃO DE CRECHE 10 SALAS
 JABOATÃO DOS GUARARAPES - PE

SECRETARIA DE PROJETOS ESTRATÉGICOS (SEPE)
 CONTRATADA: -

LOCALIZAÇÃO:
 AV. BARÃO DE LUCENA, S/Nº, BAIRRO CENTRO,
 JABOATÃO DOS GUARARAPES / PE, CEP: 54.110-005

PROPRIETÁRIO/CONTRATANTE:
 RESPONSÁVEL SEPE:
 SECRETARIA DE PROJETOS ESTRATÉGICO
 CNPJ: 21.625.676/0001-94
 RESPONSÁVEL TÉCNICO / PROJETISTA:
 Ana Paula Cascão
 CAU: A768669

Cyias Paguetti Junior
 CREA/PE: 150.378.010-00

CONTEÚDO:
 PLANTA BAIXA - PROJETO DE AR CONDICIONADO

ESCALA: INDICADA
 DATA: ABR/2026
 CÓDIFICAÇÃO: GOVPE-SPE-IAD-CRECHES-EE-IMPL-8-005.dwg
 FASE: 05/12 R1